
 
 
 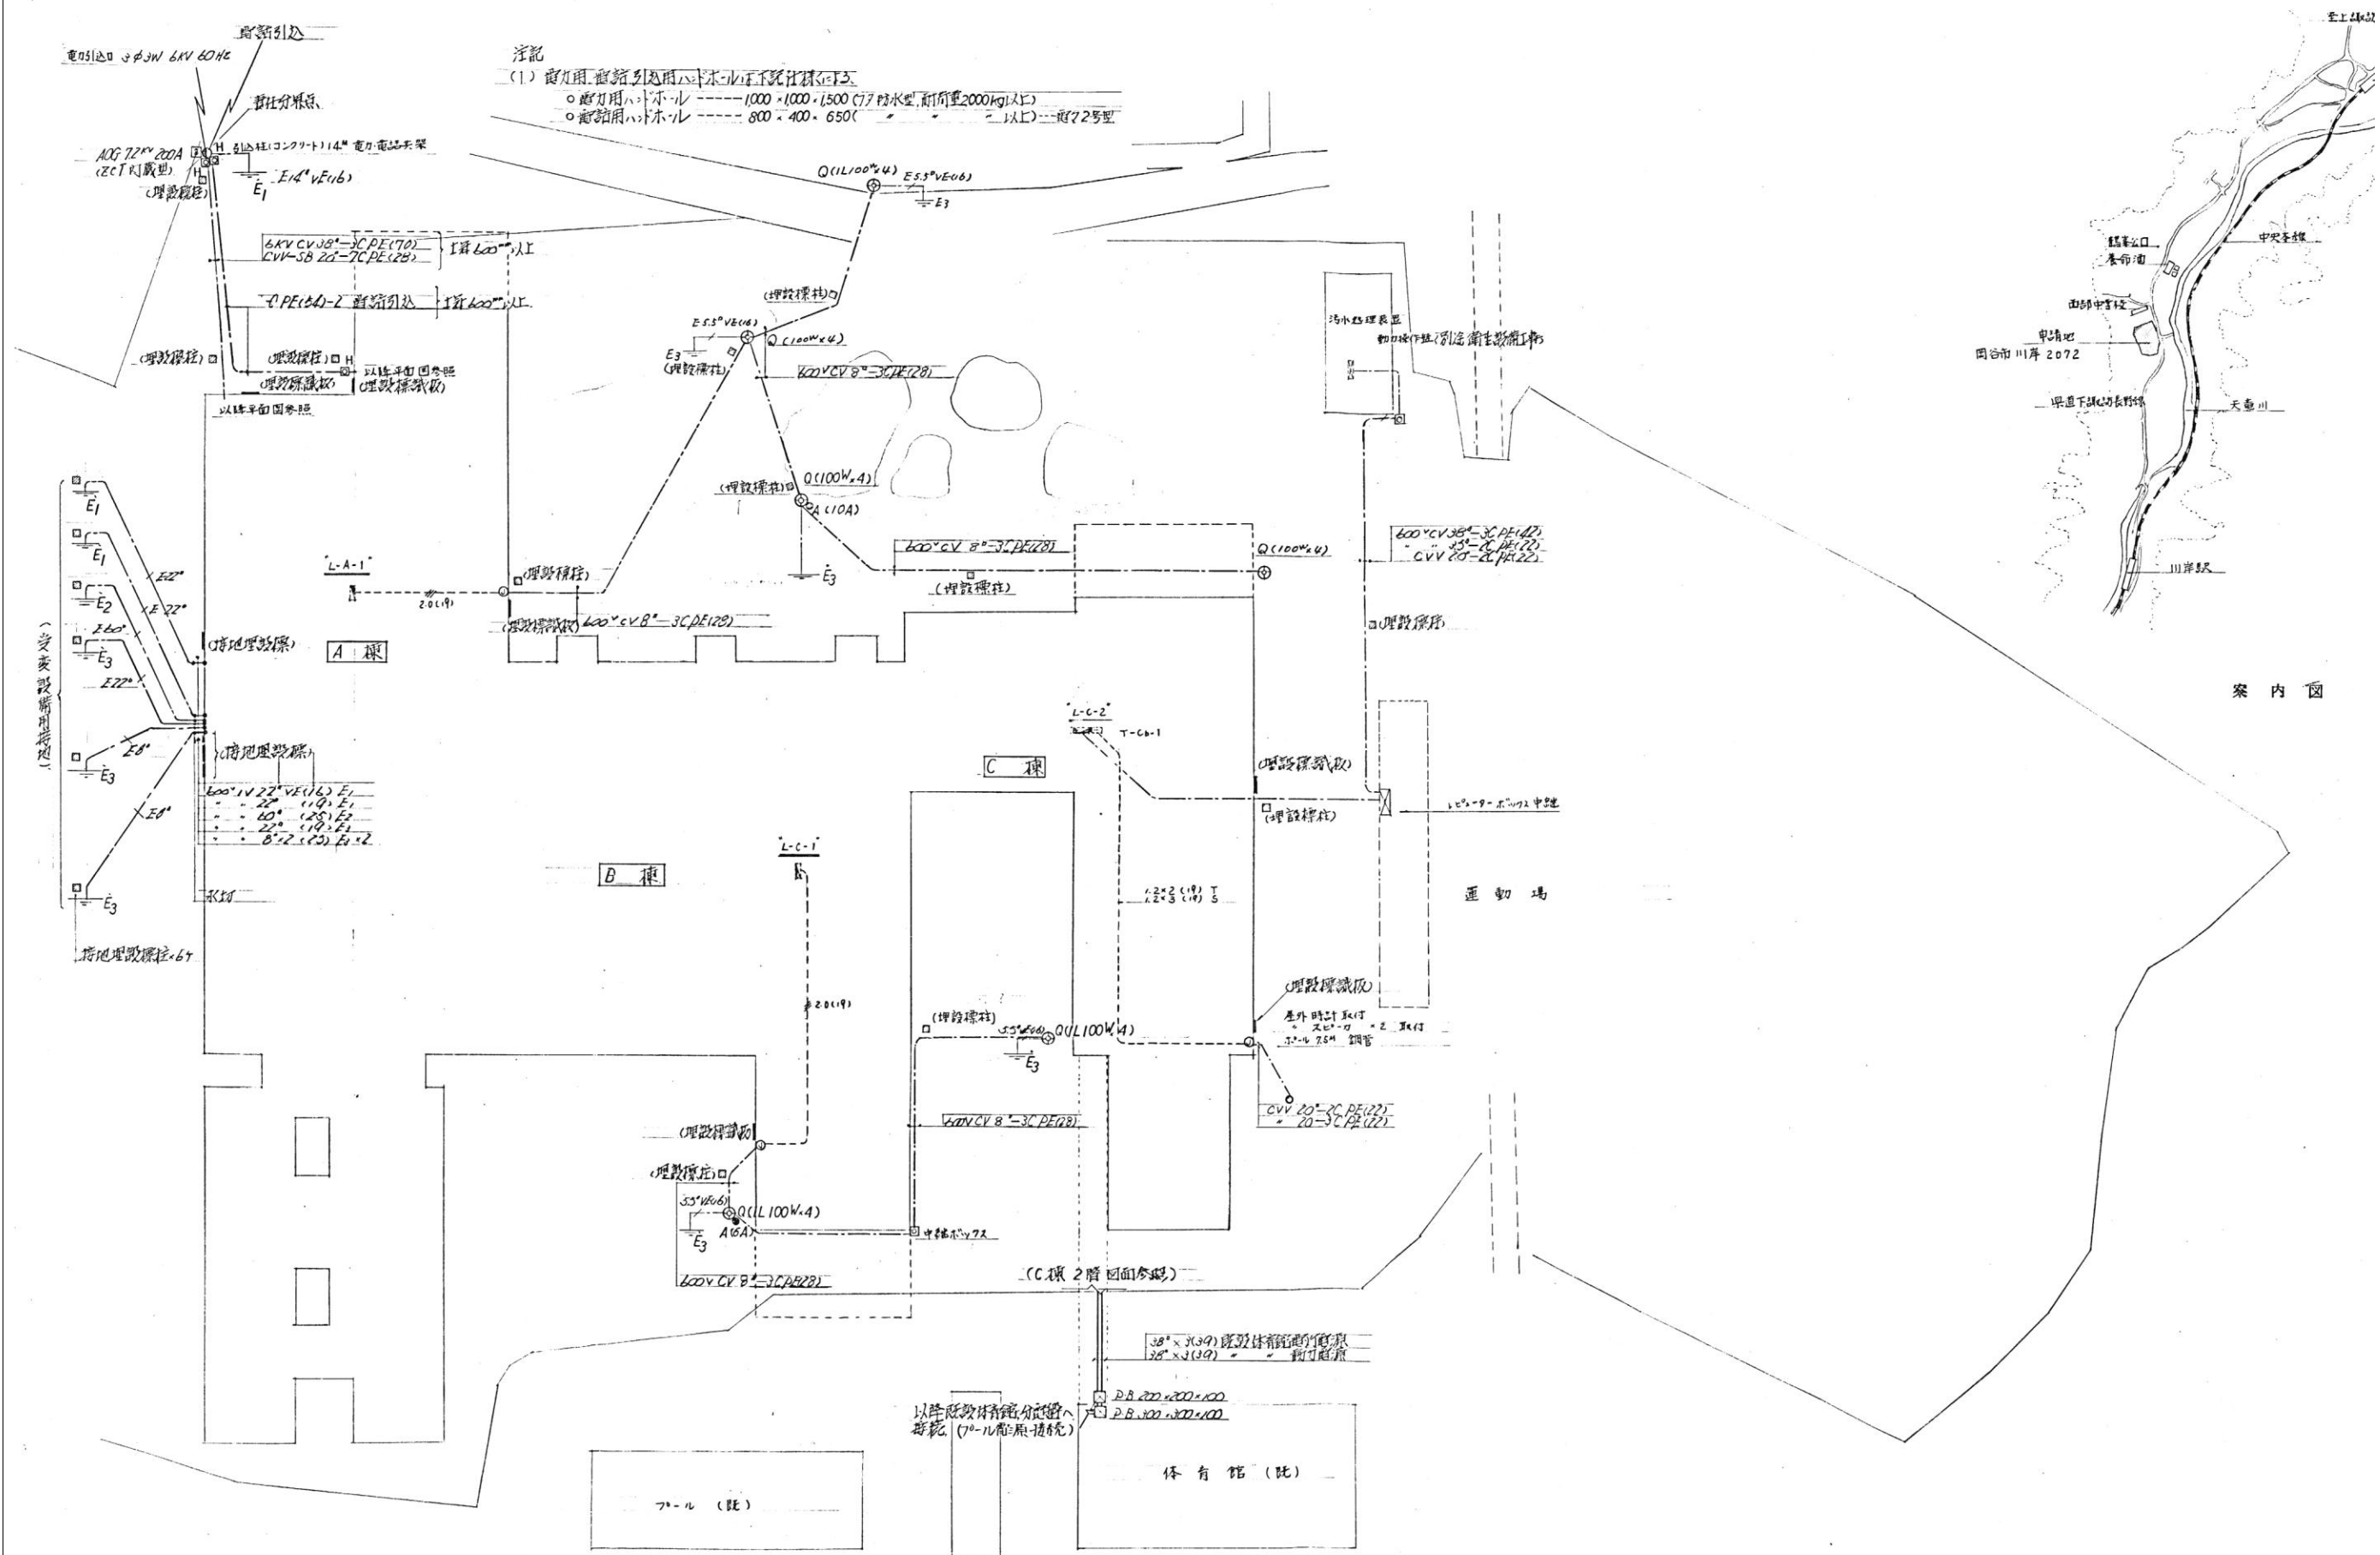




※特記なき限り器具・配線・配管は全て撤去とする。



1 得地1事($E_1 \times 2, E_2 \times 1, E_3 \times 3$)は、図面403号図参照のこと。



一級建築士事務所登録
(長野) M第 77312 号

理建築士 一級建築士登録
第222107号 湯本桂司

計者
級建築士登録
307544 号
海瀬務

査者 湯本桂司

当 小山

当 小森

Job No. 24079

岡谷市川岸学園整備 第2期
(長寿命化大規模改修)
電気設備工事

発行日 2025.09.30




图面名称	图面内容	图面比例	图面备注
1. 总图	总图	1:500	
2. 平面图	平面图	1:500	
3. 立面图	立面图	1:500	
4. 剖面图	剖面图	1:500	
5. 详图	详图	1:500	

受変電設備単線結線図
(改修前)


縮尺 A1:1/ ,A3:1/

E-115


※受変電設備は改修とする。

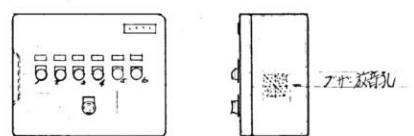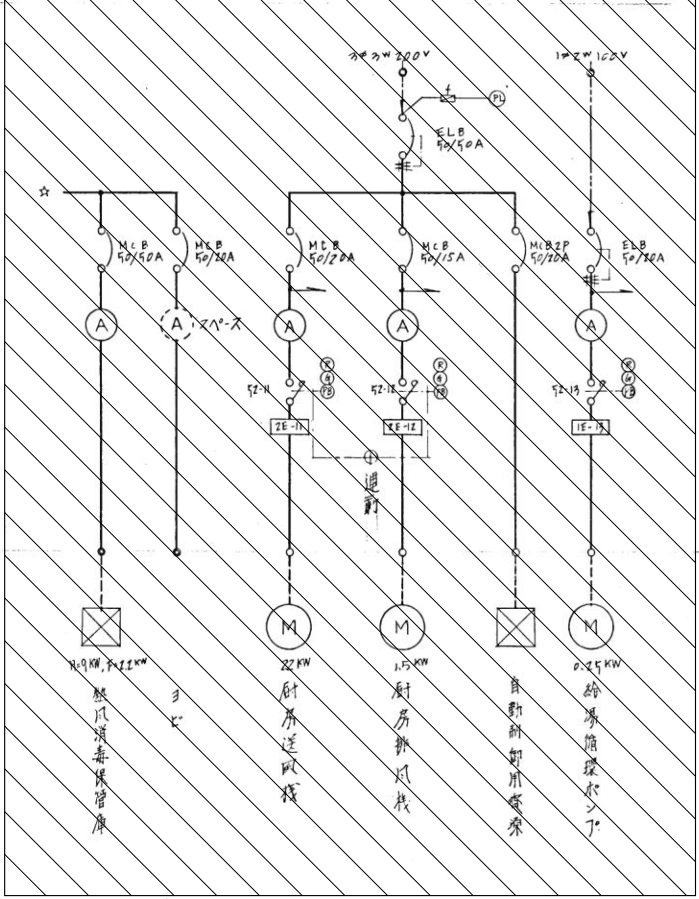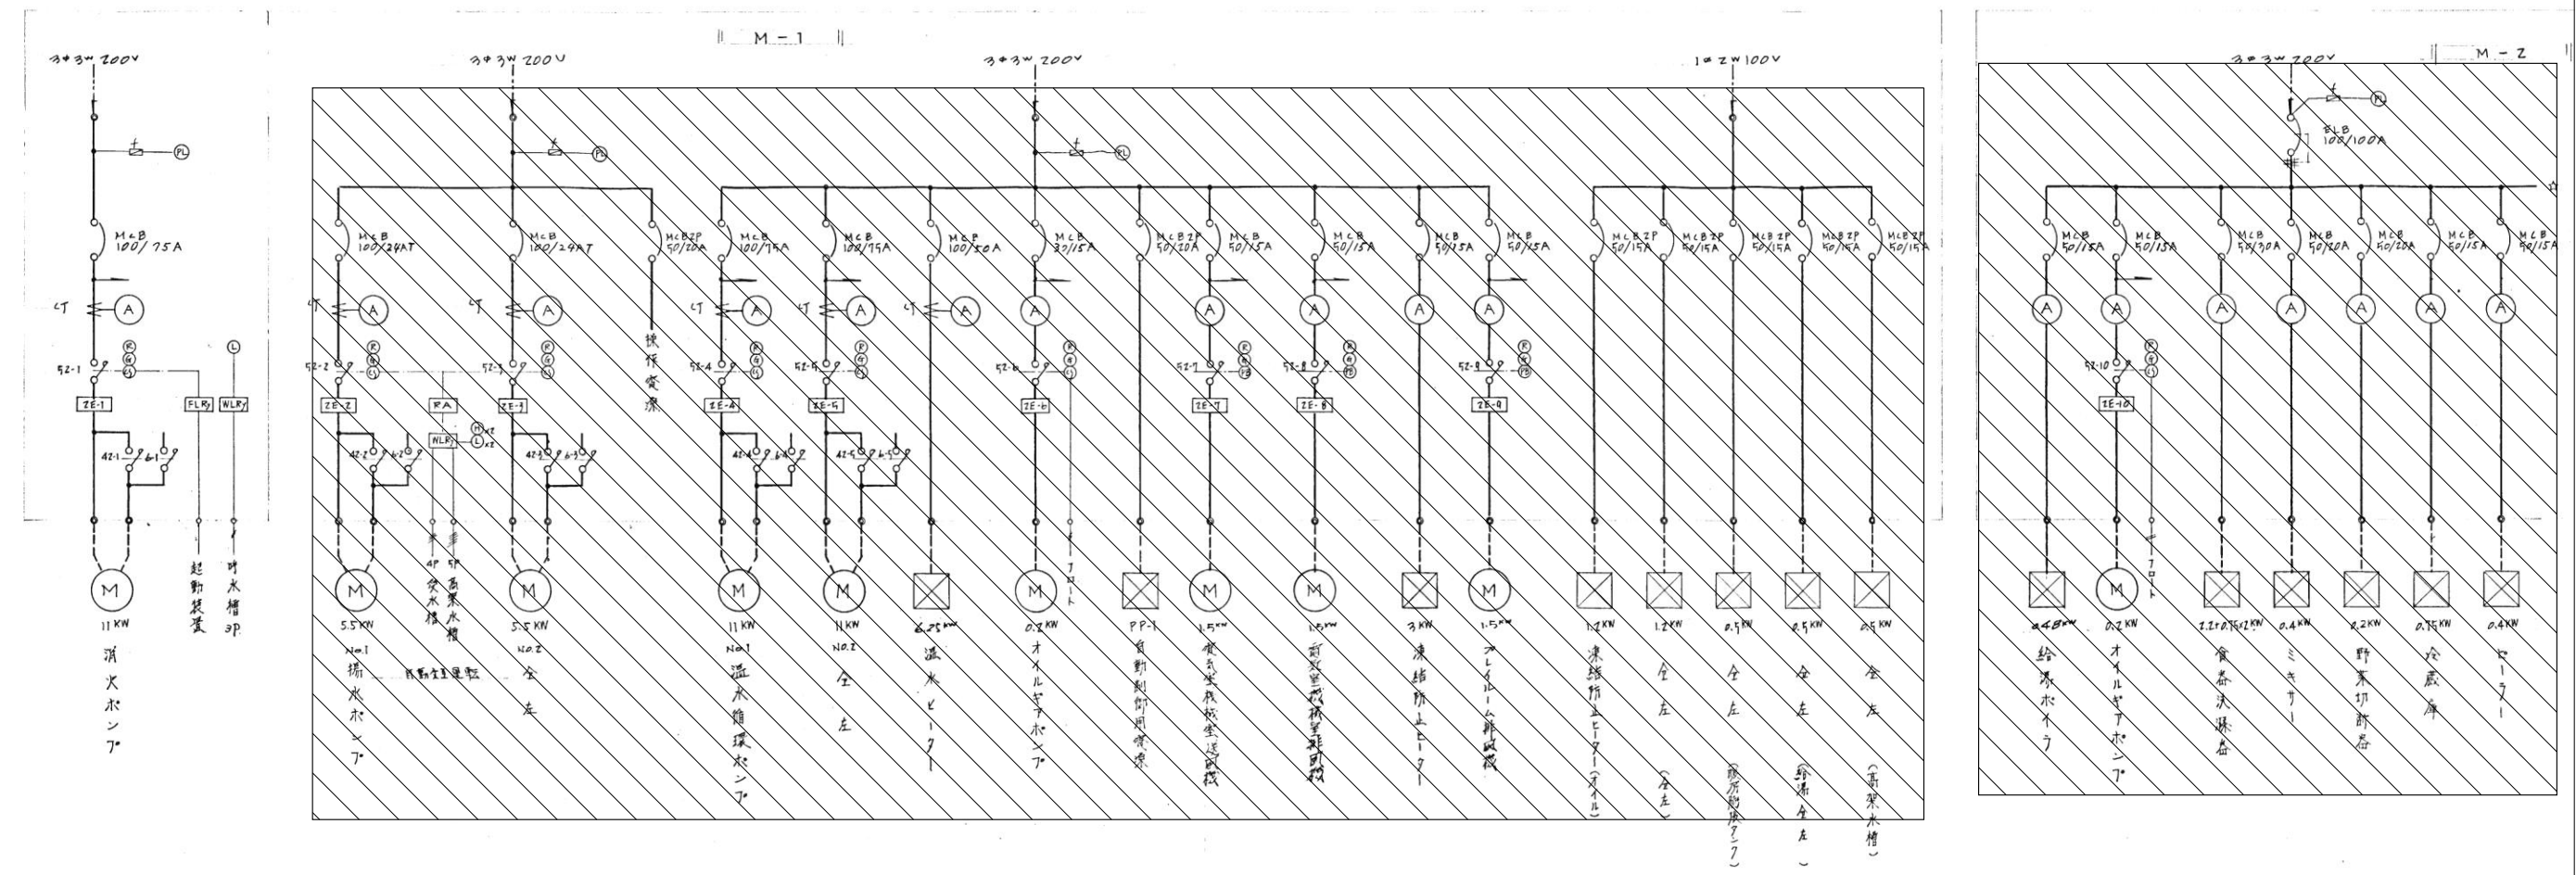


番号	名称
1	揚水機(別記図面)
1	"(貯水池)
2	排水ポンプ(別記図面)
3	給水ポンプ"
4	新築水ポンプ(別記図面)
5	浄化槽内ポンプ(別記図面)

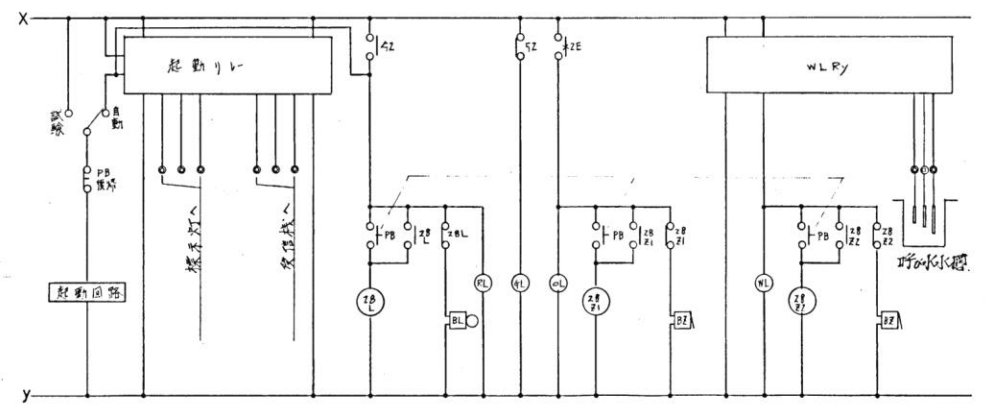


消火ポンプ制御回路

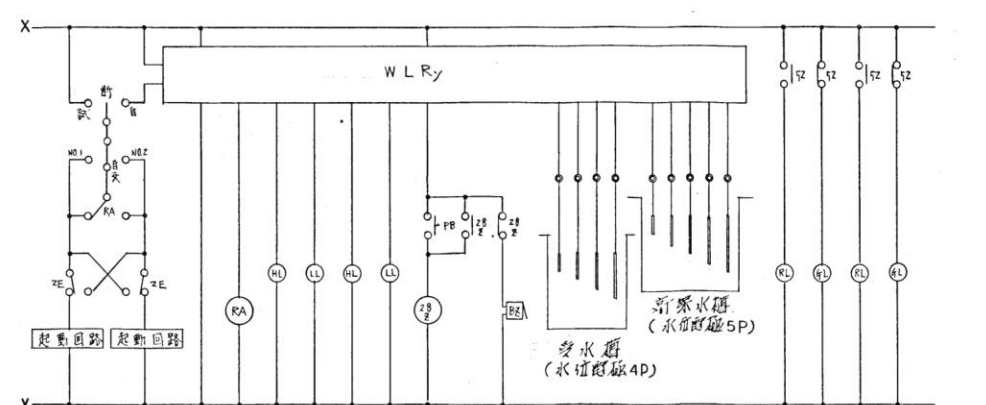

揚水ポンプ制御回路

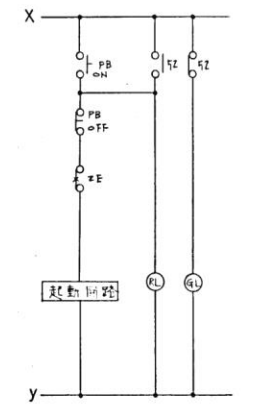

ポンプ制御回路

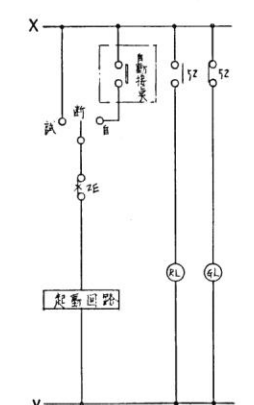

ポンプ制御回路









※斜線部分は撤去範囲を示す。






代表：株式会社エーシー設計
一級建築士事務所登録
(長野) M第 77312 号
管理建築士 一級建築士登録
第222107号 湯本桂司
設計者
一級建築士登録
第 307544 号 海瀬務
検査者 湯本桂司
担当 小山
担当 小森

Job No. 24078
工事名
岡谷市川岸学園整備 第2期
(長寿命化大規模改修)
電気設備工事
発行日 2025.09.30
図面名称


動力盤結線図
(改修前)
縮尺 A1:1/ ,A3:1/
E-116
入札用
25.09.30

(注記) 新設分岐用1+1用器具(MCB)は下記による。
(1) MCB 2P 50AF 20AT (AC 1φ 200V)
(2) MCB 1P 50AF 20AT (AC 1φ 100V)
(3) *ELB 2P 50AF 20AT (AC 1φ 100V)

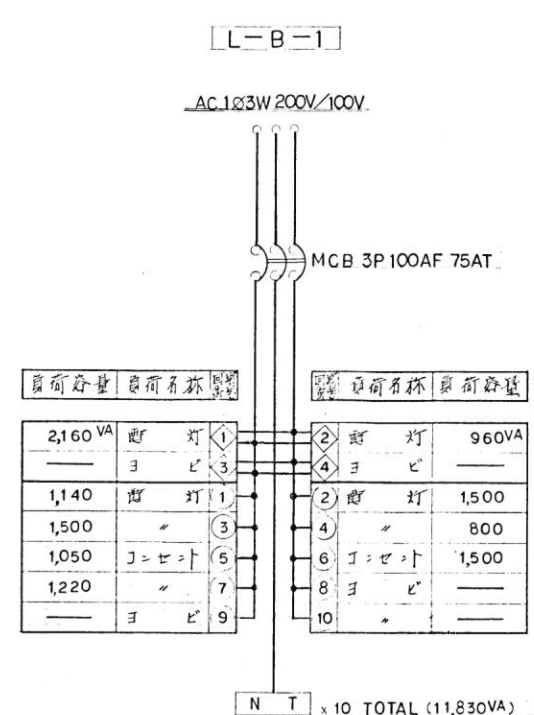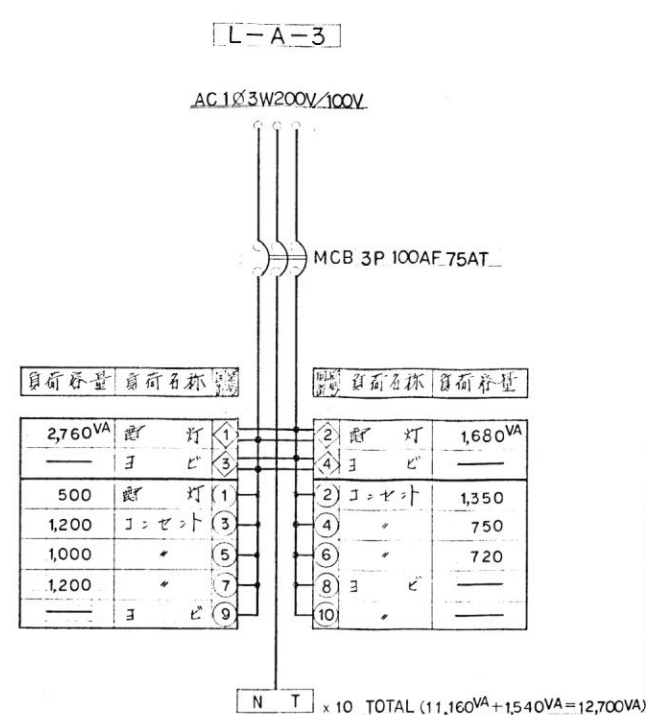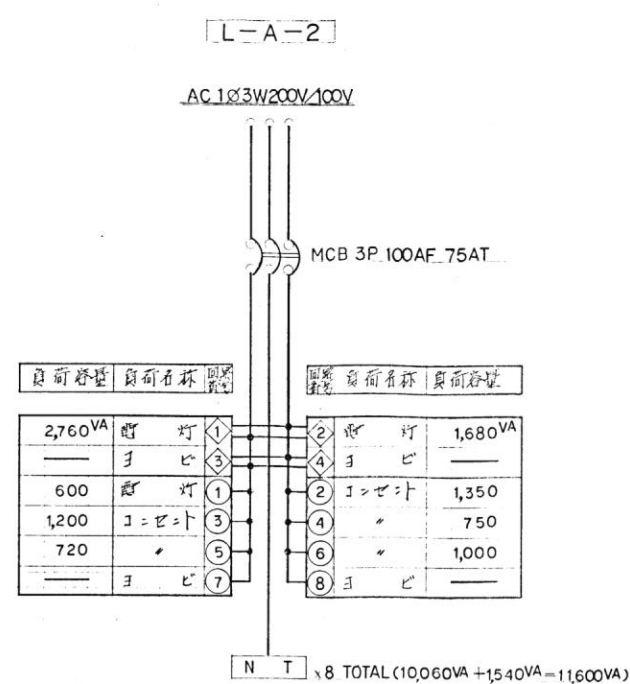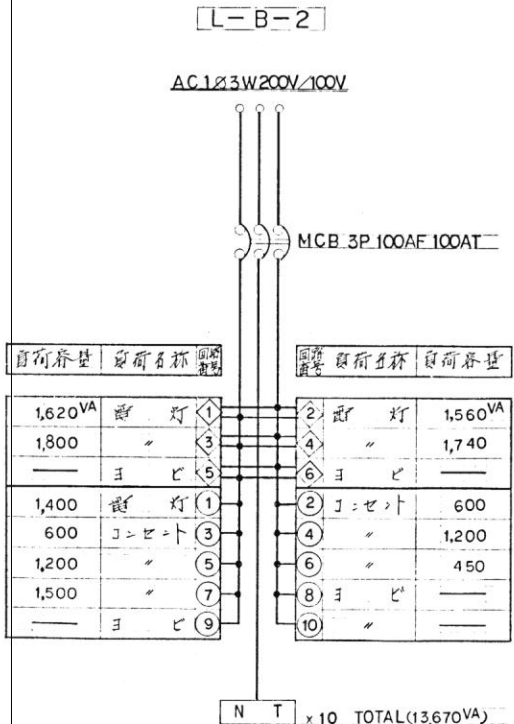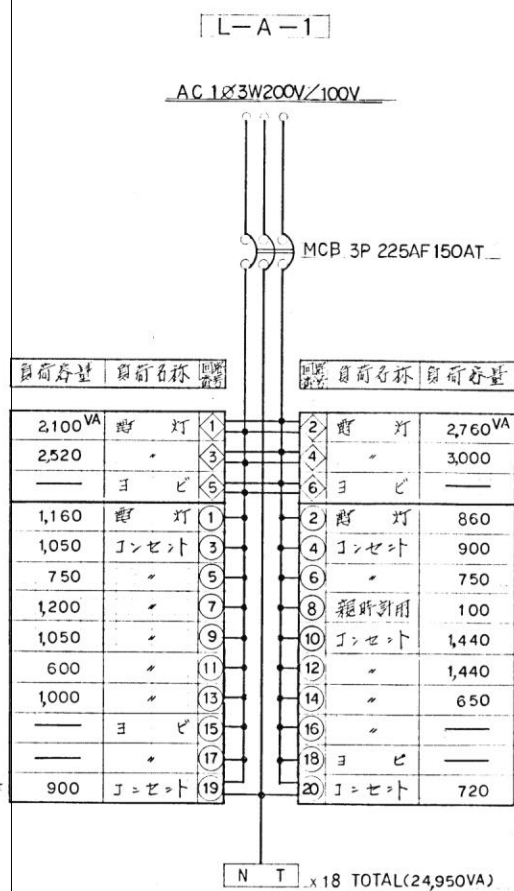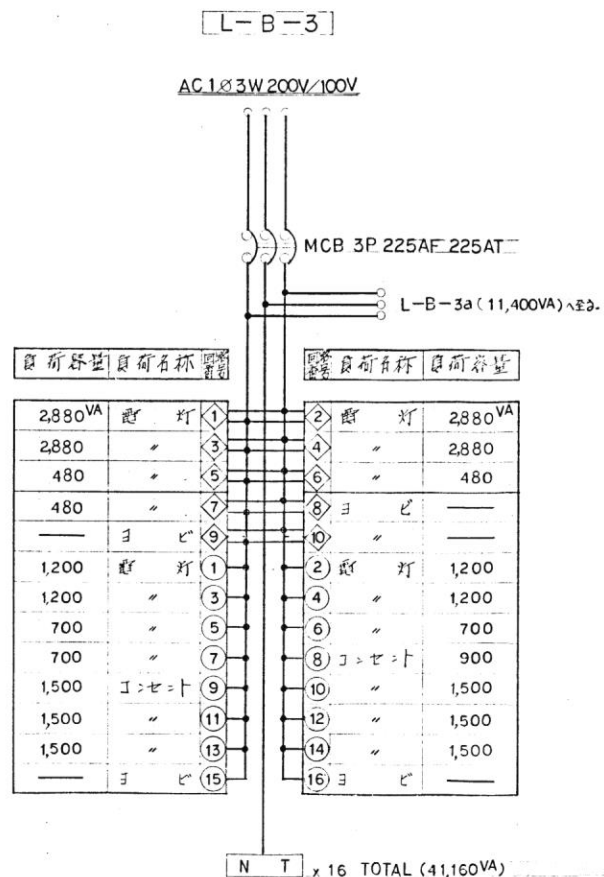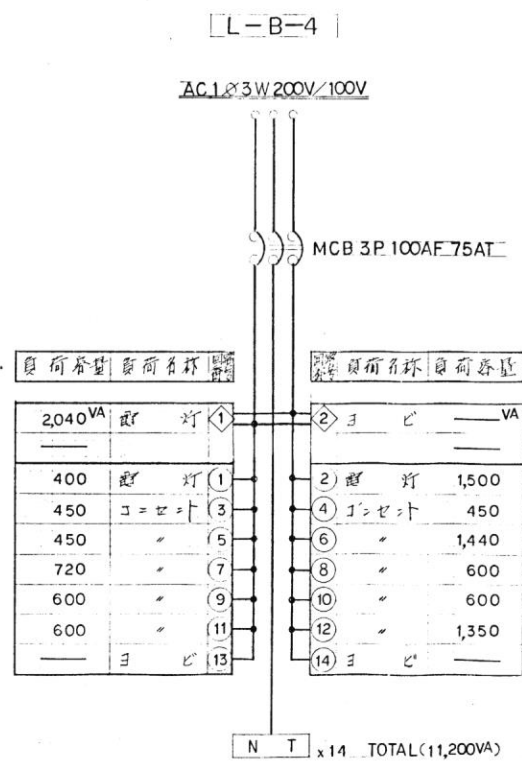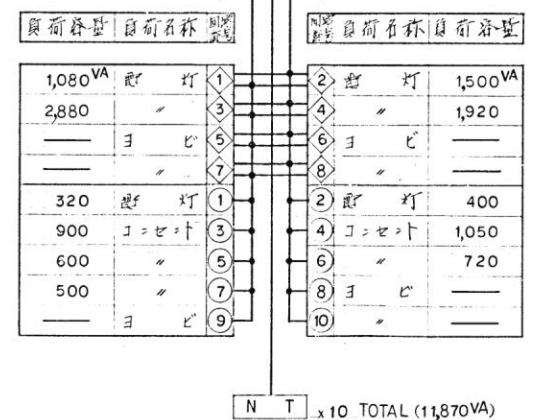

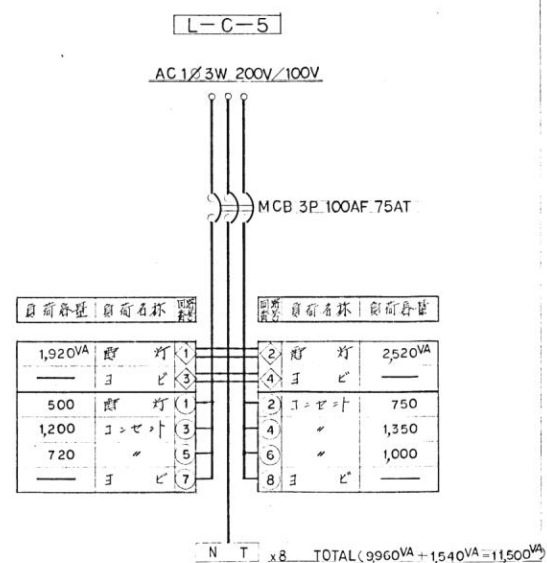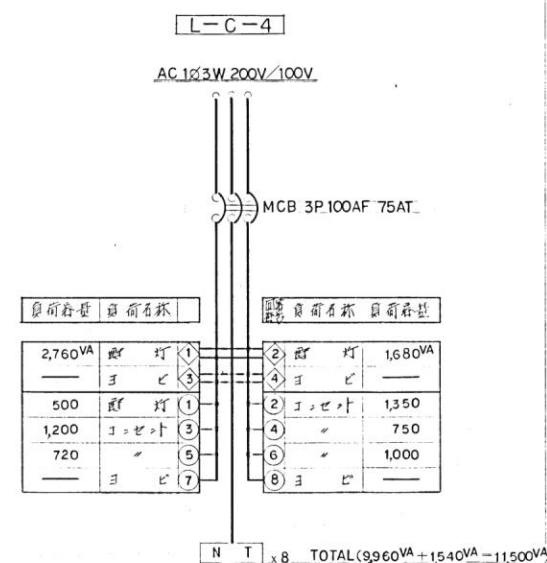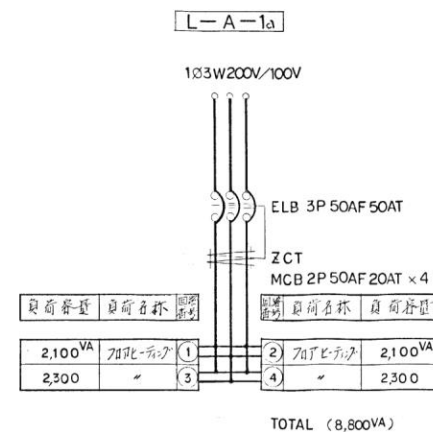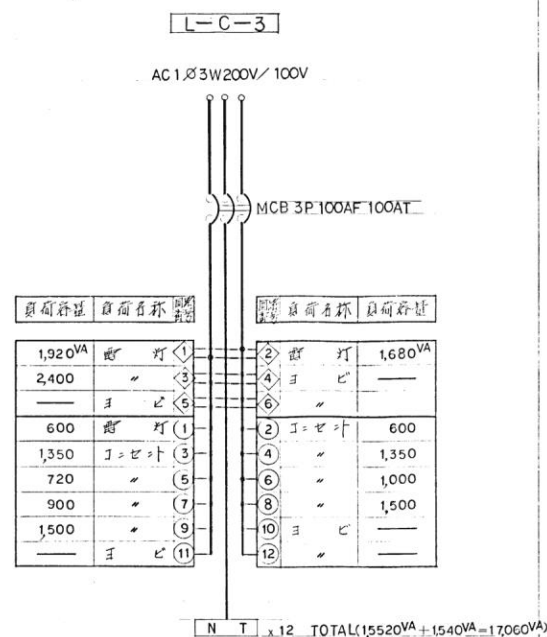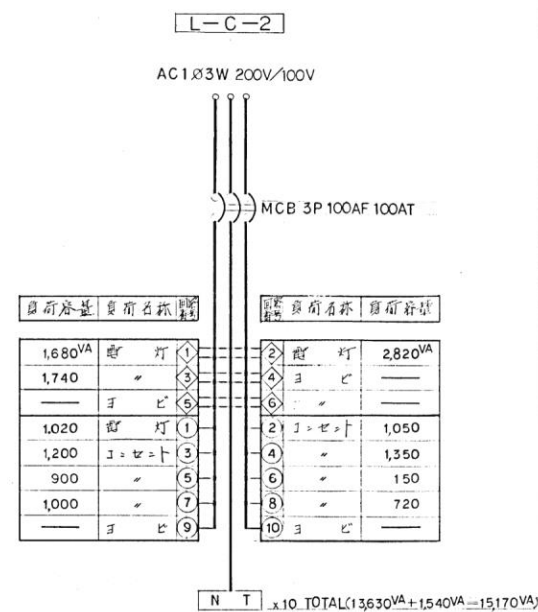



- (注) 特記なき分岐用遮断器(MCB)は下記とする。
- (1) MCB 2P 50AF 20AT (AC 1φ 200V)
- (2) MCB 1P 50AF 20AT (AC 1φ 100V)
- (3) *ELB 2P 50AF 20AT (AC 1φ 100V)

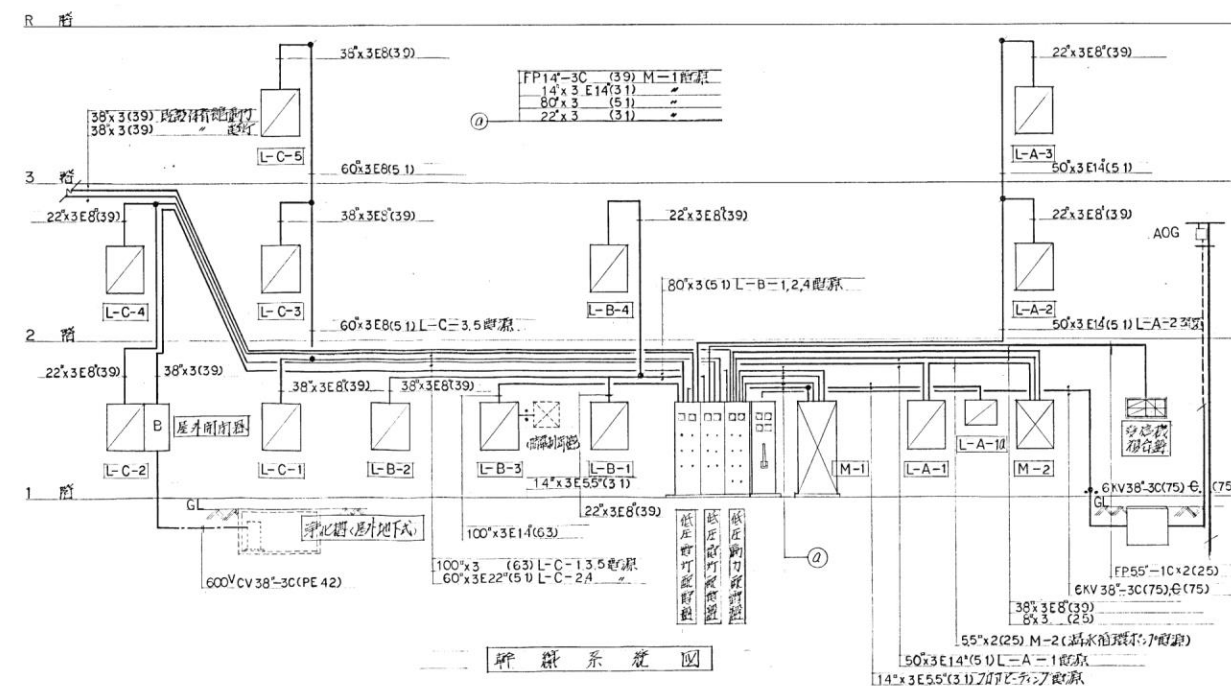

	インターホン	伝声	時計	テレビ
T-A-1	50P	50P	5P	4分配器 7-2-1
T-A-2	10P	20P	5P	2分配器
T-A-3	10P	10P	5P	-
T-B-1	30P	10P	5P	4分配器
T-B-2	20P	5P	5P	スア-ス
T-B-3	-	5P	5P	-
T-B-4	-	10P	-	-
T-B-5	10P	5P	5P	スア-ス
T-C-1	30P	10P	5P	4分配器
T-C-2	10P	5P	5P	スア-ス
T-C-3	30P	5P	5P	スア-ス
T-C-4	40P	10P	5P	2分配器
T-C-5	10P	5P	5P	スア-ス

端子板仕様

1. テレビスア-スは2分配器、初期スア-スとする。
2. 随分端子板の内部の各端子間の配線スペースを
余裕を確保すること。
3. 端子板の取付位置には余裕を確保すること。
4. 端子板の取付位置は15mmとし、端子板の取付位置は
余裕を確保すること。

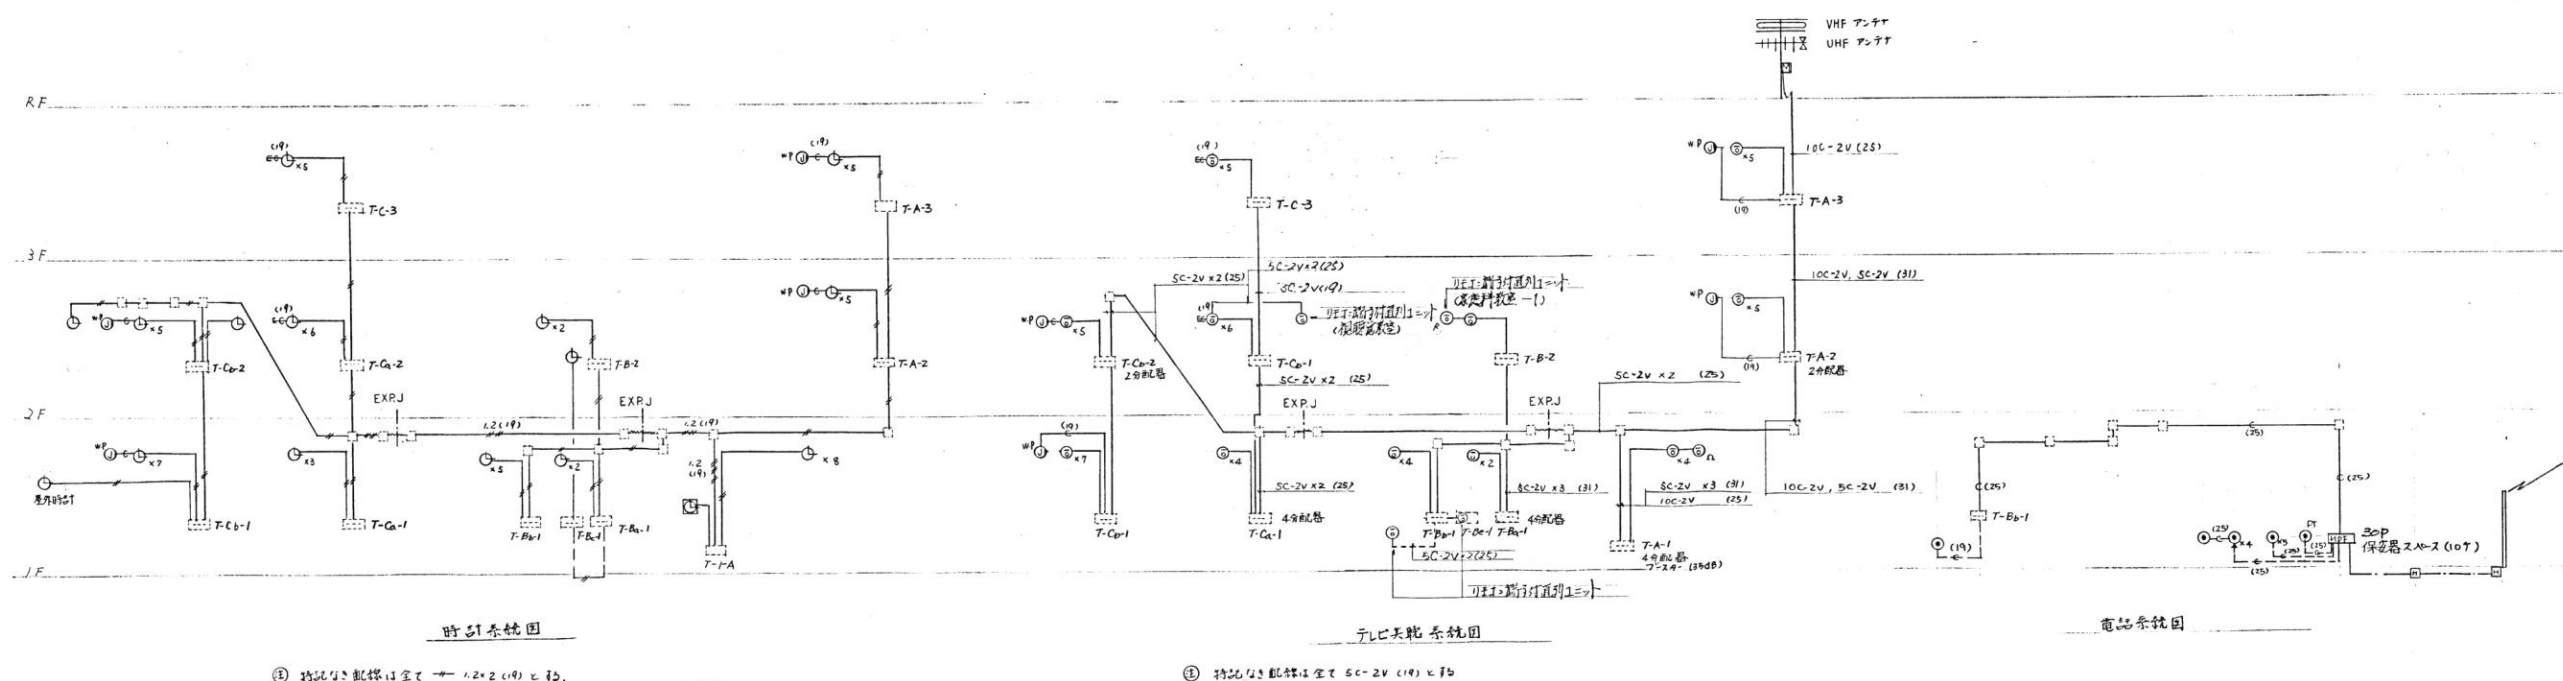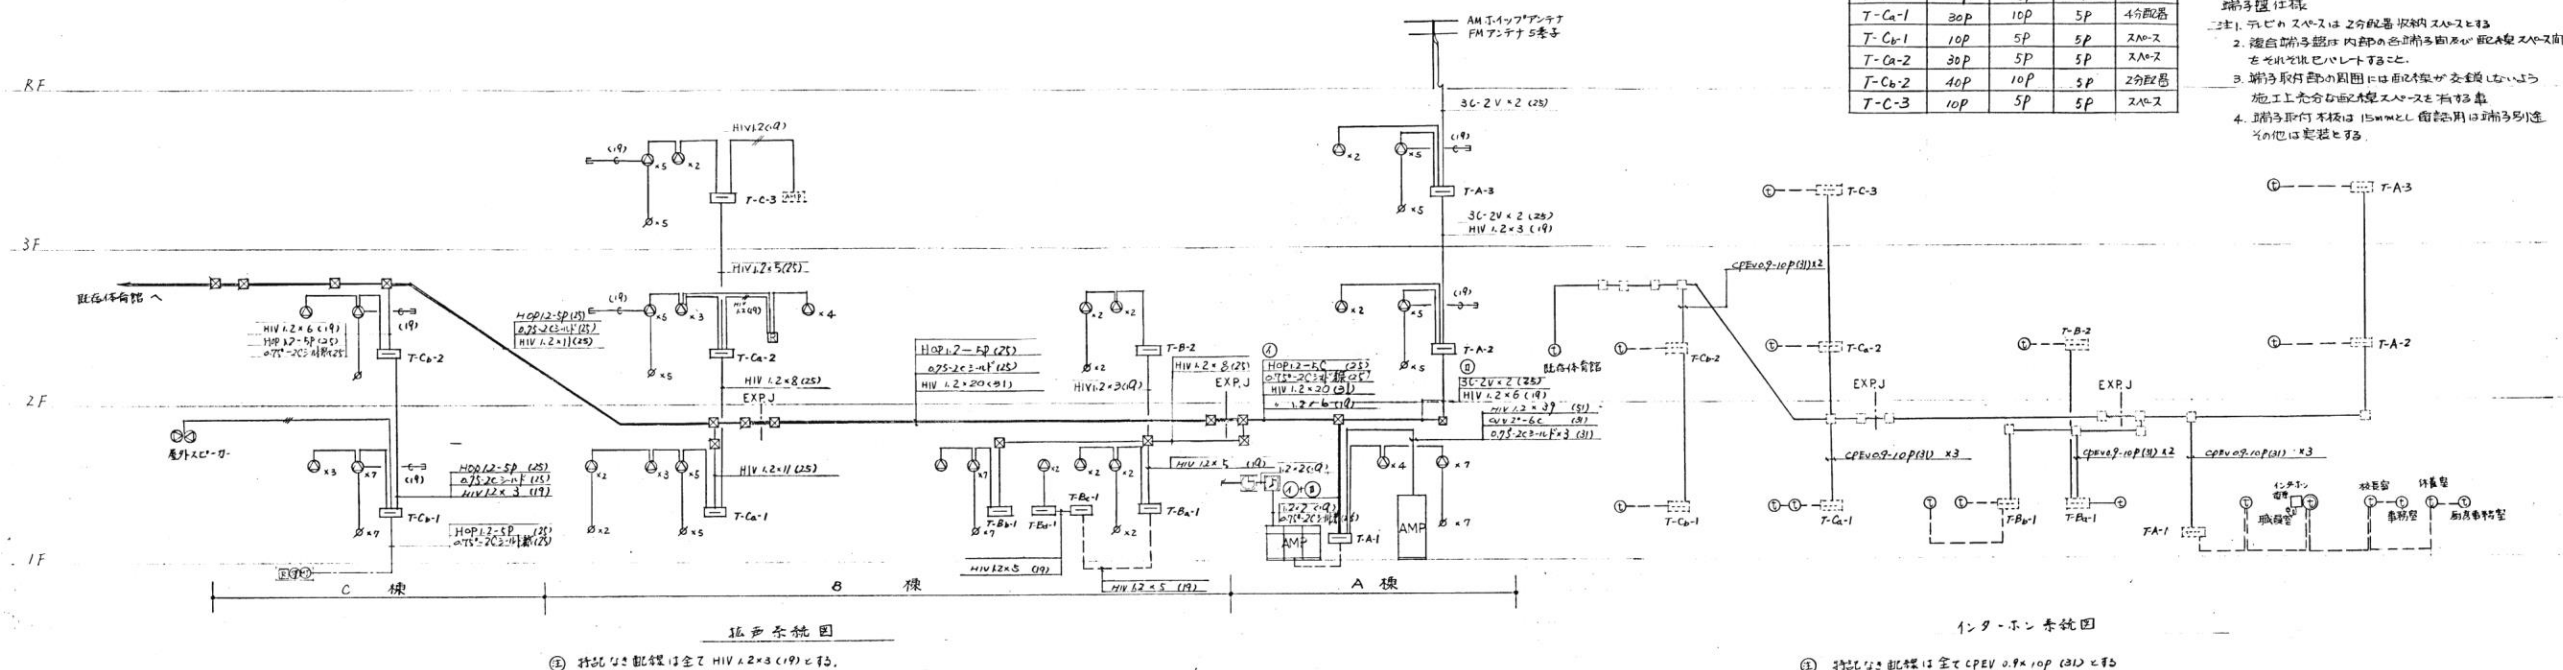

代表：株式会社エーシーエー設計
一級建築士事務所登録
(長野) M第 77312 号

管理建築士 一級建築士登録
第222107号 湯本桂司

設計者
一級建築士登録
第 307544 号 海瀬務

校閲者 湯本桂司

担当 小山

担当 小森

Job No. 24078

工事名

岡谷市川岸学園整備 第2期

(長寿命化大規模改修)

電気設備工事

発行日 2025.09.30

図面名称


弱電設備系統図
(改修前)

縮尺 A1:1/ ,A3:1/

E-119

入札用
25.09.30

※特記なき限り器具・配線・配管は全て撤去とする。

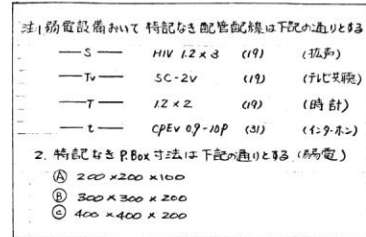

代表：株式会社エーシーエ設計
一級建築士事務所登録
(長野) M第 77312 号
管理建築士 一級建築士登録
第222107号 湯本桂司

管理建築士 一級建築士登録
第222107号 湯木桂司

設計者
一級建築士登録
第 1000000 号

検査者 湯本桂司

担当 小山

担当 小森

Job No. 24078

工事名

岡谷市川岸学園整備 第2期
(長寿命化大規模改修)
電気設備工事


発行日 2025.09.30

图面名称	图面内容
1. 总图	1.1 总图
2. 详图	2.1 详图
3. 剖面图	3.1 剖面图
4. 透视图	4.1 透视图
5. 轴测图	5.1 轴测图
6. 其他	6.1 其他

1階 弱電設備・幹線動力
(改修前)

縮尺 A1:1/ A3:1/

E-120	
-------	---

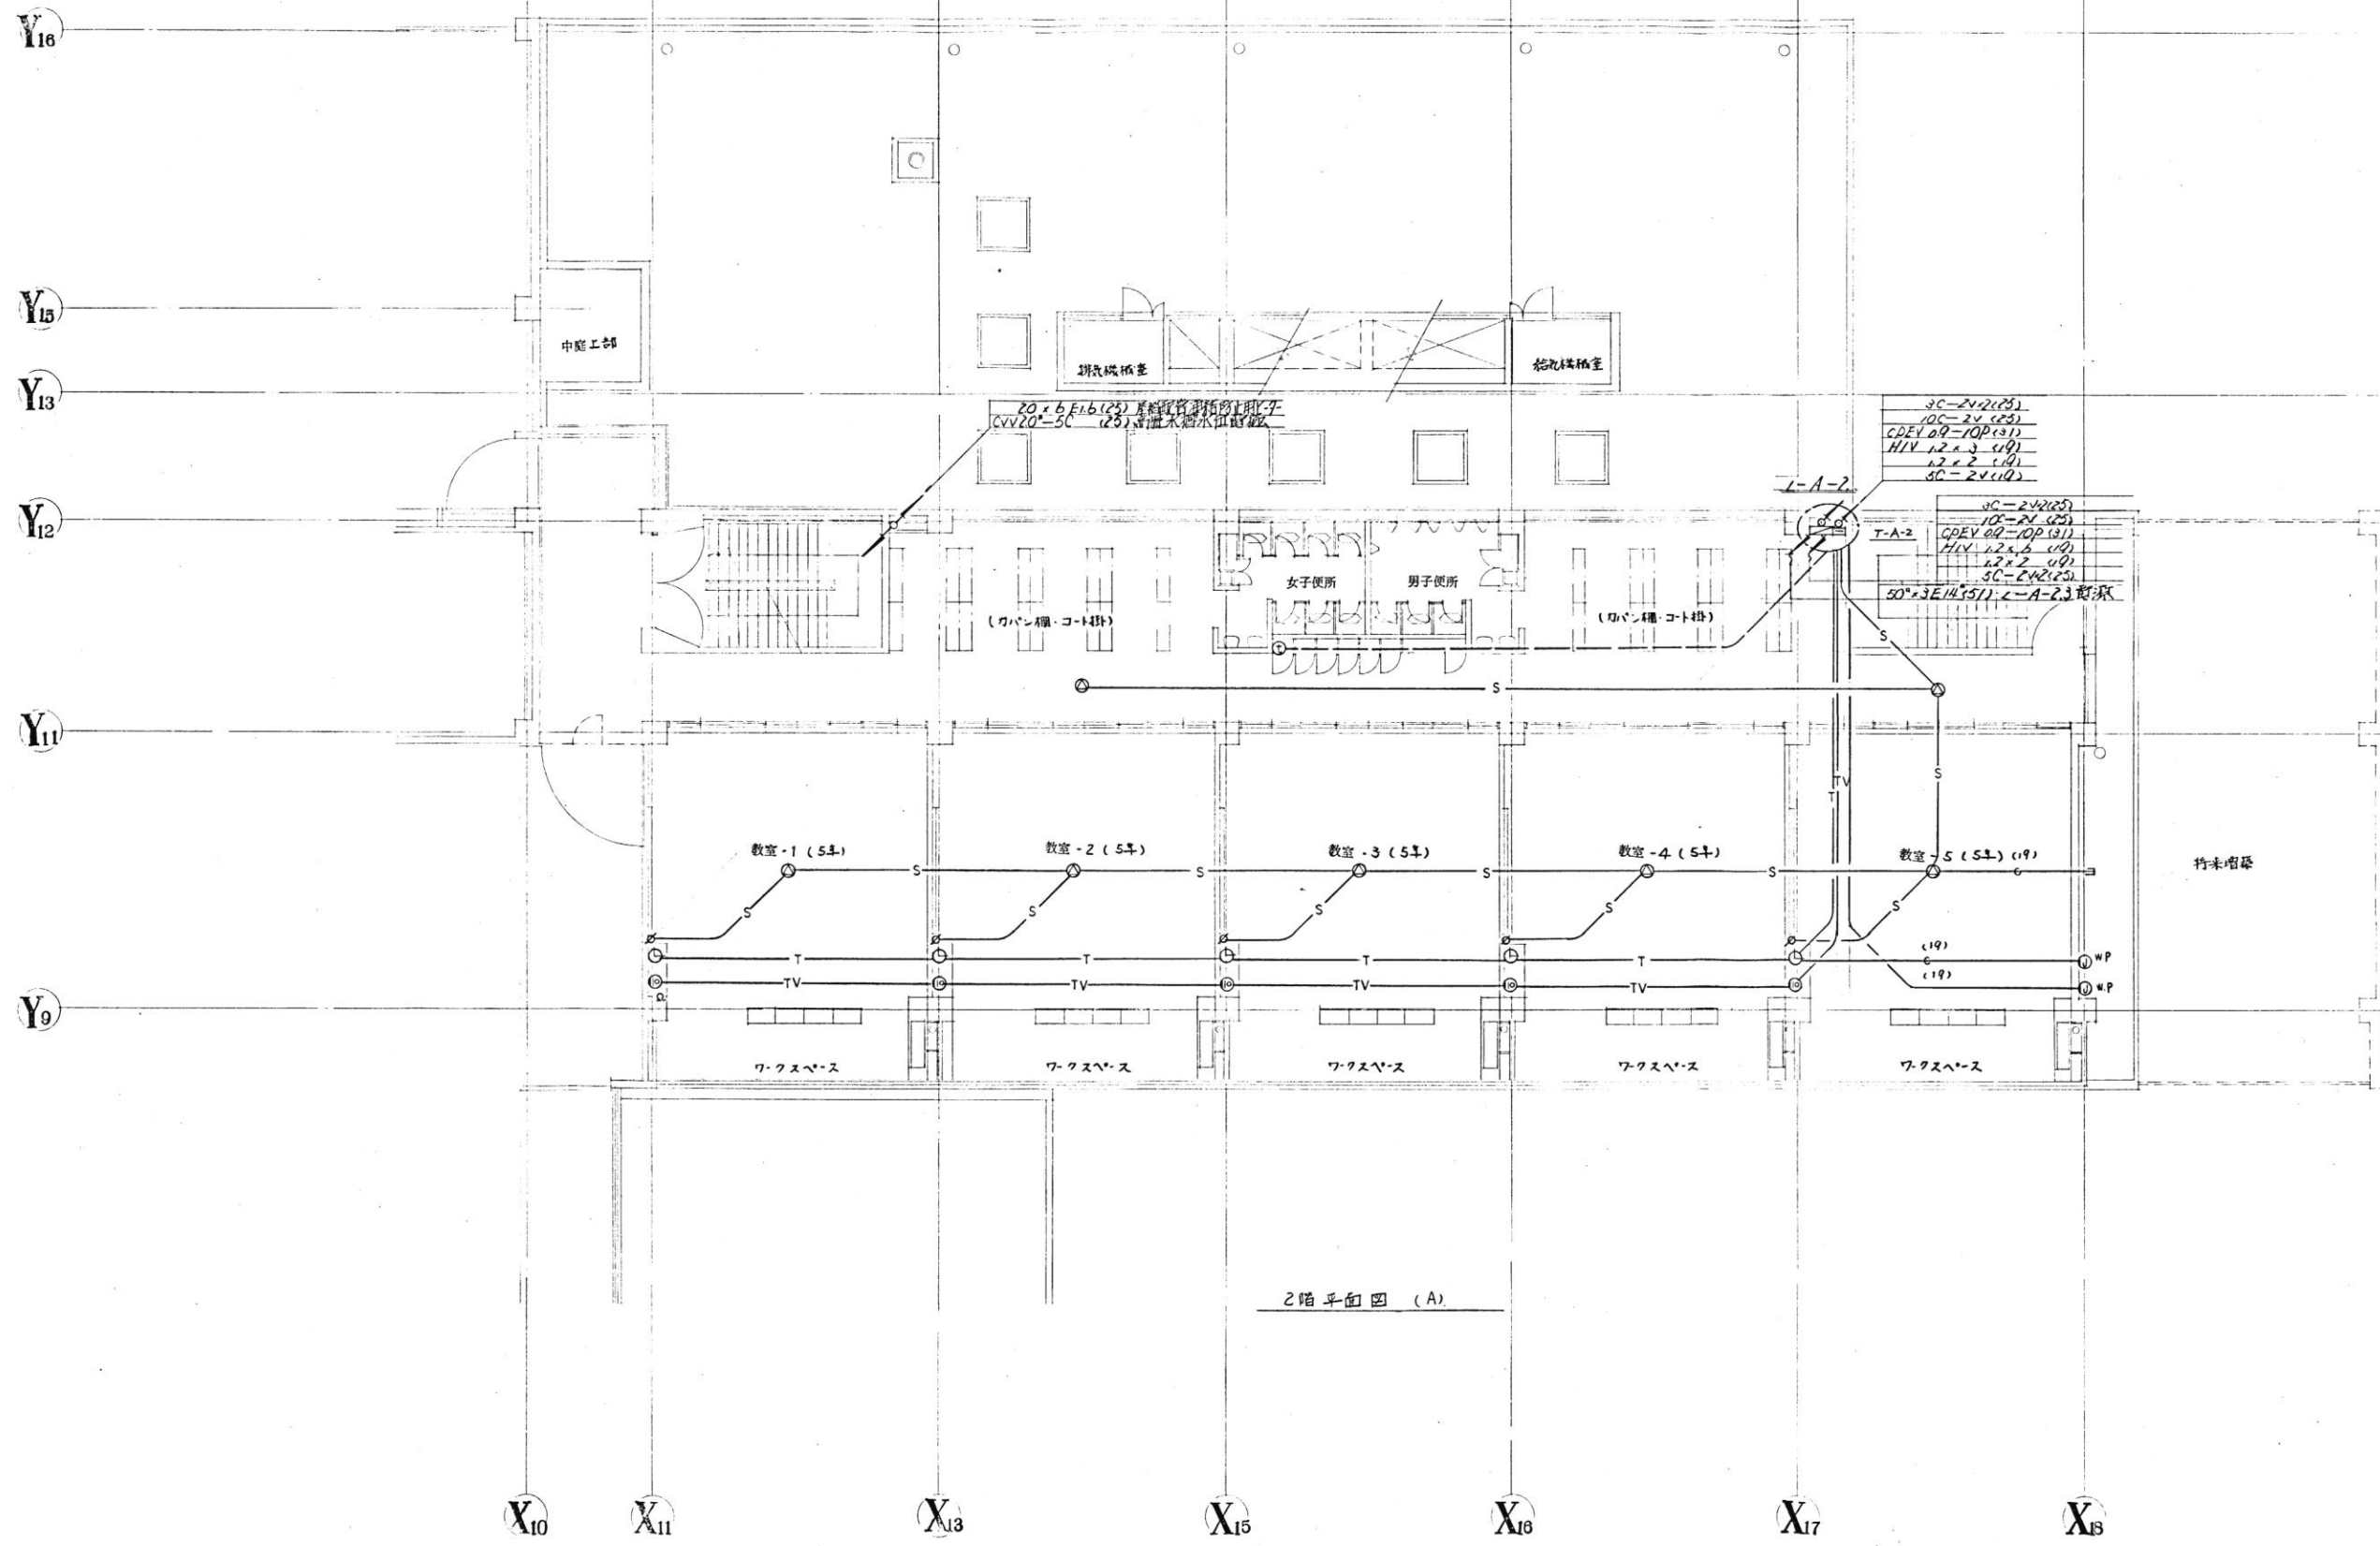

代表：株式会社エーシーエ設計
一級建築士事務所登録
(長野) M第 77312 号
管理建築士 一級建築士登録
第222107号 湯本桂司

設計者
一級建築士登録
第 307544 号 海瀬務

検査者 湯本桂司

担当 小山

担当 小森

Job No. 24078

工事名

岡谷市川岸学園整備 第2期
(長寿命化大規模改修)
電気設備工事

発行日 2025.09.30


図面名称

2階 弱電設備・幹線動力
(改修前)

縮尺 A1:1/ ,A3:1/

E121 入札用
25.09.30

※特記なき限り器具・配線・配管は全て撤去とする。

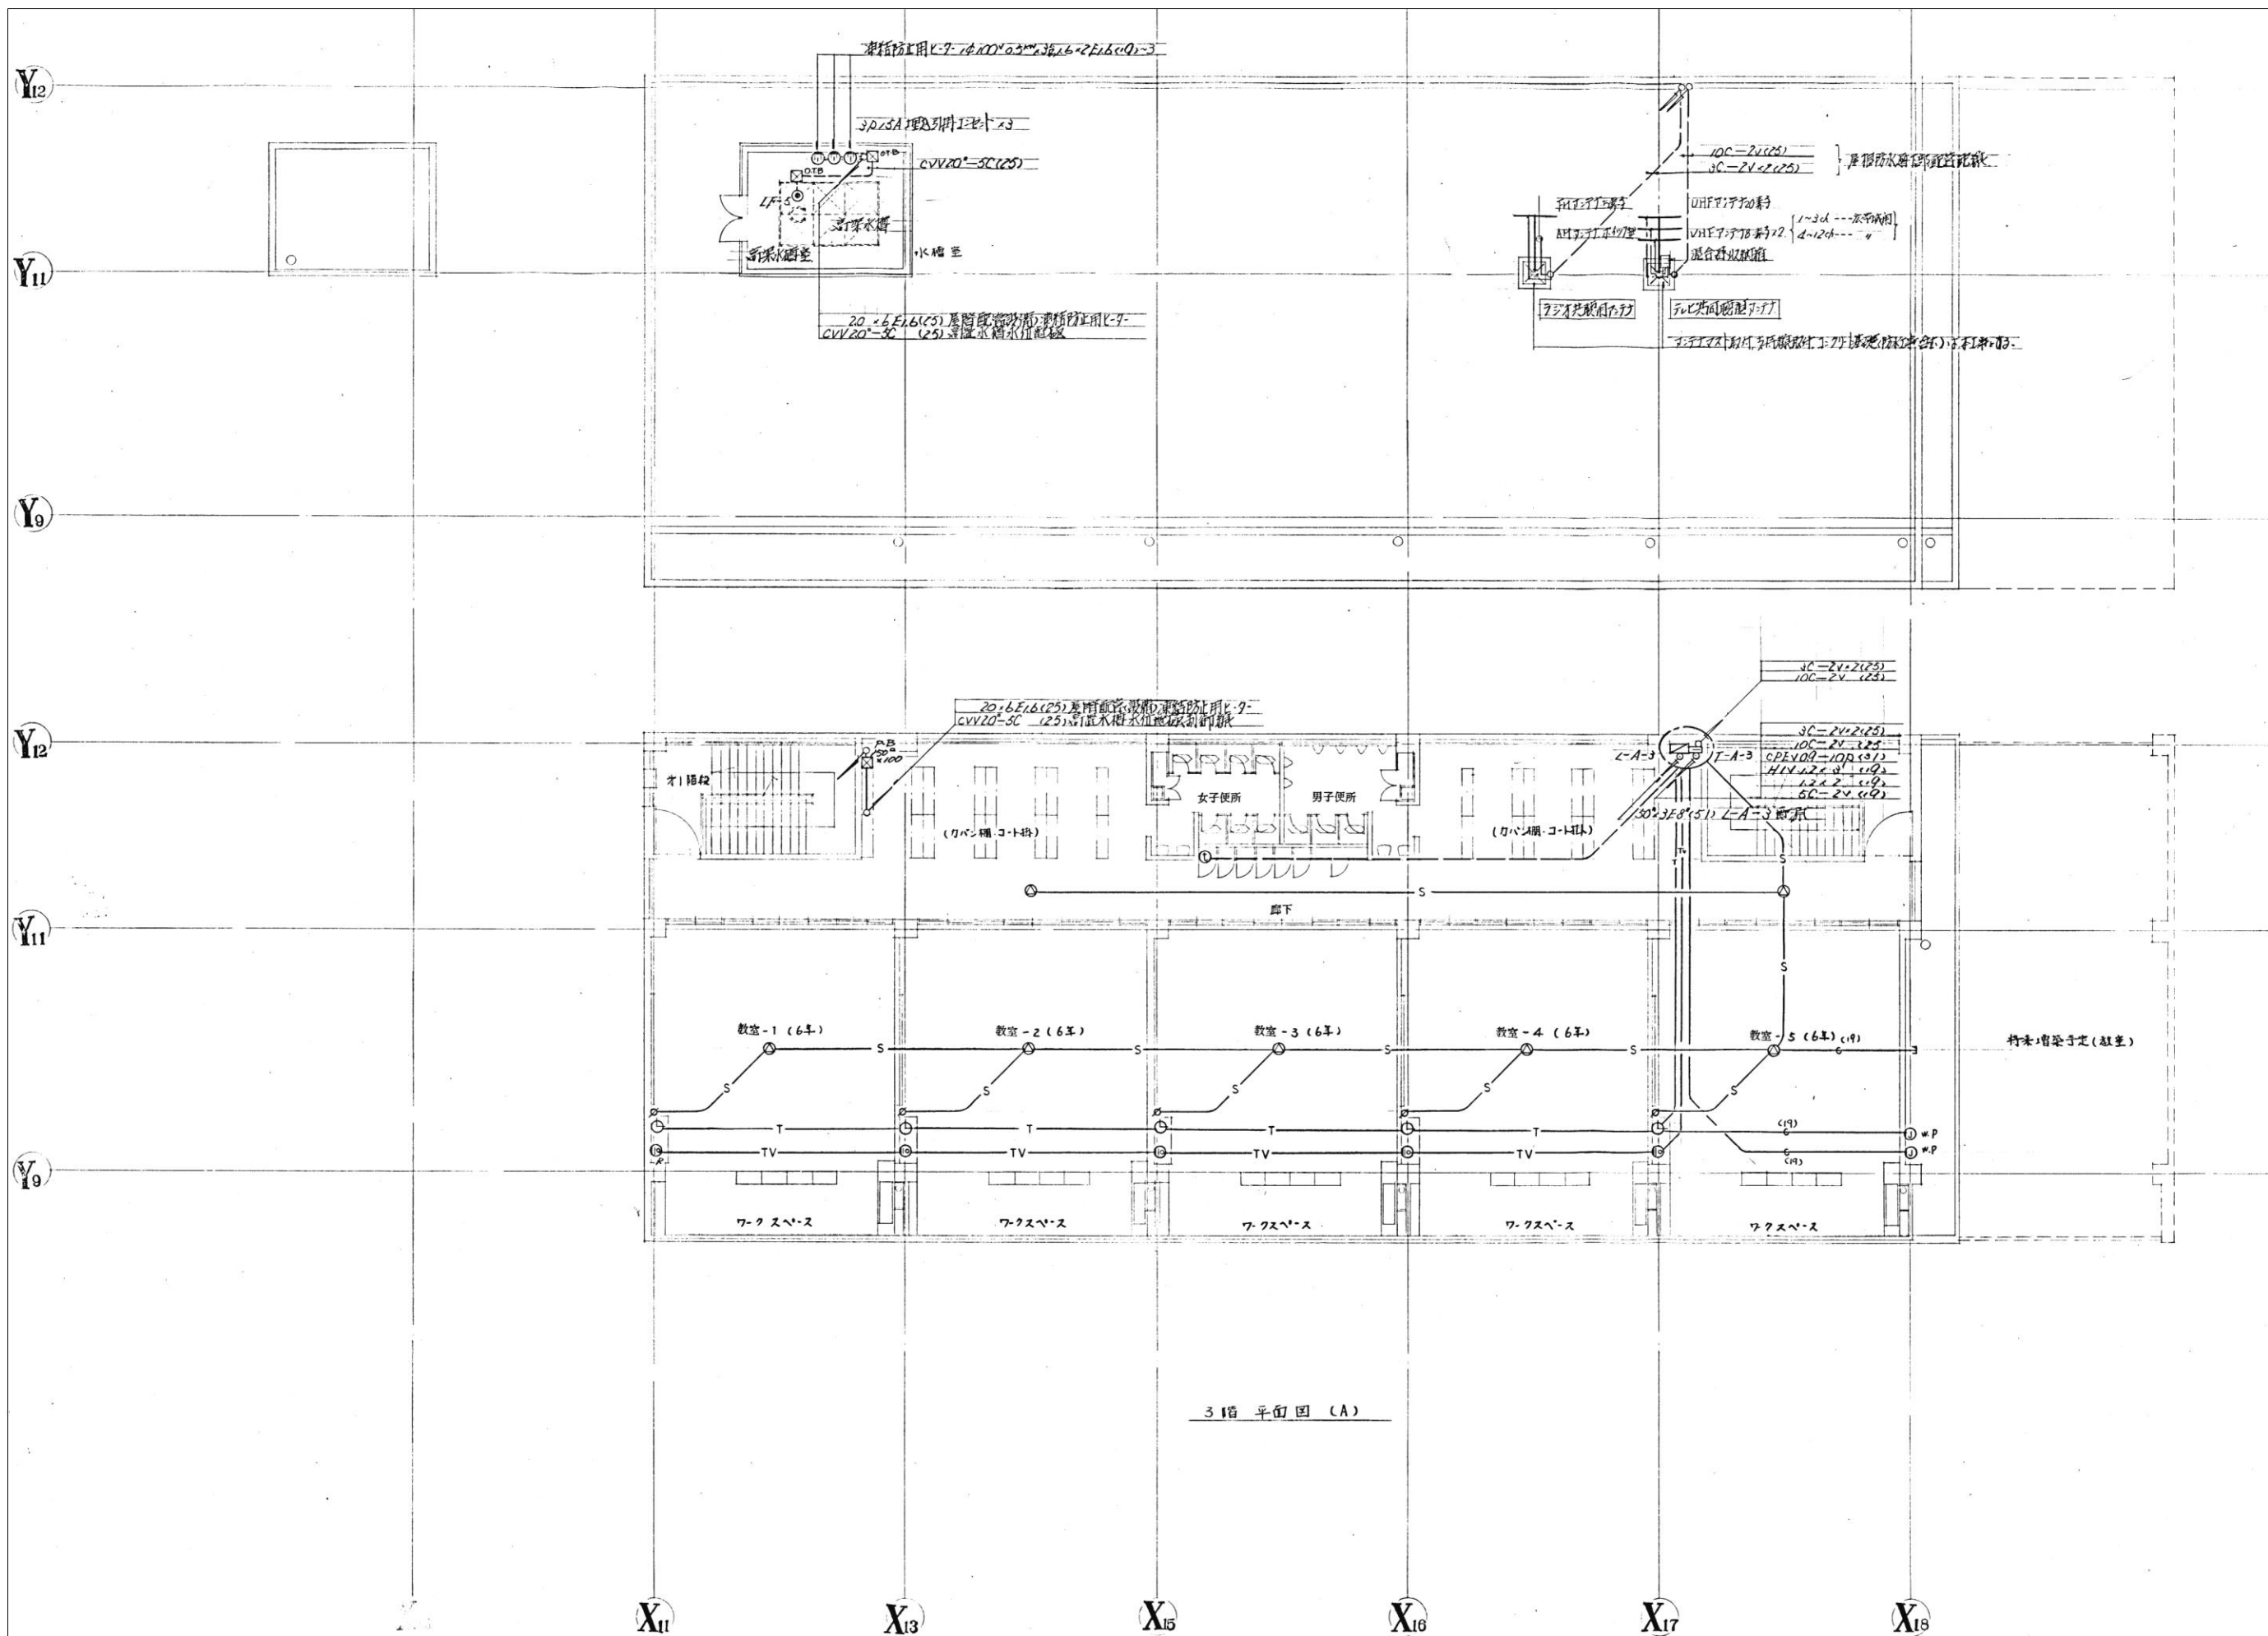

3階 平面図 (A)

代表：株式会社エーシー設計
一級建築士事務所登録
(長野) M第 77312 号
管理建築士 一級建築士登録
第222107号 湯本桂司

設計者
一級建築士登録
第 307544 号 海瀬務

校舎者 湯本桂司

担当 小山

担当 小森

Job No. 24078
工事名

岡谷市川岸学園整備 第2期
(長寿命化大規模改修)
電気設備工事

発行日 2025.09.30


図面名称

A棟3階
弱電設備・幹線動力
(改修前)

縮尺 A1:1/ ,A3:1/

E-122 入札用
25.09.30

※特記なき限り器具・配線・配管は全て撤去とする。

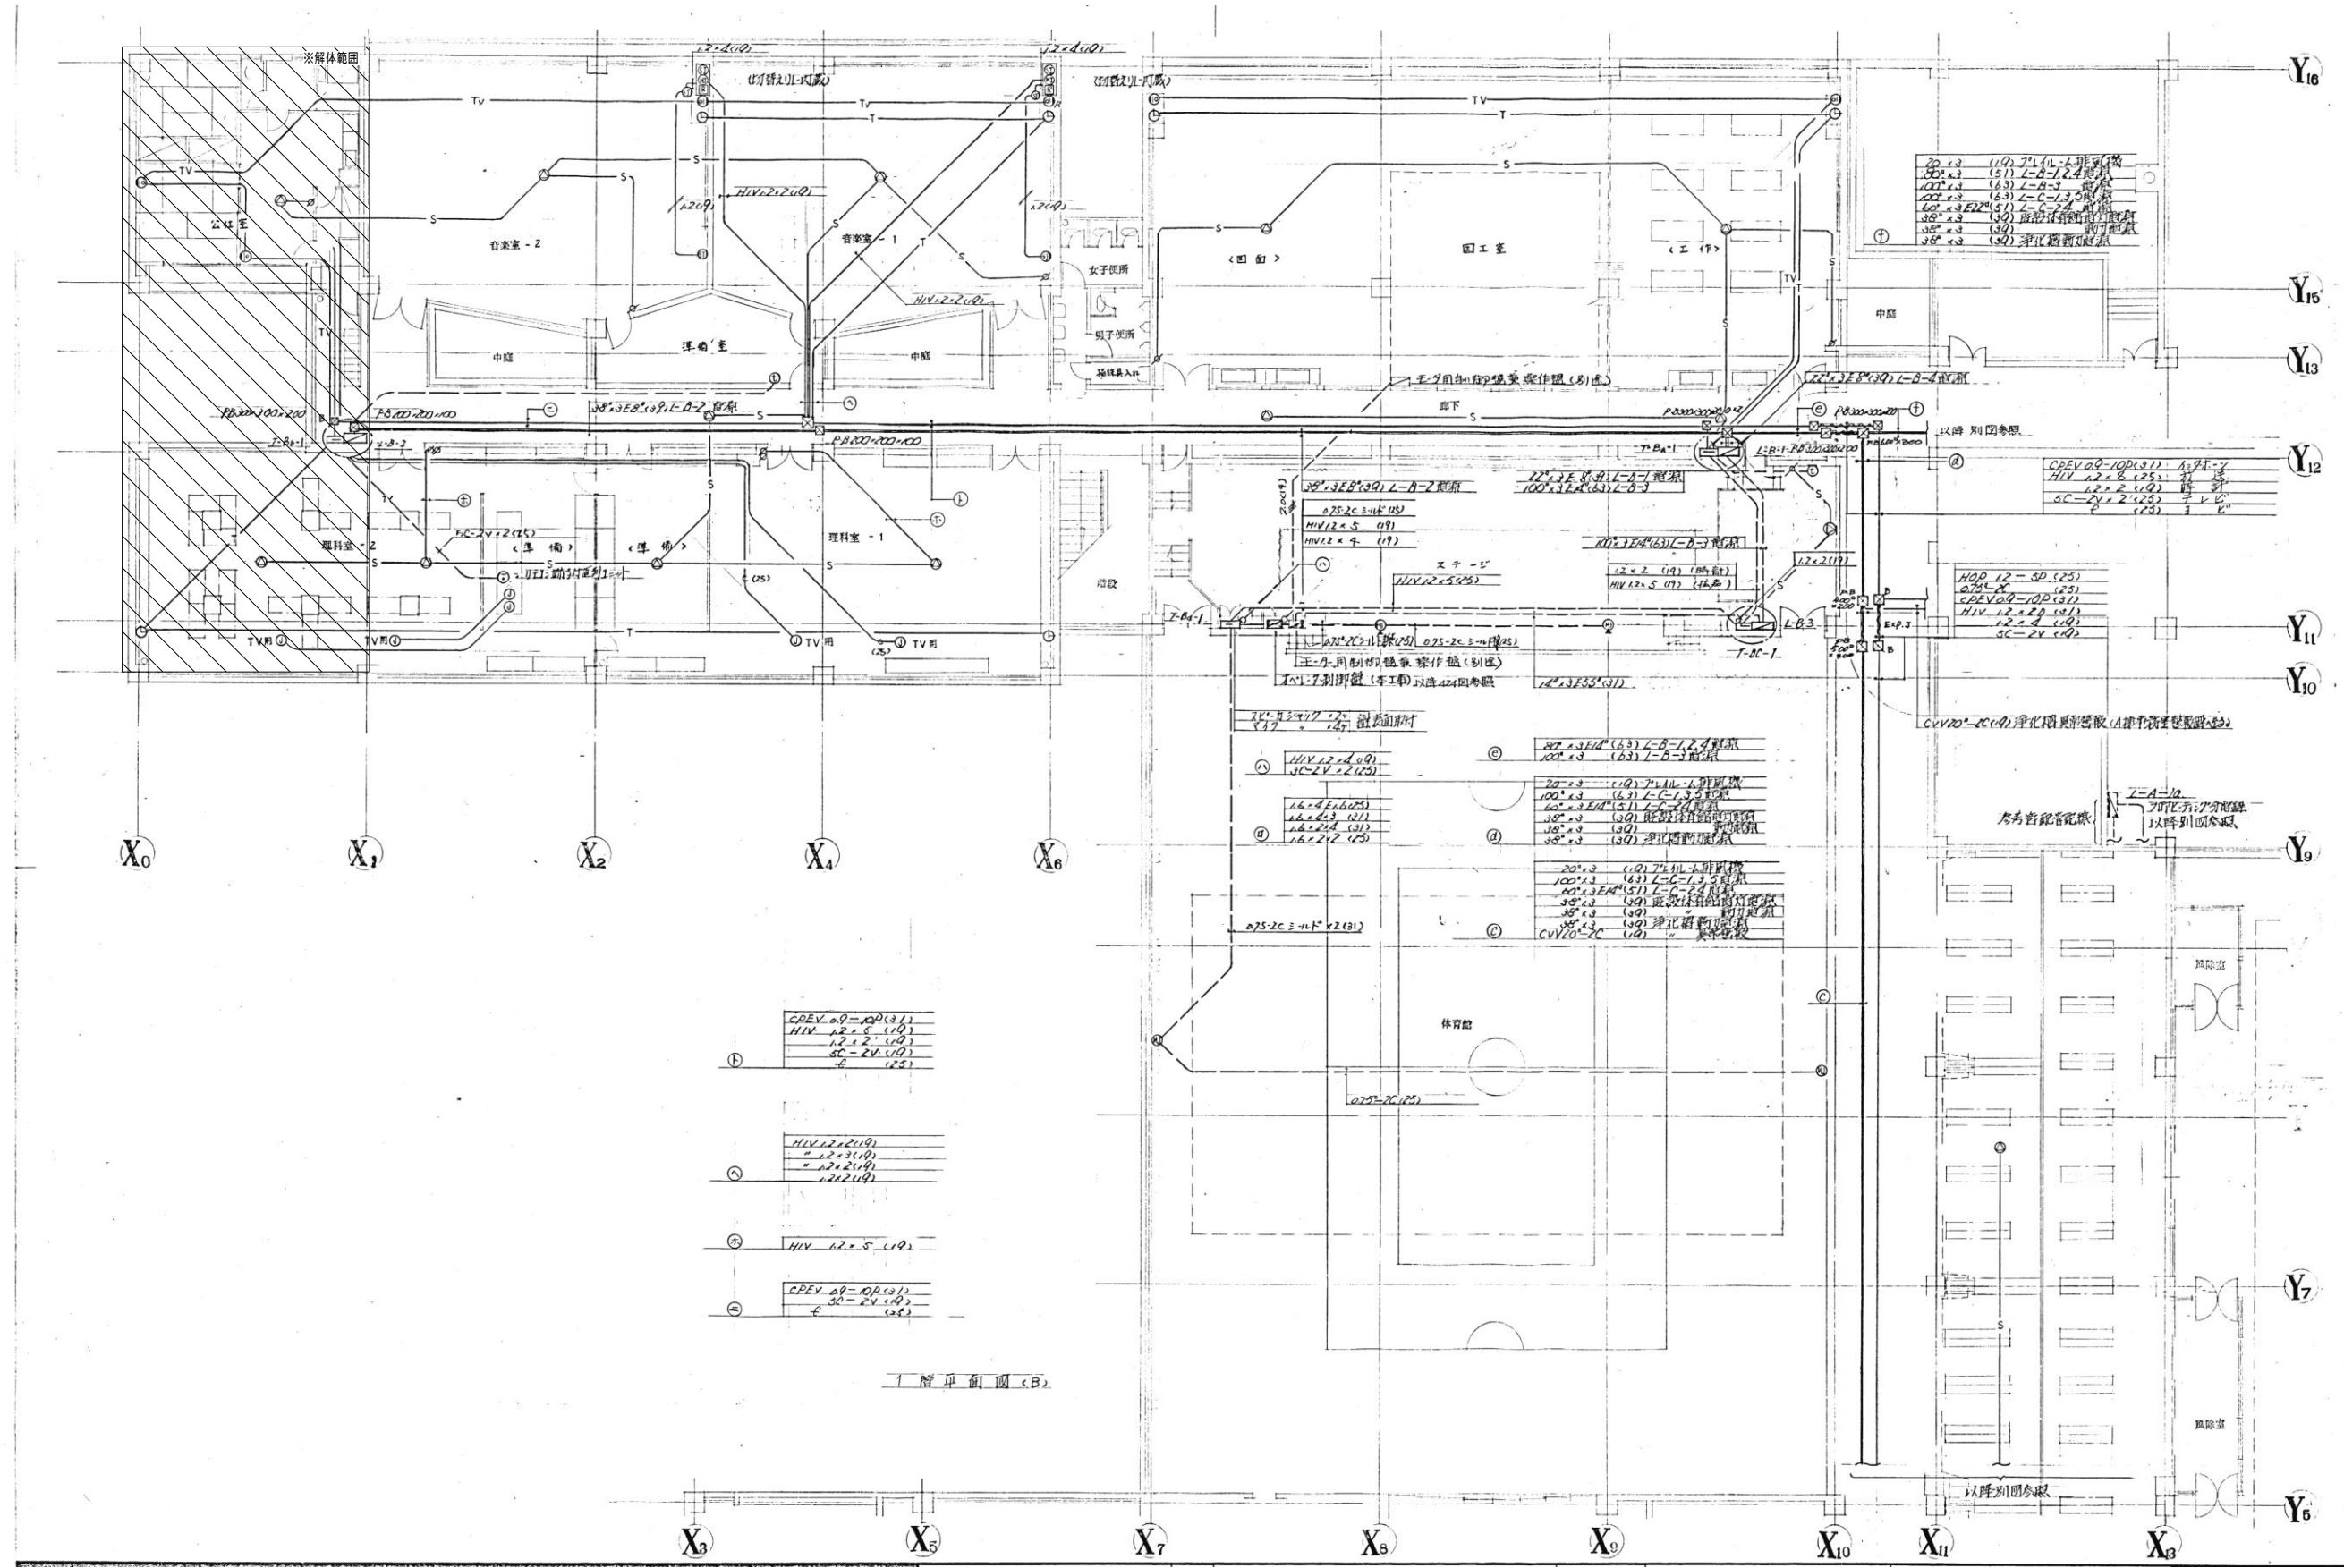

代表：株式会社エーシーエー設計
一級建築士事務所登録
(長野) M 77312 号

管理建築士 一級建築士登録
第222107号 湯本桂司

設計者
一級建築士登録
第307544号 海瀬務

検査者 湯本桂司

担当 小山

担当 小森

Job No. 24078
工事名

岡谷市川岸学園整備 第2期
(長寿命化大規模改修)
電気設備工事

発行日 2025.09.30


図面名称

B棟1階
弱電設備・幹線動力
(改修前)

縮尺 A1:1/ ,A3:1/

E-123
入札用
25.09.30

※特記なき限り器具・配線・配管は全て撤去とする。

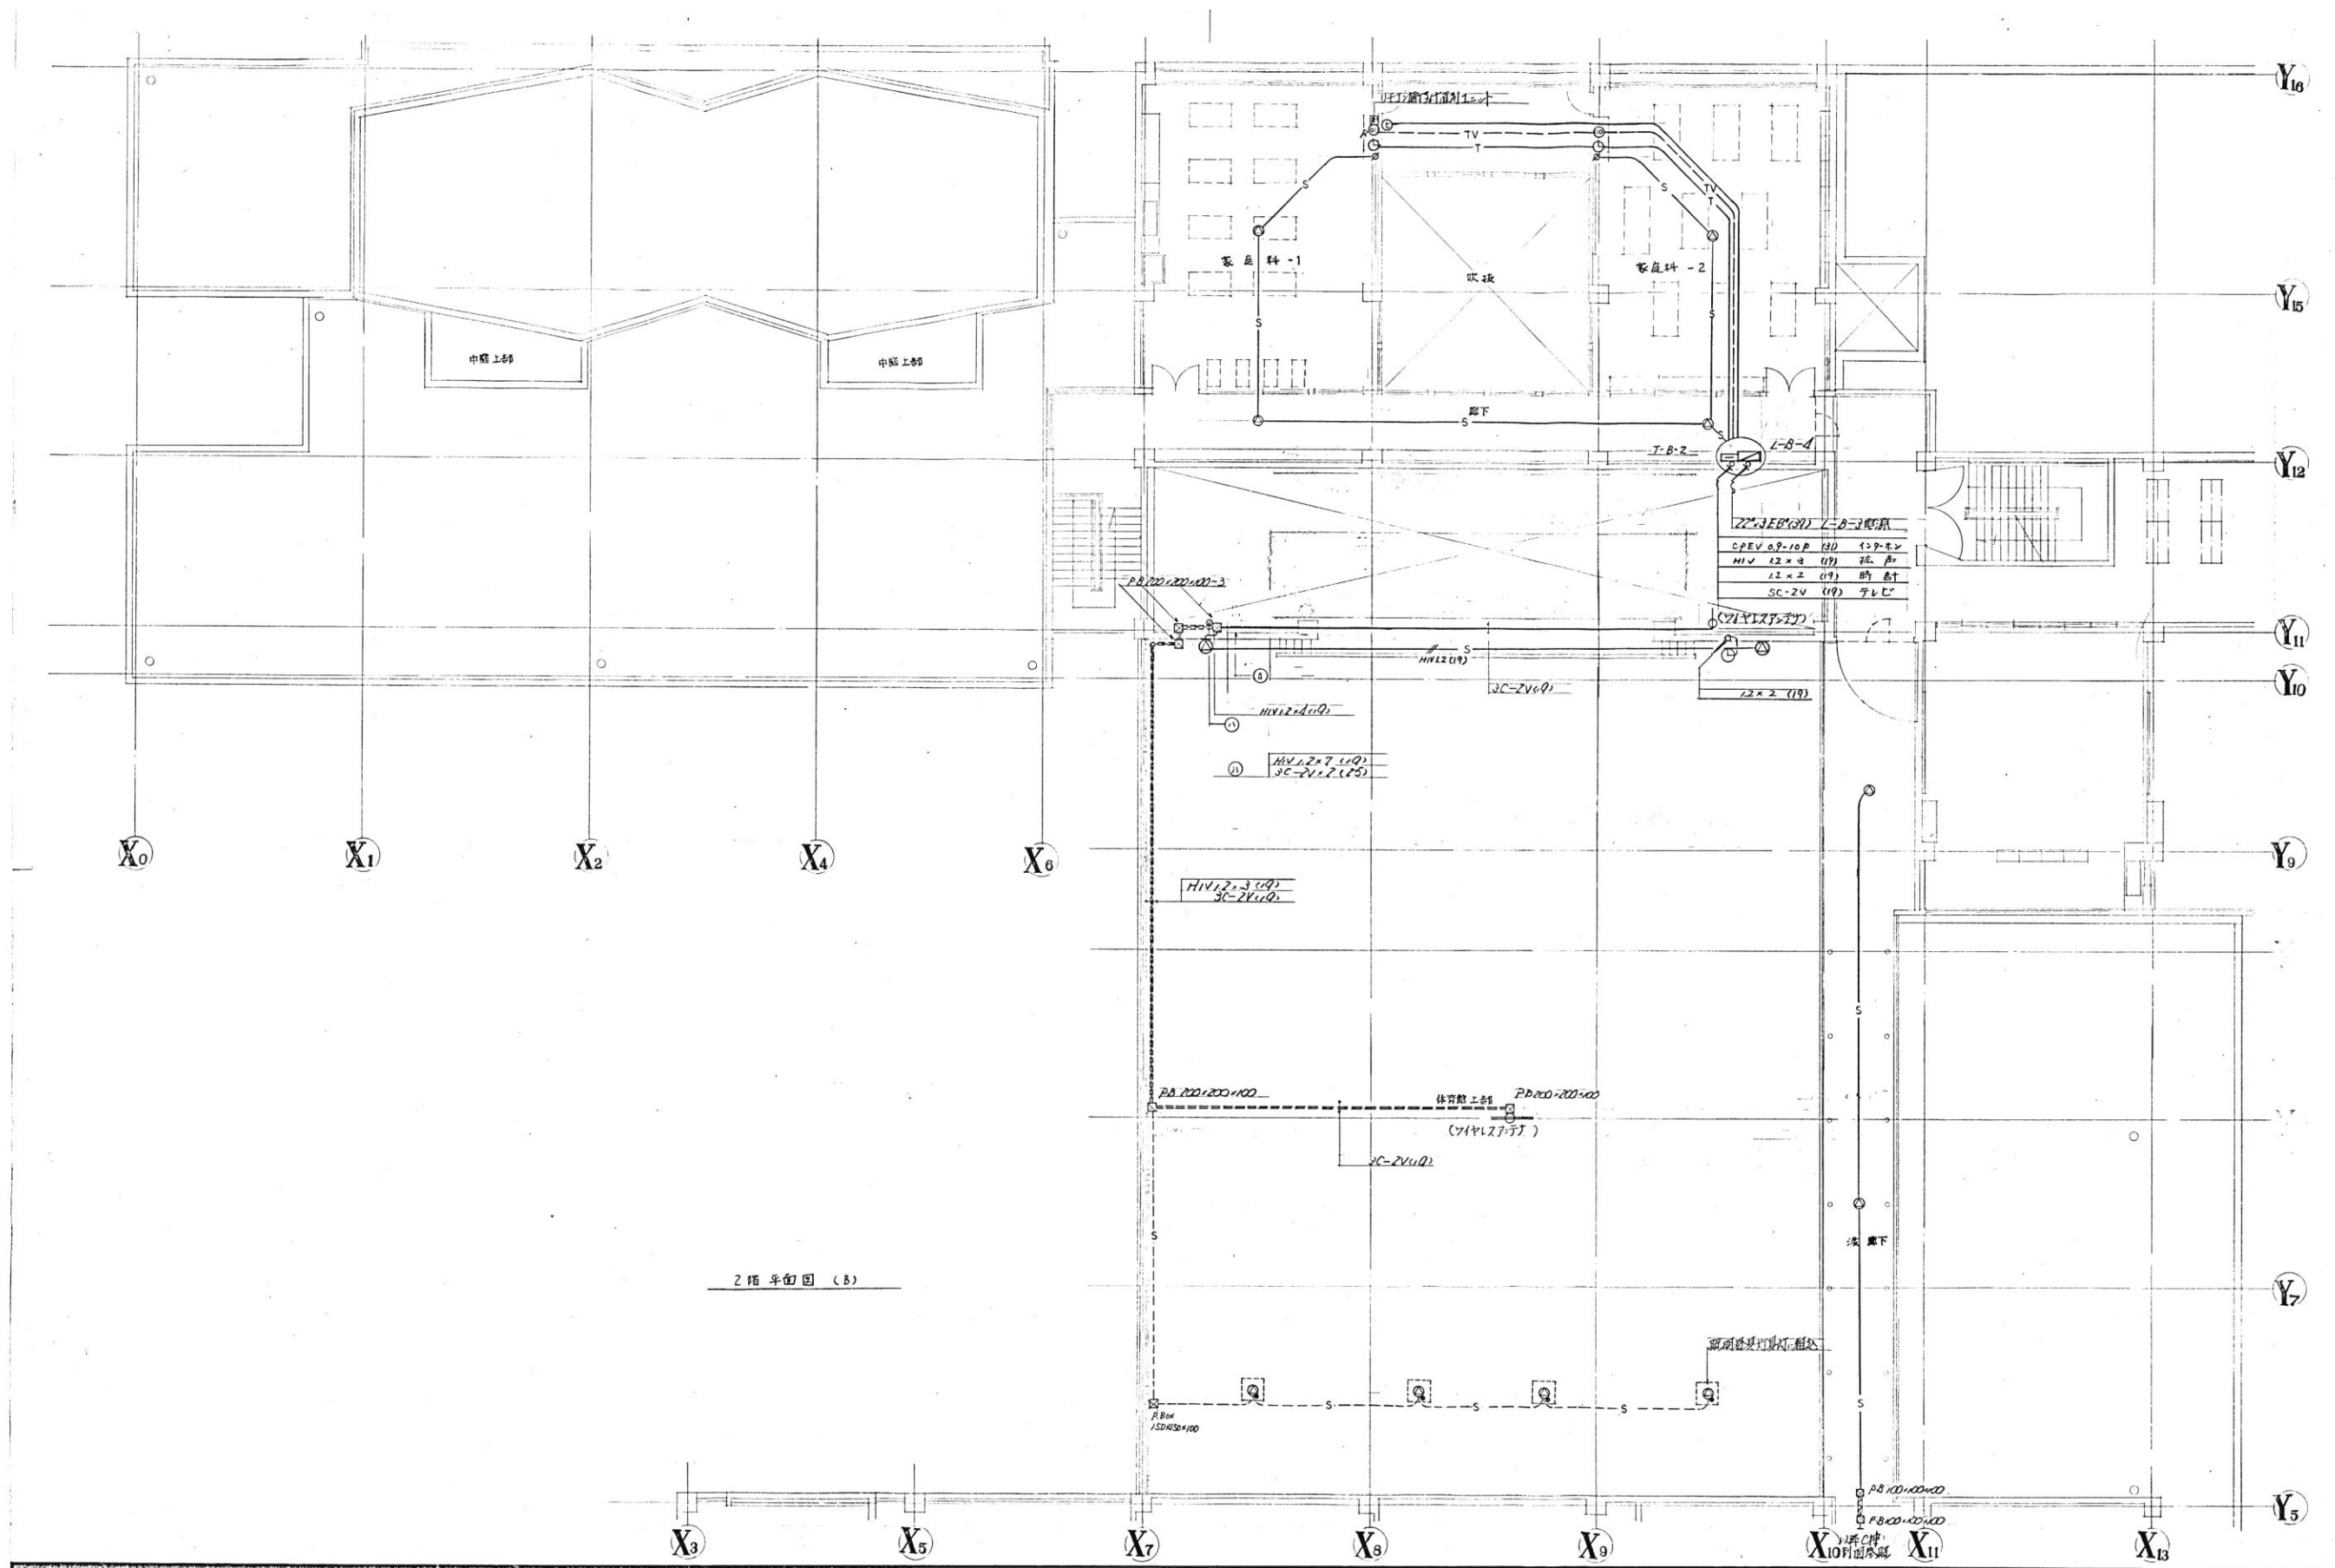

代表：株式会社エーシーエー設計
一級建築士事務所登録
(長野) M第 77312 号

管理建築士 一級建築士登録
第222107号 湯本桂司

設計者
一級建築士登録
第 307544 号 海瀬務

校舎者 湯本桂司

担当 小山

担当 小森

Job No. 24078
工事名

岡谷市川岸学園整備 第2期
(長寿命化大規模改修)
電気設備工事


発行日 2025.09.30
図面名称

B棟2階
弱電設備・幹線動力
(改修前)

縮尺 A1:1/ ,A3:1/

E124 入札用
25.09.30

※特記なき限り器具・配線・配管は全て撤去とする。

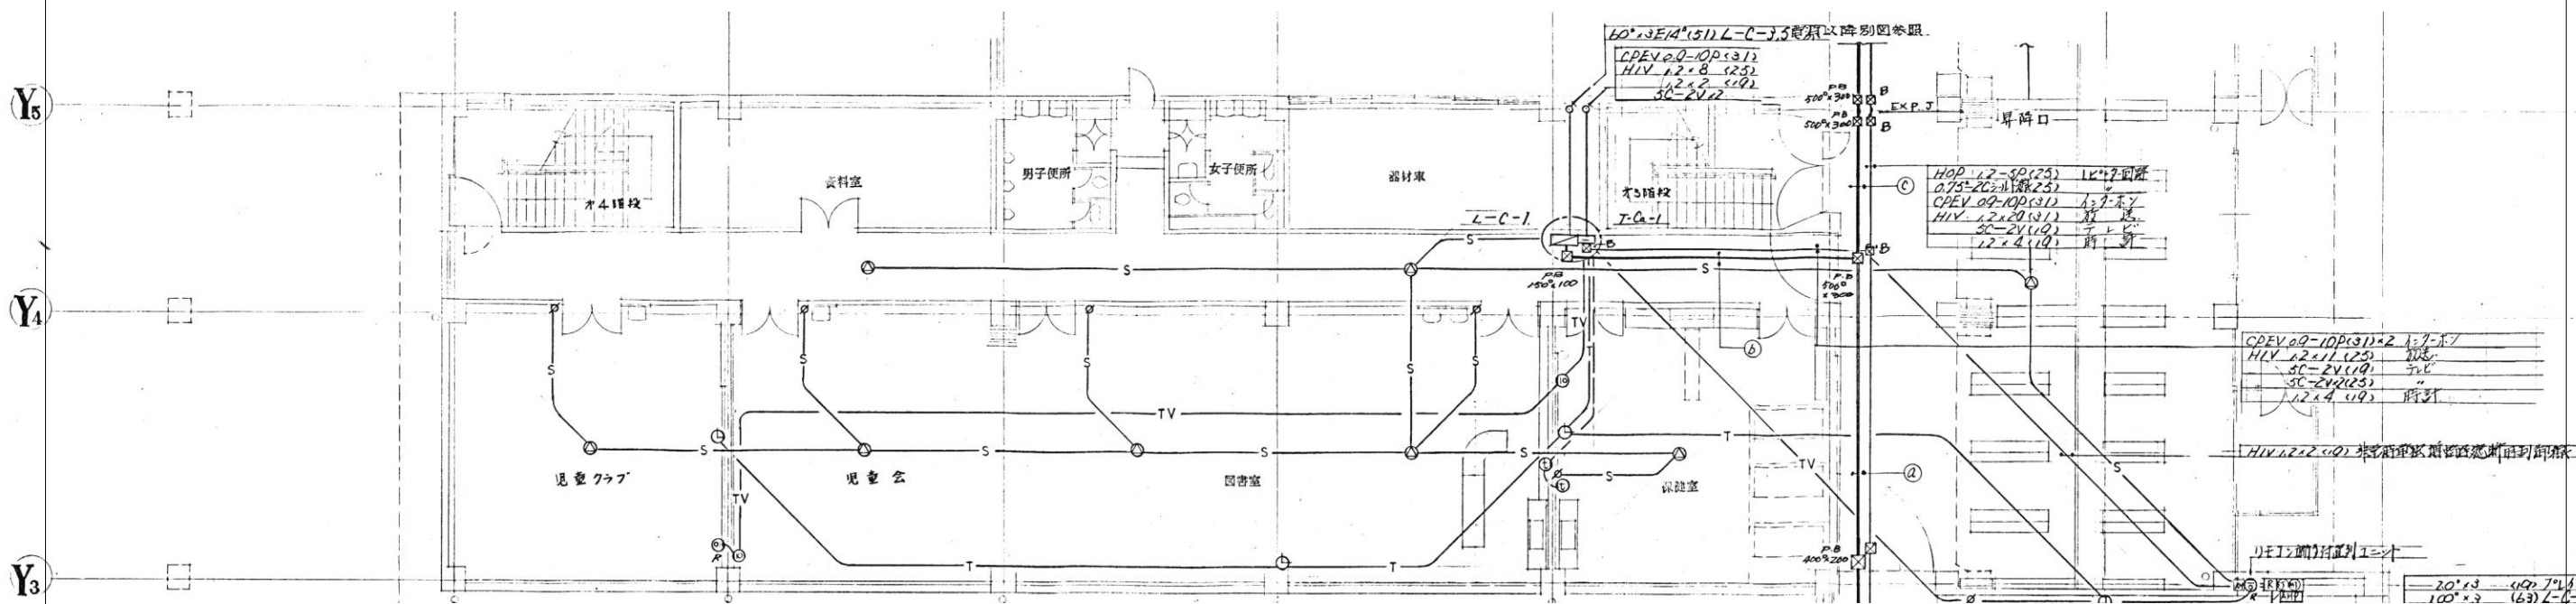

代表：株式会社エーシーエ設計
一級建築士事務所登録
(長野) M第 77312 号

管理建築士 一級建築士登録
第222107号 湯本桂司

設計者
一級建築士登録
第 307544 号 海瀬務

校査者 湯本桂司

担当 小山

担当 小森

Job No. 24078
工事名

岡谷市川岸学園整備 第2期
(長寿命化大規模改修)
電気設備工事


発行日 2025.09.30
図面名称

C棟1階
弱電設備・幹線動力
(改修前)

縮尺 A1:1/ ,A3:1/

E125
入札用
25.09.30

※特記なき限り器具・配線・配管は全て撤去とする。

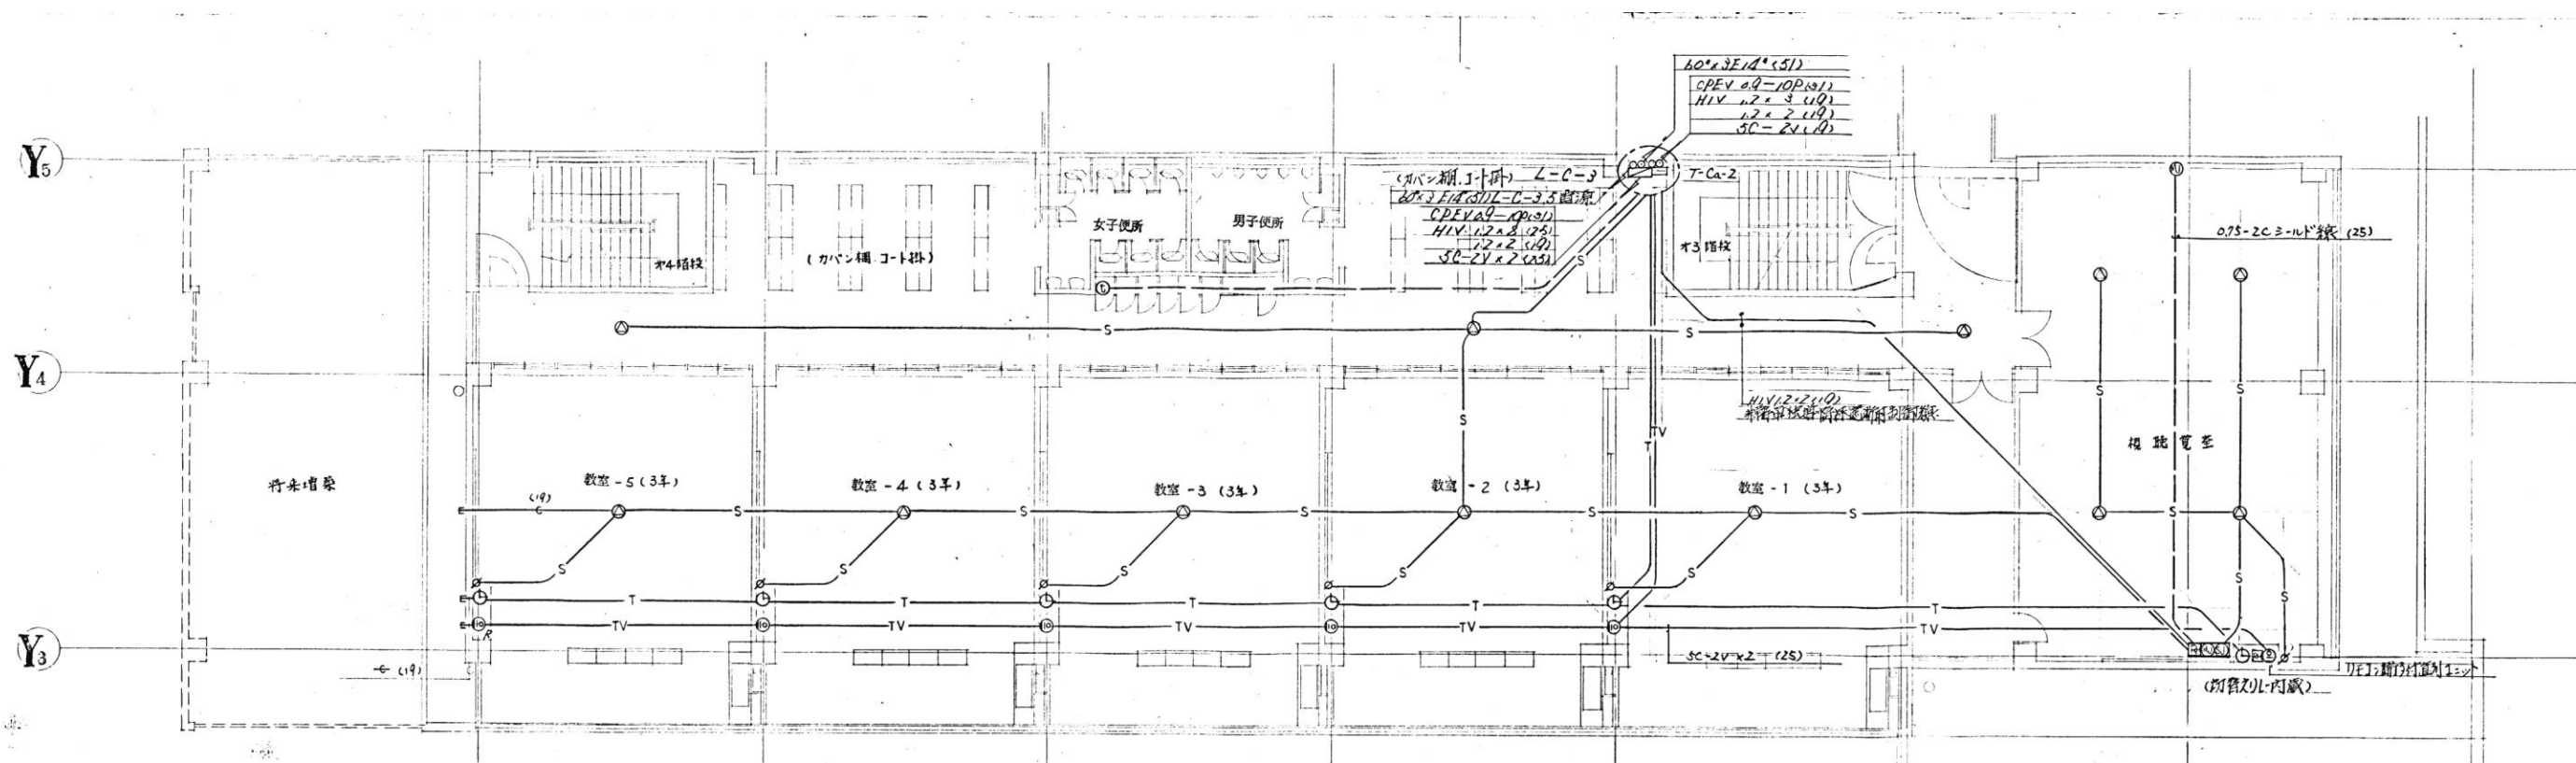

代表：株式会社エーシー設計
一級建築士事務所登録
(長野) M第 77312 号
管理建築士 一級建築士登録
第222107号 湯本桂司

設計者
一級建築士登録
第 307544 号 海瀬務

検査者 湯本桂司

担当 小山

担当 小森

Job No. 24078

工事名

岡谷市川岸学園整備 第2期
(長寿命化大規模改修)
電気設備工事

発行日 2025.09.30

図面名称

C棟2階
弱電設備・幹線動力
(改修前)

縮尺 A1:1/ ,A3:1/

E-126 入札用
25.09.30

※特記なき限り器具・配線・配管は全て撤去とする。

Copyright (C)株式会社エーシー設計 著作権者の許可なく複製、転載、第三者開示等の行為を禁止する。



代表：株式会社エーシーエ設計
一級建築士事務所登録
(長野) M第 77312 号
管理建築士 一級建築士登録
第222107号 湯本桂司

設計者
一級建築士登録
第 307544 号 海瀬務

検査者 湯本桂司

担当 小山

担当 小森

Job No. 24078
工事名

岡谷市川岸学園整備 第2期
(長寿命化大規模改修)
電気設備工事

発行日 2025.09.30
図面名称


C棟3階
弱電設備・幹線動力
(改修前)

縮尺 A1:1/ ,A3:1/

E-127

入札用
25.09.30

※特記なき限り器具・配線・配管は全て撤去とする。

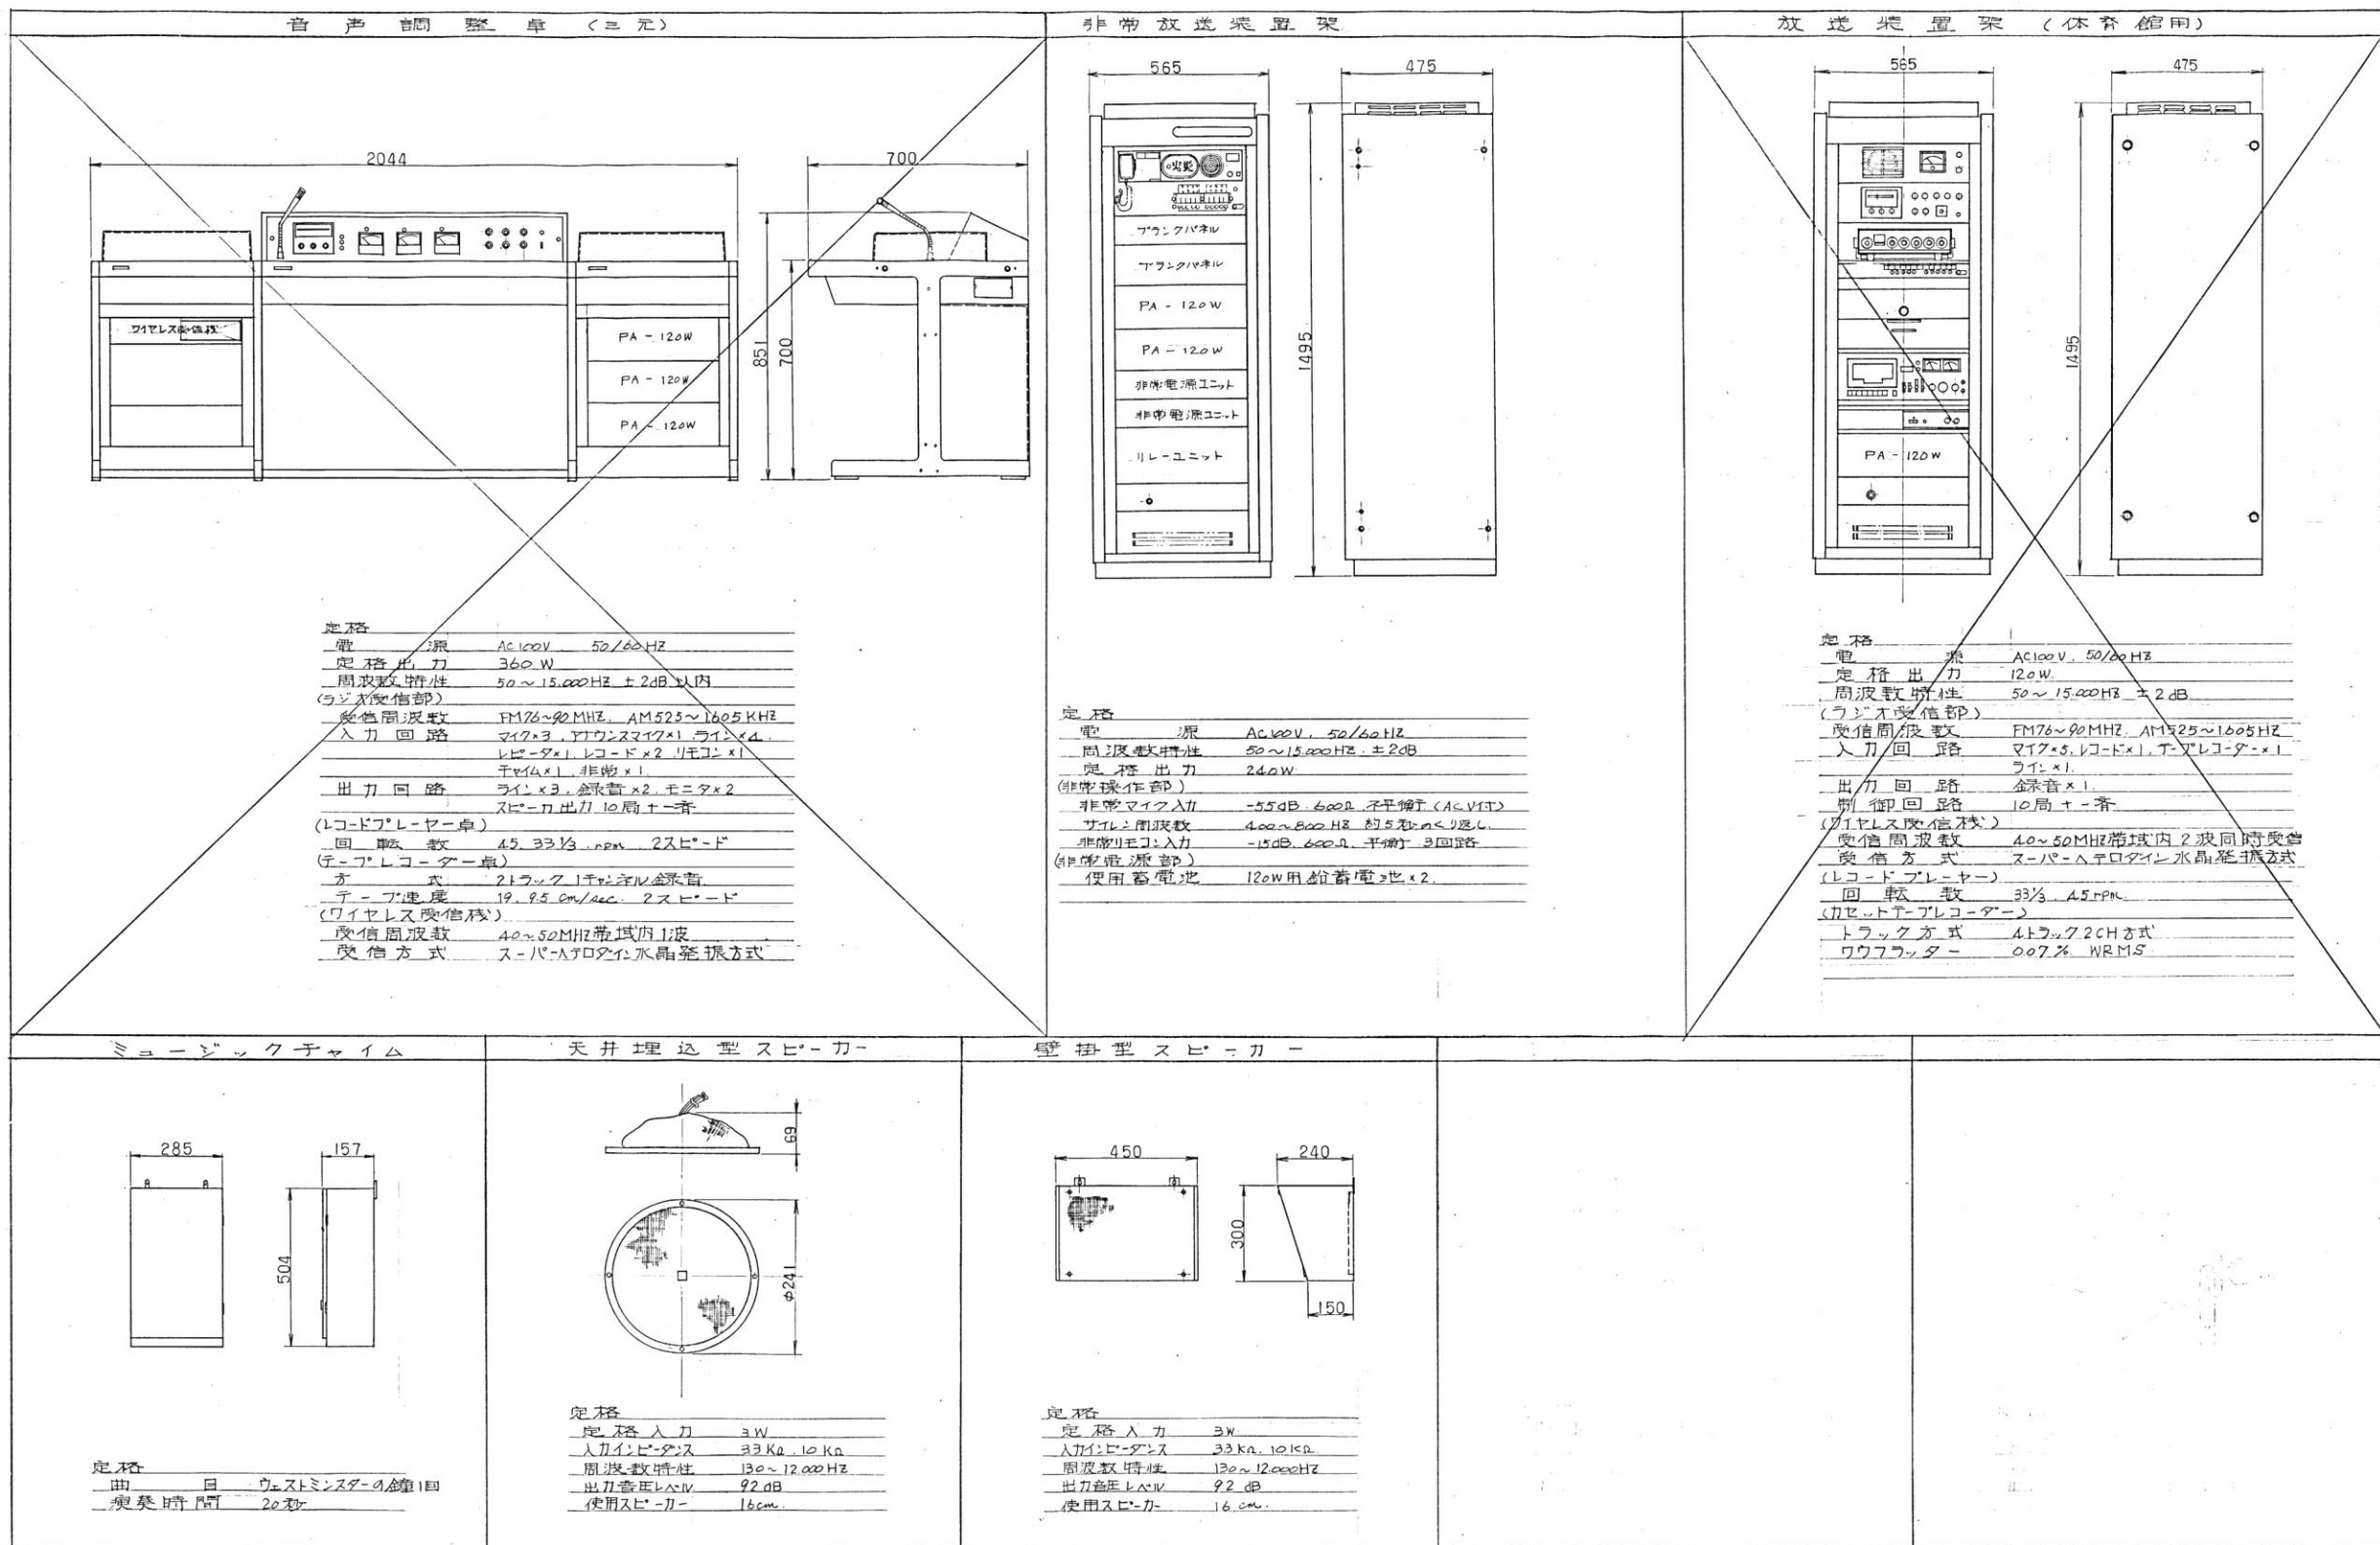

代表：株式会社エーシーエ設計
一級建築士事務所登録
(長野) M第 77312 号

管理建築士 一級建築士登録
第222107号 湯本桂司

設計者
一級建築士登録
第 307544 号 海瀬務

検査者 湯本桂司

担当 小山

担当 小森

Job No. 24078
工事名

岡谷市川岸学園整備 第2期
(長寿命化大規模改修)
電気設備工事


発行日 2025.09.30
図面名称
















弱電機器姿図 (1)
(改修前)

縮尺 A1:1/ A3:1/

E-128 入札用
25.09.30

    ※特記なき限り器具・配線・配管は全て撤去とする。



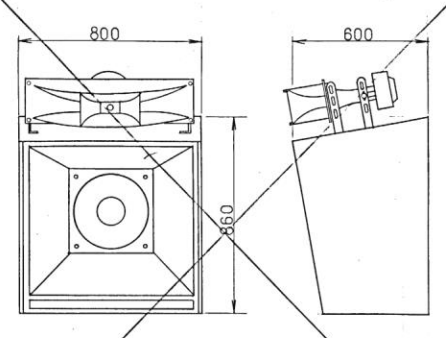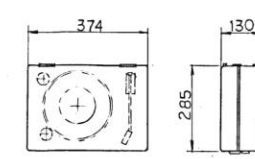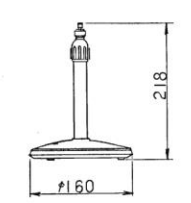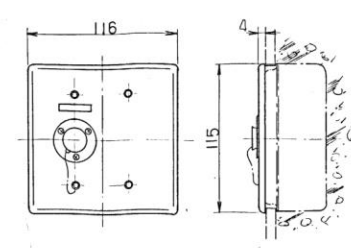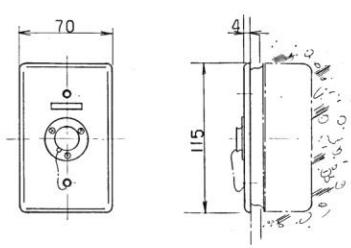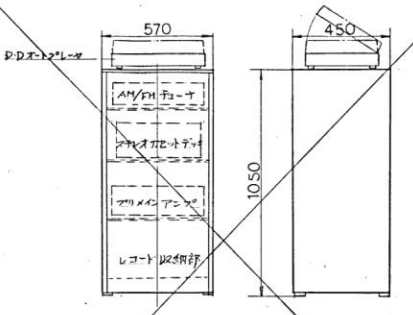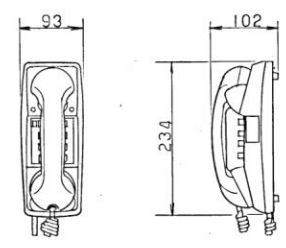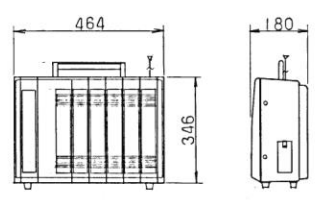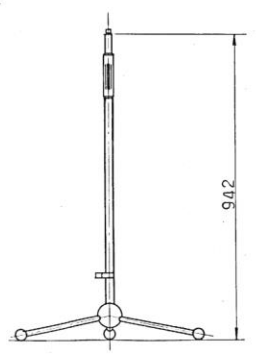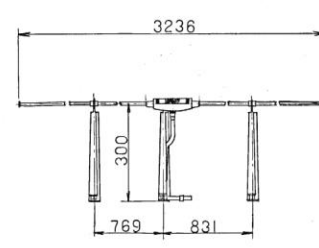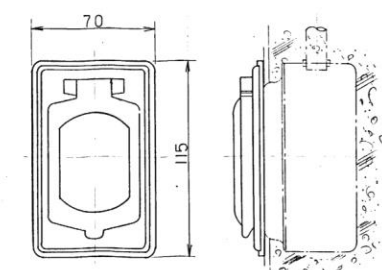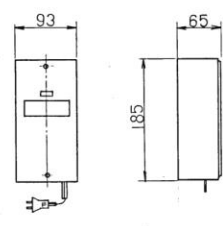メインスピーカー (体育館用)  規格 定格入力 40 (70) W 入力インピーダンス 8Ω 周波数特性 50~15,000 Hz 出力音圧レベル 104 dB	レコードプレーヤー  規格 電源 AC 100V 回転数 33 1/3, 45 rpm (調整可能) カートリッジ セラミック形 (サファイヤ針)	卓上型マイクスタンド 	非常切替プレート  2ヶ用新金属プレート キヤノン 4P x 1 (アンプ式カ用) 非常用 リレー x 1 (DC 24V)	マイクコンセントプレート  1ヶ用新金属プレート キヤノン 3P x 1
卓上型アンプ (視聴覚教室用)  規格 電源 AC 100V 50/60 Hz 定格出力 30 W 周波数特性 100~10,000 Hz ラジオ受信周波数 AM 525~1605 kHz FM 76~90 MHz 入力回路 100% 再生レベラ FET 1A 予備緊急 出力回路 録音出力 (増設) 各 1 回路	単一指向性ダイナミックマイク  規格 感度 -77 dB ± 1 dB 周波数特性 80~10,000 Hz インピーダンス ローインピーダンス	ワイヤレスマイク  規格 受信方式 水晶共振制御方式 使用マイク 指向性マイク x 1 送信機 送信機 x 1 周波数特性 100~2,000 Hz	音楽教室用音響装置  規格 D/D オートプレーヤー 1 台 AM/FM チューナ 1 台 ステレオカセットデッキ 1 台 プリメインアンプ 1 台 ステレオスピーカー 2 台 W=340, H=610, D=285	相互式テレホン  規格 伝言方式 送受器に同時通話 通話路数 フルトラフィック 呼び出音 トランジスタ発振音 呼出音量 80 dB 以上
ワイヤレスアンプ (フレイルーム用)  規格 受信方式 スーパーヘテロダイン水晶 発振方式 発振方式 受信周波数 42.87 MHz 47.27 MHz (同時受信可能) 周波数特性 100 Hz~10 kHz ± 5 dB 以内	床型マイクスタンド 	ワイヤレスアンテナ 	マイクコンセントボックス (防水型)  防水形マイクコンセント キヤノン 3P x 1	相互式テレホン用電源部  規格 入力電圧 AC 100V 出力電圧 DC 12V

代表：株式会社エーシー設計
一級建築士事務所登録
(長野) M 第 77312 号

管理建築士 一級建築士登録
第 222107 号 湯本桂司

設計者
一級建築士登録
第 307544 号 海瀬務

検査者 湯本桂司

担当 小山

担当 小森

Job No. 24078

工事名

岡谷市川岸学園整備 第2期

(長寿命化大規模改修)

電気設備工事

発行日 2025.09.30






図面名称

弱電機器姿図 (3)
(改修前)

縮尺 A1:1/ A3:1/

E-130 入札用
25.09.30

※特記なき限り器具・配線・配管は全て撤去とする。

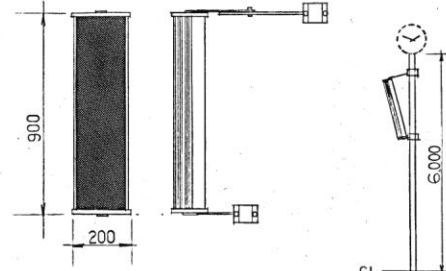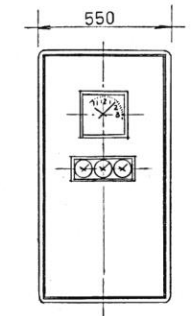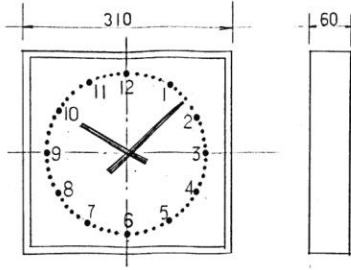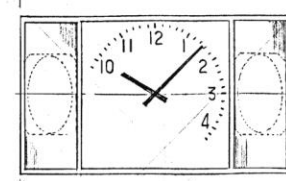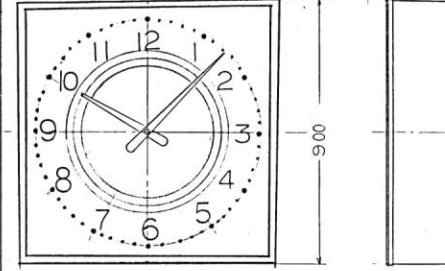マルチシステムスピーカー (屋外用)	親時計	地上子時計	室内子時計	室内子時計
 定格 定格入力 30W 入力インピーダンス 330Ω 670Ω 周波数特性 200~8,000Hz 出力音圧レベル 91dB以上 使用スピーカー (防滴形) 12cm×6	 定格 電圧 AC 100V 出力 3W50 基準周波数 4915.2 KHz 出力信号 DC24V有極30秒単針	 外枠 銅板 指定色仕上 文字板 アルミ白色 文字 黒色 指針 アルミ黒色 動作 DC24V有極30秒単針 兼隔断壁器付	 外枠 銅板 指定色仕上 文字板 アルミ白色 文字 黒色 指針 アルミ黒色 動作 DC24V有極30秒単針	 外枠 銅板 指定色仕上 文字板 アルミ白色 文字 黒色 指針 アルミ黒色 スピーカー 3W50 アッテネタイ
体育館子時計				
 外枠 銅板 指定色仕上 文字板 アルミ白色 文字 黒色 指針 アルミ黒色 動作 DC24V有極30秒単針 強化ガラス				

代表：株式会社エーシー設計
一級建築士事務所登録
(長野) M第 77312 号

管理建築士 一級建築士登録
第222107号 湯本桂司

設計者
一級建築士登録
第 307544 号 海瀬務

検査者 湯本桂司

担当 小山

担当 小森

Job No. 24078
工事名

岡谷市川岸学園整備 第2期
(長寿命化大規模改修)
電気設備工事

発行日 2025.09.30
図面名称


弱電機器姿図 (3)
(改修前)

縮尺 A1:1/ A3:1/

E-131

入札用
25.09.30

※特記なき限り器具・配線・配管は全て撤去とする。

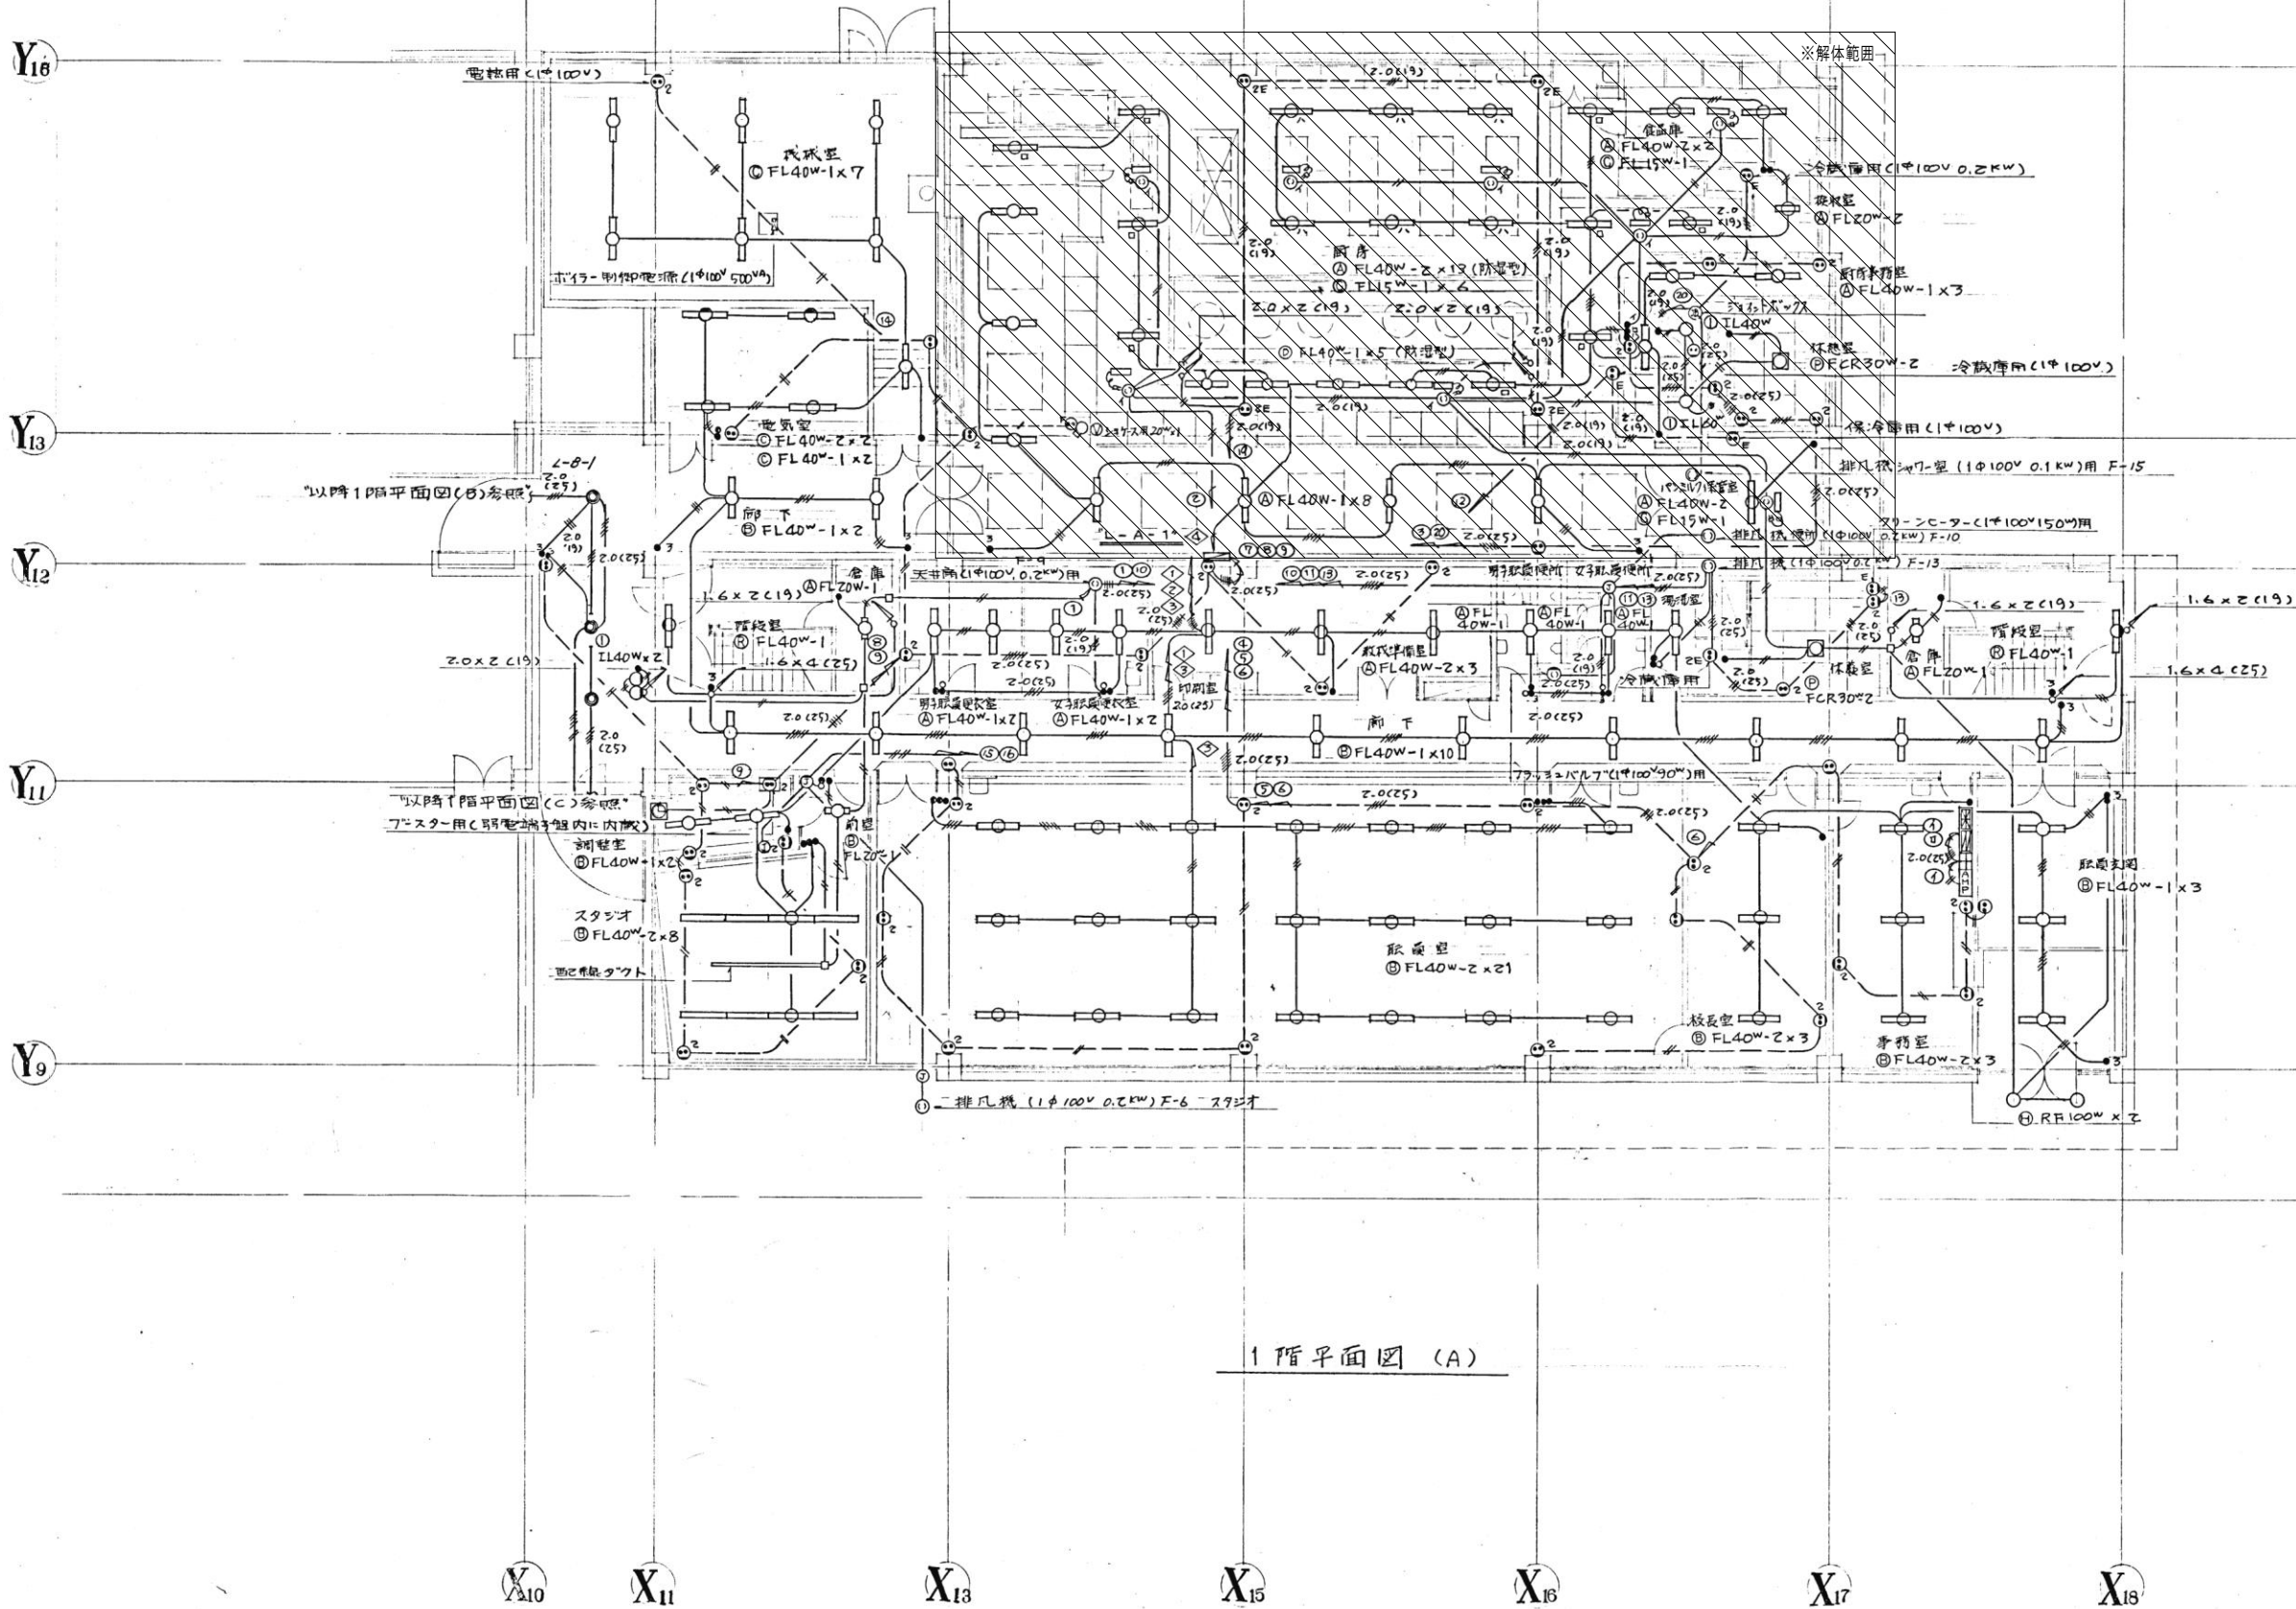

1階平面図 (A)

代表：株式会社エーシーエー設計
一級建築士事務所登録
(長野) M第 77312 号

管理建築士 一級建築士登録
第222107号 湯本桂司

設計者
一級建築士登録
第 307544 号 海瀬務

校査者 湯本桂司

担当 小山

担当 小森

Job No. 24078
工事名

岡谷市川岸学園整備 第2期
(長寿命化大規模改修)
電気設備工事

発行日 2025.09.30

図面名称


A棟1階
電灯コンセント設備
(改修前)

縮尺 A1:1/ ,A3:1/

E-132

入札用
25.09.30

※厨房解体は、建築に合わせた期間とする。
※特記なき限り器具・配線・配管は全て撤去とする。

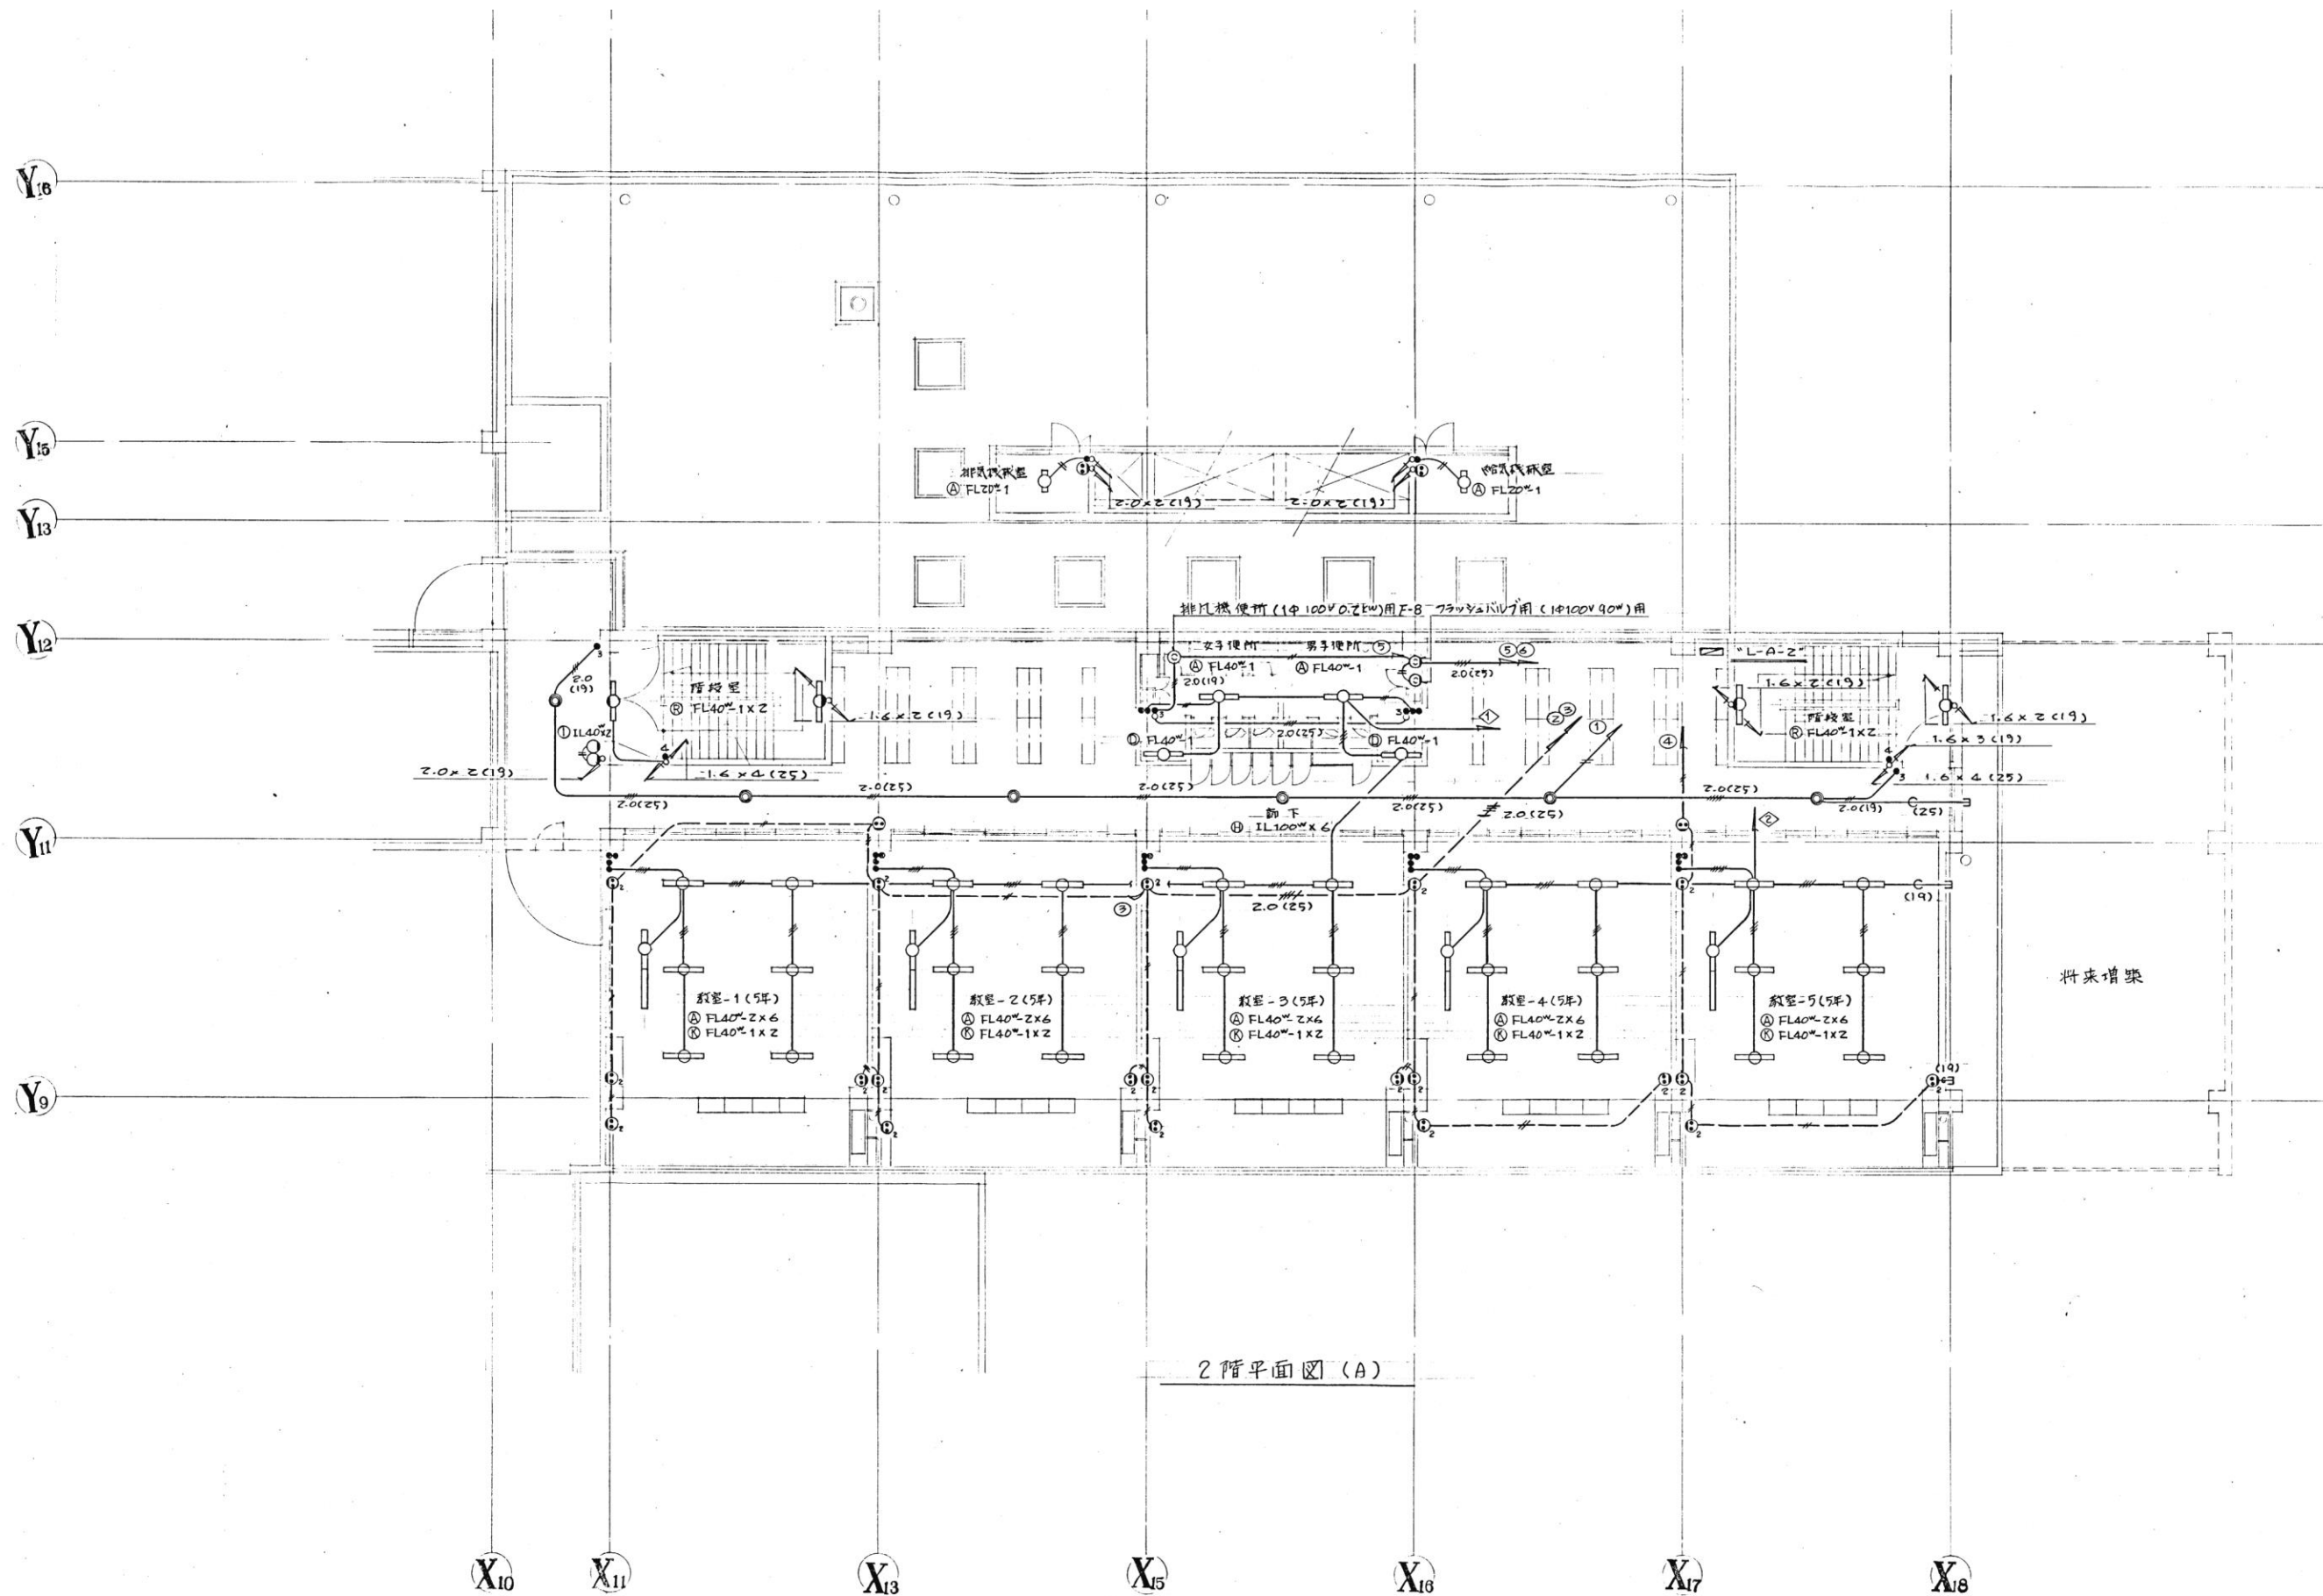

2階平面図 (A)

代表：株式会社エーシーエー設計
一級建築士事務所登録
(長野) M第 77312 号
管理建築士 一級建築士登録
第222107号 湯本桂司

設計者
一級建築士登録
第 307544 号 海瀬務

校査者 湯本桂司

担当 小山

担当 小森

Job No. 24078

工事名

岡谷市川岸学園整備 第2期
(長寿命化大規模改修)
電気設備工事

発行日 2025.09.30

図面名称

A棟2階
電灯コンセント設備
(改修前)

縮尺 A1:1/ ,A3:1/

E-133 入札用
25.09.30

※特記なき限り器具・配線・配管は全て撤去とする。

代表：株式会社エーシーエー設計
一級建築士事務所登録
(長野) M第 77312 号

管理建築士 一級建築士登録
第222107号 湯本桂司

設計者
一級建築士登録
第 307544 号 海瀬務

検査者 湯本桂司

担当 小山

担当 小森

Job No. 24078
工事名

岡谷市川岸学園整備 第2期
(長寿命化大規模改修)
電気設備工事

発行日 2025.09.30

図面名称


A棟3階
電灯コンセント設備
(改修前)


縮尺 A1:1/ ,A3:1/

E-134 入札用
25.09.30

※特記なき限り器具・配線・配管は全て撤去とする。

Copyright (C)株式会社エーシーエー設計 著作権者の許可なく複製、転載、第三者開示等の行為を禁止する。

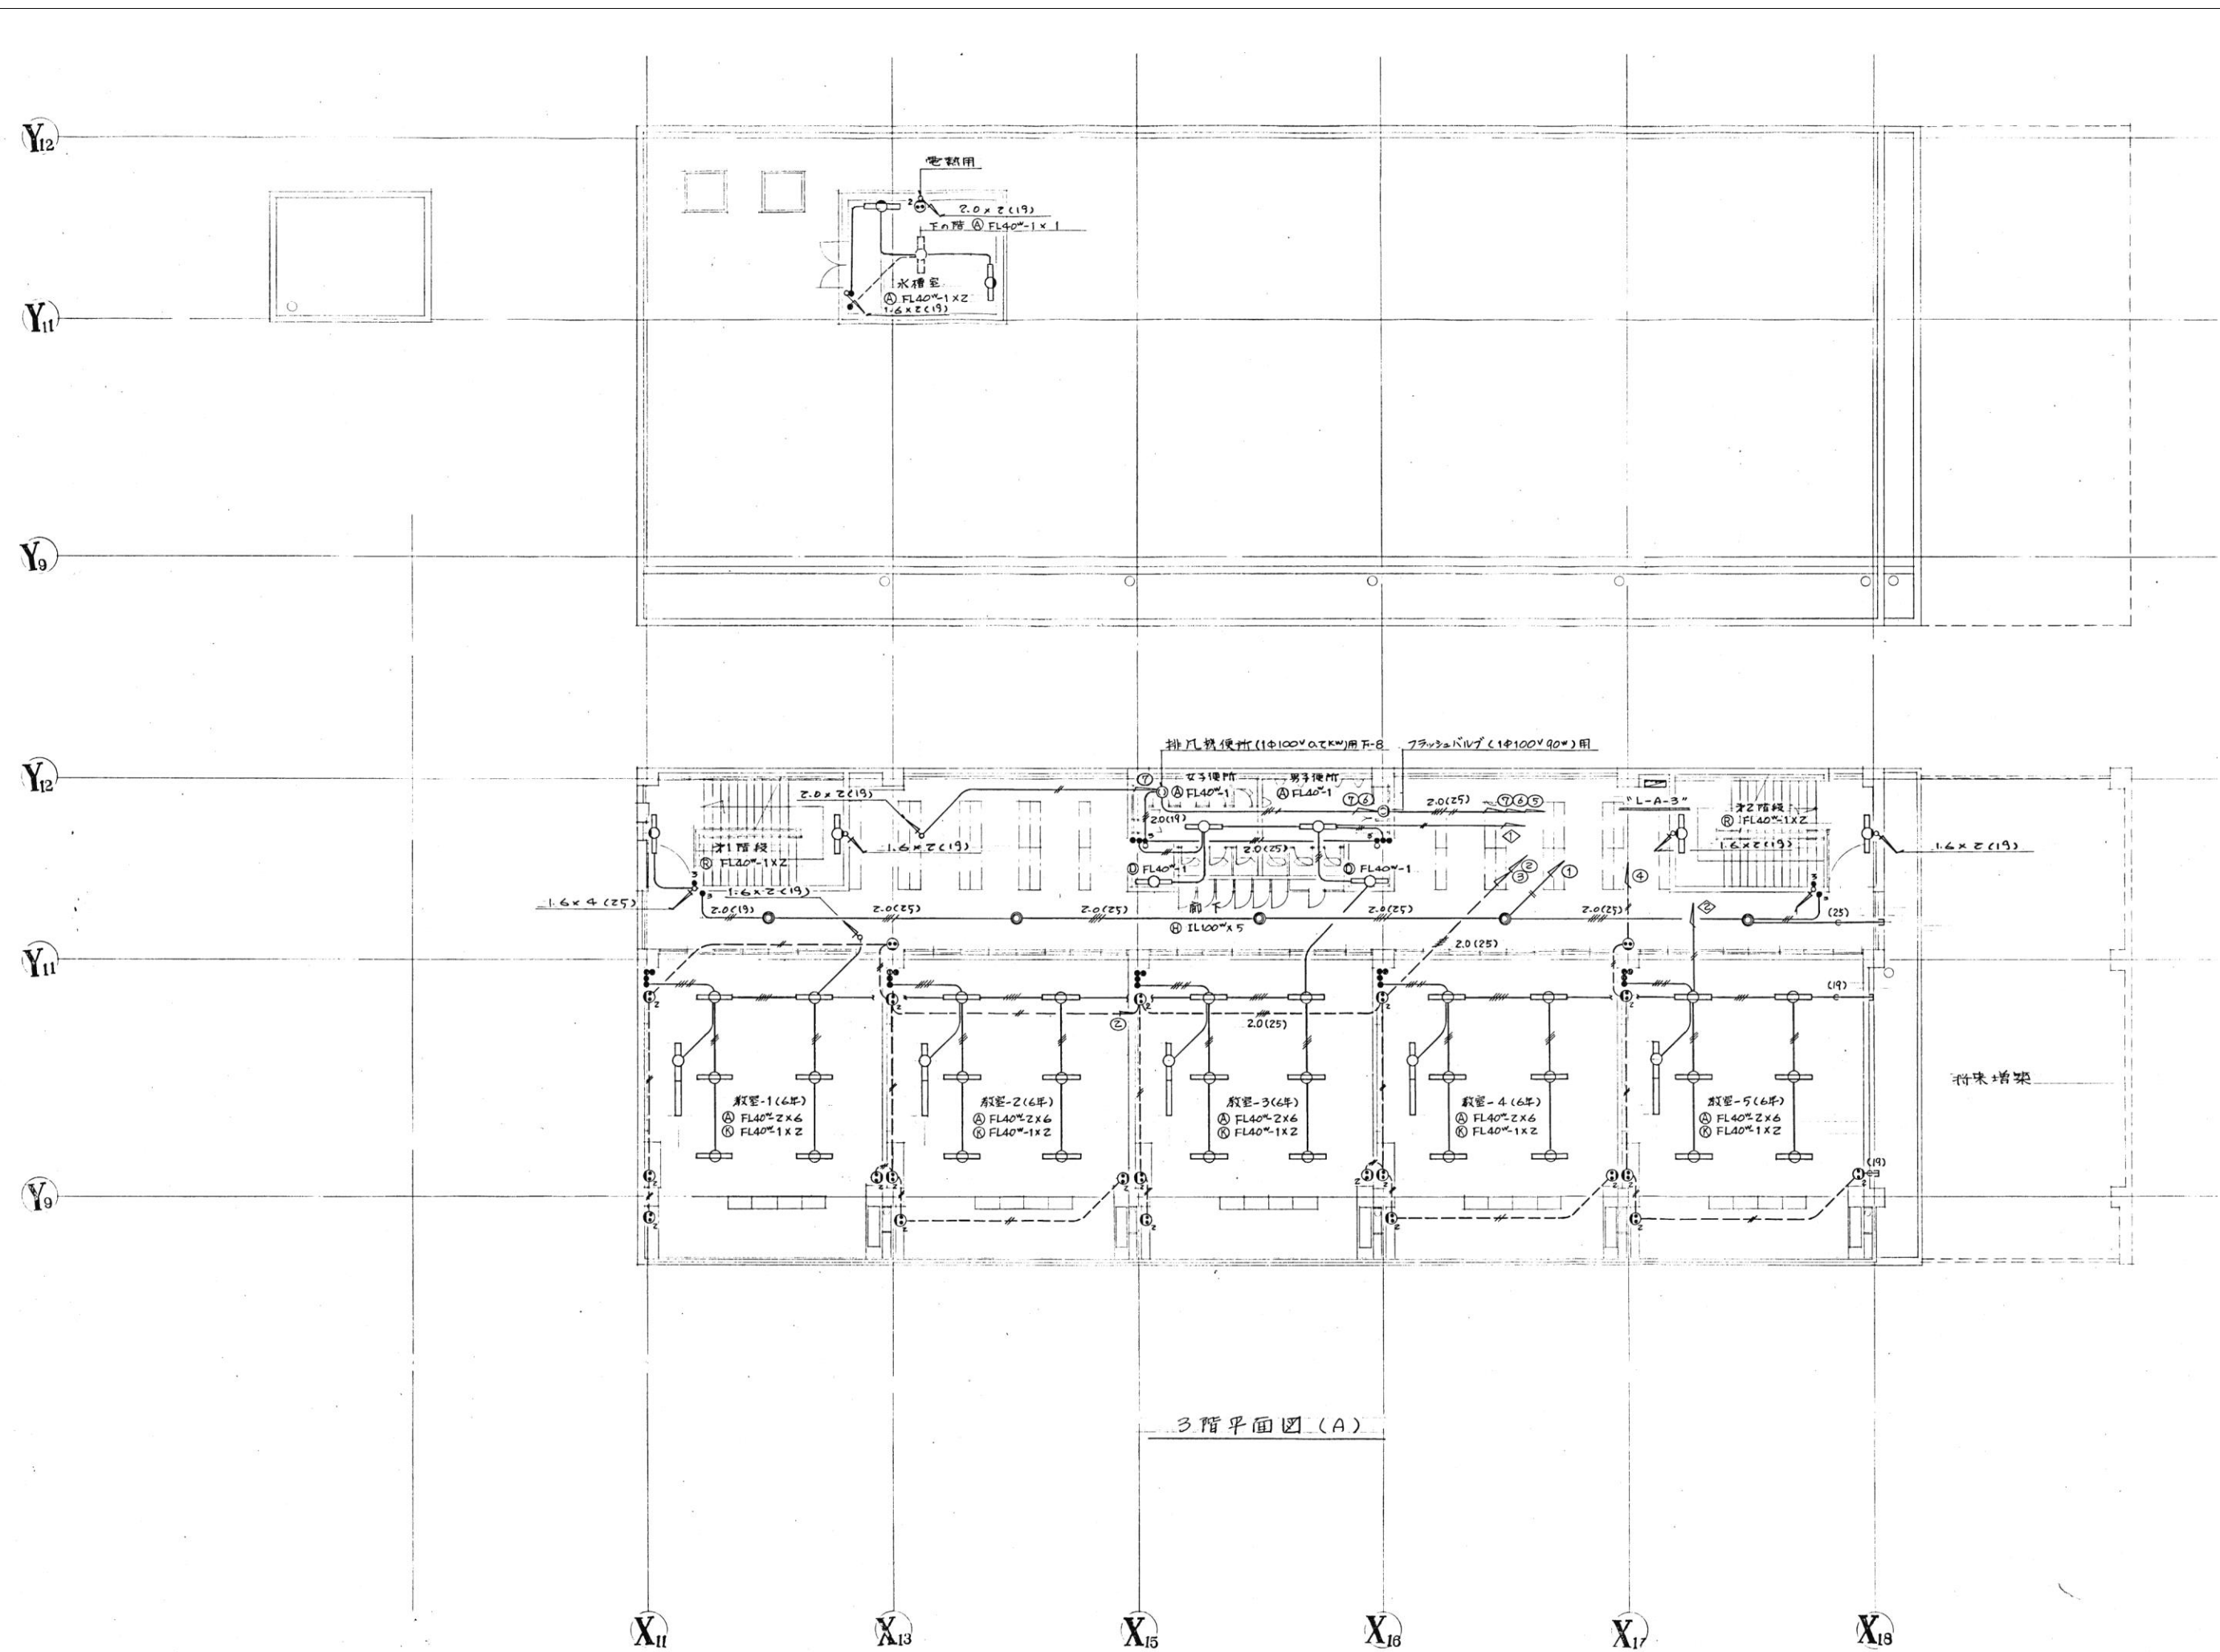

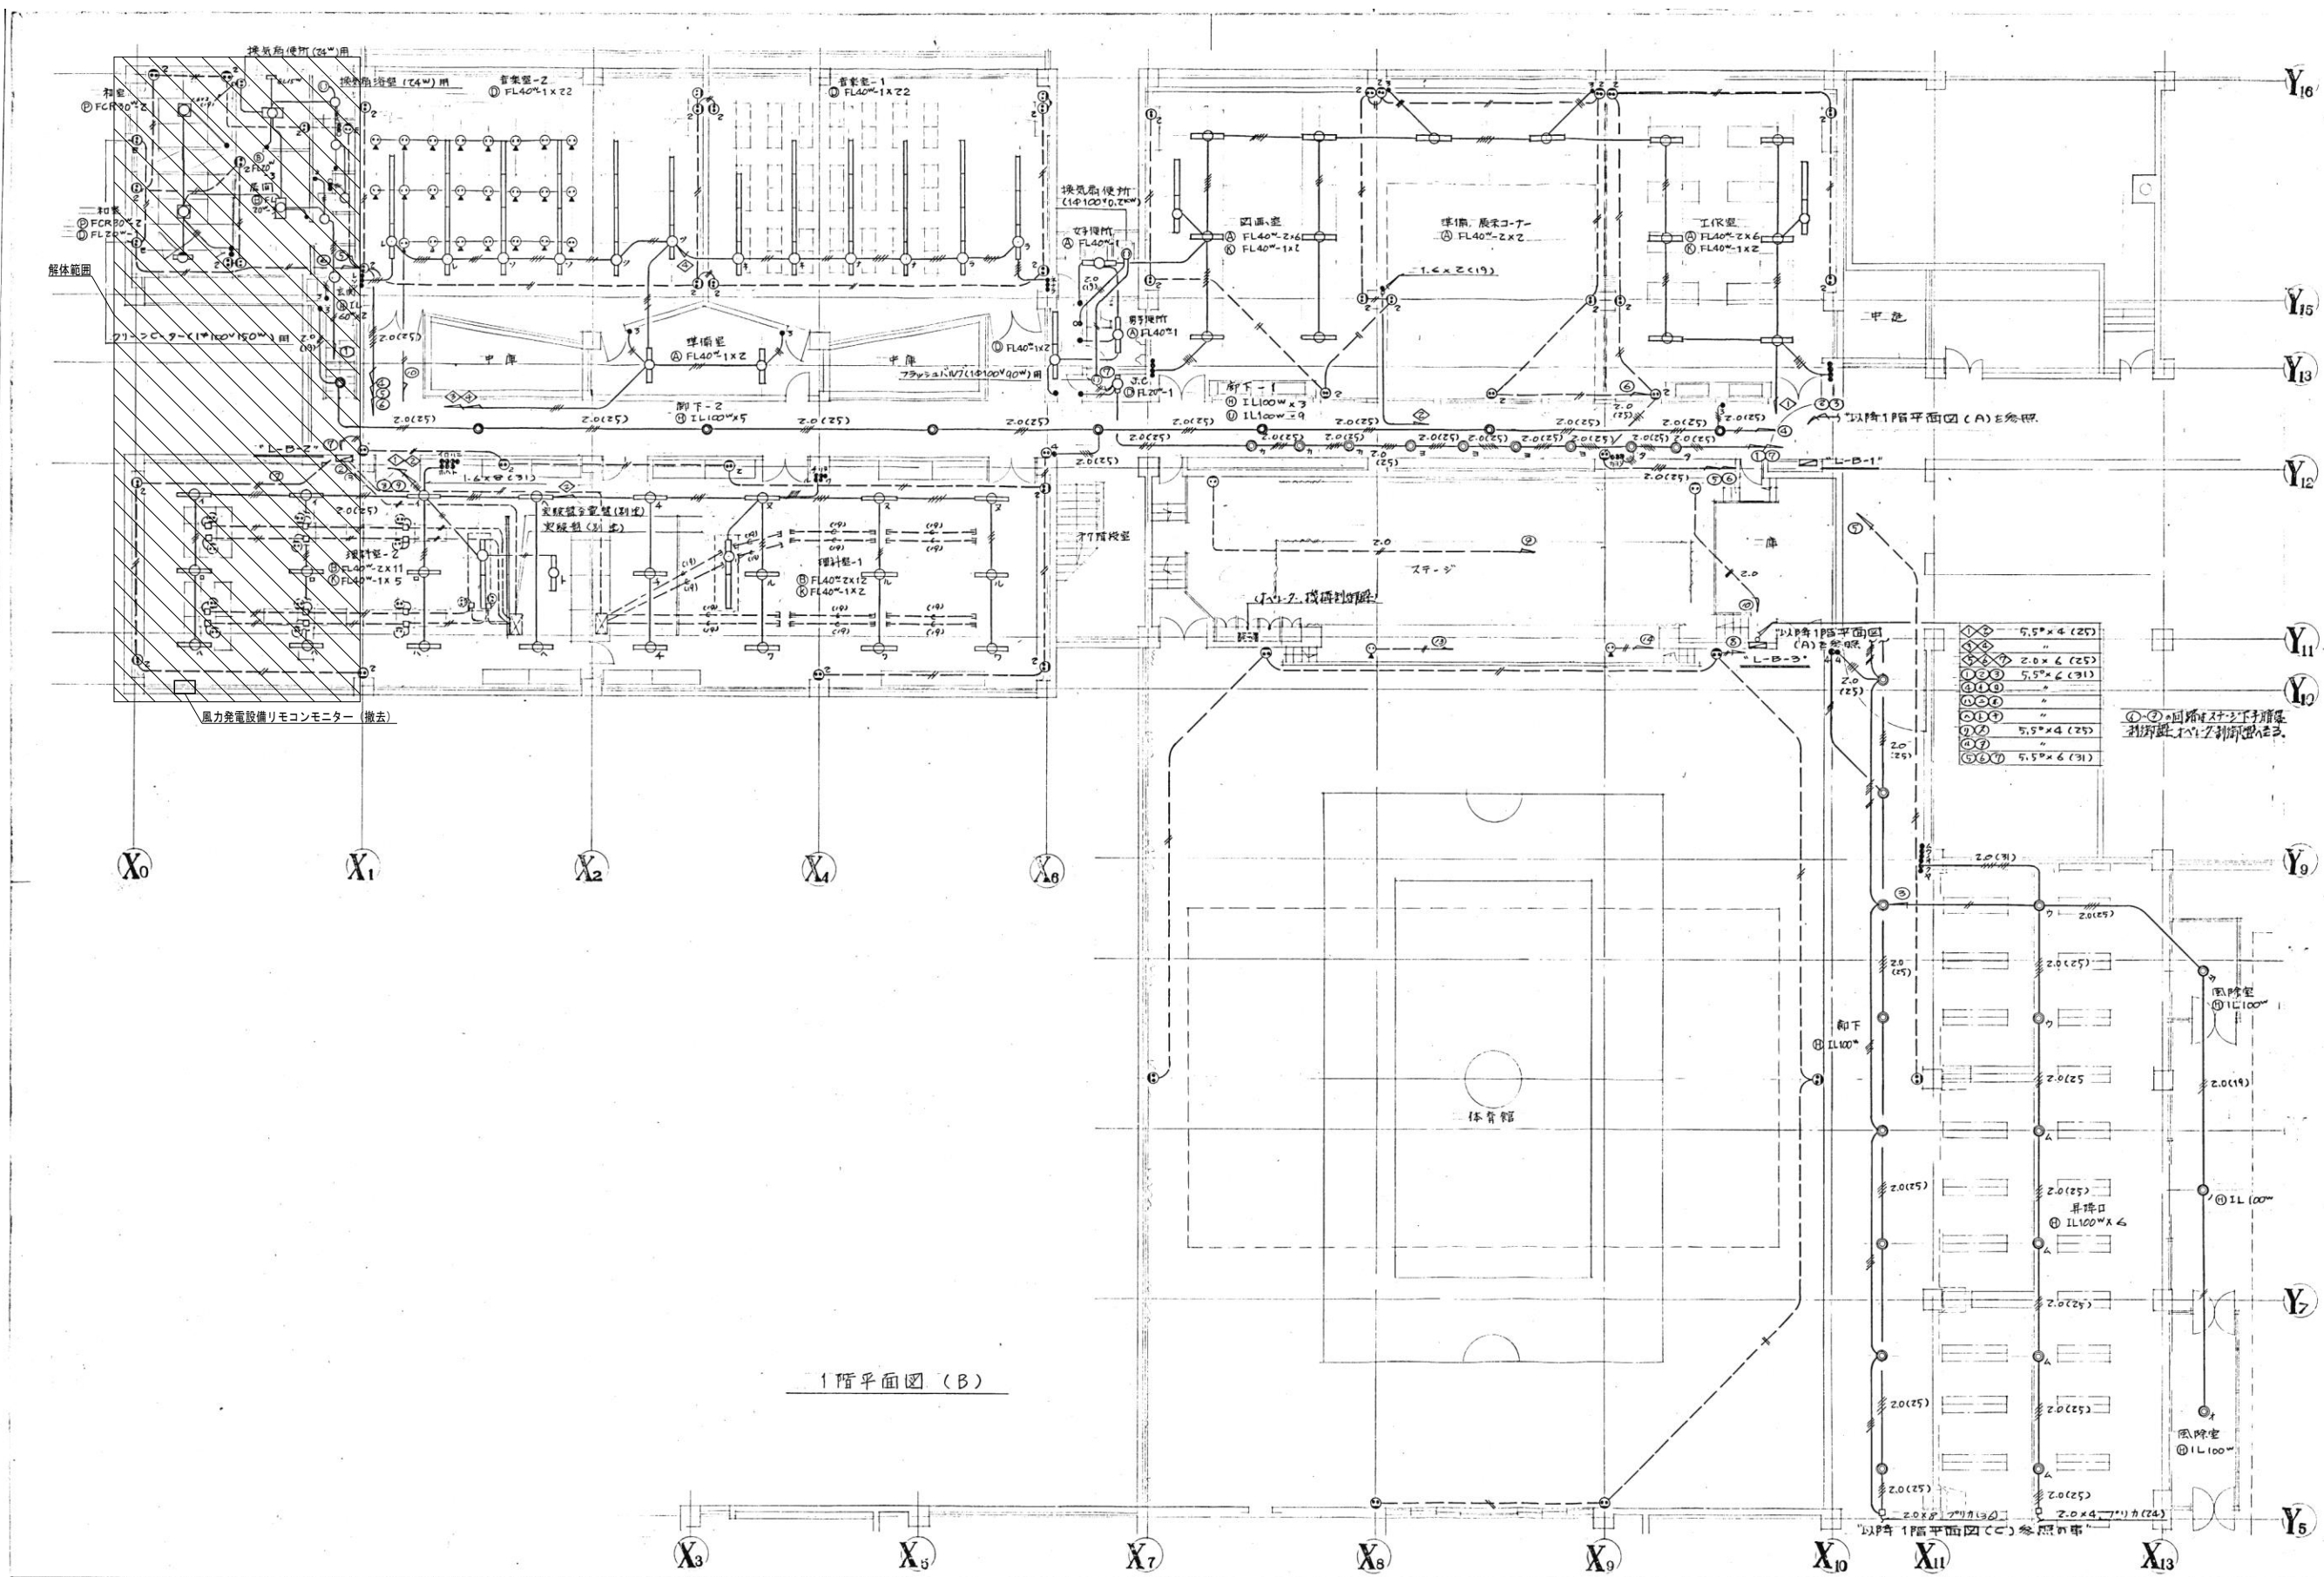

1階平面図 (B)


代表：株式会社エー・シー・エー設計
一級建築士事務所登録
(長野) M第 77312 号
管理建築士 一級建築士登録
第222107号 湯本桂司
設計者
一級建築士登録
第 307544 号 海瀬務
校査者 湯本桂司
担当 小山
担当 小森

Job No. 24078
工事名
岡谷市川岸学園整備 第2期
(長寿命化大規模改修)
電気設備工事
発行日 2025.09.30
図面名称

B棟1階
電灯コンセント設備
(改修前)

縮尺 A1:1/ ,A3:1/

※特記なき限り器具・配線・配管は全て撤去とする。

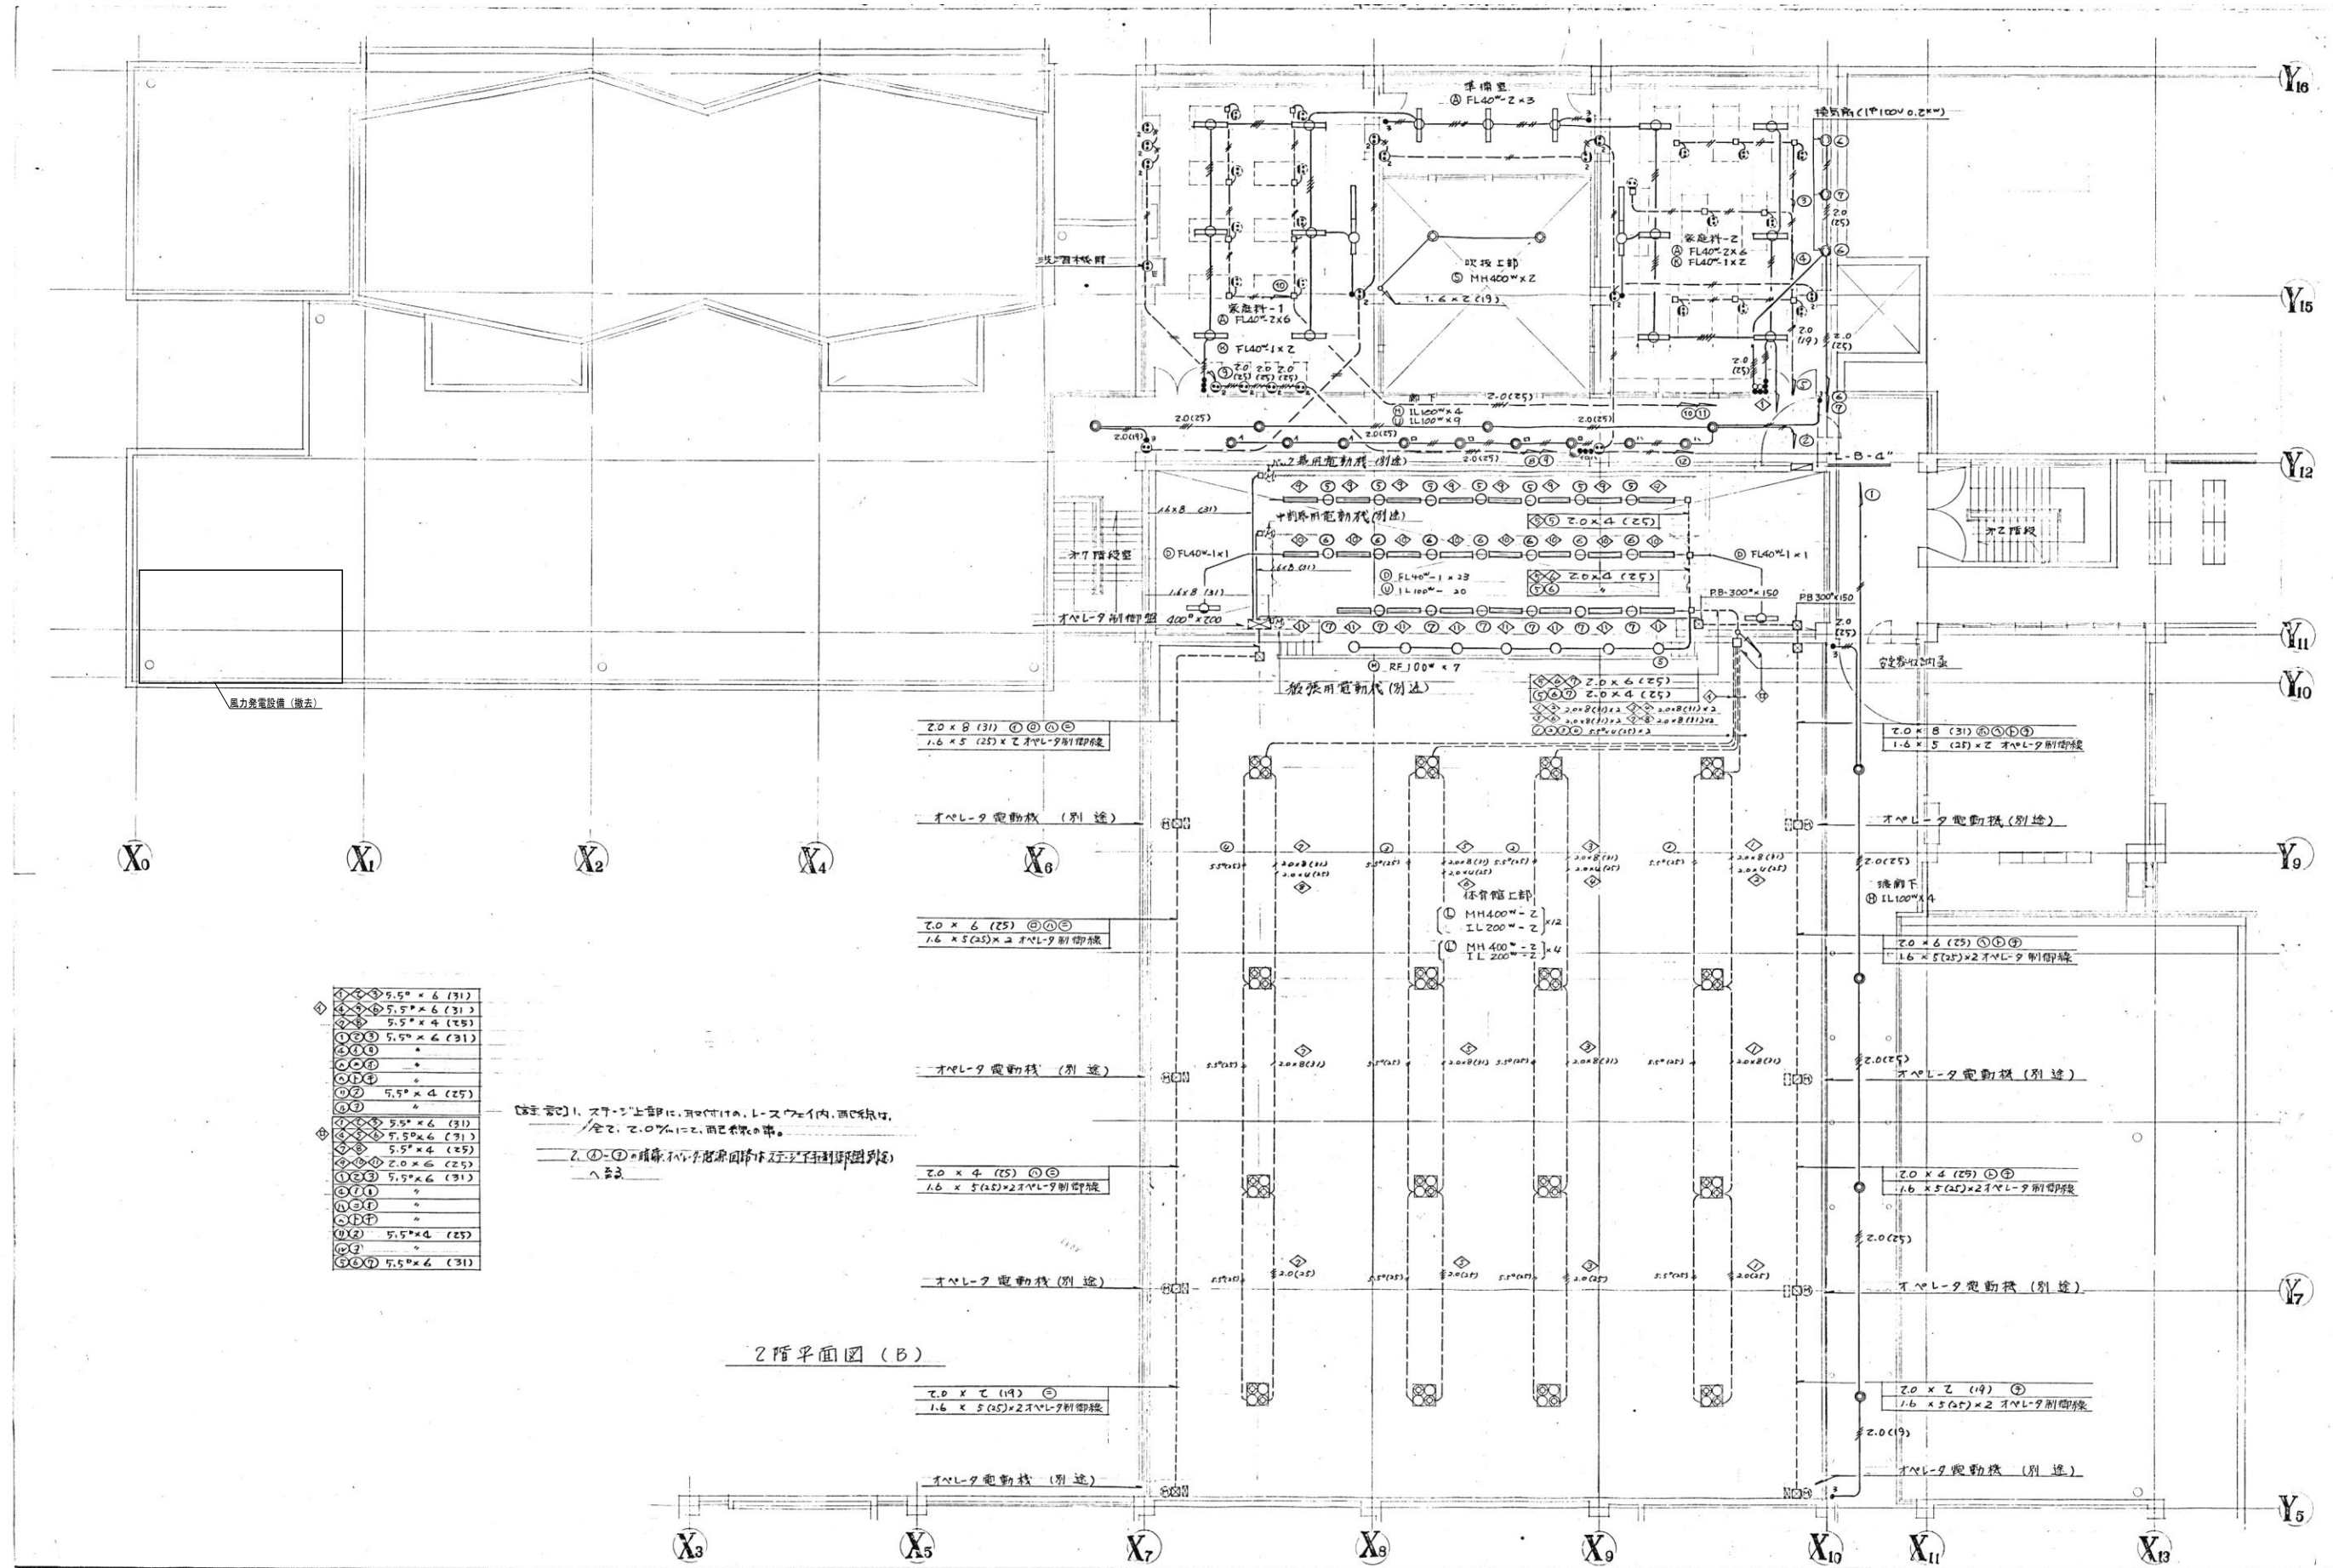


①	5.5" x 4 (31)
②	5.5" x 4 (31)
③	5.5" x 4 (31)
④	5.5" x 4 (31)
⑤	5.5" x 4 (31)
⑥	5.5" x 4 (31)
⑦	5.5" x 4 (31)
⑧	5.5" x 4 (31)
⑨	5.5" x 4 (31)
⑩	5.5" x 4 (31)
⑪	5.5" x 4 (31)
⑫	5.5" x 4 (31)
⑬	5.5" x 4 (31)
⑭	5.5" x 4 (31)
⑮	5.5" x 4 (31)
⑯	5.5" x 4 (31)
⑰	5.5" x 4 (31)
⑱	5.5" x 4 (31)
⑲	5.5" x 4 (31)
⑳	5.5" x 4 (31)
㉑	5.5" x 4 (31)
㉒	5.5" x 4 (31)
㉓	5.5" x 4 (31)
㉔	5.5" x 4 (31)
㉕	5.5" x 4 (31)
㉖	5.5" x 4 (31)
㉗	5.5" x 4 (31)
㉘	5.5" x 4 (31)
㉙	5.5" x 4 (31)
㉚	5.5" x 4 (31)
㉛	5.5" x 4 (31)
㉜	5.5" x 4 (31)
㉝	5.5" x 4 (31)
㉞	5.5" x 4 (31)
㉟	5.5" x 4 (31)
㊱	5.5" x 4 (31)
㊲	5.5" x 4 (31)
㊳	5.5" x 4 (31)
㊴	5.5" x 4 (31)
㊵	5.5" x 4 (31)
㊶	5.5" x 4 (31)
㊷	5.5" x 4 (31)
㊸	5.5" x 4 (31)
㊹	5.5" x 4 (31)
㊺	5.5" x 4 (31)
㊻	5.5" x 4 (31)
㊼	5.5" x 4 (31)
㊽	5.5" x 4 (31)
㊾	5.5" x 4 (31)
㊿	5.5" x 4 (31)

【注】①、②、③、④、⑤、⑥、⑦、⑧、⑨、⑩、⑪、⑫、⑬、⑭、⑮、⑯、⑰、⑱、⑲、⑳、㉑、㉒、㉓、㉔、㉕、㉖、㉗、㉘、㉙、㉚、㉛、㉜、㉝、㉞、㉟、㊱、㊲、㊳、㊴、㊵、㊶、㊷、㊸、㊹、㊺、㊻、㊼、㊽、㊾、㊿は、すべて、2.0" x 4 (25) x 2 オペレータ制御機。

2階平面図 (B)

代表：株式会社エーシー設計
一級建築士事務所登録
(長野) M第 77312 号
管理建築士 一級建築士登録
第 222107 号 湯本桂司
設計者
一級建築士登録
第 307544 号 海瀬務
校査者 湯本桂司
担当 小山
担当 小森

Job No. 24078
工事名
岡谷市川岸学園整備 第2期
(長寿命化大規模改修)
電気設備工事
発行日 2025.09.30
図面名称
B棟2階
電灯コンセント設備
(改修前)

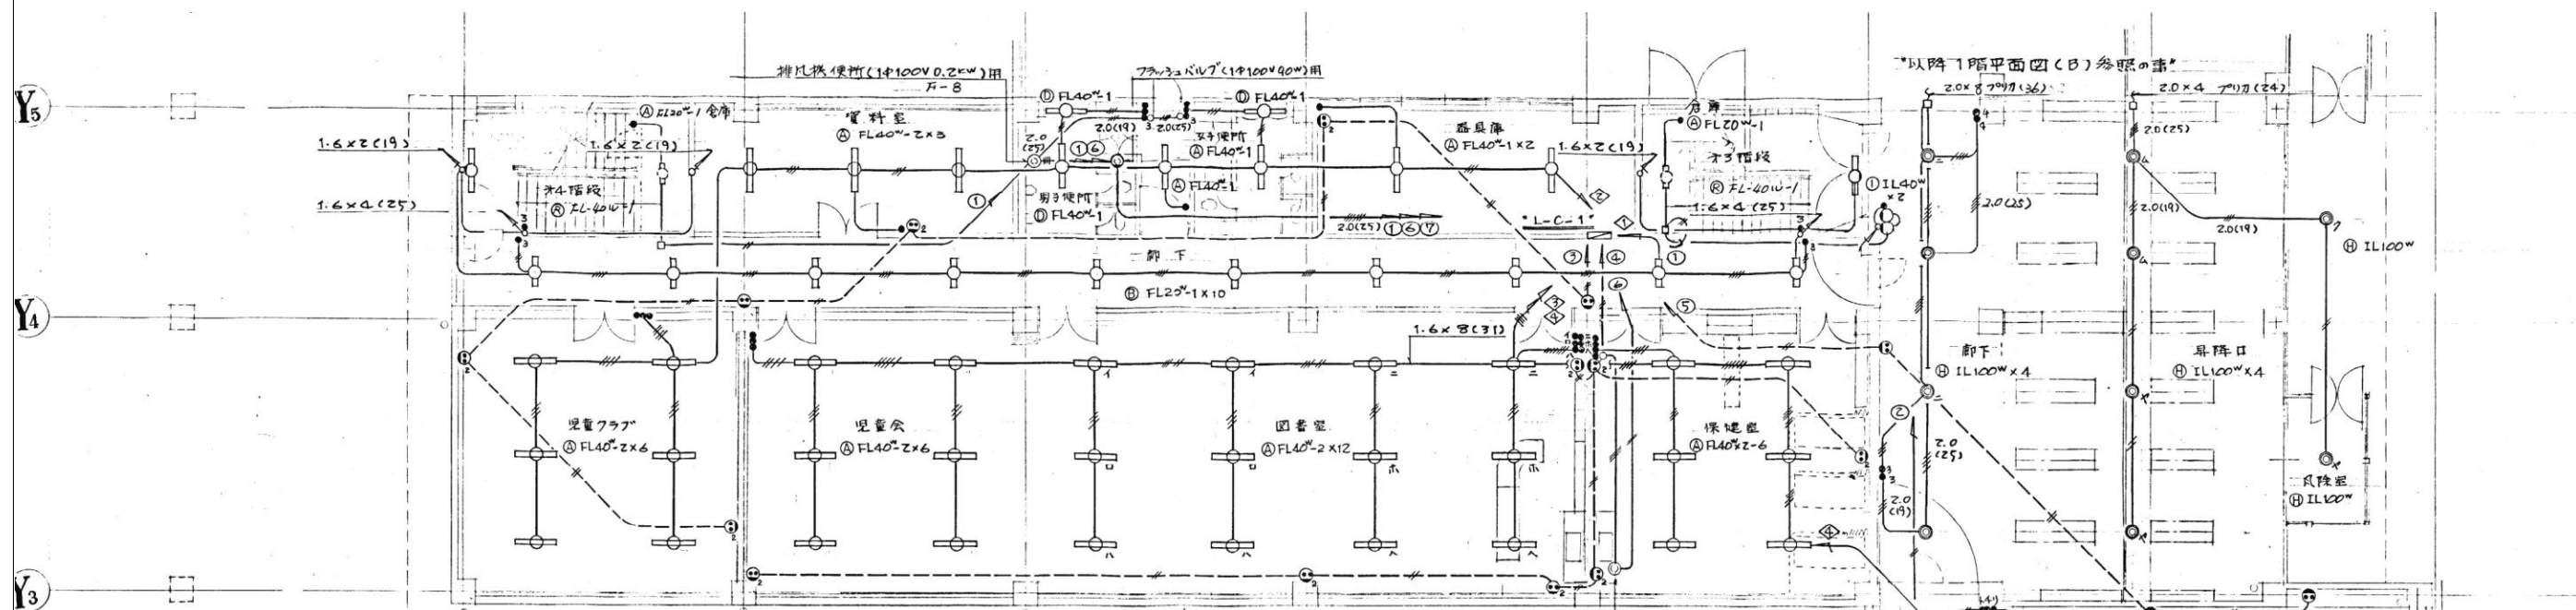

代表：株式会社エーシーエ設計
一級建築士事務所登録
(長野) M第 77312 号

管理建築士 一級建築士登録
第222107号 湯本桂司

設計者
一級建築士登録
第 307544 号 海瀬務

校査者 湯本桂司

担当 小山

担当 小森

Job No. 24078
工事名

岡谷市川岸学園整備 第2期
(長寿命化大規模改修)
電気設備工事

発行日 2025.09.30


図面名称

C棟1階
電灯コンセント設備
(改修前)

縮尺 A1:1/ ,A3:1/

※特記なき限り器具・配線・配管は全て撤去とする。

E-137
入札用
25.09.30

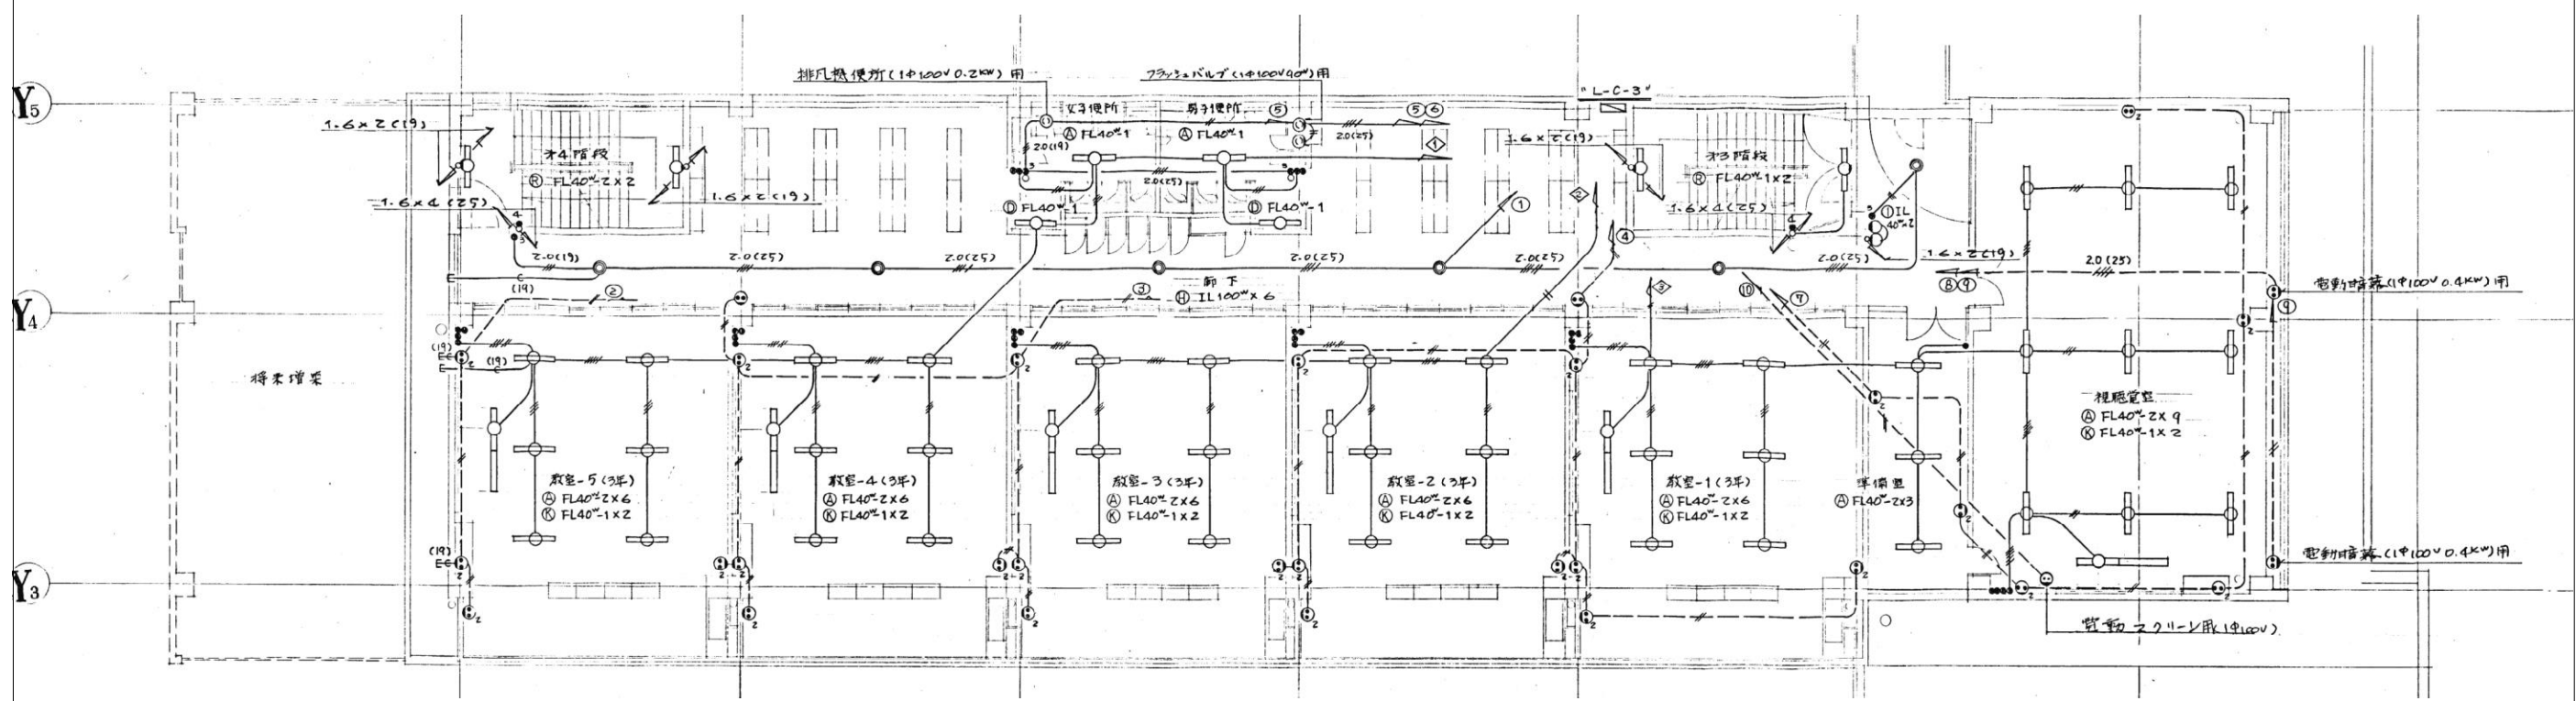

代表：株式会社エーシー設計
一級建築士事務所登録
(長野) M第 77312 号
管理建築士 一級建築士登録
第222107号 湯本桂司

設計者
一級建築士登録
第 307544 号 海瀬務

校査者 湯本桂司

担当 小山

担当 小森

Job No. 24078
工事名

岡谷市川岸学園整備 第2期
(長寿命化大規模改修)
電気設備工事

発行日 2025.09.30
図面名称

C棟2階
電灯コンセント設備
(改修前)

縮尺 A1:1/ ,A3:1/

※特記なき限り器具・配線・配管は全て撤去とする。

E-138
入札用
25.09.30



管理建築士 一級建築士登録
第222107号 湯本桂司

検査者 湯本桂司

拍当 小山

担当 小森

Job No.	24078
---------	-------

岡谷市川岸学園整備 第2期
(長寿命化大規模改修)
電気設備工事

発行日	2025.09.30
-----	------------

C棟3階
電灯コンセント設備
(改修前)

縮尺	A1:1/	,A3:1/
----	-------	--------

E-139

※特記なき限り器具・配線・配管は全て撤去とする。

① 直付型 蛍光灯 FL 40w×1. FL 40w×2.	② 埋込型 蛍光灯 FL 40w×1. FL 40w×2.	③ 蛍光灯 パイプ吊り FL 40w×1. FL 40w×2.	④ 直付型 蛍光灯 FL 40w×1. FL 20w×1.	⑤ 埋込型 蛍光灯 FL 40w×2×2.	⑥ ミラーライト FL 40w×1. FL 20w×1.	⑦ 殺菌灯 GL 15w×1.
⑧ 埋込型 白熱灯 RF 100w×1.	⑨ 直付型 白熱灯 WBL 100w×1. WBL 60w×1.	⑩ 直付型 白熱灯 RF 100w×1.	⑪ 黒板灯 FL 40w×1×2.	⑬ MF400w×2 + RF 200w×2 900×900×450 (参考) (注: スピーカ組込型は⑬と⑬)	⑭ 埋込型 白熱灯 ハロゲン 100w×1.	
⑮ 投光器 RF 100w×1.	⑯ 蛍光灯 表板灯 FL 40w×1.	⑰ 蛍光灯 直付 FL 20w×4.	⑱ ポールライト IL 100w×4.	⑲ コーナーライト FL 40w×1.	⑳ マルチハロゲン灯 MH 400w×1.	㉑ ボーダーライト IL 100w×9.
㉒ スポットライト RF 100w×1.	㉓ 直付型 蛍光灯 FL 20w×1 (ジョ-ケス用)					

照明器具仕様

1. 蛍光灯 40w以上は電力率型ラビッドスタート方式、30w以下は低電力率グロースタート方式とする。
2. 本図は参考図とし、器具の決定は製作承認図を提出し、関係者の承認を得て製作するものとする。

代表：株式会社エーシー設計
一級建築士事務所登録
(長野) M第 77312 号

管理建築士 一級建築士登録
第222107号 湯本桂司

設計者
一級建築士登録
第 307544 号 海瀬務

検査者 湯本桂司

担当 小山

担当 小森

Job No. 24078
工事名



岡谷市川岸学園整備 第2期
(長寿命化大規模改修)
電気設備工事

発行日 2025.09.30
図面名称

照明器具姿図
(改修前)

縮尺 A1:1/ ,A3:1/

  ※特記なき限り器具・配線・配管は全て撤去とする。



注意

1. 持記的之配置配保口下記のと。

(1) 火報 $\xrightarrow{1.2 \times 2 (1.9)}$ $\xrightarrow{1.2 \times 4 (1.9)}$

(2) 防P $\xrightarrow{1.2 \times 2.7 (1.9)}$ $\xrightarrow{1.4 \times 1.6 \times 3 (1.9)}$
感熱板 $\xrightarrow{1.2 \times 2 (1.9)}$

2. 複合型受信機 (自立型式) 以表示持記口下記のと。

火報 火災 34、干預子
水、水電源 / 水、水起動 / 水、水消滅水。


防P (1.4 x 2.7) - 作動 1.9 干預 1

3. 受信機、則表機、可相互呼出と出ると車 (則表機、受信機、
受信機組込)

担当 小森

F-141

Copyright (C)株式会社エーシーエ設計 著作権者の許可なく複製、転載、第三者開示等の行為を禁止する。

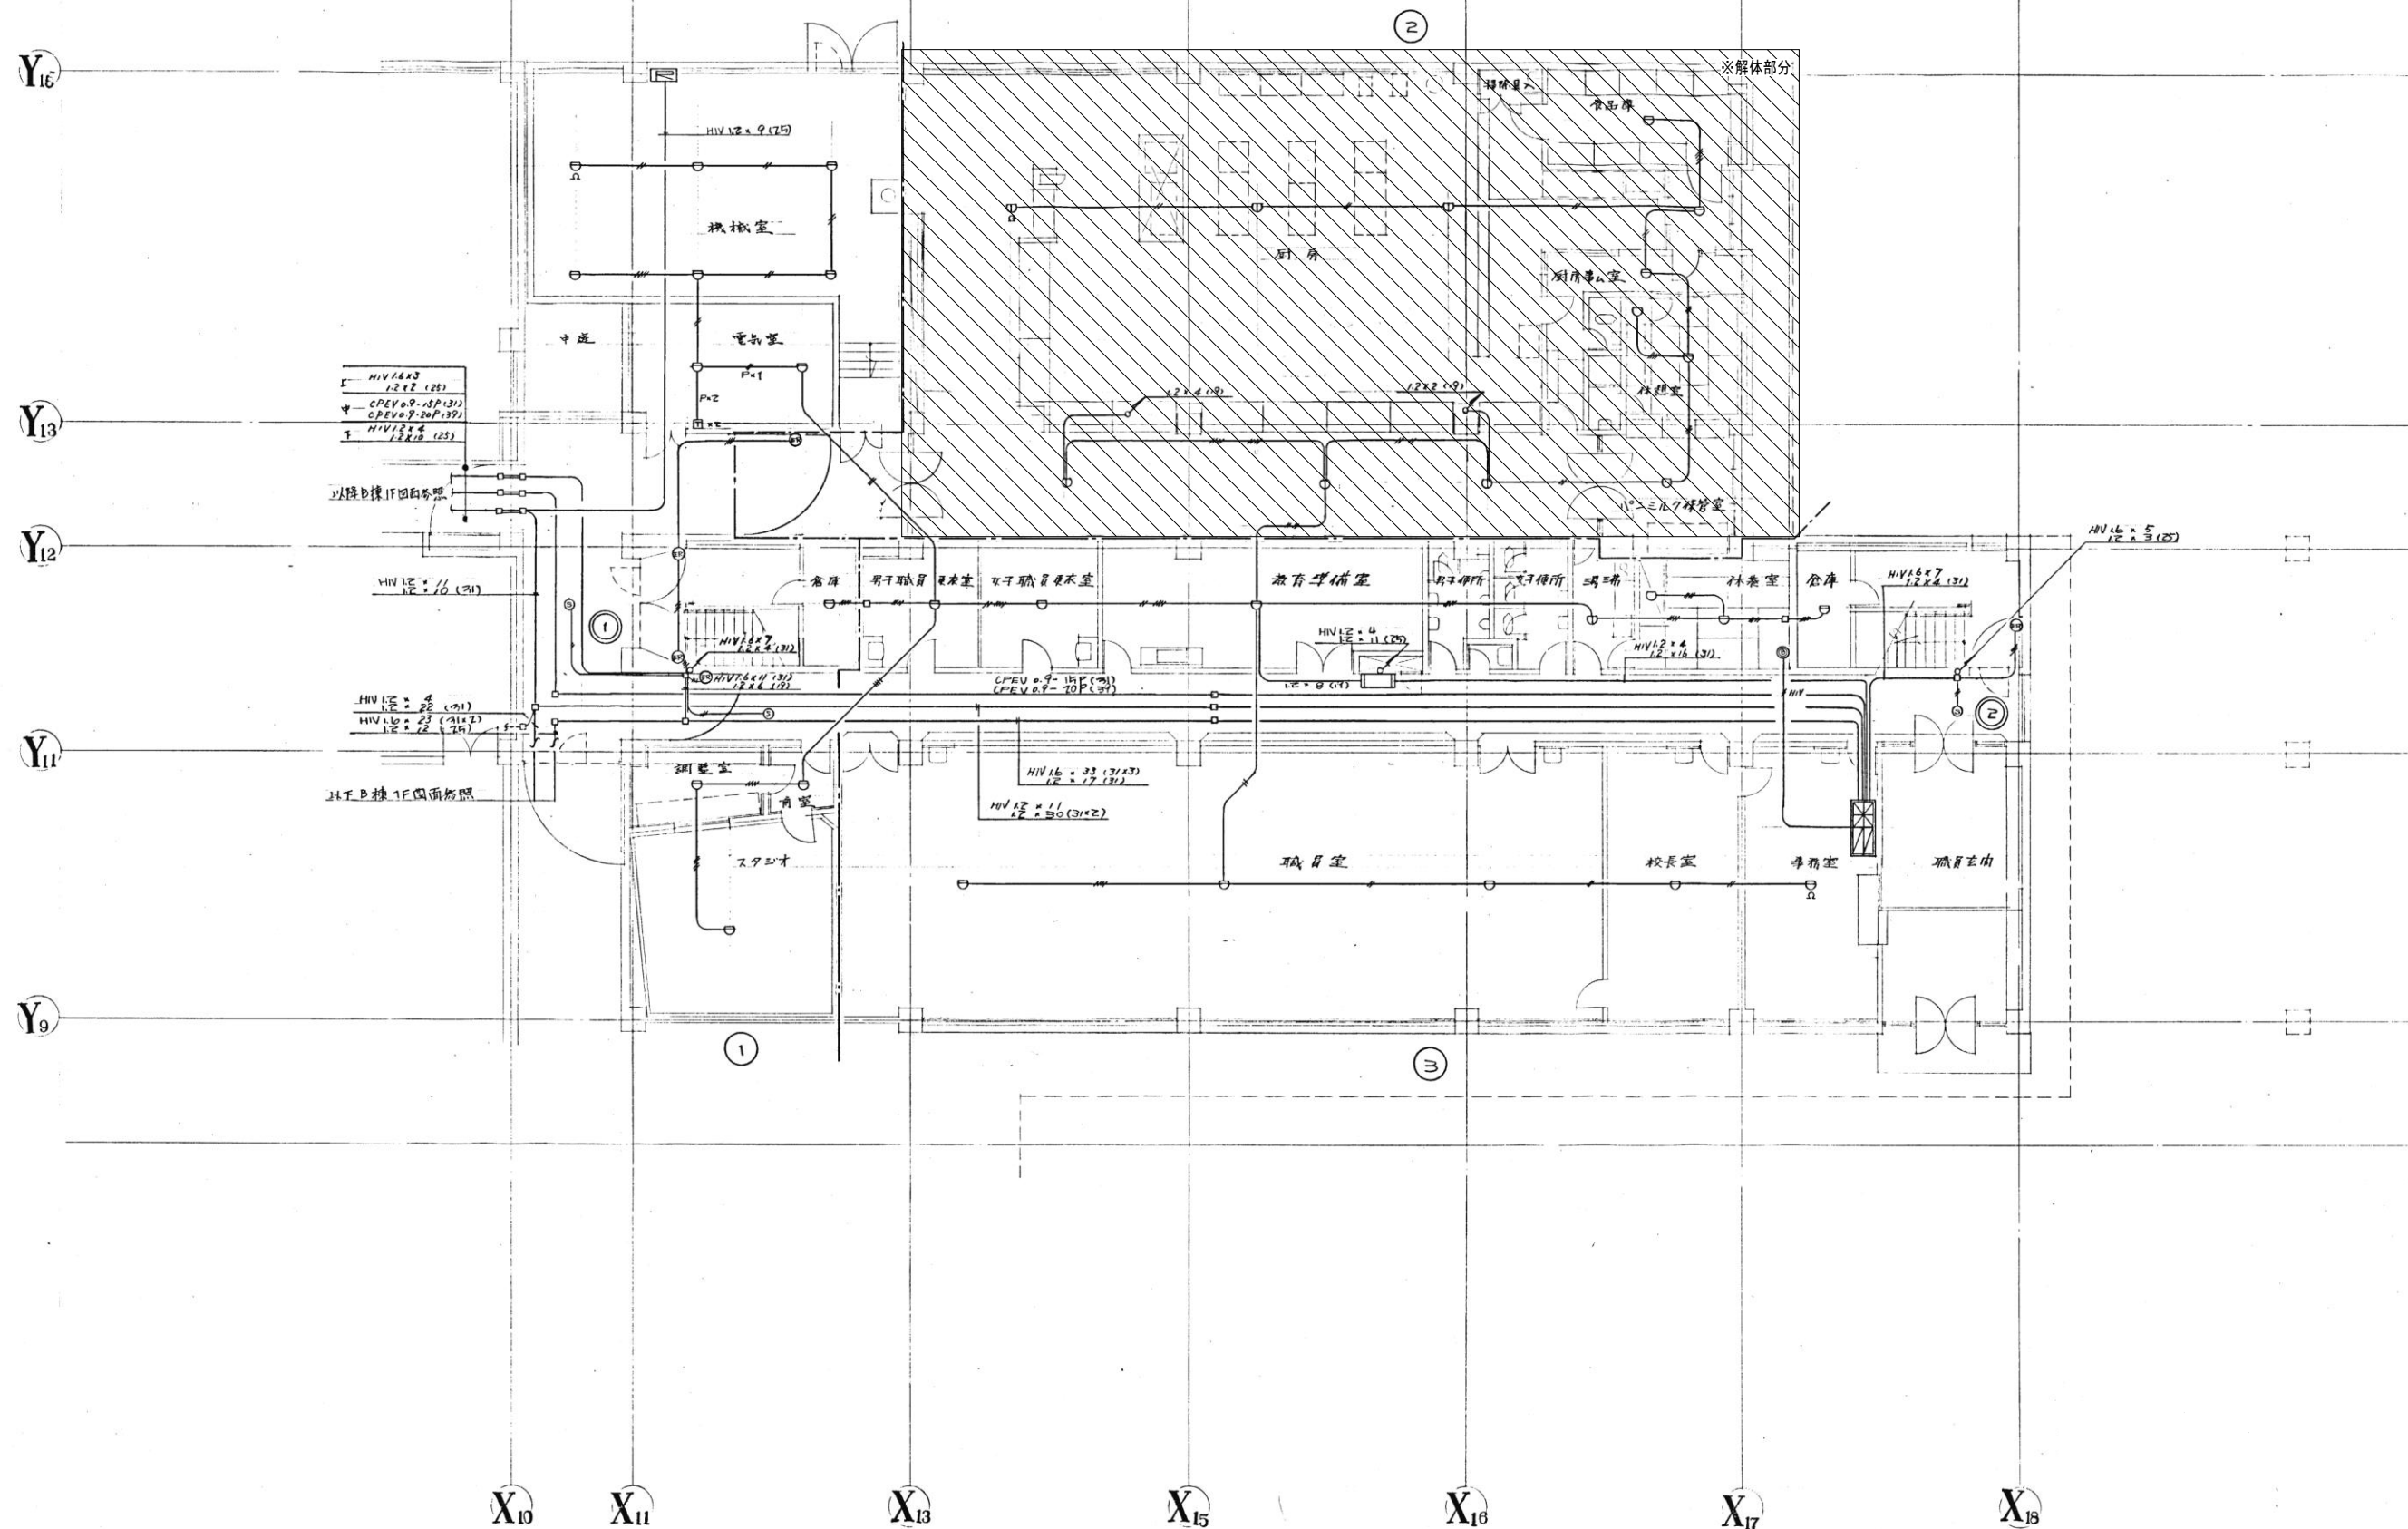

代表：株式会社エーシー設計
一級建築士事務所登録
(長野) M第 77312 号

管理建築士 一級建築士登録
第222107号 湯本桂司

設計者
一級建築士登録
第 307544 号 海瀬務

検査者 湯本桂司

担当 小山

担当 小森

Job No. 24078
工事名

岡谷市川岸学園整備 第2期
(長寿命化大規模改修)
電気設備工事


発行日 2025.09.30
図面名称

A棟1階
自動火災報知設備・防火戸自動閉鎖設備
(改修前)

縮尺 A1:1/ ,A3:1/

E-142 入札用
25.09.30

※厨房解体は、建築に合わせた期間とする。
※特記なき限り器具・配線・配管は全て撤去とする。

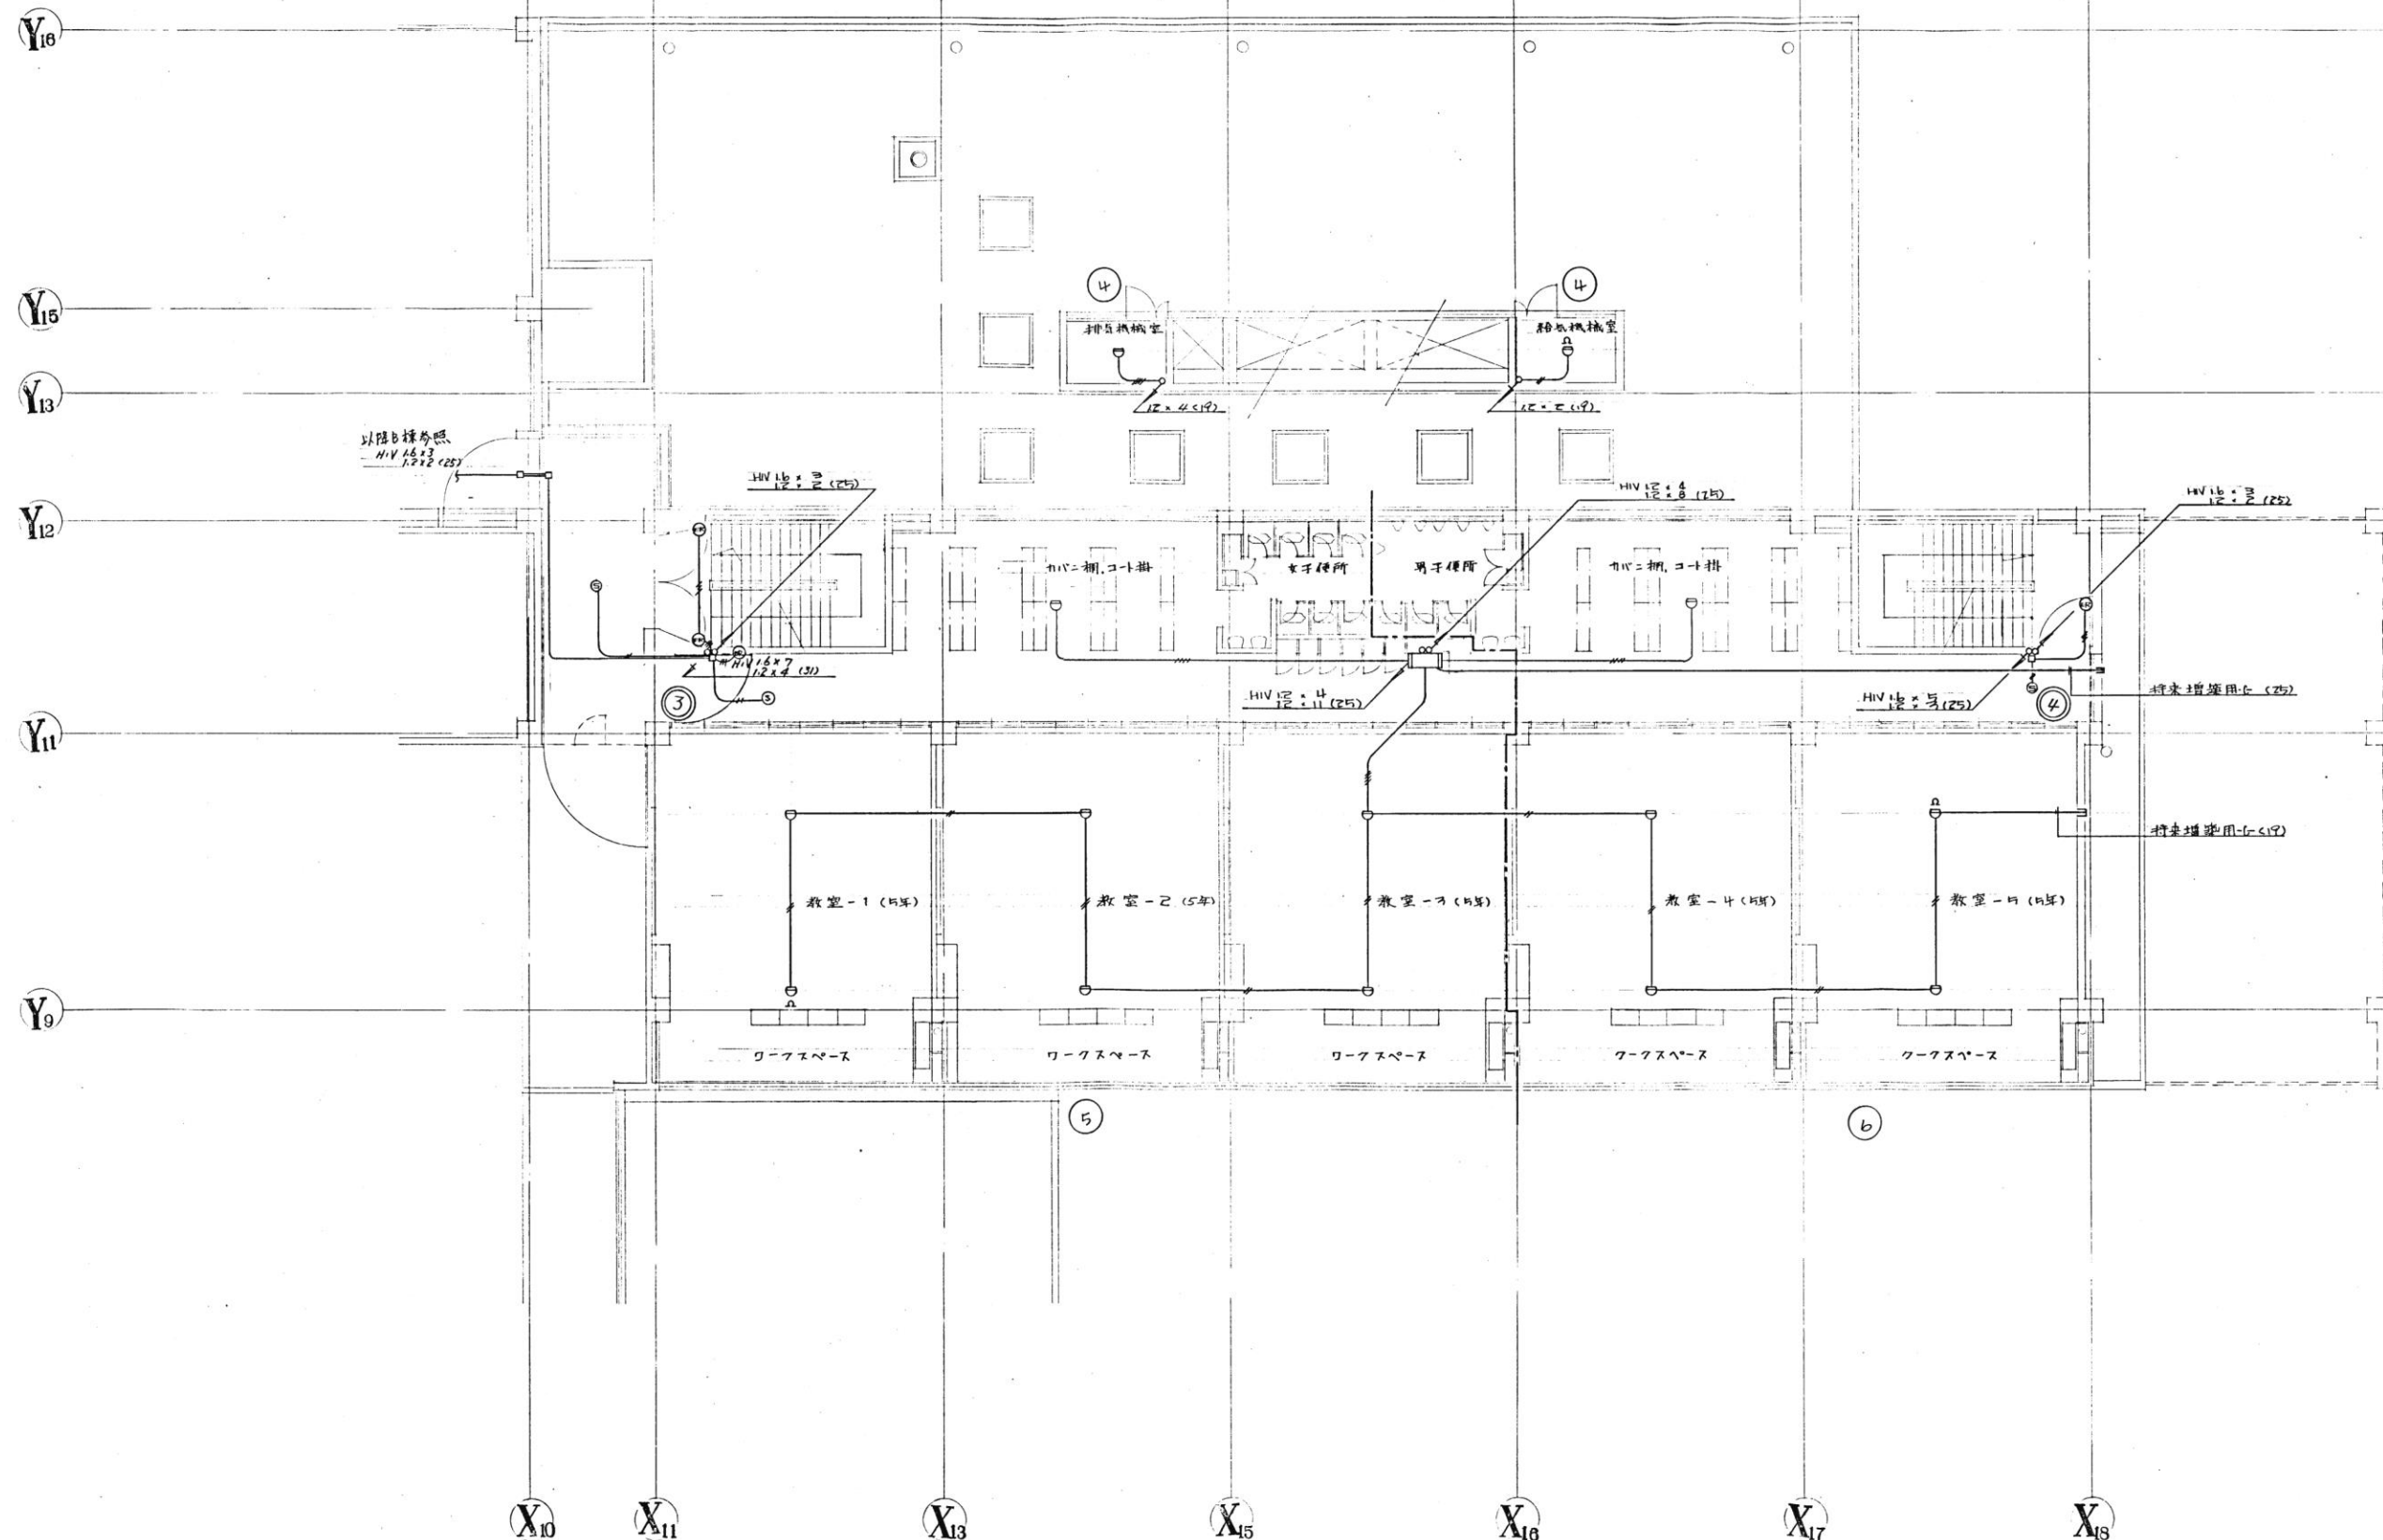

代表：株式会社エーシーエ設計
一級建築士事務所登録
(長野) M第 77312 号

管理建築士 一級建築士登録
第222107号 湯本桂司

設計者
一級建築士登録
第 307544 号 海瀬務

検査者 湯本桂司

担当 小山

担当 小森

Job No. 24078
工事名

岡谷市川岸学園整備 第2期
(長寿命化大規模改修)
電気設備工事


発行日 2025.09.30
図面名称

A棟2階
自動火災報知設備・防火戸自動閉鎖設備
(改修前)

縮尺 A1:1/ ,A3:1/

E-143 入札用
25.09.30

※特記なき限り器具・配線・配管は全て撤去とする。

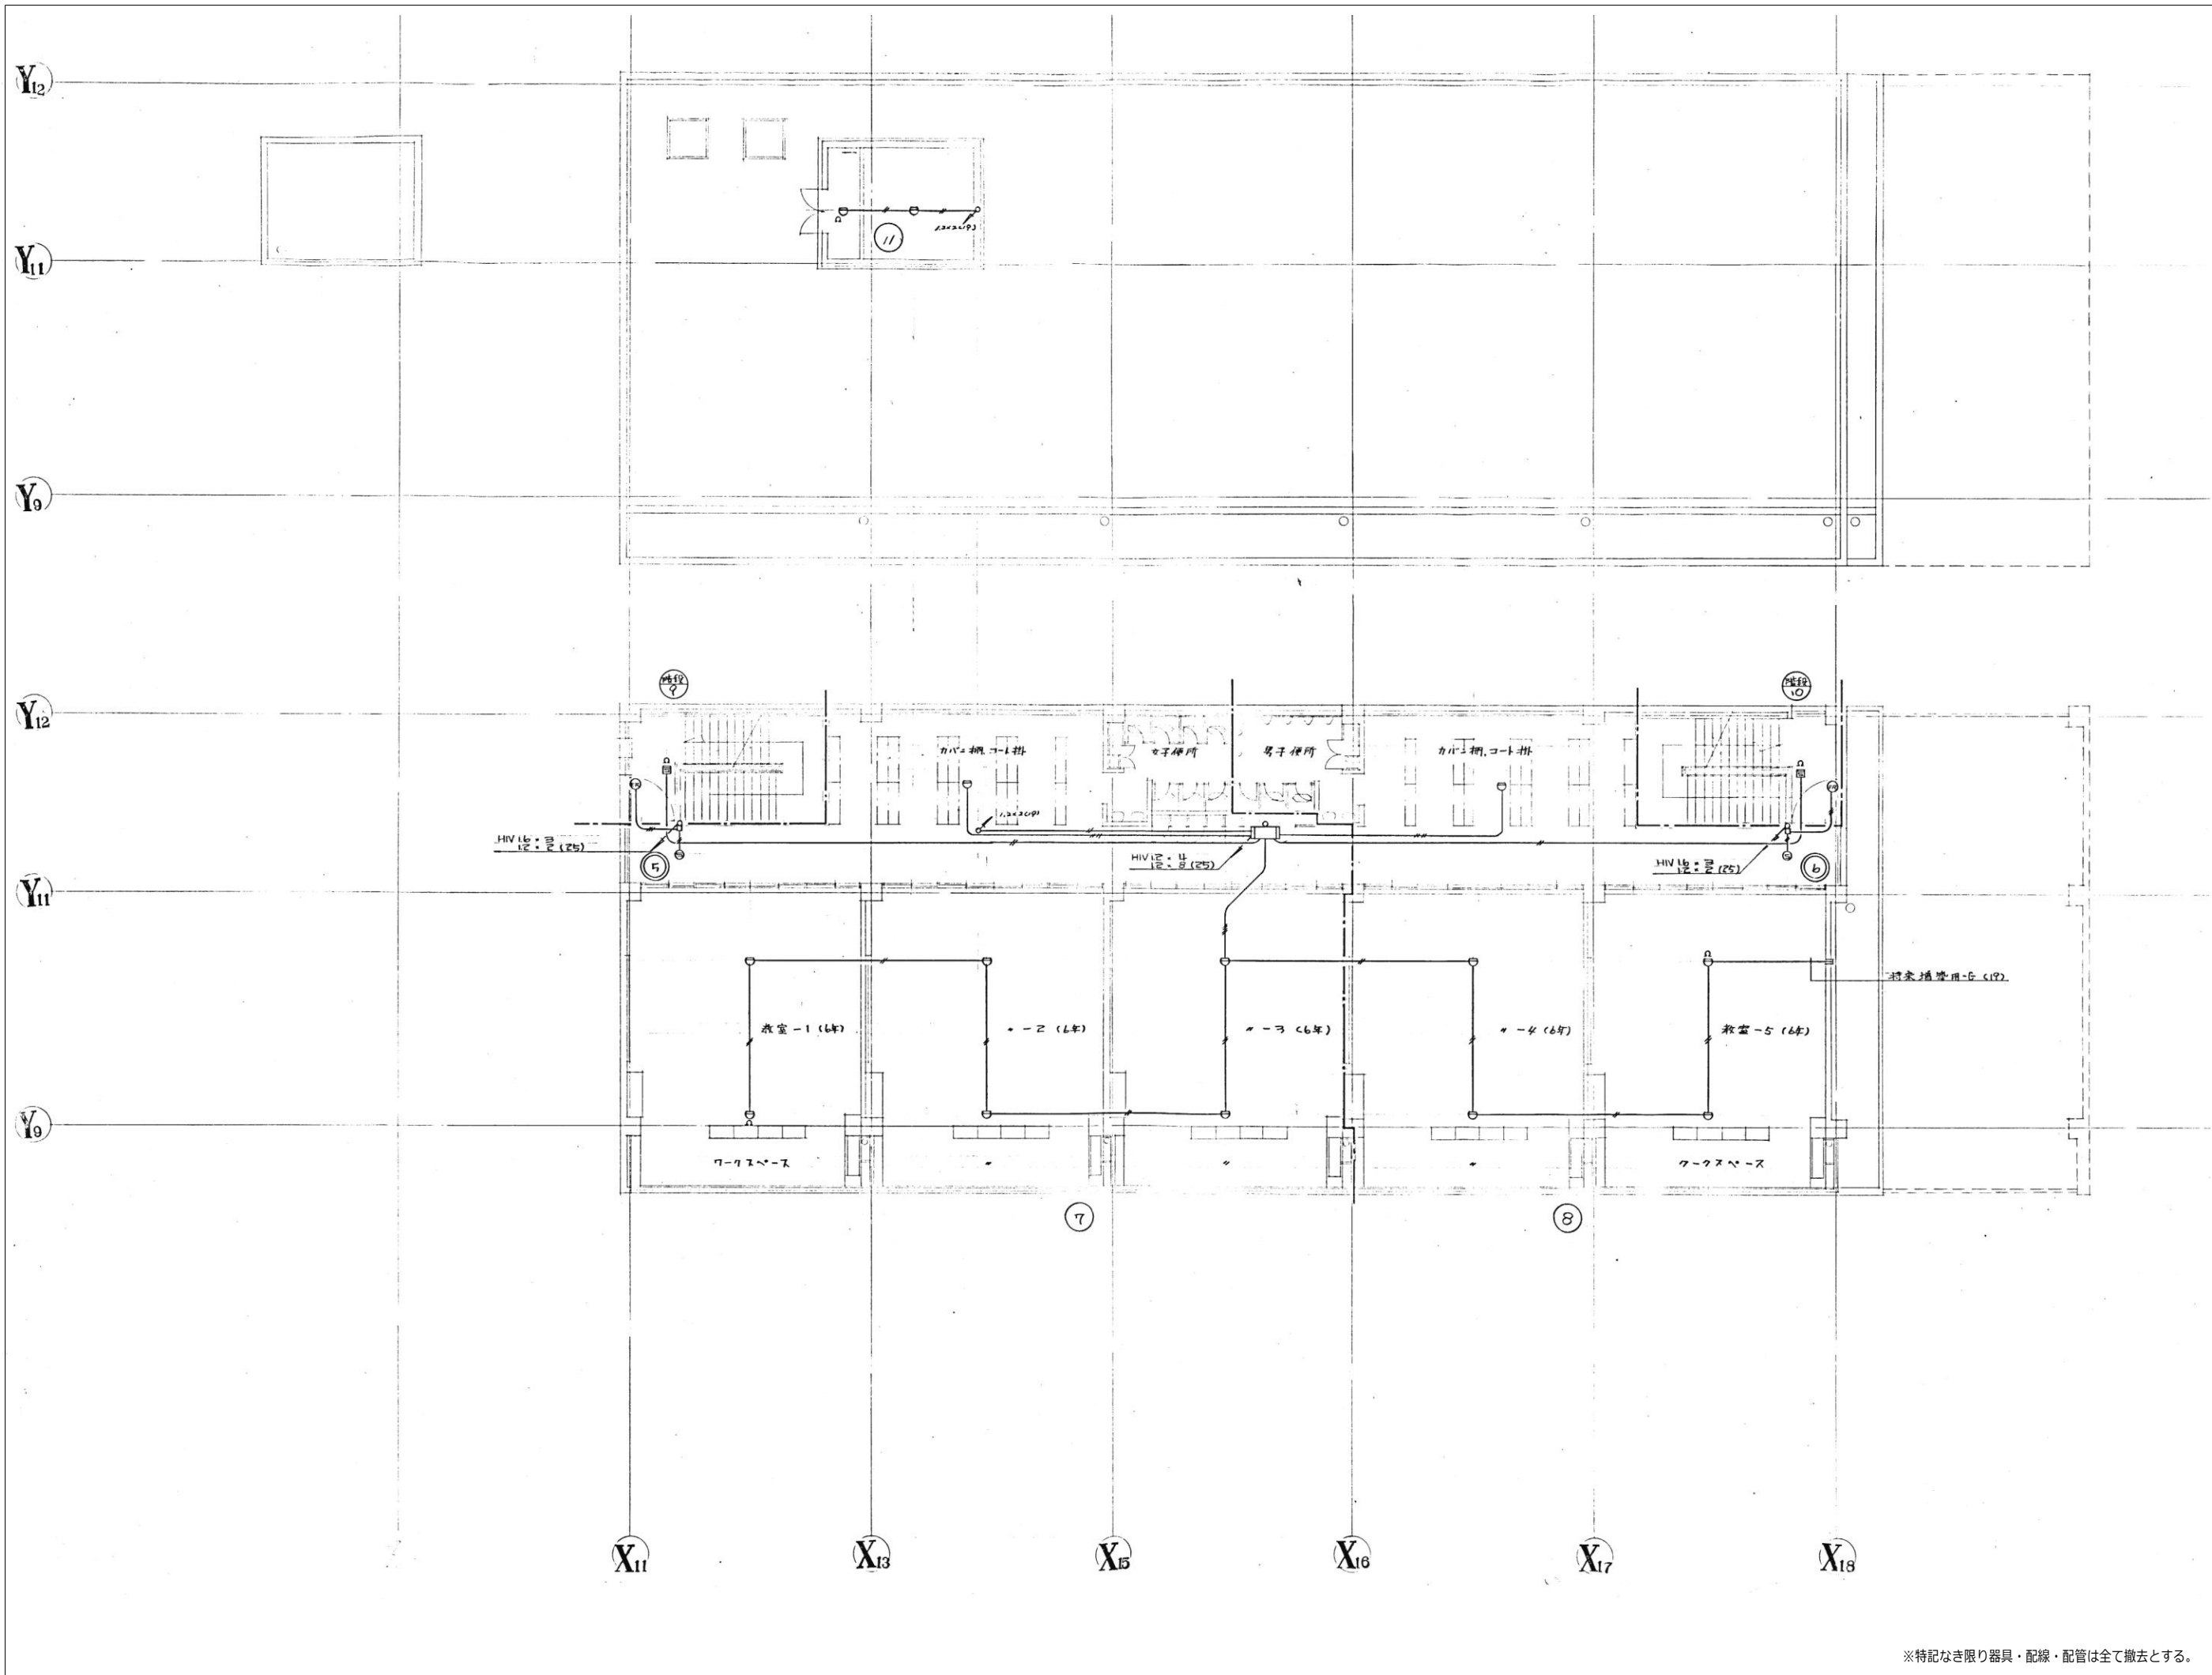

AEA

+

SITE

エーシーエ・サイト
設計 共同 株式会社

代表：株式会社エーシーエ設計
一級建築士事務所登録
(長野) M第 77312 号

管理建築士 一級建築士登録
第222107号 湯本桂司

設計者
一級建築士登録
第 307544 号 海瀬務

校舎者 湯本桂司

担当 小山

担当 小森

Job No. 24078

工事名
岡谷市川岸学園整備 第2期
(長寿命化大規模改修)
電気設備工事

発行日 2025.09.30

図面名称
A棟2階
自動火災報知設備・防火戸自動閉鎖設備
(改修前)


縮尺 A1:1/ ,A3:1/

E-144

入札用
25.09.30


※特記なき限り器具・配線・配管は全て撤去とする。

Copyright (C)株式会社エーシーエ設計 著作権者の許可なく複製、転載、第三者開示等の行為を禁止する。

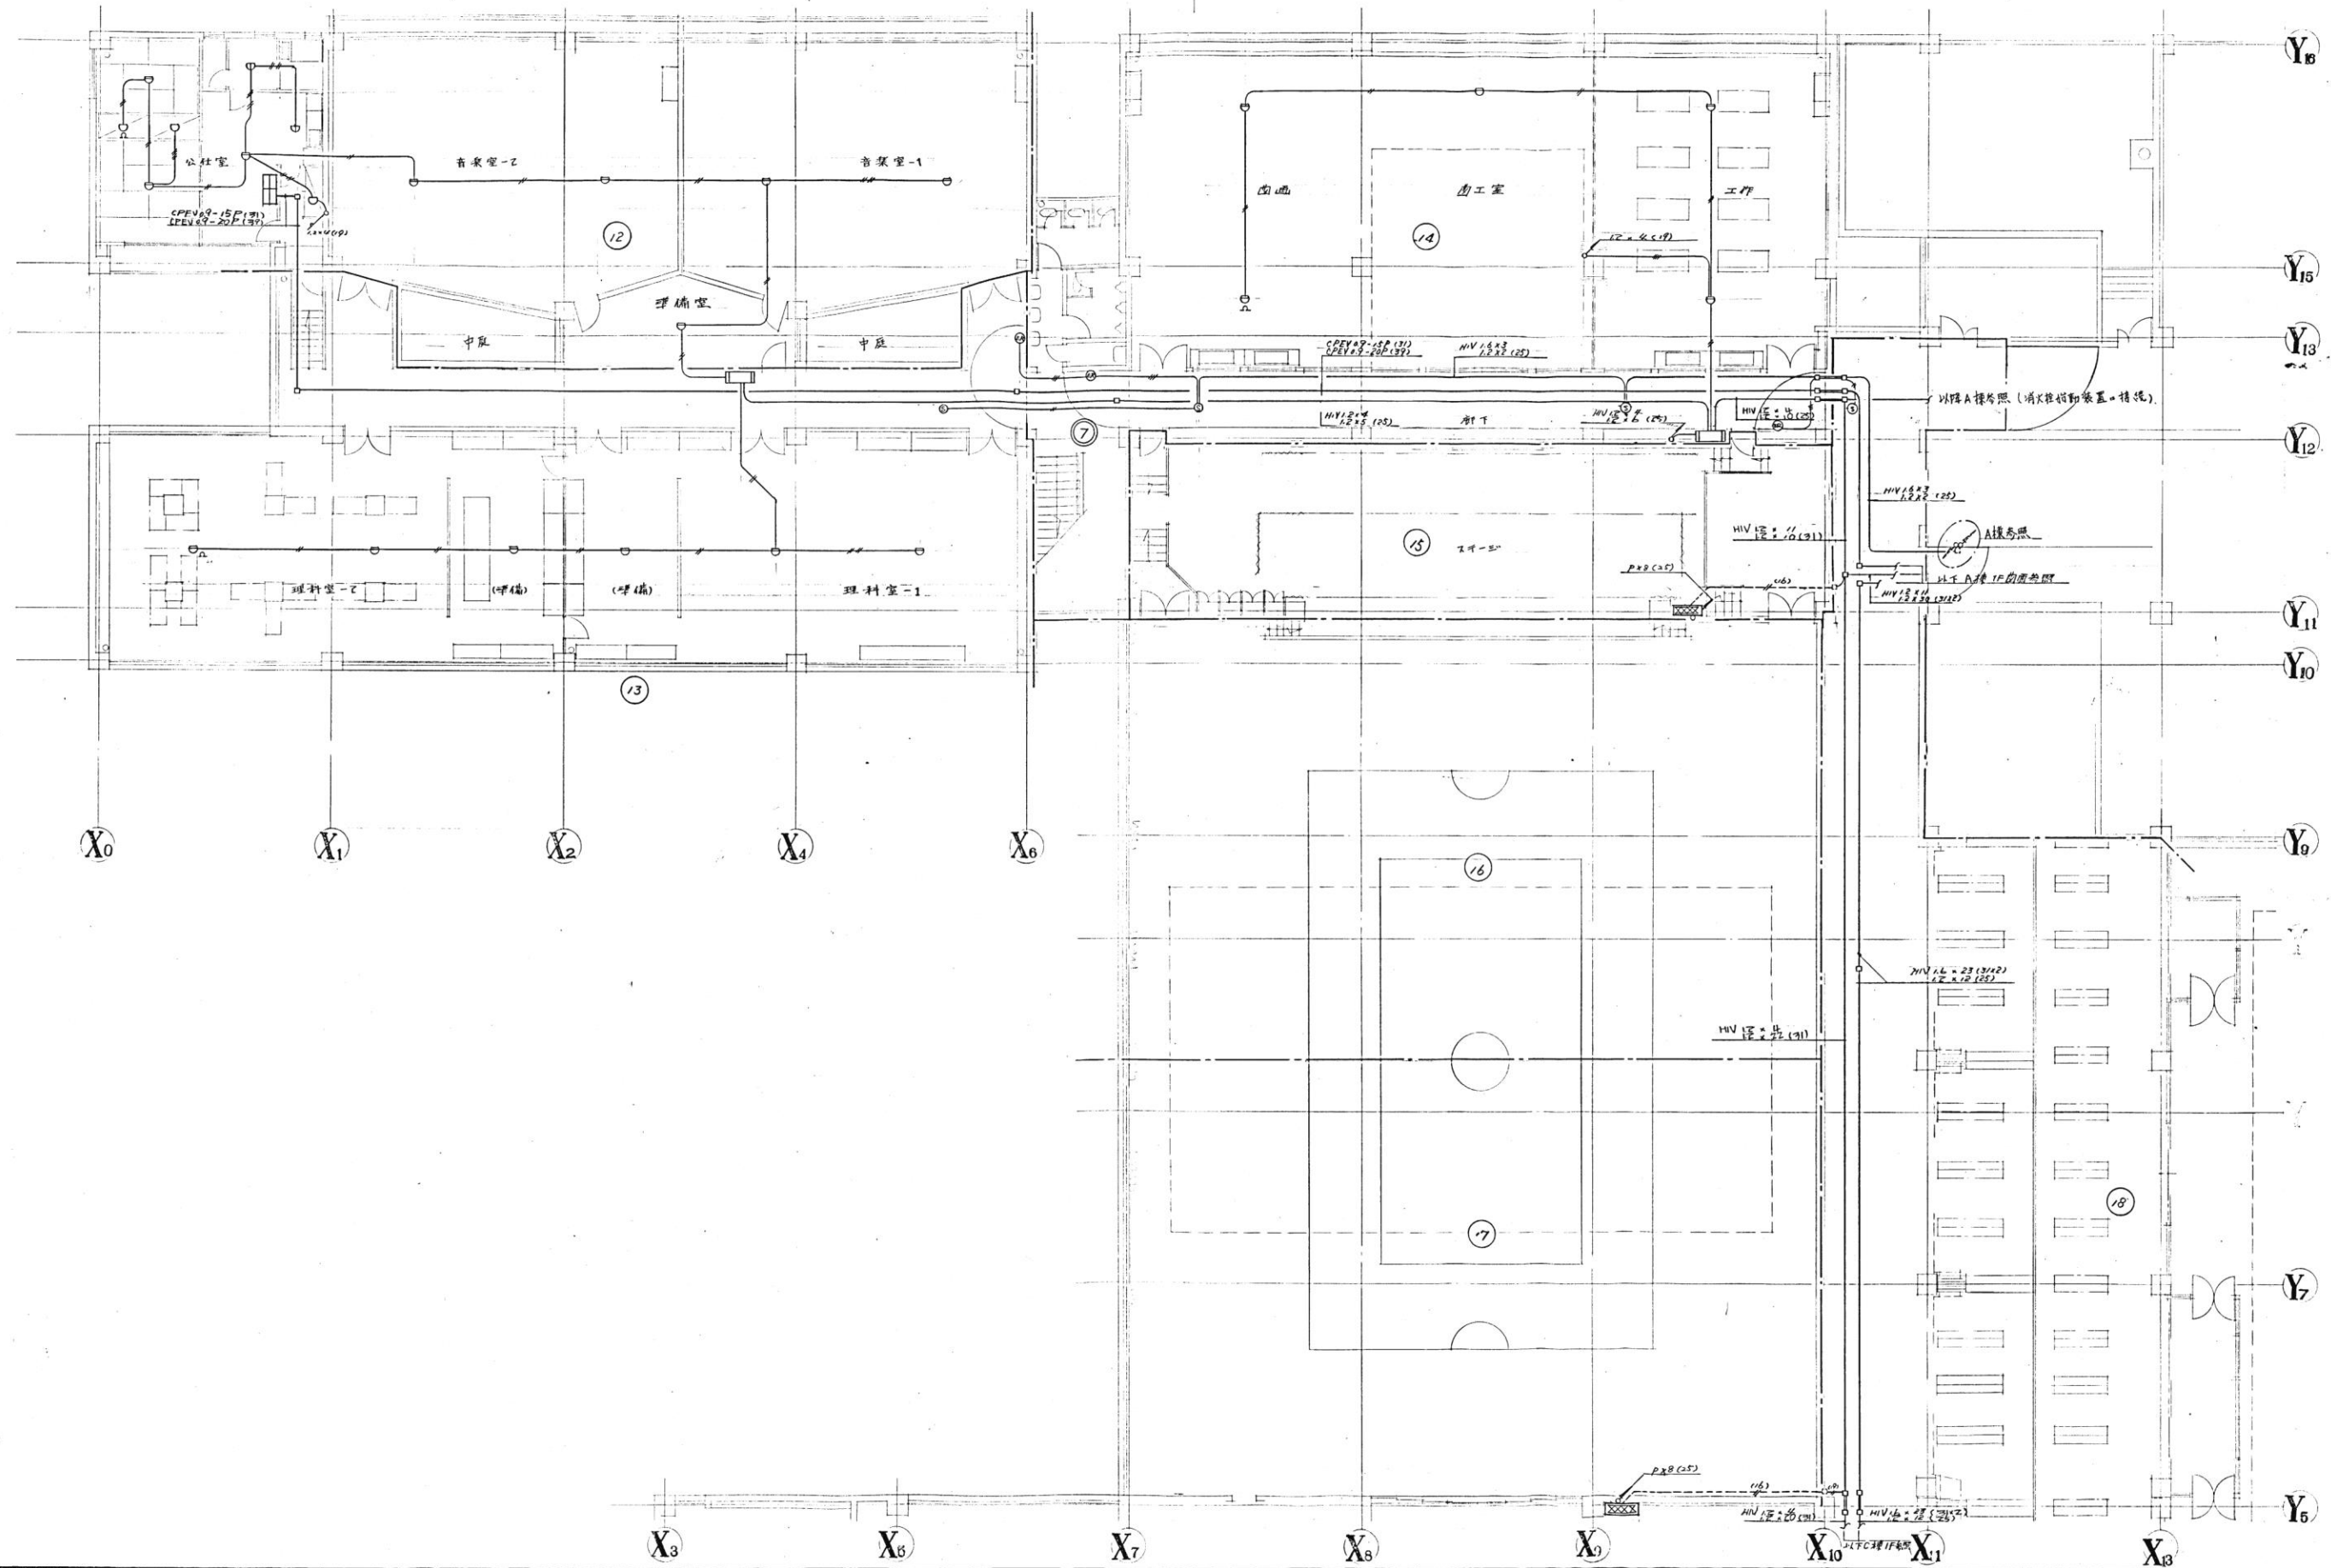

当_____小森_____

E-145

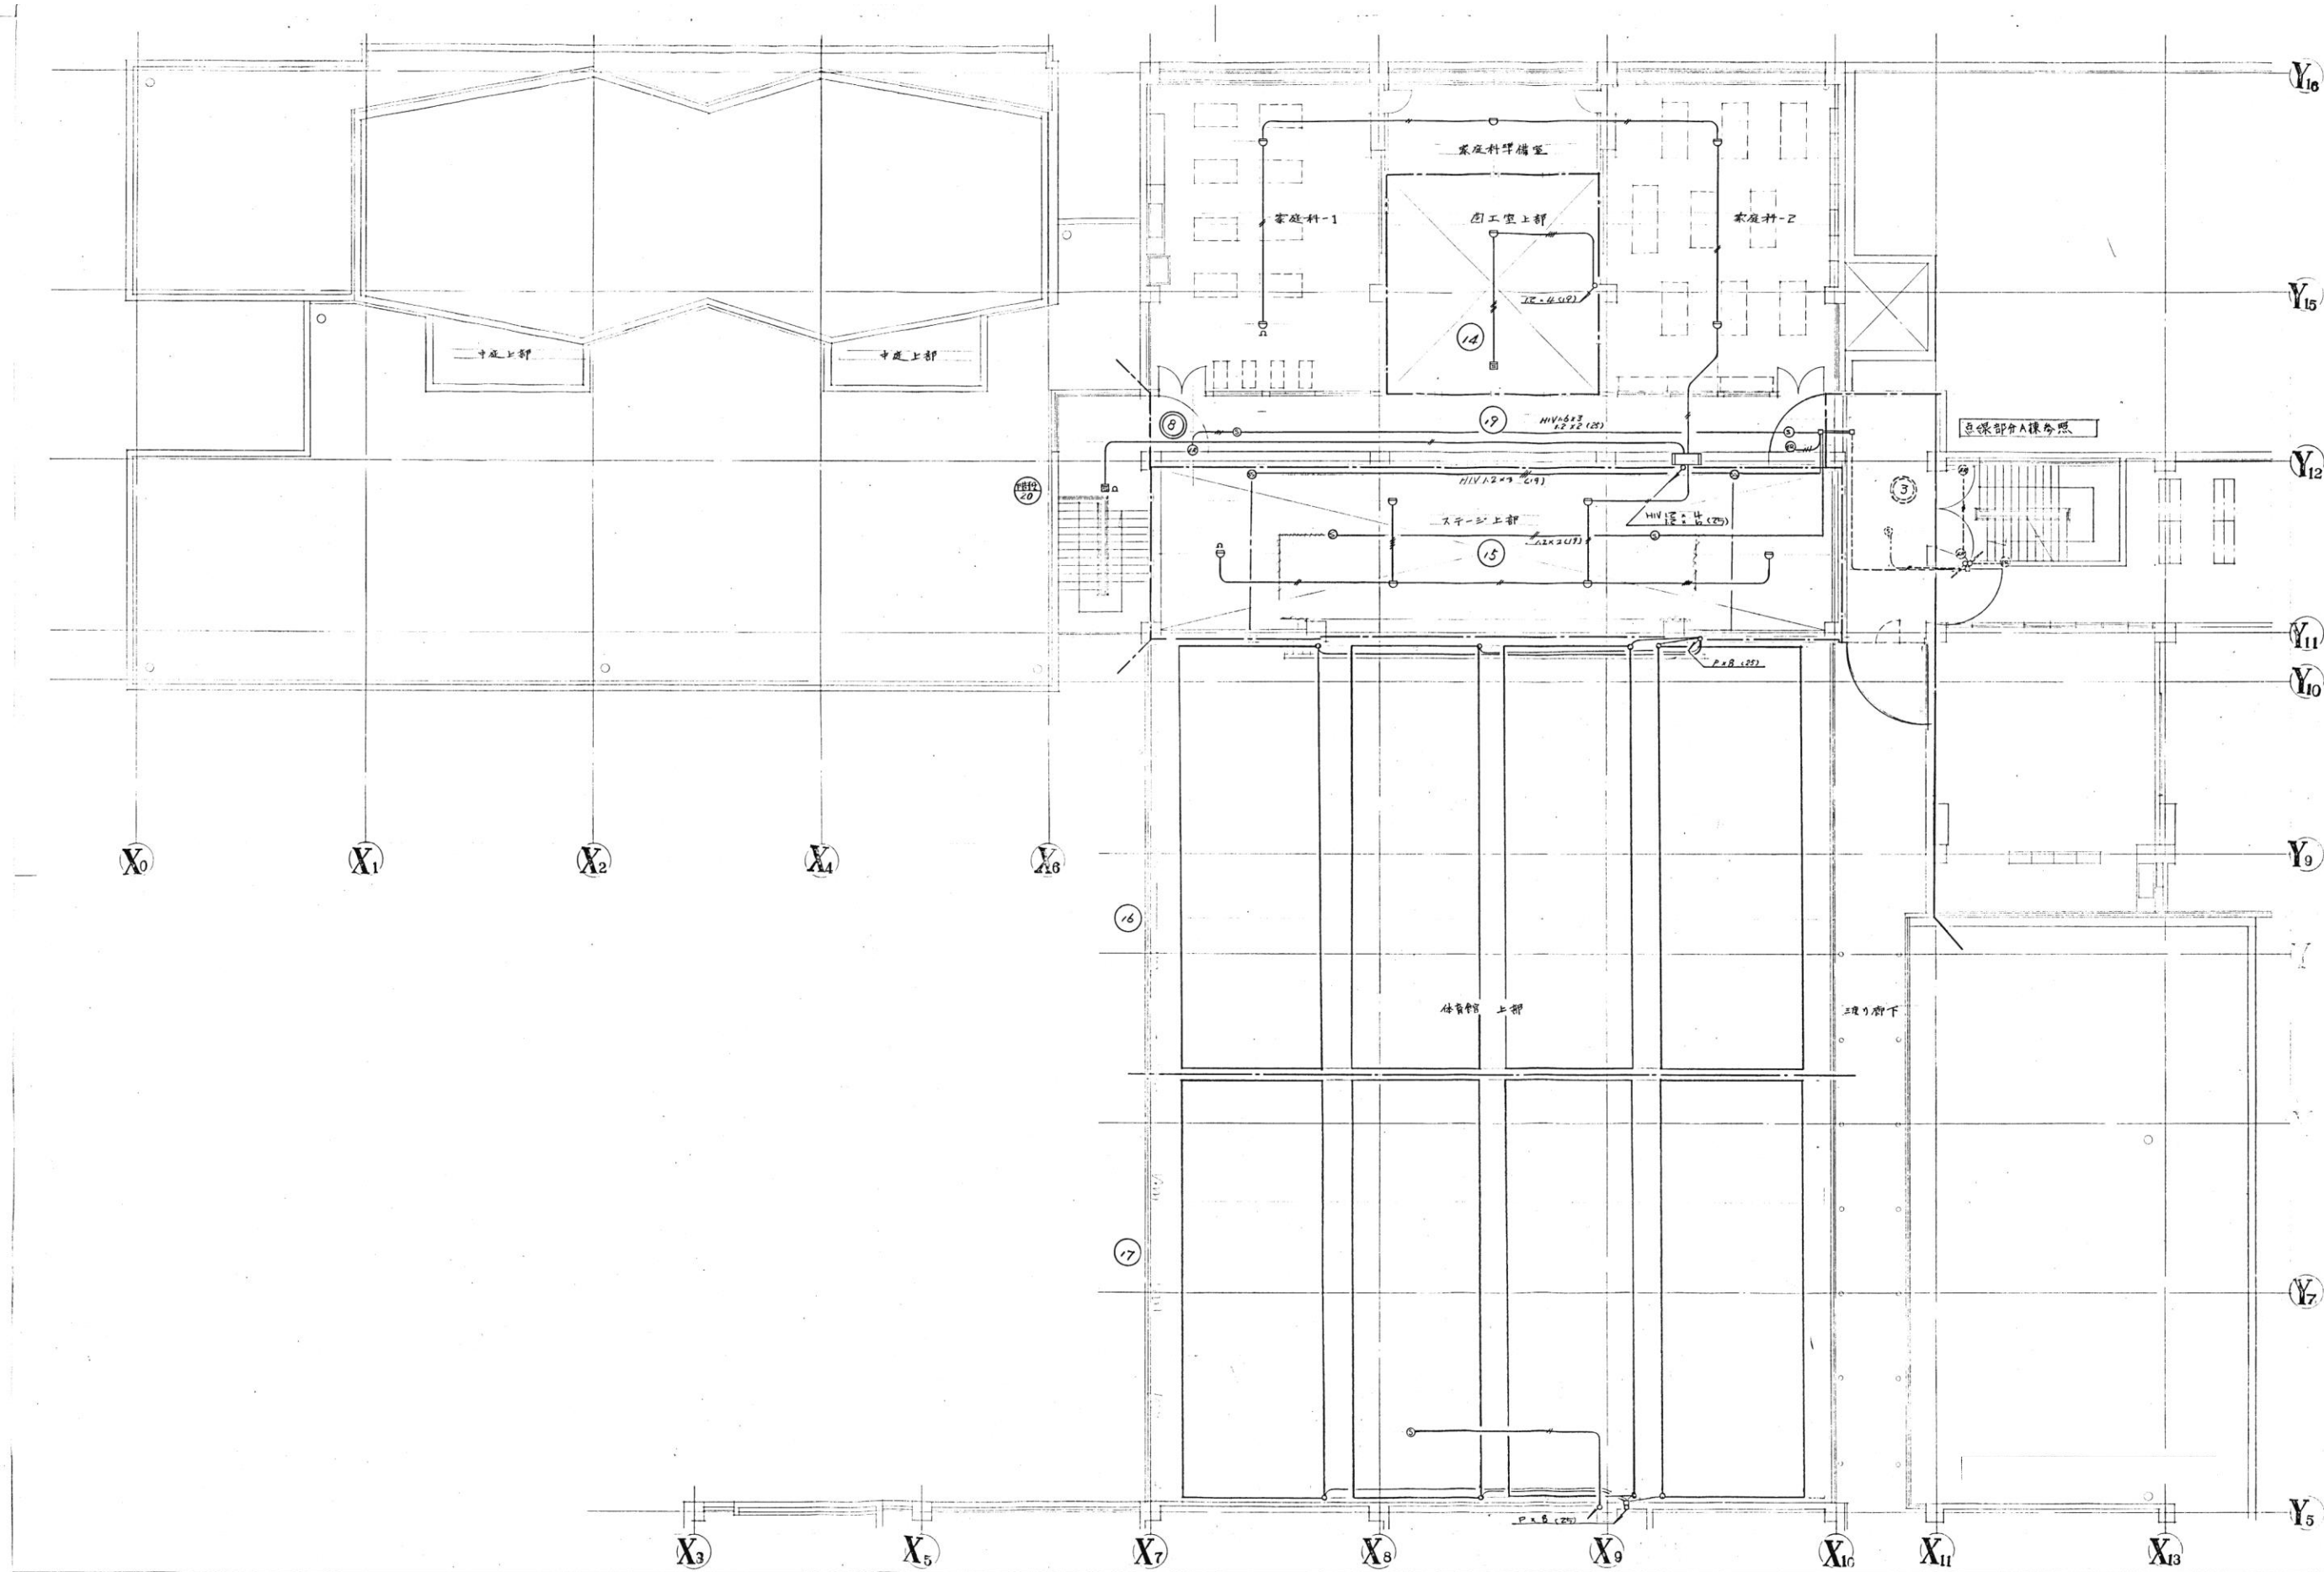

代表：株式会社エーシーエ設計
一級建築士事務所登録
(長野) M第 77312 号
管理建築士 一級建築士登録
第222107号 湯本桂司

設計者
一級建築士登録
第 307544 号 海瀬務

検査者 湯本桂司

担当 小山

担当 小森

Job No. 24078
工事名

岡谷市川岸学園整備 第2期
(長寿命化大規模改修)
電気設備工事

発行日 2025.09.30
図面名称


8楼2階
自動火災報知設備・防火戸自動閉鎖設備
(改修前)

縮尺 A1:1/ A3:1/

E-146

入札用
25.09.30

※特記なき限り器具・配線・配管は全て撤去とする。

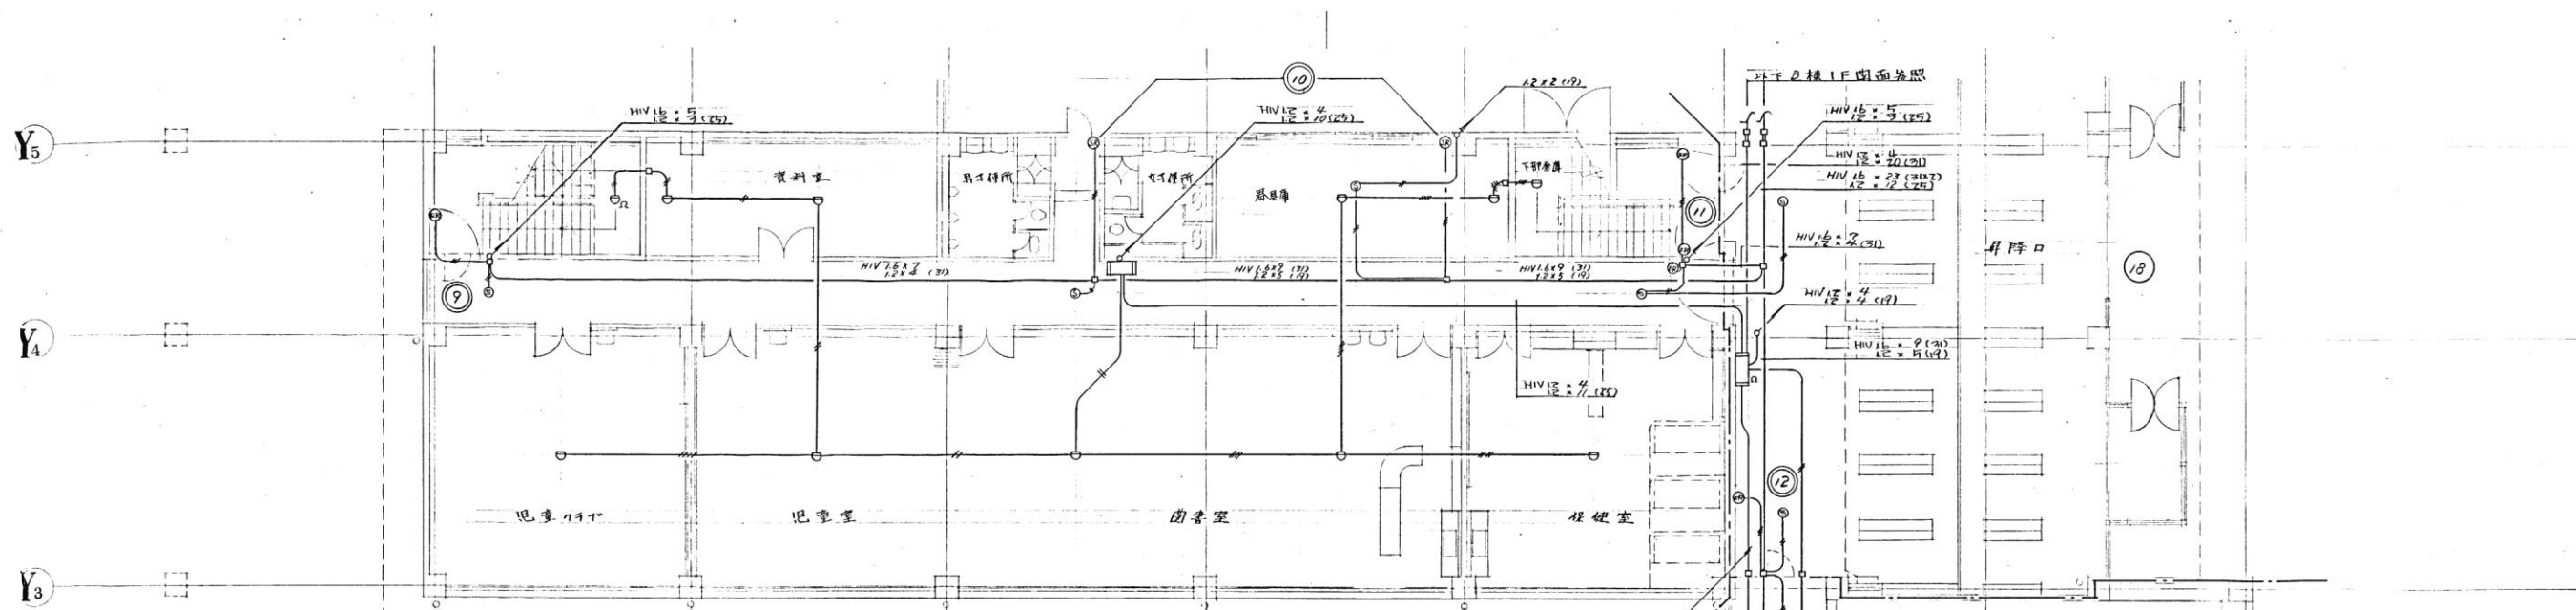

代表：株式会社エーシーエ設計
一級建築士事務所登録
(長野) M第 77312 号

管理建築士 一級建築士登録
第222107号 湯本桂司

設計者
一級建築士登録
第 307544 号 海瀬務

校査者 湯本桂司

担当 小山

担当 小森

Job No. 24078
工事名

岡谷市川岸学園整備 第2期
(長寿命化大規模改修)
電気設備工事

発行日 2025.09.30
図面名称


C棟2階
自動火災報知設備・防火戸自動閉鎖設備
(改修前)

縮尺 A1:1/ ,A3:1/

※特記なき限り器具・配線・配管は全て撤去とする。

E-147

入札用
25.09.30

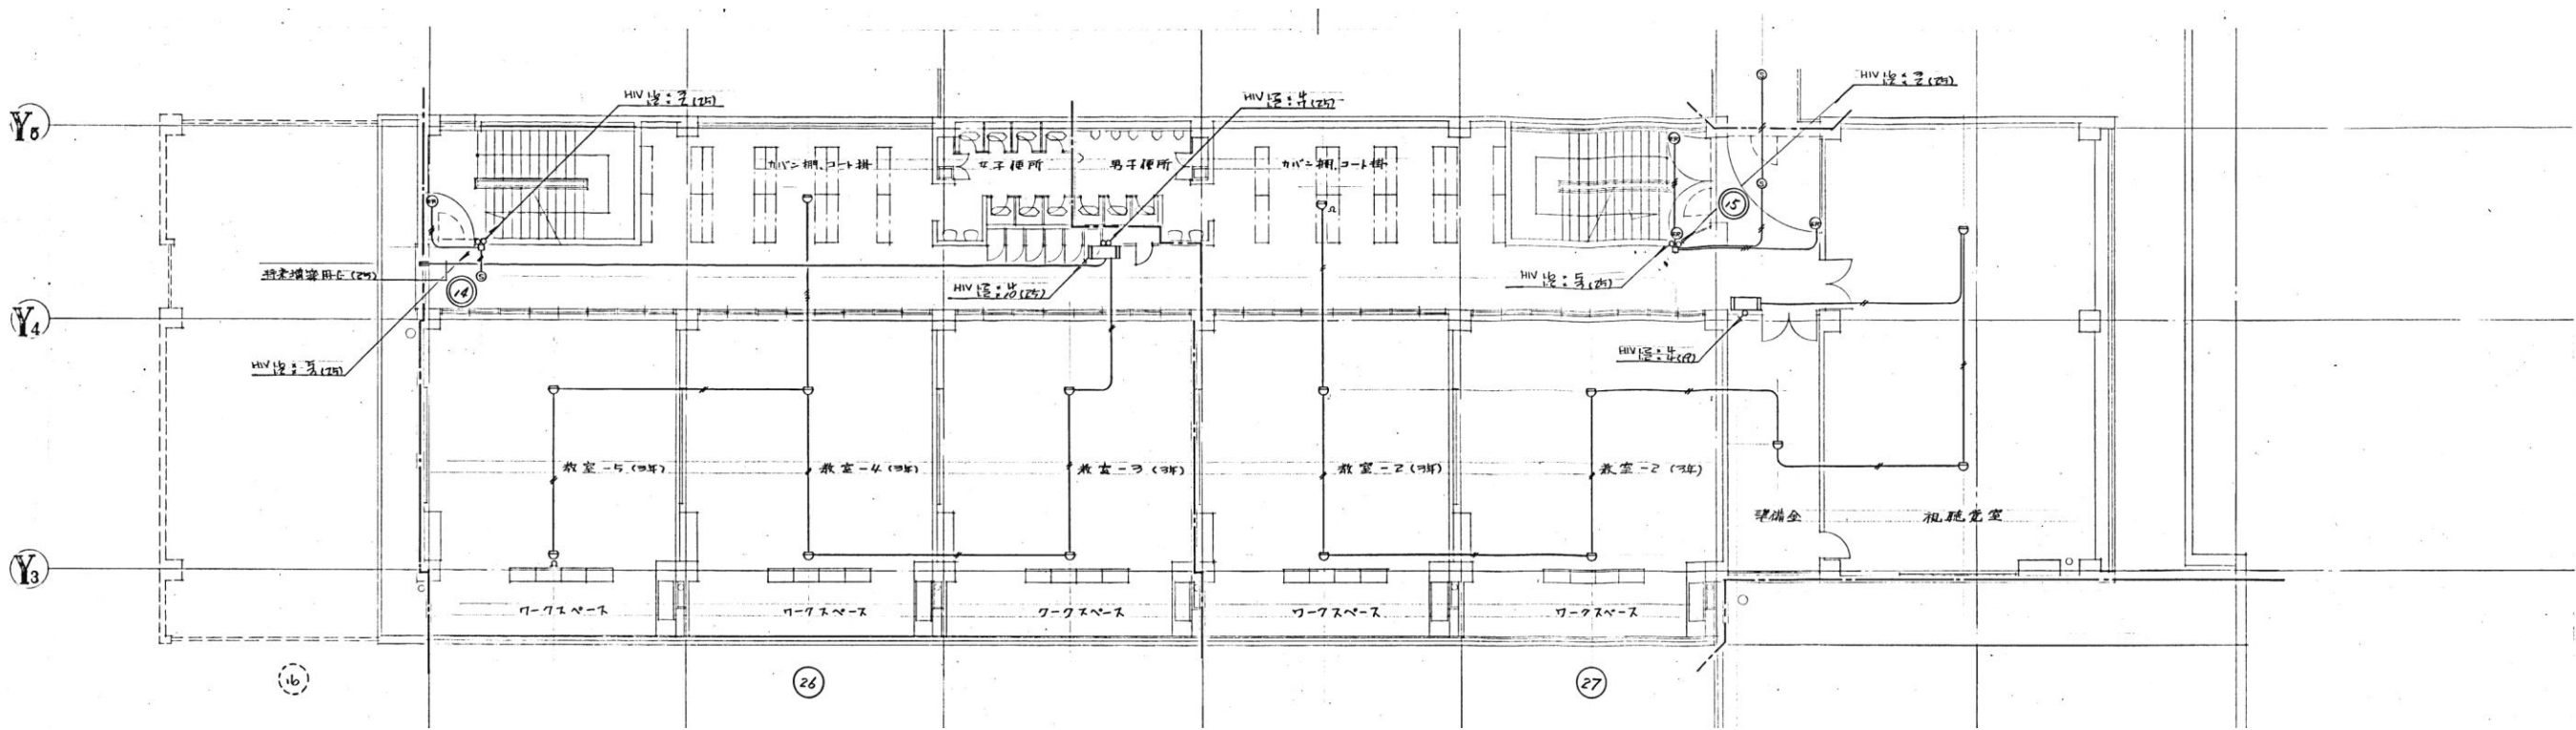

代表：株式会社エーシーエ設計
一級建築士事務所登録
(長野) M第 77312 号

管理建築士 一級建築士登録
第222107号 湯本桂司

設計者
一級建築士登録
第 307544 号 海瀬務

校舎者 湯本桂司

担当 小山

担当 小森

Job No. 24078
工事名

岡谷市川岸学園整備 第2期
(長寿命化大規模改修)
電気設備工事


発行日 2025.09.30
図面名称

C棟2階
自動火災報知設備・防火戸自動閉鎖設備
(改修前)

縮尺 A1:1/ ,A3:1/

E-148
入札用
25.09.30

※特記なき限り器具・配線・配管は全て撤去とする。

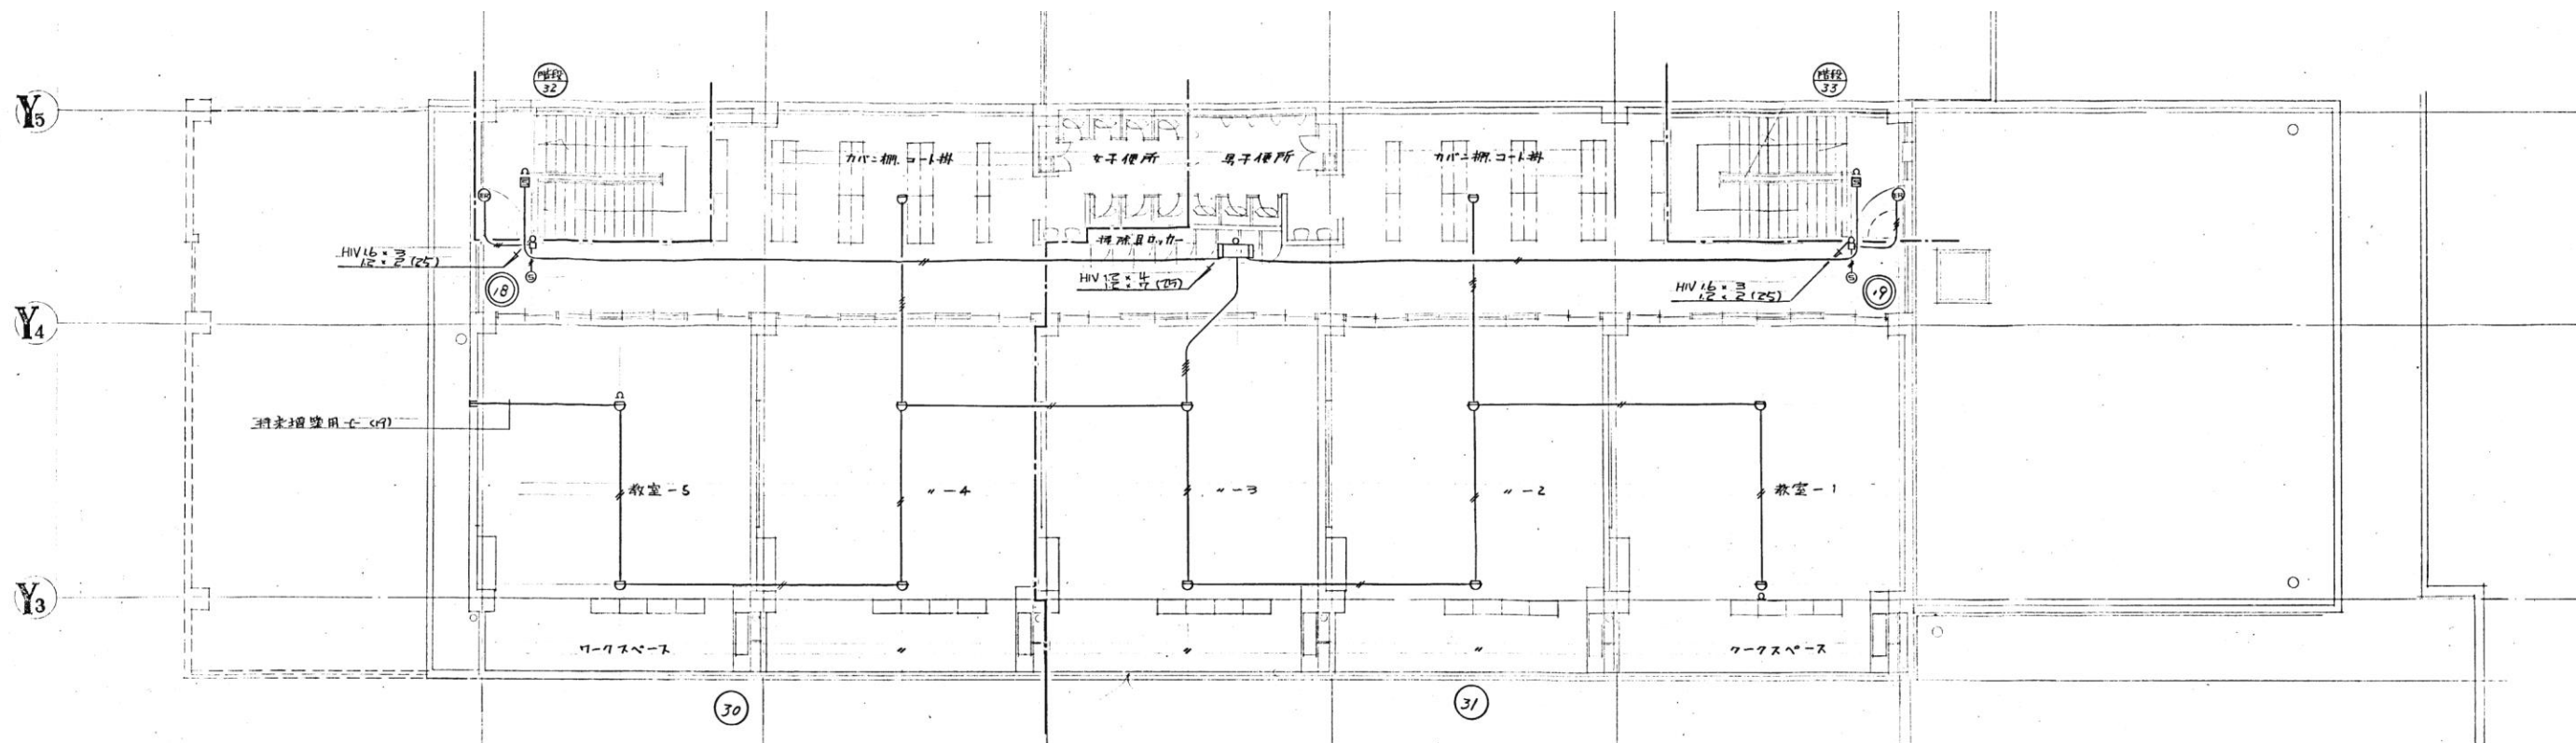

代表：株式会社エーシーエ設計
一級建築士事務所登録
(長野) M第 77312 号

管理建築士 一級建築士登録
第222107号 湯本桂司

設計者
一級建築士登録
第 307544 号 海瀬務

検査者 湯本桂司

担当 小山

担当 小森

Job No. 24078
工事名

岡谷市川岸学園整備 第2期
(長寿命化大規模改修)
電気設備工事

発行日 2025.09.30
図面名称

C棟3階
自動火災報知設備・防火戸自動閉鎖設備
(改修前)

縮尺 A1:1/ ,A3:1/

※特記なき限り器具・配線・配管は全て撤去とする。

E-149

入札用
25.09.30