

【空調設備 機器表 改修前】

記号	名称	型式	付 属 品 そ の 他	冷房能力 kw	暖房能力 kw	電源	消費電力 kw (冷房時)	備考	合計	教室棟 1 (C棟)													特別教室棟 (B棟)								管理教室棟 (A棟)												屋外	
										1階			2階				3階						1階								2階		1階			2階				3階				
										ブ ラ ネ タ リ ウ ム 室	図 書 室	保 健 室	教室 6	教室 7	教室 8	教材 室	学 童 ク ラ ブ	教室 1 3	教室 1 4	教室 1 5	相 談 室	歴 史 資 料 室	第 二 理 科 室	第 一 理 科 室	理 科 準 備 室	第 二 音 楽 室	第 一 音 楽 室	図 工 室	図 工 準 備 室	家 庭 科 室	調 理 室	職 員 室	校 長 室	事 務 室	教室 9	教室 1 0	教室 1 1	教室 1 2	特 別 支 援 教 室 4	教室 1 6	教室 1 7	教室 1 8		教室 1 9
AC-1 (移設)	空 冷式ヒートポンプエアコン 屋外機架台 屋外機架台 屋外機架台 室外機コンクリート製置台	80形天吊リベア 平架台 壁面置台 二段置台	ワイヤードリモコン リモコン配線 連絡配線工事 共 溶融亜鉛メッキ 溶融亜鉛メッキ 溶融亜鉛メッキ 120H	7.1	8.0	3相200V	2.1	屋外電源	21	1			1	1			1	1	1											1	1		1	1		1	1		1					
									14					1				1	1											1	1		1		1									
									7	1				1			1																		1									
AC-2 (移設)	空 冷式ヒートポンプエアコン 屋外機架台 屋外機架台 屋外機架台 室外機コンクリート製置台	112形天吊リベア 平架台 壁面置台 二段置台	ワイヤードリモコン リモコン配線 連絡配線工事 共 溶融亜鉛メッキ 溶融亜鉛メッキ 溶融亜鉛メッキ 120H	10.0	11.2	3相200V	2.72	屋外電源	9		2								1		1	1			1	1	2																	
									5		2								1								2																	
									4												1	1			1	1																		
AC-3 (移設)	空 冷式ヒートポンプエアコン 屋外機架台 屋外機架台 屋外機架台 室外機コンクリート製置台	140形天吊リベア 平架台 壁面置台 二段置台	ワイヤードリモコン リモコン配線 連絡配線工事 共 溶融亜鉛メッキ 溶融亜鉛メッキ 溶融亜鉛メッキ 120H	12.5	14.0	3相200V	4.22	屋外電源	1										1																									
									1																																			
																			1																									
AC-4 (移設)	空 冷式ヒートポンプエアコン 屋外機架台 屋外機架台 屋外機架台 室外機コンクリート製置台	160形天吊リベア 平架台 壁面置台 二段置台	ワイヤードリモコン リモコン配線 連絡配線工事 共 溶融亜鉛メッキ 溶融亜鉛メッキ 溶融亜鉛メッキ 120H	14.0	16.0	3相200V	5.38	屋外電源	1														1																					
									1														1																					
AC-5 (移設)	空 冷式ヒートポンプエアコン 屋外機架台 屋外機架台 屋外機架台 室外機コンクリート製置台	40形天吊リベア 平架台 壁面置台 二段置台	ワイヤードリモコン リモコン配線 連絡配線工事 共 溶融亜鉛メッキ 溶融亜鉛メッキ 溶融亜鉛メッキ 120H	3.6	4.0	3相200V	0.95	屋外電源	2																			1	1															
									2																				1	1														
FF-1 (撤去)	密閉式石油ストーブ	床置形	給排気筒,その他標準付属品		18.5	1相200V	86W		42	1	2	1	1	1	1	1	1	1	1	1	1	1	1	1	1	1	1	3	1	1	1	1	1	1	1	1	1	1	1	1	1			
OT-1 (撤去)	オイルタンク	屋外設置形	灯油830L,格納庫						3																																3			
OP-1 (撤去)	オイルポンプユニット	屋外壁掛形							3																															3				
OC-1 (撤去)	オイルキャリアー	屋外設置形							5																															5				

代表：株式会社エーシー工設計
一級建築士事務所登録
(長野) M第 77312 号

管理建築士 一級建築士登録
第222107号 湯本桂司

設計者
一級建築士登録
第 307544 号 海瀬務

検査者 湯本桂司

担当 村田

担当 山本


Job No. 24078
工事名

岡谷市川岸学園整備 第2期
(長寿命化大規模改修)
機械設備工事

発行日 2025.09.30
図面名称


空調設備
機器表
改修前

縮尺

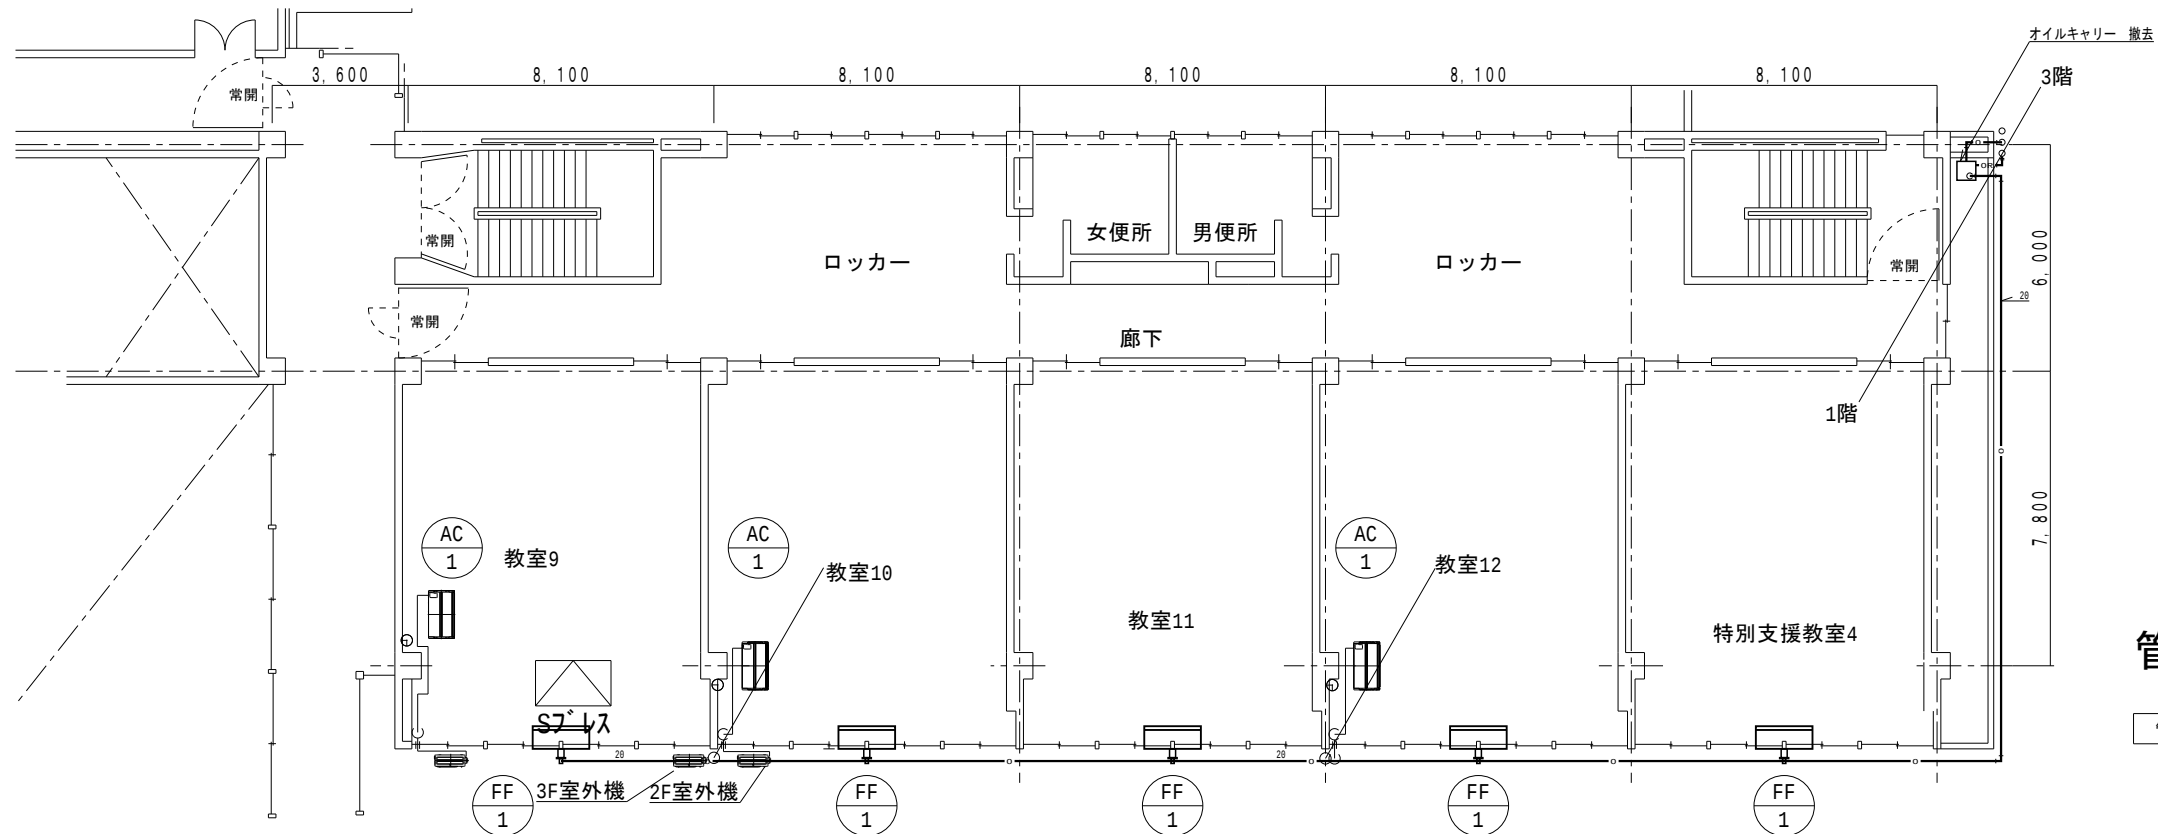

管理教室棟

管理教室棟 2階平面図 S=1:100

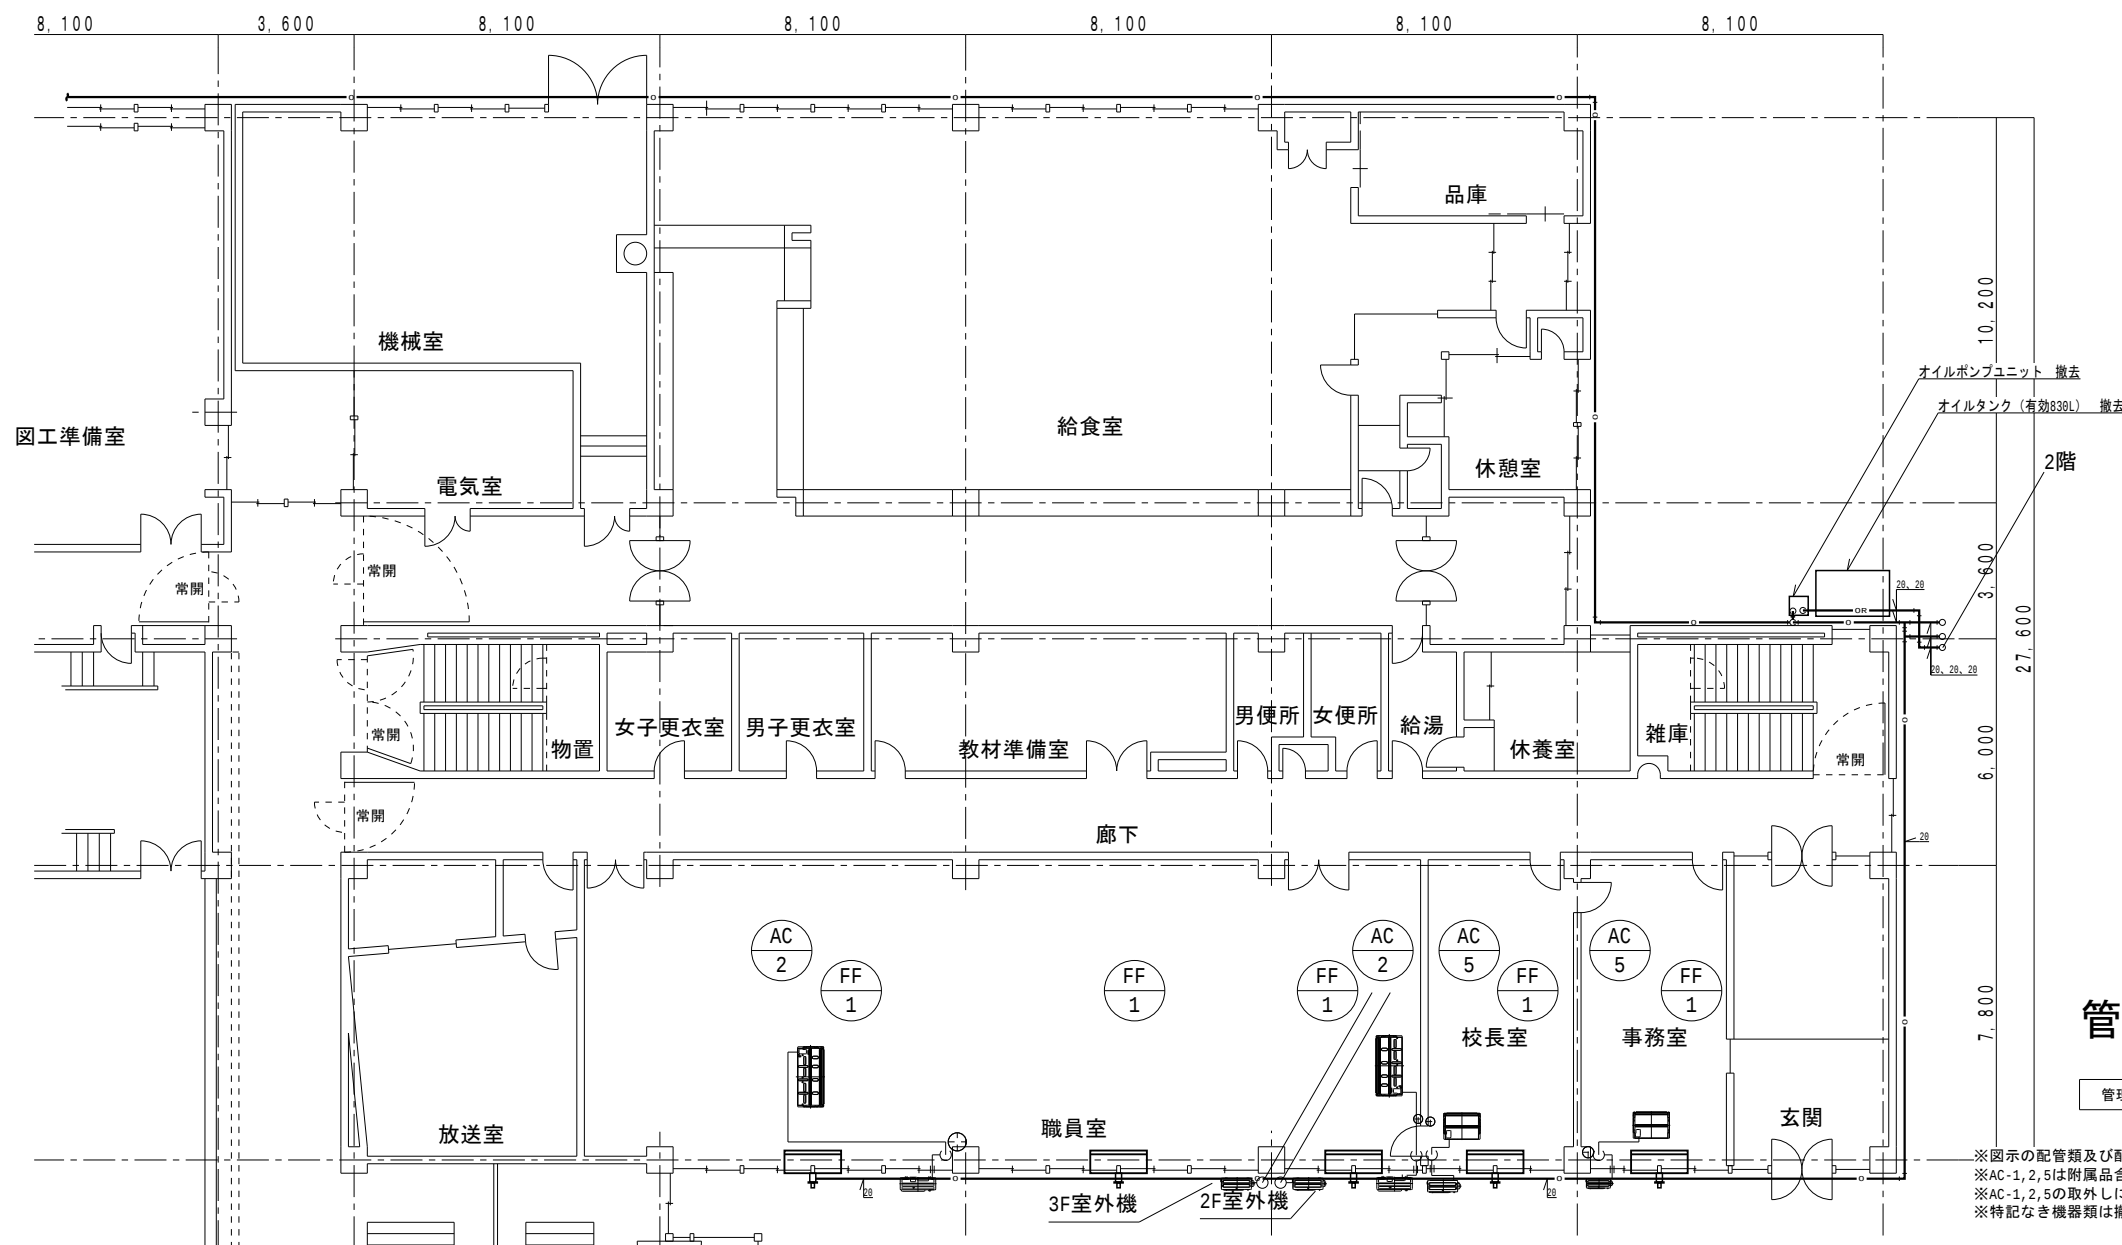

管理教室棟

管理教室棟 1階平面図 S=1:100

※図示の配管類及び配管附属品はすべて撤去とする。
※AC-1,2,5は附属品を含めすべて取外し・移設とする。
※AC-1,2,5の取外しに伴い冷媒ガスのポンプダウンを行うこと。
※特記なき機器類は撤去とする。

代表：株式会社エーシーエー設計
一級建築士事務所登録
(長野) M第 77312 号

管理建築士 一級建築士登録
第222107号 湯本桂司

設計者
一級建築士登録
第 307544 号 海瀬務

検査者 湯本桂司

担当 村田

担当 山本

Job No. 24078
工事名

岡谷市川岸学園整備 第2期
(長寿命化大規模改修)
機械設備工事

発行日 2025.09.30

図面名称


空調設備
1階・2階平面図1
改修前

縮尺 A1:1/100 A3:1/200

M- 42

特別教室棟

特別教室棟 2階平面図 S=1:100

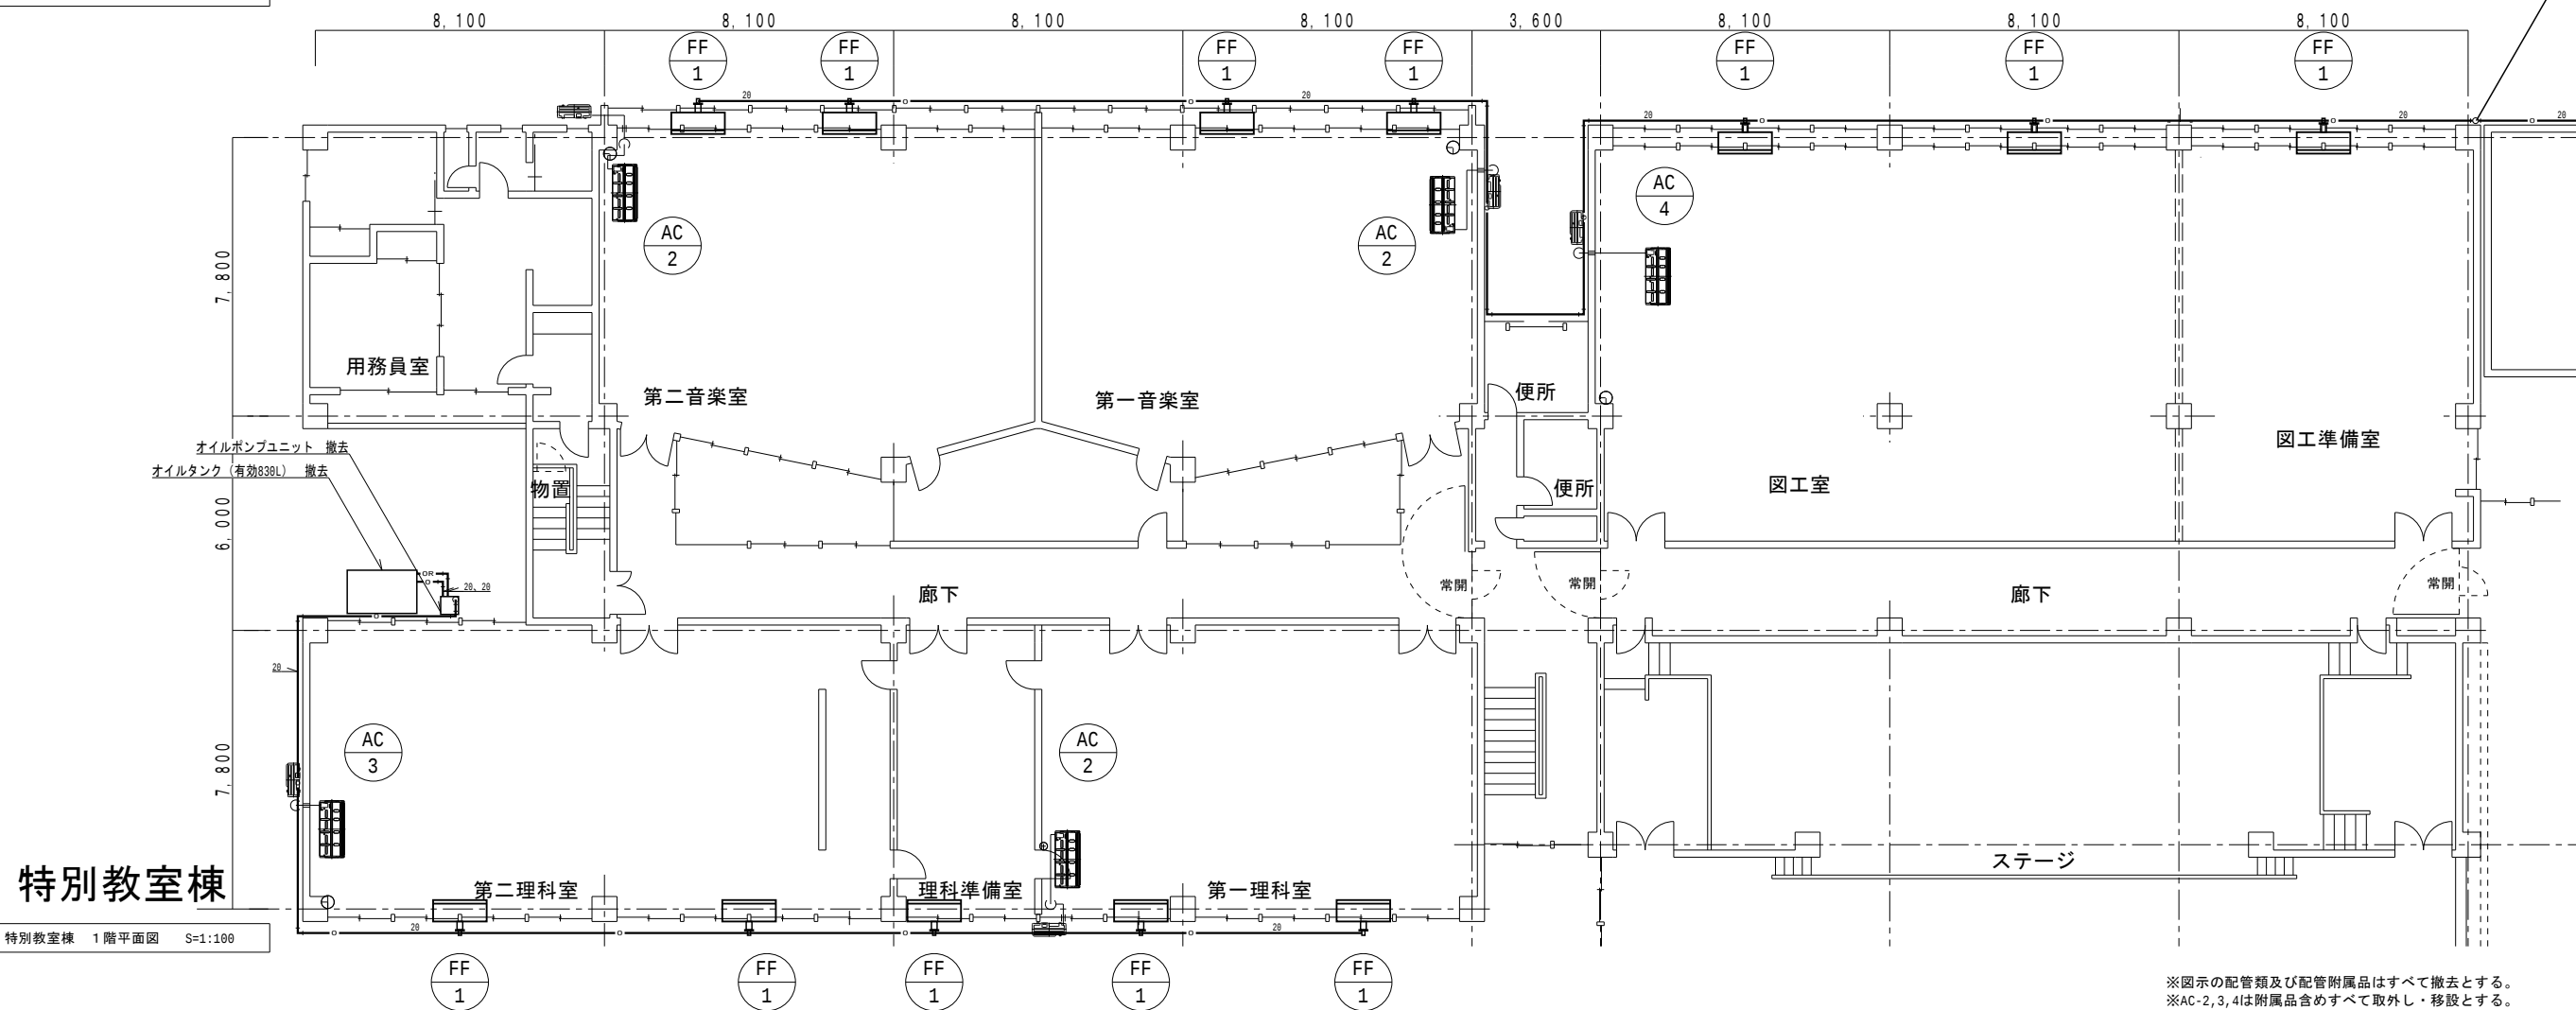

特別教室棟

特別教室棟 1階平面図 S=1:100

※図示の配管類及び配管附属品はすべて撤去とする。
※AC-2,3,4は附属品含めすべて取外し・移設とする。
※AC-2,3,4の取外しに伴い冷媒ガスのポンプダウンを行うこと。
※特記なき機器類は撤去とする。

代表：株式会社エーシーエ設計
一級建築士事務所登録
(長野) M第 77312 号

管理建築士 一級建築士登録
第222107号 湯本桂司

設計者
一級建築士登録
第 307544 号 海瀬務

検査者 湯本桂司

担当 村田

担当 山本

Job No. 24078
工事名

岡谷市川岸学園整備 第2期
(長寿命化大規模改修)
機械設備工事



発行日 2025.09.30

図面名称

空調設備
1階・2階平面図2
改修前

縮尺 A1:1/100 A3:1/200

M- 43

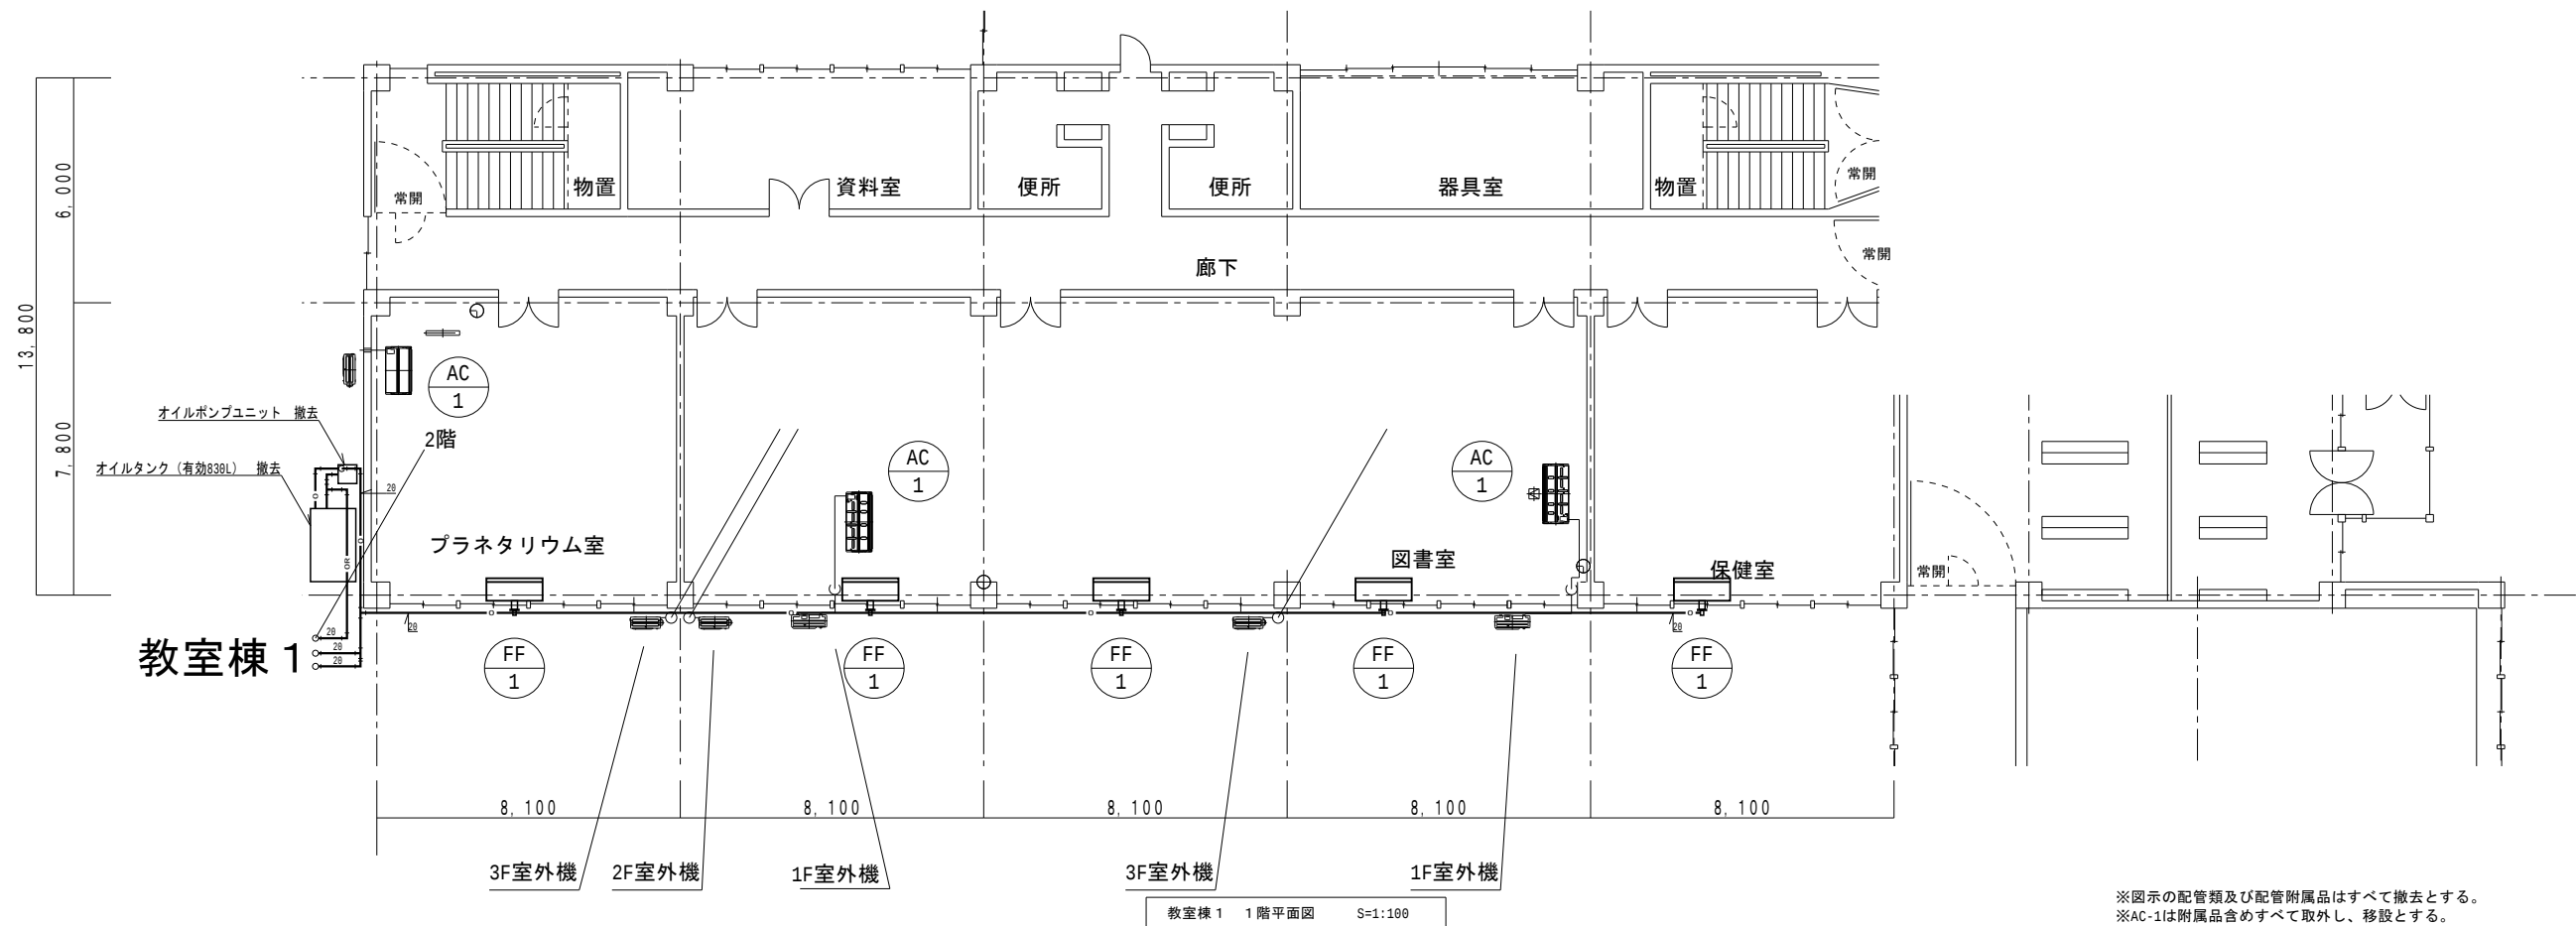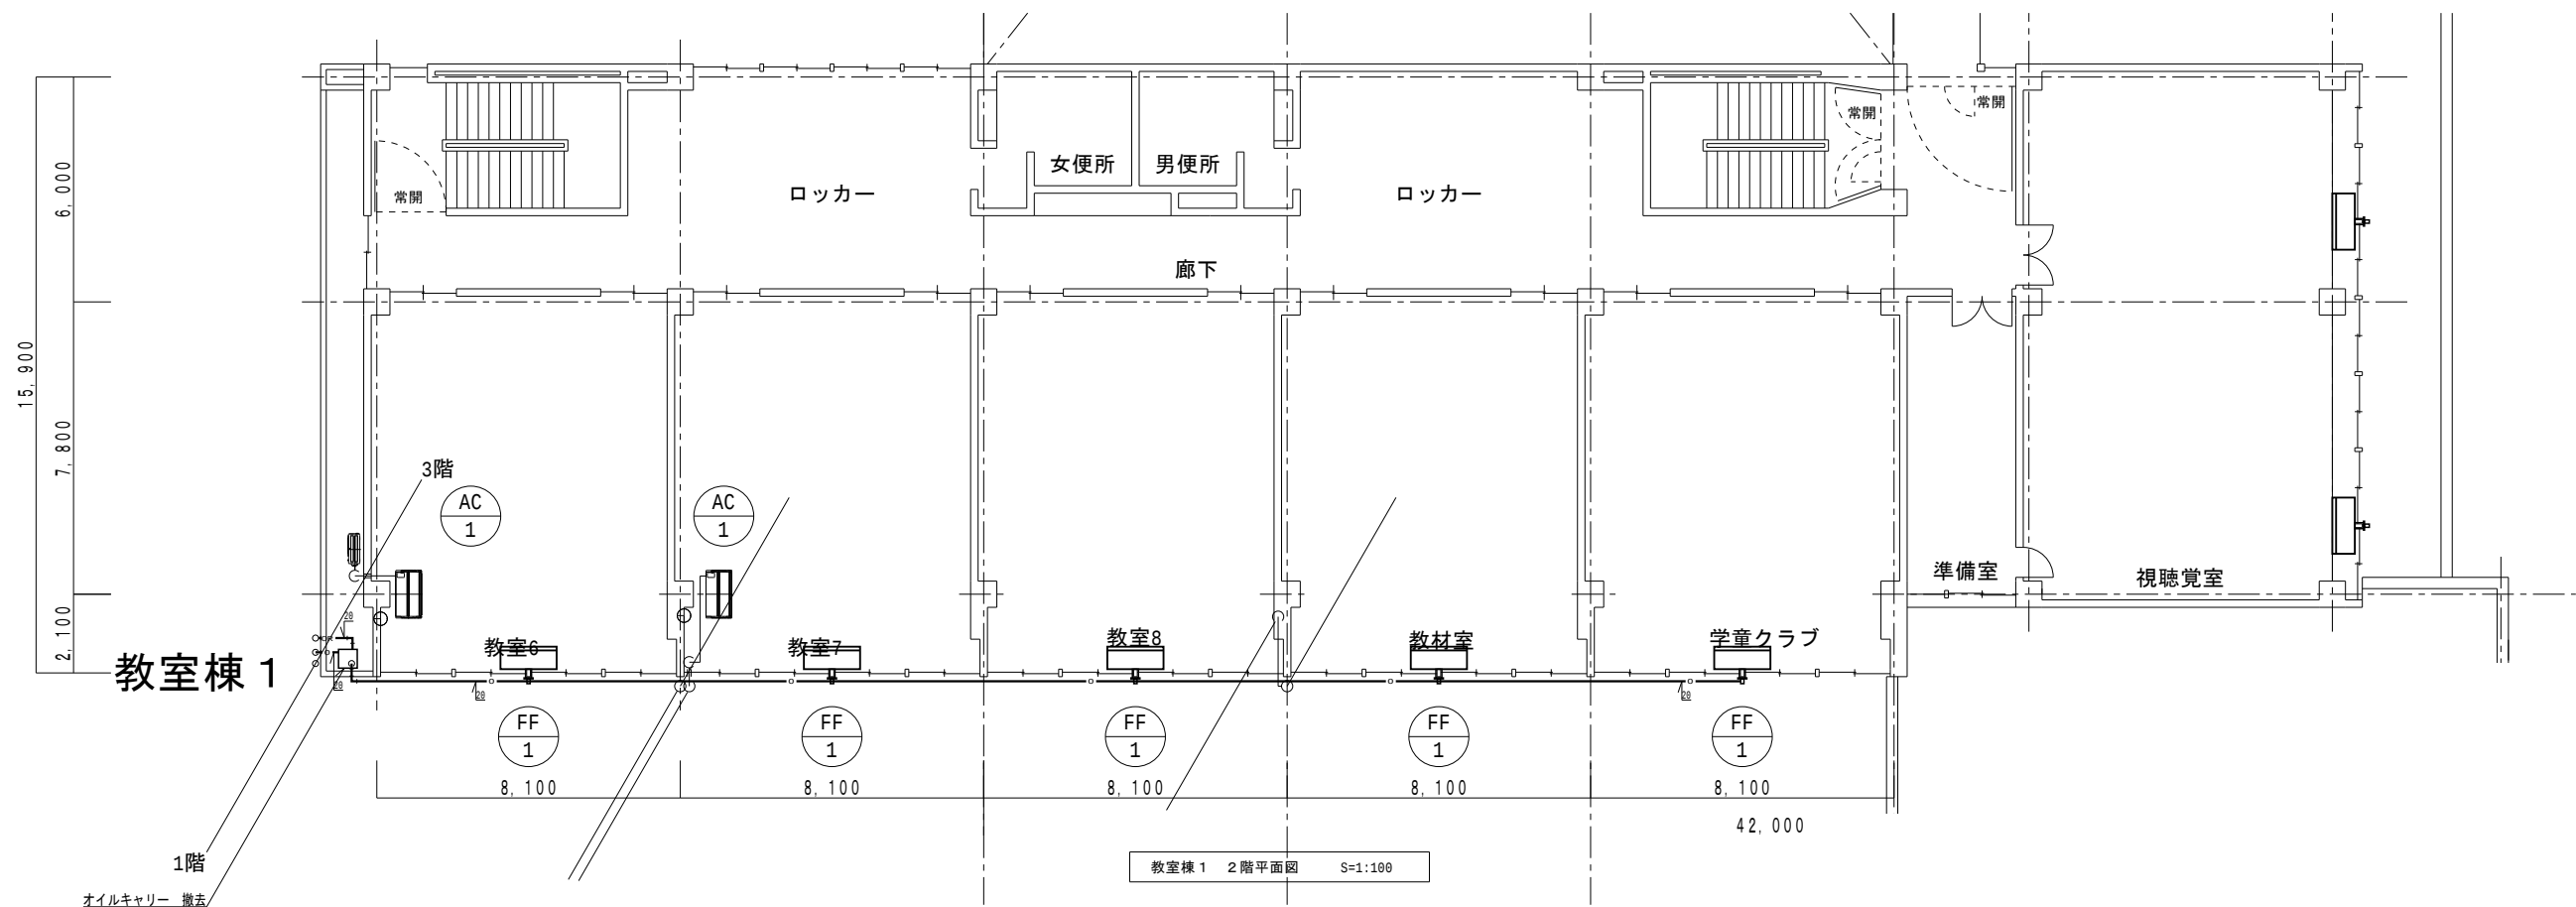

※図示の配管類及び配管附属品はすべて撤去とする。
※AC-1は附属品含めすべて取外し、移設とする。
※AC-1の取外しに伴い冷媒ガスのポンプダウンを行うこと。
※特記なき機器類は撤去とする。

代表：株式会社エーシーエ設計
一級建築士事務所登録
(長野) M第 77312 号
管理建築士 一級建築士登録
第222107号 湯本桂司

設計者
一級建築士登録
第 307544 号 海瀬務

検査者 湯本桂司

担当 村田

担当 山本

Job No. 24078
工事名

岡谷市川岸学園整備 第2期
(長寿命化大規模改修)
機械設備工事


発行日 2025.09.30

図面名称

空調設備
1階・2階平面図3
改修前

縮尺 A1:1/100 A3:1/200

M- 44

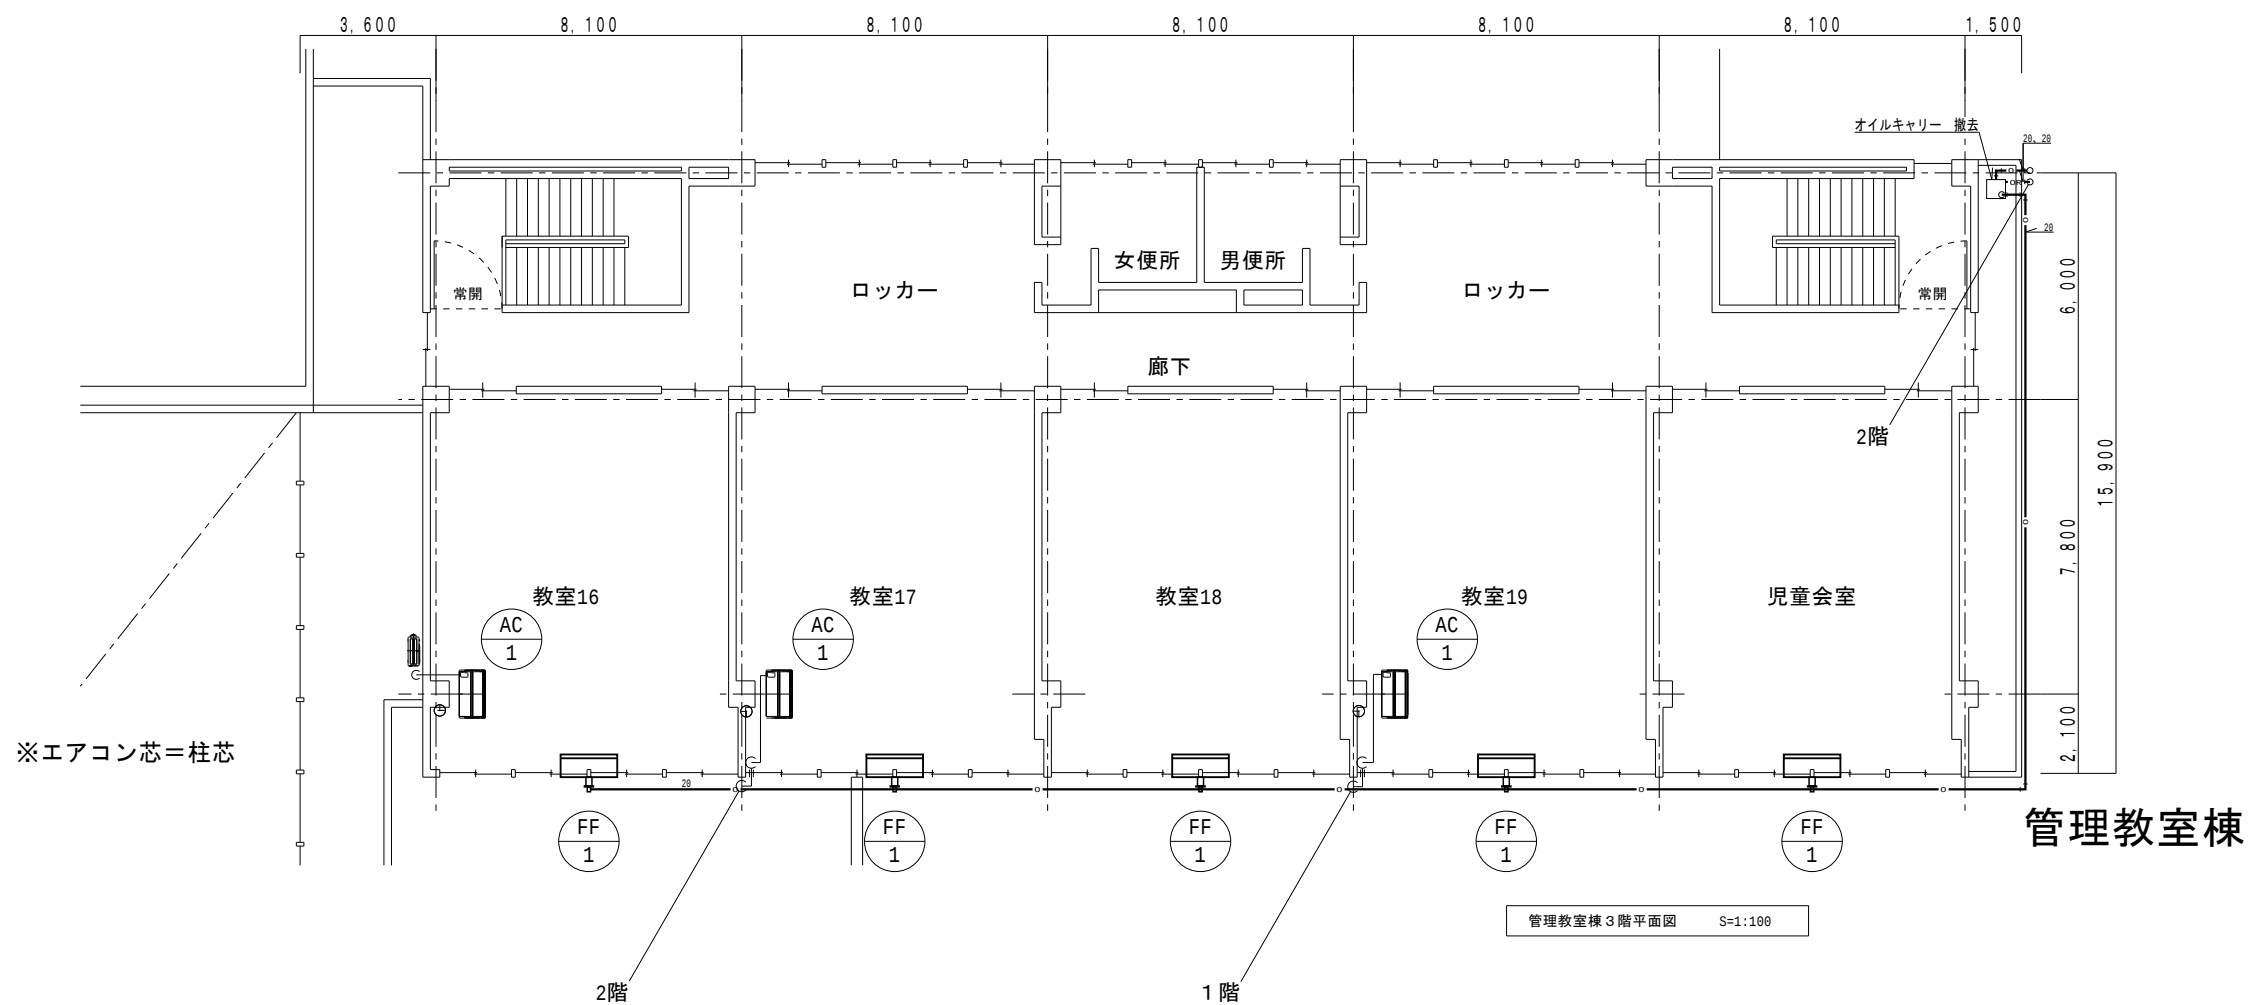

管理教室棟

※図示の配管類及び配管附属品はすべて撤去とする。
※AC-1は附属品含めすべて取外し、移設とする。
※AC-1の取外しに伴い冷媒ガスのポンプダウンを行うこと。
※特記なき機器類は撤去とする。

代表：株式会社エーシーエ設計
一級建築士事務所登録
(長野) M第 77312 号
管理建築士 一級建築士登録
第222107号 湯本桂司

設計者
一級建築士登録
第 307544 号 海瀬務

検査者 湯本桂司

担当 村田

担当 山本

Job No. 24078
工事名


岡谷市川岸学園整備 第2期
(長寿命化大規模改修)
機械設備工事

発行日 2025.09.30

図面名称
空調設備
3階平面図1
改修前

縮尺 A1:1/100 A3:1/200

M- 45

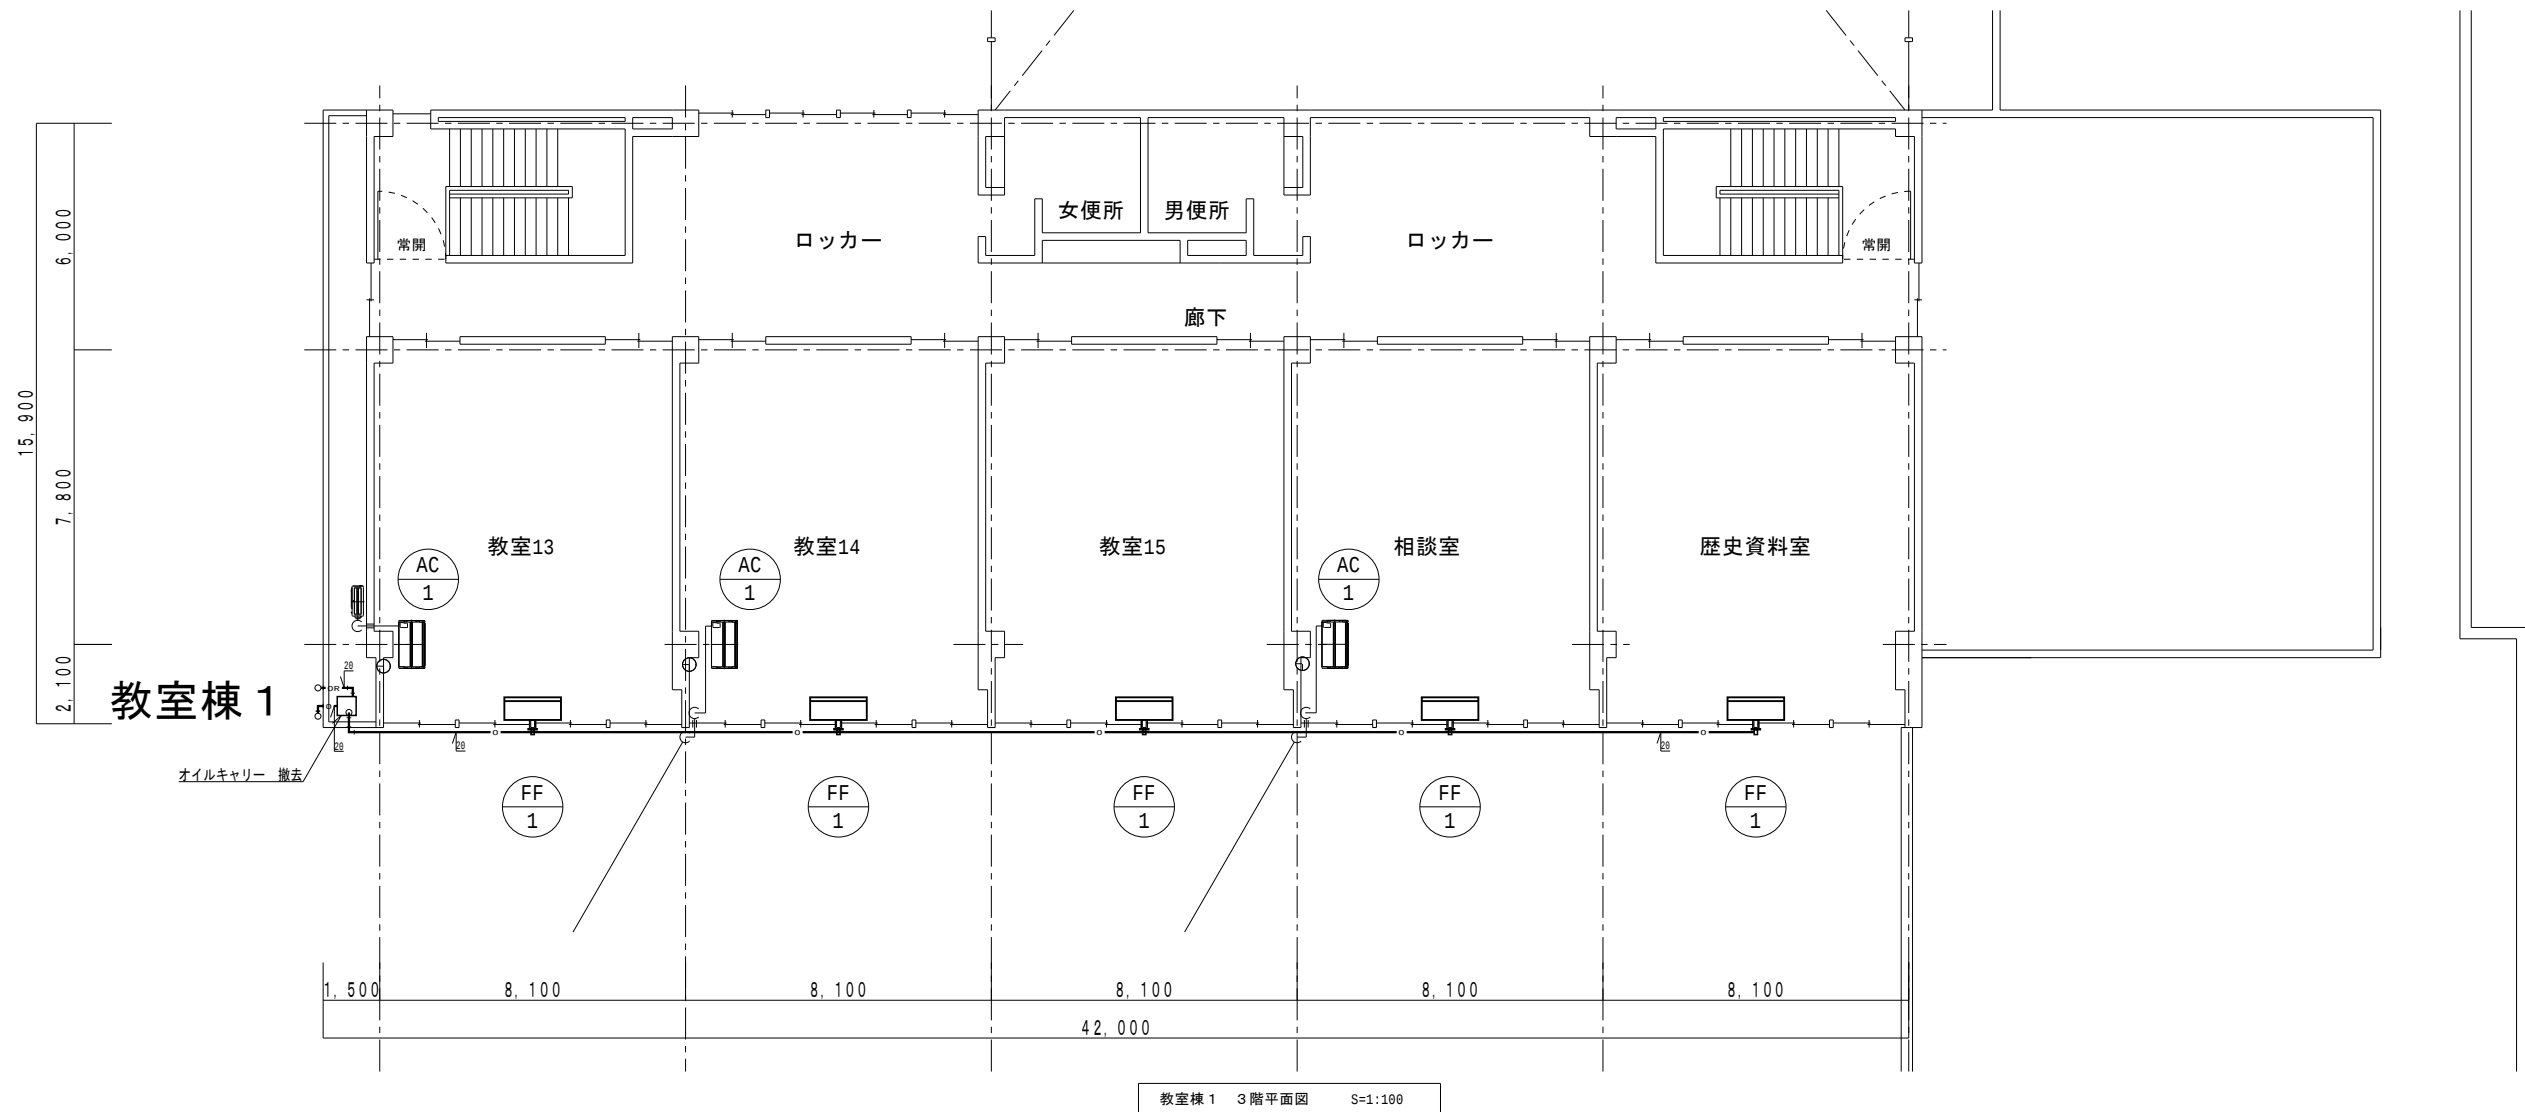

代表：株式会社エーシーエ設計
一級建築士事務所登録
(長野) M第 77312 号

管理建築士 一級建築士登録
第222107号 湯本桂司

設計者
一級建築士登録
第 307544 号 海瀬務

検査者 湯本桂司

担当 村田

担当 山本

Job No. 24078
工事名

岡谷市川岸学園整備 第2期
(長寿命化大規模改修)
機械設備工事

発行日 2025.09.30

図面名称

空調設備
3階平面図2
改修前

縮尺 A1:1/100 A3:1/200

M- 46

※図示の配管類及び配管附属品はすべて撤去とする。
※AC-1は附属品含めすべて取外し、移設とする。
※AC-1の取外しに伴い冷媒ガスのポンプダウンを行うこと。
※特記なき機器類は撤去とする。

【機器表 改修前（撤去）】

機 器 表																
記 号	名 称	仕 様				数 量	電動機仕様					設置場所		備 考		
							相 数	電 圧	電 力	数 量	起動方式					
B - 1	温水ヒーター	型 式	銅 板 製	常用出力	1410.000 Kcal/H	最高使用水頭圧力	11	1	3	200V	6.25kW	1	直 入	機械室		
		消費燃料	A 重 油 214%	伝熱面積	44.2㎡	温水量	2030 L/M									不明なものは無量格者とする。
T - 1	貯 油 槽	型 式	地下埋設コロッケ型			貯 油 量	12000ℓ	1						屋 外		
		寸 法	1800 ^φ ×4800L													
T - 2	オイルサービスタンク	型 式	銅 板 製	角 型		貯 油 量	300ℓ	1						機械室		
		寸 法	700×600×800	架 台	1500H											
T - 3	膨 張 水 槽	型 式	銅 板 製	角 型		貯 水 量	750ℓ	1						水槽室		
		寸 法	1000×1000×1000													
P - 1	温水循環ポンプ	型 式	片吸込渦巻型					1								
		口 径	125 ^φ	揚 程	10151/MIN		27M	2	3	200	1.1	1	△ 入	機械室		
P - 2	オイルギヤーポンプ	型 式						2	3	200	0.2	1	直 入	機械室		
		口 径	15 ^φ	揚 程	101/MIN		3kg/cm ²									
HD - 1	管 寄 せ	型 式	円 筒 型					1						機械室		
		寸 法	150 ^φ ×2280L													
HD - 2	管 寄 せ	型 式	円 筒 型											機械室		
		寸 法	150 ^φ ×2280L					1								
CH - 1	クリーンヒーター	暖房能力	2500 Kcal/H					3	1	100	5.3W	1	直 入	公仕室		
F - 1	送 風 機	型 式	多翼式送風機	床 置 型				1	3	200	2.2	1	直 入	厨 房		
		型 番	# 3	風 量	8010cmH	静 圧	26mmAq									
F - 2	送 風 機	型 式	多翼式送風機	天 吊 型				1	3	200	1.5	1	直 入	機械室		
		型 番	# 21/2	風 量	4710cmH	静 圧	13mmAq									
F - 3	排 風 機	型 式	多翼式排風機	床 置 型				1	3	200	1.5	1	直 入	厨 房		
		型 番	# 3	風 量	8010cmH	静 圧	11mmAq									
F - 4	排 風 機	型 式	多翼式排風機	天 吊 型				1	3	200	1.5	1	直 入	プレイルーム		
		型 番	# 21/2	風 量	4760cmH	静 圧	12mmAq									
F - 5	排 風 機	型 式	多翼式排風機	天 吊 型				1	3	200	1.5	1	直 入	機械室		
		型 番	# 21/2	風 量	4710cmH	静 圧	13mmAq									
F - 6	排 風 機	型 式	多翼式排風機	天 吊 型				1	1	100	0.2	1	直 入	スタジオ		
		型 番	# 1	風 量	120cmH	静 圧	18mmAq									
F - 7	排 風 機	型 式	小型排風機	天 吊 型				1	1	100	0.2	1	直 入	湯沸室		
		型 番	# 11/4	風 量	1080cmH	静 圧	11mmAq									
F - 8	排 風 機	型 式	小型排風機	天 吊 型				6	1	100	0.2	1	直 入	便 所		
		型 番	# 11/4	風 量	830cmH	静 圧	13mmAq									
F - 9	排 風 機	型 式	小型排風機	天 吊 型				1	1	100	0.2	1	直 入	更衣室		
		型 番	# 11/4	風 量	780cmH	静 圧	16mmAq									
F - 10	排 風 機	型 式	小型排風機	天 吊 型				1	1	100	0.2	1	直 入	便 所		
		型 番	# 11/4	風 量	630cmH	静 圧	13mmAq									
F - 11	排 風 機	型 式	小型排風機	天 吊 型				1	1	100	0.2	1	直 入	便 所		
		型 番	# 11/4	風 量	590cmH	静 圧	12mmAq									
F - 12	排 風 機	型 式	小型排風機	天 吊 型				1	1	100	0.2	1	直 入	保健室		
		型 番	# 1	風 量	370cmH	静 圧	7mmAq									
F - 13	排 風 機	型 式	小型排風機	天 吊 型				1	1	100	0.2	1	直 入	湯沸室		
		型 番	# 1	風 量	320cmH	静 圧	12mmAq									
F - 14	排 風 機	型 式	小型排風機	天 吊 型				1	1	100	0.1	1	直 入	?		
		型 番	# 1	風 量	30cmH	静 圧	13mmAq									
F - 15	排 風 機	型 式	小型排風機	F R P 製 天 吊 型				1	1	100	0.1	1	直 入	シャワー室		
		型 番	# 1	風 量	30cmH	静 圧	13mmAq									
F - 16	換 気 扇	型 式	天井埋込形					3	1	100	7.5W	1	直 入	家庭科室	(屋外ウェザーカバー共)	
		羽 径	200 ^φ	風 量	310cmH	静 圧	5mmAq									
F - 17	換 気 扇	型 式	天井埋込形					2	1	100	2.4W	1	直 入	公仕室		
		羽 径	100 ^φ	風 量	60cmH	静 圧	5mmAq									

代表：株式会社エーシーエ設計
一級建築士事務所登録
(長野) M第 77312 号

管理建築士 一級建築士登録
第222107号 湯本桂司

設計者
一級建築士登録
第 307544 号
海瀬秀

検査者 湯本桂司

担当 村田

担当 山本

Job No. 2407

工事名

岡谷市川岸学園整備 第2期
(長寿命化大規模改修)
機械設備工事


発行日 2025.09.3

図面名称	
------	--


暖房換氣設備
機器表
改修前

縮尺

 M- 47



Copyright (C) 株式会社エーシーエ設計 著作権者の許可なく複製、転載、第三者開示等の行為を禁止する。

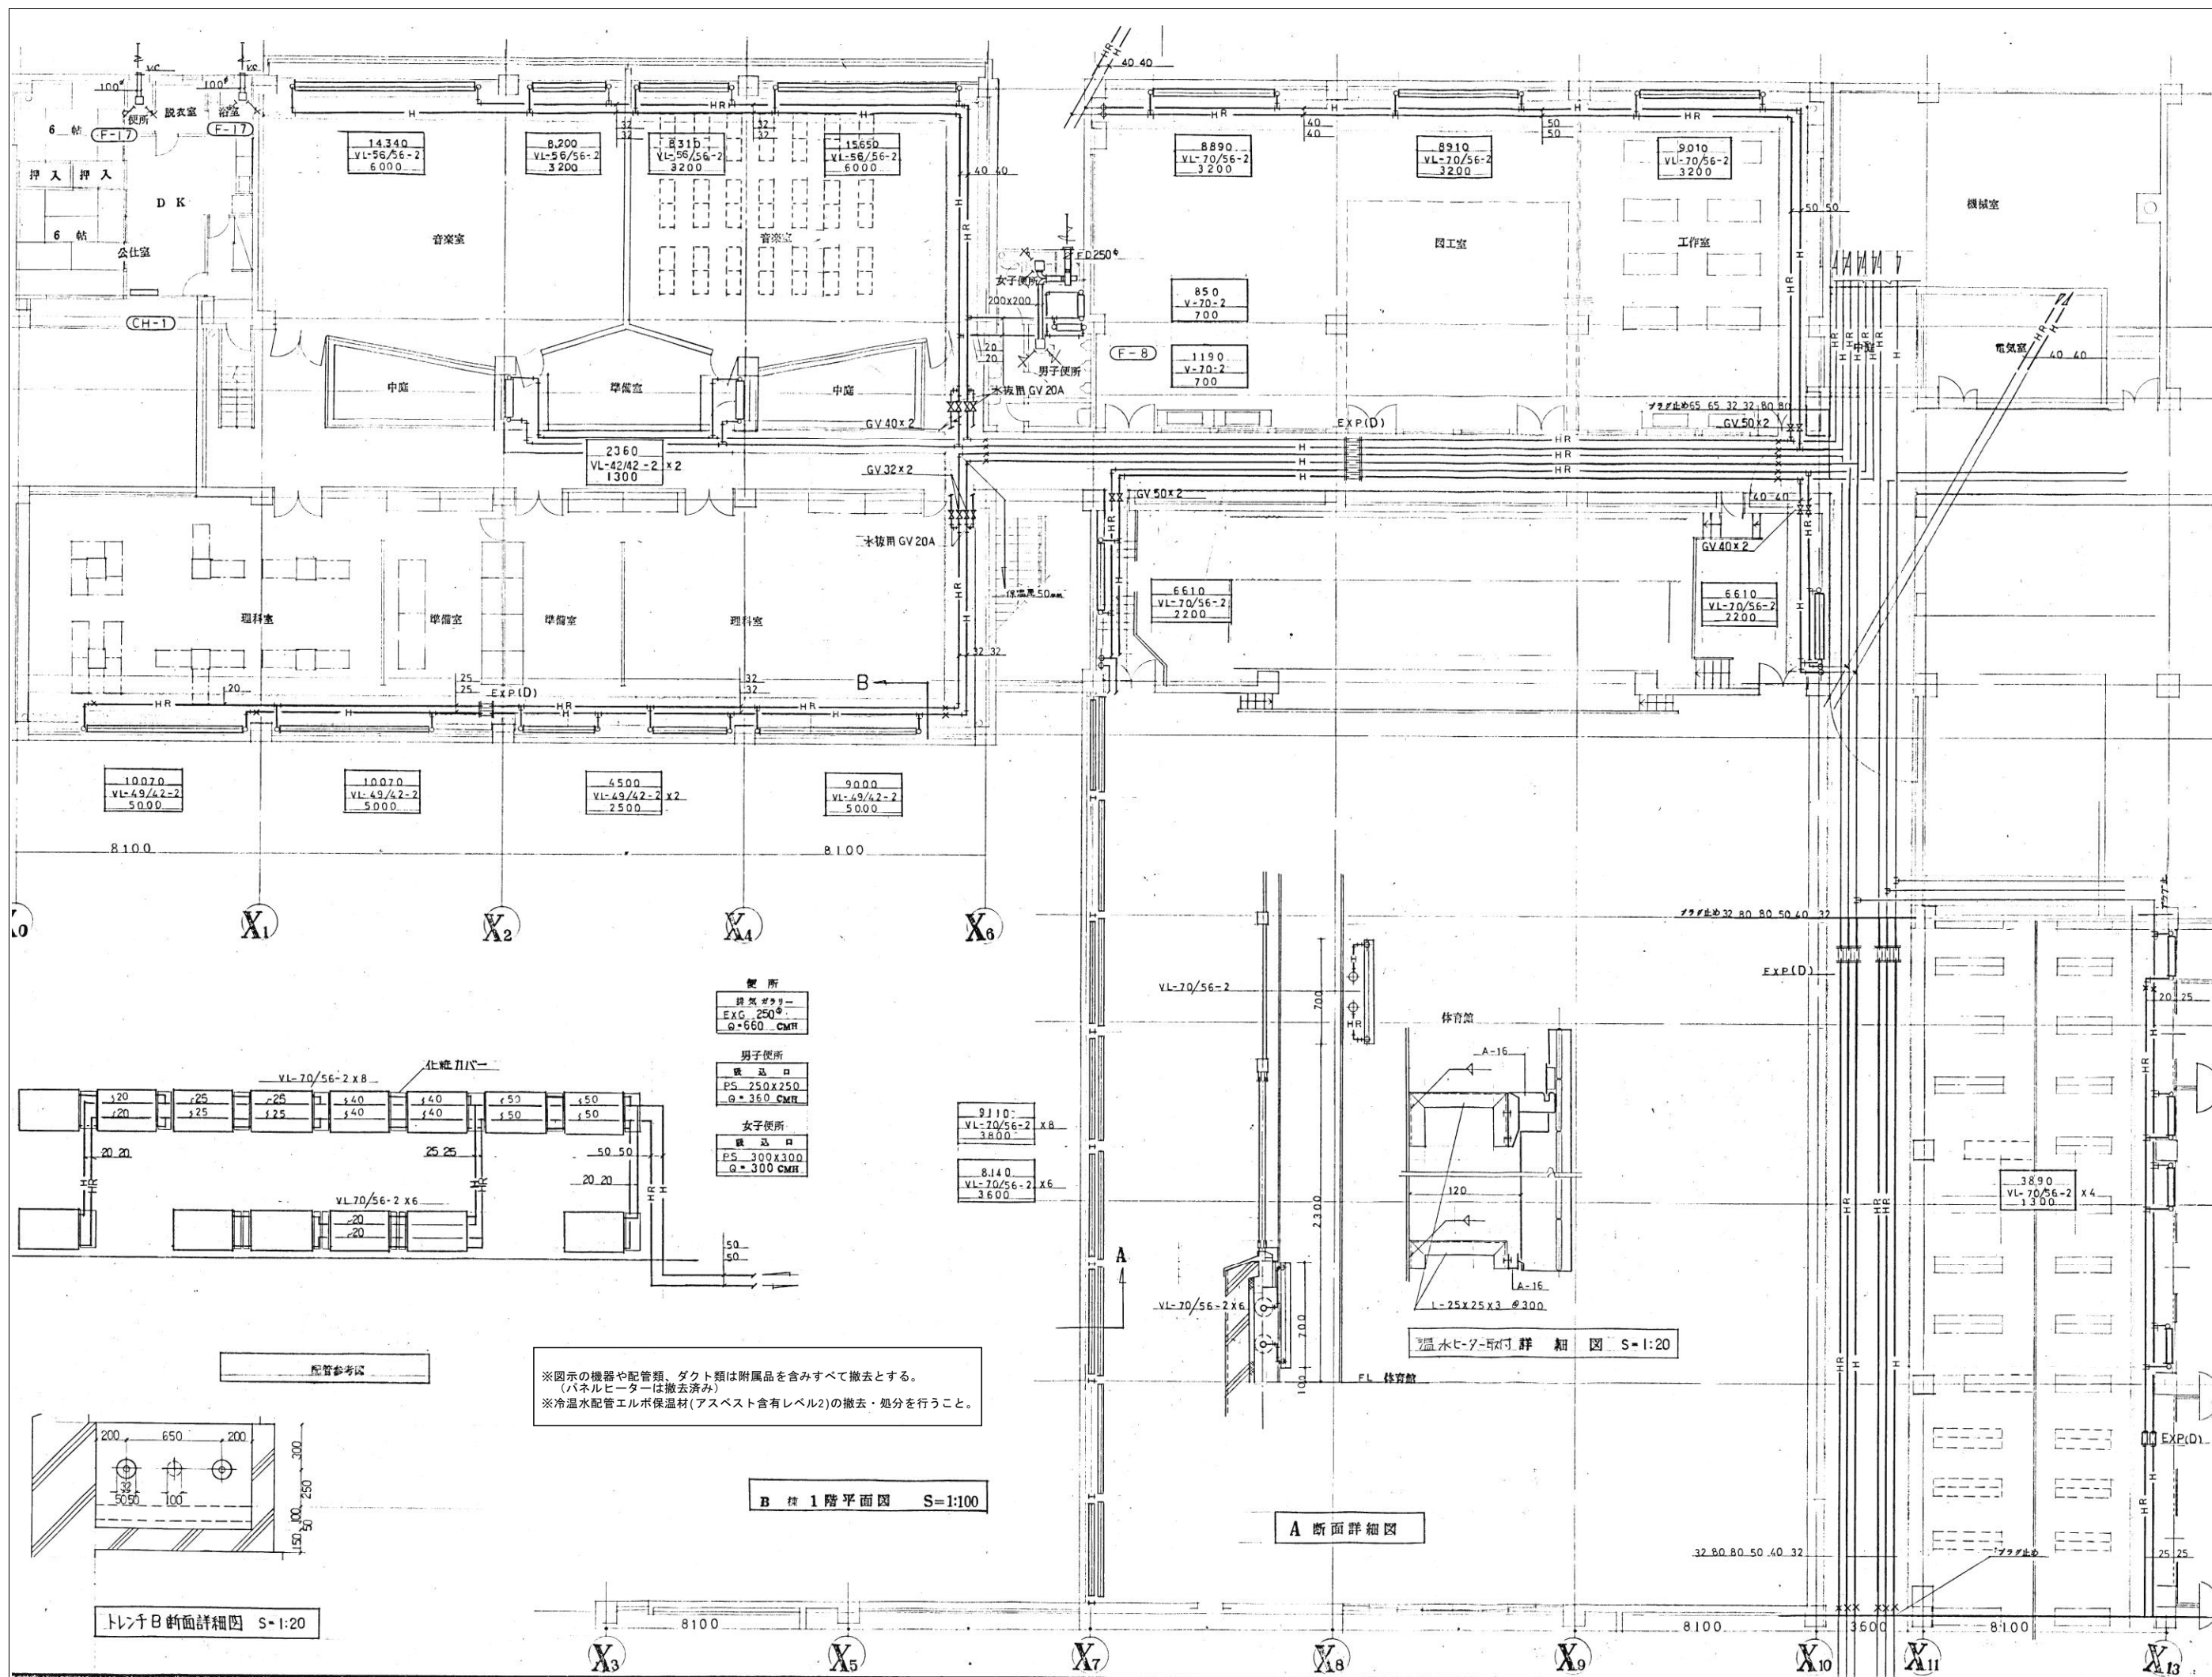

代表：株式会社エーシーエー設計
一級建築士事務所登録
(長野) M第 77312 号

管理建築士 一級建築士登録
第222107号 湯本桂司

設計者
一級建築士登録
第 307544 号 海瀬務

検査者 湯本桂司

担当 村田

担当 山本

Job No. 24078

工事名

岡谷市川岸学園整備 第2期
(長寿命化大規模改修)
機械設備工事

発行日 2025.09.30


図面名称

暖房換気設備
1階平面図2
改修前

縮尺 A1:1/100 A3:1/200

M- 49

入札用
25.09.30

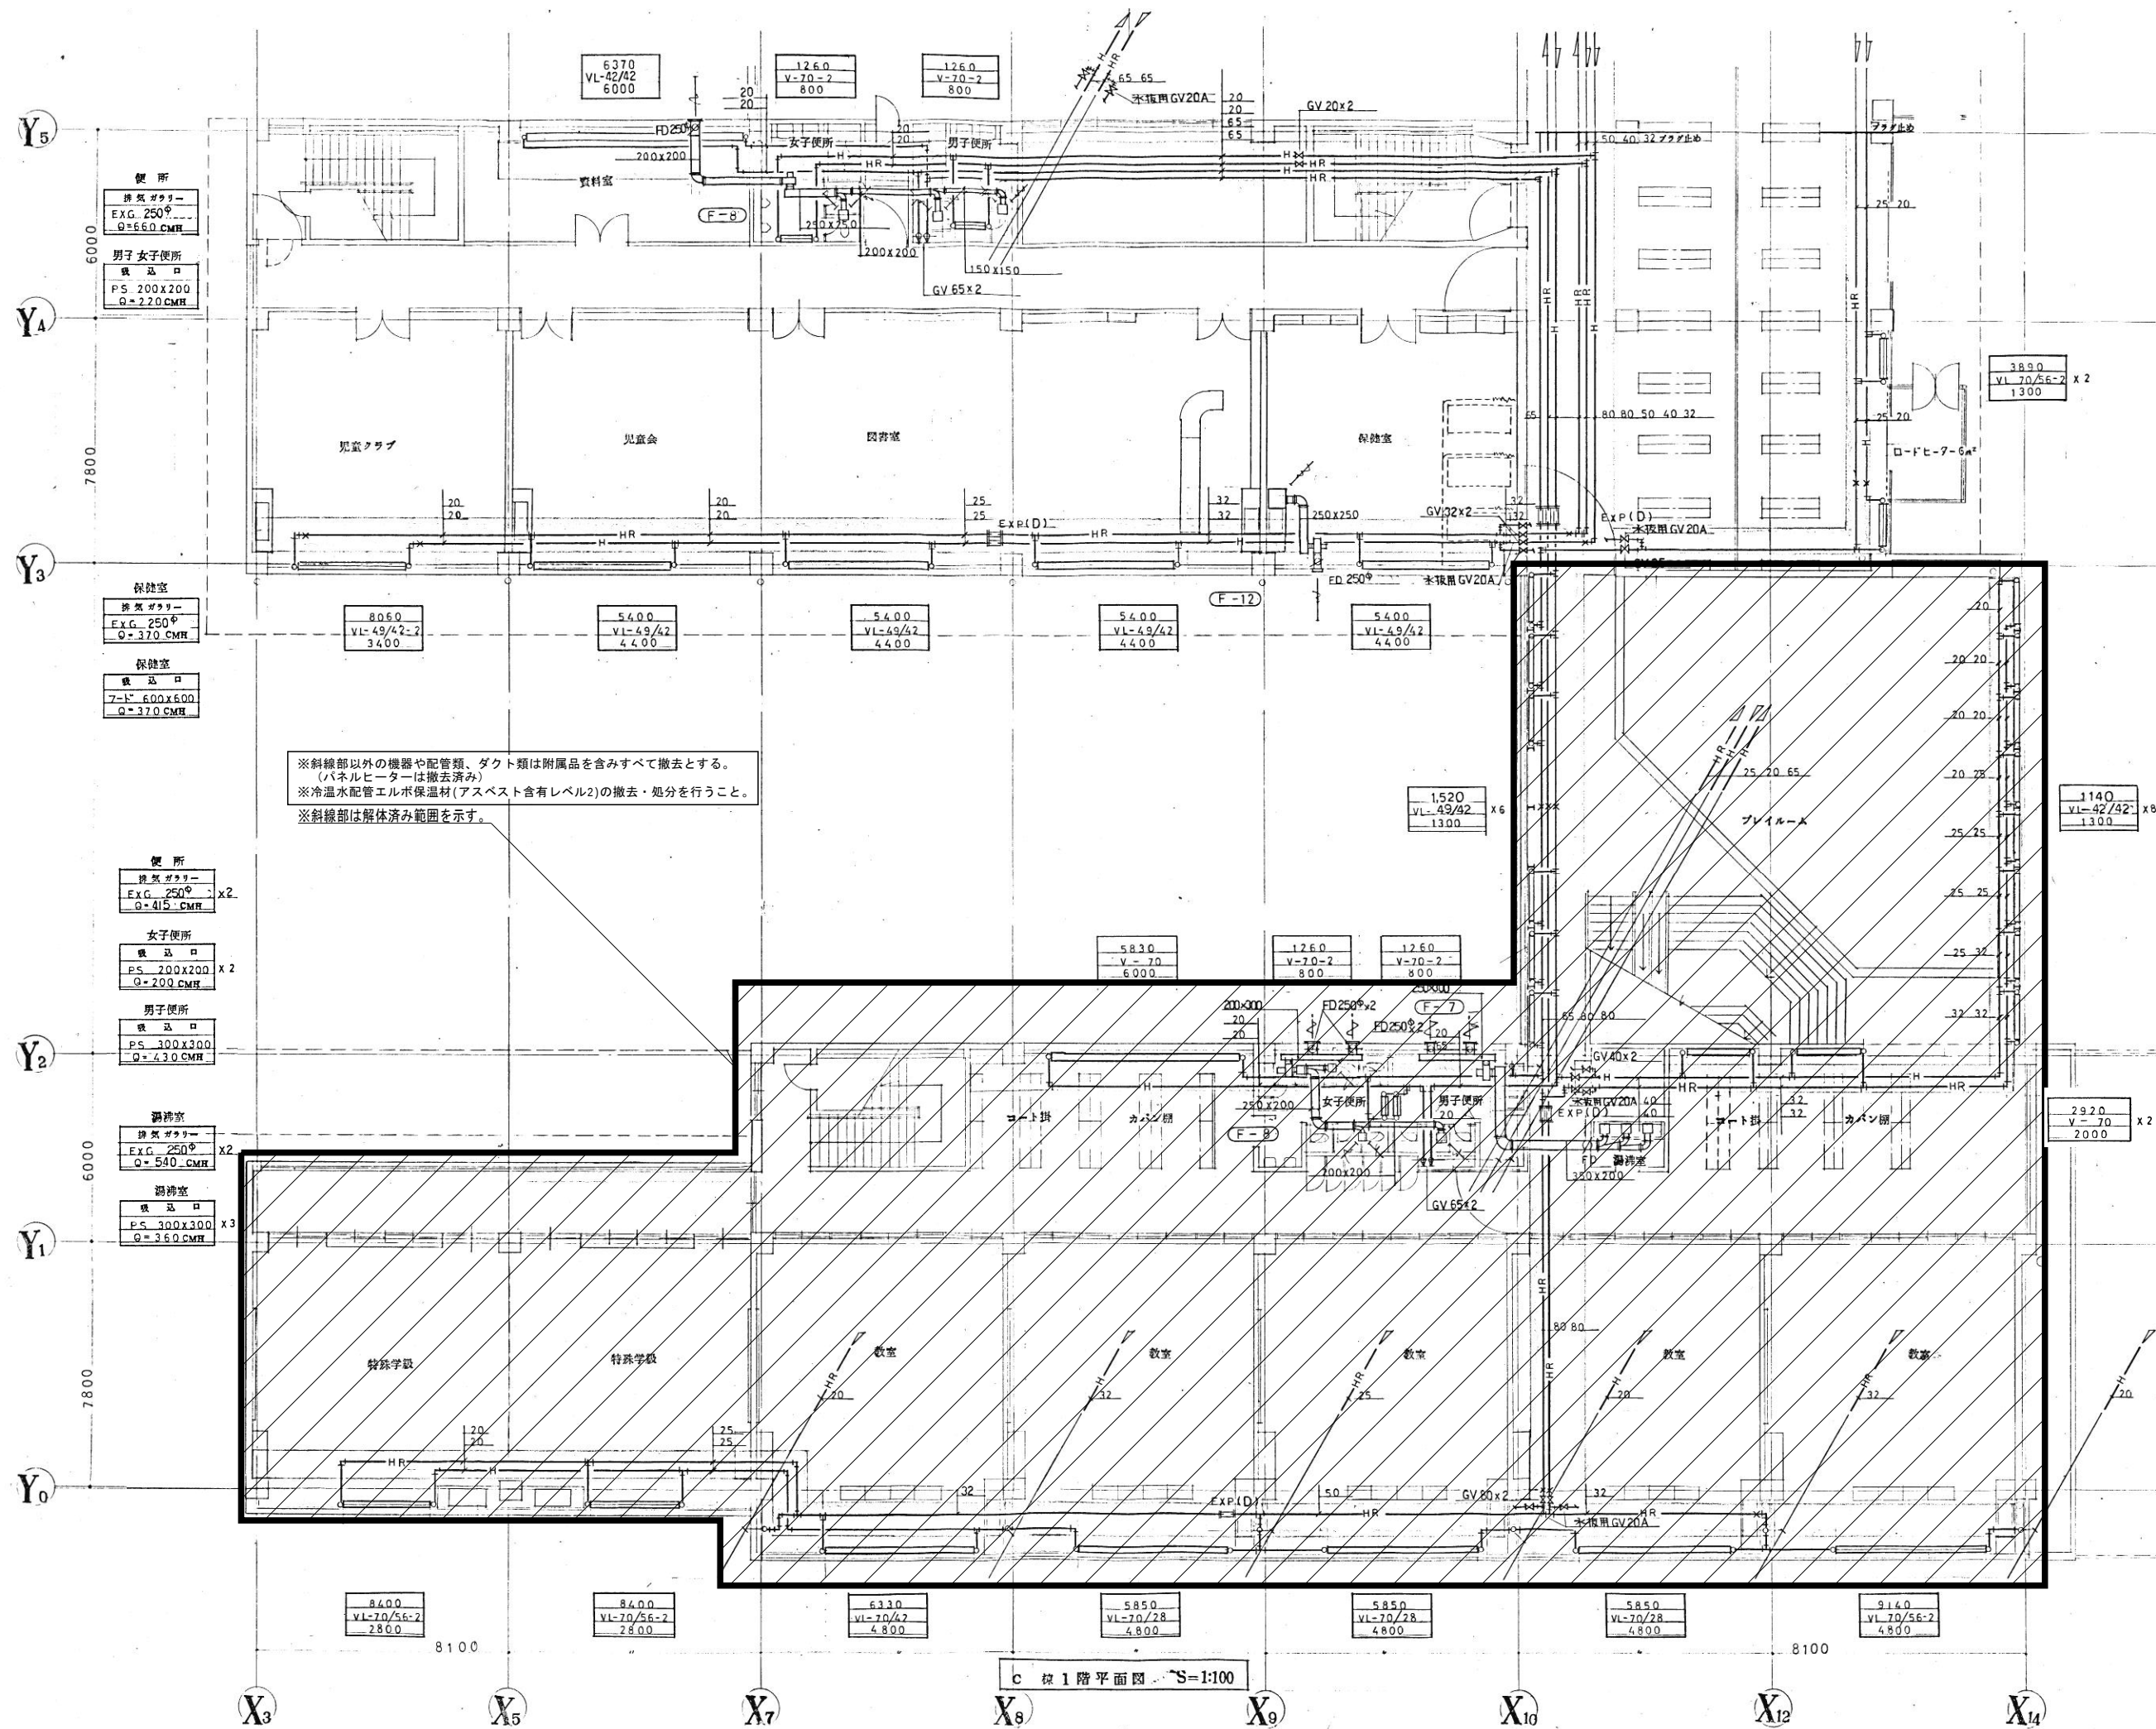

※斜線部以外の機器や配管類、ダクト類は附属品を含みすべて撤去とする。
(パネルヒーターは撤去済み)
※冷温水配管エルボ保温材(アスベスト含有レベル2)の撤去・処分を行うこと。
※斜線部は解体済み範囲を示す。

C 棟 1 階平面図 S=1:100

代表：株式会社エーシーエー設計
一級建築士事務所登録
(長野) M第 77312 号
管理建築士 一級建築士登録
第 222107 号 湯本桂司
設計者
一級建築士登録
第 307544 号 海瀬務
検査者 湯本桂司
担当 村田
担当 山本

Job No. 24078
工事名
岡谷市川岸学園整備 第2期
(長寿命化大規模改修)
機械設備工事
発行日 2025.09.30
図面名称
暖房換気設備
1階平面図3
改修前
縮尺 A1:1/100 A3:1/200
M-50 入札用 25.09.30



便 所
排水ダクト
EXG 250φ
φ415 CMH
× 2
女子便所
排水口
PS 200×200
φ200 CMH
× 2
男子便所
排水口
PS 300×300
φ430 CMH

代表：株式会社エーシーエ設計
一級建築士事務所登録
(長野) M第 77312 号
管理建築士 一級建築士登録
第222107号 湯本桂司

設計者
一級建築士登録
第 307544 号 海瀬務

校査者 湯本桂司

担当 村田

担当 山本

Job No. 24078
工事名

岡谷市川岸学園整備 第2期
(長寿命化大規模改修)
機械設備工事

発行日 2025.09.30

図面名称

暖房換気設備
2階平面図1
改修前

縮尺 A1:1/100 A3:1/200

※図示の機器や配管類、ダクト類は附属品を含みすべて撤去とする。
(パネルヒーターは撤去済み)
※冷温水配管エルボ保温材(アスベスト含有レベル2)の撤去・処分を行うこと。

Copyright (C)株式会社エーシーエ設計 著作権者の許可なく複製、転載、第三者開示等の行為を禁止する。

代表：株式会社エーシー設計
一級建築士事務所登録
(長野) M第 77312 号

管理建築士 一級建築士登録
第222107号 湯本桂司

設計者
一級建築士登録
第 307544 号 海瀬務

検査者 湯本桂司

担当 村田

担当 山本

Job No. 24078
工事名

岡谷市川岸学園整備 第2期
(長寿命化大規模改修)
機械設備工事


発行日 2025.09.30
図面名称

暖房換気設備
2階平面図2
改修前

縮尺 A1:1/100 A3:1/200

M- 52

入札用
25.09.30

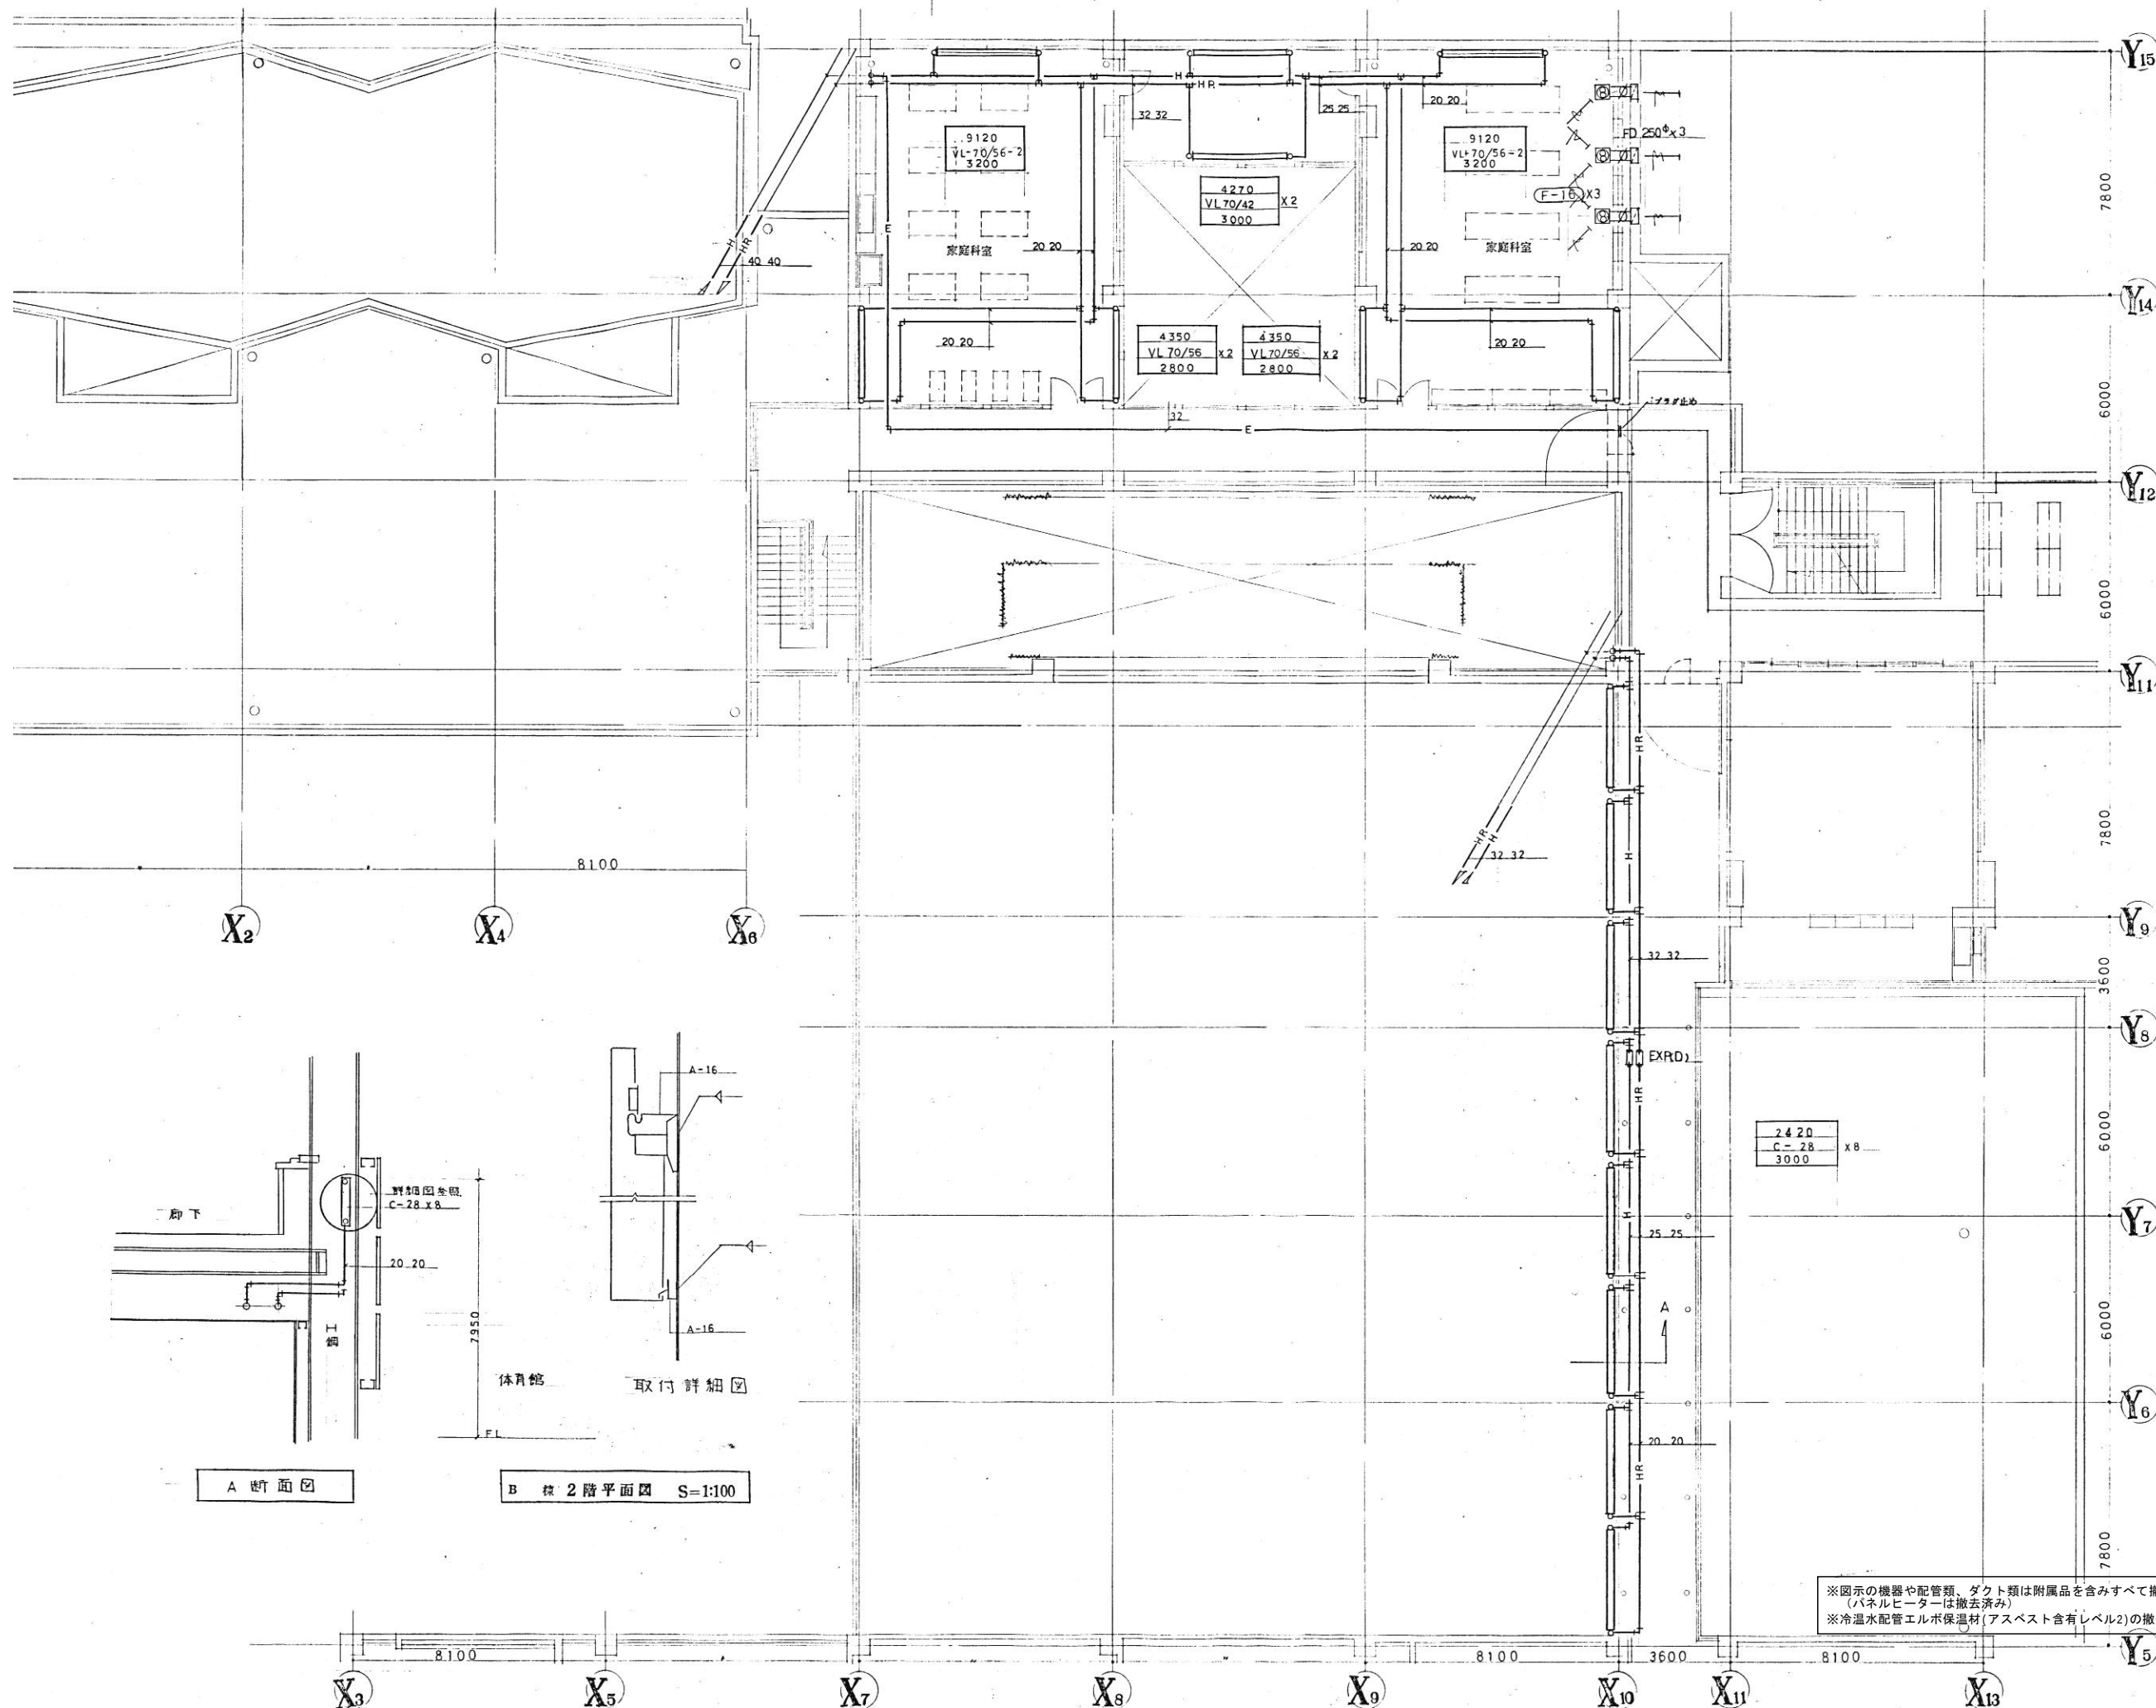

※図示の機器や配管類、ダクト類は附属品を含みすべて撤去とする。
(パネルヒーターは撤去済み)
※冷温水配管エルボ保温材(アスベスト含有レベル2)の撤去・処分を行うこと。

代表：株式会社エーシーエー設計
一級建築士事務所登録
(長野) M第 77312 号

管理建築士 一級建築士登録
第222107号 湯本桂司

設計者
一級建築士登録
第 307544 号 海瀬務

検査者 湯本桂司

担当 村田

担当 山本

Job No. 24078

工事名

岡谷市川岸学園整備 第2期
(長寿命化大規模改修)
機械設備工事

発行日 2025.09.30


図面名称

暖房換気設備
2階平面図3
改修前

縮尺 A1:1/100 A3:1/200

M- 53

入札用
25.09.30

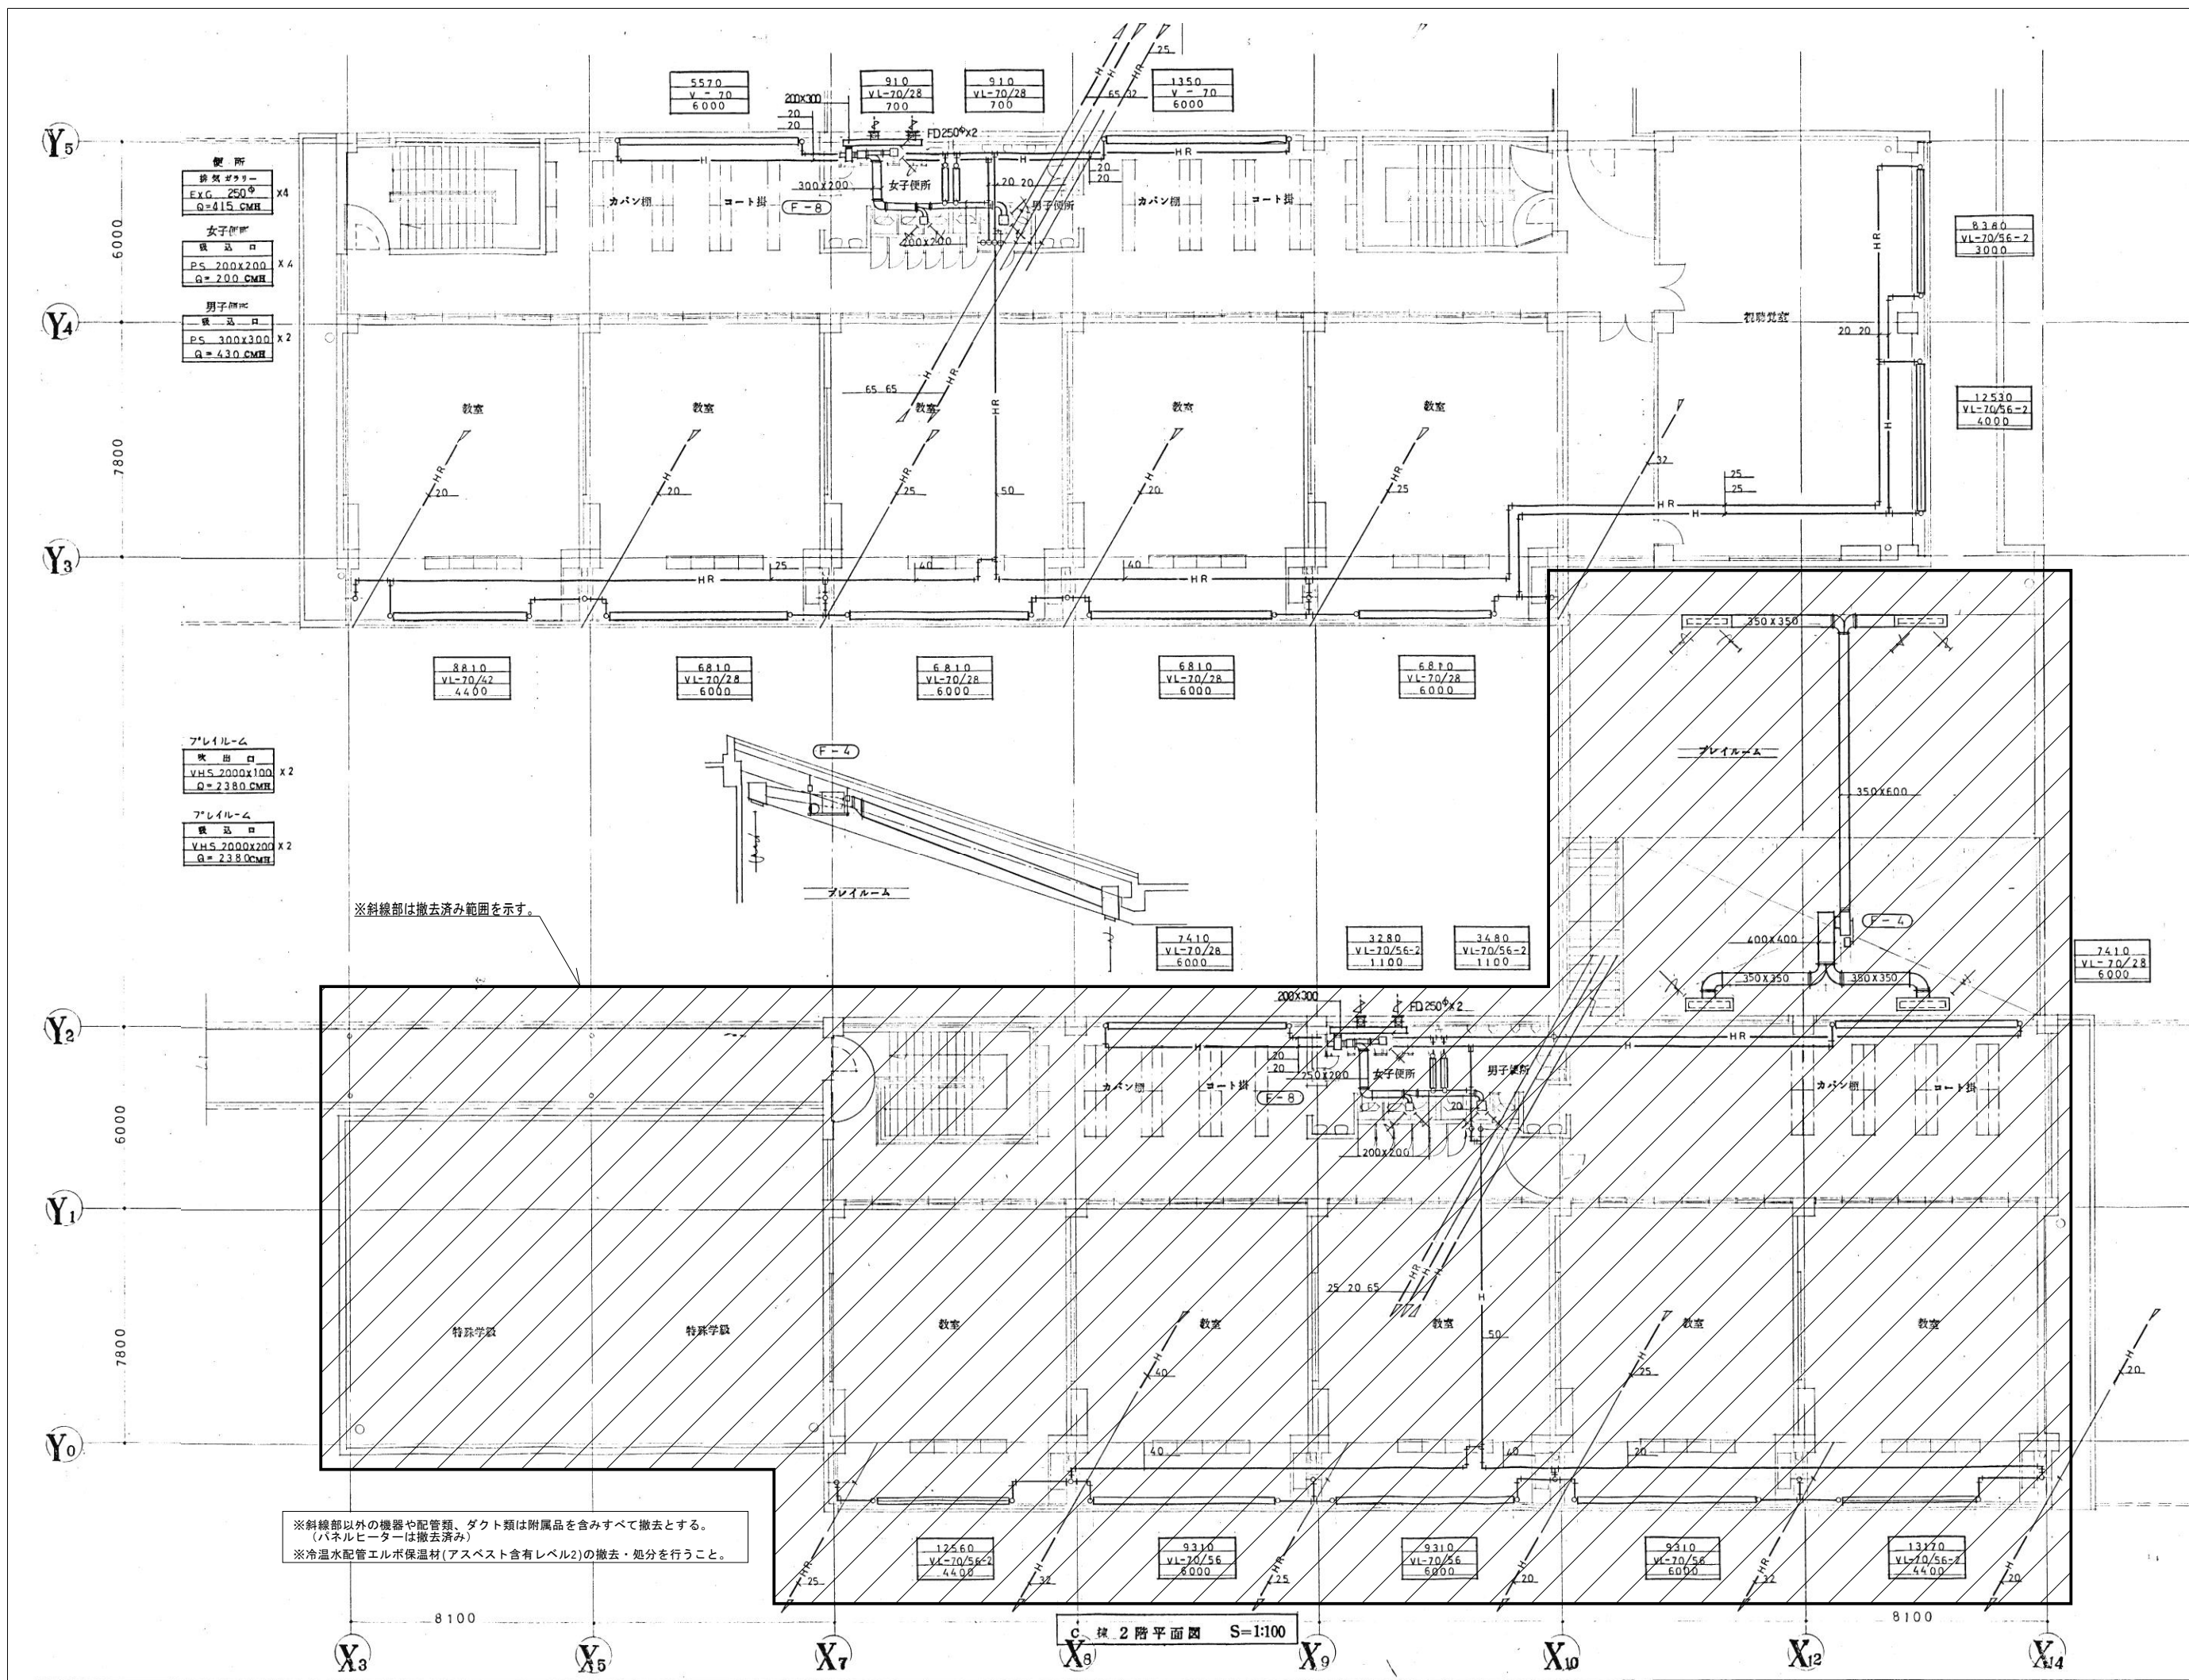

代表：株式会社エーシーエ設計
一級建築士事務所登録
(長野) M第 77312 号

管理建築士 一級建築士登録
第222107号 湯本桂司

設計者
一級建築士登録
第 307544 号 海瀬務

検査者 湯本桂司

担当 村田

担当 山本

Job No. 24078

工事名

岡谷市川岸学園整備 第2期
(長寿命化大規模改修)
機械設備工事

発行日 2025.09.30

図面名称

暖房換気設備
3階平面図1
改修前


縮尺 A1:1/100 A3:1/200

 
M- 54

入札用
25.09.30






※図示の機器や配管類、ダクト類は附属品を含みすべて撤去とする。
(パネルヒーターは撤去済み)
※冷温水配管エルボ保温材(アスベスト含有レベル2)の撤去・処分を行うこと。

Copyright (C)株式会社エーシーエ設計 著作権者の許可なく複製、転載、第三者開示等の行為を禁止する。

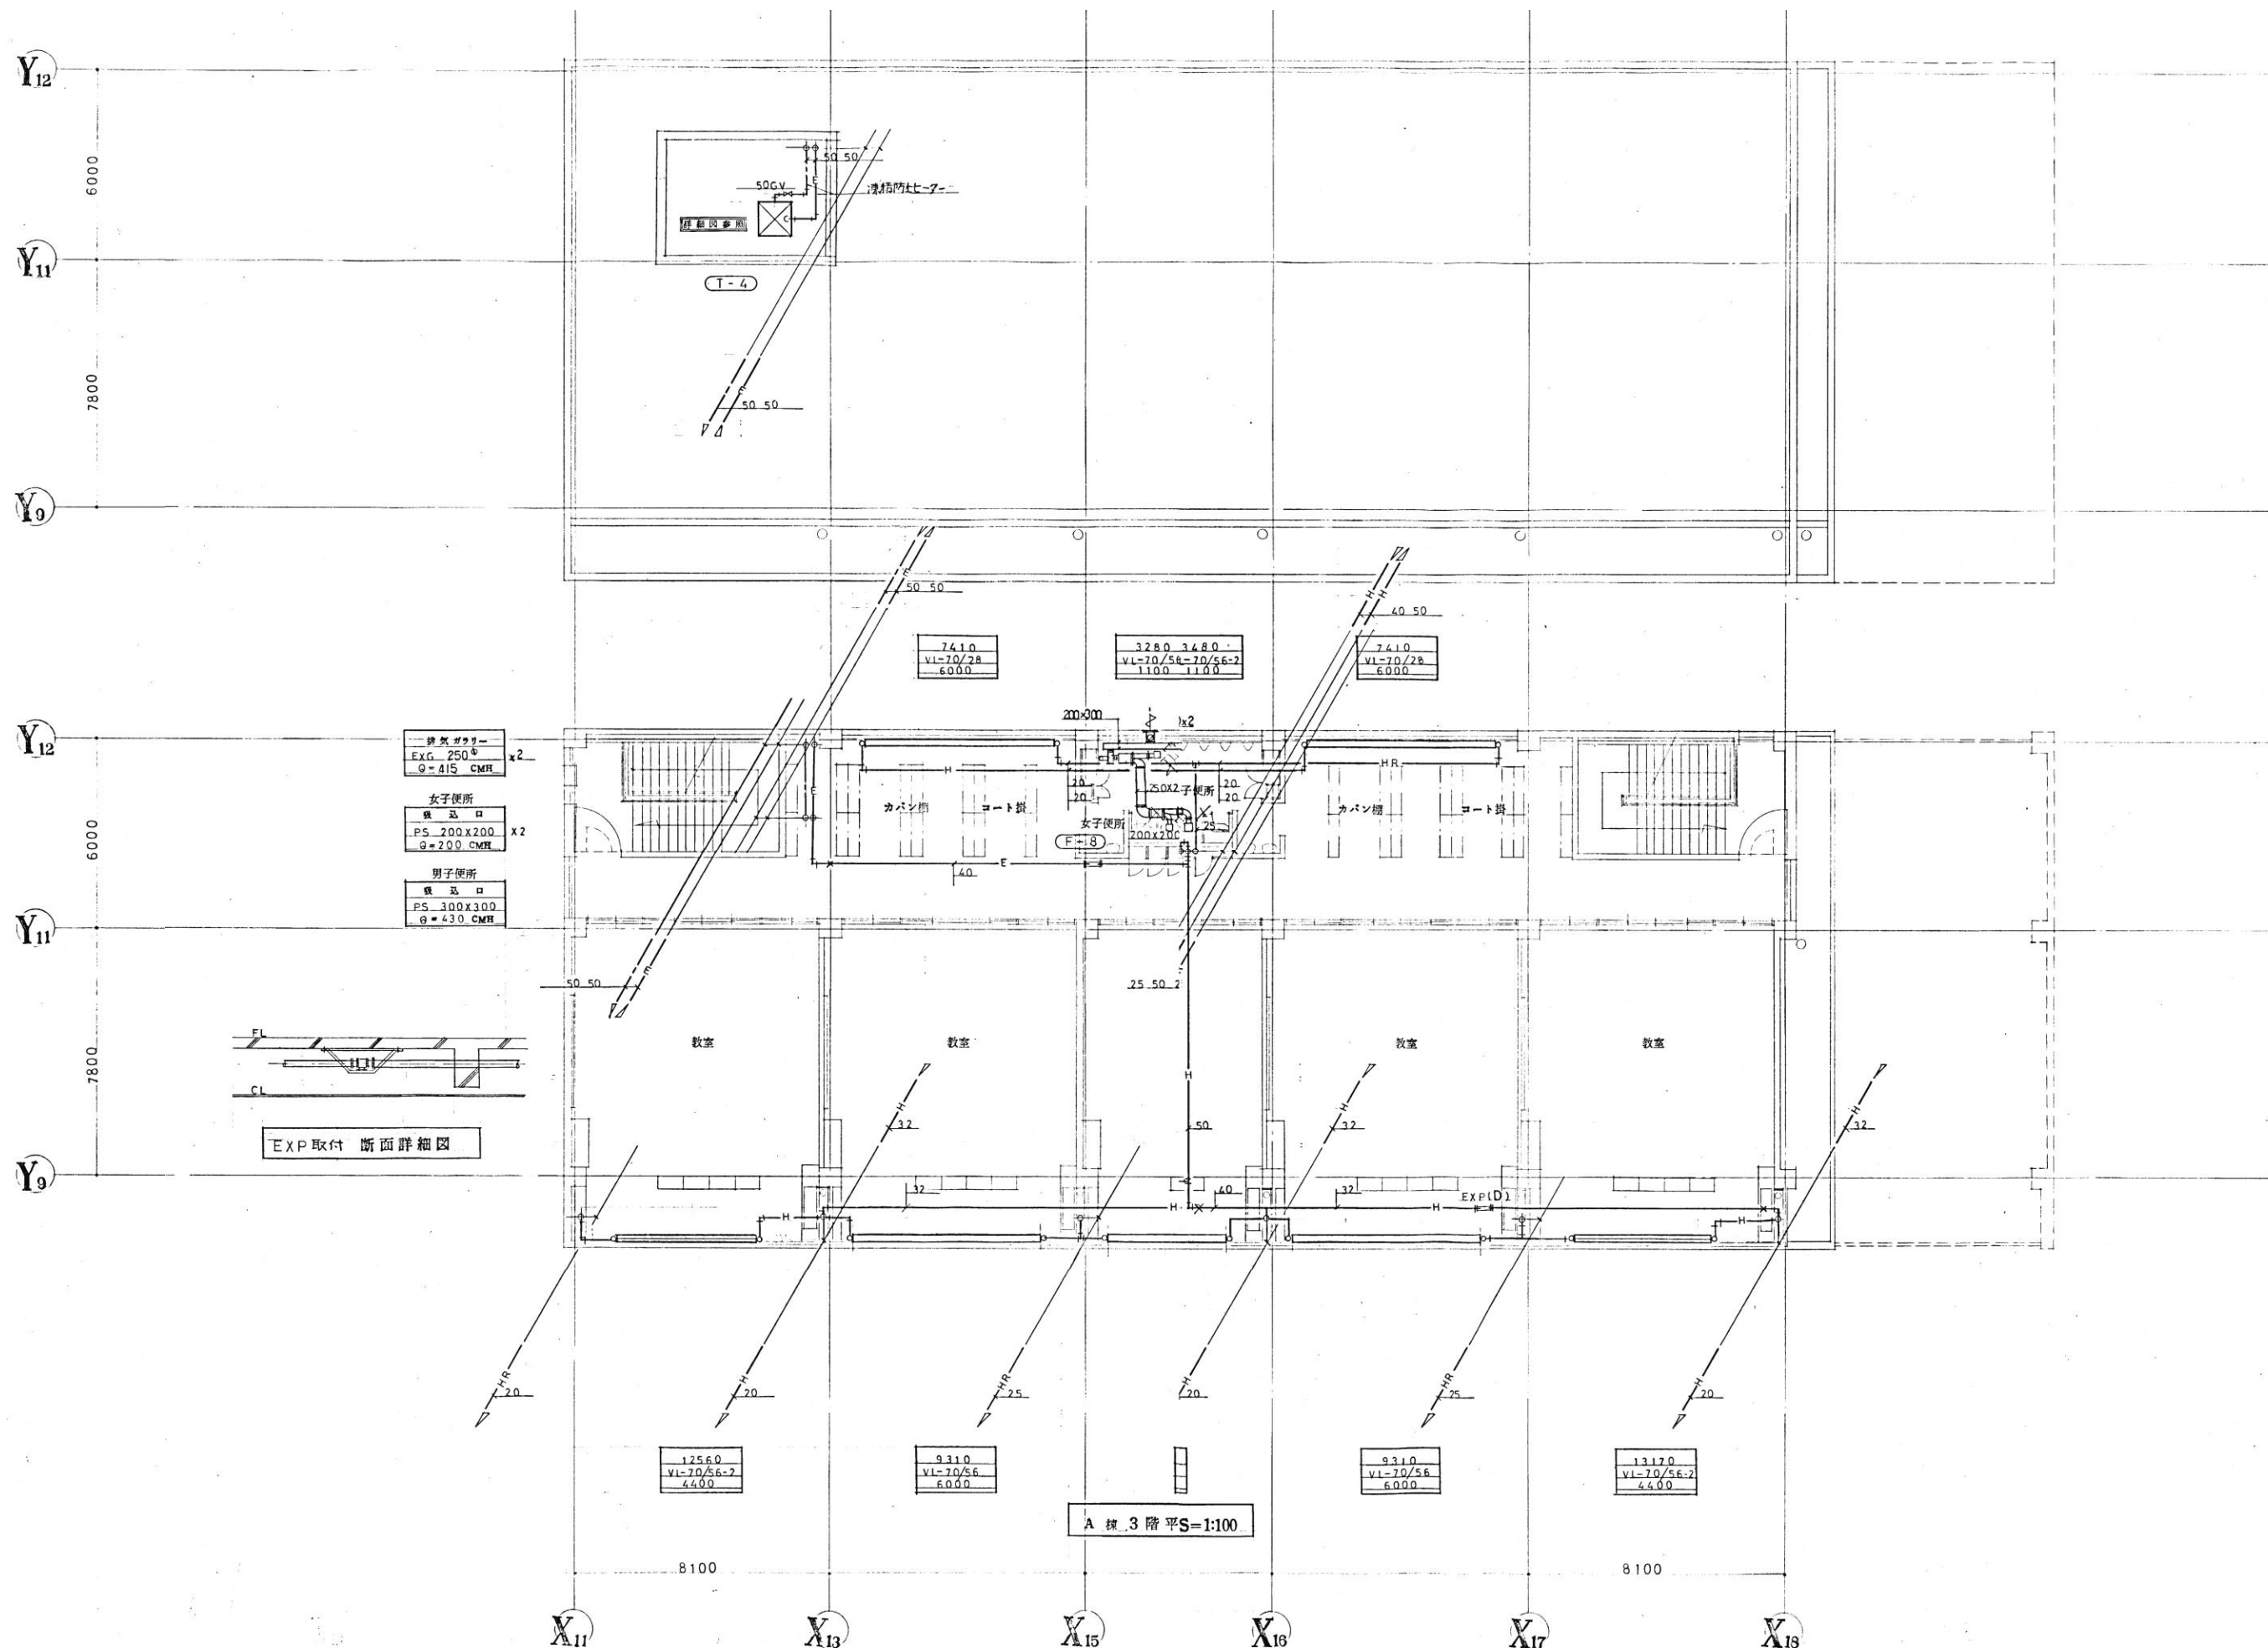



Copyright (C)株式会社エーシー工設計 著作権者の許可なく複製、転載、第三者開示等の行為を禁止する。

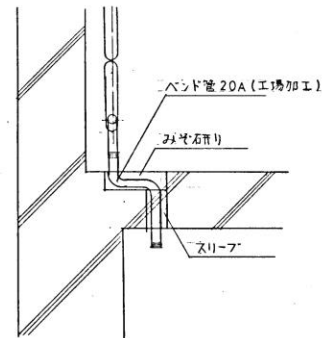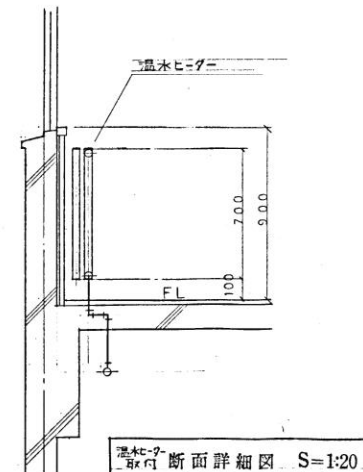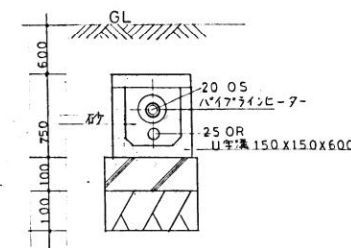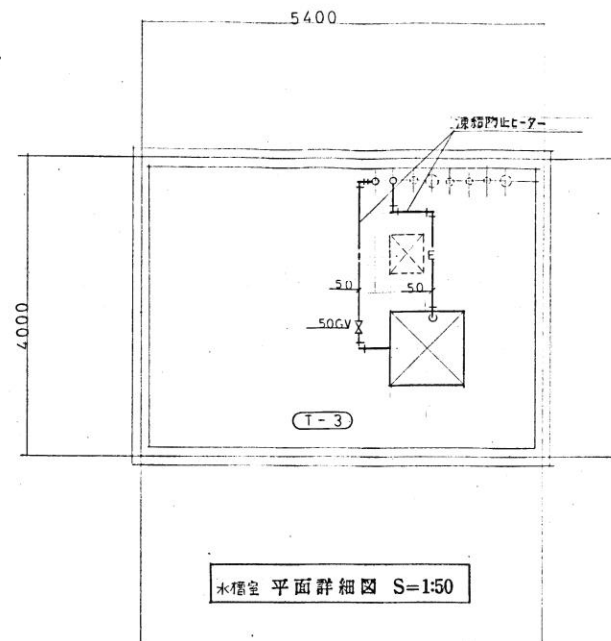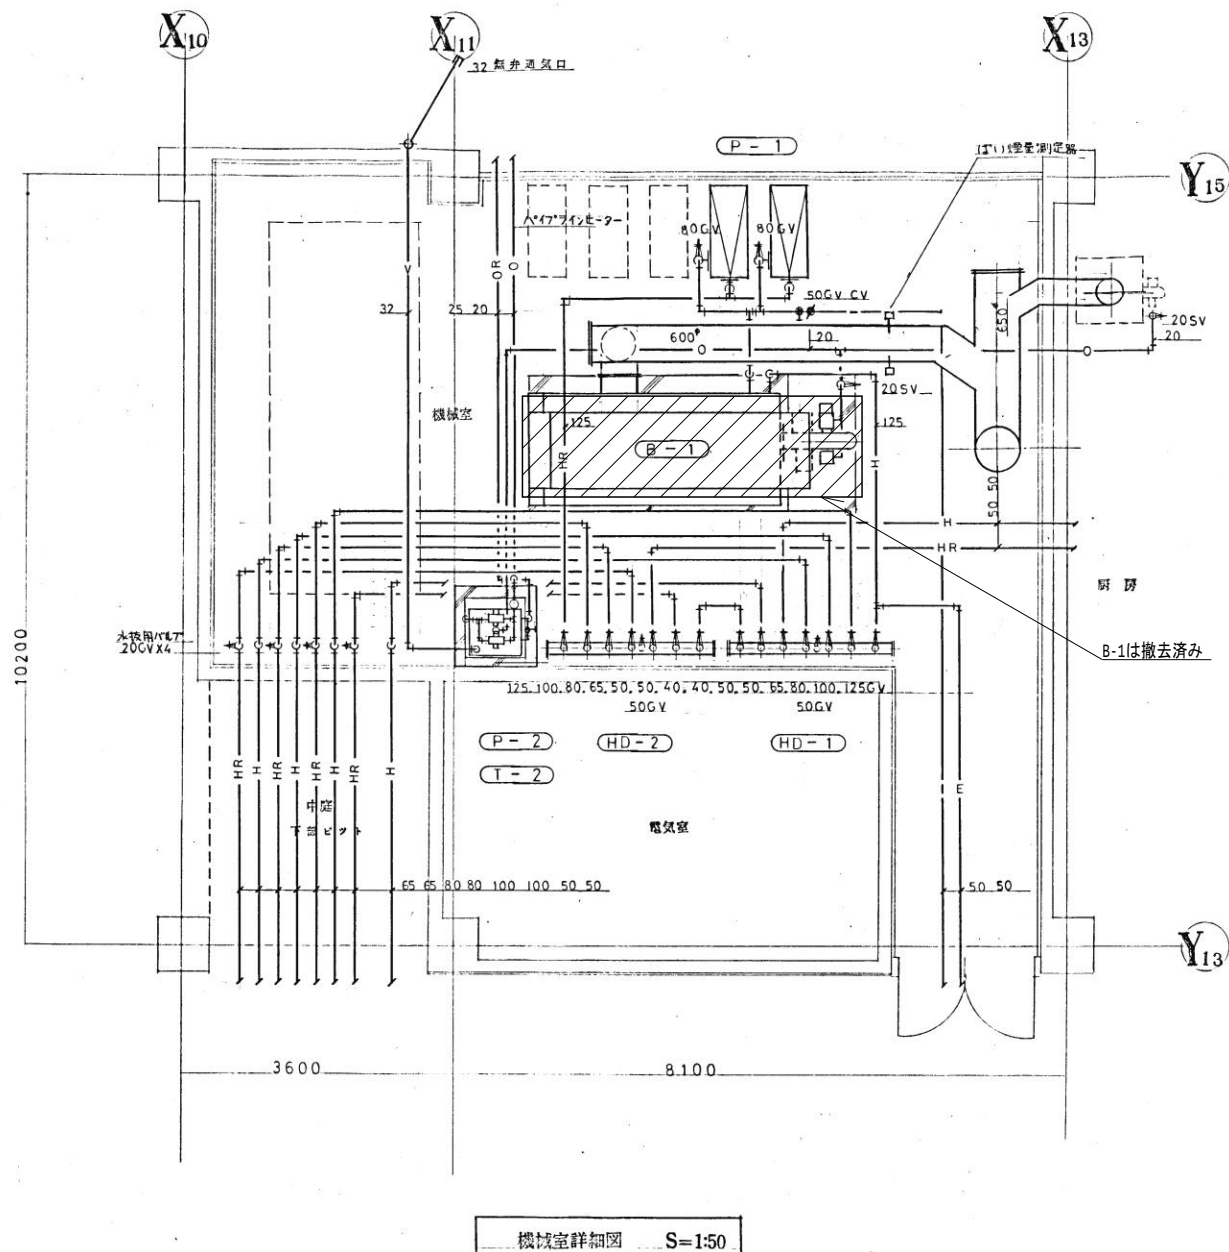

代表：株式会社エーシーエ設計
一級建築士事務所登録
(長野) M第 77312 号
管理建築士 一級建築士登録
第222107号 湯本桂司

設計者
一級建築士登録
第 307544 号 海瀬務

校査者 湯本桂司

担当 村田

担当 山本

Job No. 24078
工事名

岡谷市川岸学園整備 第2期
(長寿命化大規模改修)
機械設備工事

発行日 2025.09.30


図面名称

暖房換気設備
機械室詳細図
改修前

縮尺 A1:1/20 A3:1/50

M- 56
入札用
25.09.30

※厨房系統の機器、配管類は建築の解体工事に合わせて撤去とし、
改修工事中の運用に支障のないように留意すること。
※図示の機器や配管類、ダクト類は附属品を含みすべて撤去とする。
(パネルヒーターは撤去済み)
※冷温水配管エルボ保温材(アスベスト含有レベル2)の撤去・処分を行うこと。

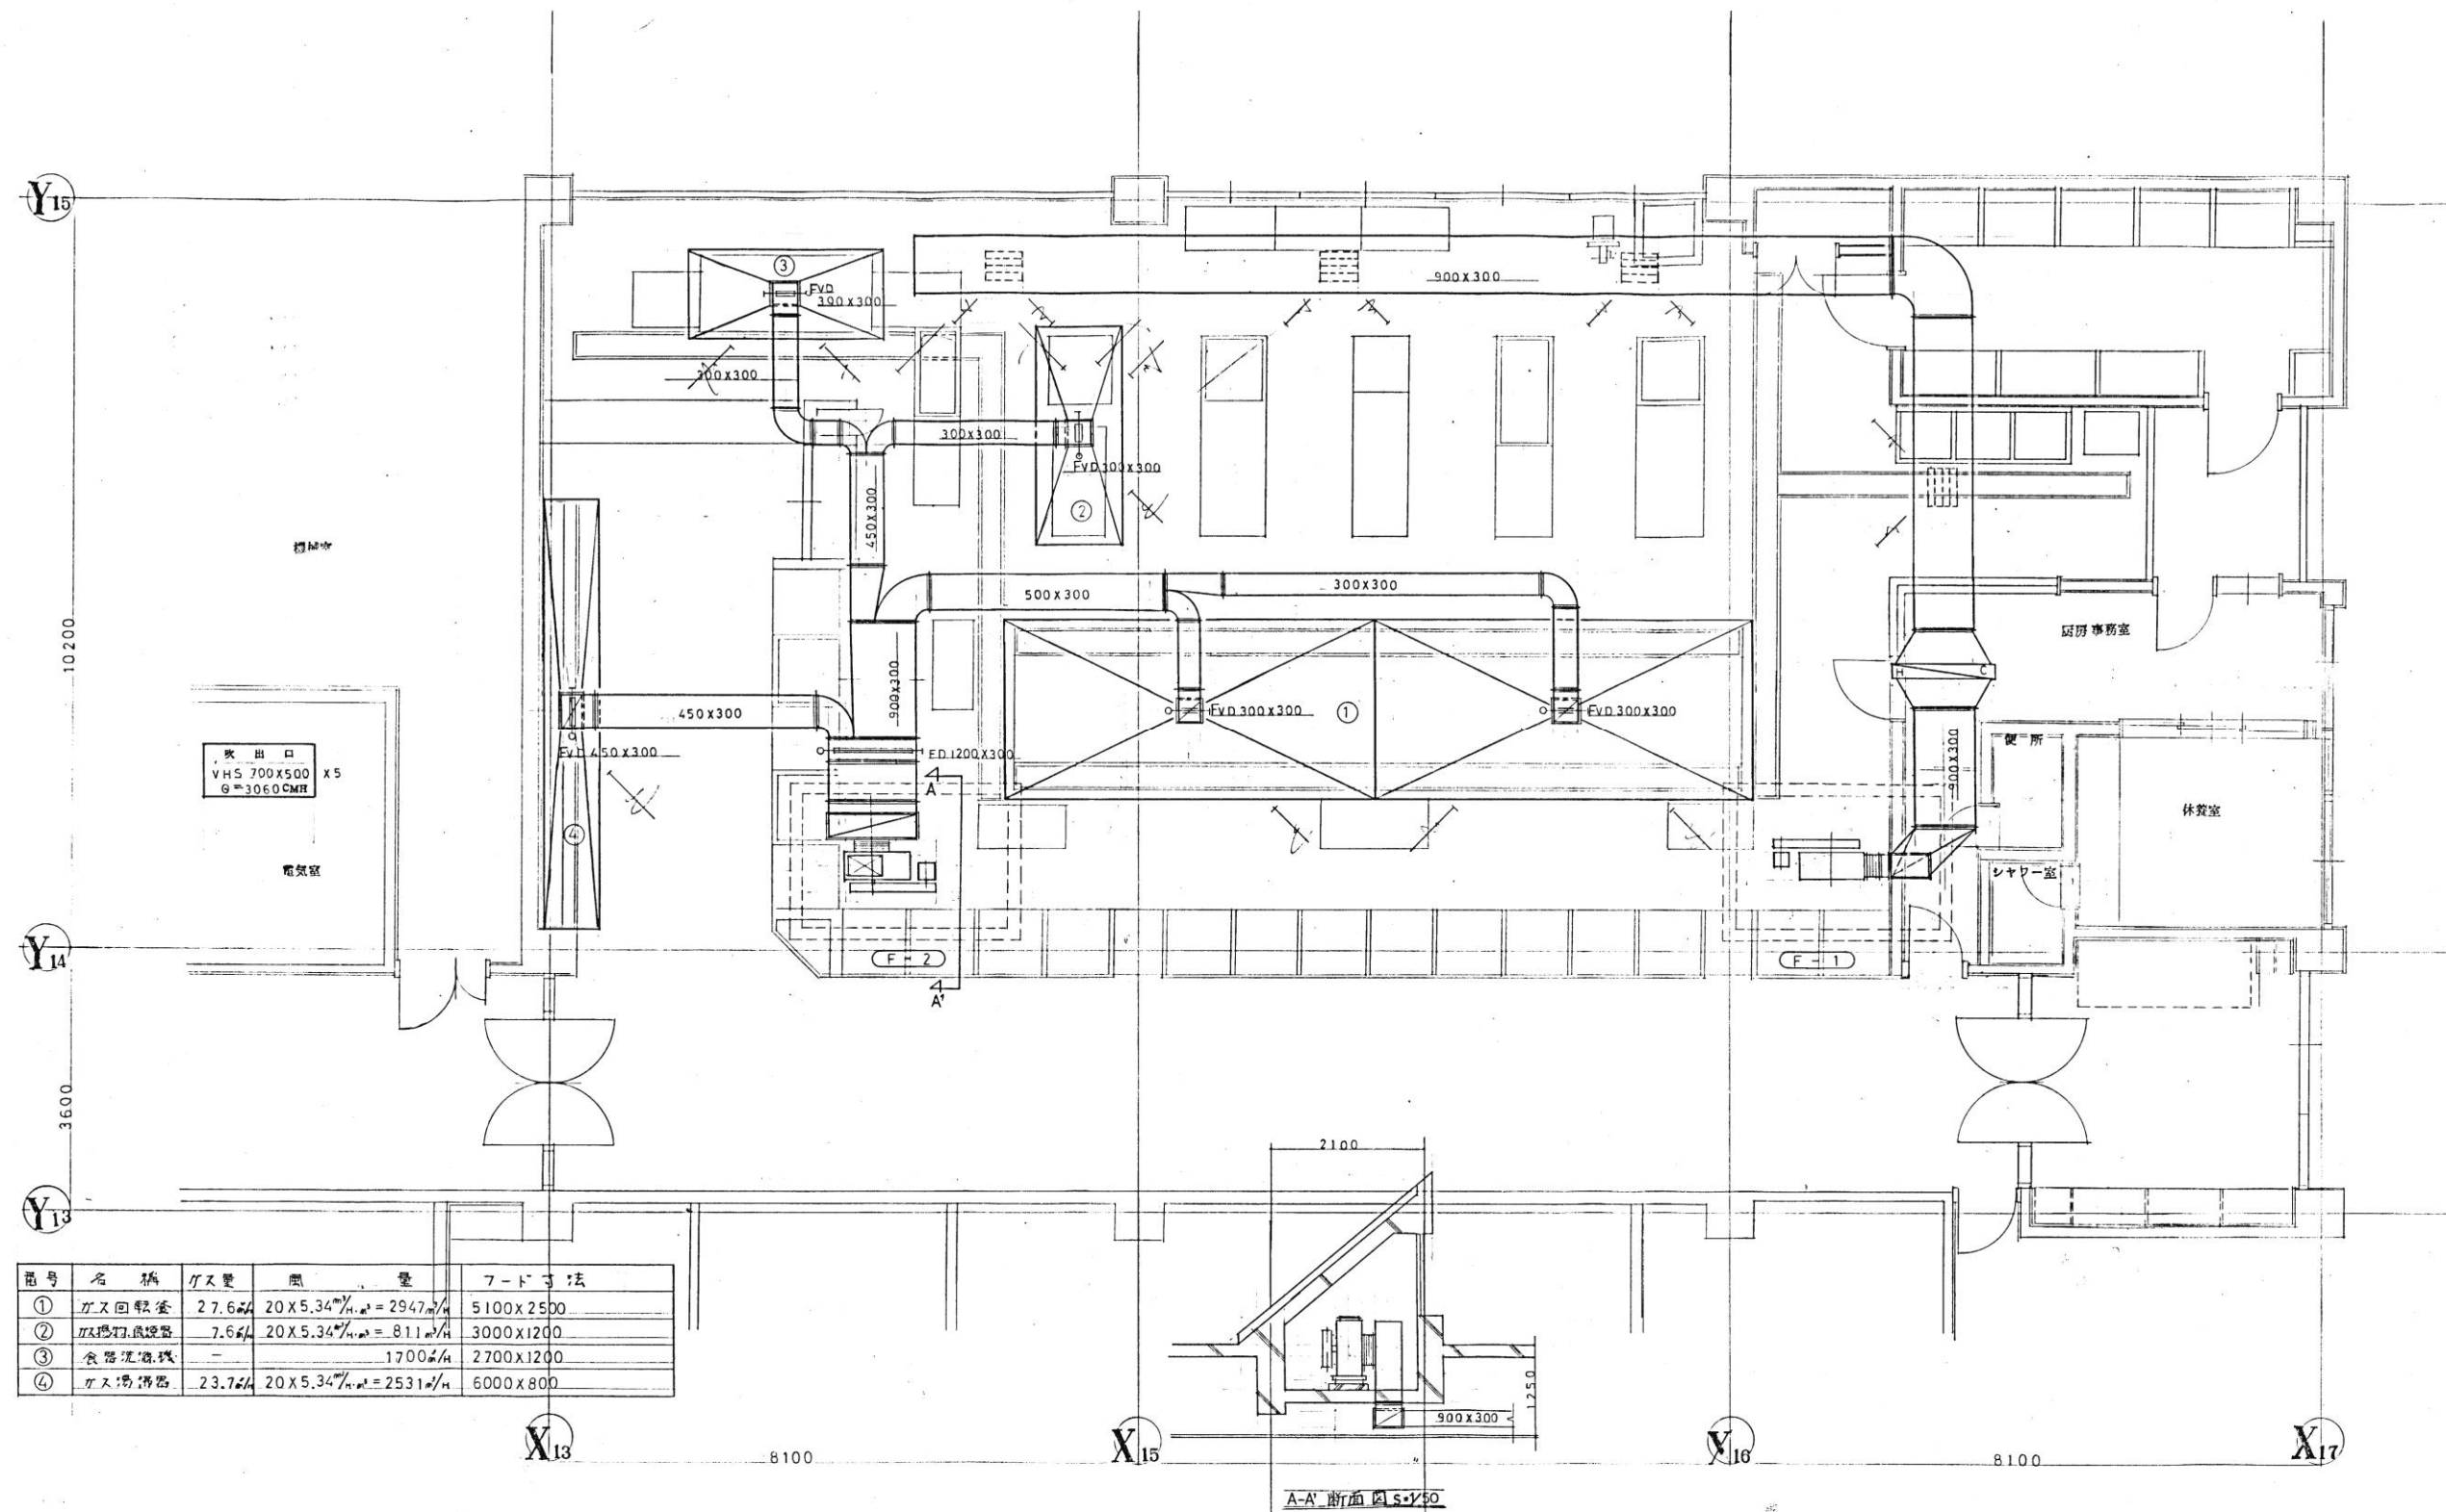

【給排水衛生設備 機器表 改修前】

機 器 表													
記 号	名 称	仕 様				数 量	電動機仕様					設置場所	備 考
							相 数	電 圧	電 力	数 量	起動方式		
T-1	受 水 槽	型 式	F R P 製	サンドイッチ構造		1						機械室	
		貯 水 量	30000ℓ	寸 法	5000X2500X3000								
T-2	高 圧 水 槽	型 式	F R P 製	サンドイッチ構造		1						水槽室	
		貯 水 量	18000ℓ	寸 法	3000X2500X3000								
T-3	膨 脹 水 槽	型 式	鋼 板 製	角 型		1						水塔室	
		貯 水 量	100ℓ	寸 法	500X500X500								
B-1	温 水 配 水 管	型 式	鋼 板 製 (角形)	管 内 径	100,000 kcal/h	1	3φ	200V	0.48kW	1	自 入	厨 房	取り扱いは無資格とする。
		消費電力	A 型 油 16.2ℓ/h	耐 熱 耐 腐	2.4m								
P-1	揚 水 ポ ンプ	型 式	多 段 ポンプ			2	3	200	1.1	1	△-入	機械室	
		口 径	80φ	揚 水 量	870 l/min								
P-2	消 火 ポ ンプ	型 式	多 段 ポンプ			1	3	200	1.1	1	△-入	機械室	
		口 径	80φ	揚 水 量	750 l/min								
P-3	温 水 節 水 ポ ンプ	型 式	ラ イン ポンプ			1	1	100	250V	1	自 入	厨 房	
		口 径	32φ	揚 水 量	10 l/min								

※斜線の入った機器は撤去済み。

一級建築士事務所登録
(長野) M第 77312 号

管理建築士 一級建築士登録
第222107号 湯本桂司

設計者
一級建築士登録
第 307544 号 海瀬務

検査者 湯本桂司

担当 村田

担当 山本

Job No.	24078
工事名	

岡谷市川岸学園整備 第2期
(長寿命化大規模改修)
機械設備工事

発行日 2025.09.30

図面名称
給排水衛生設備
機器表
改修前

縮尺

M- 58

【給排水衛生設備 器具表 改修前】 (参考)

器 具 表																																															
名 称	記 号	機械室	事務室	校長室	職員室	男子 更衣室	女子 更衣室	印刷室	厨 房	休養室 調理学	便 所	教室	便 所	教室	便 所	屋 外	A棟 計	公仕室	音楽 準備室	便 所	図工室	工作室	理科 準備室	理科室	家庭科室	屋 外	B棟 計	便 所	図書室	保健室	便 所	特殊学級	教室	調理学	便 所	教室	便 所	教室	屋 外	C棟 計	合計						
和風大便器	C-37										3						3			4							4	1.0			3										1.3	2.0					
和風大便器	C-137												1.0		1.0		20																									3.0	5.0				
洋風大便器	C-416								1								1	1									1				2												2	4			
小便器	U-308										3		6		6		15			3							3	6			3					6		6		6			25	43			
洗 面 弁	TEF-41N										1		2		2		5											2																2	7		
洗 面 器	L-220		1	1	2	1	1										6																											6			
洗 面 器	L-230																	1									1		2															2	3		
洗 面 器	L-220D																		1								1	4																4	5		
洗 面 器	L-230D										4		4		4		1.2														4					4		4		4				1.6	2.8		
手 洗 器	L-5D								2								2																												2		
排水用流し	SK-22A								1		1						2			1							1	1																1	4		
化粧鏡	TS-119AS3		1	1	1	1	1		2								7	1	1	3							5		2																2	14	
化粧鏡	TS-121BP								2		4		4		4		14	1	1	3							5	4			4				4		4		4					2.0	3.9		
石けん入れ	TS-125AS								2		4		4		4		14		1	3							4	4			4				4		4		4					2.0	3.8		
石けん入れ	S-156N		1	1	1	1	1										5																											5			
ハンドシャワー	TBB15								1								1																												1		
機 水 栓	T23BW13												2		2		4																												4		
機 水 栓	T25DU13								8								8	1									1																		9		
鏡形自在水栓	T30AR13							1		1		15		15			33				6	6	6	9	3		30		7	2		6	15			15		15			15			7.5	138		
鏡形自在水栓	T30AR19								14								14																												14		
万能カーム水栓	T200W13	1				1			3							2	7	2							1		3																	4	4	14	
機 水 栓	T27W13															1										1	1																		3	3	4
洗濯用排水器	6号																																													4	
貯湯式温水器	HD 5								3								3																												3		
真 良 釜	BF-SR11S																	1									1																		1		
和 風 バス	HMI45SA																	1									1																		1		

名 称	記 号	附 属 品
和風大便器	C-37	TV150NCM, T82C32, TS116R,
和風大便器	C-137	TV150NCM, T82C32, TS116R, A137,
洋風大便器	C-416	TV150NLM, T82C32, T53WN75, TS152, TS116R, A137,
小 便 器	U-308	T61B13, T62-16, T64FWN,
洗 面 器	L-220	T205, T4A, T6P, TL220D,
洗 面 器	L-230	T205, T4A, T6P, T9R, T8C,
洗 面 器	L-220D	T205, T4A, T6P, TL220D,
洗 面 器	L-230D	T205, T4A, T6P, T9R, T8C,
手 洗 器	L-5D	T22P, TA2S, T19,
排水用流し	SK-22A	T23AE19, T37SN, TK22, T9R,

代表：株式会社エーシーエ設計
一級建築士事務所登録
(長野) M第 77312 号

管理建築士 一級建築士登録
第222107号 湯本桂司

設計者
一級建築士登録
第 307544 号 海瀬務

検査者 湯本桂司

担当 村田

担当 山本

Job No. 24078
工事名

岡谷市川岸学園整備 第2期
(長寿命化大規模改修)
機械設備工事

発行日 2025.09.30

図面名称

給排水衛生設備
器具表
改修前

縮尺

※既存の洋風大便器(39組)は既存再利用とし、その他の器具は撤去とする。

M- 59

入札用
25.09.30