 


5階平面図

5階平面図



SITE
株式会社サイト

〒394-0028
長野県岡谷市本町四丁目13-16
TEL: 0266-24-1070 FAX: 0266-21-1251
一級建築士事務所
(長野県) 知事登録 (諏訪) G第01211号

開設者 管理建築士
一級建築士
登録番号153395号
濱 一平

担当設計者 設計者
一級建築士
登録番号294614号
矢崎 和夫

一級建築士
登録番号
号

訂正・特記事項

1	2	3	4	5	6	7	8	9	10	11

工務科
図面番号

ラオカヤ解体工事
防犯設備図(5)


作成年月
2026/03
縮尺
1/400

図面番号
No. E-53



※特記以外、全て撤去。

B
 A
 I
 H
 G
 F
 E
 D
 C
 B
 A

PH 階平面図

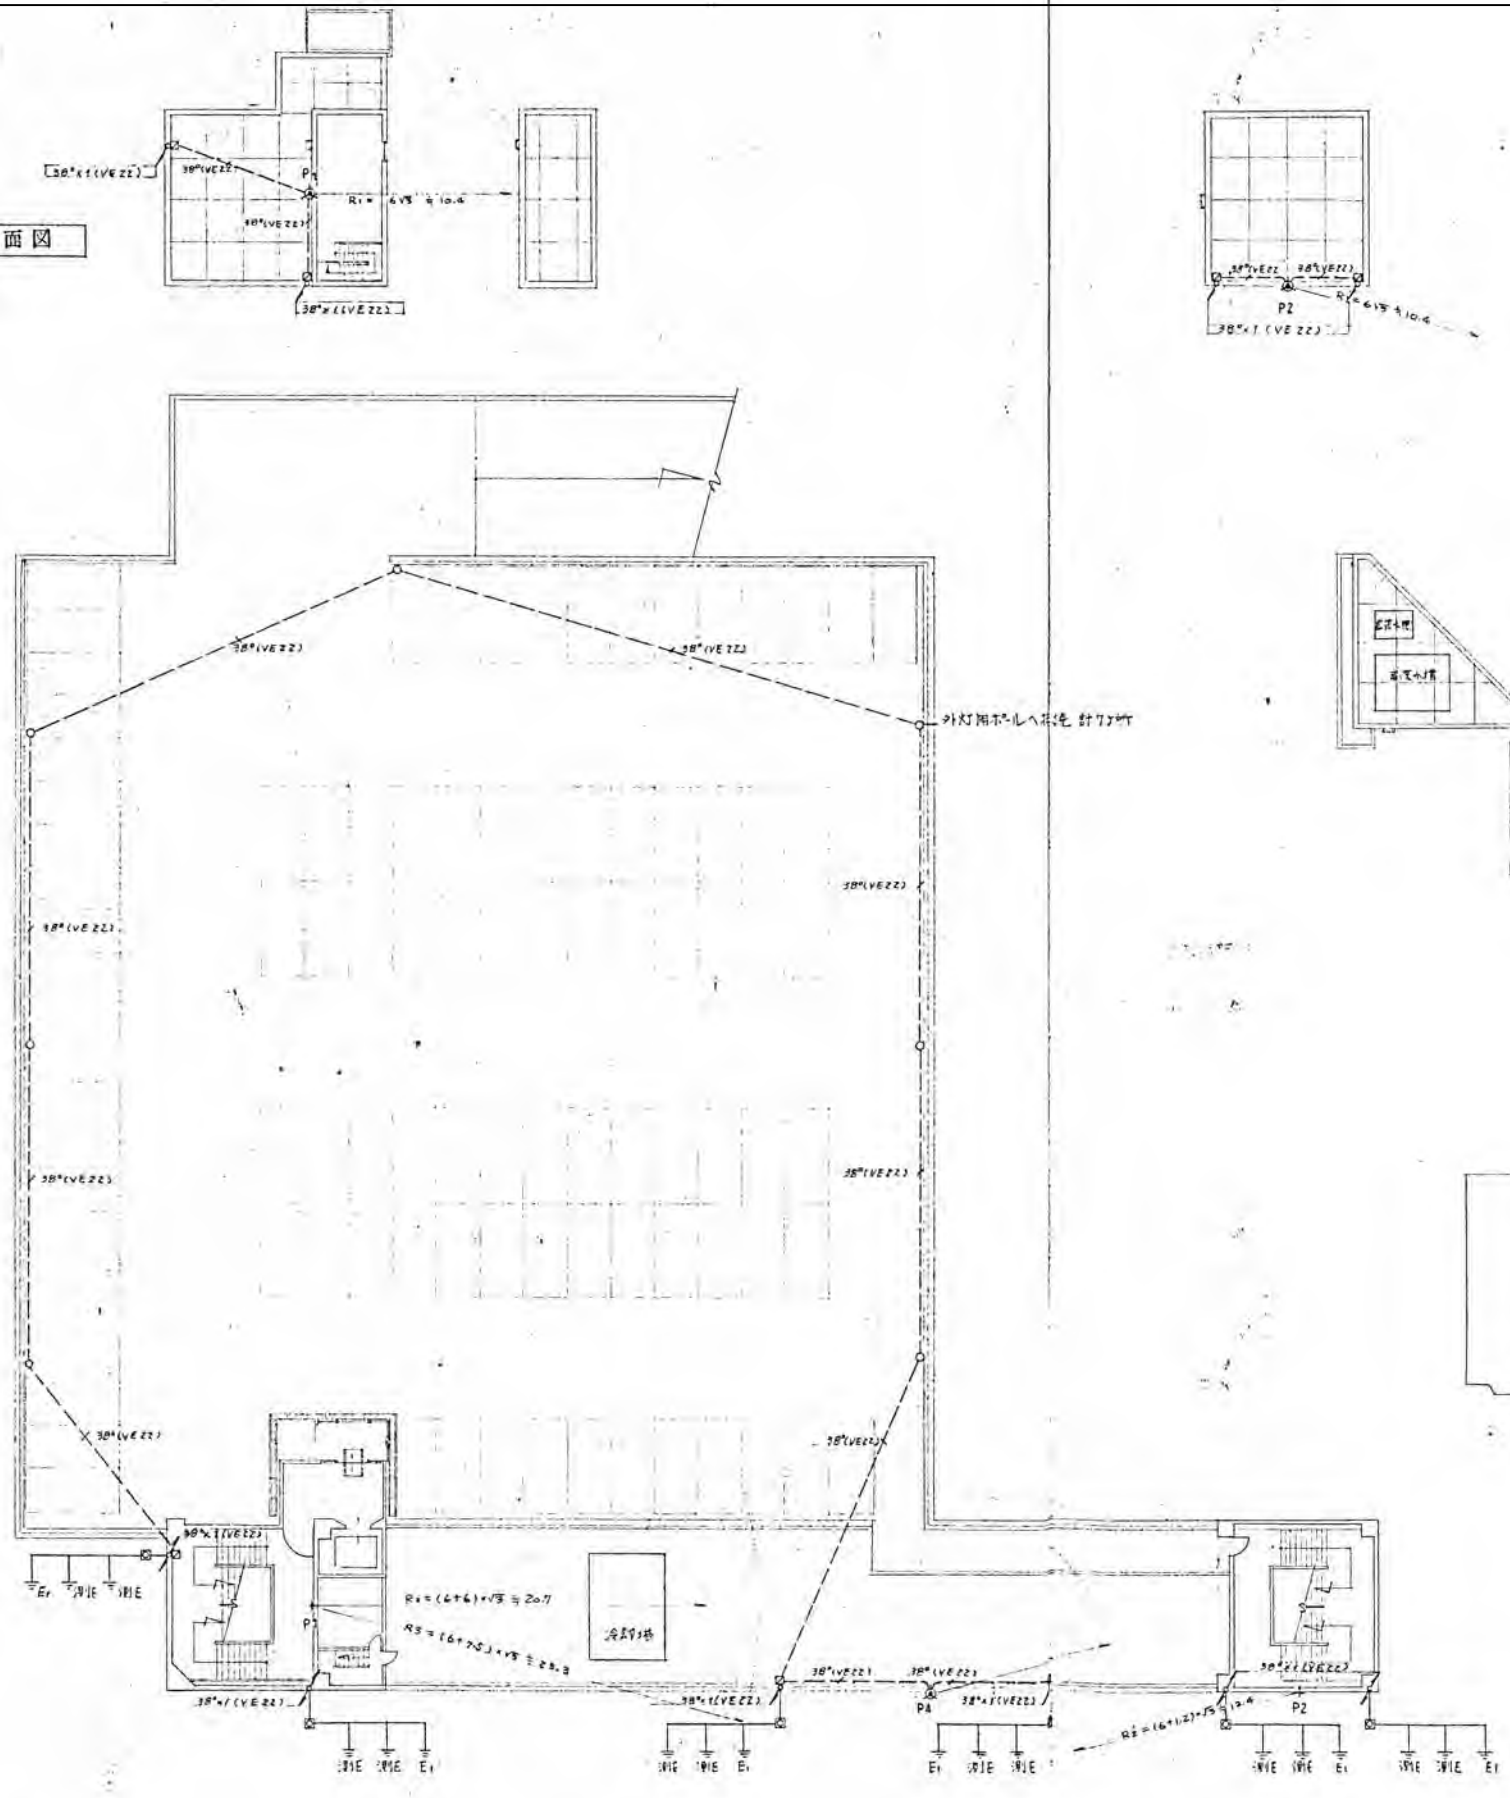


5階平面図

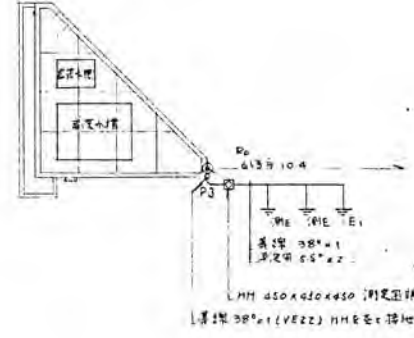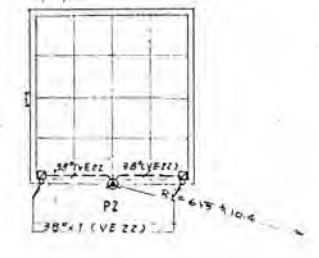

- 避雷針 空針 JIS K 5101 単位
- 文書物 鋼管 有初期 6,000 又は長 2,000 計 8,000
- 防錆塗料 op 付上
- 指建箱 端止め防水形 待機端子付
- 110Vボルト 40 x 40 x 450 測定用端子付

 
※特記以外、全て撤去。




SITE
 〒394-0028
 長野県岡谷市本町四丁目13-16
 TEL. 0266-24-1070 FAX. 0266-21-1251
 一級建築士事務所
 (長野県) 知事登録(諏訪) G第01211号
 株式会社サイト

開設者	管理建築士	担当設計者	設計者	訂正・特記事項
一級建築士 登録番号153395号 濱 一平	一級建築士 登録番号294614号 矢崎 和夫	一級建築士 登録番号 号	一級建築士 登録番号 号	

工事名	ラオカヤ解体工事	作成年月	2026/03	図番	No. E-54
縮尺	避雷設備図(1)	縮尺	1/400		

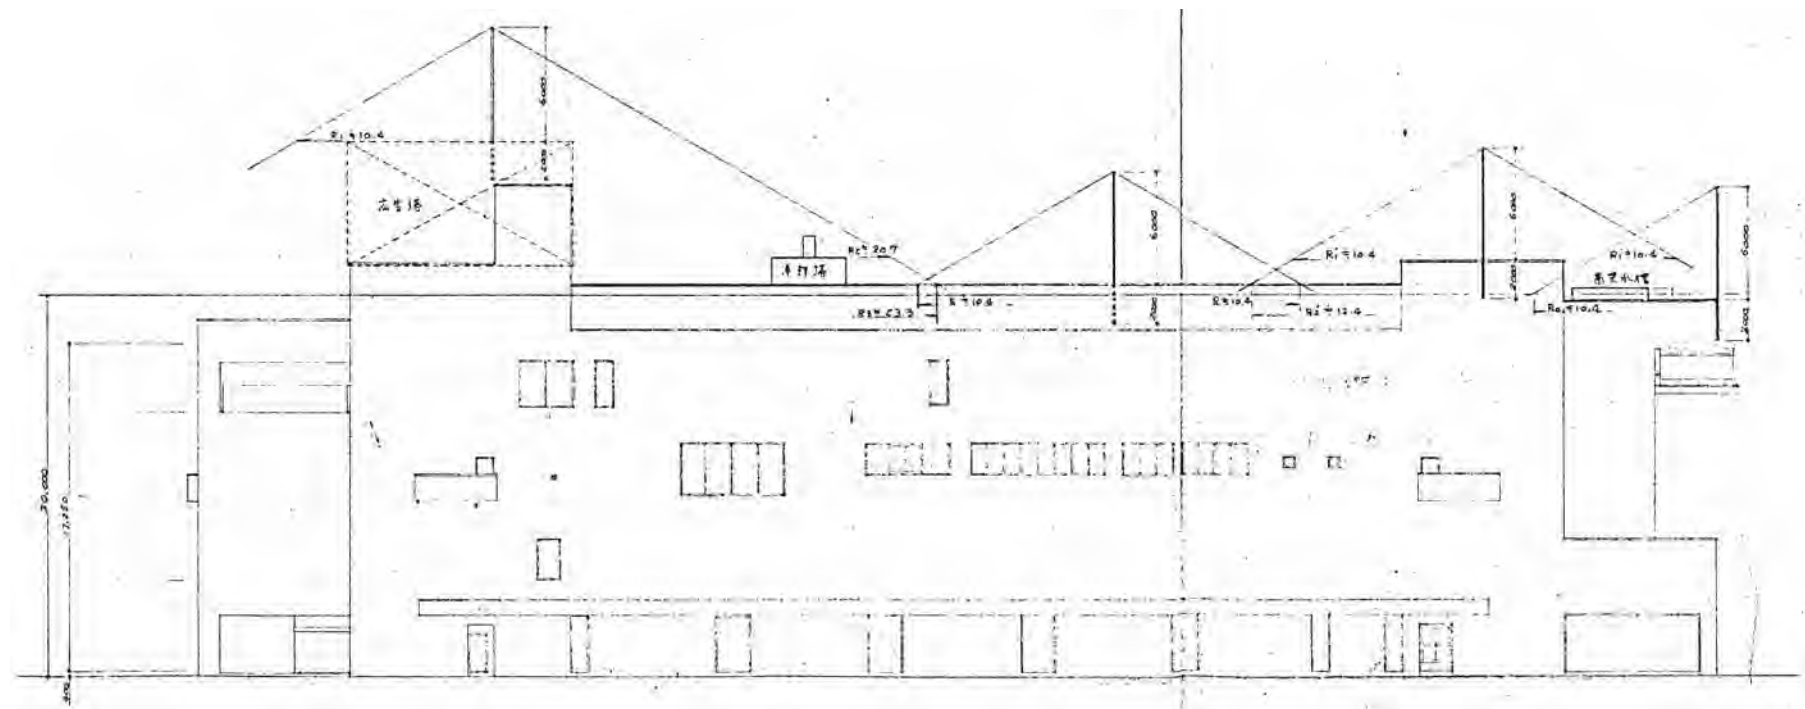

※特記以外、全て撤去。

 


SITE
株式会社サイト

〒394-0028
長野県岡谷市本町四丁目13-16
TEL: 0266-24-1070 FAX: 0266-21-1251
一級建築士事務所
(長野県) 知事登録(諏訪) G第81211号





開設者	管理建築士	担当設計者	設計者
一級建築士 登録番号153395号	一級建築士 登録番号294614号	一級建築士 登録番号	号
濱 一平	矢崎 和夫		

訂正・特記事項	

工事名称	ララオカヤ解体工事	作成年月	2026/03	図面番号	No. E-55
図面名称	避雷設備図(2)	縮尺	1/400		

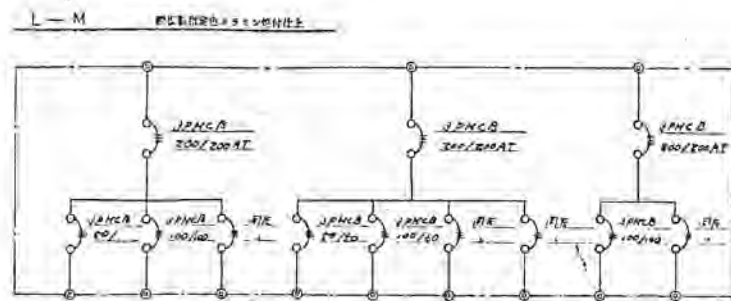

支分箱 事務所用電源分岐回路

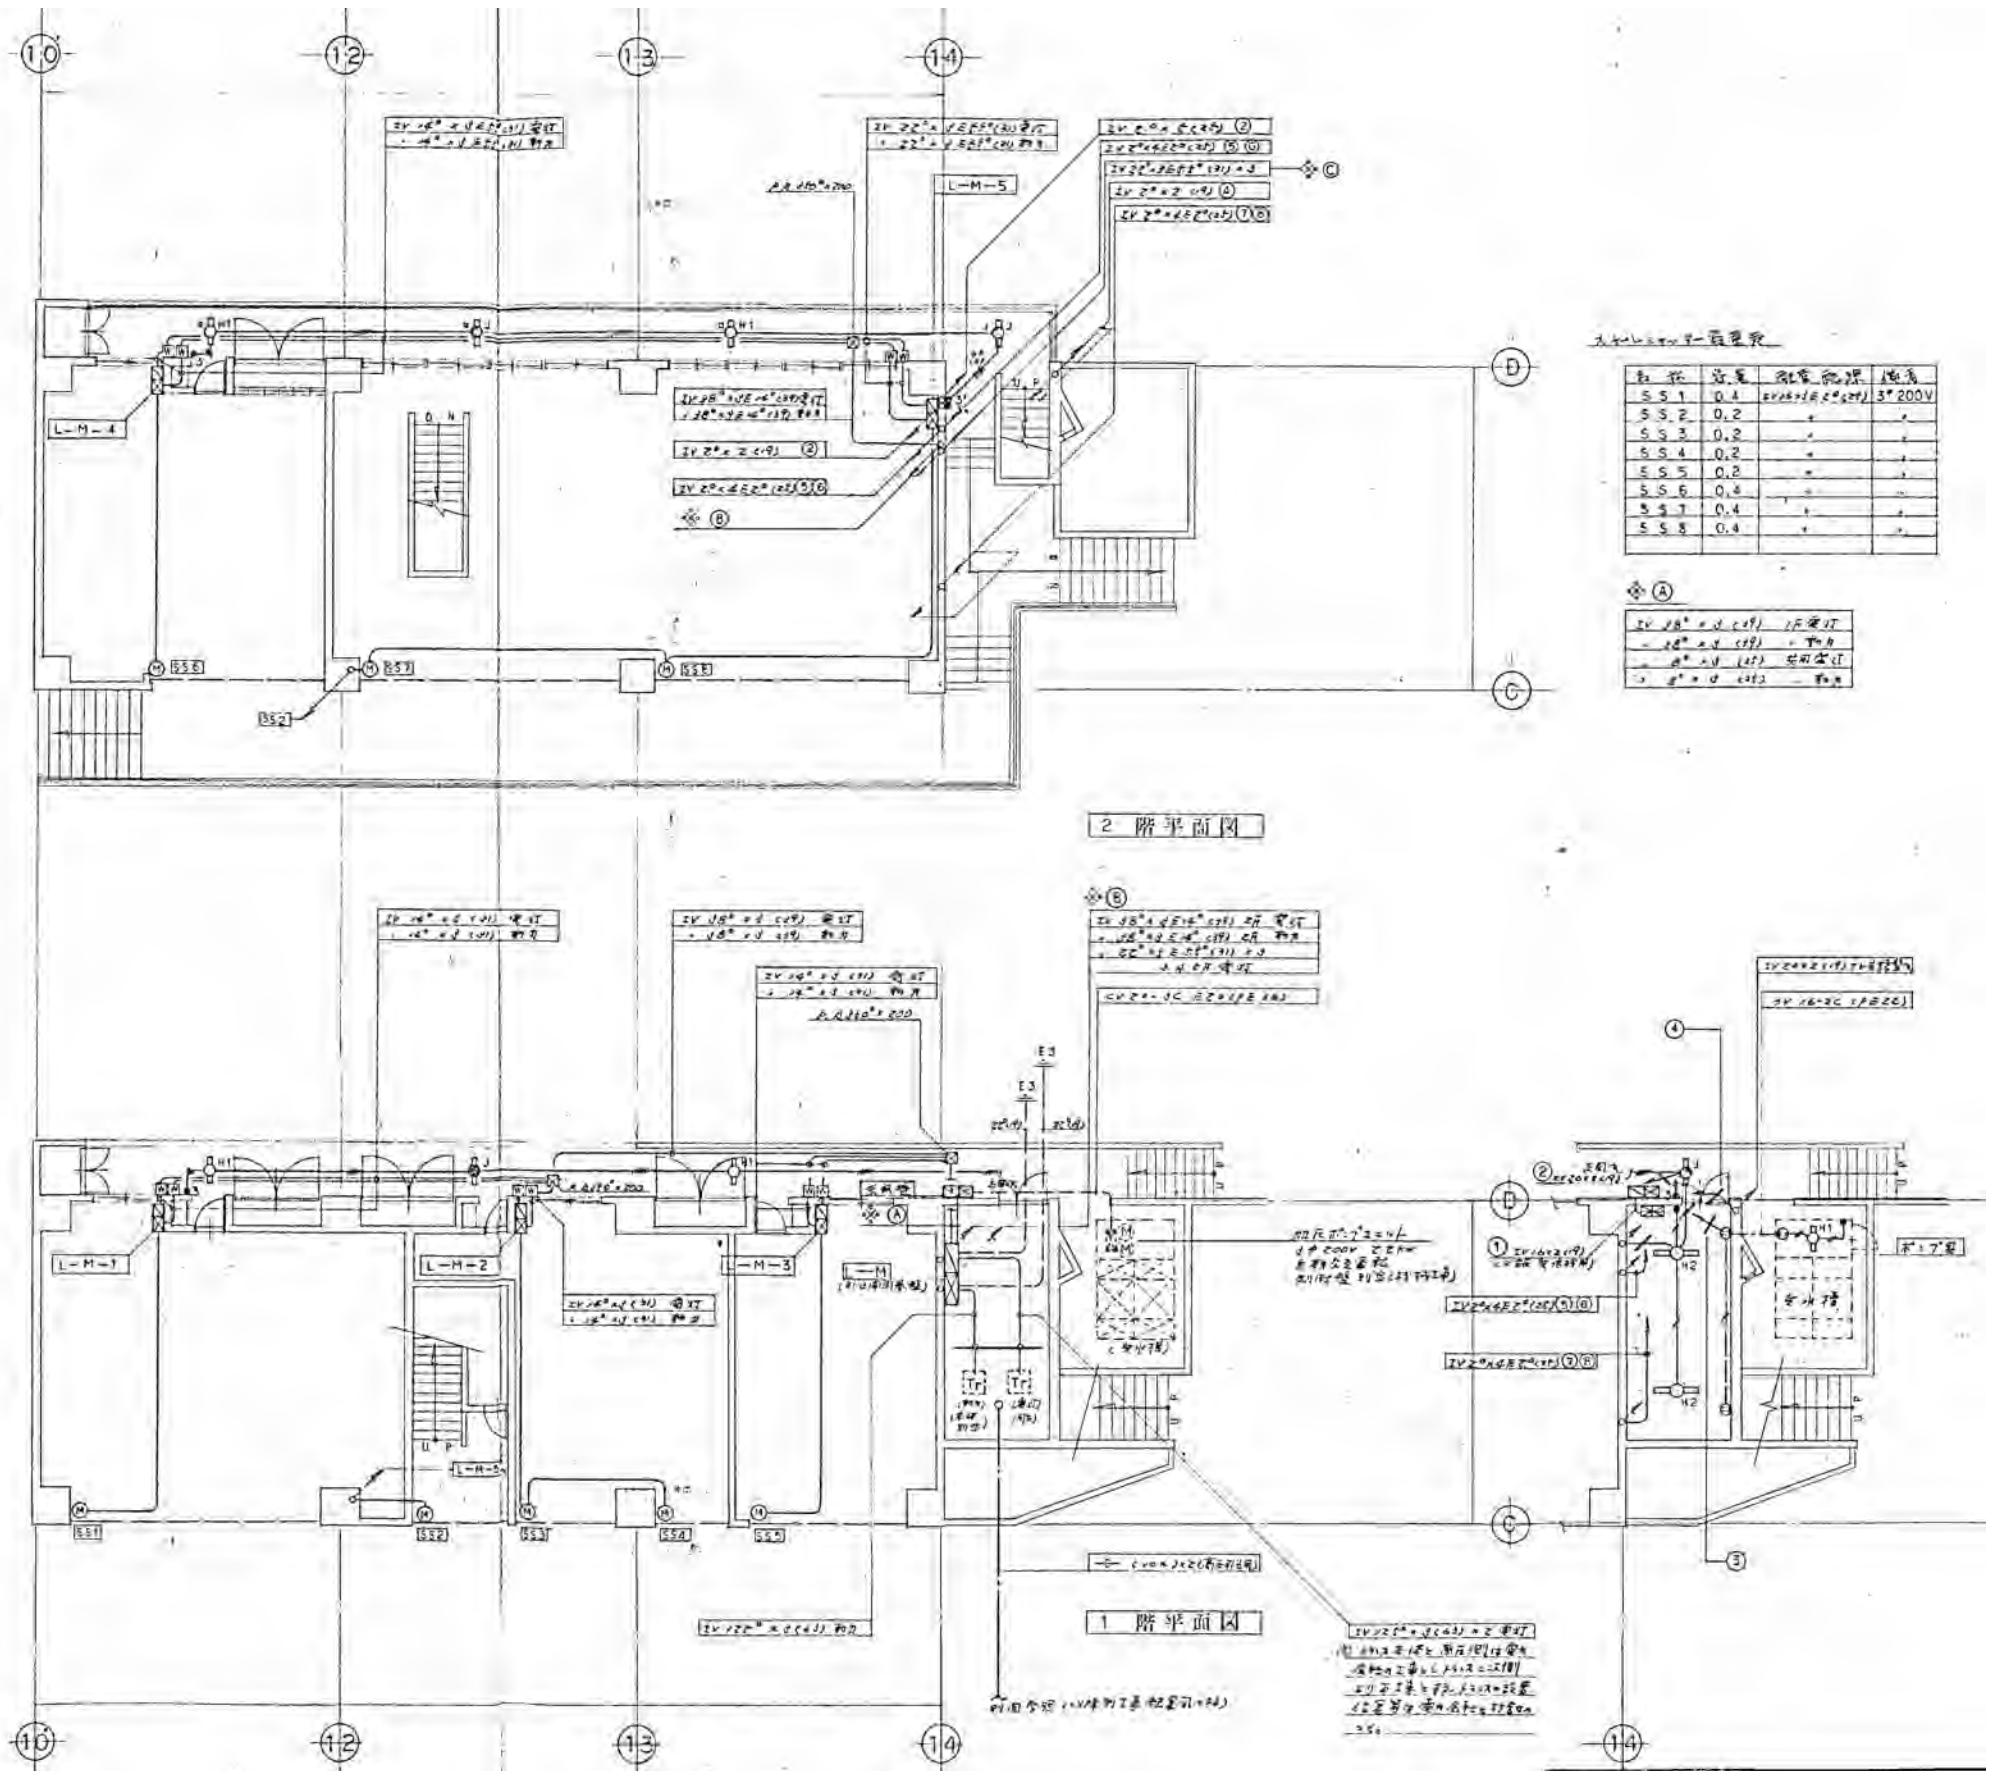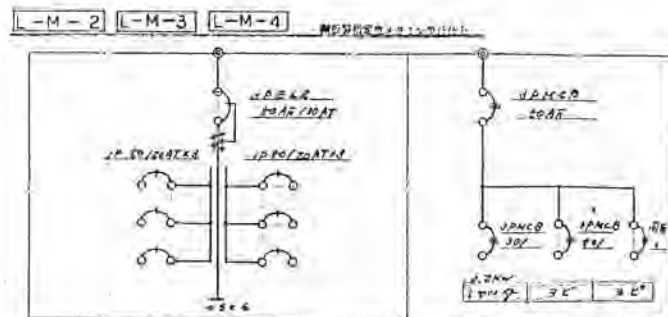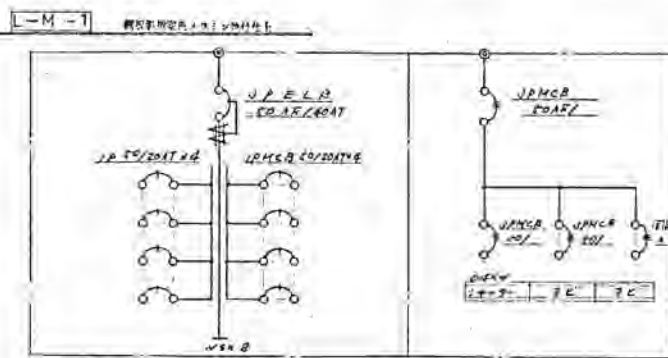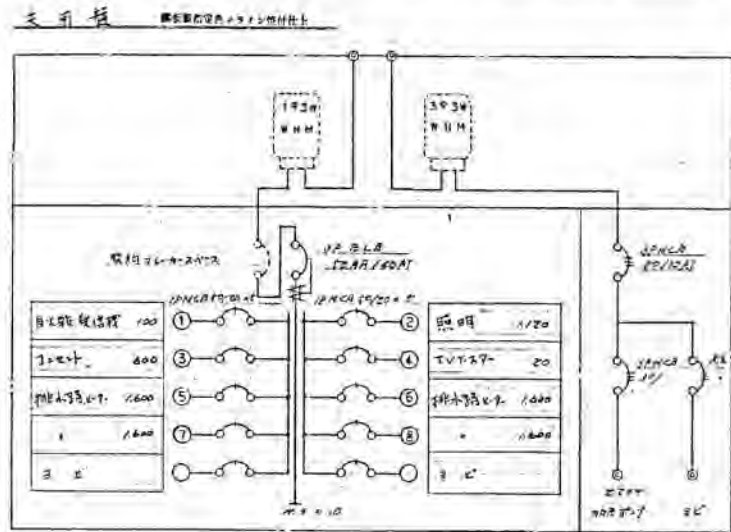


電線径一覧表

記号	容量	配線径	電圧
S.S.1	0.4	φ1.6	3*200V
S.S.2	0.2	φ1.2	
S.S.3	0.2	φ1.2	
S.S.4	0.2	φ1.2	
S.S.5	0.2	φ1.2	
S.S.6	0.2	φ1.2	
S.S.7	0.4	φ1.6	
S.S.8	0.4	φ1.6	

ⓐ

2V 100V 2線 15W
2V 100V 2線 10W
2V 100V 2線 5W

 ※特記以外、全て撤去。



SITE

〒394-0028
長野県岡谷市本町四丁目13-16
TEL. 0266-24-1070 FAX. 0266-21-1251
一級建築士事務所
株式会社サイト
(長野県) 知事登録 (諏訪) 6第01211号

開設者 管理建築士 担当設計者 設計者
一級建築士 一級建築士 一級建築士
登録番号153395号 登録番号294614号 登録番号
濱 一平 矢崎 和夫

訂正・特記事項





ララオカヤ解体工事

2026/03

No. E-56




C棟 幹線・動力・電灯・コンセント設備図(1)

1/200

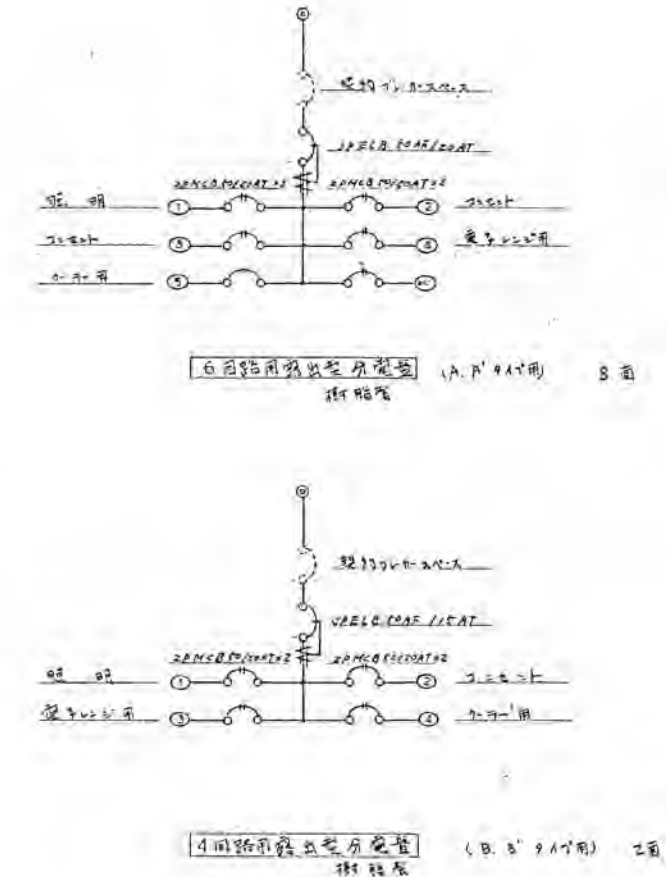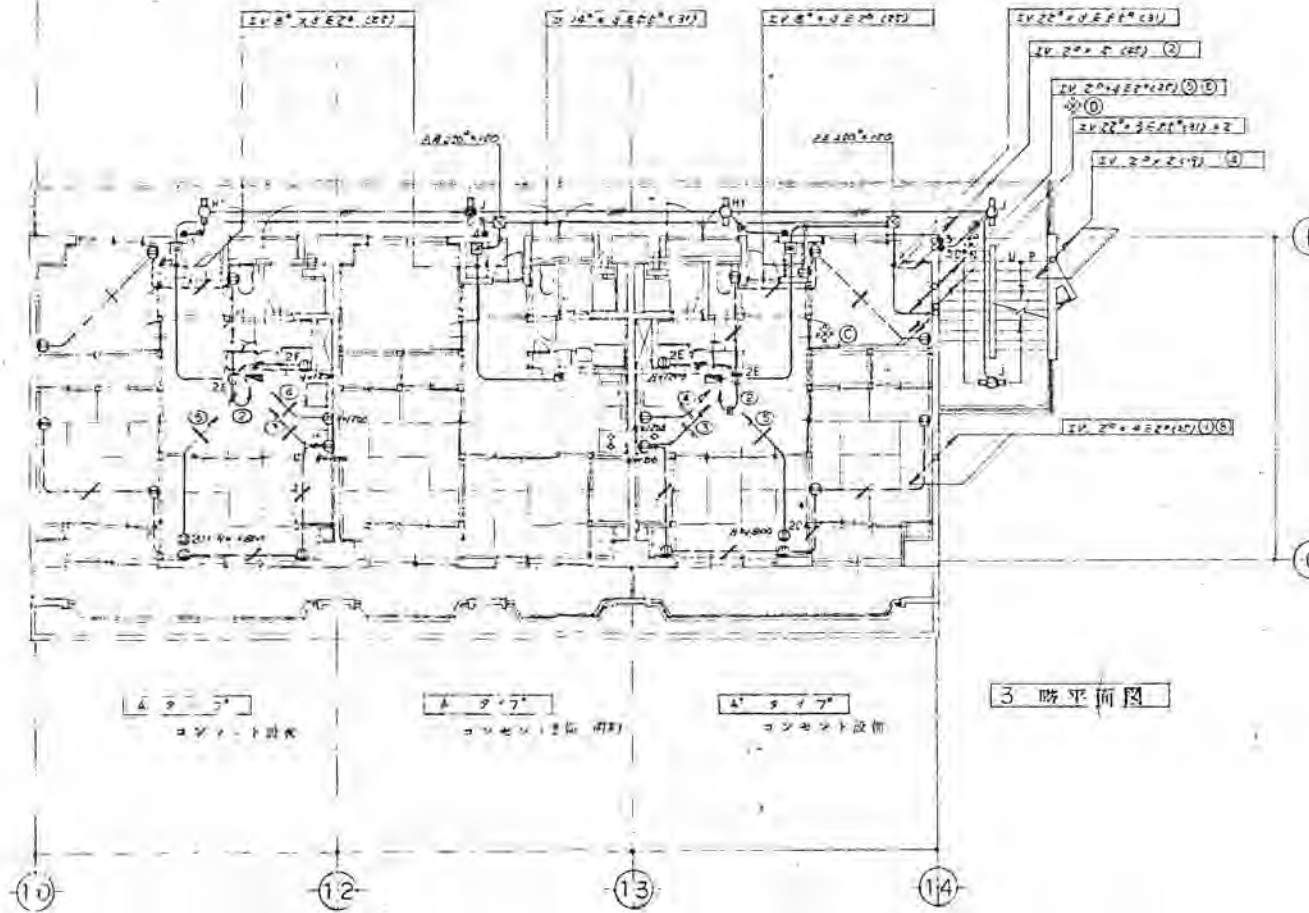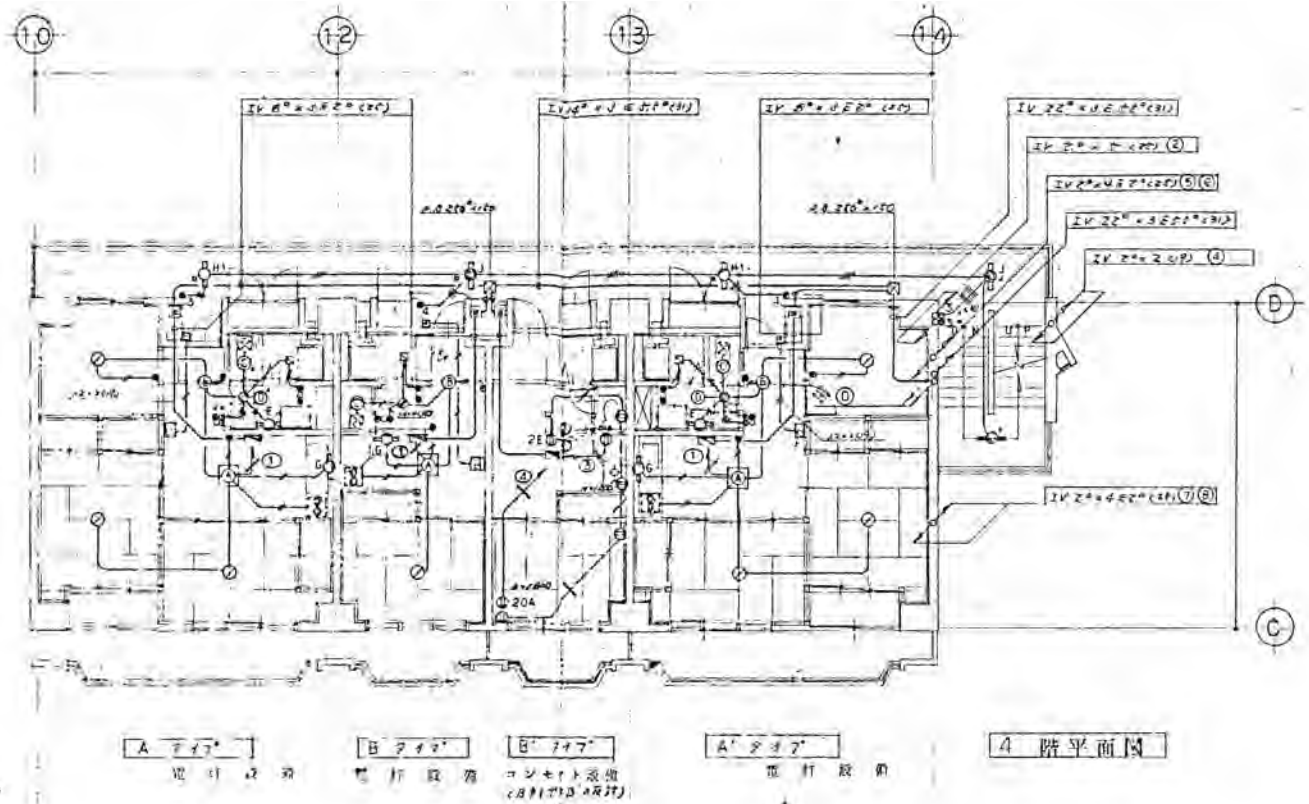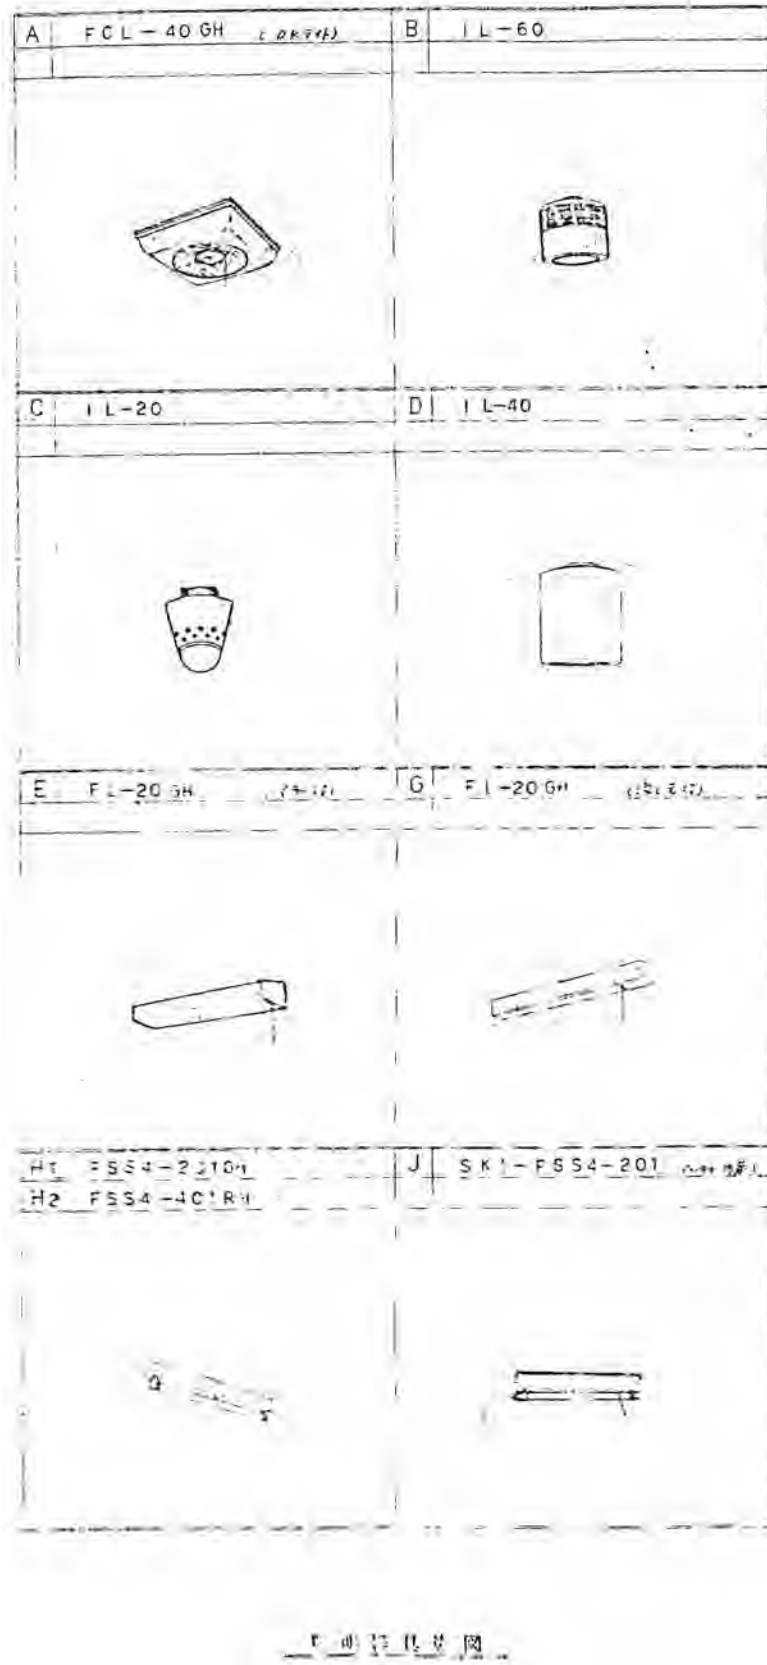


○	100V 100-200
●	100-200
○	200V 200-200
●	200-200
○	200V 200-200
●	200-200
○	200V 200-200
●	200-200
○	200V 200-200
●	200-200
○	200V 200-200
●	200-200
○	200V 200-200
●	200-200
○	200V 200-200
●	200-200

※特記以外、全て撤去。

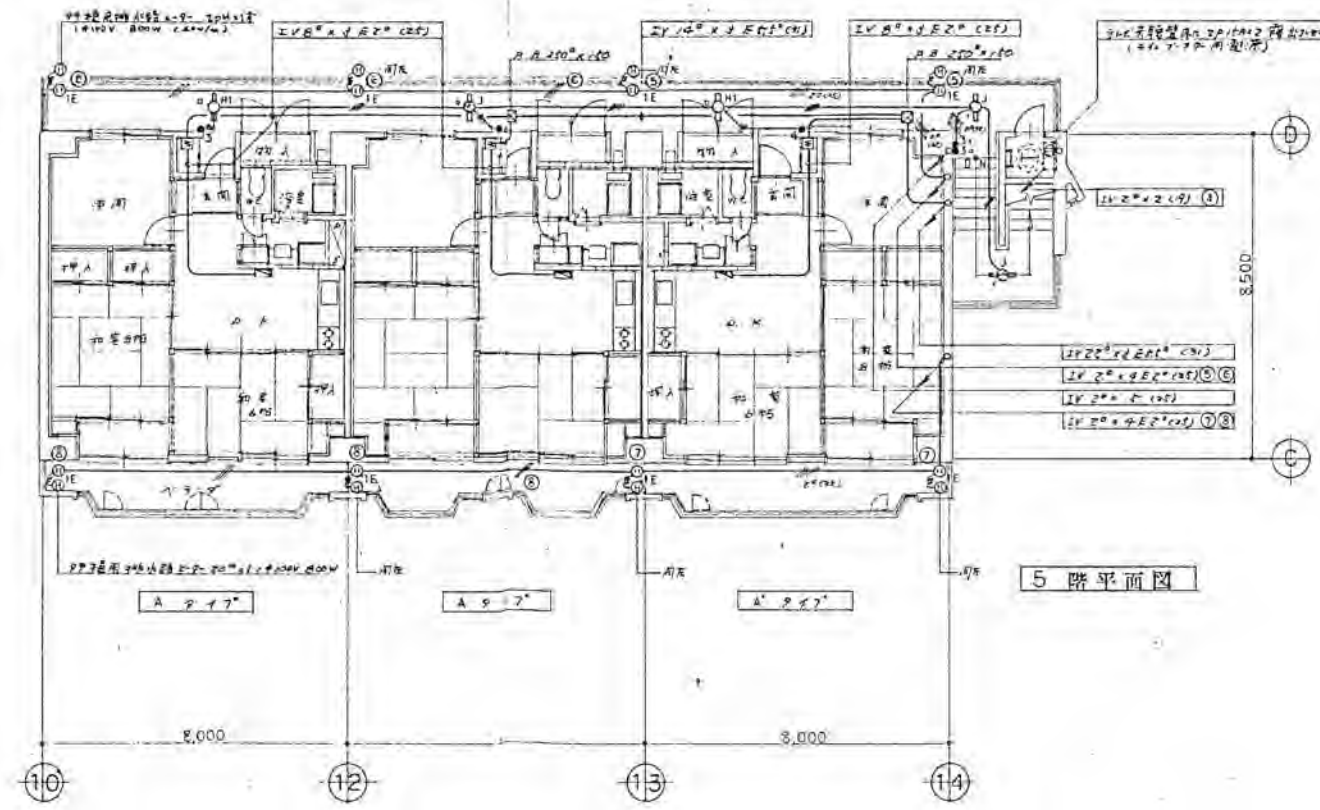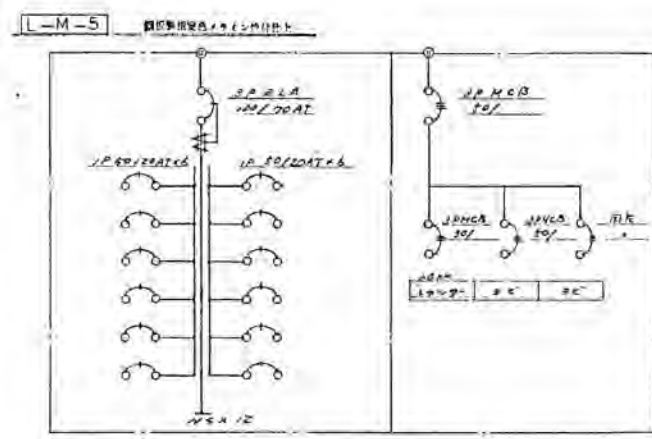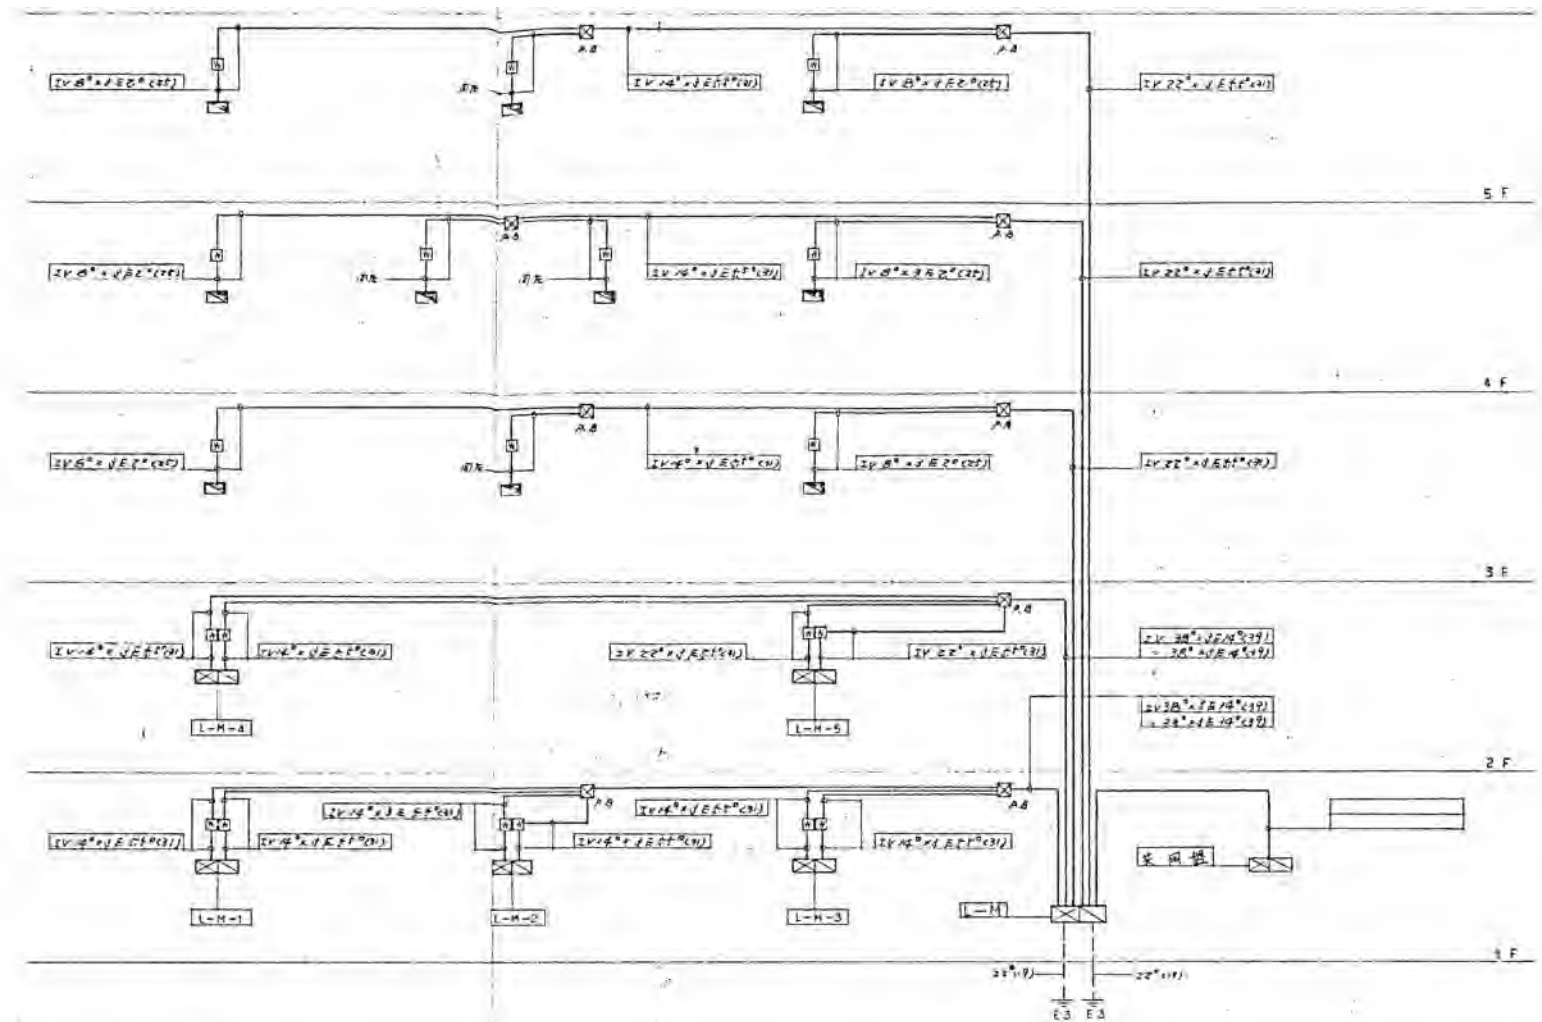

※特記以外、全て撤去。

 

SITE
株式会社サイト


〒394-0028
長野県岡谷市本町四丁目13-16
TEL. 0266-24-1070 FAX. 0266-21-1251
一級建築士事務所
(長野県) 知事登録(諏訪) G第01211号

開設者	管理建築士	担当設計者	設計者
一平 謙	矢崎 和夫		


訂正・特記事項

工事名
ララオカヤ解体工事
C棟 幹線・動力・電灯・コンセント設備図(3)

作成年月
2026/03
図面番号
1/200
図面No.
E-58

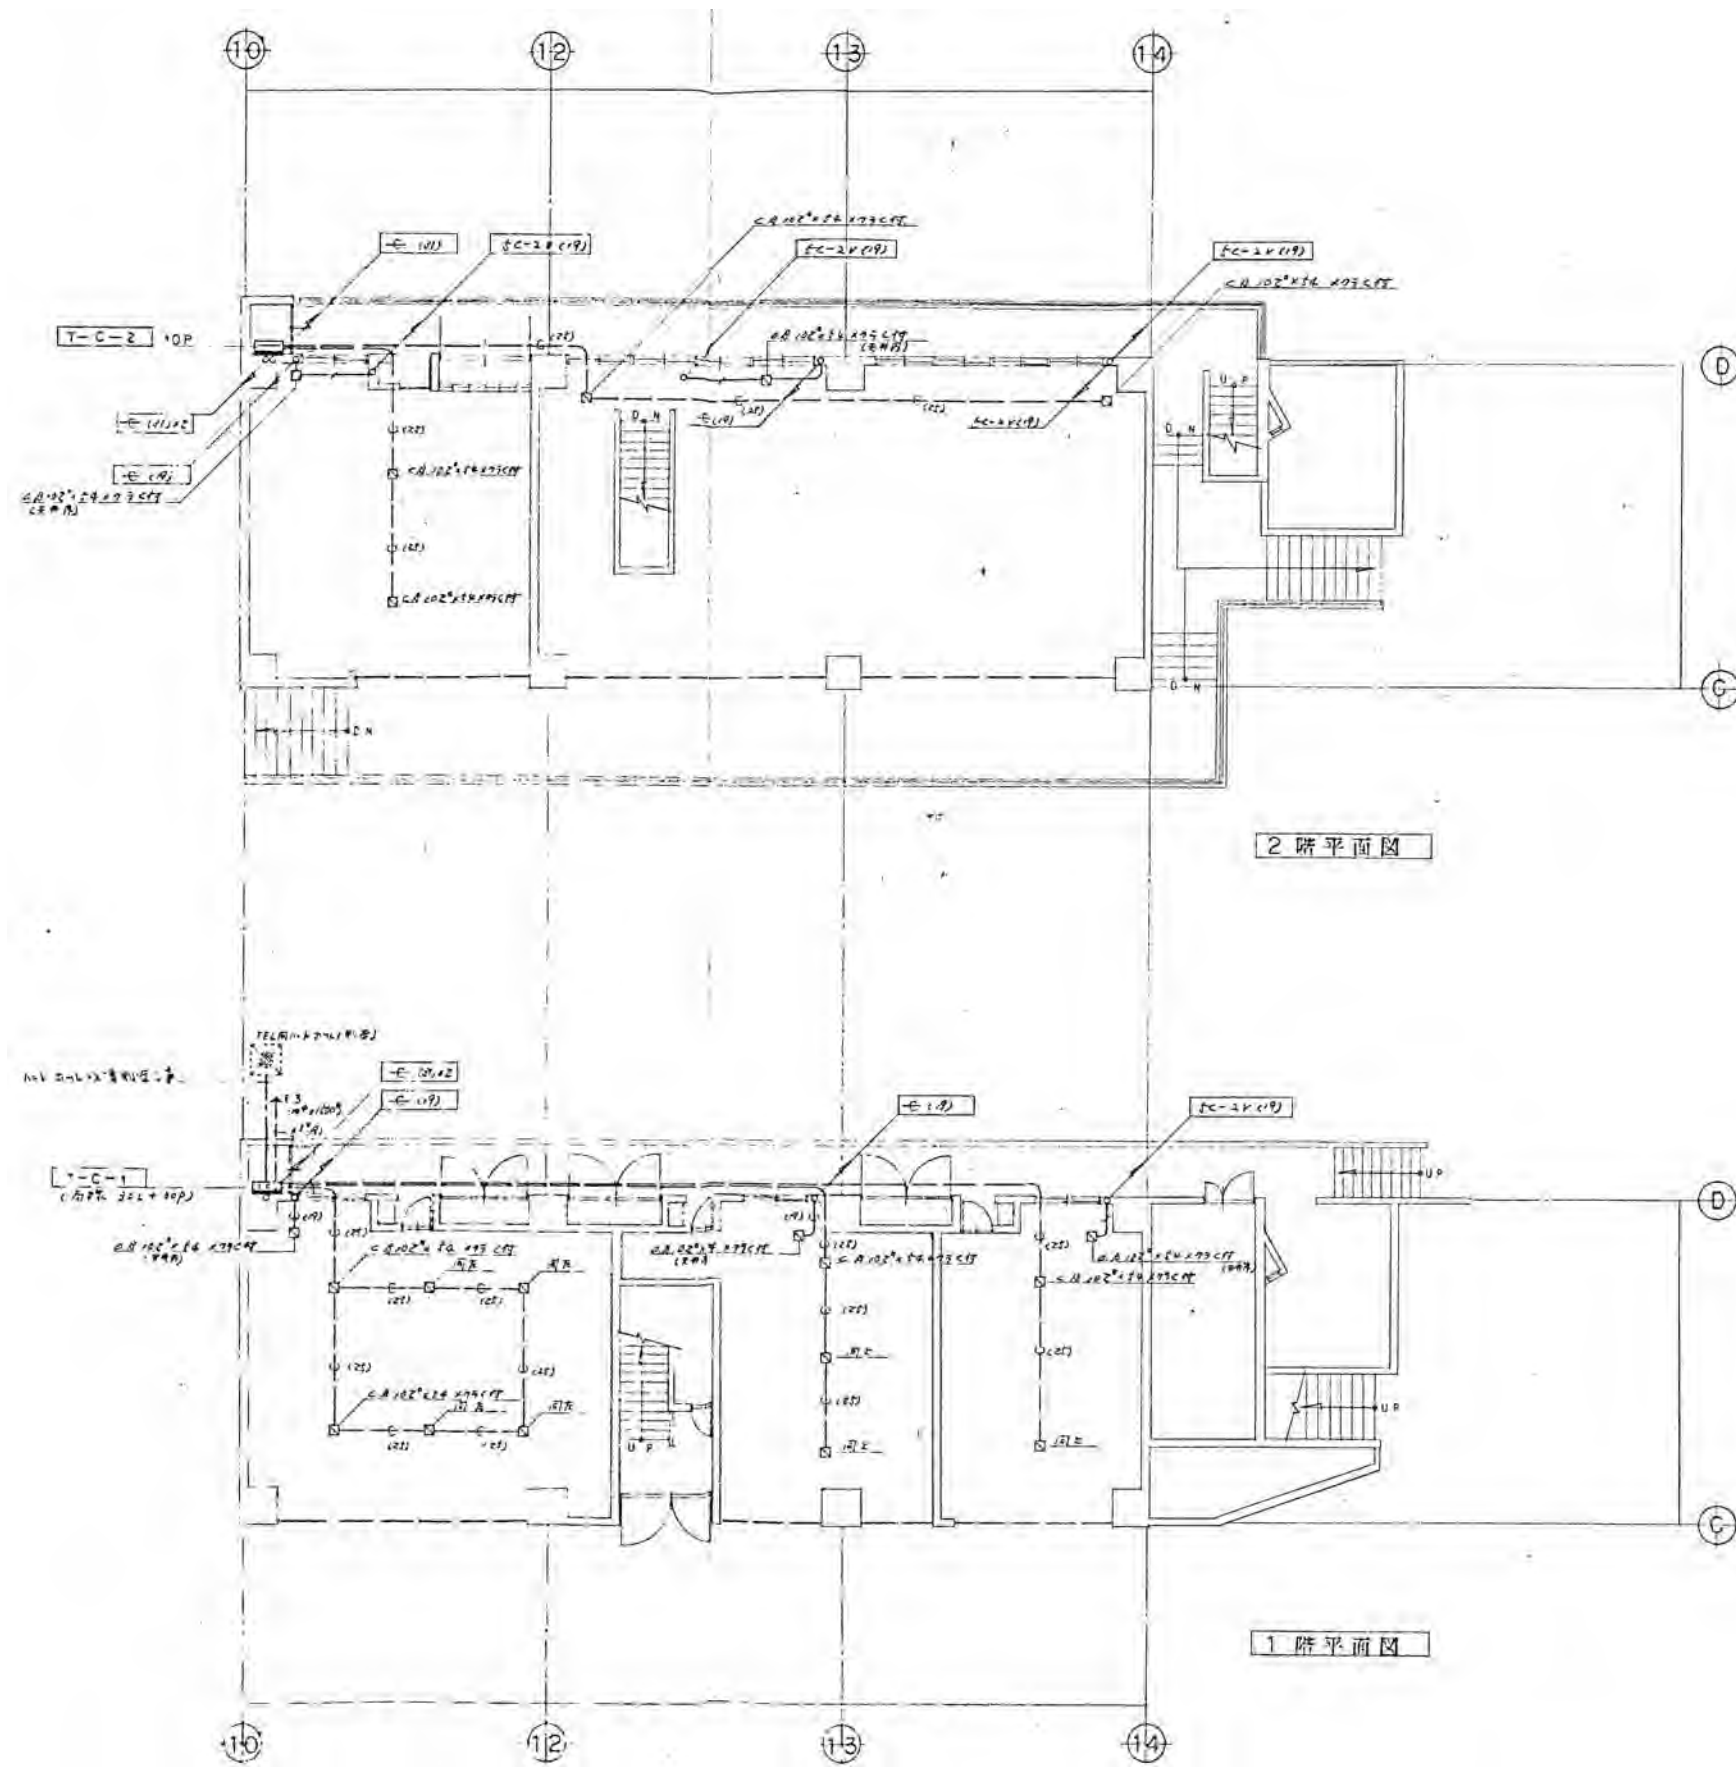

※特記以外、全て撤去。

 

SITE
株式会社サイト

〒394-0028
長野県岡谷市本町四丁目13-16
TEL: 0266-24-1070 FAX: 0266-21-1251
一級建築士事務所
(長野県) 知事登録(諏訪) G第01211号

開設者 管理建築士
一級建築士
登録番号153395号
濱 一平

担当設計者 設計者
一級建築士
登録番号294614号
登録番号
矢崎 和夫

訂正・特記事項

工名

ララオカヤ解体工事


作成年月
2026/03

図番
No. E-59


図名

C棟 弱電設備図(1)

縮尺
1/200

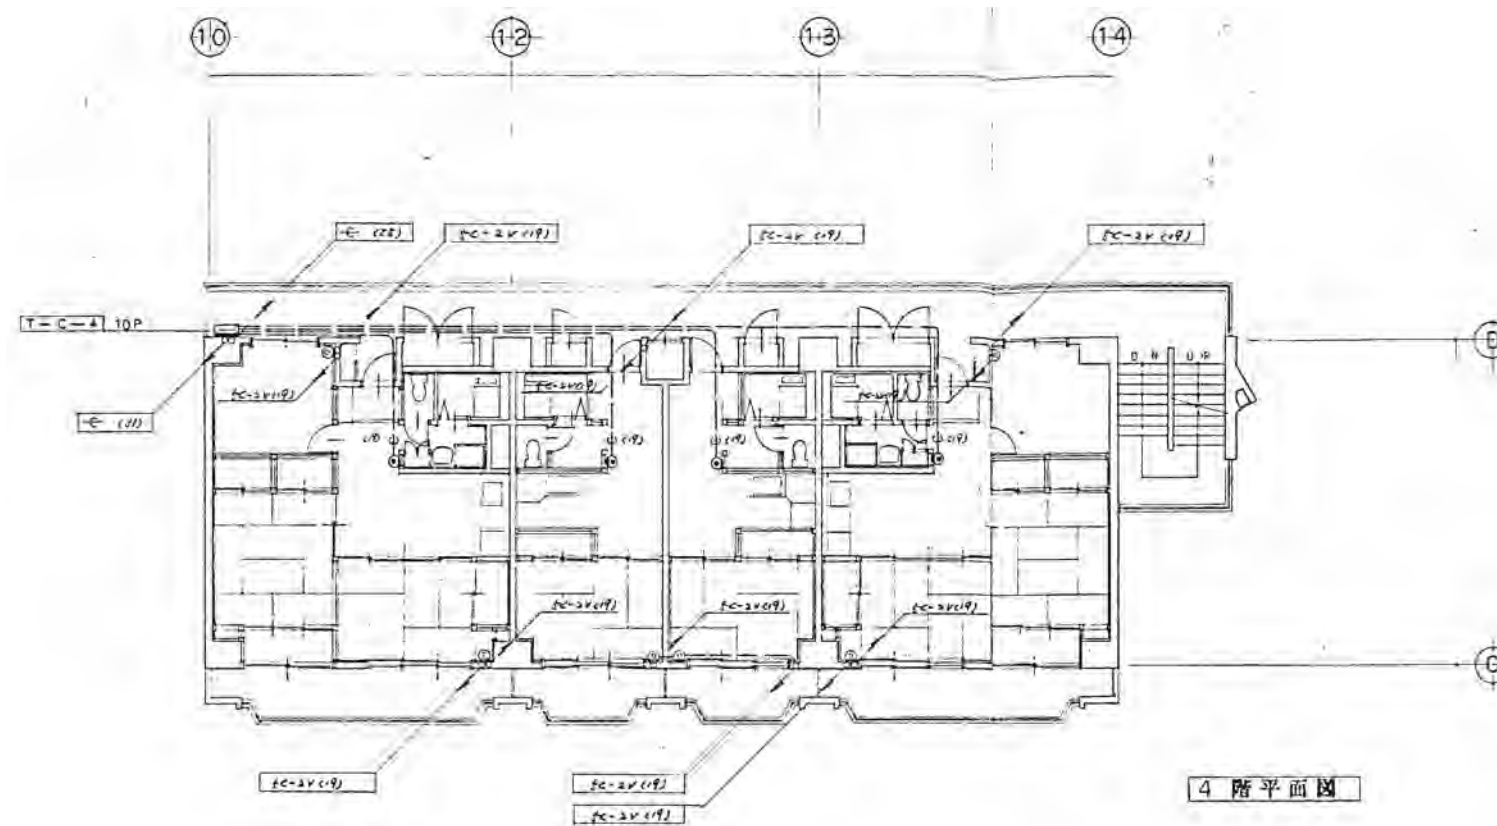


4 階平面図

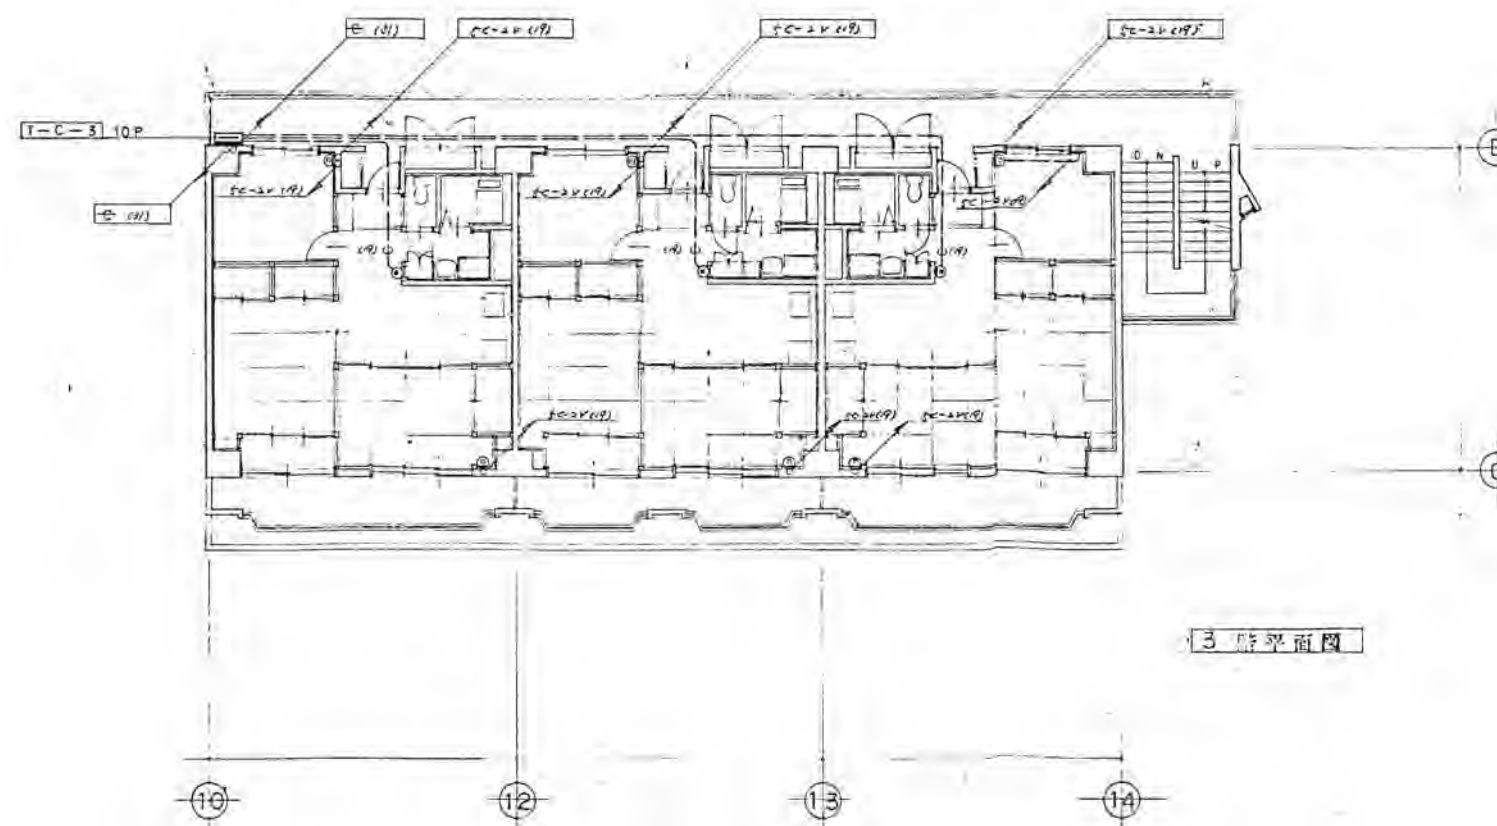

3 階平面図

 ※特記以外、全て撤去。



SITE
株式会社サイト

〒394-0028
長野県岡谷市本町四丁目13-16
TEL: 0266-24-1070 FAX: 0266-21-1251
一級建築士事務所
(長野県) 知事登録(諏訪) G第01211号

開設者
一級建築士
登録番号153395号
濱 一平

管理建築士
一級建築士
登録番号294614号
矢崎 和夫

担当設計者
一級建築士
登録番号
号

設計者
号

訂正・特記事項

工名


ララオカヤ解体工事

作成年月
2026/03

図番
No. E-60


縮尺

1/200

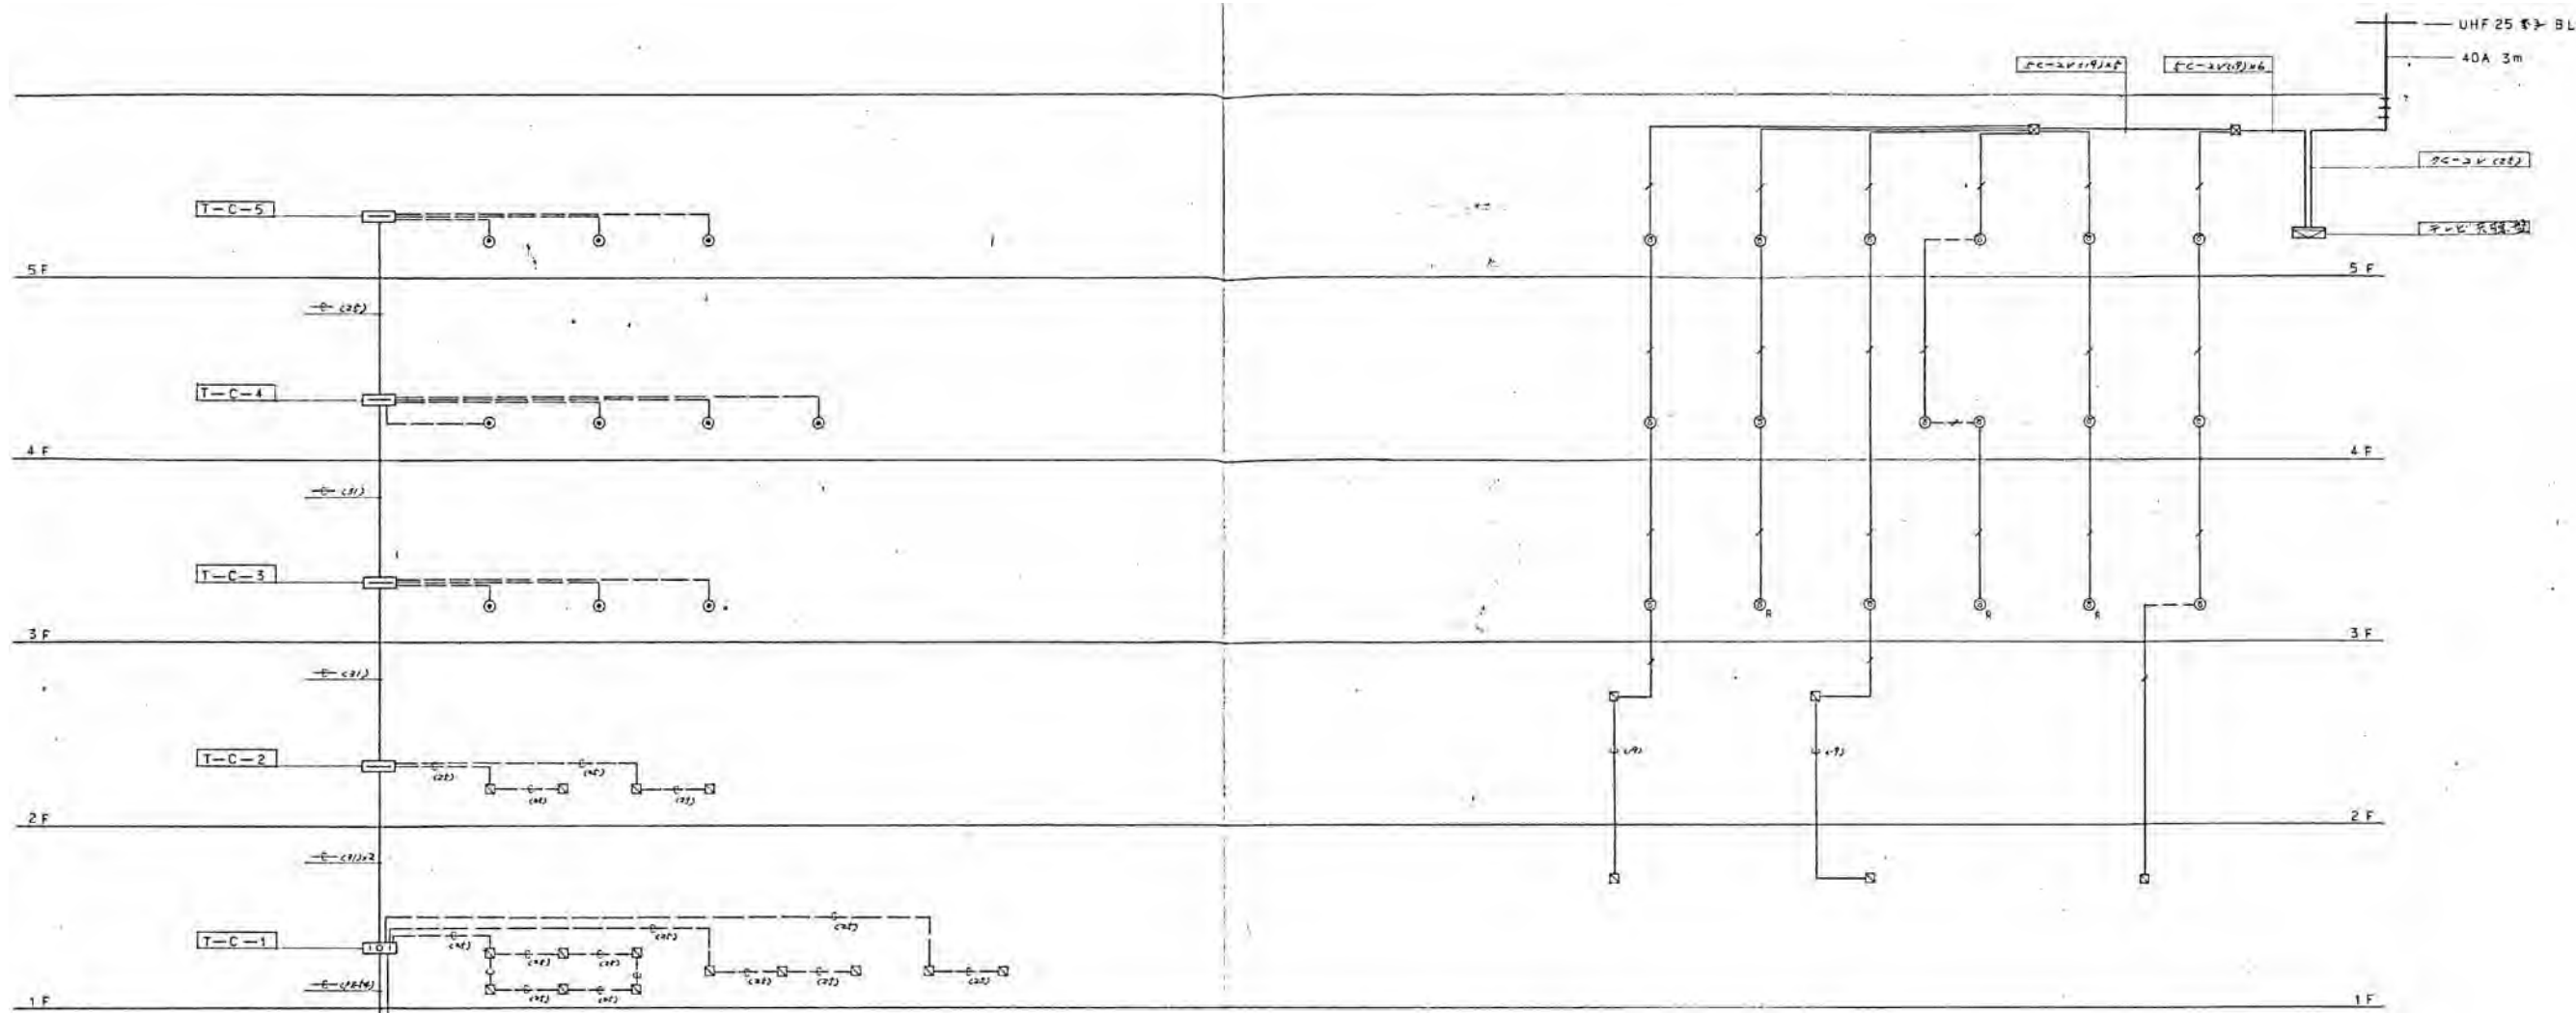


電話配線図システム図

テレビ共用設備システム図

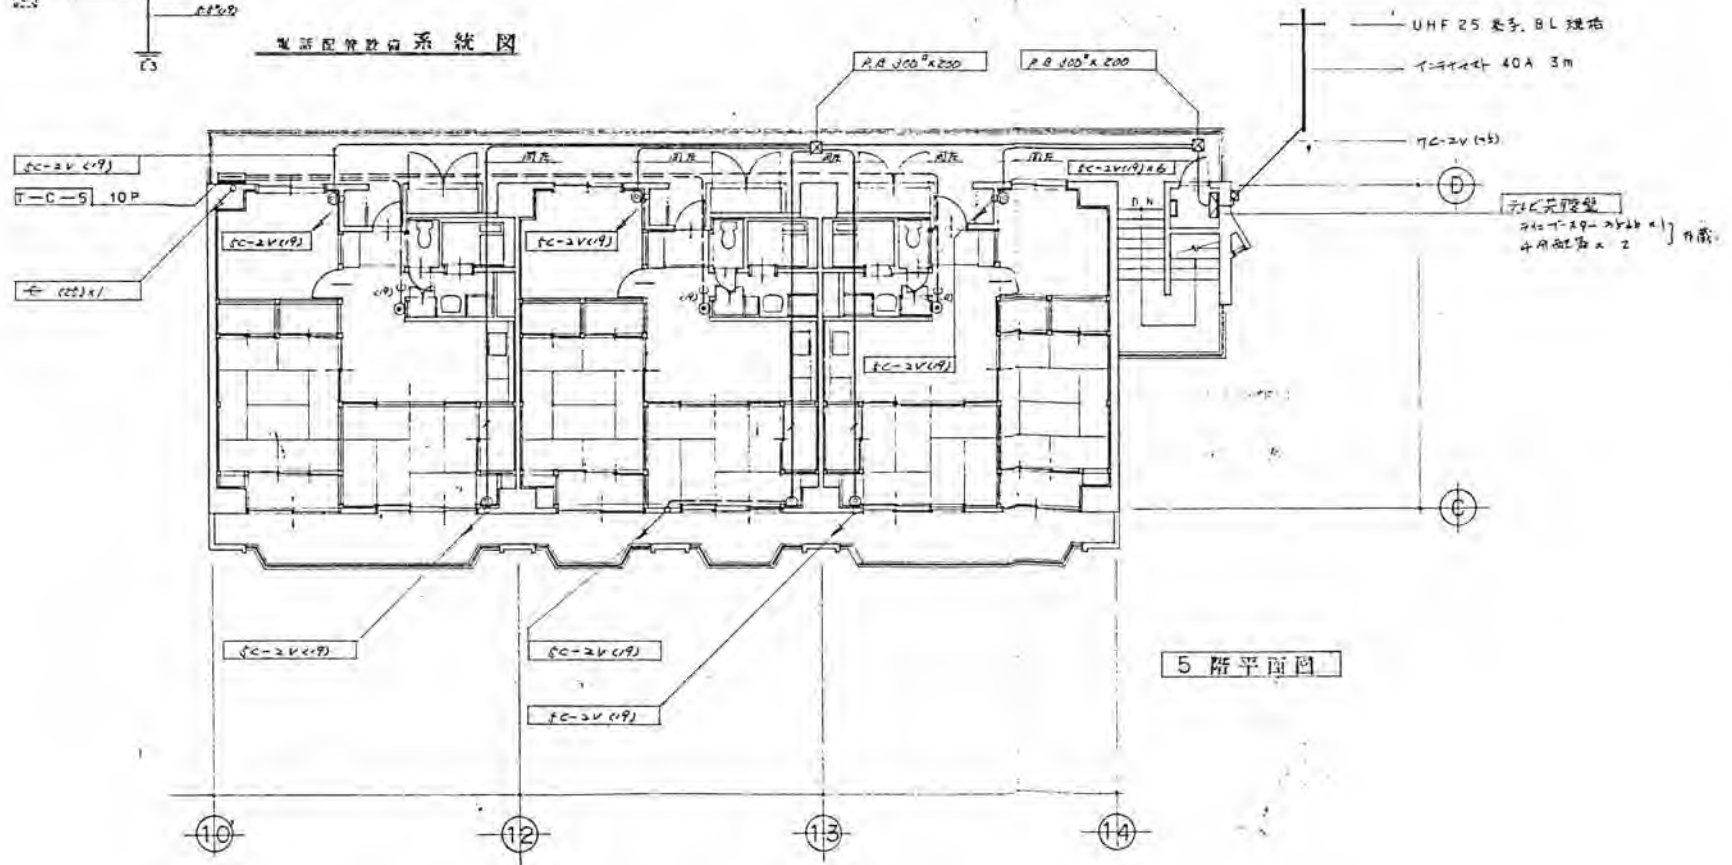

5階平面図

 ※特記以外、全て撤去。



SITE
株式会社サイト

〒394-0028
長野県岡谷市本町四丁目13-16
TEL: 0266-24-1070 FAX: 0266-21-1251
一級建築士事務所
(長野県) 知事登録 (諏訪) G第01211号

開設者 管理建築士 担当設計者 設計者
一級建築士 一級建築士 一級建築士
登録番号153395号 登録番号294614号 登録番号
濱 一平 矢崎 和夫

訂正・特記事項

工種名

ララオカヤ解体工事

作成年月

2026/03

図面名


C棟 弱電設備図(3)

図尺


1/200

図面番号

No. E-61

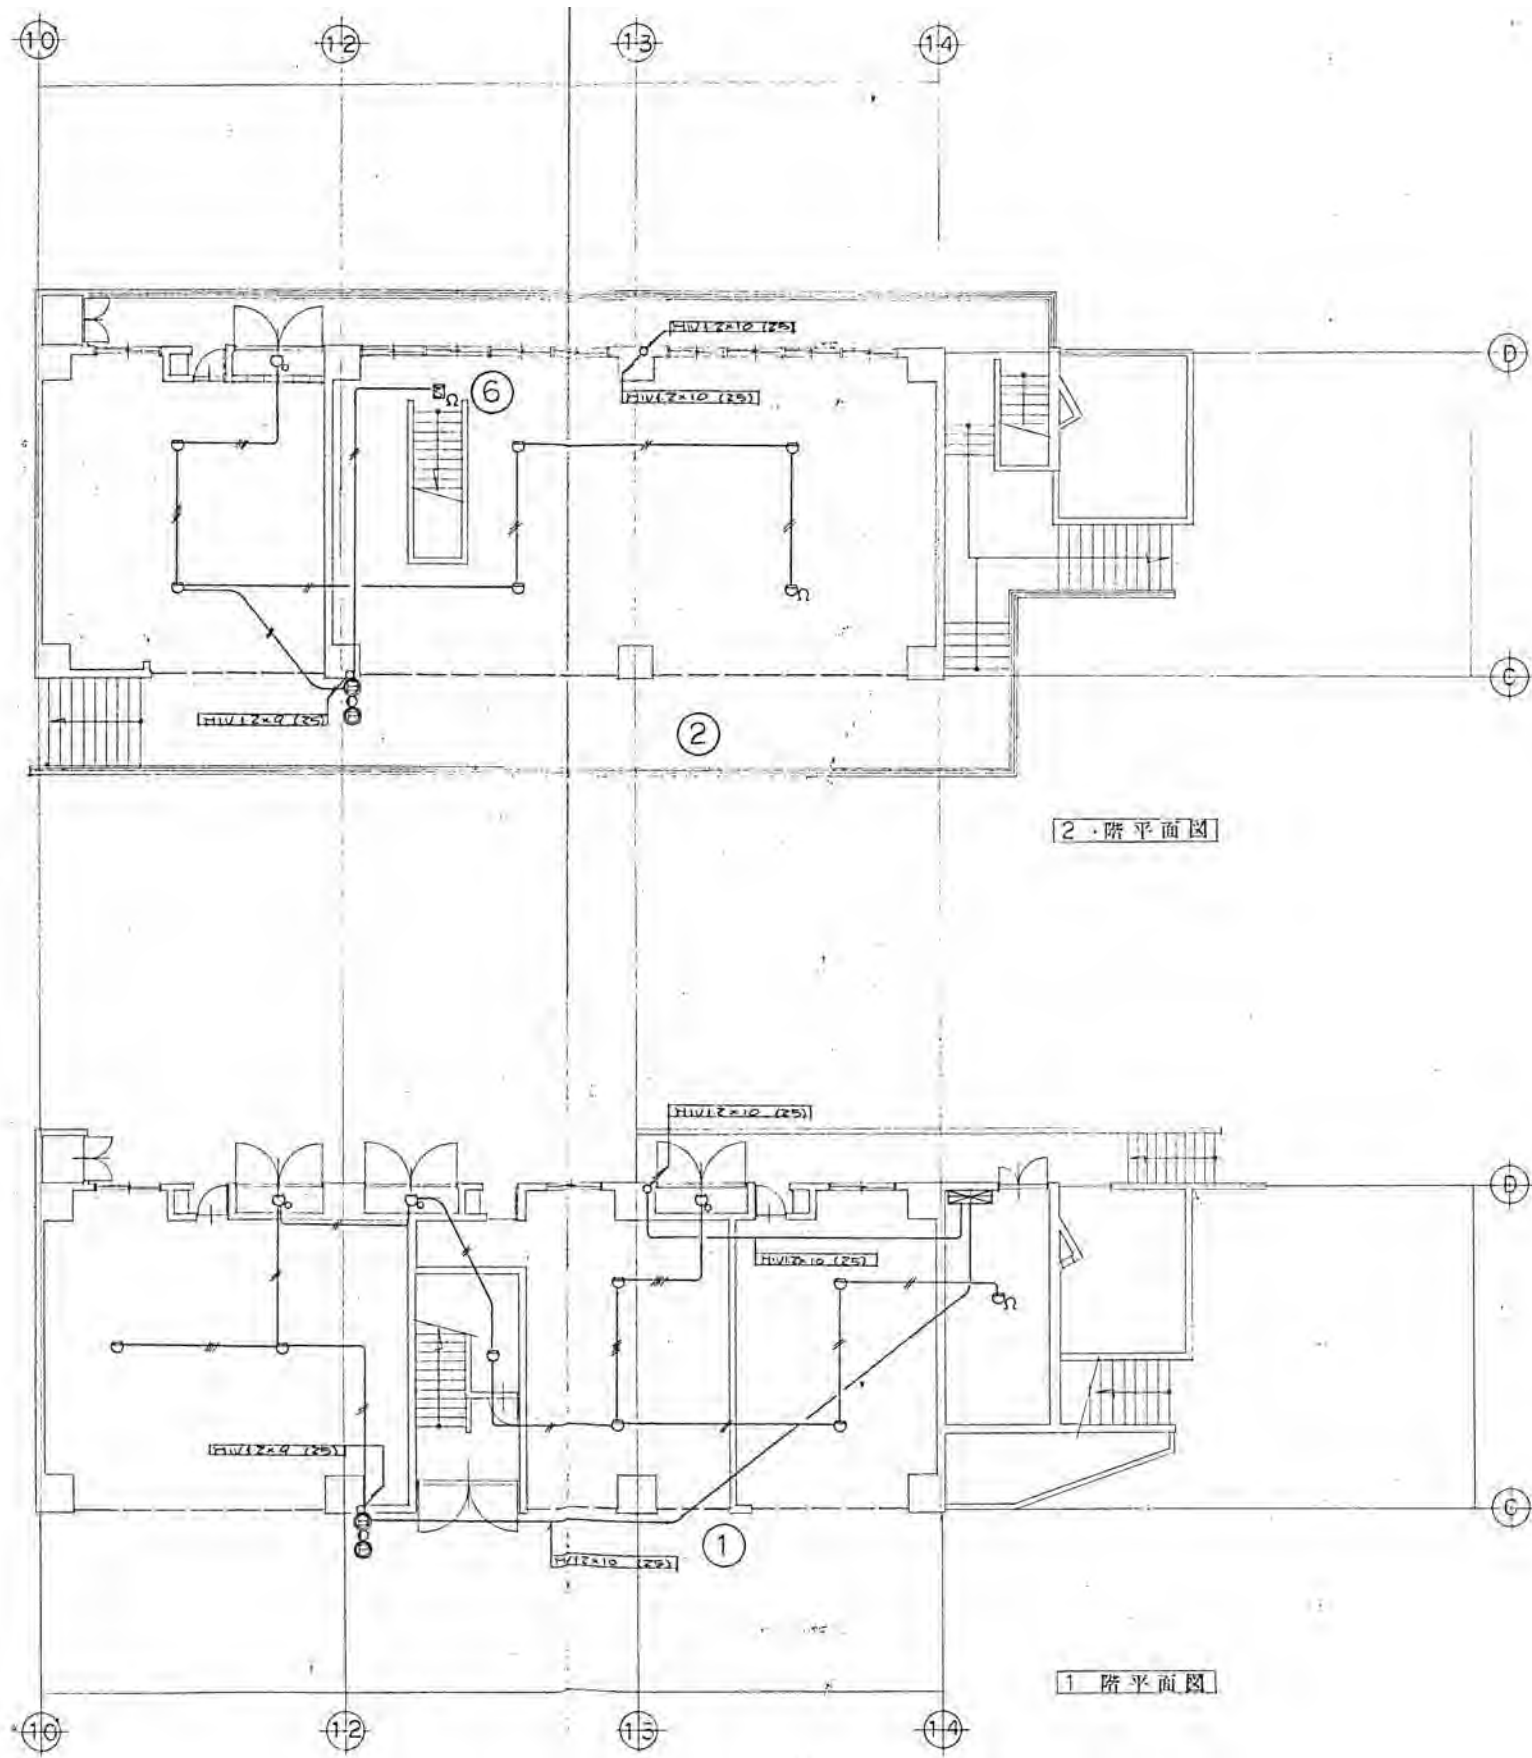

※特記以外、全て撤去。

 

SITE
株式会社サイト


〒394-0028
長野県岡谷市本町四丁目13-16
TEL: 0266-24-1070 FAX: 0266-21-1251
一級建築士事務所
(長野県) 知事登録(諏訪) G第81211号

開設者	管理建築士	担当設計者	設計者
一級建築士 登録番号153395号	一級建築士 登録番号294614号	一級建築士 登録番号	号
濱 一平	矢崎 和夫		


訂正・特記事項

工事名称	ラオカヤ解体工事	作成年月	2026/03	図面番号	No. E-62
図面名称	C棟 自火報設備図(1)	縮尺	1/200		

訂正・特記事項		訂正・特記事項	

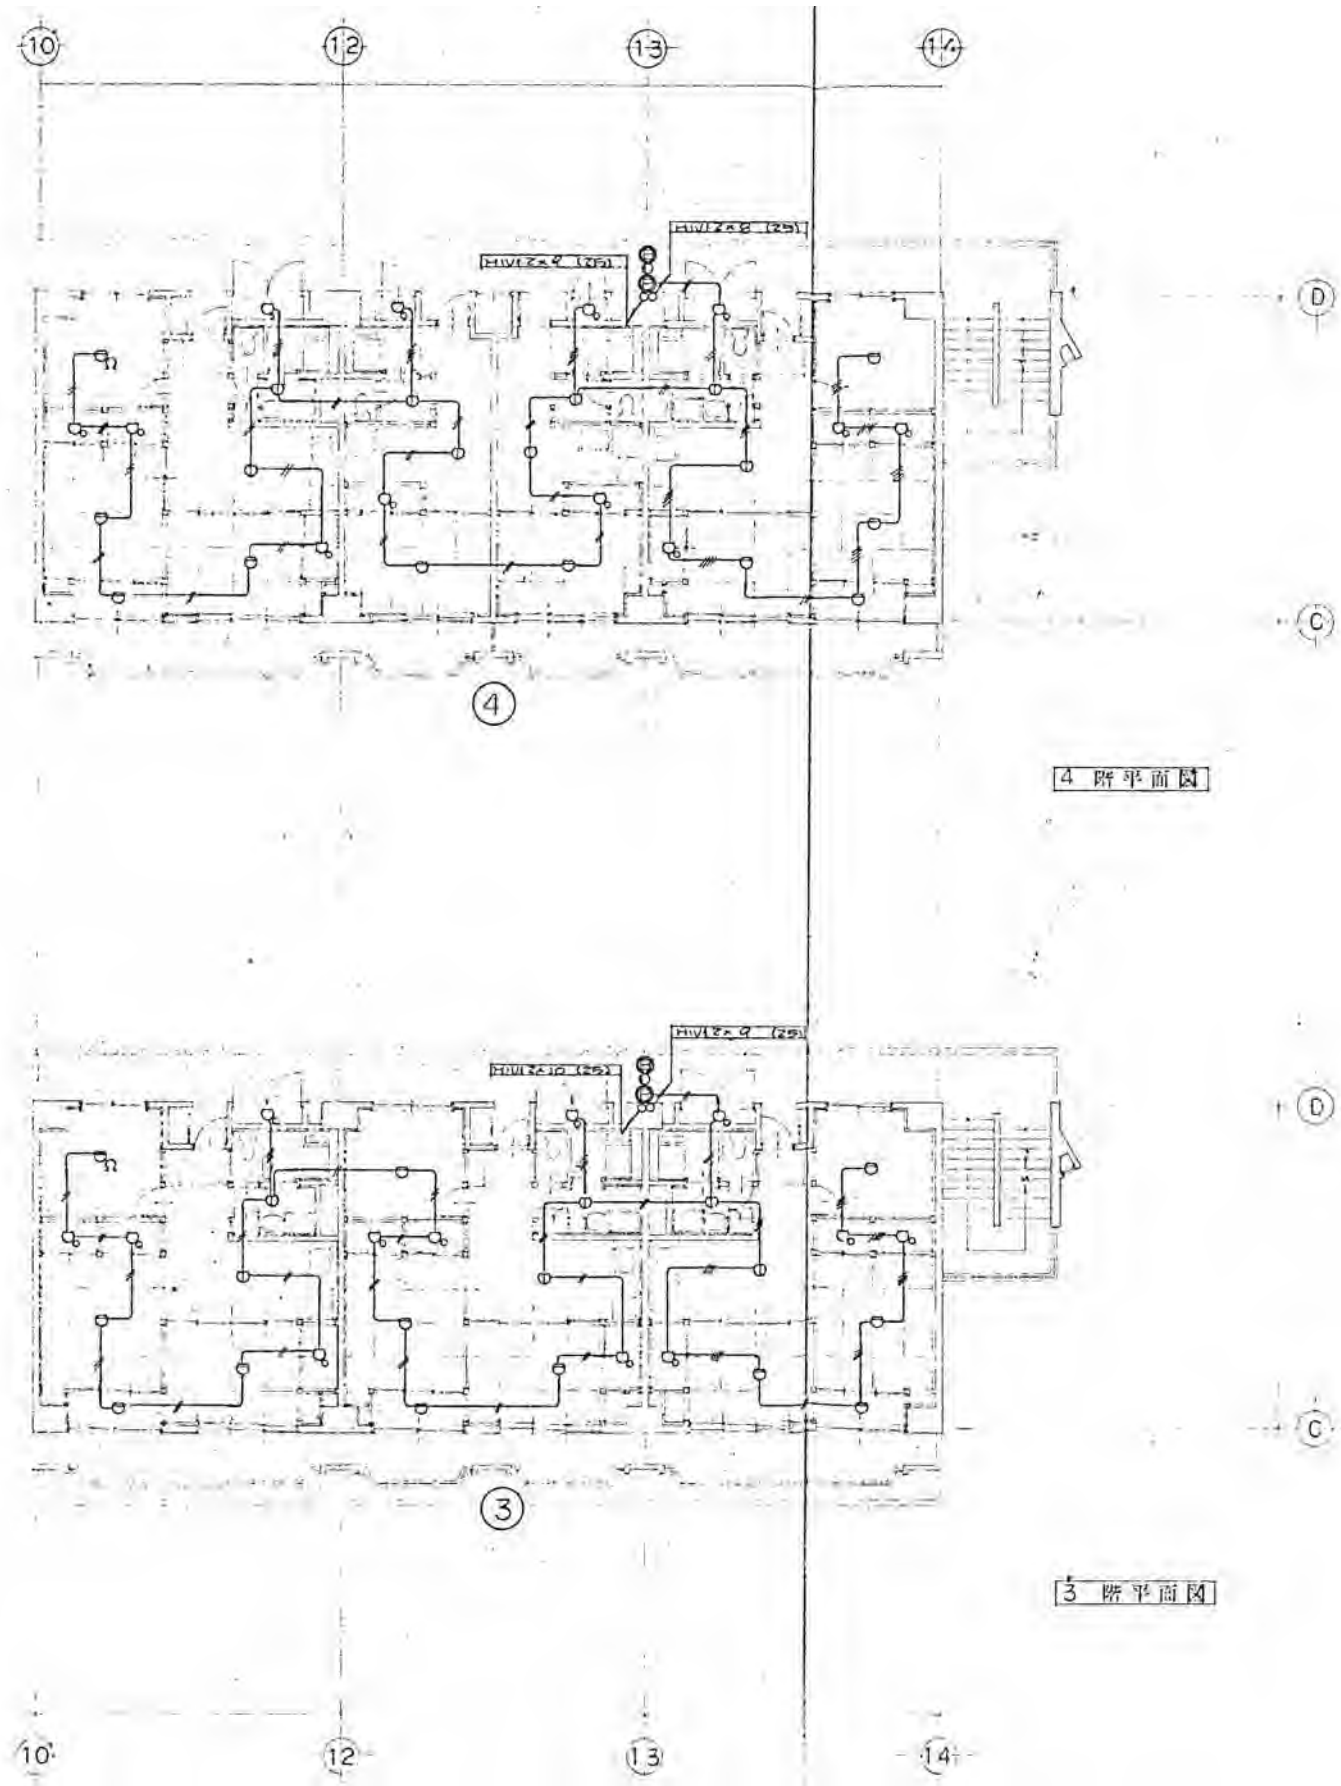

※特記以外、全て撤去。

 

SITE
株式会社サイト

〒394-0028
長野県岡谷市本町四丁目13-16
TEL: 0266-24-1070 FAX: 0266-21-1251
一級建築士事務所
(長野県) 知事登録(諏訪) G第81211号

開設者
一級建築士
登録番号153395号
濱 一平

管理建築士
一級建築士
登録番号294614号
矢崎 和夫


担当設計者
一級建築士
登録番号
号

設計者


訂正・特記事項

工事名称	ラオカヤ解体工事	作成年月	2026/03	図面番号	No. E-63
図面名称	C棟 自火報設備図(2)	縮尺	1/200		

記号	名 称	備 考
☒	カブノン受信機	P型 線 回線
☒	カブノン連合受信機	目火音 音検知装置 回線
☒	副受信機	回線
☒	総受信機	線 型
⊕	電 燈	DC24V 20mA 150φ
○	表 示 灯	AC30V 2W
⊕	発 信 機	P型 線 型
⊕	煙 感 知 器	式 種 型
○	運動式スポット型感知器	2種
○	定温式スポット型感知器	種 ㊦
○	定温式スポット型感知器(3型)	種 ㊦
☒	消火栓始動リレー	フリッカー方式
○	終 端 抵 抗	10Ω
○	終 端 誘 導	定電圧ダイオード
☒	回線試験器	
---	警戒区域境界線	
⊕	警戒区域番号	No. ~No.
---	配管配線	
///	同 上	立上げ 引下げ

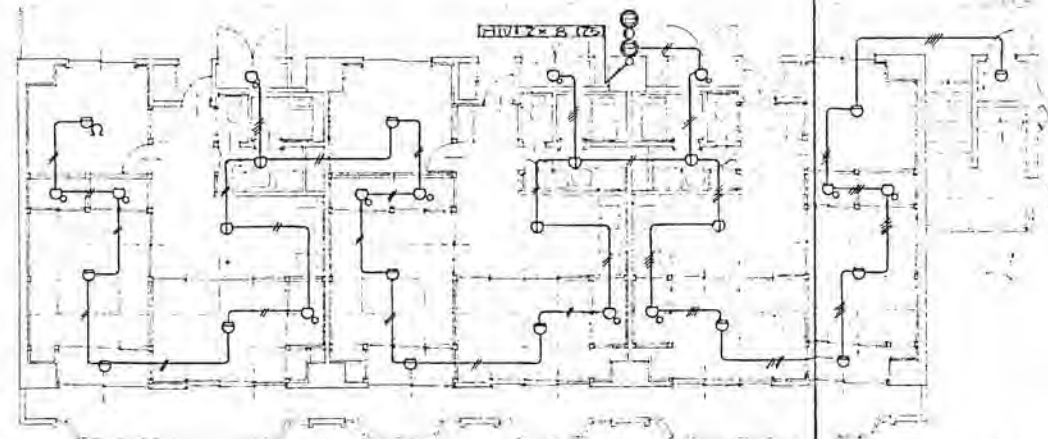


5階平面図

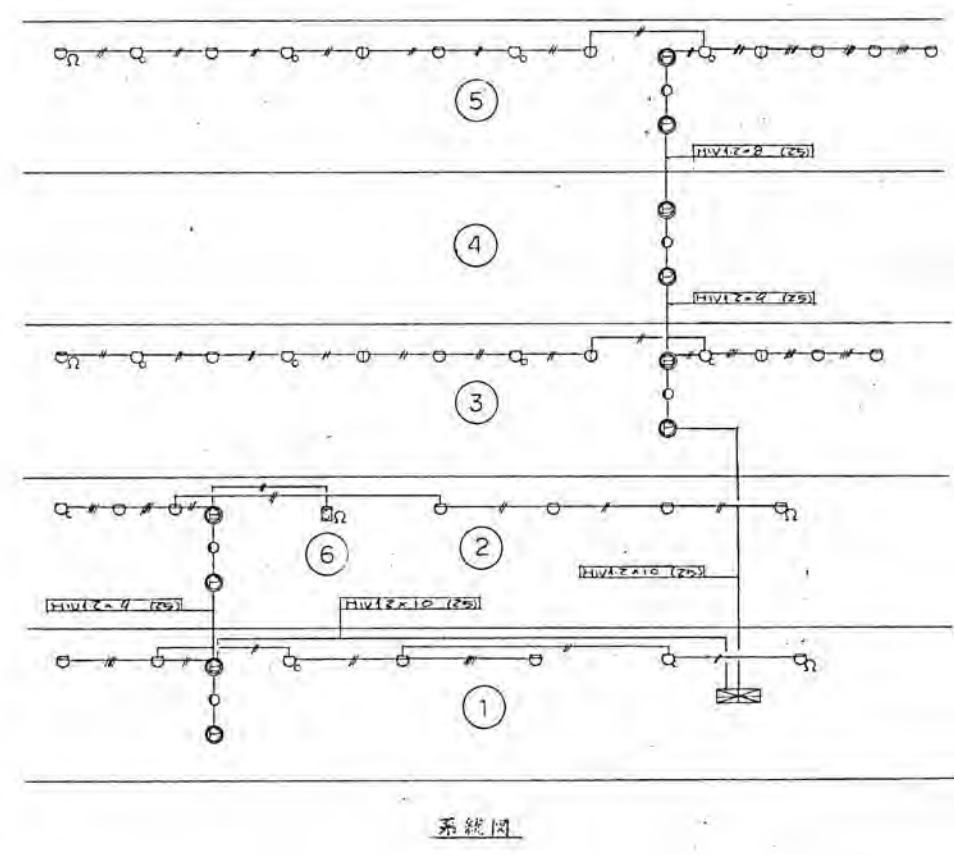

系統図

 ※特記以外、全て撤去。



SITE
株式会社サイト



〒394-0028
長野県岡谷市本町四丁目13-16
TEL: 0266-24-1070 FAX: 0266-21-1251
一級建築士事務所
(長野県) 知事登録 (諏訪) G第01211号

開設者 管理建築士
一級建築士 登録番号153395号
一級建築士 登録番号294614号

担当設計者 設計者
一級建築士 登録番号
一級建築士 登録番号

訂正・特記事項	


工名	ラオカヤ解体工事	作成年月	2026/03	図番	No. E-64
図名	C棟 自火報設備図(3)	縮尺	1/200		

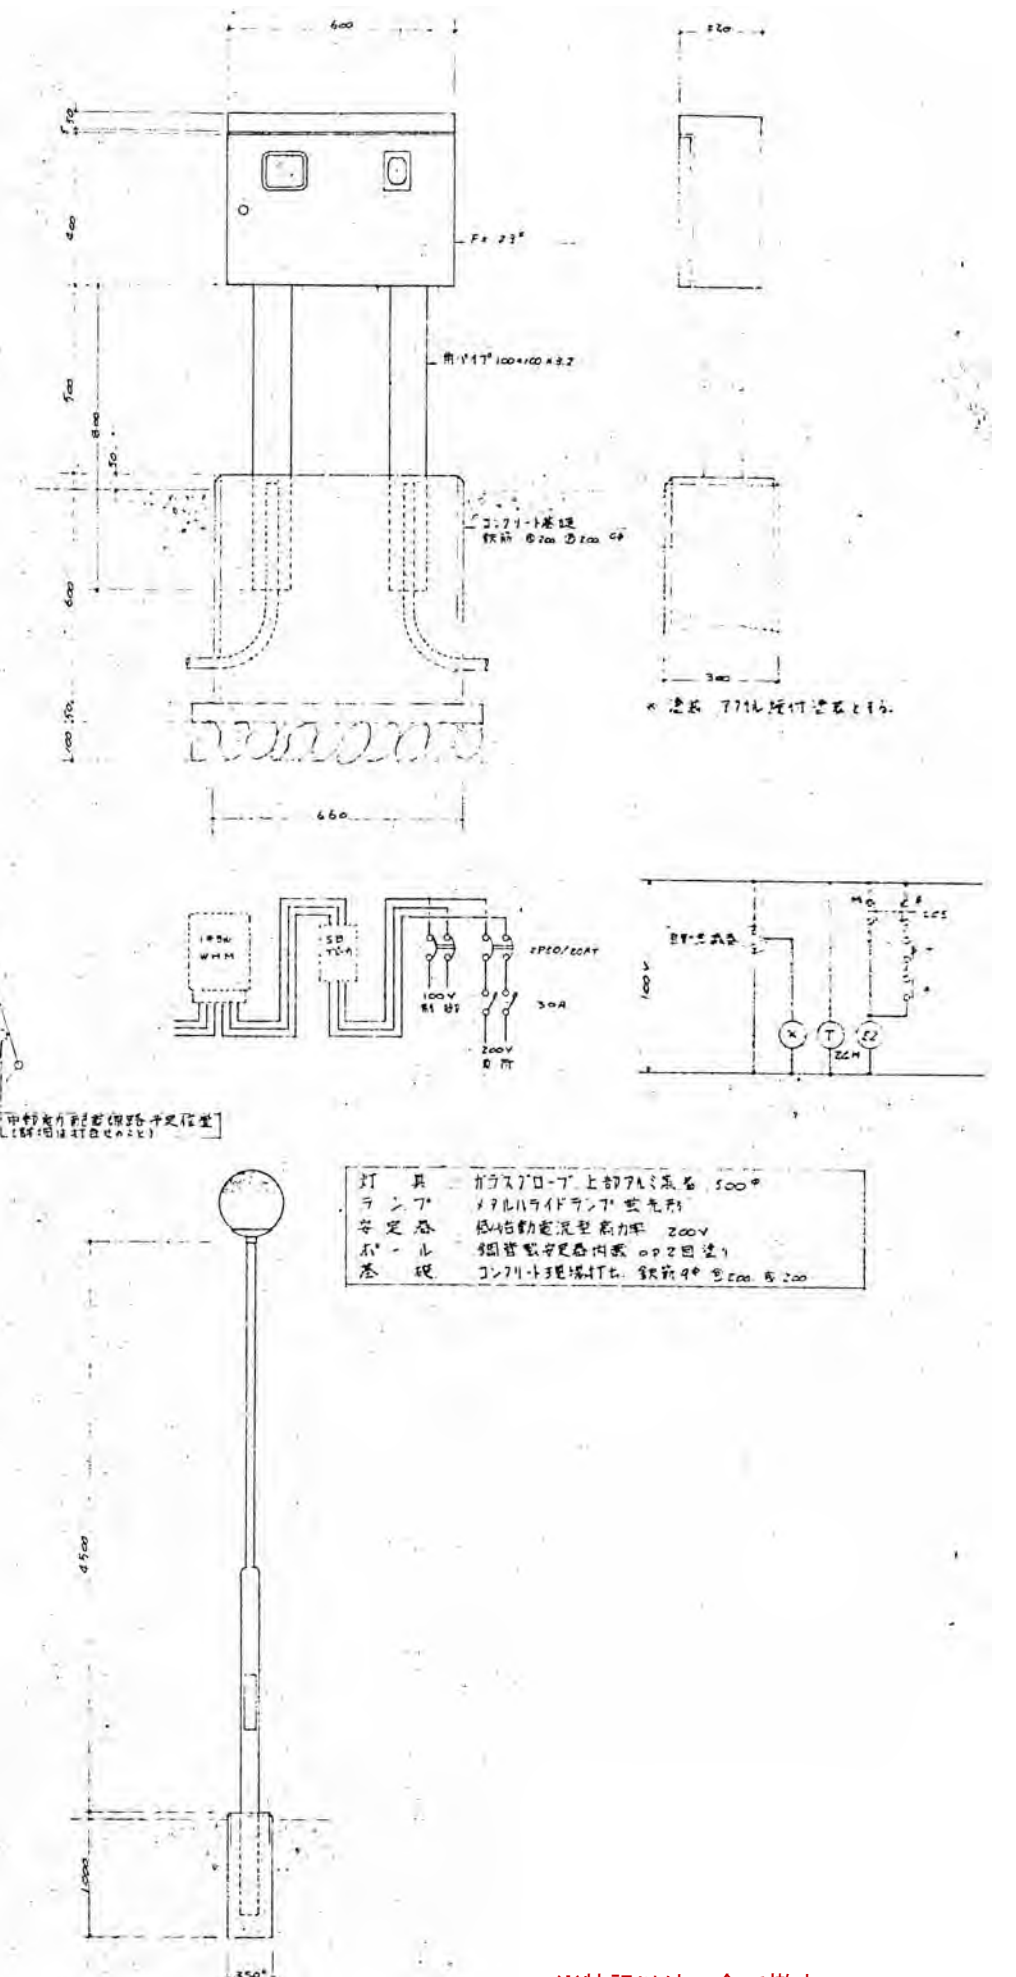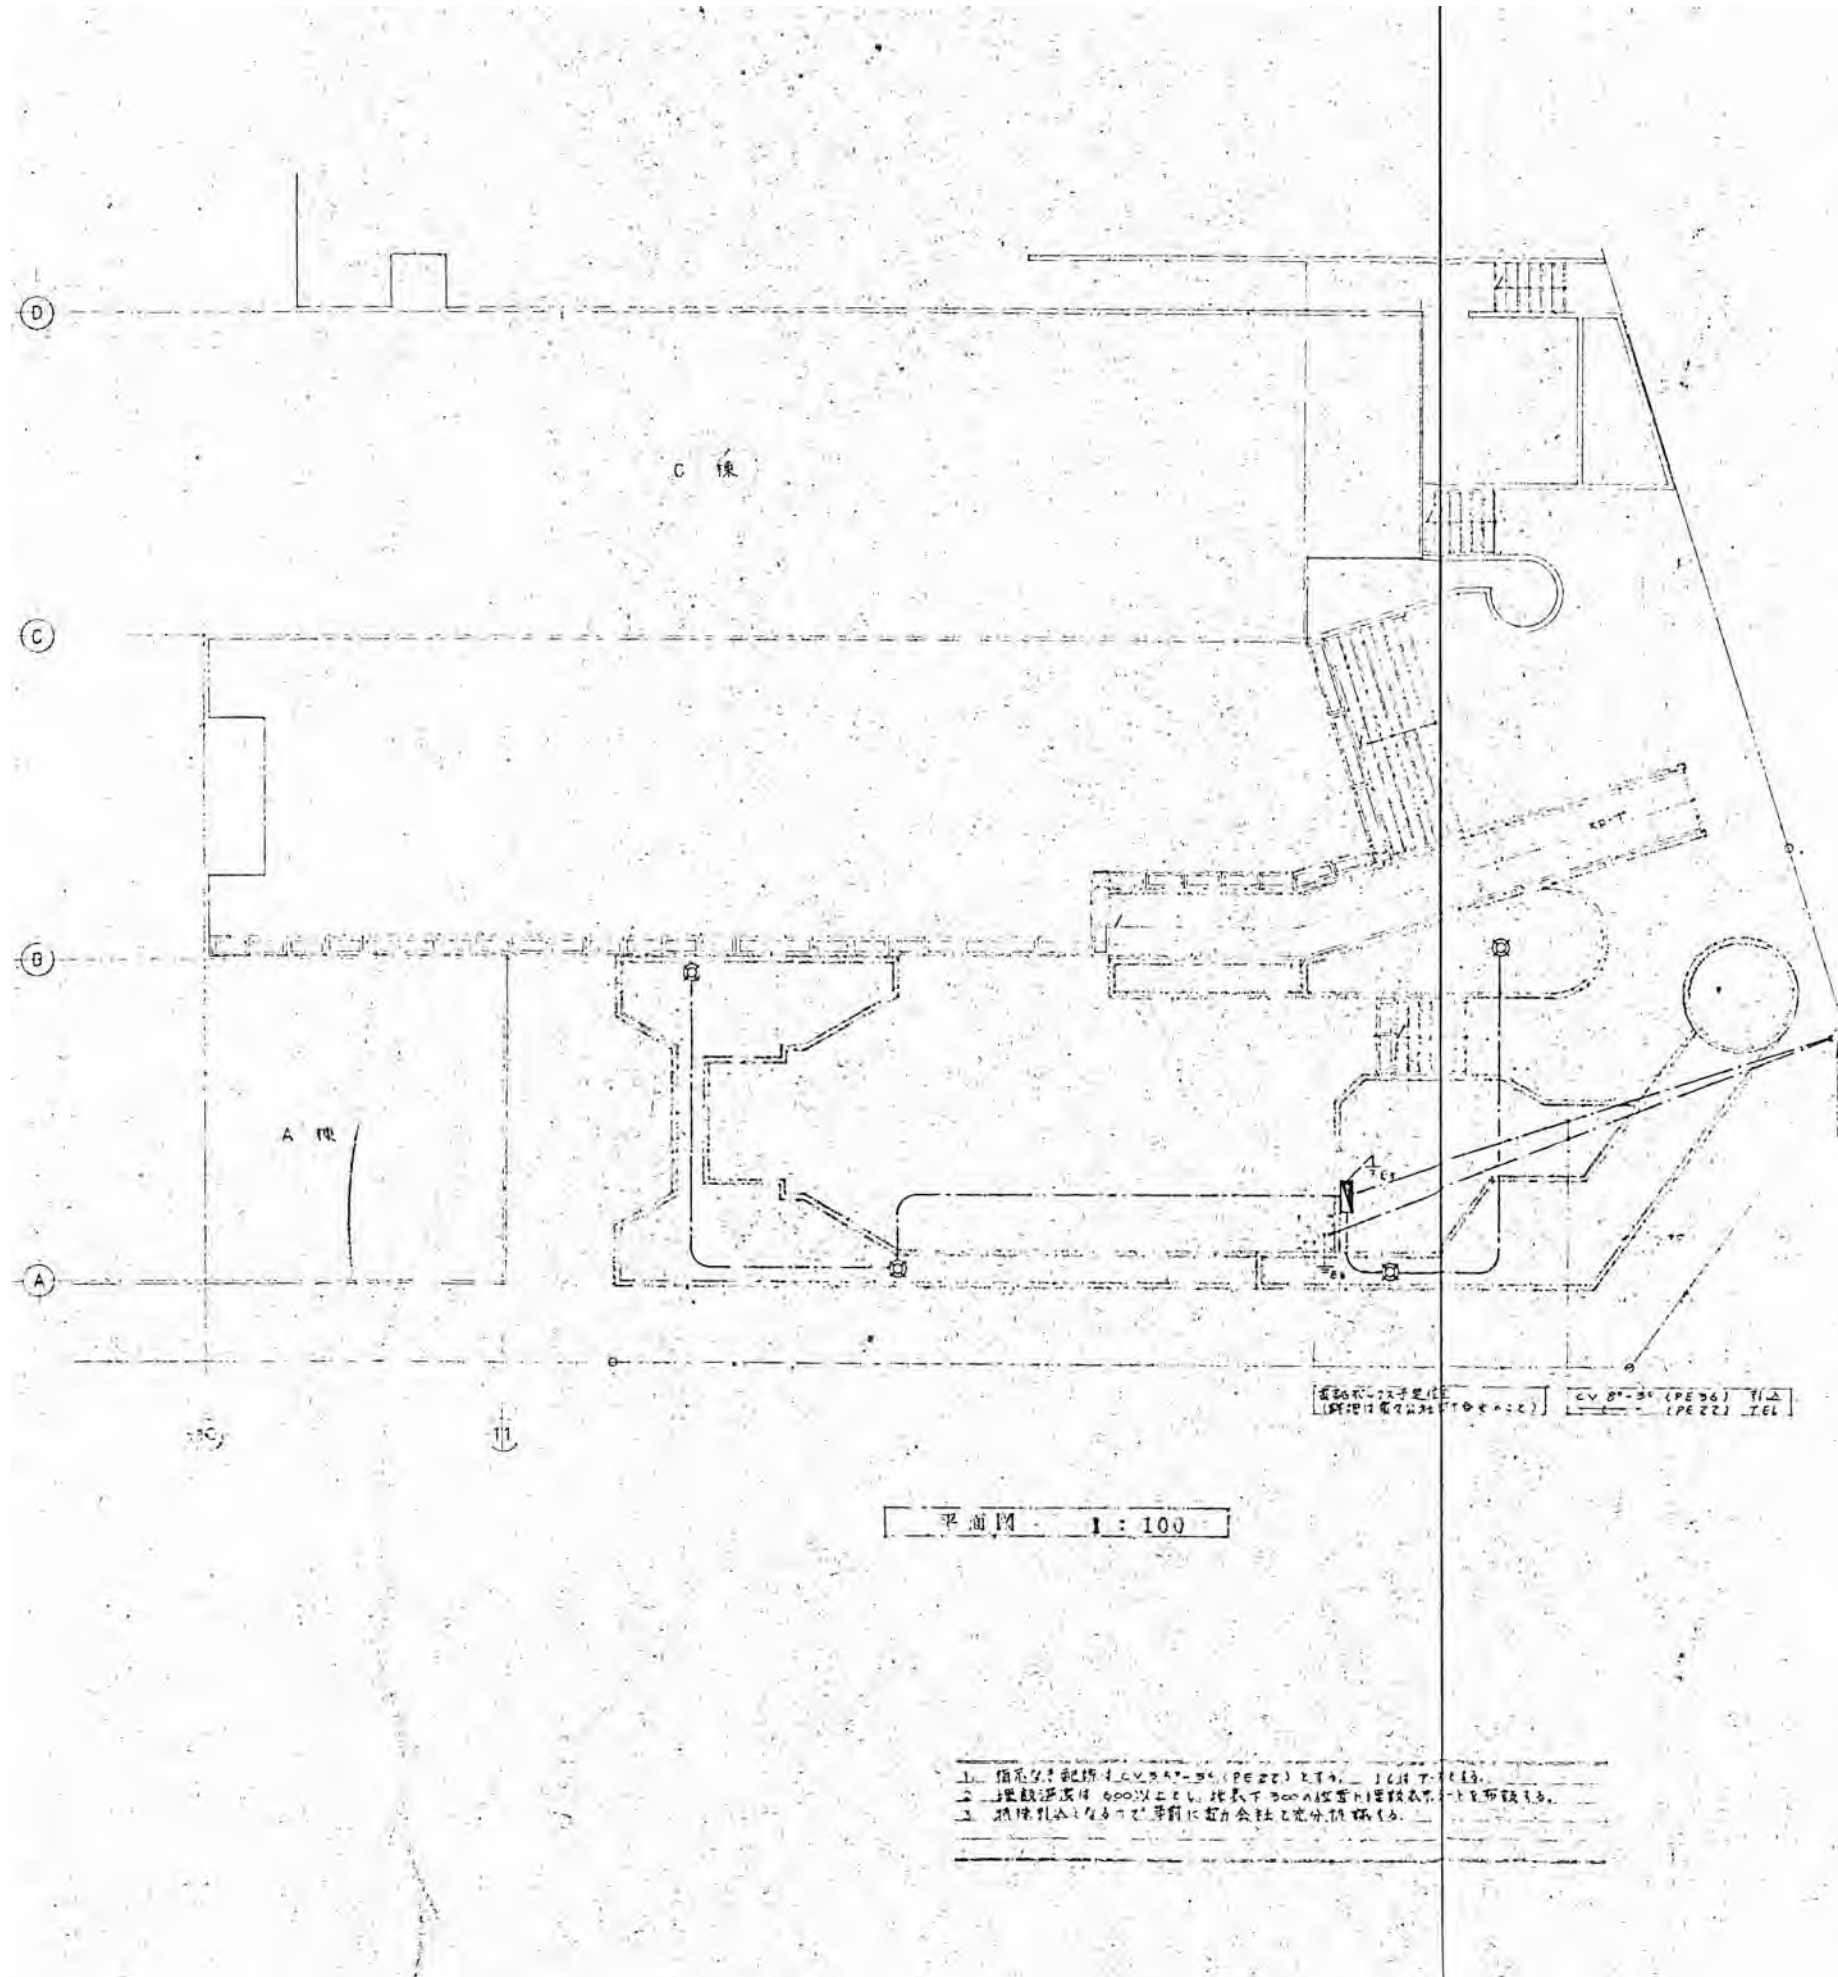

平面図 1:100

- 1. 指示灯: 配線 (CV 8-24 (PE 24) 11Δ) 10W 2. 4φ
- 2. 電線管径: 400mm以上 (地表下 300mm設置) 埋設あり。
- 3. 埋設管径: 400mm (埋設) 電力会社に完備依頼あり。

 ※特記以外、全て撤去。





SITE
株式会社サイト

〒394-0028
長野県岡谷市本町四丁目13-16
TEL: 0266-24-1070 FAX: 0266-21-1251
一級建築士事務所
(長野県) 知事登録 (諏訪) G第81211号


開設者	管理建築士	担当設計者	設計者	訂正・特記事項
一級建築士 登録番号153395号 濱 一平	一級建築士 登録番号294614号 矢崎 和夫	一級建築士 登録番号 号	一級建築士 登録番号 号	

工事名	作成年月	図番	図名
ラオカヤ解体工事	2026/03		
C棟 電気設備外構図	1/200		

図番 No. E-65

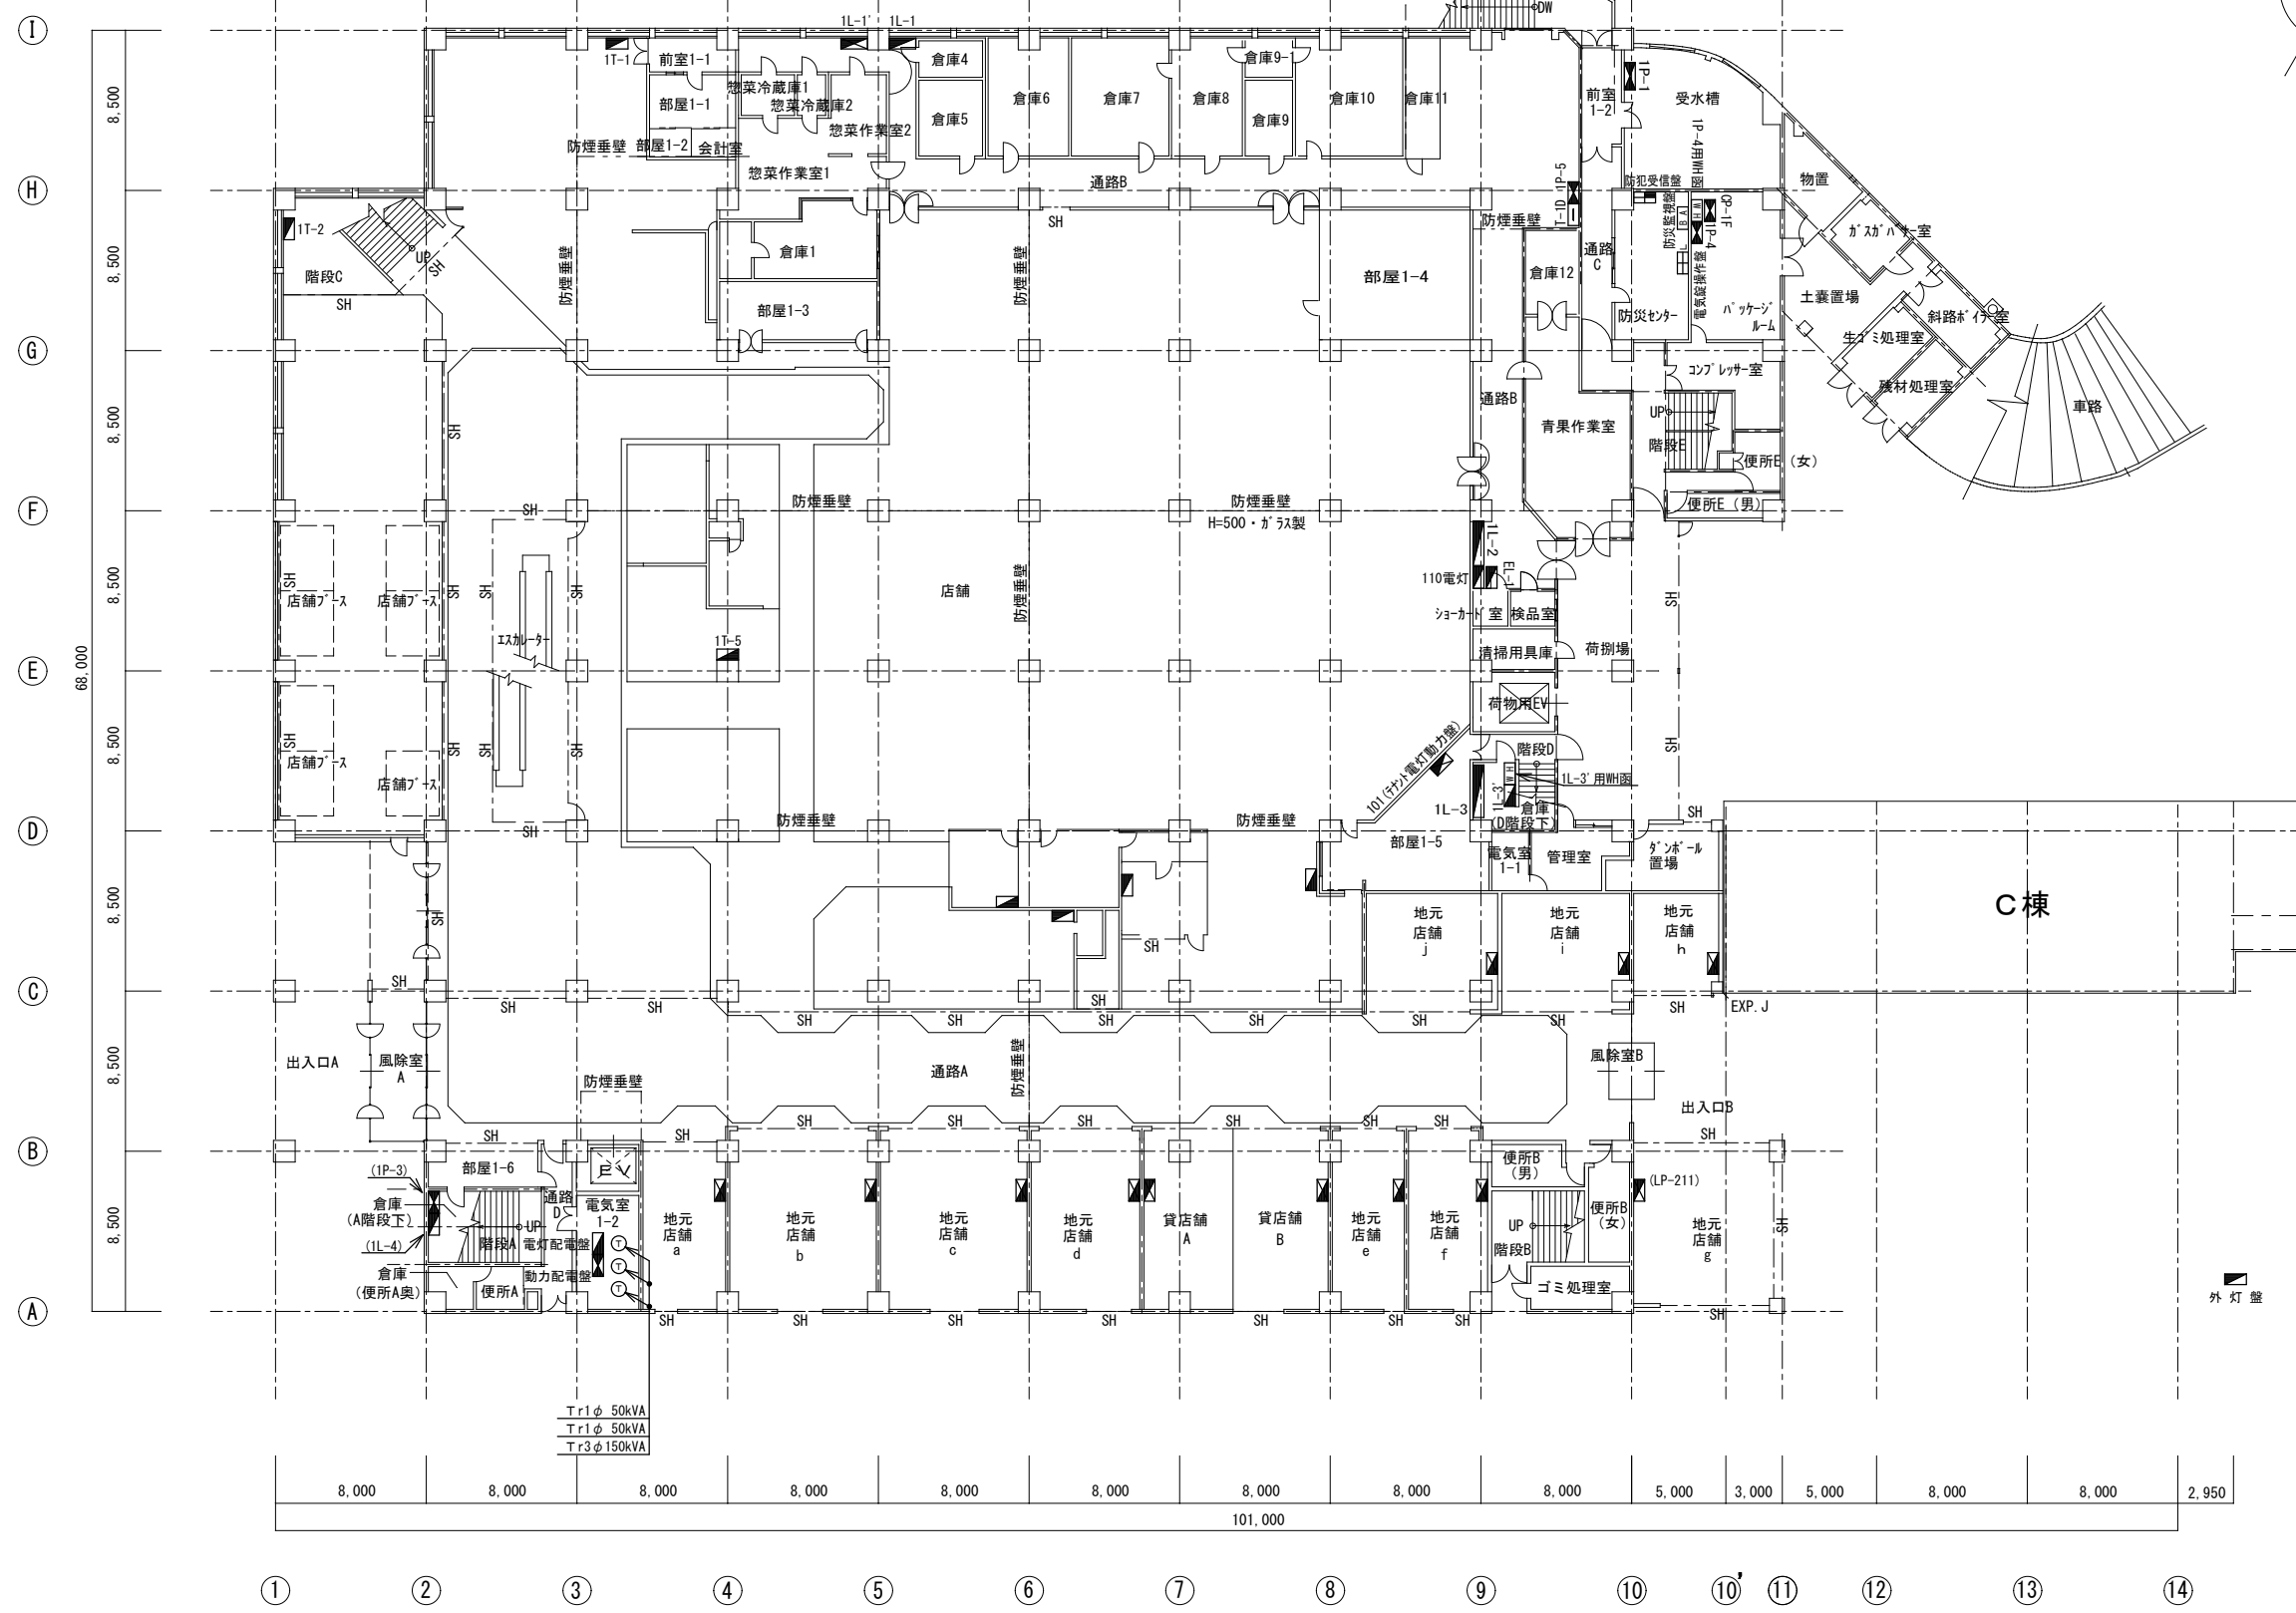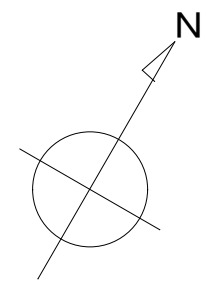

※特記以外、全て撤去。

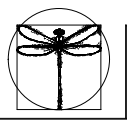


SITE
株式会社サイト

〒394-0028
長野県岡谷市本町四丁目13-16
TEL: 0266-24-1070 FAX: 0266-21-1251
一級建築士事務所
(長野県) 知事登録 (諏訪) G第81211号


開設者	管理建築士	担当設計者	設計者
一級建築士 登録番号153395号	一級建築士 登録番号294614号	一級建築士 登録番号	号
濱 一平	矢崎 和夫		

訂正・特記事項	

工事名称	ラオカヤ解体工事		作成年月	2026/03	図面番号	No. E-66
図面名称	既存電気盤類配置 1階平面図		縮尺	1/400		

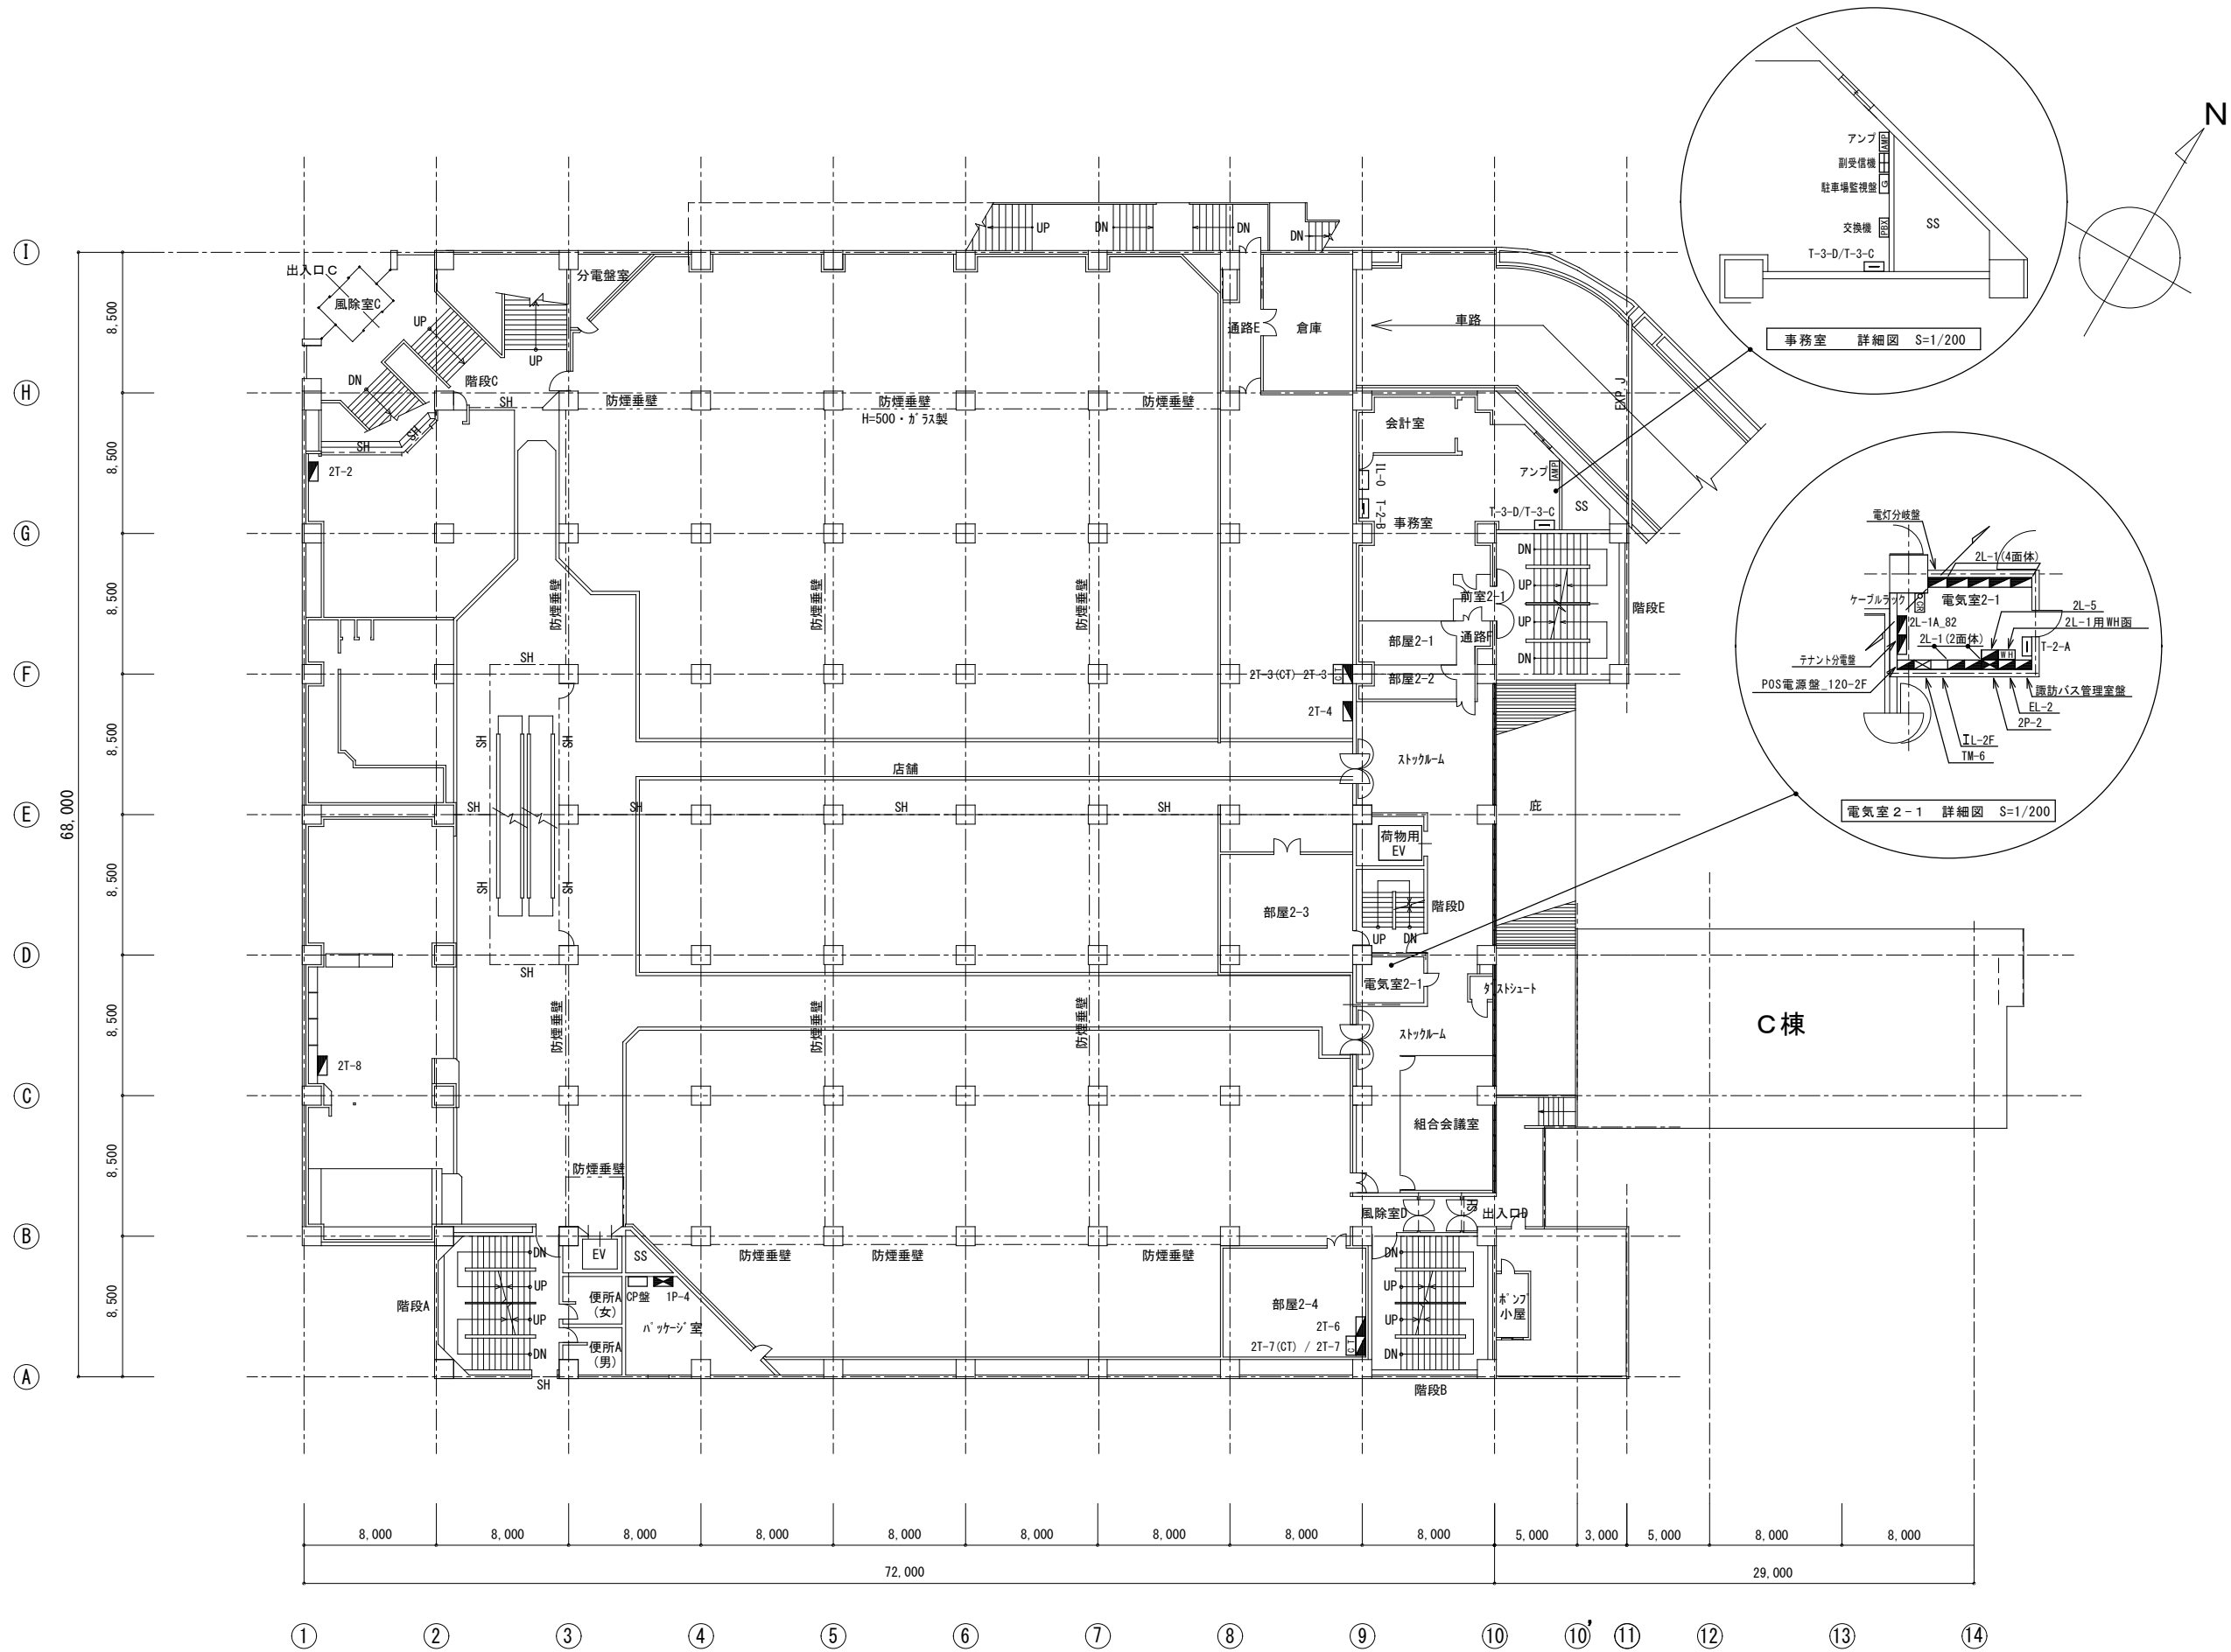

※特記以外、全て撤去。

 




SITE
株式会社サイト

〒394-0028
長野県岡谷市本町四丁目13-16
TEL: 0266-24-1070 FAX: 0266-21-1251
一級建築士事務所
(長野県) 知事登録(諏訪) G第81211号

開設者 管理建築士 担当設計者 設計者
一級建築士 一級建築士 一級建築士
登録番号153395号 登録番号294614号 登録番号
濱 一平 矢崎 和夫




訂正・特記事項

工事名称	ラオカヤ解体工事	作成年月	2026/03	図面番号	No. E-67
図面名称	既存電気盤類配置 2階平面図	縮尺	1/400		

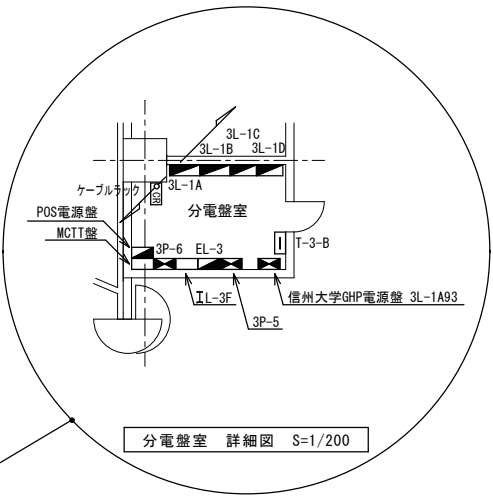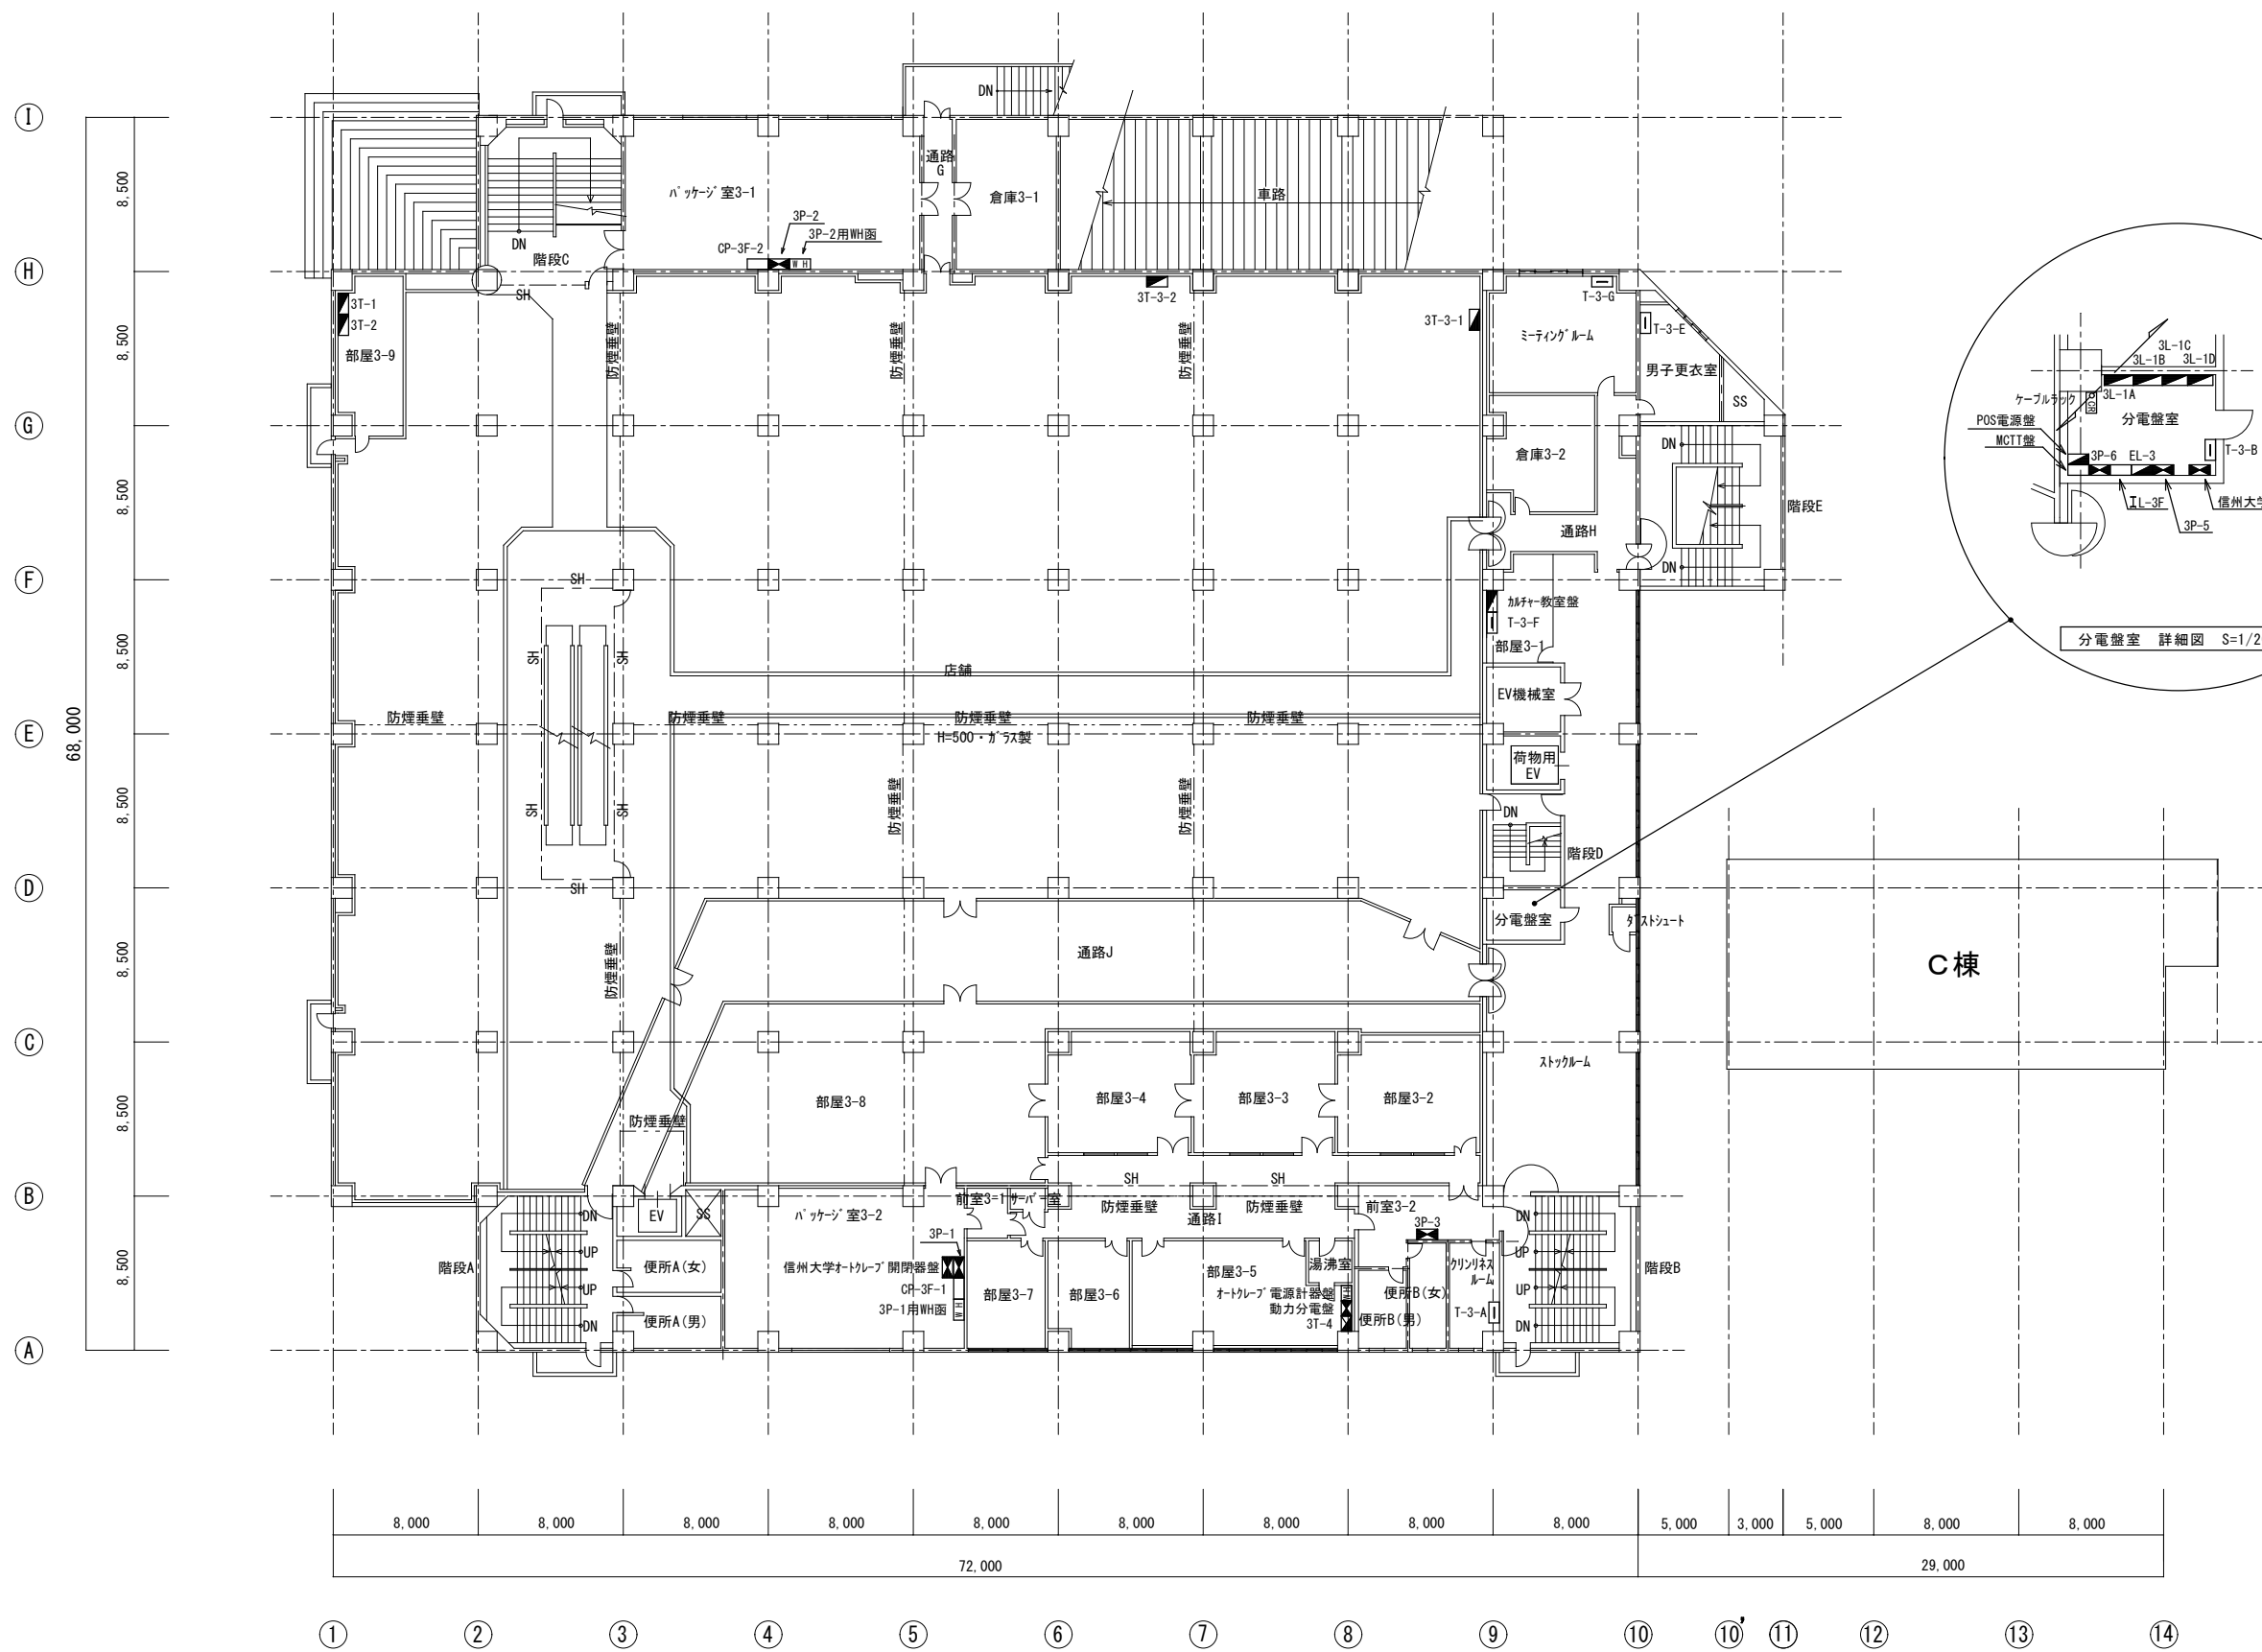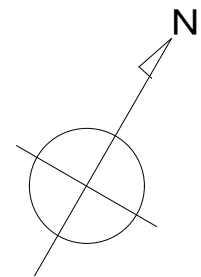

※特記以外、全て撤去。


	〒394-0028 長野県岡谷市本町四丁目13-16 TEL: 0266-24-1070 FAX: 0266-21-1251 一級建築士事務所 (長野県) 知事登録(圓訪) G第81211号 株式会社サイト	開設者 一級建築士 登録番号153395号 濱 一平	管理建築士 一級建築士 登録番号294614号 矢崎 和夫	担当設計者 一級建築士 登録番号 号	設計者 号	訂正・特記事項	工事名称 ララオカヤ解体工事	作成年月 2026/03	図面番号 No. E-68
							図面名称 既存電気盤類配置 3階平面図	縮尺 1/400	

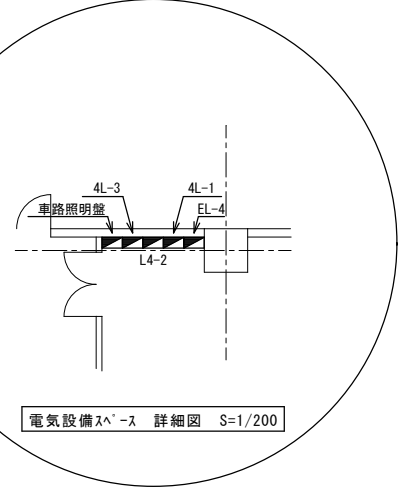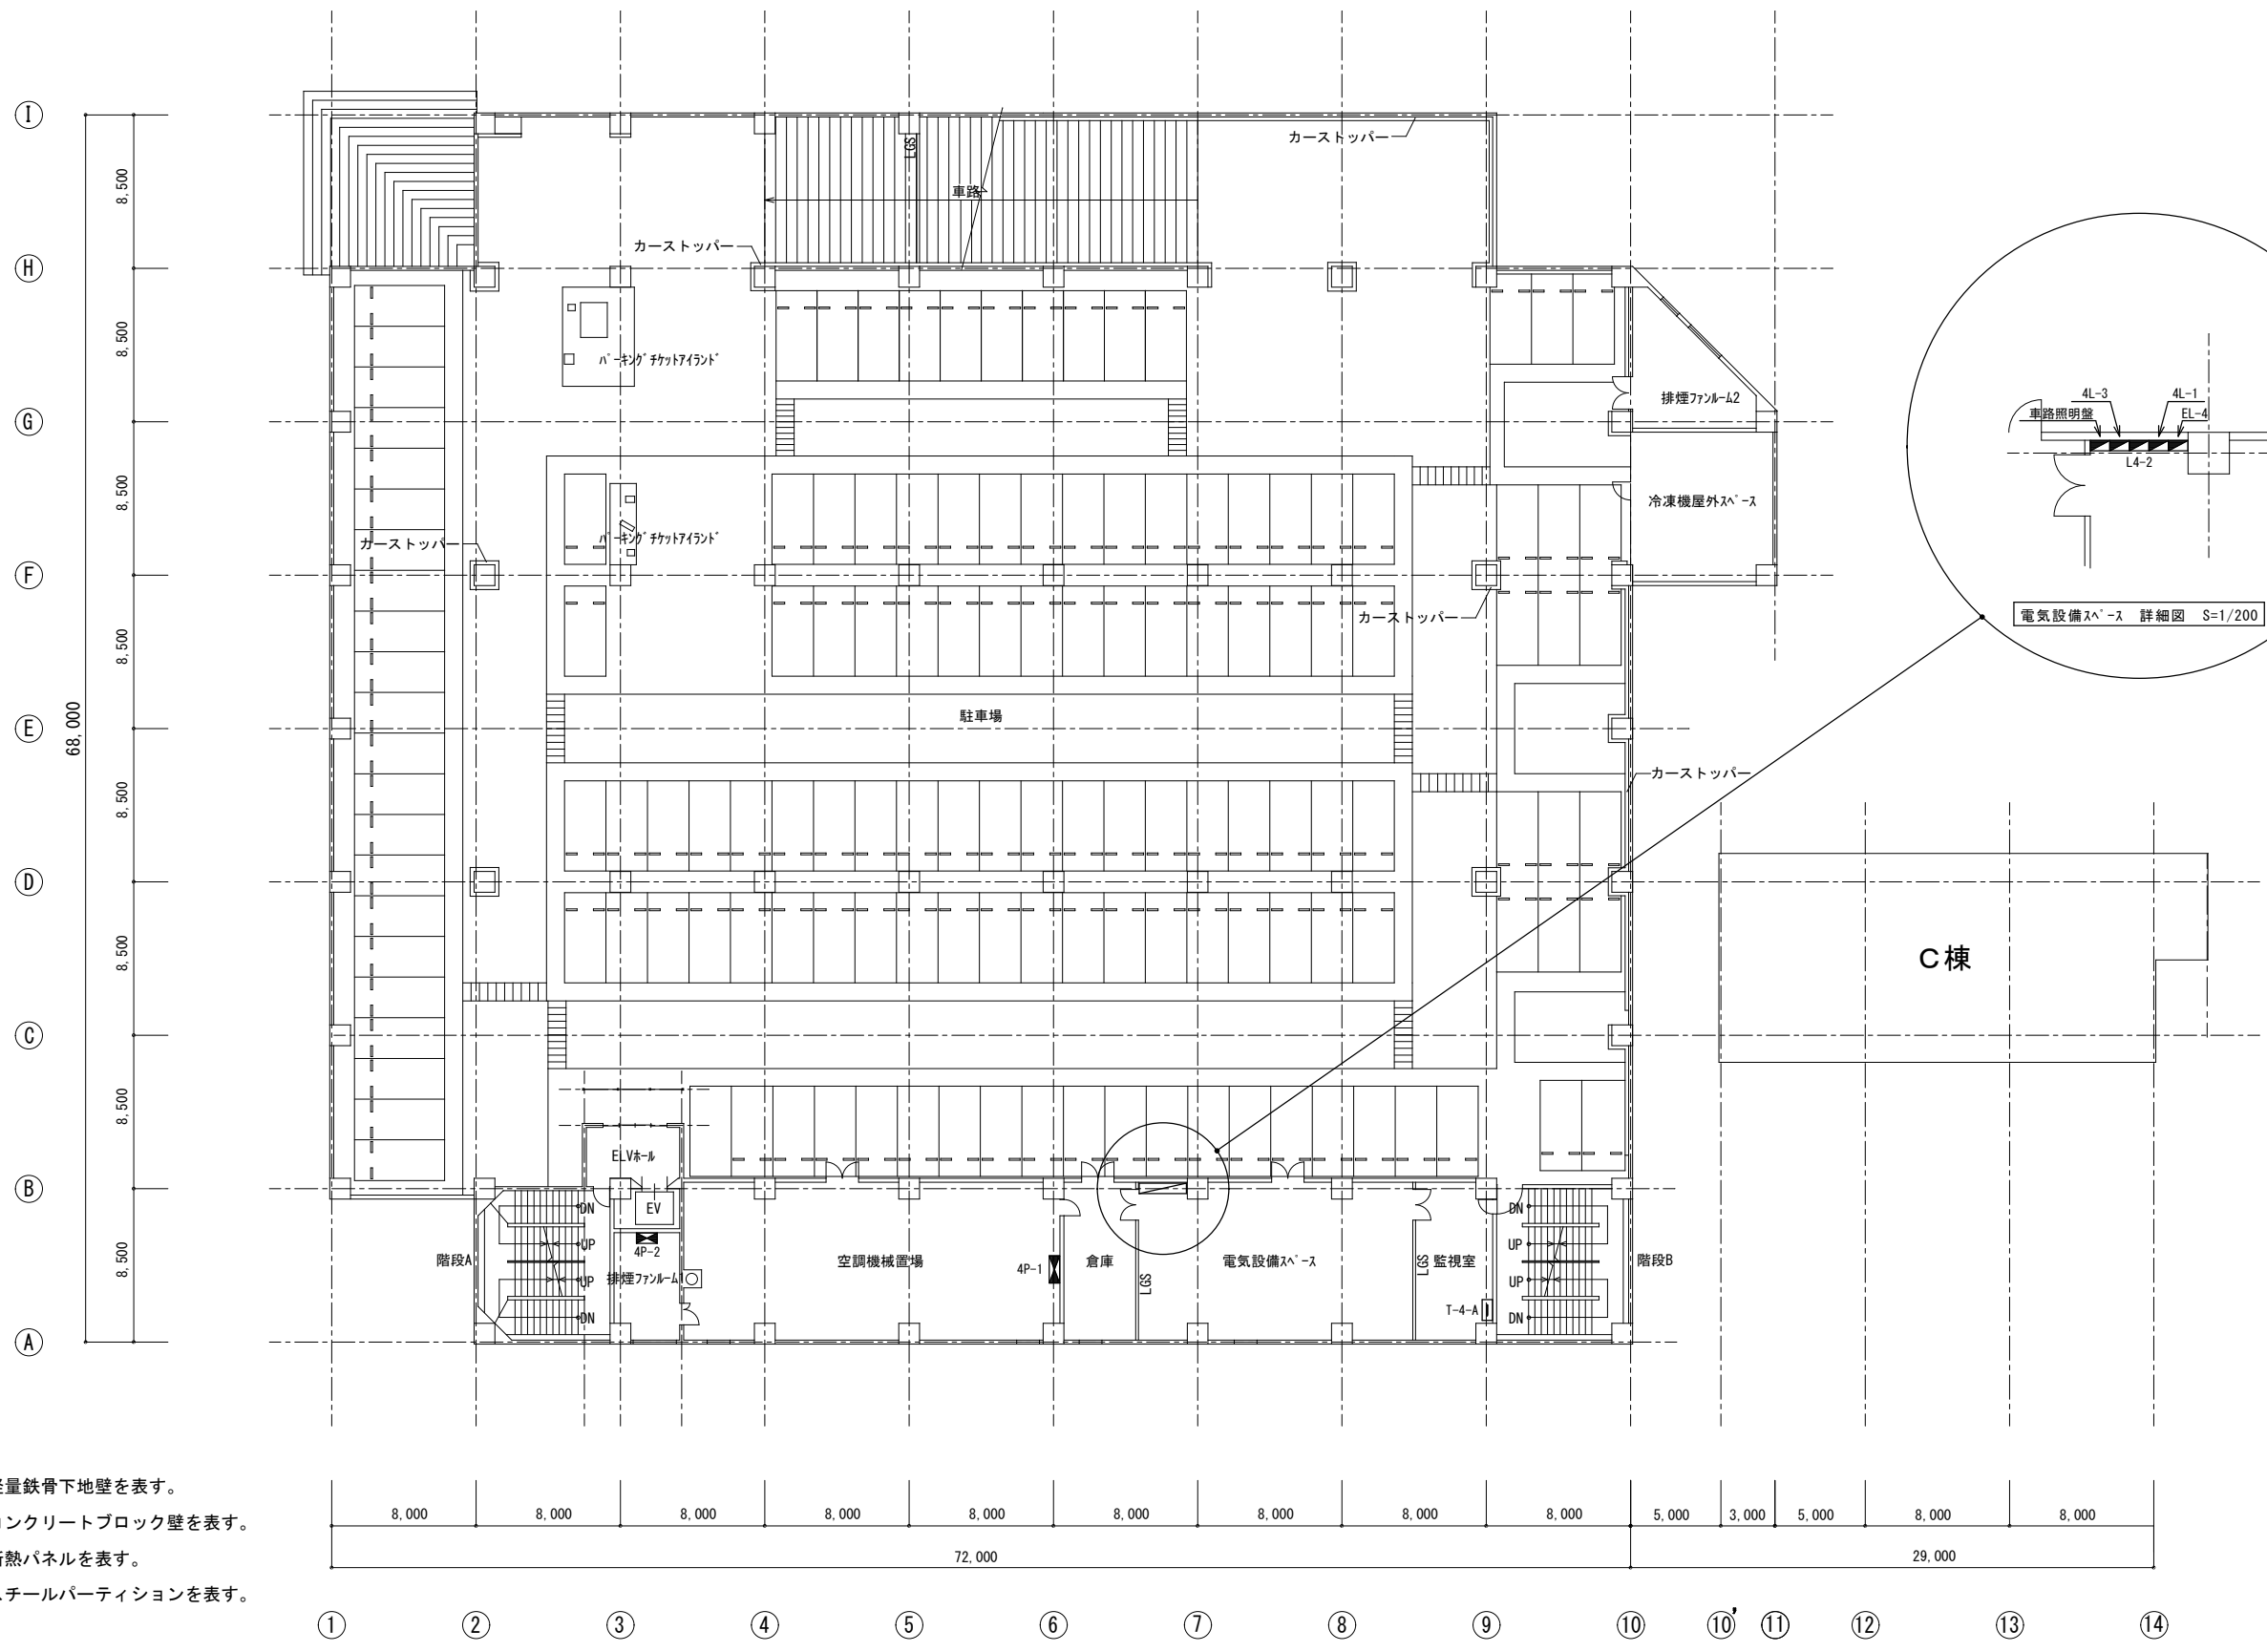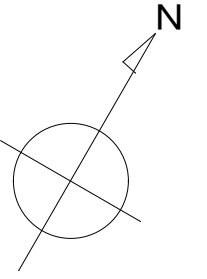

【凡例】

- LGS— . . . 軽量鉄骨下地壁を表す。
- CB— . . . コンクリートブロック壁を表す。
- DP— . . . 断熱パネルを表す。
- SP— . . . スチールパーティションを表す。

 ※特記以外、全て撤去。




SITE
株式会社サイト

〒394-0028
長野県岡谷市本町四丁目13-16
TEL: 0266-24-1070 FAX: 0266-21-1251
一級建築士事務所
(長野県) 知事登録 (諏訪) G第81211号

開設者	管理建築士	担当設計者	設計者
一級建築士 登録番号153395号	一級建築士 登録番号294614号	一級建築士 登録番号	号
濱 一平	矢崎 和夫		

訂正・特記事項

工事名称	ララオカヤ解体工事	作成年月	2026/03	原簿番号	No. E-69
図面名称	既存電気盤類配置 4階平面図	縮尺	1/400		

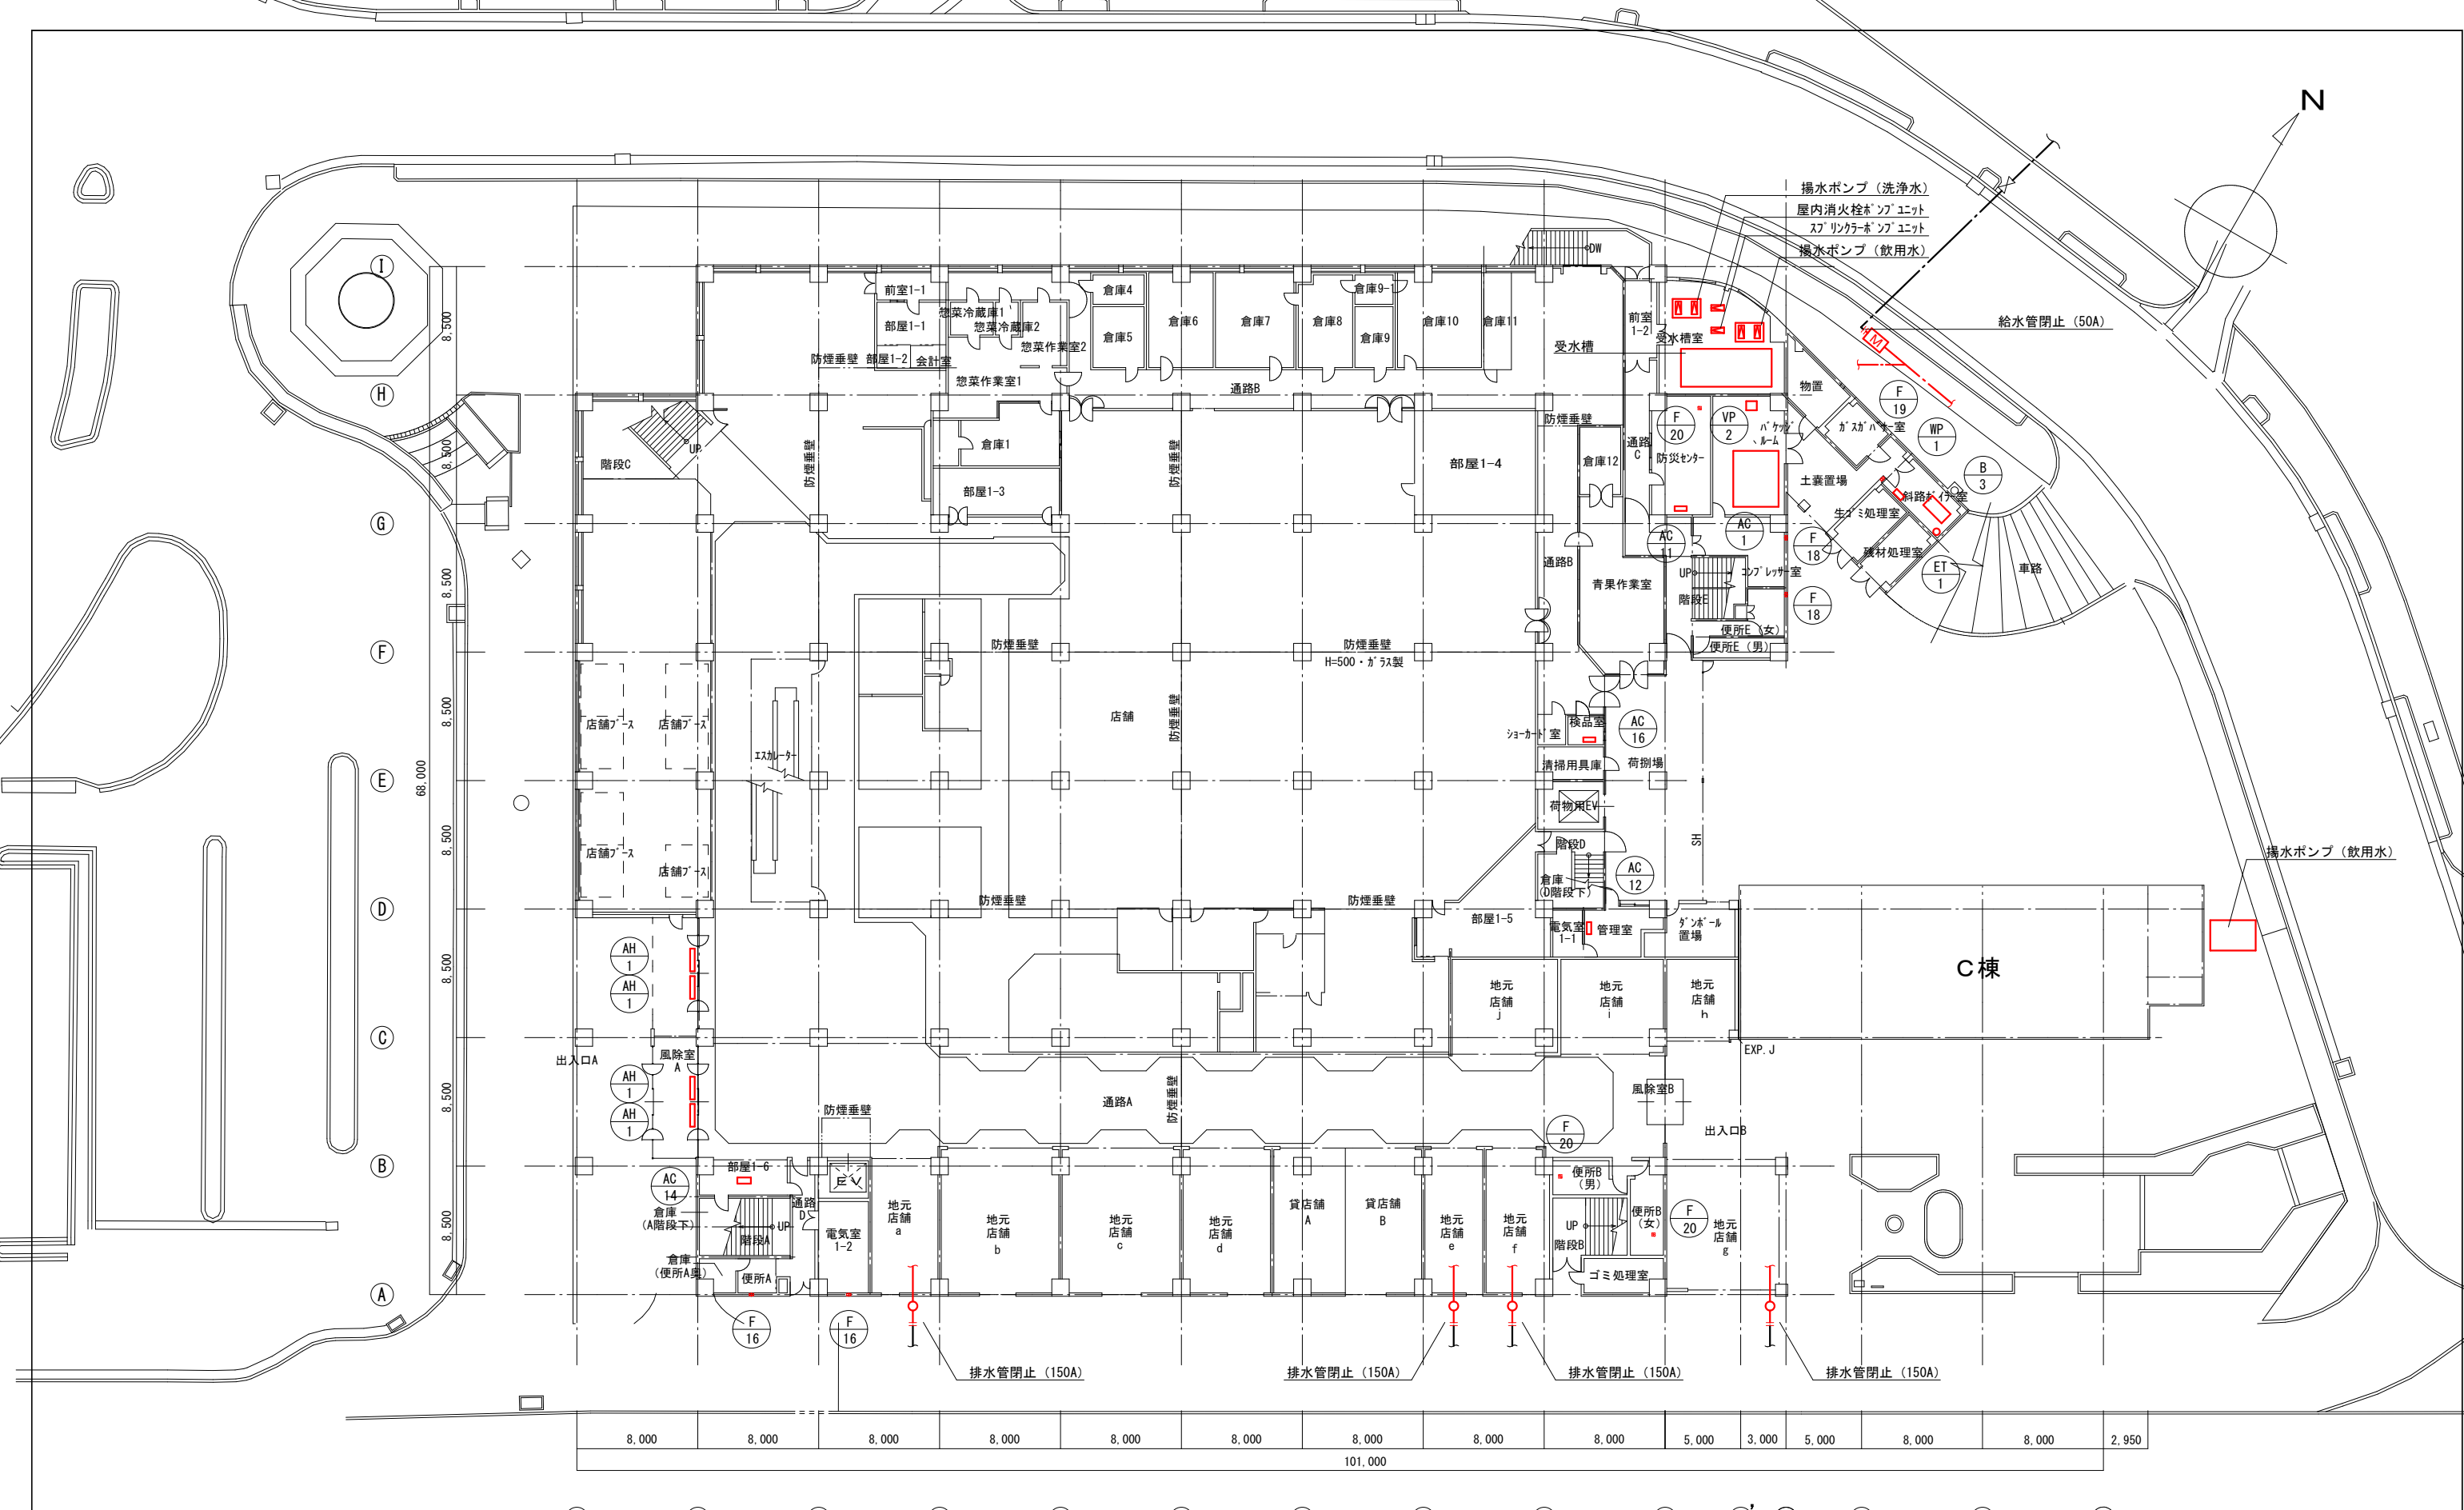

揚水ポンプ (洗浄水)
 屋内消火栓ポンプユニット
 ストップポンプユニット
 揚水ポンプ (飲用水)

 
給水管閉止 (50A)

揚水ポンプ (飲用水)

C棟

8,000 8,000 8,000 8,000 8,000 8,000 8,000 8,000 8,000 8,000 5,000 3,000 5,000 8,000 8,000 2,950
 101,000
 ① ② ③ ④ ⑤ ⑥ ⑦ ⑧ ⑨ ⑩ ⑪ ⑫ ⑬ ⑭

※特記以外、全て撤去。



SITE
 株式会社サイト

〒394-0028
 長野県岡谷市本町四丁目13-16
 TEL: 0266-24-1070 FAX: 0266-21-1251
 一級建築士事務所
 (長野県) 知事登録 (諏訪) G第01211号

開設者 管理建築士
 一級建築士 登録番号153395号
 濱 一平

担当設計者 設計者
 一級建築士 登録番号294614号
 矢崎 和夫

訂正・特記事項

工事名称

ラロカカ解体工事

作成年月

2026/03

図面名称



機械設備 主要機器プロット1階平面図

縮尺

A3 1:400


図面番号

No. M-01

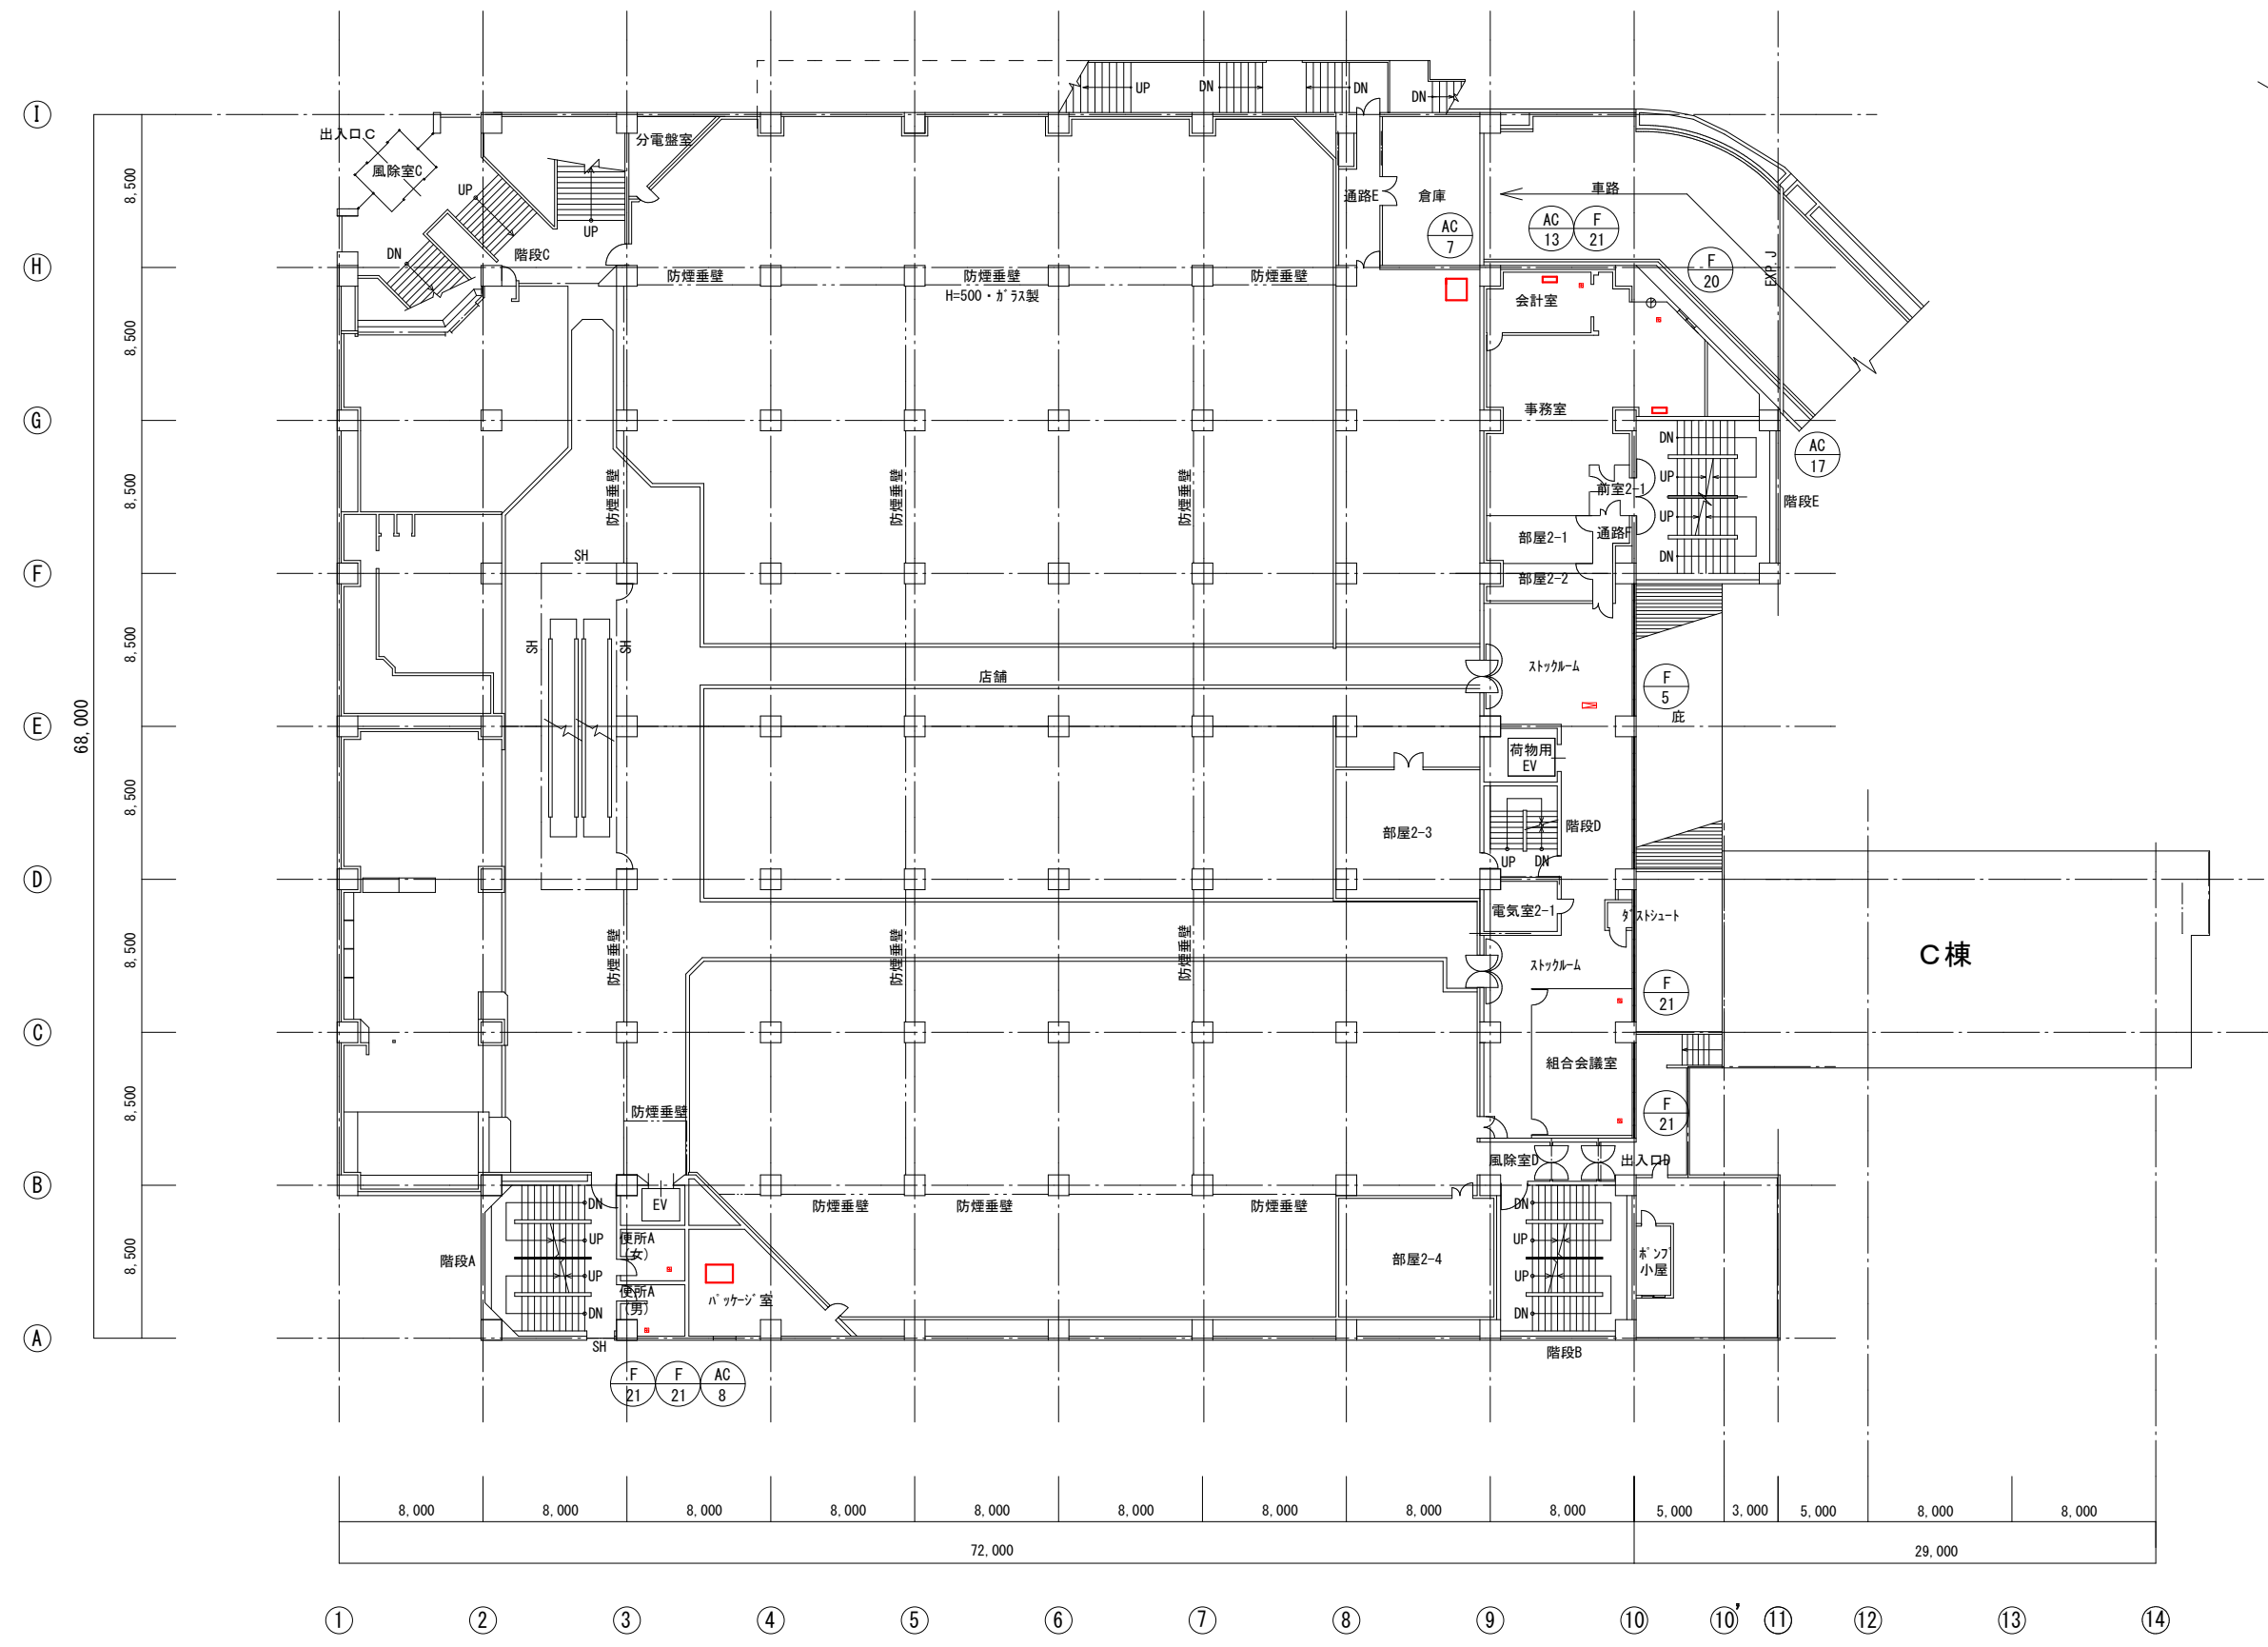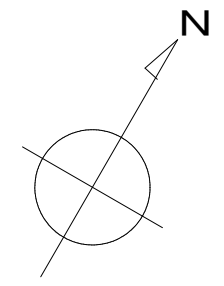

C棟

※特記以外、全て撤去。

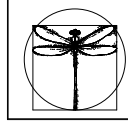



SITE
株式会社サイト
〒394-0028
長野県岡谷市本町四丁目13-16
TEL: 0266-24-1070 FAX: 0266-21-1251
一級建築士事務所
(長野県) 知事登録 (諏訪) G第81211号

開設者 管理建築士
一級建築士
登録番号153395号
濱 一平

担当設計者 設計者
一級建築士
登録番号294614号
登録番号 号
矢崎 和夫



訂正・特記事項			

工事名称	ララオカヤ解体工事	
作成年月	2026/03	
図面名称	機械設備 主要機器プロット2階平面図	
縮尺	A3 1:400	
図面番号	No. M-02	

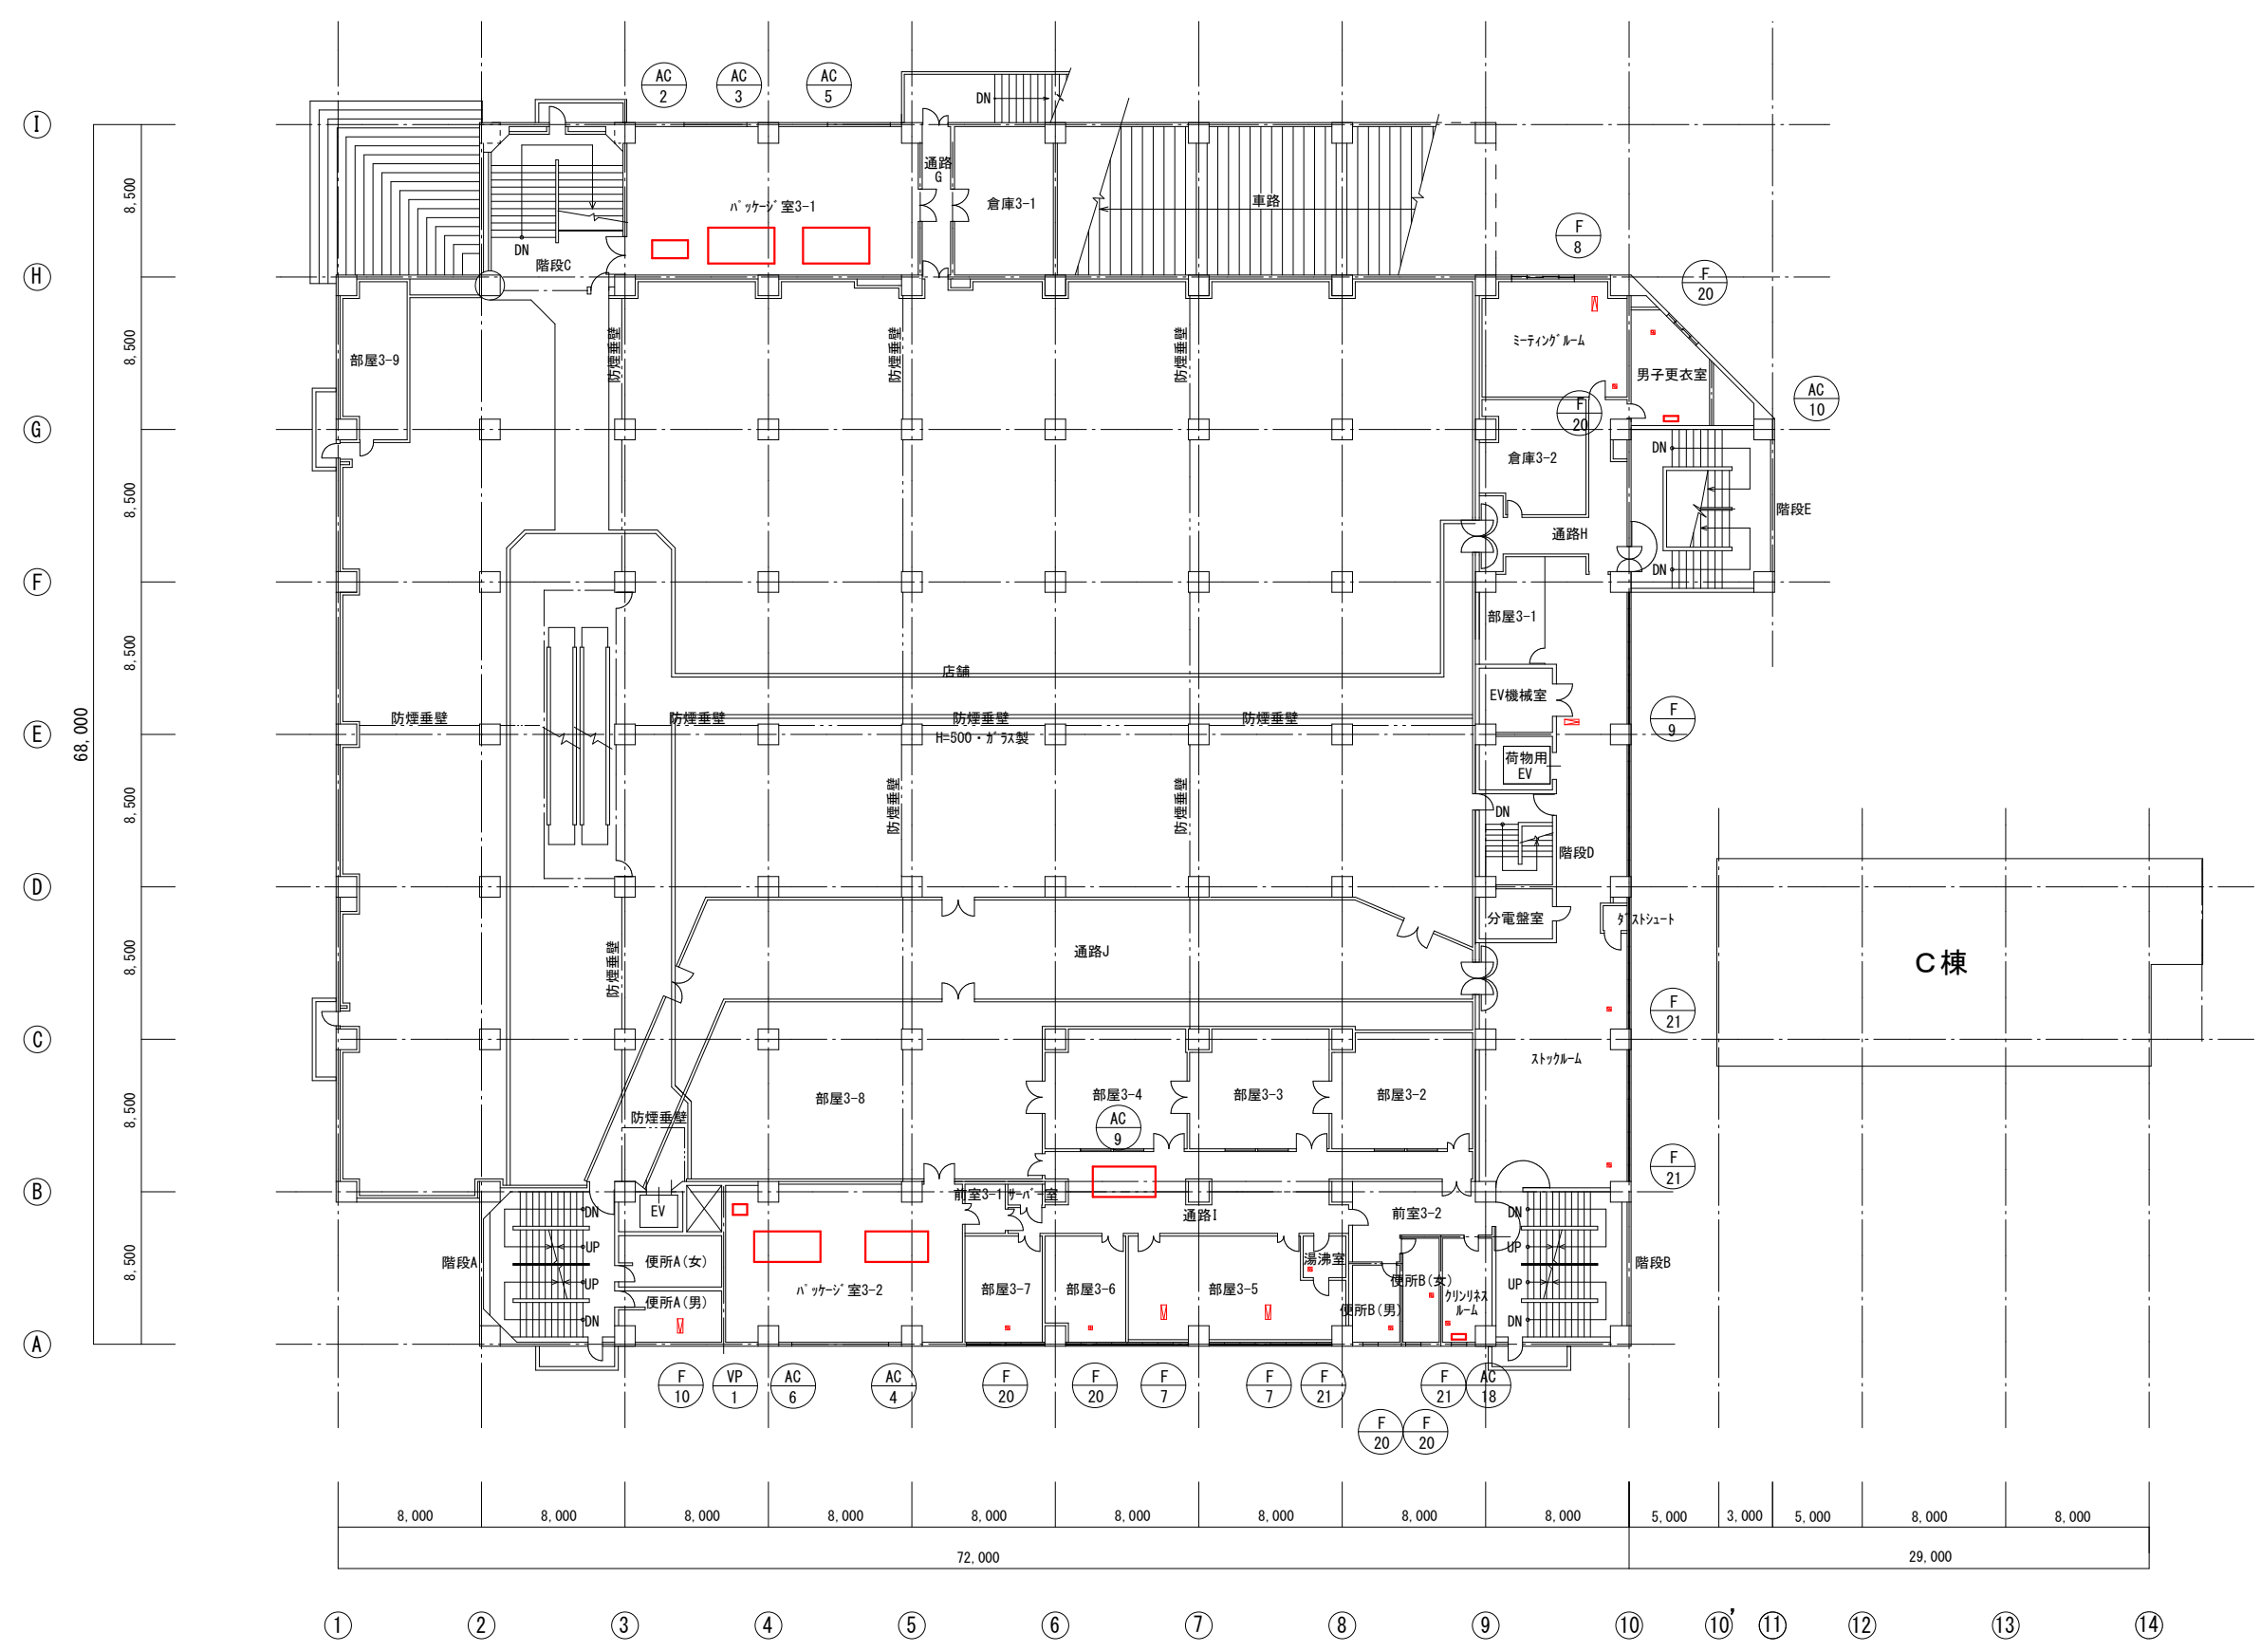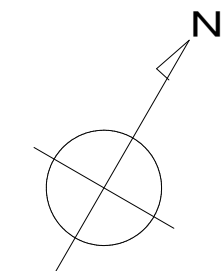


※特記以外、全て撤去。

	〒394-0028 長野県岡谷市本町四丁目13-16 TEL: 0266-24-1070 FAX: 0266-21-1251 一級建築士事務所 (長野県) 知事登録(諏訪) G第81211号	開設者 一級建築士 登録番号153395号 濱 一平	管理建築士 一級建築士 登録番号294614号 矢崎 和夫	担当設計者 一級建築士 登録番号 号	設計者 号	訂正・特記事項	工事名称 ララオカヤ解体工事	作成年月 2026/03	原簿番号 No. M-03
		株式会社サイト。						図面名称 機械設備 主要機器プロット3階平面図	縮尺 A3 1:400

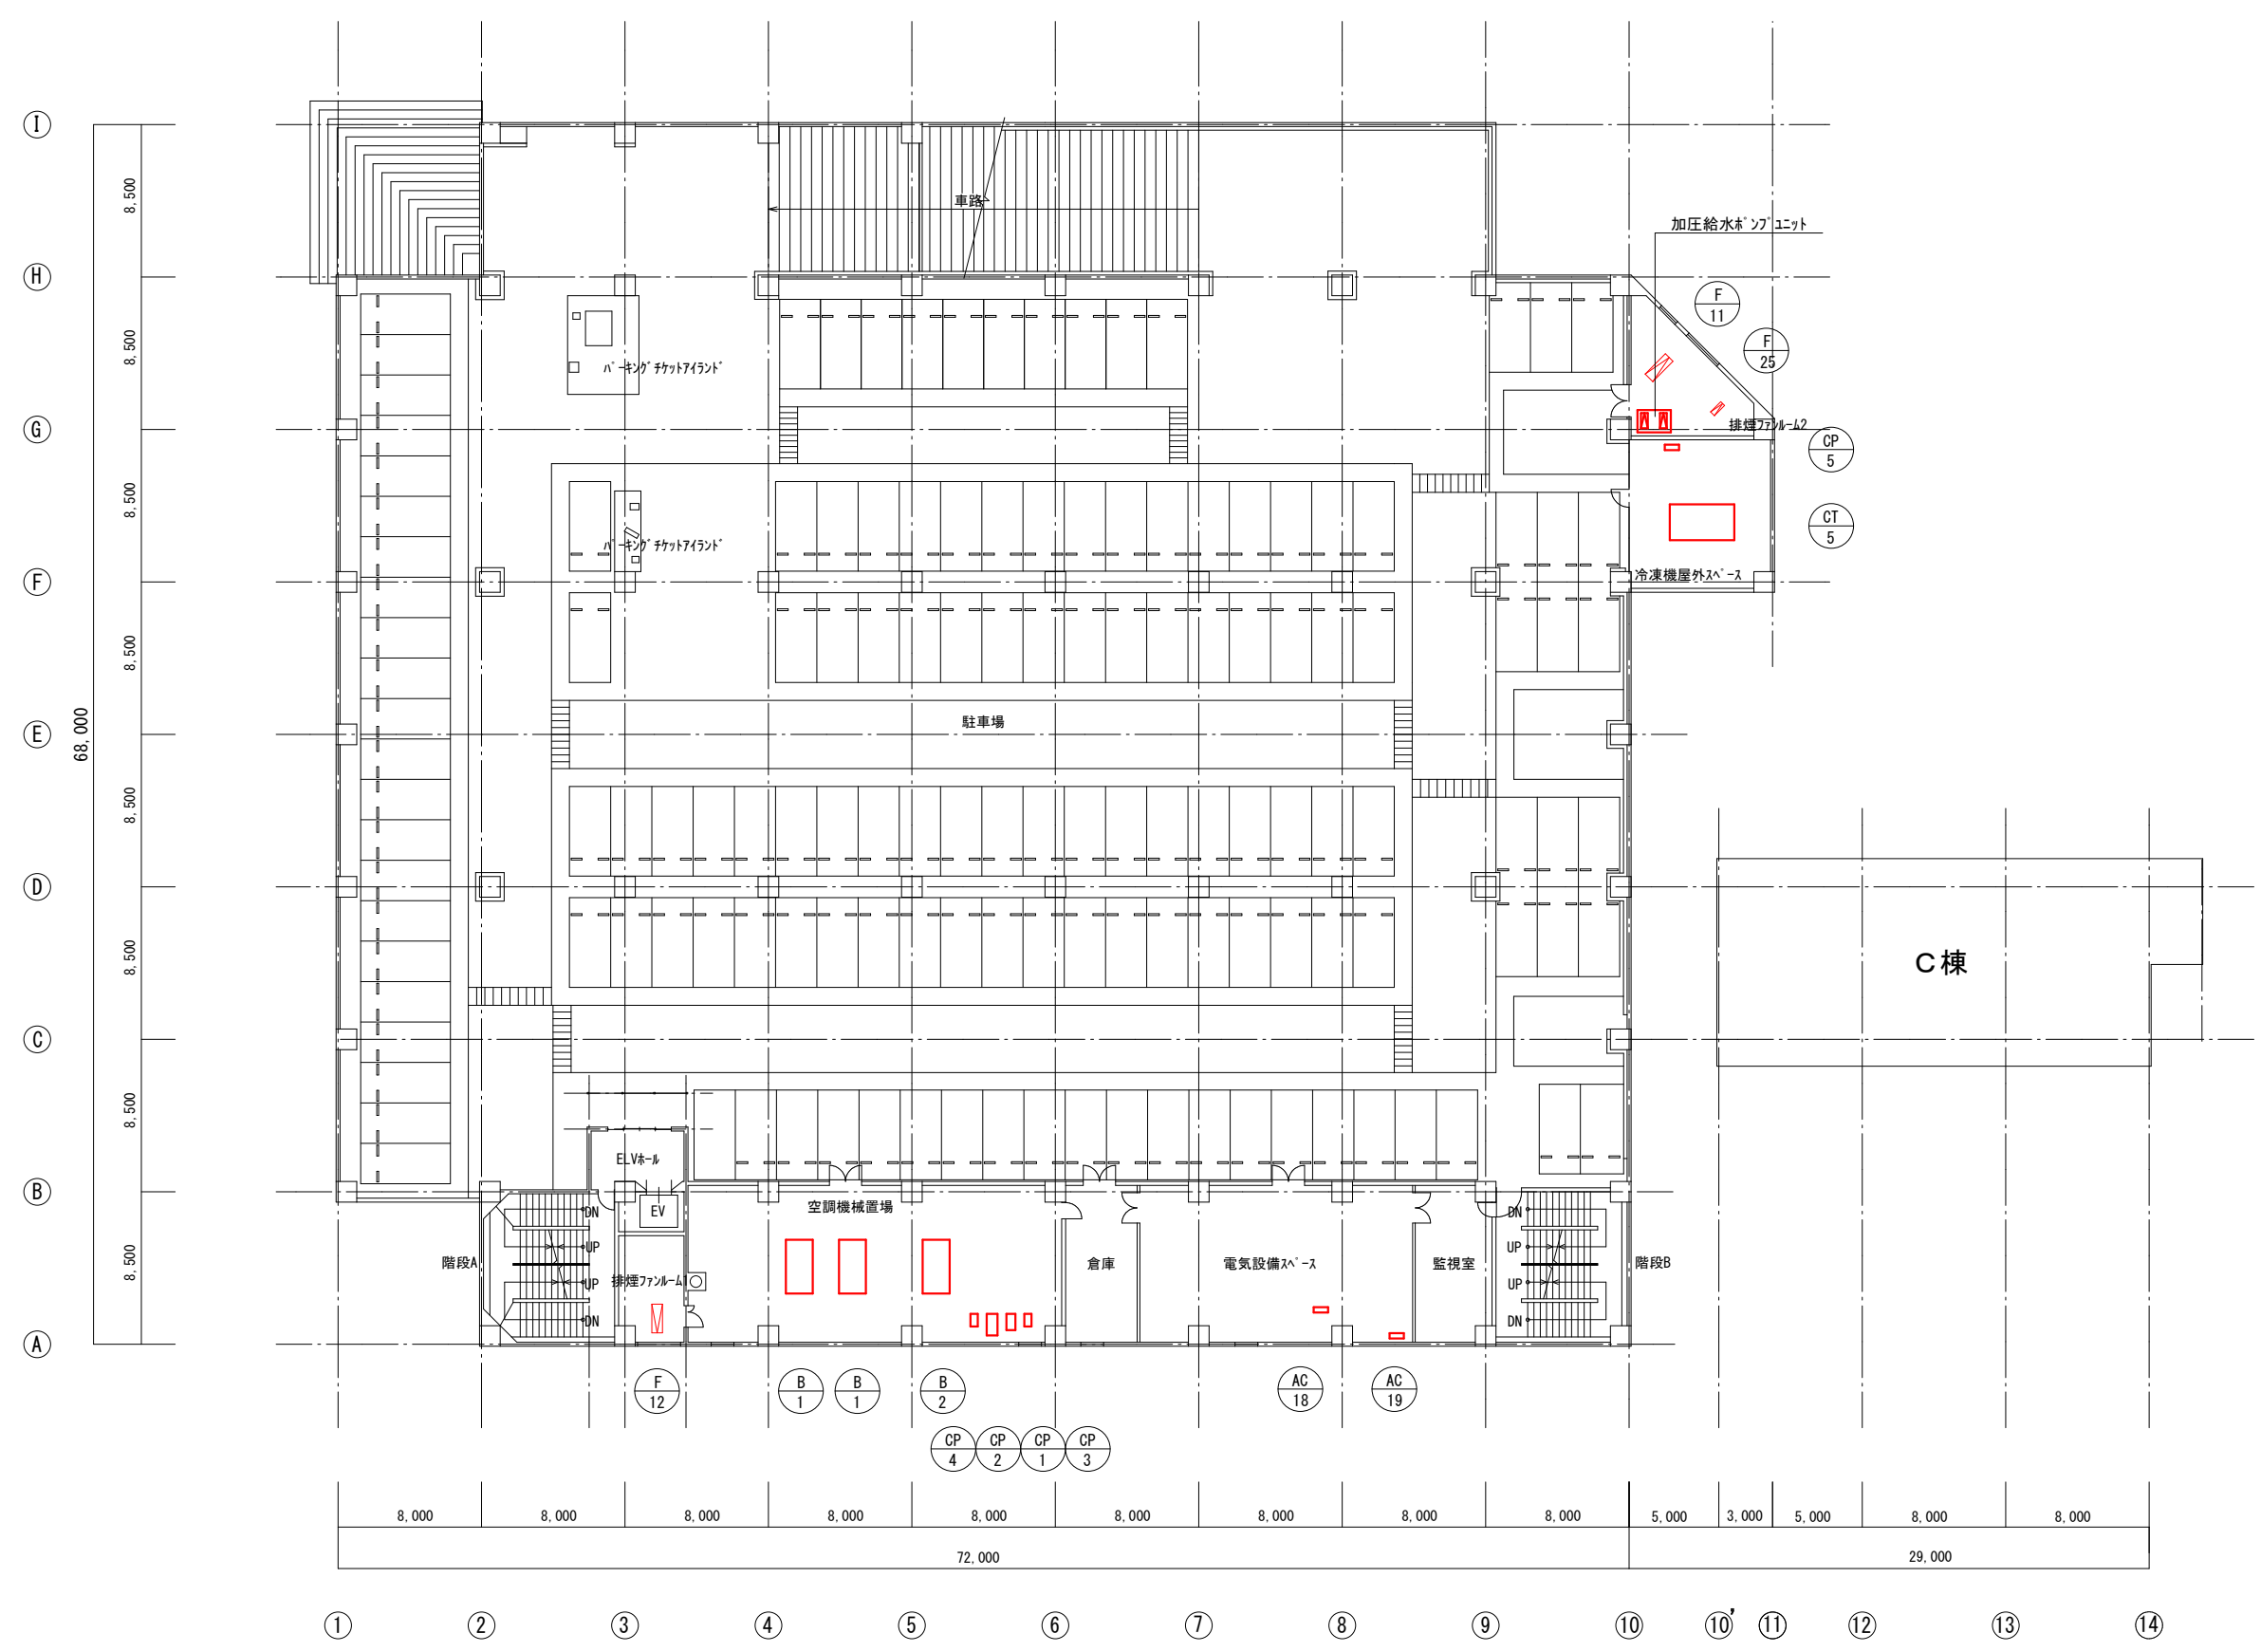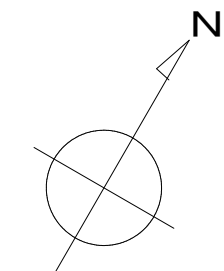

※特記以外、全て撤去。

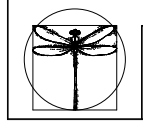



SITE
株式会社サイト

〒394-0028
長野県岡谷市本町四丁目13-16
TEL: 0266-24-1070 FAX: 0266-21-1251
一級建築士事務所
(長野県) 知事登録(諏訪) G第81211号


開設者	管理建築士	担当設計者	設計者
一級建築士 登録番号153395号 濱 一平	一級建築士 登録番号294614号 矢崎 和夫	一級建築士 登録番号 号	号

訂正・特記事項	

工事名称	ララオカヤ解体工事	作成年月	2026/03	原簿番号	No. M-04
図面名称	機械設備 主要機器プロット4階平面図	縮尺	A3 1:400		

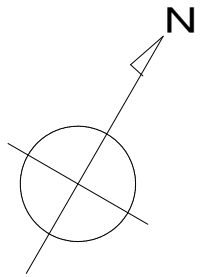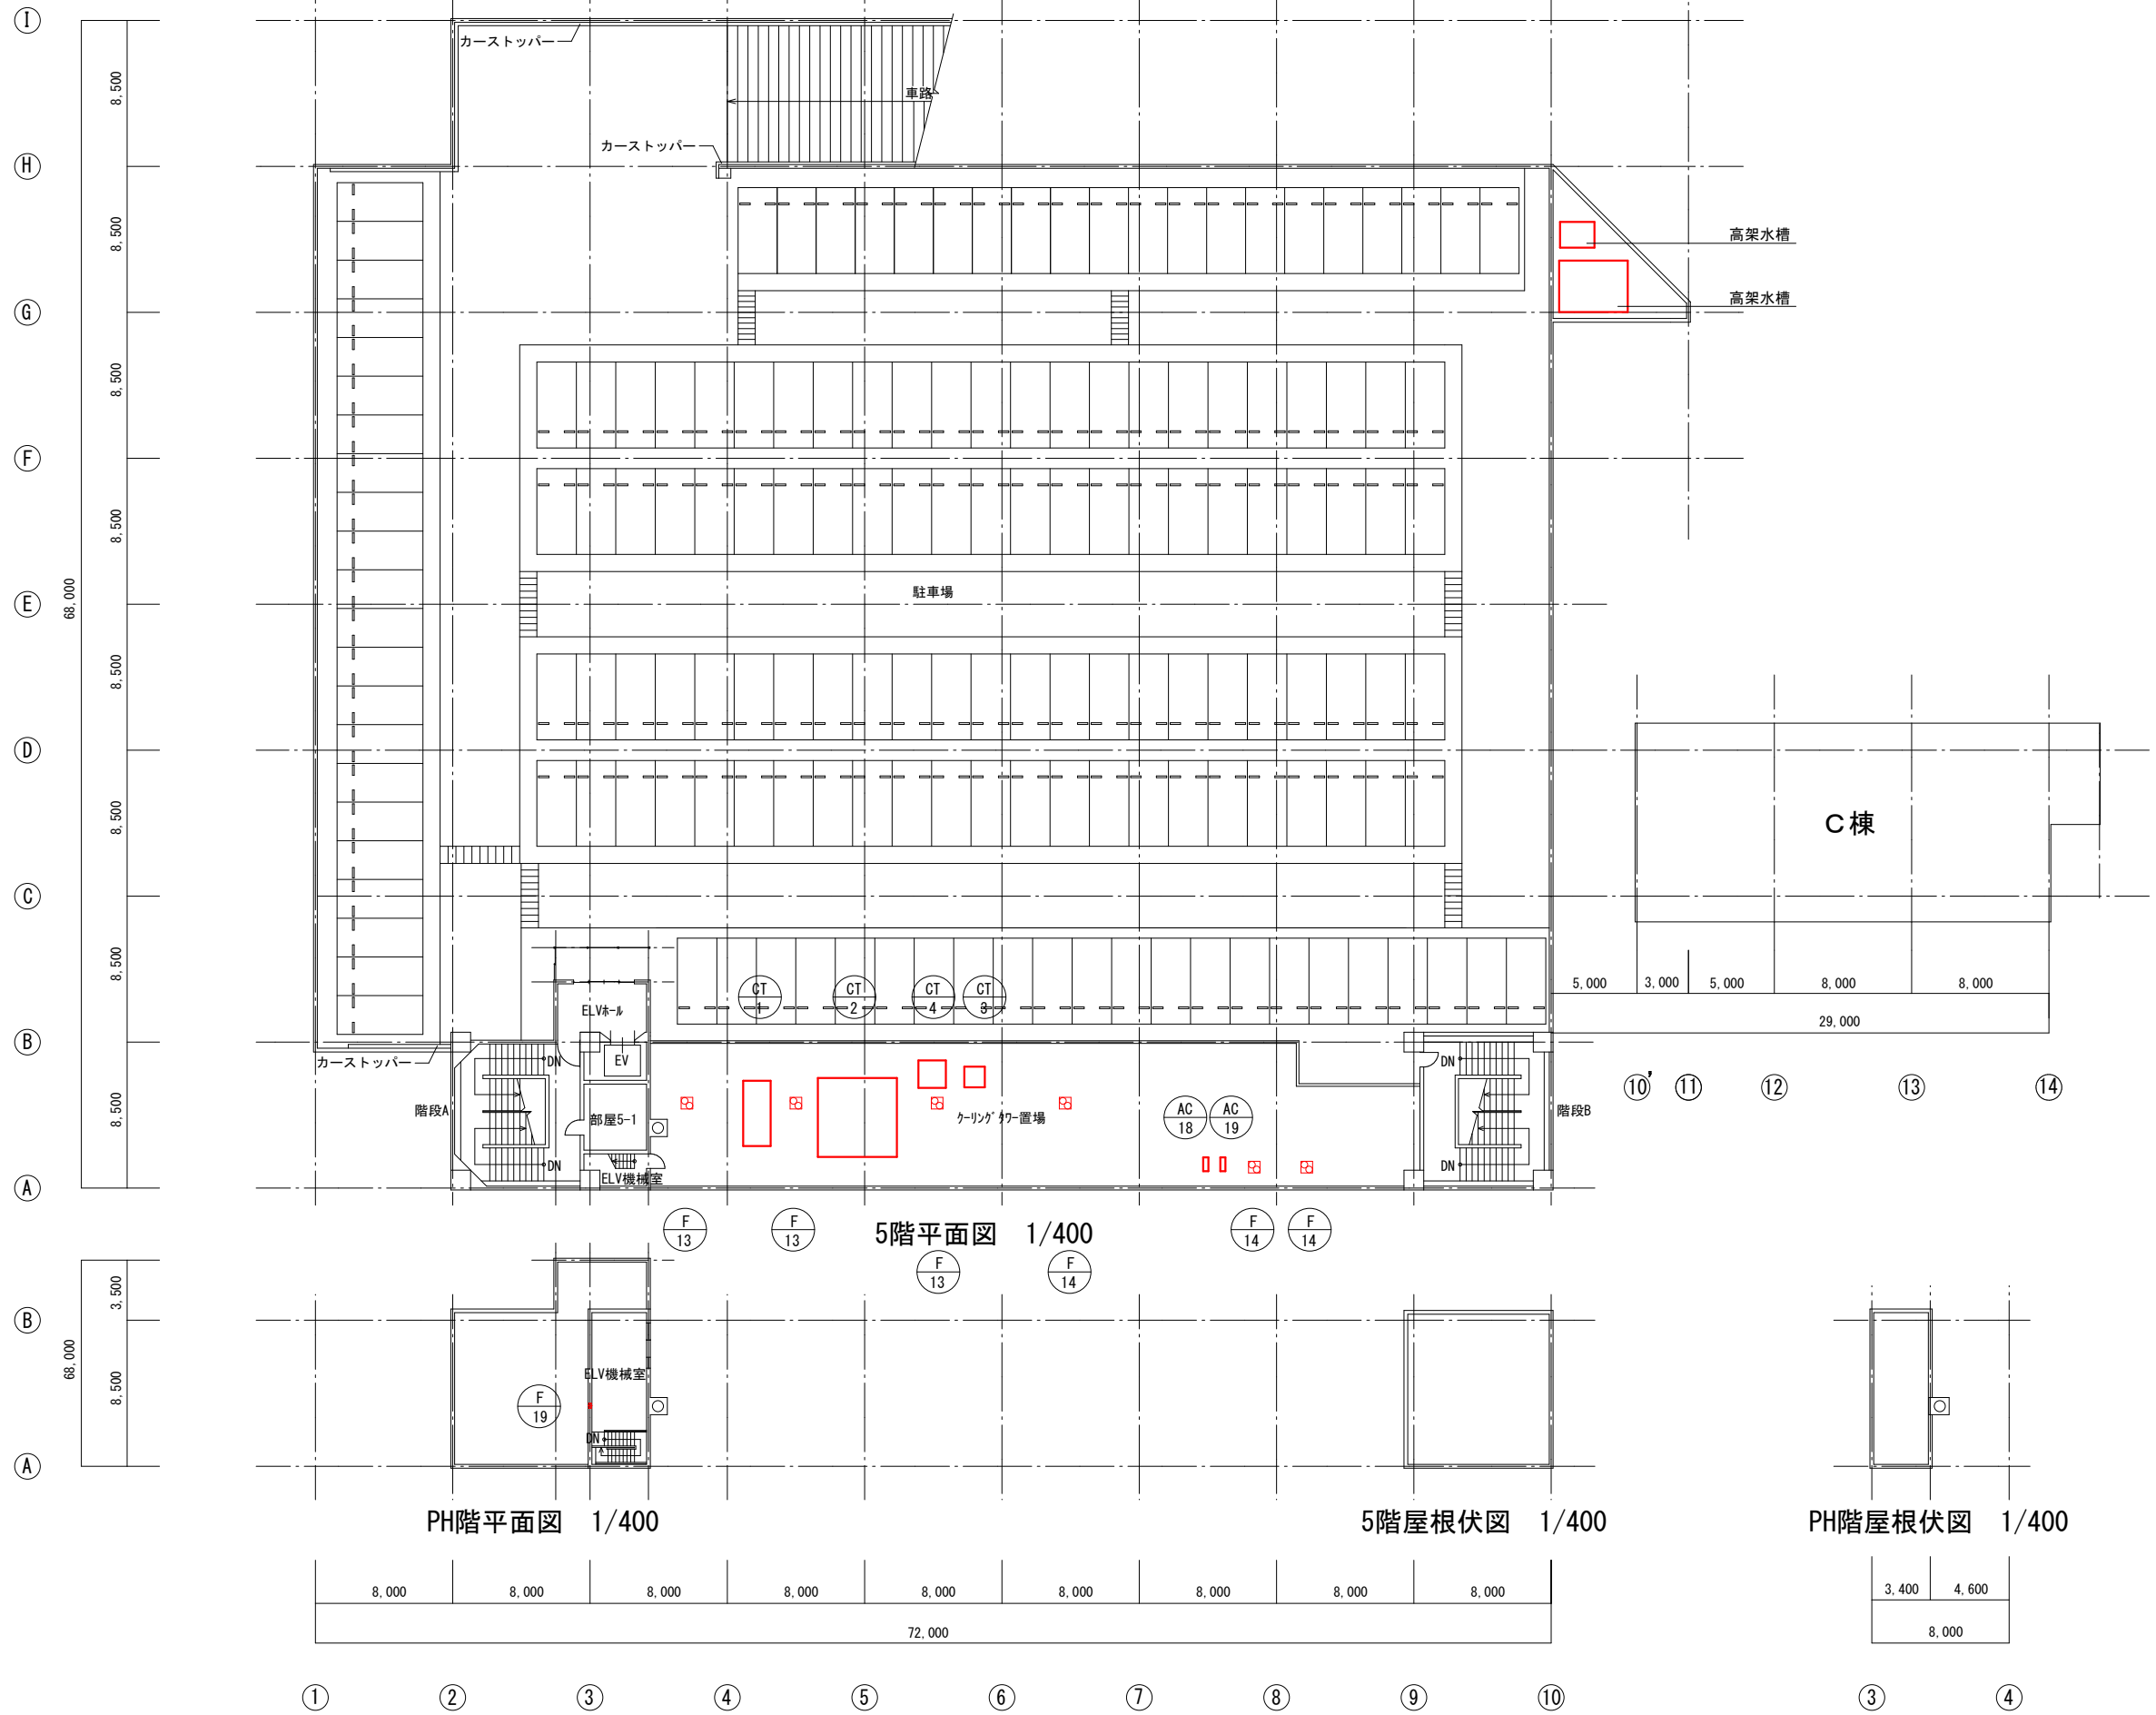

※特記以外、全て撤去。

 

SITE
株式会社サイト

〒394-0028
長野県岡谷市本町四丁目13-16
TEL: 0266-24-1070 FAX: 0266-21-1251
一級建築士事務所
(長野県) 知事登録 (諏訪) G第81211号

開設者
一級建築士
登録番号153395号
濱 一平

管理建築士
一級建築士
登録番号294614号
矢崎 和夫

担当設計者
一級建築士
登録番号
号

設計者
号

訂正・特記事項

工事名称

ララオカヤ解体工事

作成年月

2026/03

図面名称

機械設備 主要機器プロット5階平面図

縮尺


A3 1:400

図面番号

No. M-05

品名	仕様	数量	単位	規格	メーカー	備注	数量	単位	規格	メーカー	備注
...
...
 ※特記以外、全て撤去。



SITE
株式会社サイト

〒394-0026
長野県岡谷市本町四丁目13-16
TEL 0266-24-1070 FAX 0266-21-1251
登録番号153396号
一級建築士事務所
(長野県) 知事登録 (諏訪) 6第01211号

開設者
第一平

管理建築士
矢崎 和夫

担当設計者
一級建築士
登録番号294614号

設計者
一級建築士
登録番号

訂正・特記事項

--	--	--	--	--	--	--	--	--	--	--	--	--	--	--	--	--	--	--	--	--	--

ラオカヤ解体工事
機械設備 空調設備主要機器表-1 (参考)

2026/03
No Scale
No. M-06

解体設備表

台数	機種名	容量	仕様	製造年	設置場所	撤去理由	その他
1台	三菱電機 空気圧送機	1000		2010	1号棟	正常稼働中	
2台	三菱電機 空気圧送機	2000		2011	2号棟	正常稼働中	
3台	三菱電機 空気圧送機	3000		2012	3号棟	正常稼働中	
4台	三菱電機 空気圧送機	4000		2013	4号棟	正常稼働中	
5台	三菱電機 空気圧送機	5000		2014	5号棟	正常稼働中	
6台	三菱電機 空気圧送機	6000		2015	6号棟	正常稼働中	
7台	三菱電機 空気圧送機	7000		2016	7号棟	正常稼働中	
8台	三菱電機 空気圧送機	8000		2017	8号棟	正常稼働中	
9台	三菱電機 空気圧送機	9000		2018	9号棟	正常稼働中	
10台	三菱電機 空気圧送機	10000		2019	10号棟	正常稼働中	

※特記以外、全て撤去。



SITE

〒394-0028 長野県岡谷市本町四丁目13-16
 TEL: 0266-24-1070 FAX: 0266-21-1251
 一級建築士事務所
 (長野県) 知事登録 (諏訪) 0第01211号

開設者	管理建築士	担当設計者	設計者
第一平	矢崎 和夫		

訂正・特記事項


ラオカヤ解体工事

機械設備 空調設備主要機器表-2 (参考)


2026/03

No. M-07

No Scale

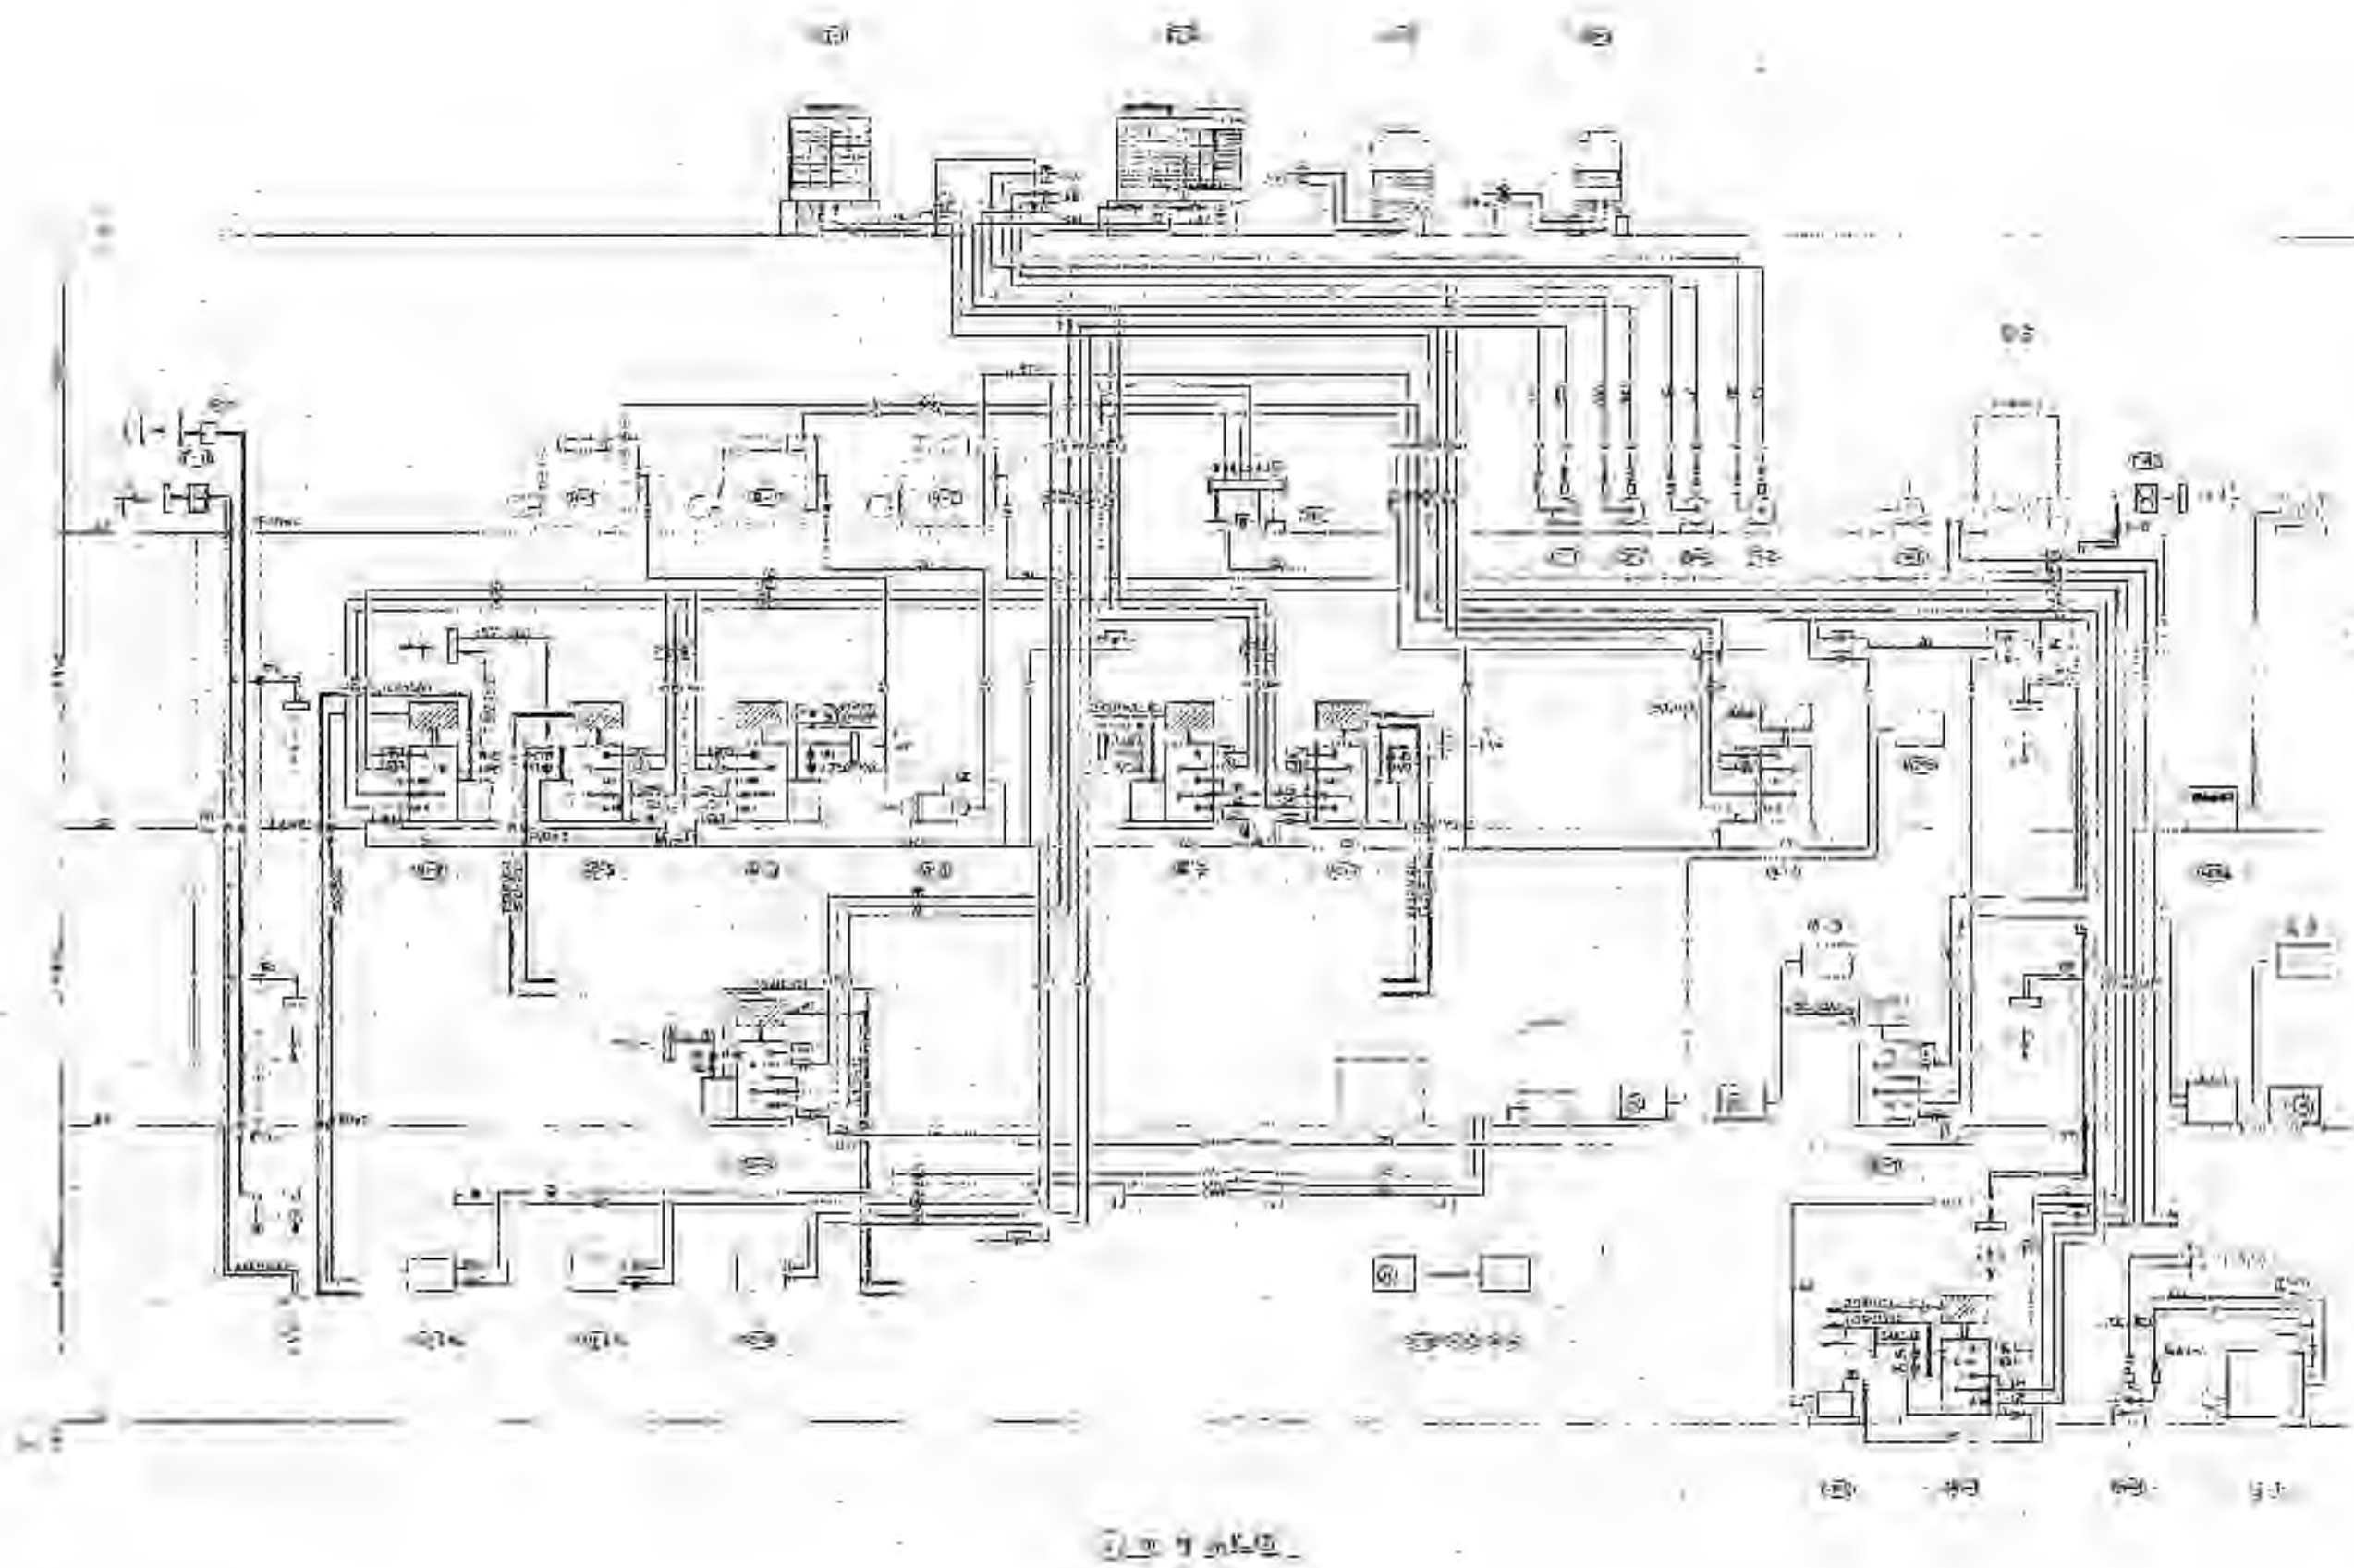

※特記以外、全て撤去。

 

SITE
株式会社サイト

〒394-0028
長野県岡谷市本町四丁目13-16
TEL: 0266-24-1070 FAX: 0266-21-1251
一級建築士事務所
(長野県) 知事登録(諏訪) G第01211号

開設者
栗一平

管理建築士
矢崎 和夫

担当設計者
一級建築士
登録番号294614号

設計者
一級建築士
登録番号

訂正・特記事項

工名

ラオカヤ解体工事

作成年月

2026/03

図番


No. M-08

種別


機械設備 空調設備 立管系統図(参考)

縮尺

No Scale

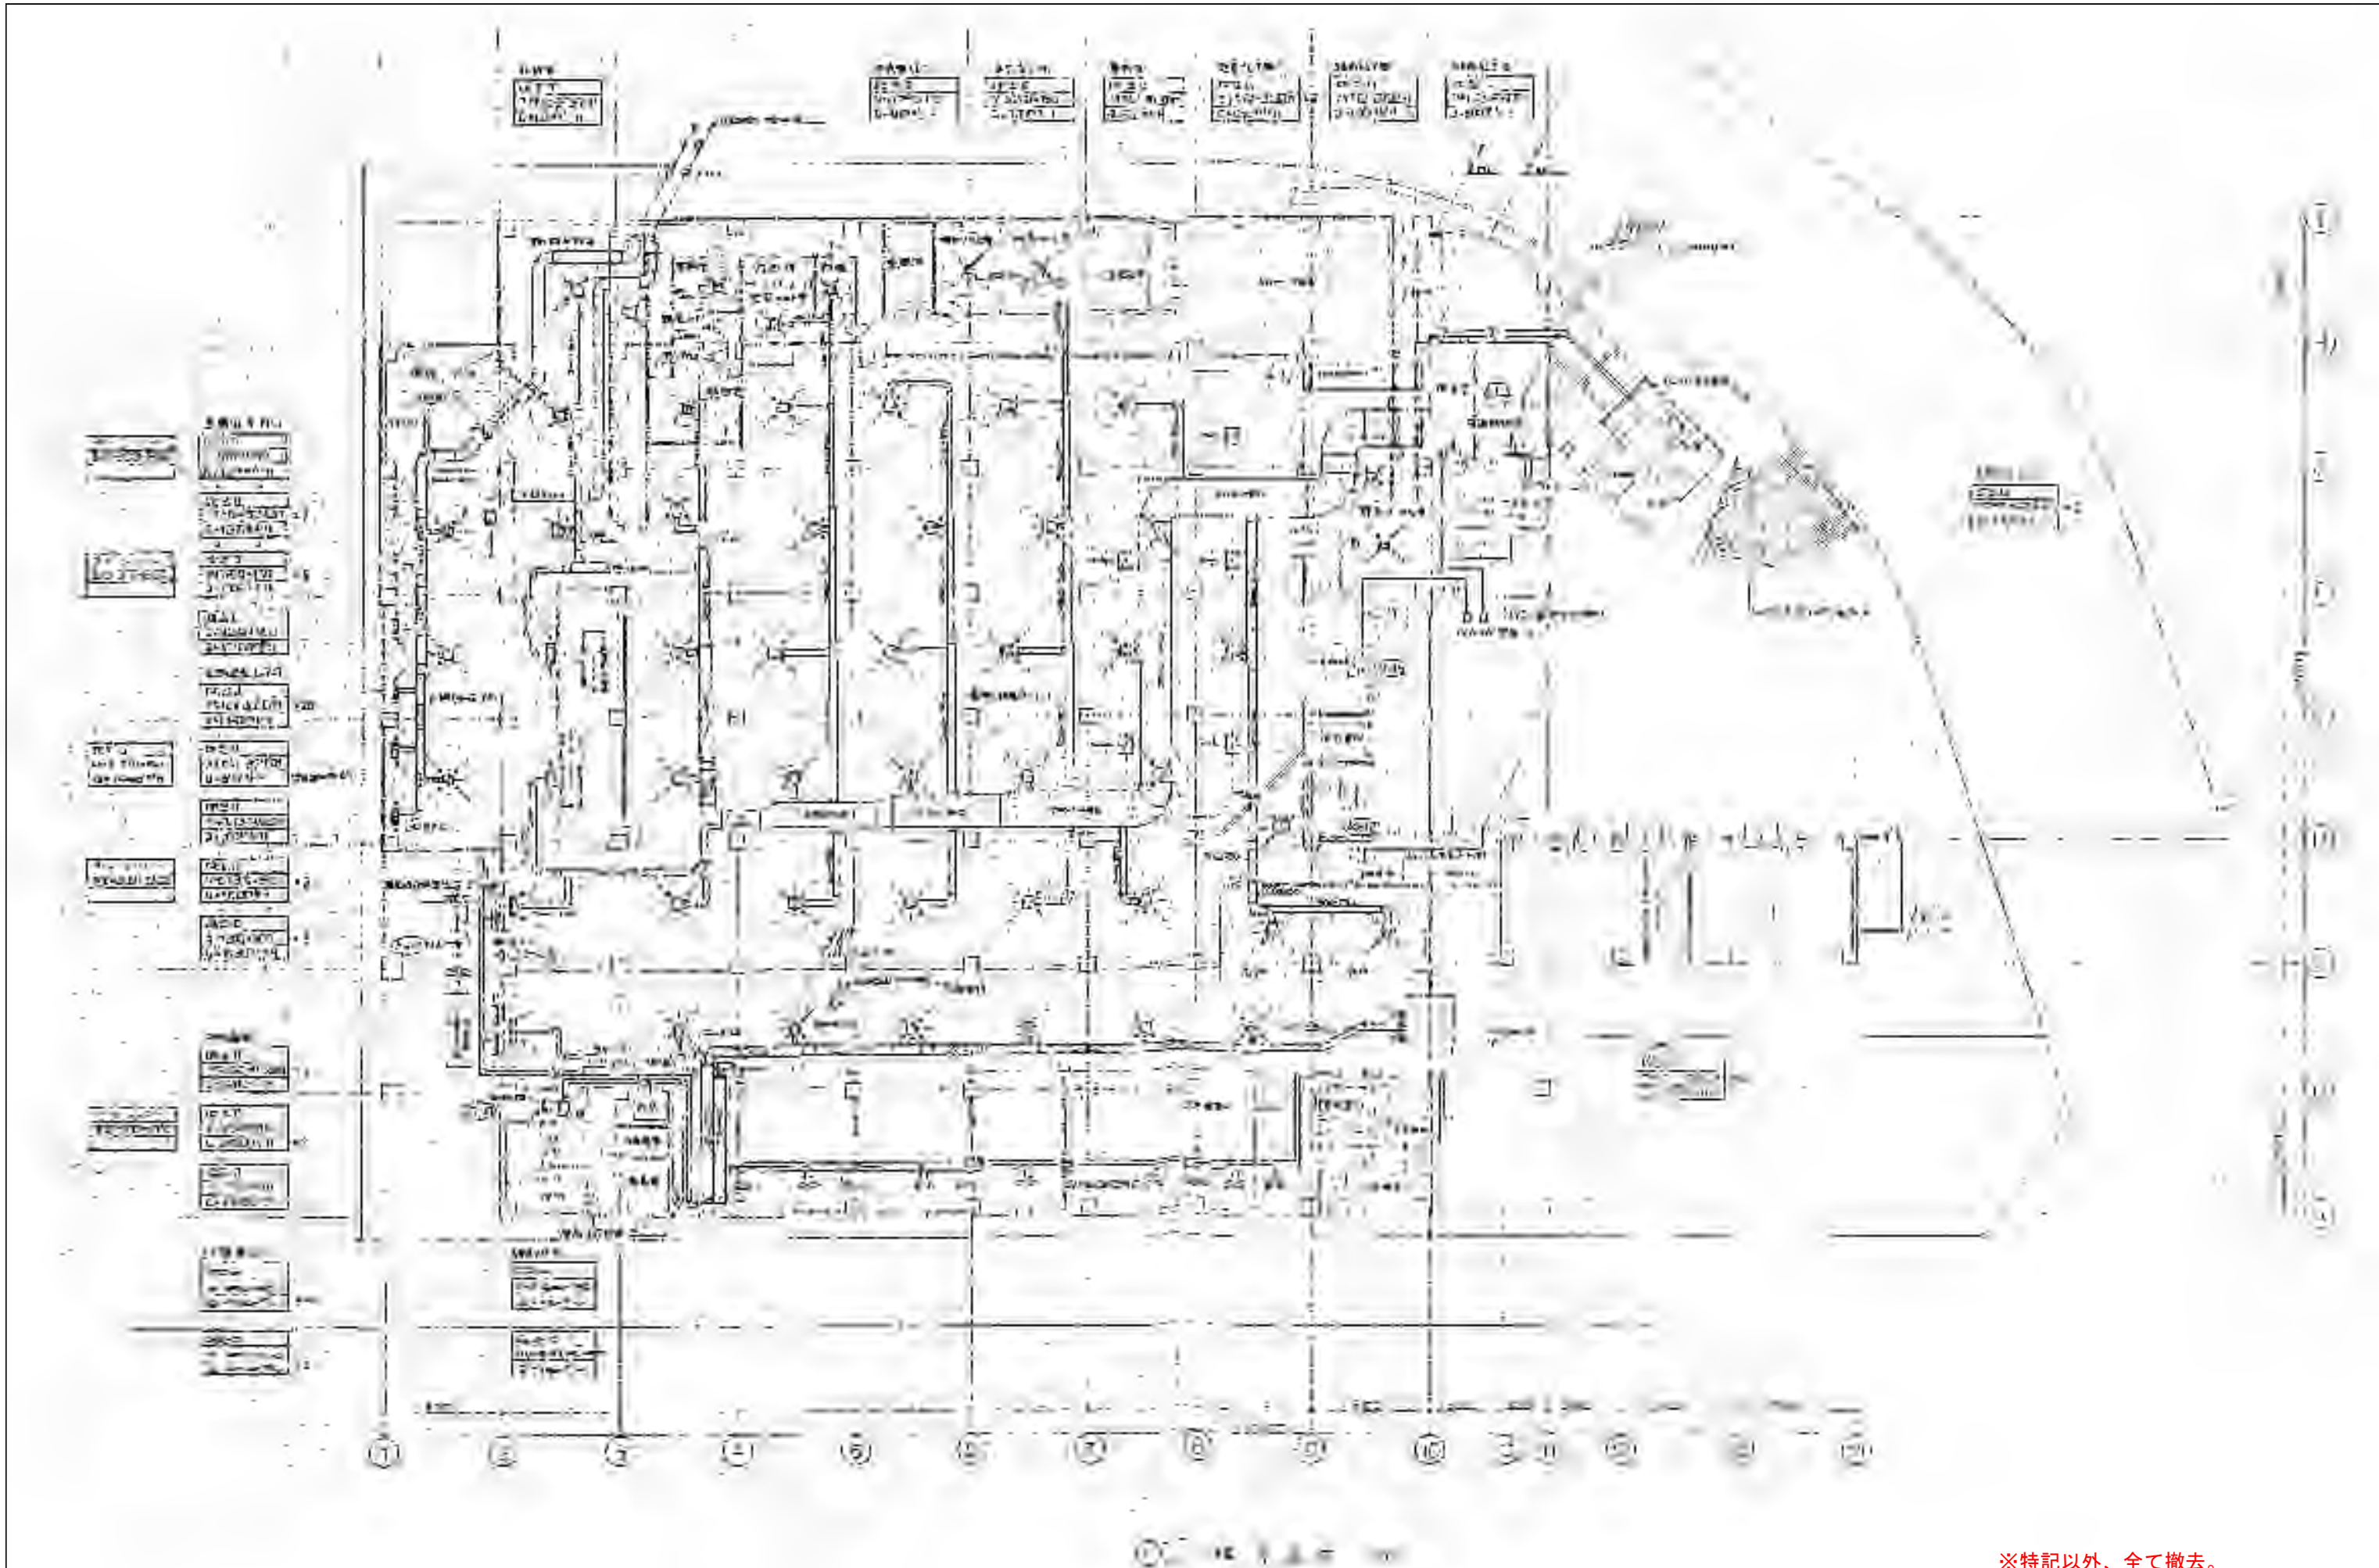

※特記以外、全て撤去。

 

SITE
株式会社サイト

〒394-0028
長野県岡谷市本町四丁目13-16
TEL: 0266-24-1070 FAX: 0266-21-1251
一級建築士事務所
(長野県) 知事登録(諏訪) G第01211号

開設者 管理建築士 担当設計者 設計者
一級建築士 一級建築士 一級建築士
登録番号153395号 登録番号294614号 登録番号 号
第 一 平 矢 崎 和 夫

訂正・特記事項

工程

内容

年月

図番

ラオカヤ解体工事


機械設備 空調設備1階平面図(参考)

2026/03


A3 1:400

No.

M-09

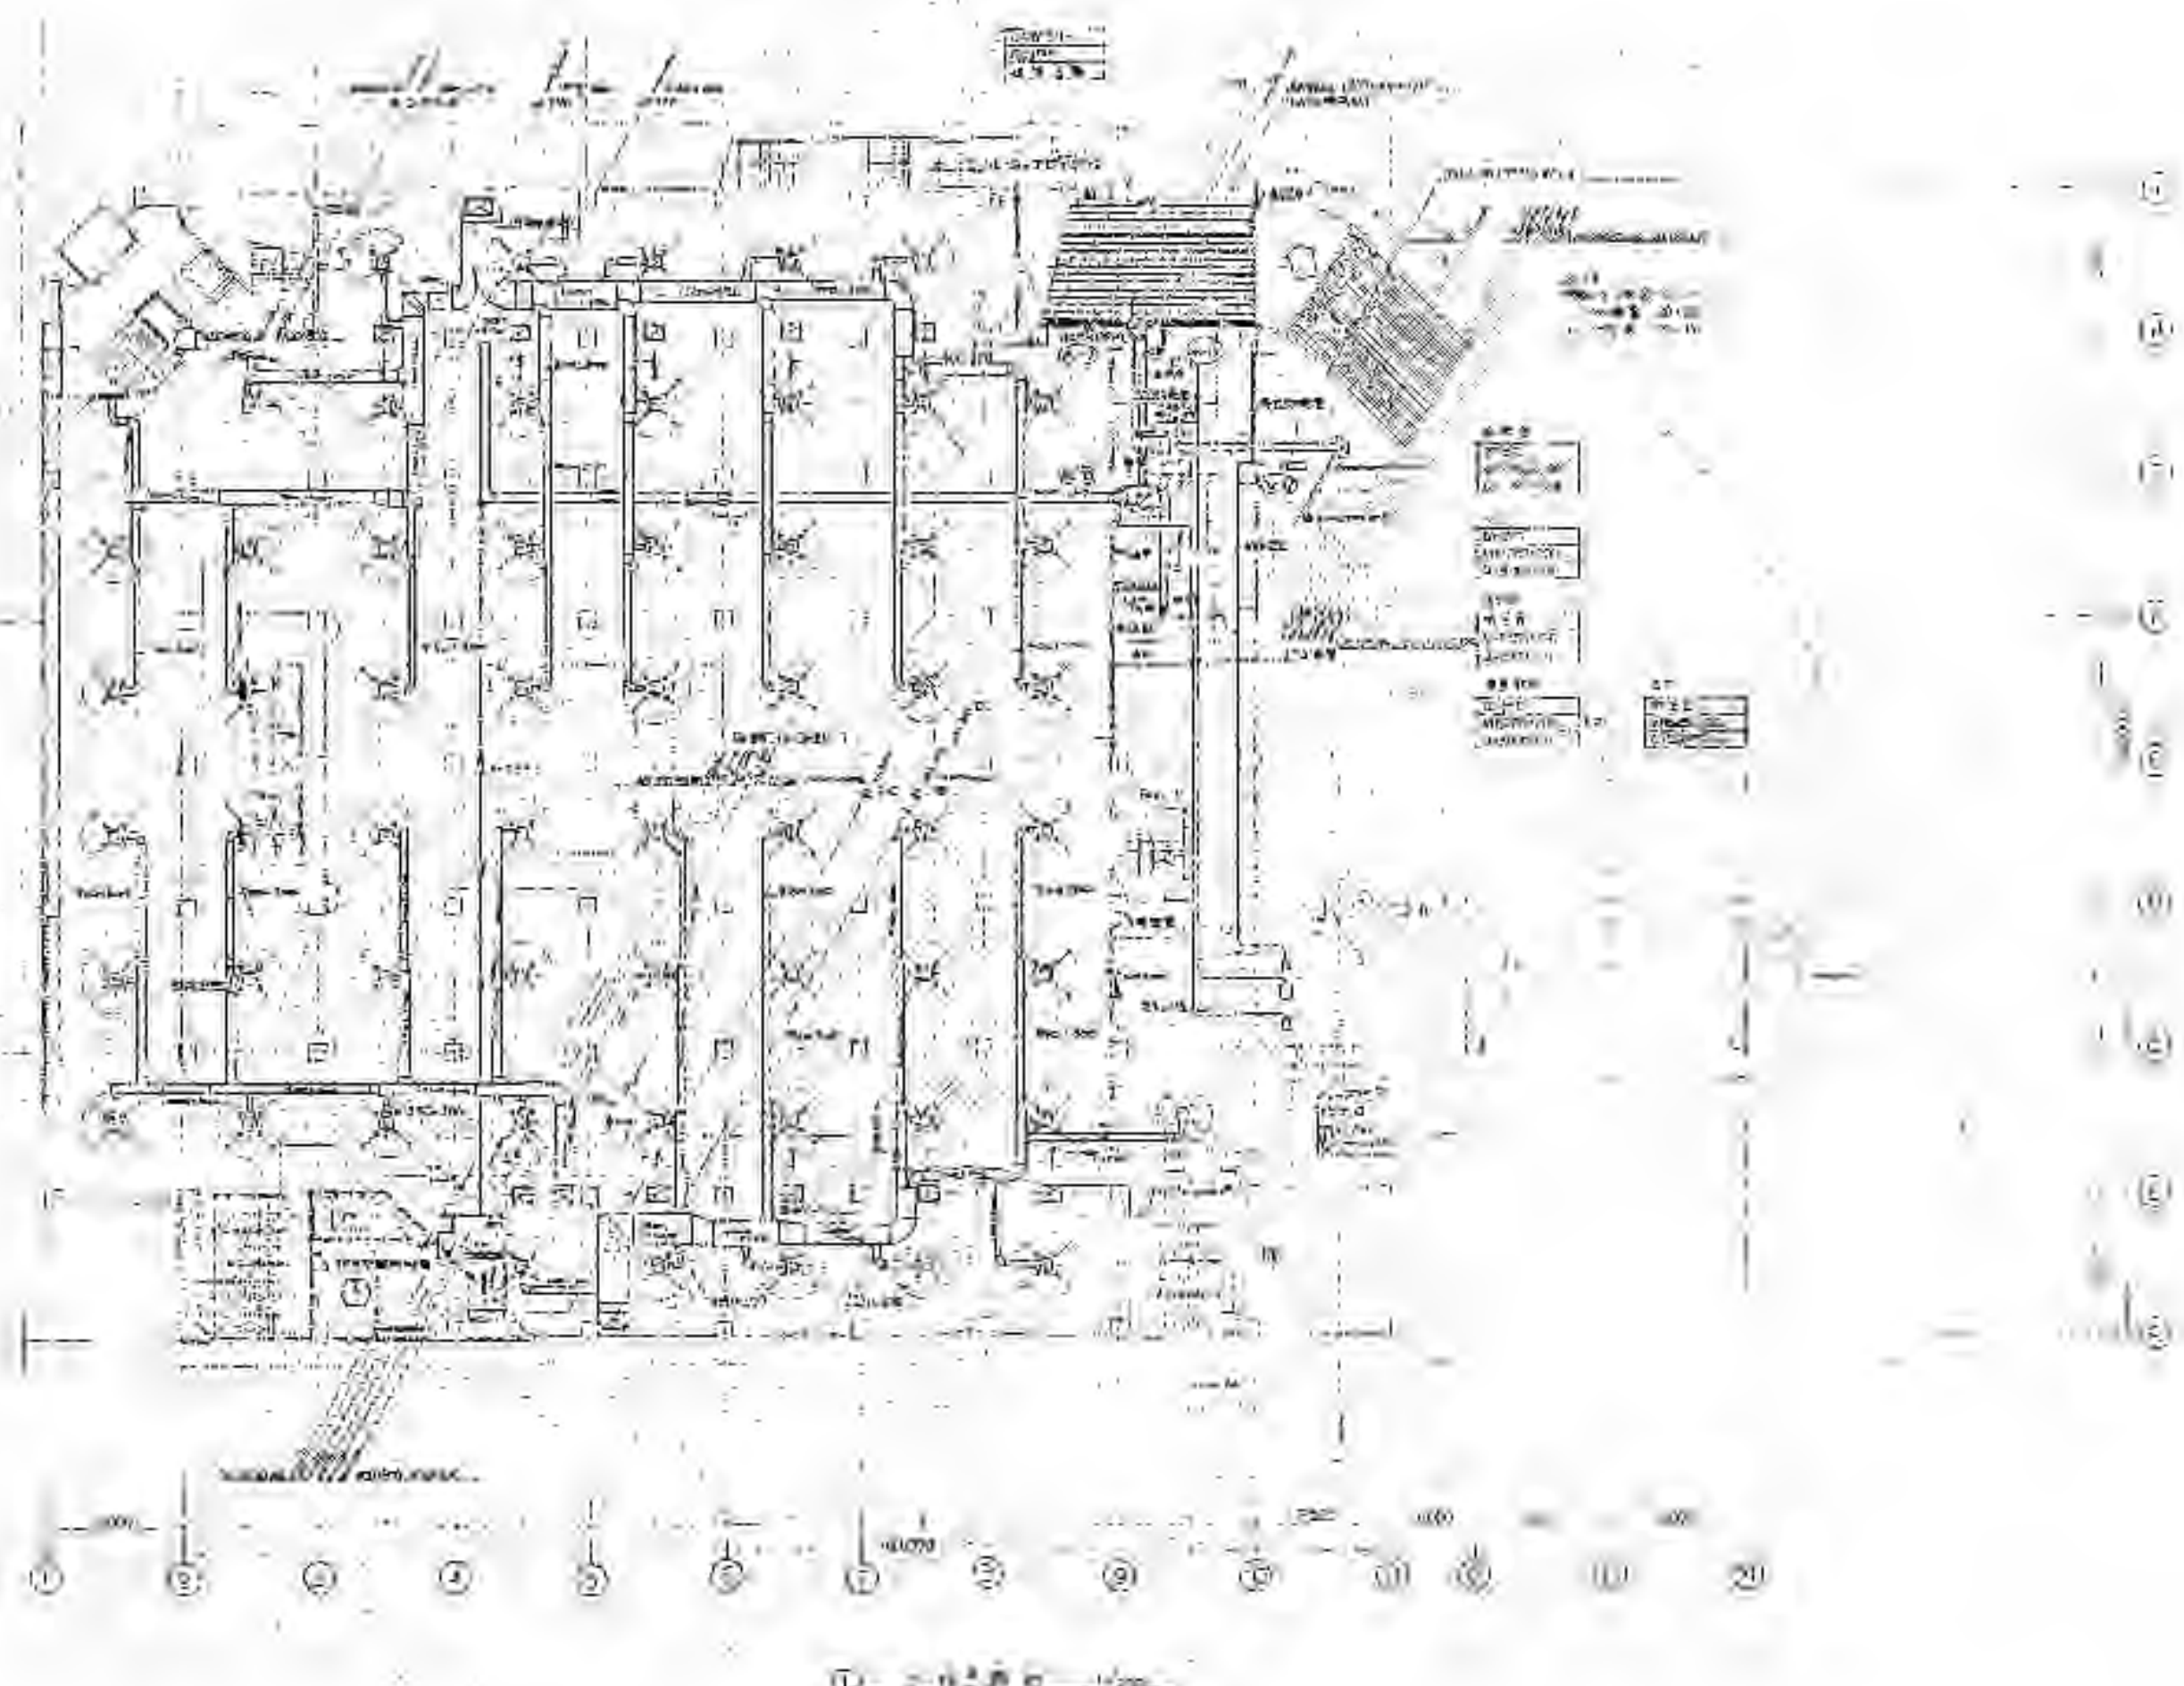

※特記以外、全て撤去。

 


SITE
株式会社サイト

〒394-0028
長野県岡谷市本町四丁目13-16
TEL 0266-24-1070 FAX 0266-21-1251
一級建築士事務所
(長野県) 知事登録 (諏訪) G第01211号


開設者	管理建築士	担当設計者	設計者
一級建築士 登録番号153395号 濱 一平	一級建築士 登録番号294614号 矢崎 和夫	一級建築士 登録番号	号

訂正・特記事項	

工程名	ララオカヤ解体工事	作成年月	2026/03	図番	No. M-10
内容	機械設備 空調設備2階平面図 (参考)	縮尺	A3 1:400		

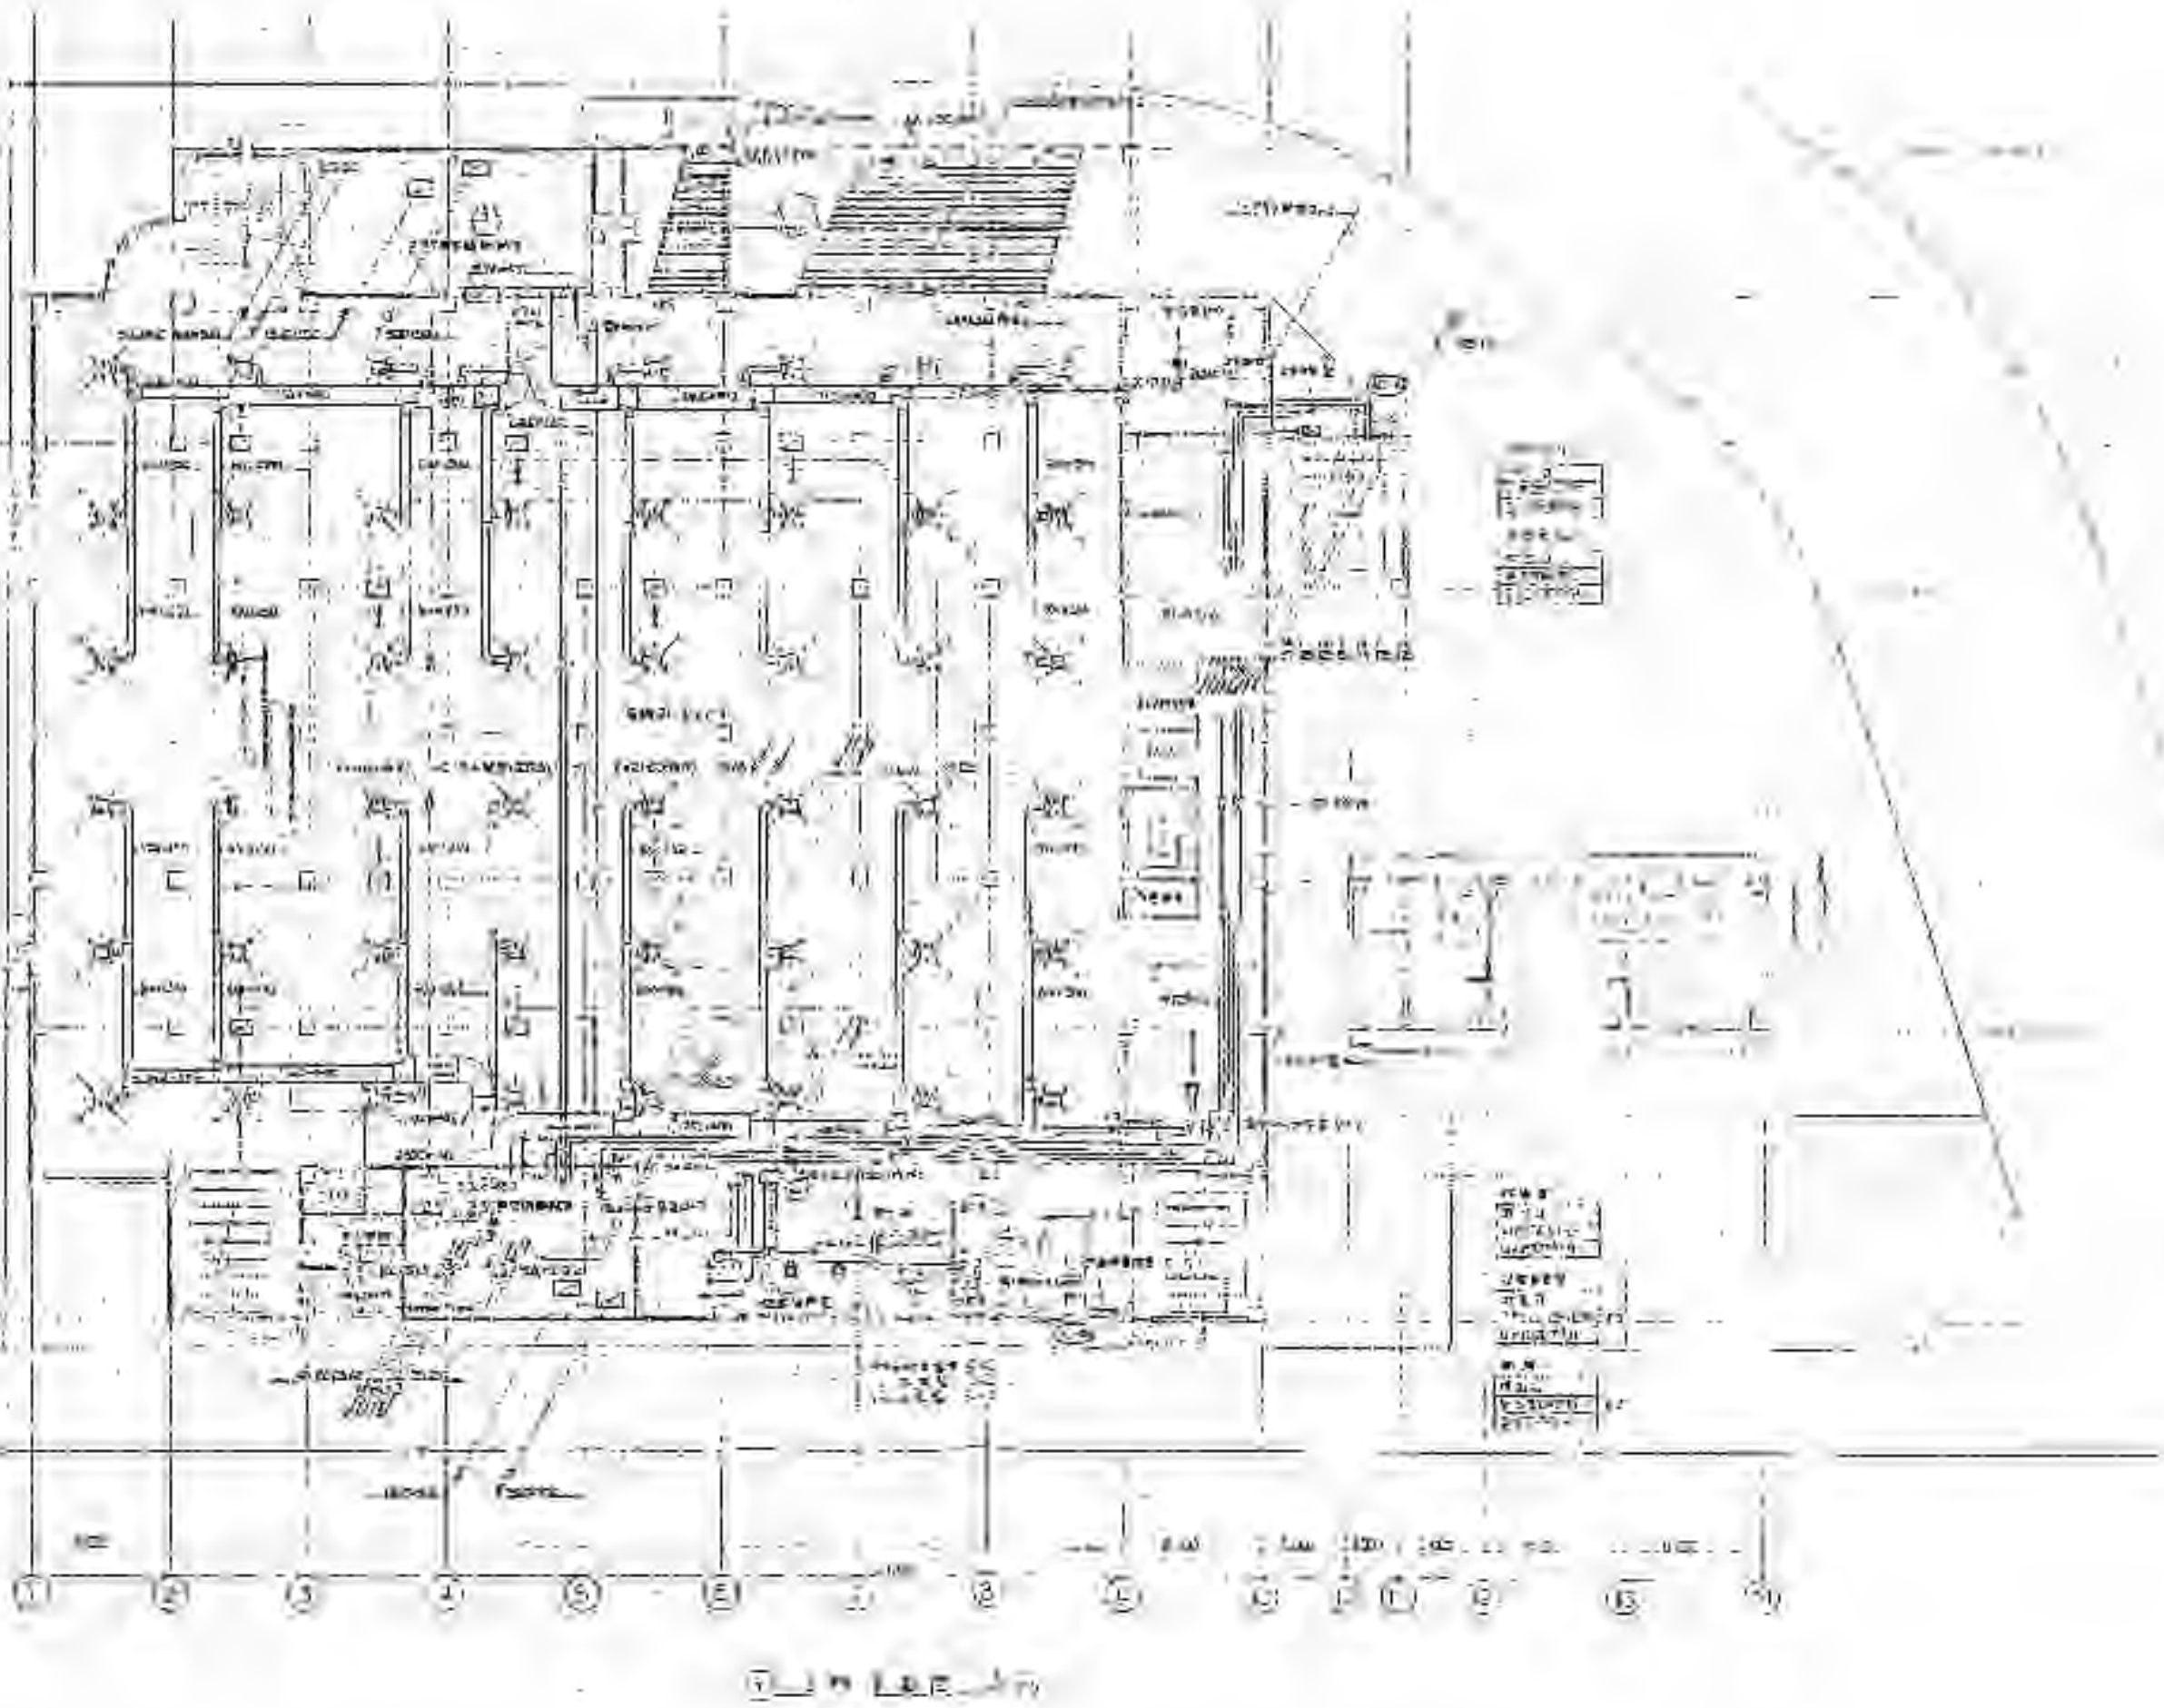

※特記以外、全て撤去。

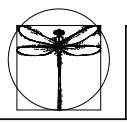

SITE
株式会社サイト

〒394-0028
長野県岡谷市本町四丁目13-16
TEL: 0266-24-1070 FAX: 0266-21-1251
一級建築士事務所
(長野県) 知事登録(諏訪) G第01211号

開設者 管理建築士
一級建築士
登録番号153395号
第一平

担当設計者 設計者
一級建築士
登録番号294614号
矢崎 和夫


訂正・特記事項

--	--	--	--	--	--	--	--	--	--	--	--	--	--	--	--	--	--	--	--	--


ララオカヤ解体工事
機械設備 空調設備3階平面図 (参考)


2026/03
A3 1:400

No. M-11

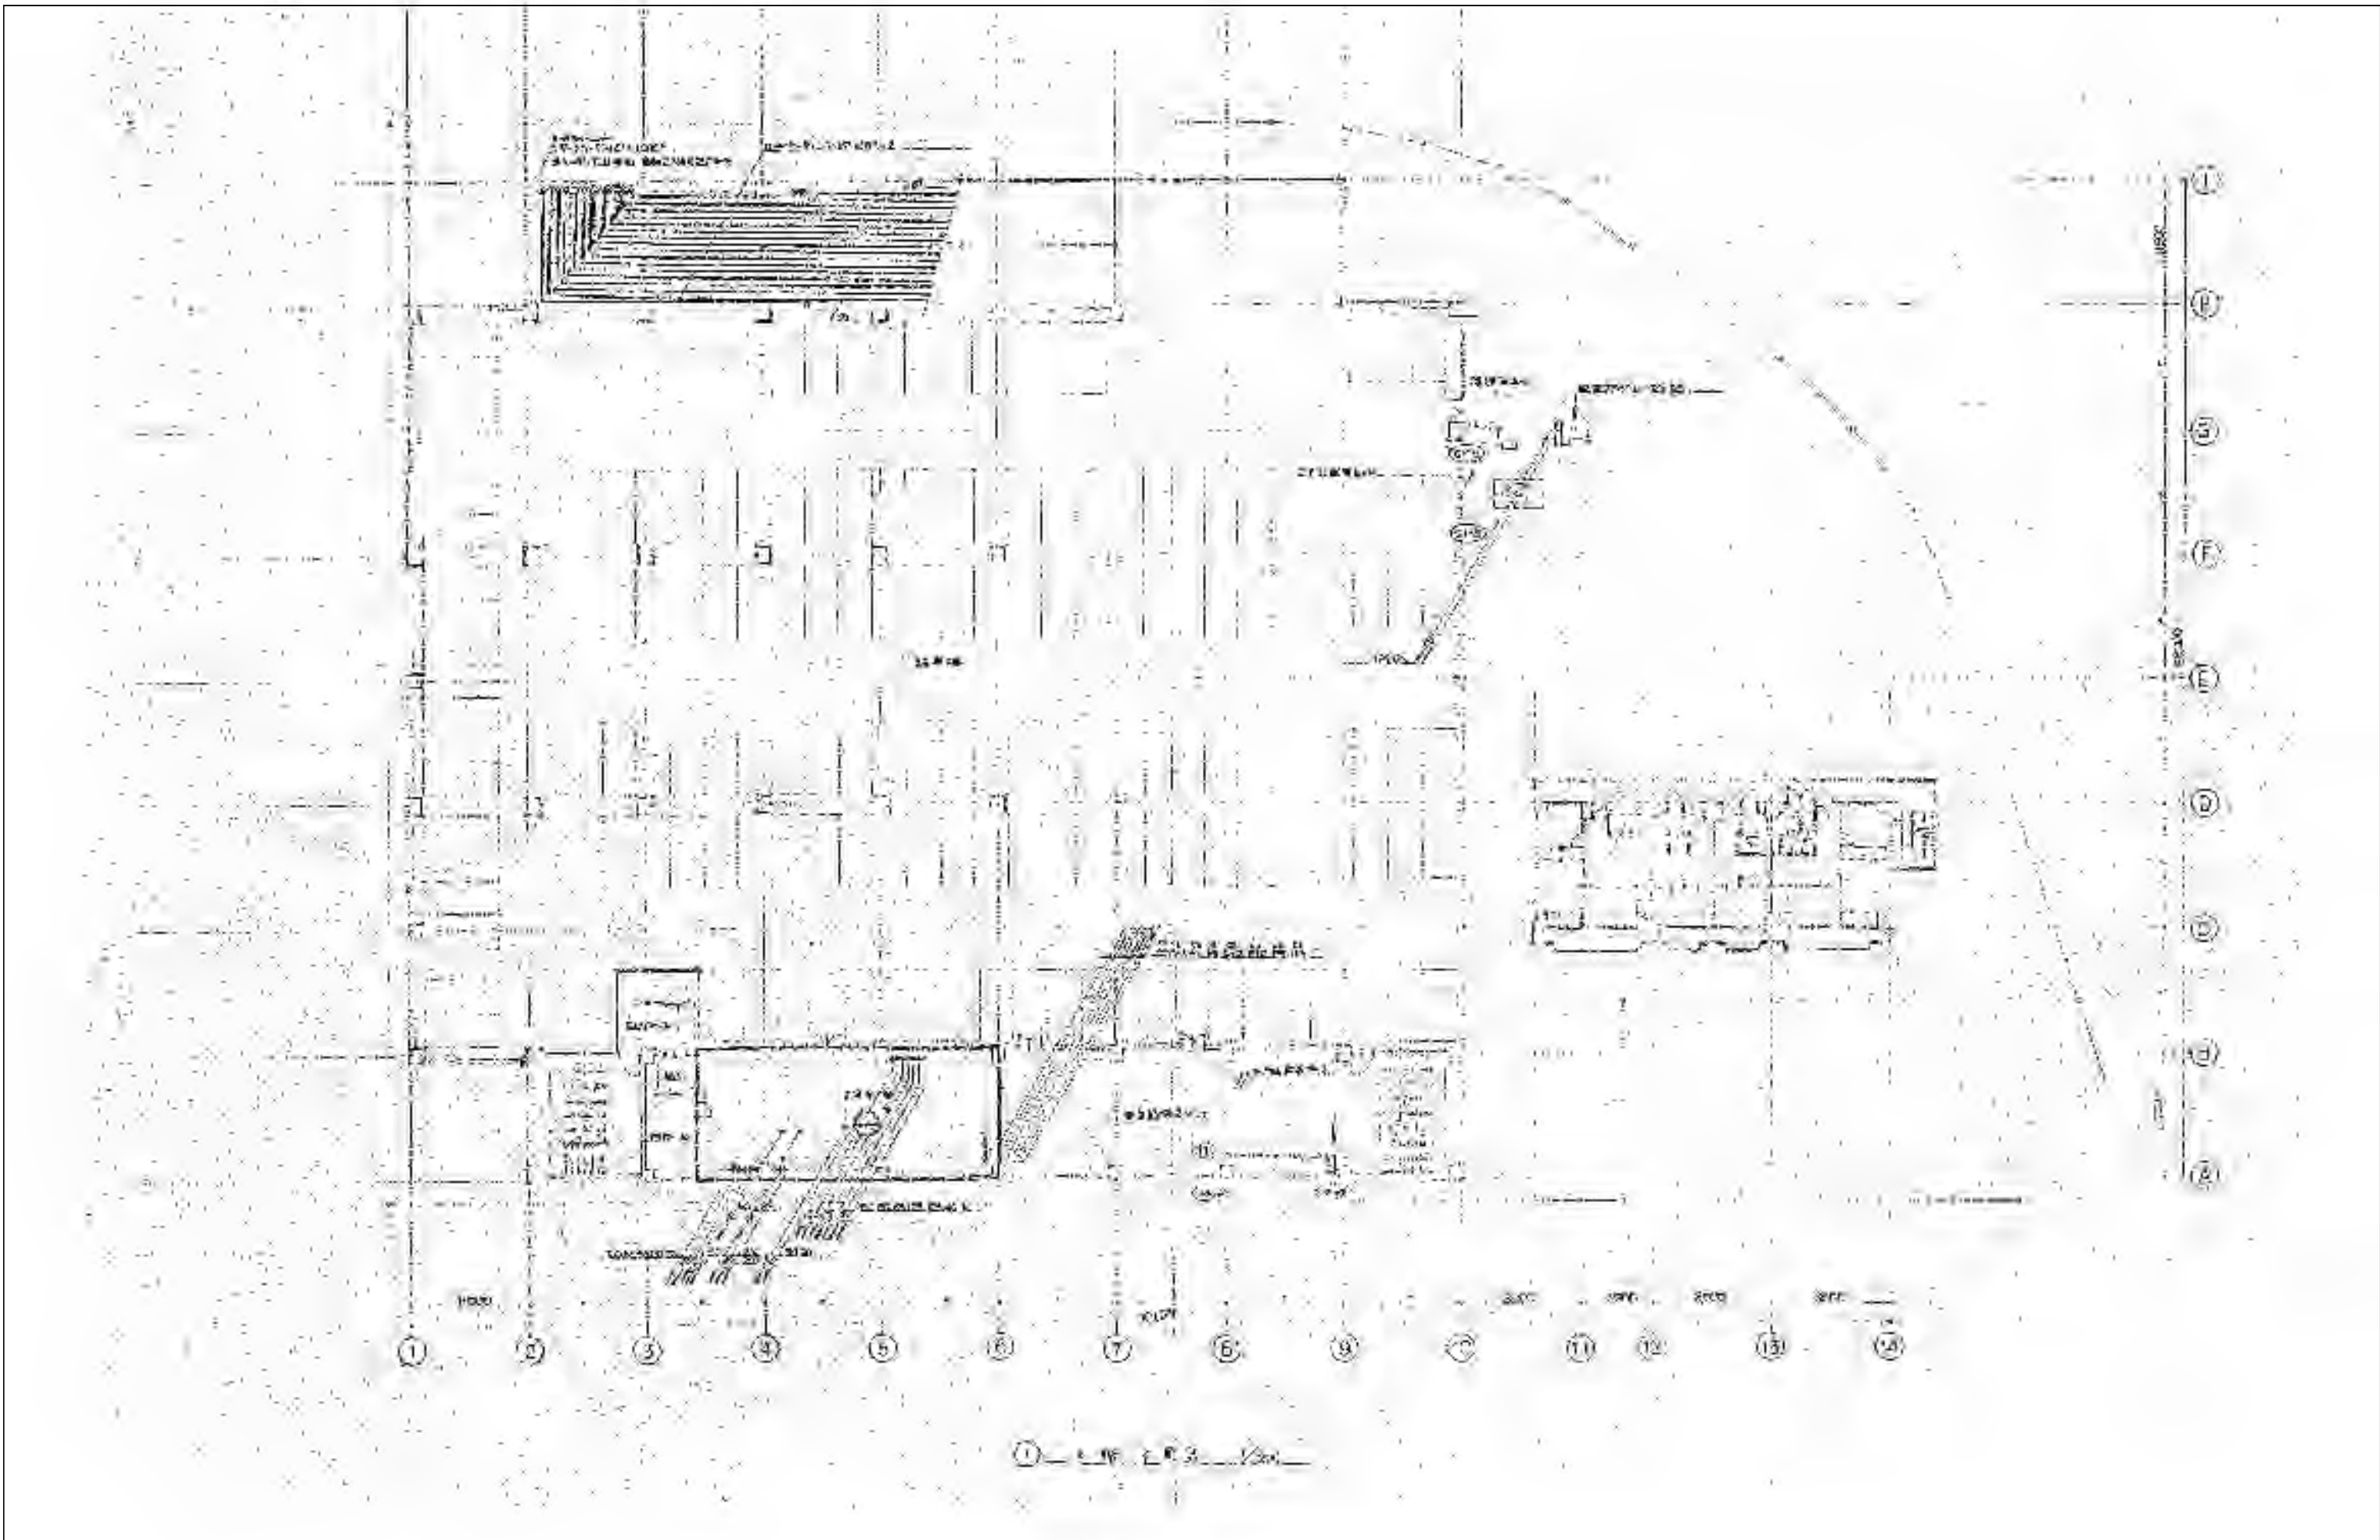


※特記以外、全て撤去。

 SITE 株式会社サイト	〒394-0028 長野県岡谷市本町四丁目13-16 TEL: 0266-24-1070 FAX: 0266-21-1251 一級建築士事務所 (長野県) 知事登録(諏訪) G第01211号	開設者 管理建築士 一級建築士 登録番号153395号 栗 一平	担当設計者 一級建築士 登録番号294614号 矢崎 和夫	設計者 号	訂正・特記事項	工名 ララオカヤ解体工事	図面 機械設備 空調設備4階平面図 (参考)	年月日 2026/03	図面番号 No. M-12
						縮尺 A3 1:400			

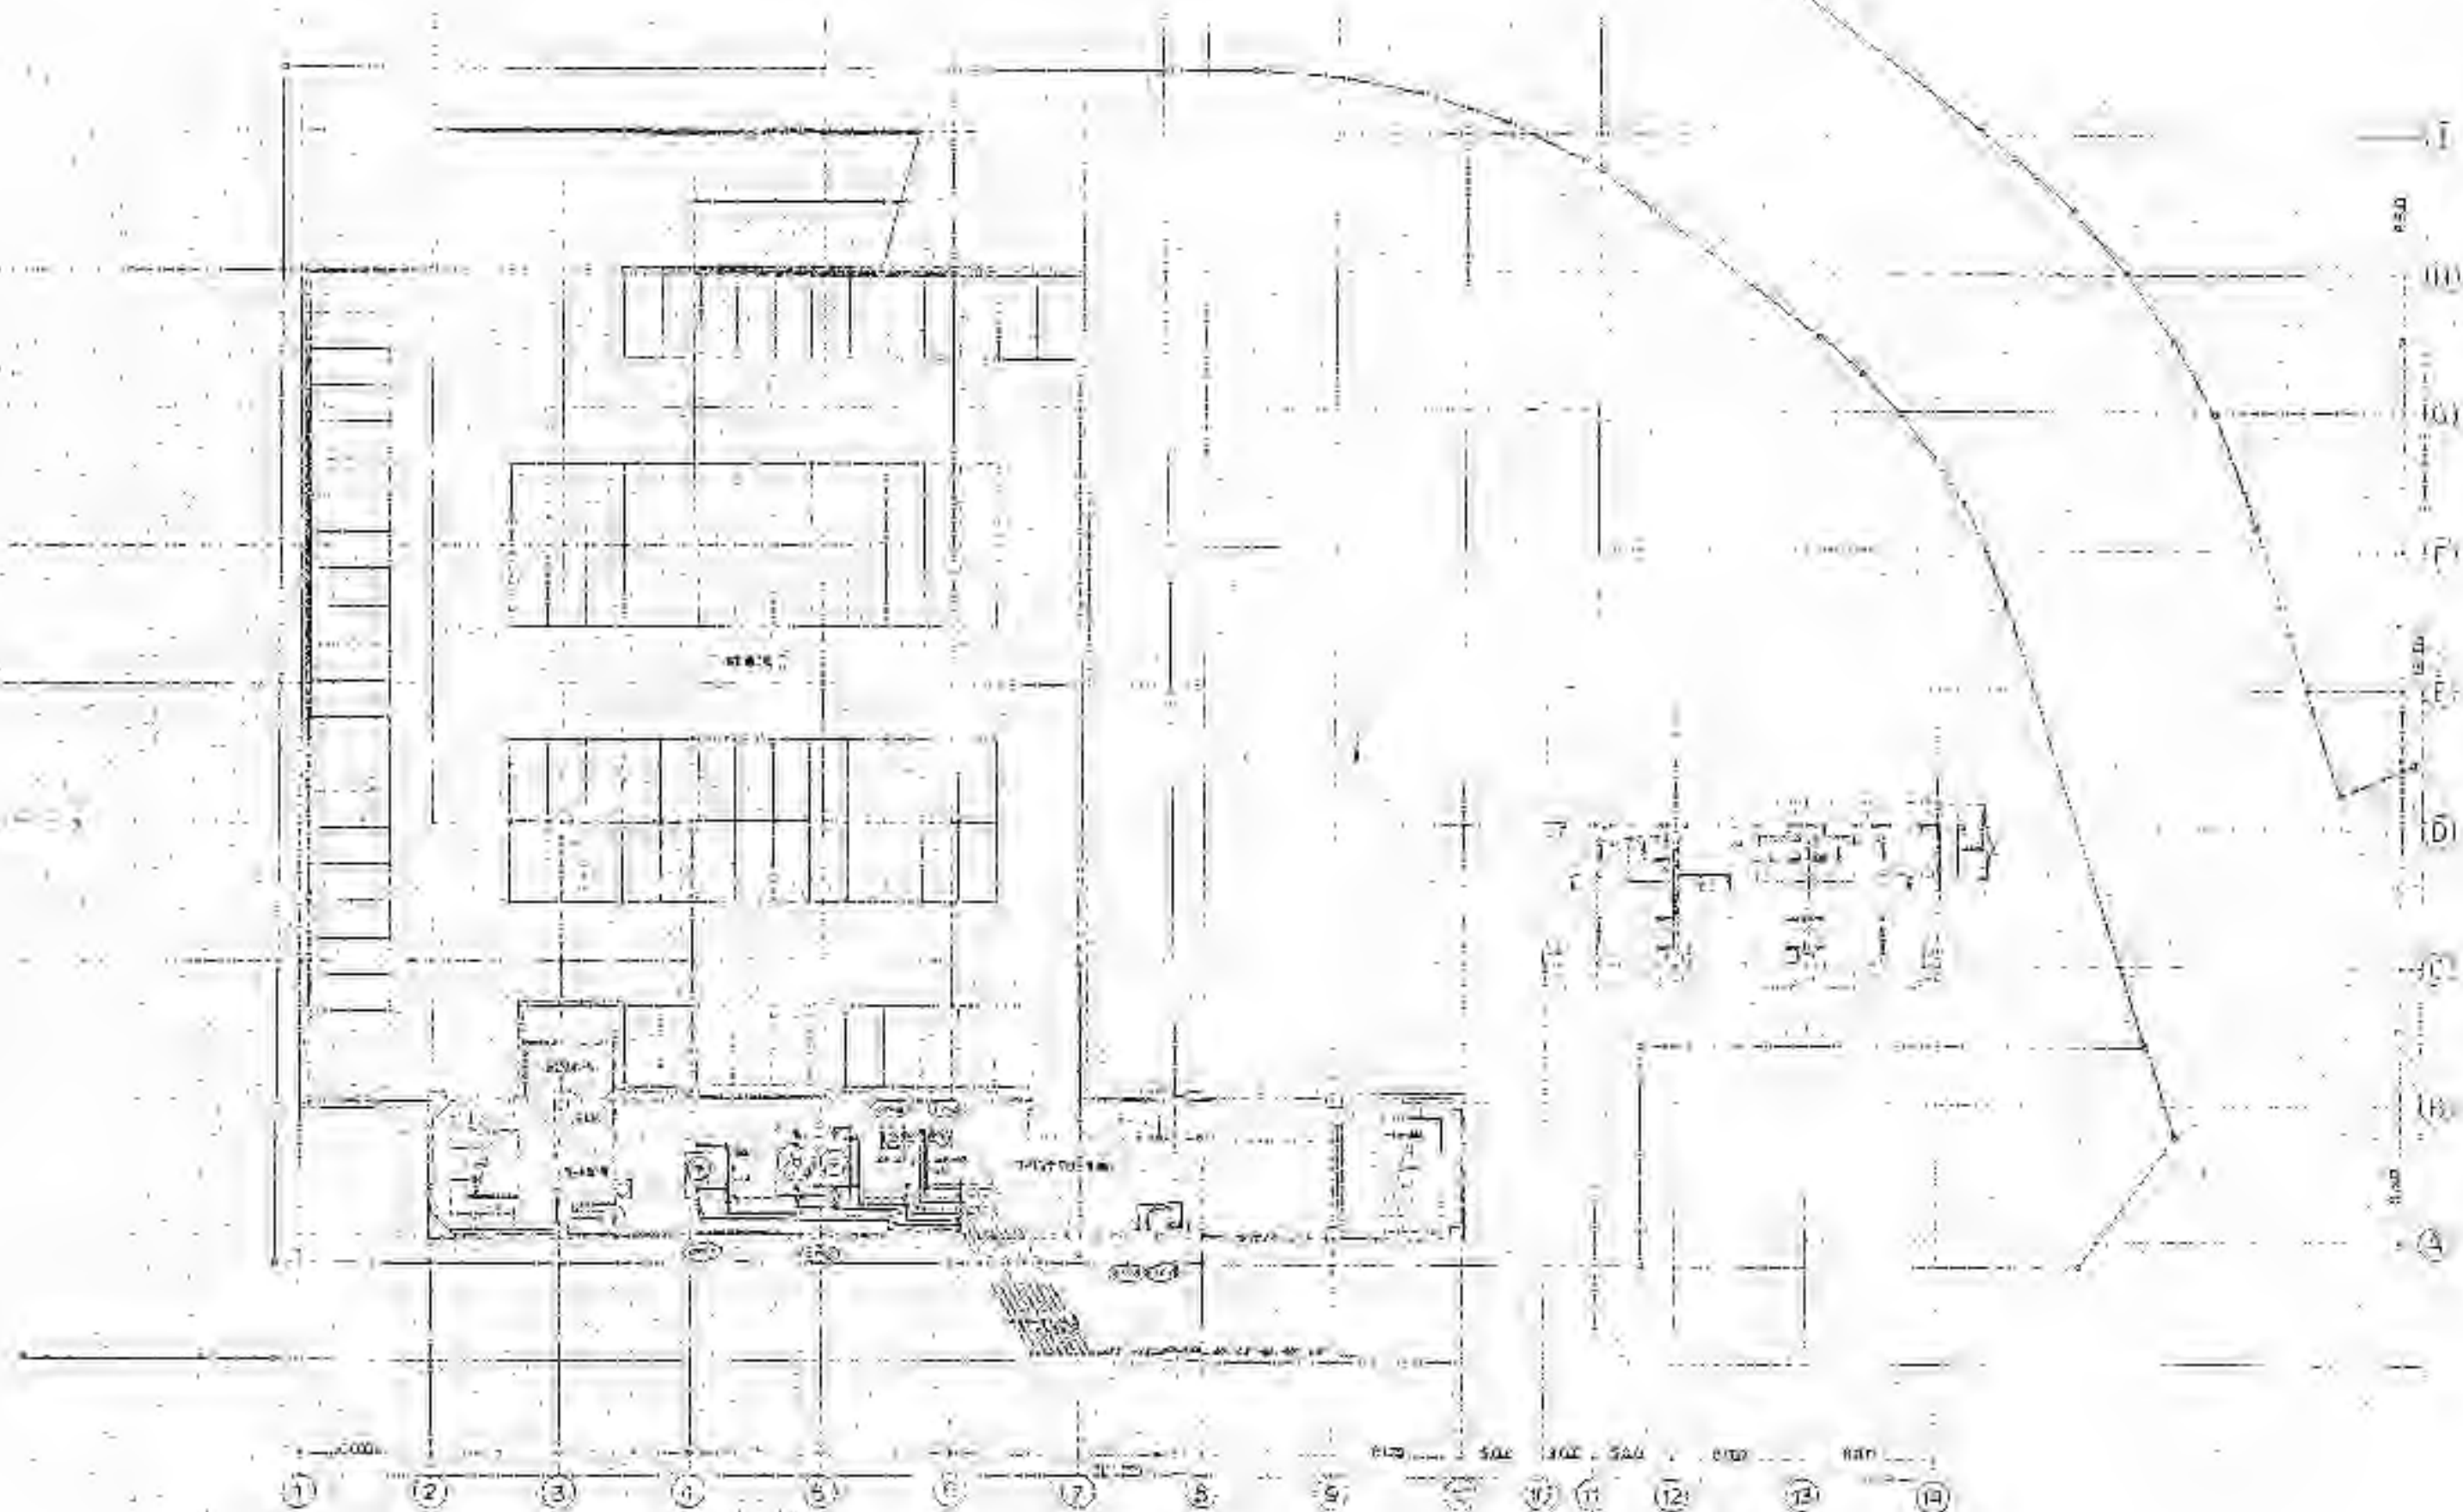

① 5階機械室

 ※特記以外、全て撤去。



SITE
株式会社サイト


〒394-0028
長野県岡谷市本町四丁目13-16
TEL: 0266-24-1070 FAX: 0266-21-1251
一級建築士事務所
(長野県) 知事登録(諏訪) G第01211号

開設者	管理建築士	担当設計者	設計者
一級建築士 登録番号153395号	一級建築士 登録番号294614号	一級建築士 登録番号	号
濱 一平	矢崎 和夫		


訂正・特記事項	

ラオカヤ解体工事
機械設備 空調設備5階平面図(参考)


2026/03
A3 1:400
No. M-13

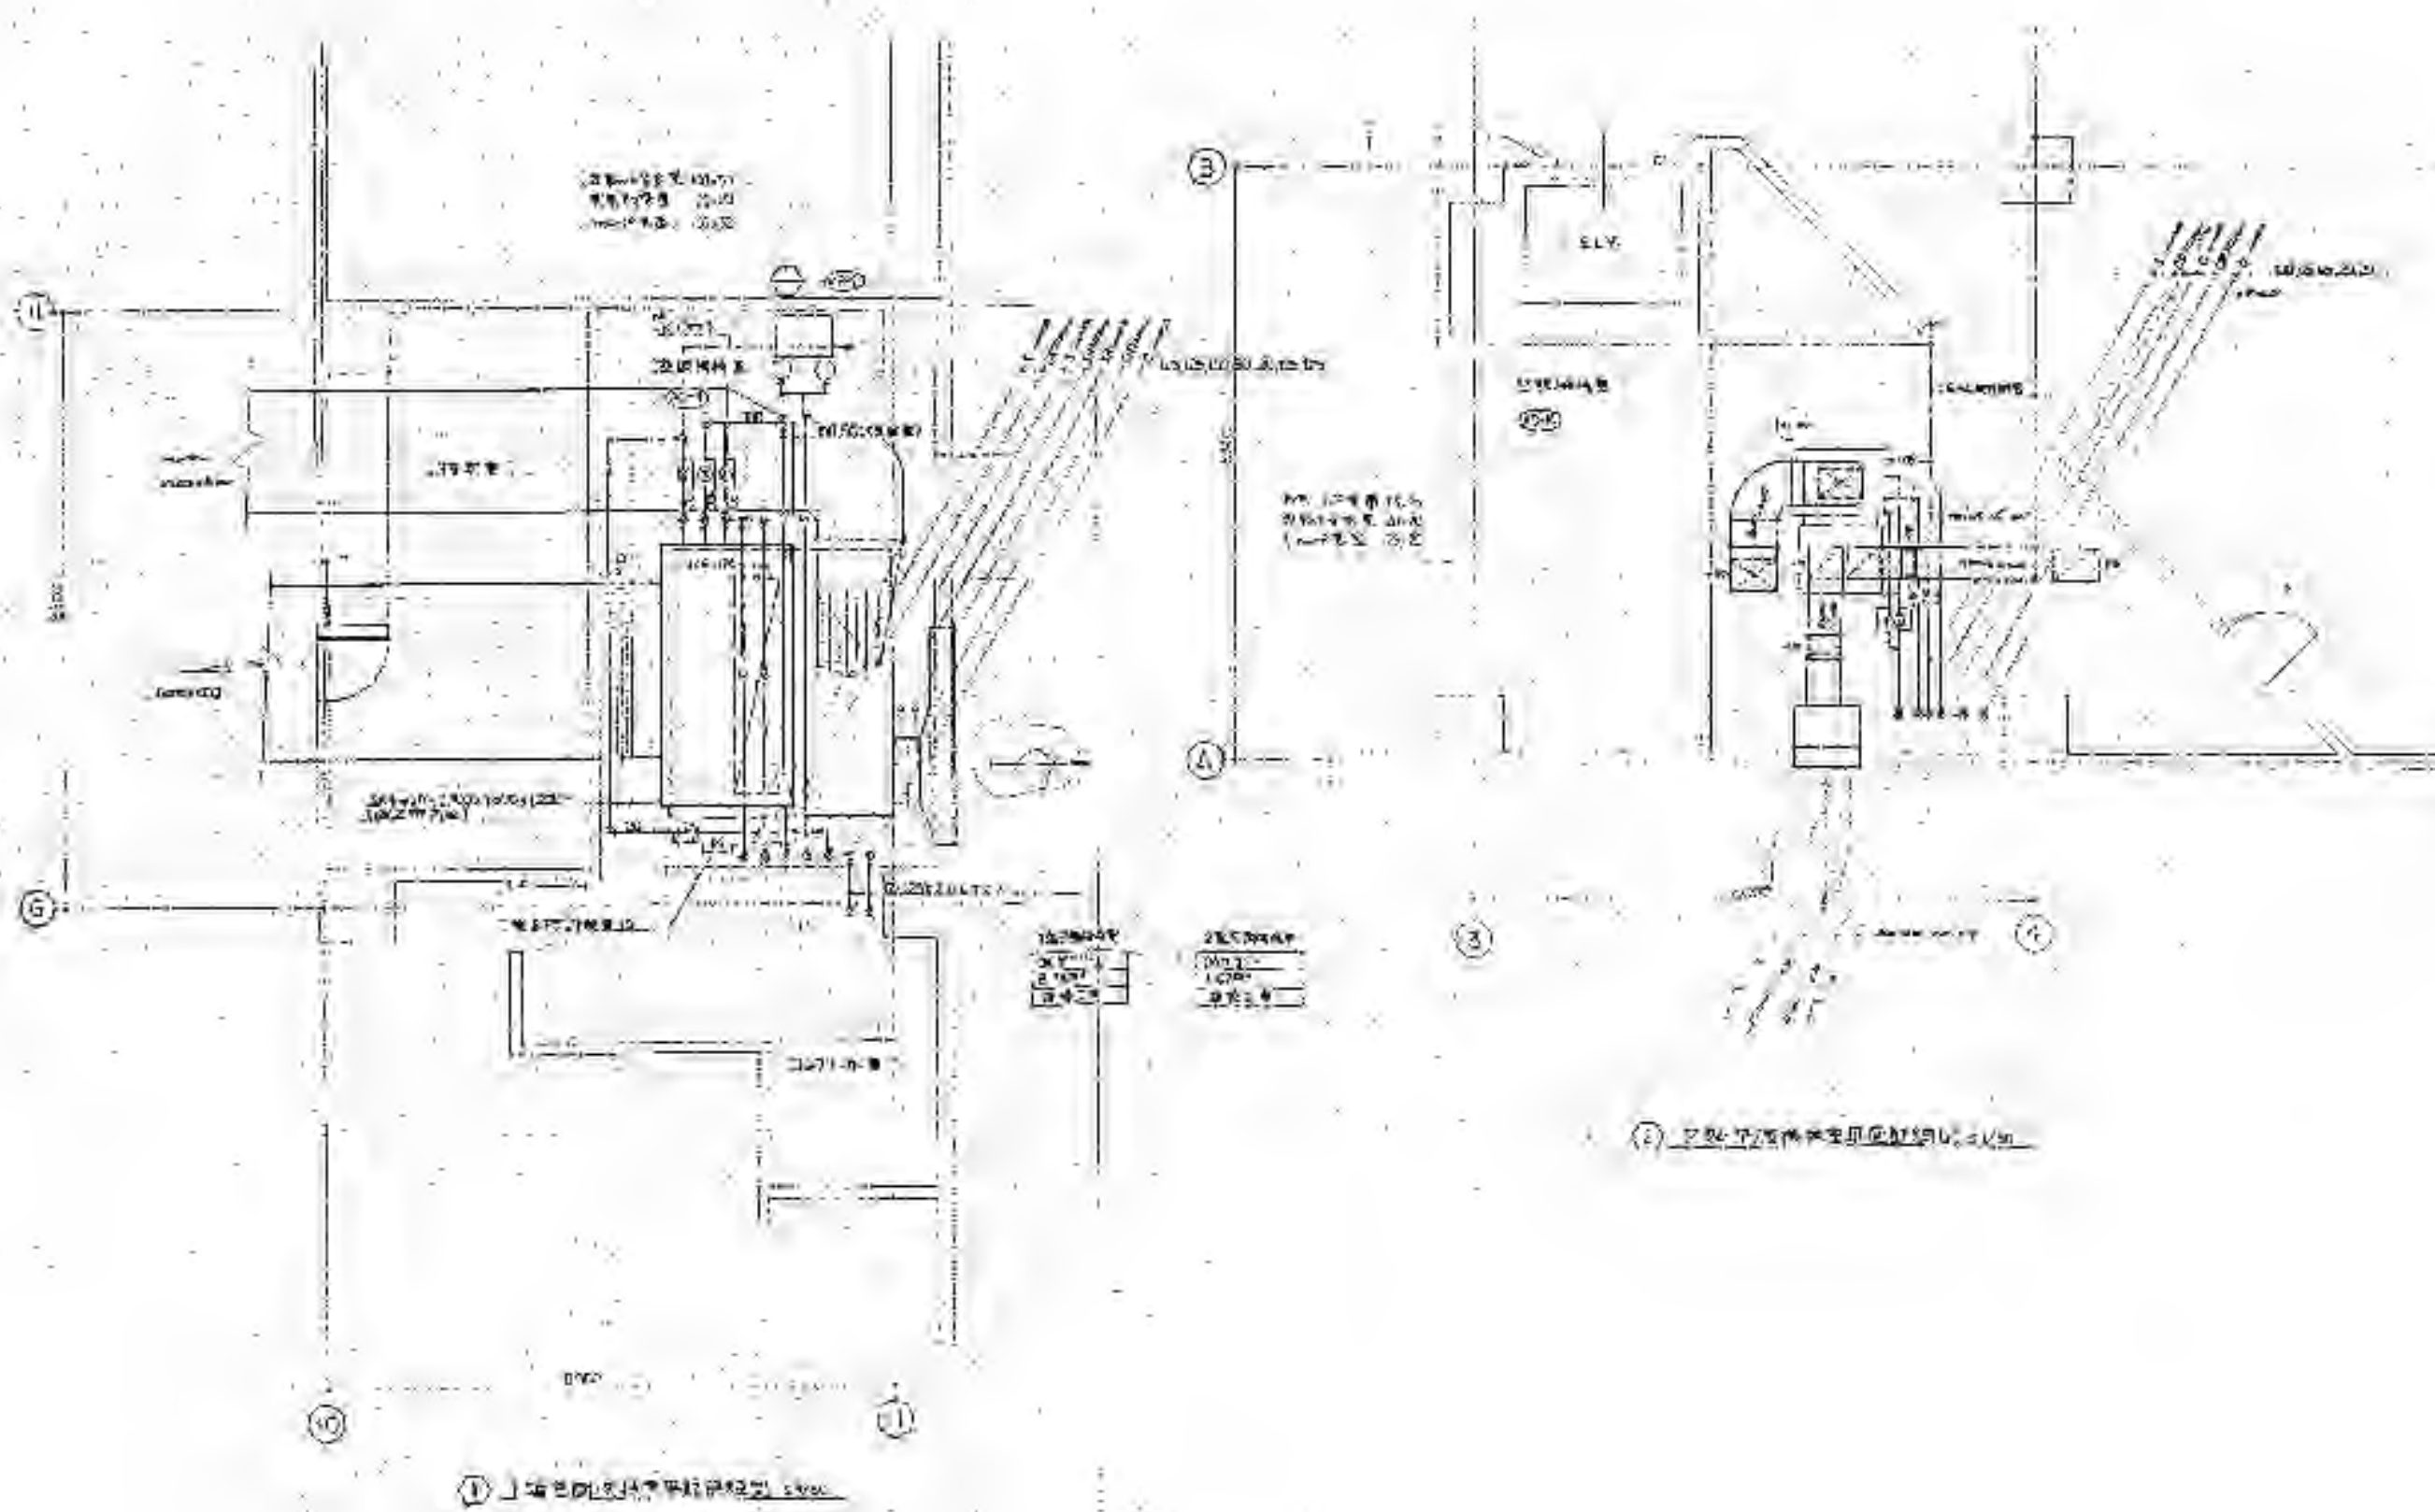


※特記以外、全て撤去。

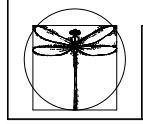

SITE 株式会社サイト <small>〒394-0028 長野県岡谷市本町四丁目13-16 TEL. 0266-24-1070 FAX. 0266-21-1251 一級建築士事務所 (長野県) 知事登録(諏訪) G第01211号</small>	開設者 <small>一級建築士 登録番号153395号</small> 濱 一平	管理建築士 <small>一級建築士 登録番号294614号</small> 矢崎 和夫	担当設計者 <small>一級建築士 登録番号</small> 号	設計者 <small>一級建築士 登録番号</small> 号	訂正・特記事項	工名 ララオカヤ解体工事	年月日 2026/03	図番 No. M-14
						機械設備 空調設備1・2階機械室平面図 (参考)	縮尺 A3 1:100	

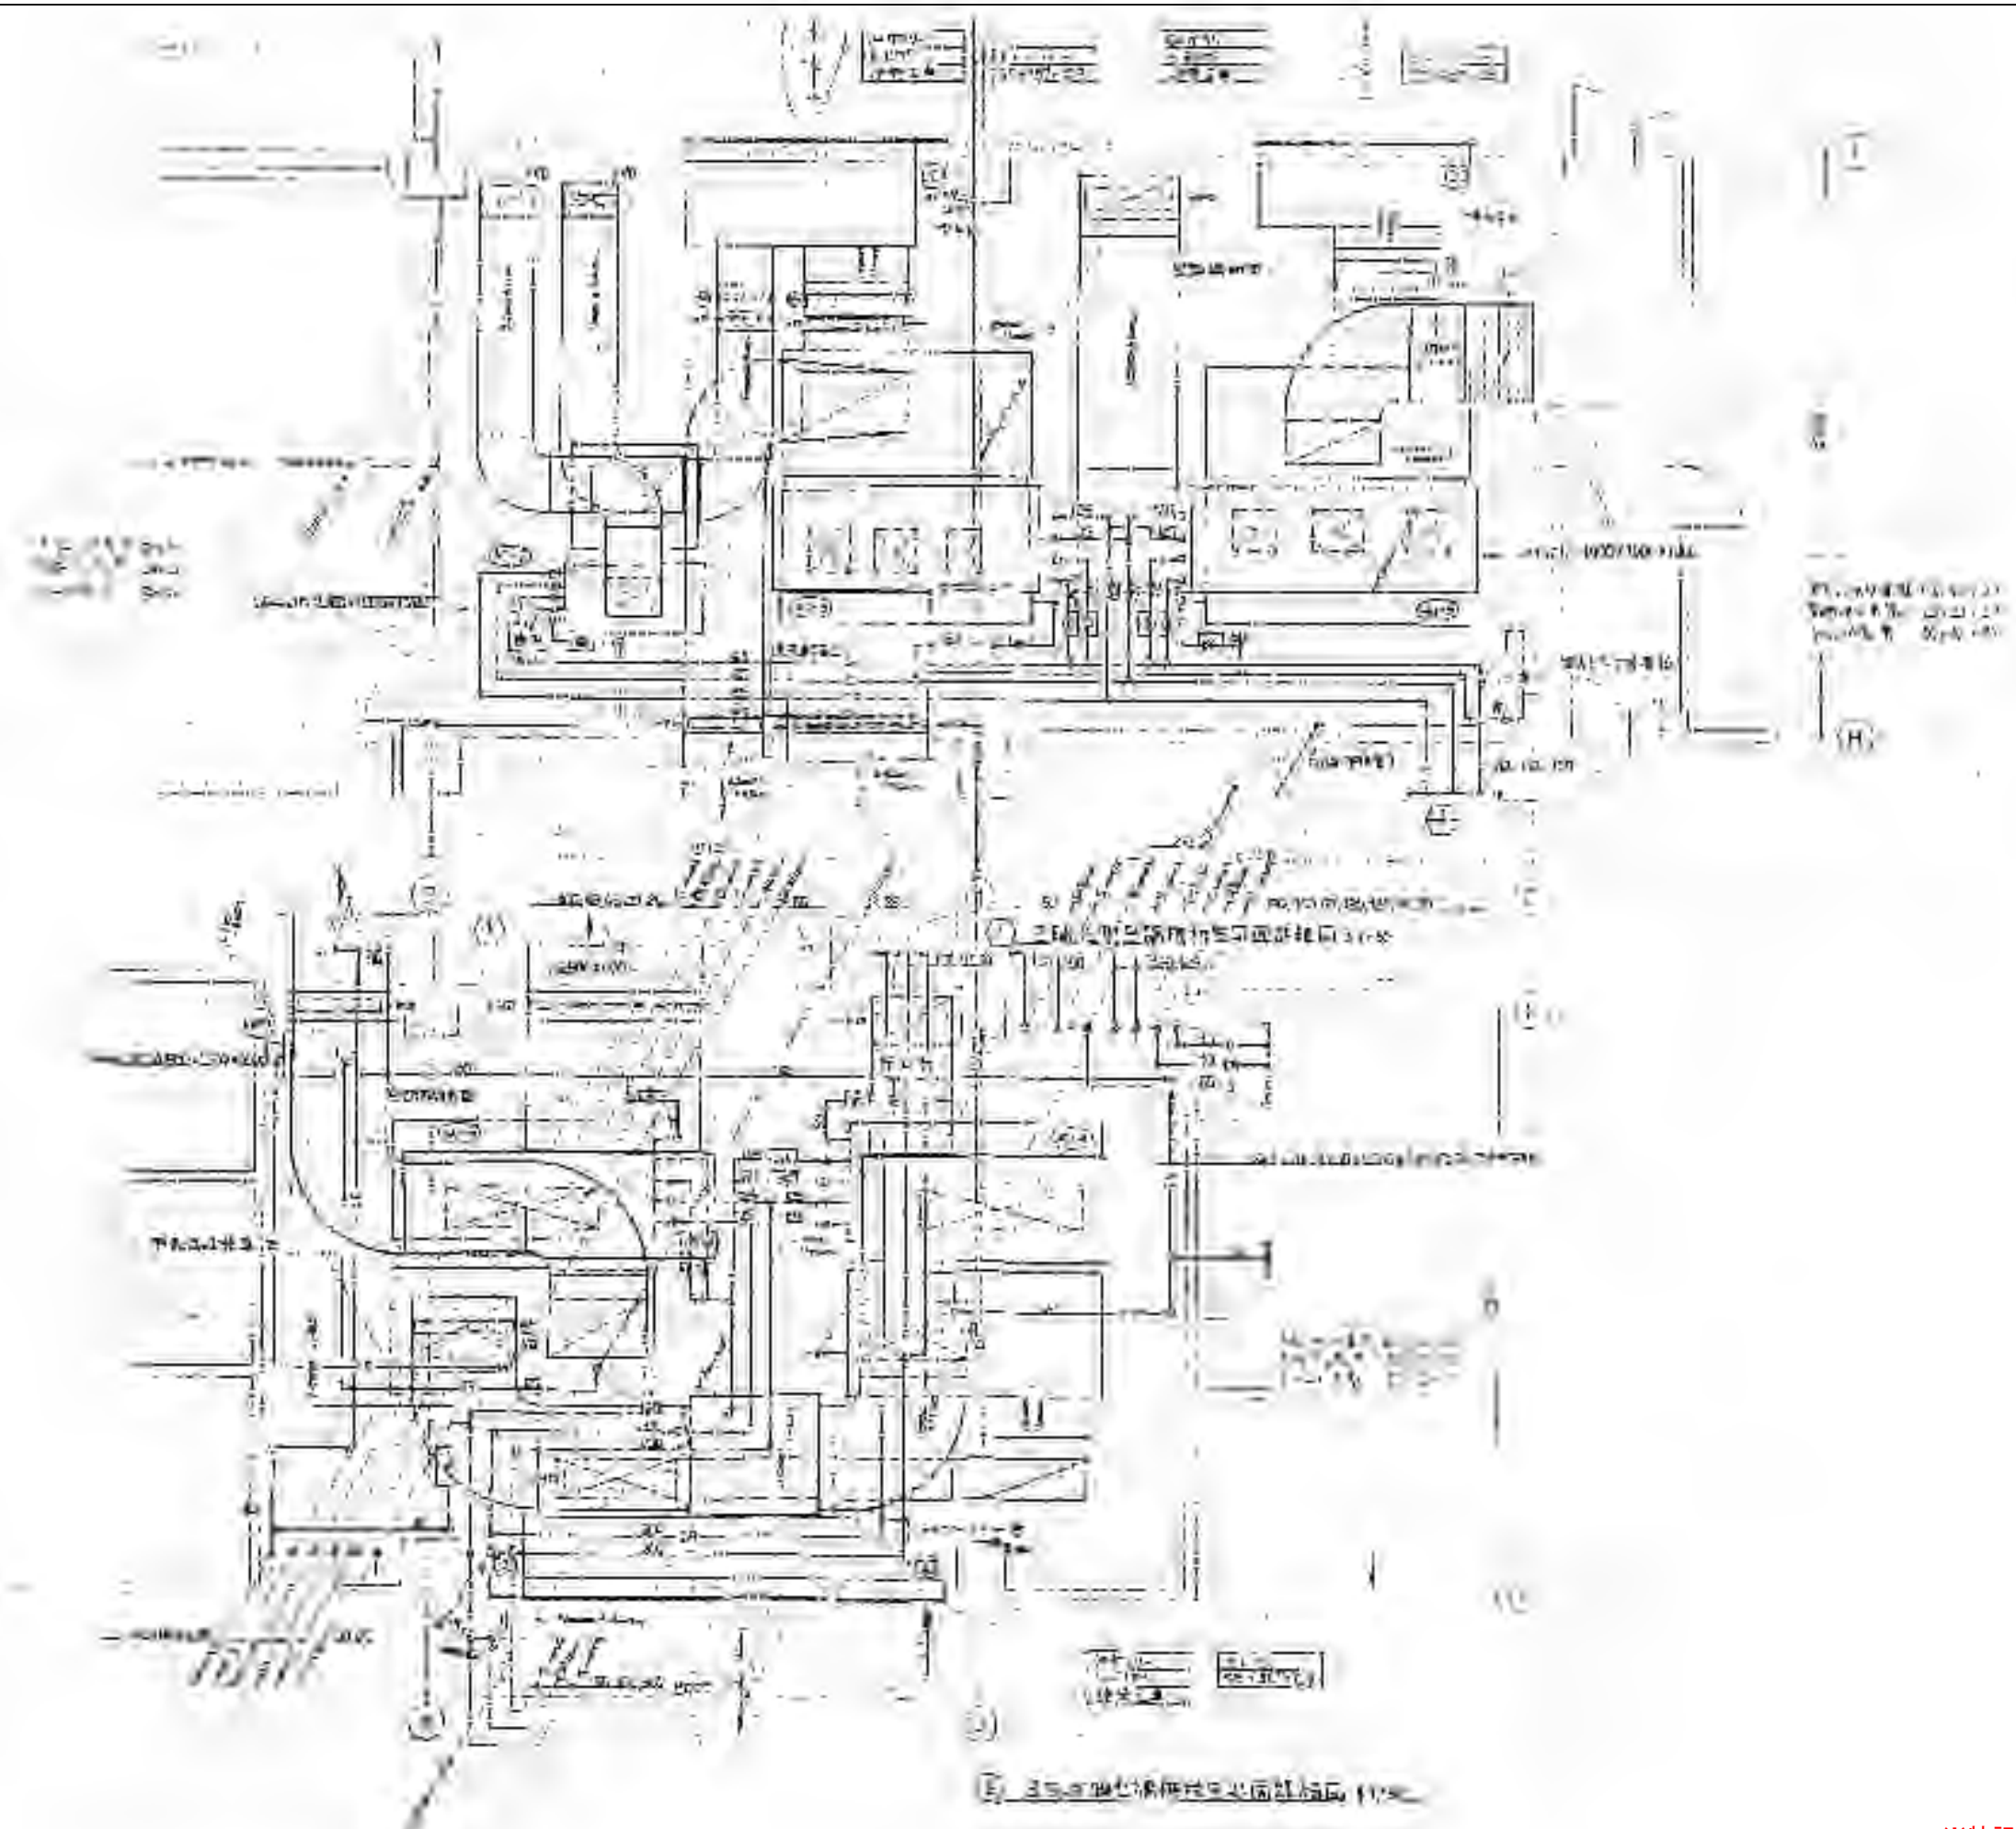

※特記以外、全て撤去。

 

SITE
株式会社サイト

〒394-0028
長野県岡谷市本町四丁目13-16
TEL: 0266-24-1070 FAX: 0266-21-1251
一級建築士事務所
(長野県) 知事登録(諏訪) G第01211号

開設者
一級建築士
登録番号153395号
濱 一平

管理建築士
一級建築士
登録番号294614号
矢崎 和夫


担当設計者
一級建築士
登録番号
号

設計者
号


訂正・特記事項	

工程名	ララオカヤ解体工事	作成年月	2026/03
図名	機械設備 空調設備3階機械室平面図(参考)	縮尺	A3 1:100

図番	No. M-15
----	----------

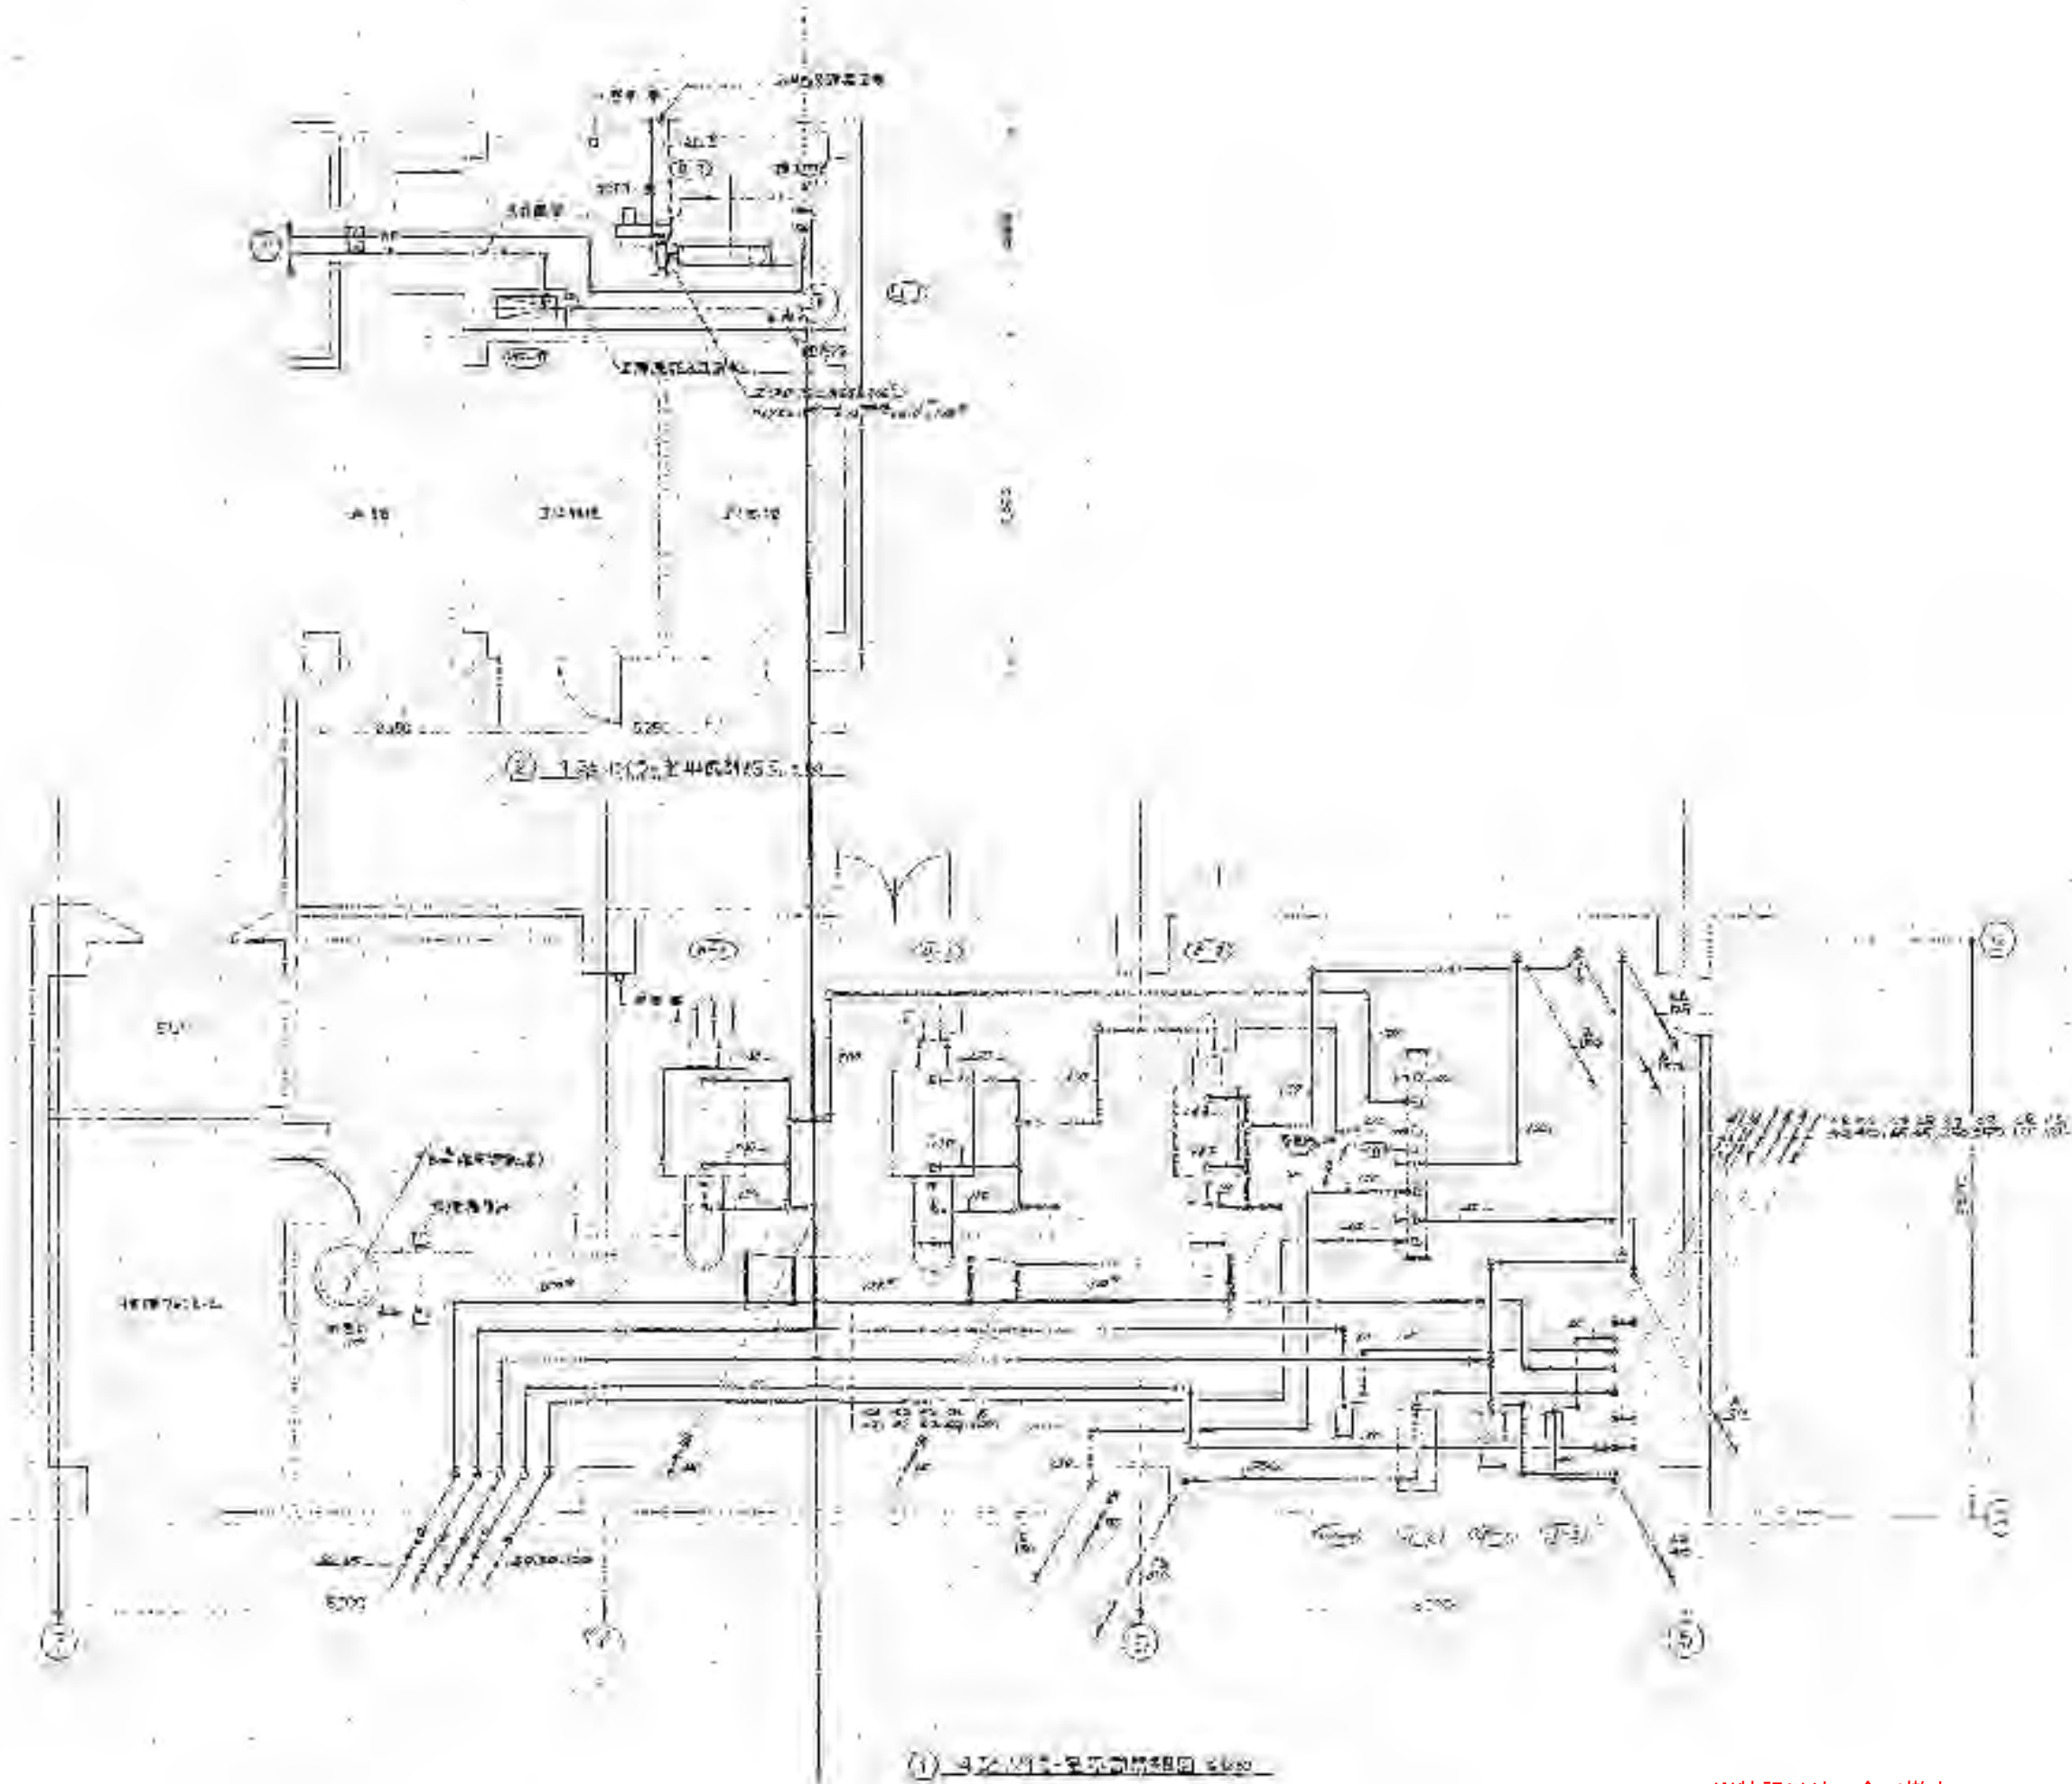

※特記以外、全て撤去。

 

SITE
株式会社サイト

〒394-0028
長野県岡谷市本町四丁目13-16
TEL. 0266-24-1070 FAX. 0266-21-1251
一級建築士事務所
(長野県) 知事登録(諏訪) G第01211号

開設者
一級建築士
登録番号153395号
濱 一平

管理建築士
一級建築士
登録番号294614号
矢崎 和夫

担当設計者
一級建築士
登録番号
号

設計者
号

訂正・特記事項


ラオカヤ解体工事

2026/03


No. M-16

機械設備 空調設備1・4階*イ-室平面図(参考)

A3 1:100

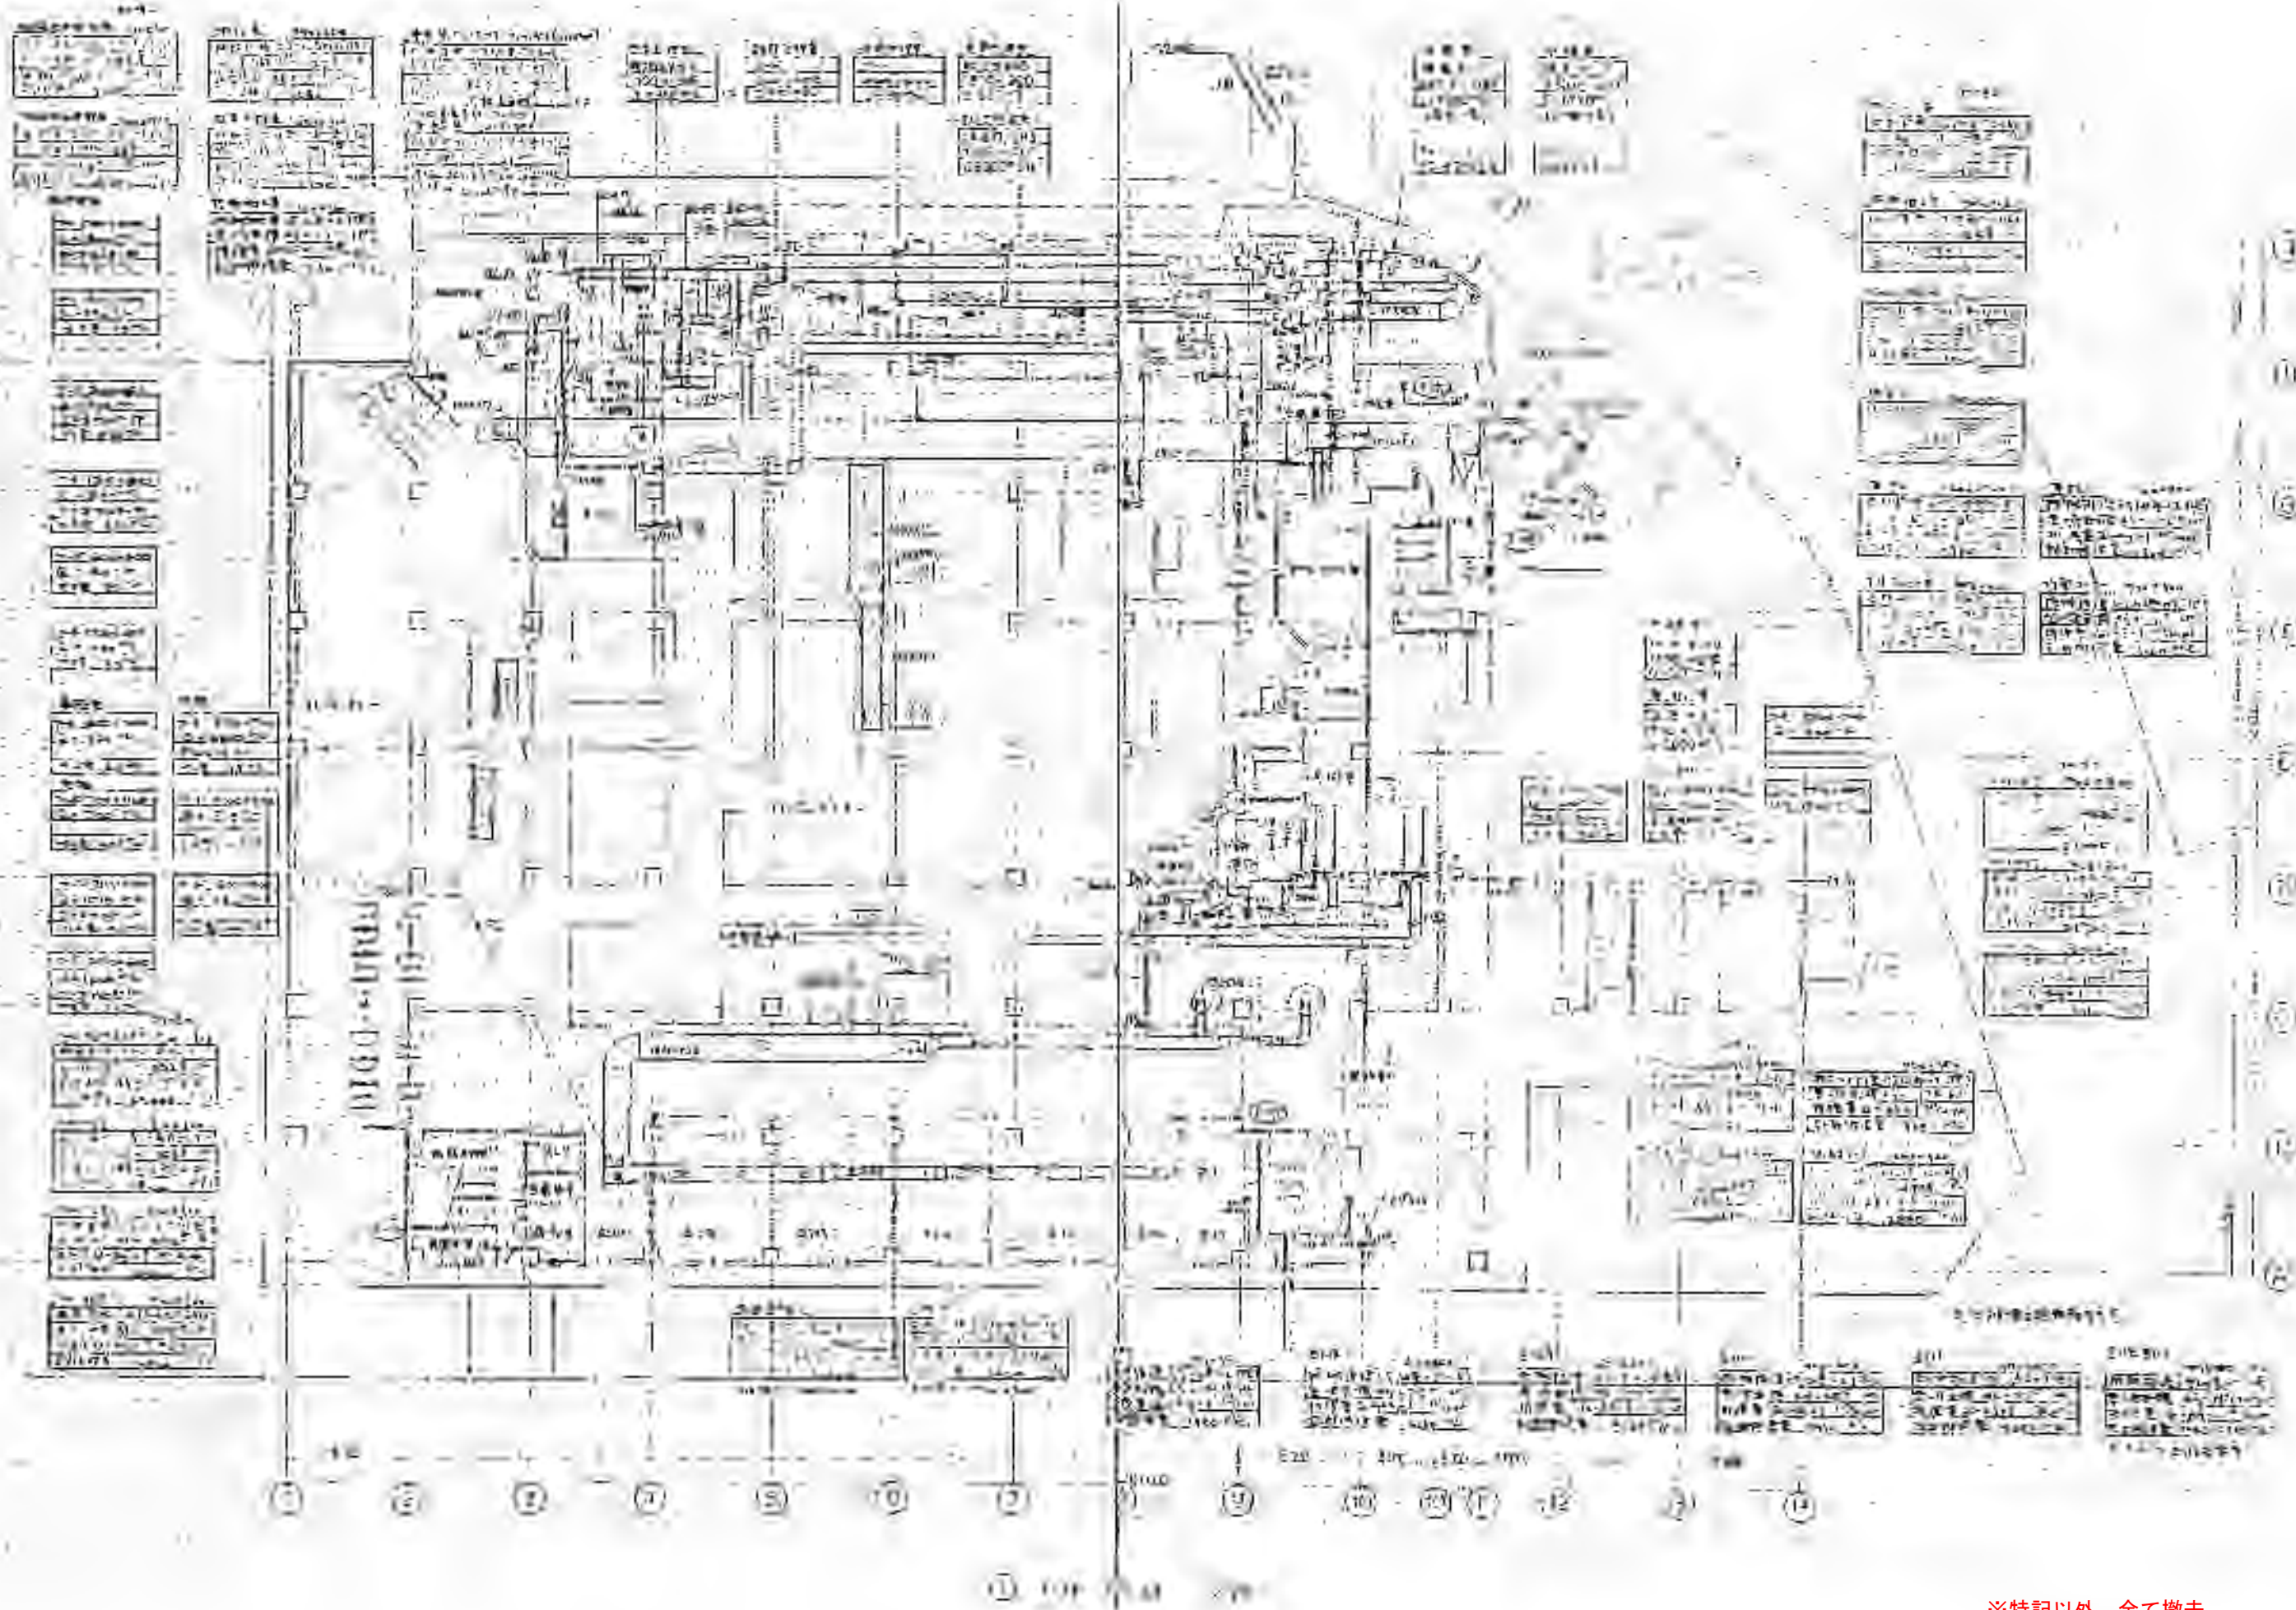

※特記以外、全て撤去。

 

SITE


〒394-0028
長野県岡谷市本町四丁目13-16
TEL. 0266-24-1070 FAX. 0266-21-1251
一級建築士事務所
(長野県)知事登録(諏訪)G第01211号

株式会社サイト


開設者	管理建築士	担当設計者	設計者
一級建築士 登録番号153395号 濱一平	一級建築士 登録番号294614号 矢崎和夫	一級建築士 登録番号 号	号

訂正・特記事項		

工事名	ラオカヤ解体工事	図番	2026/03	図名	No. M-17
	機械設備 換気排煙設備1階平面図(参考)	縮尺	A3 1:400		

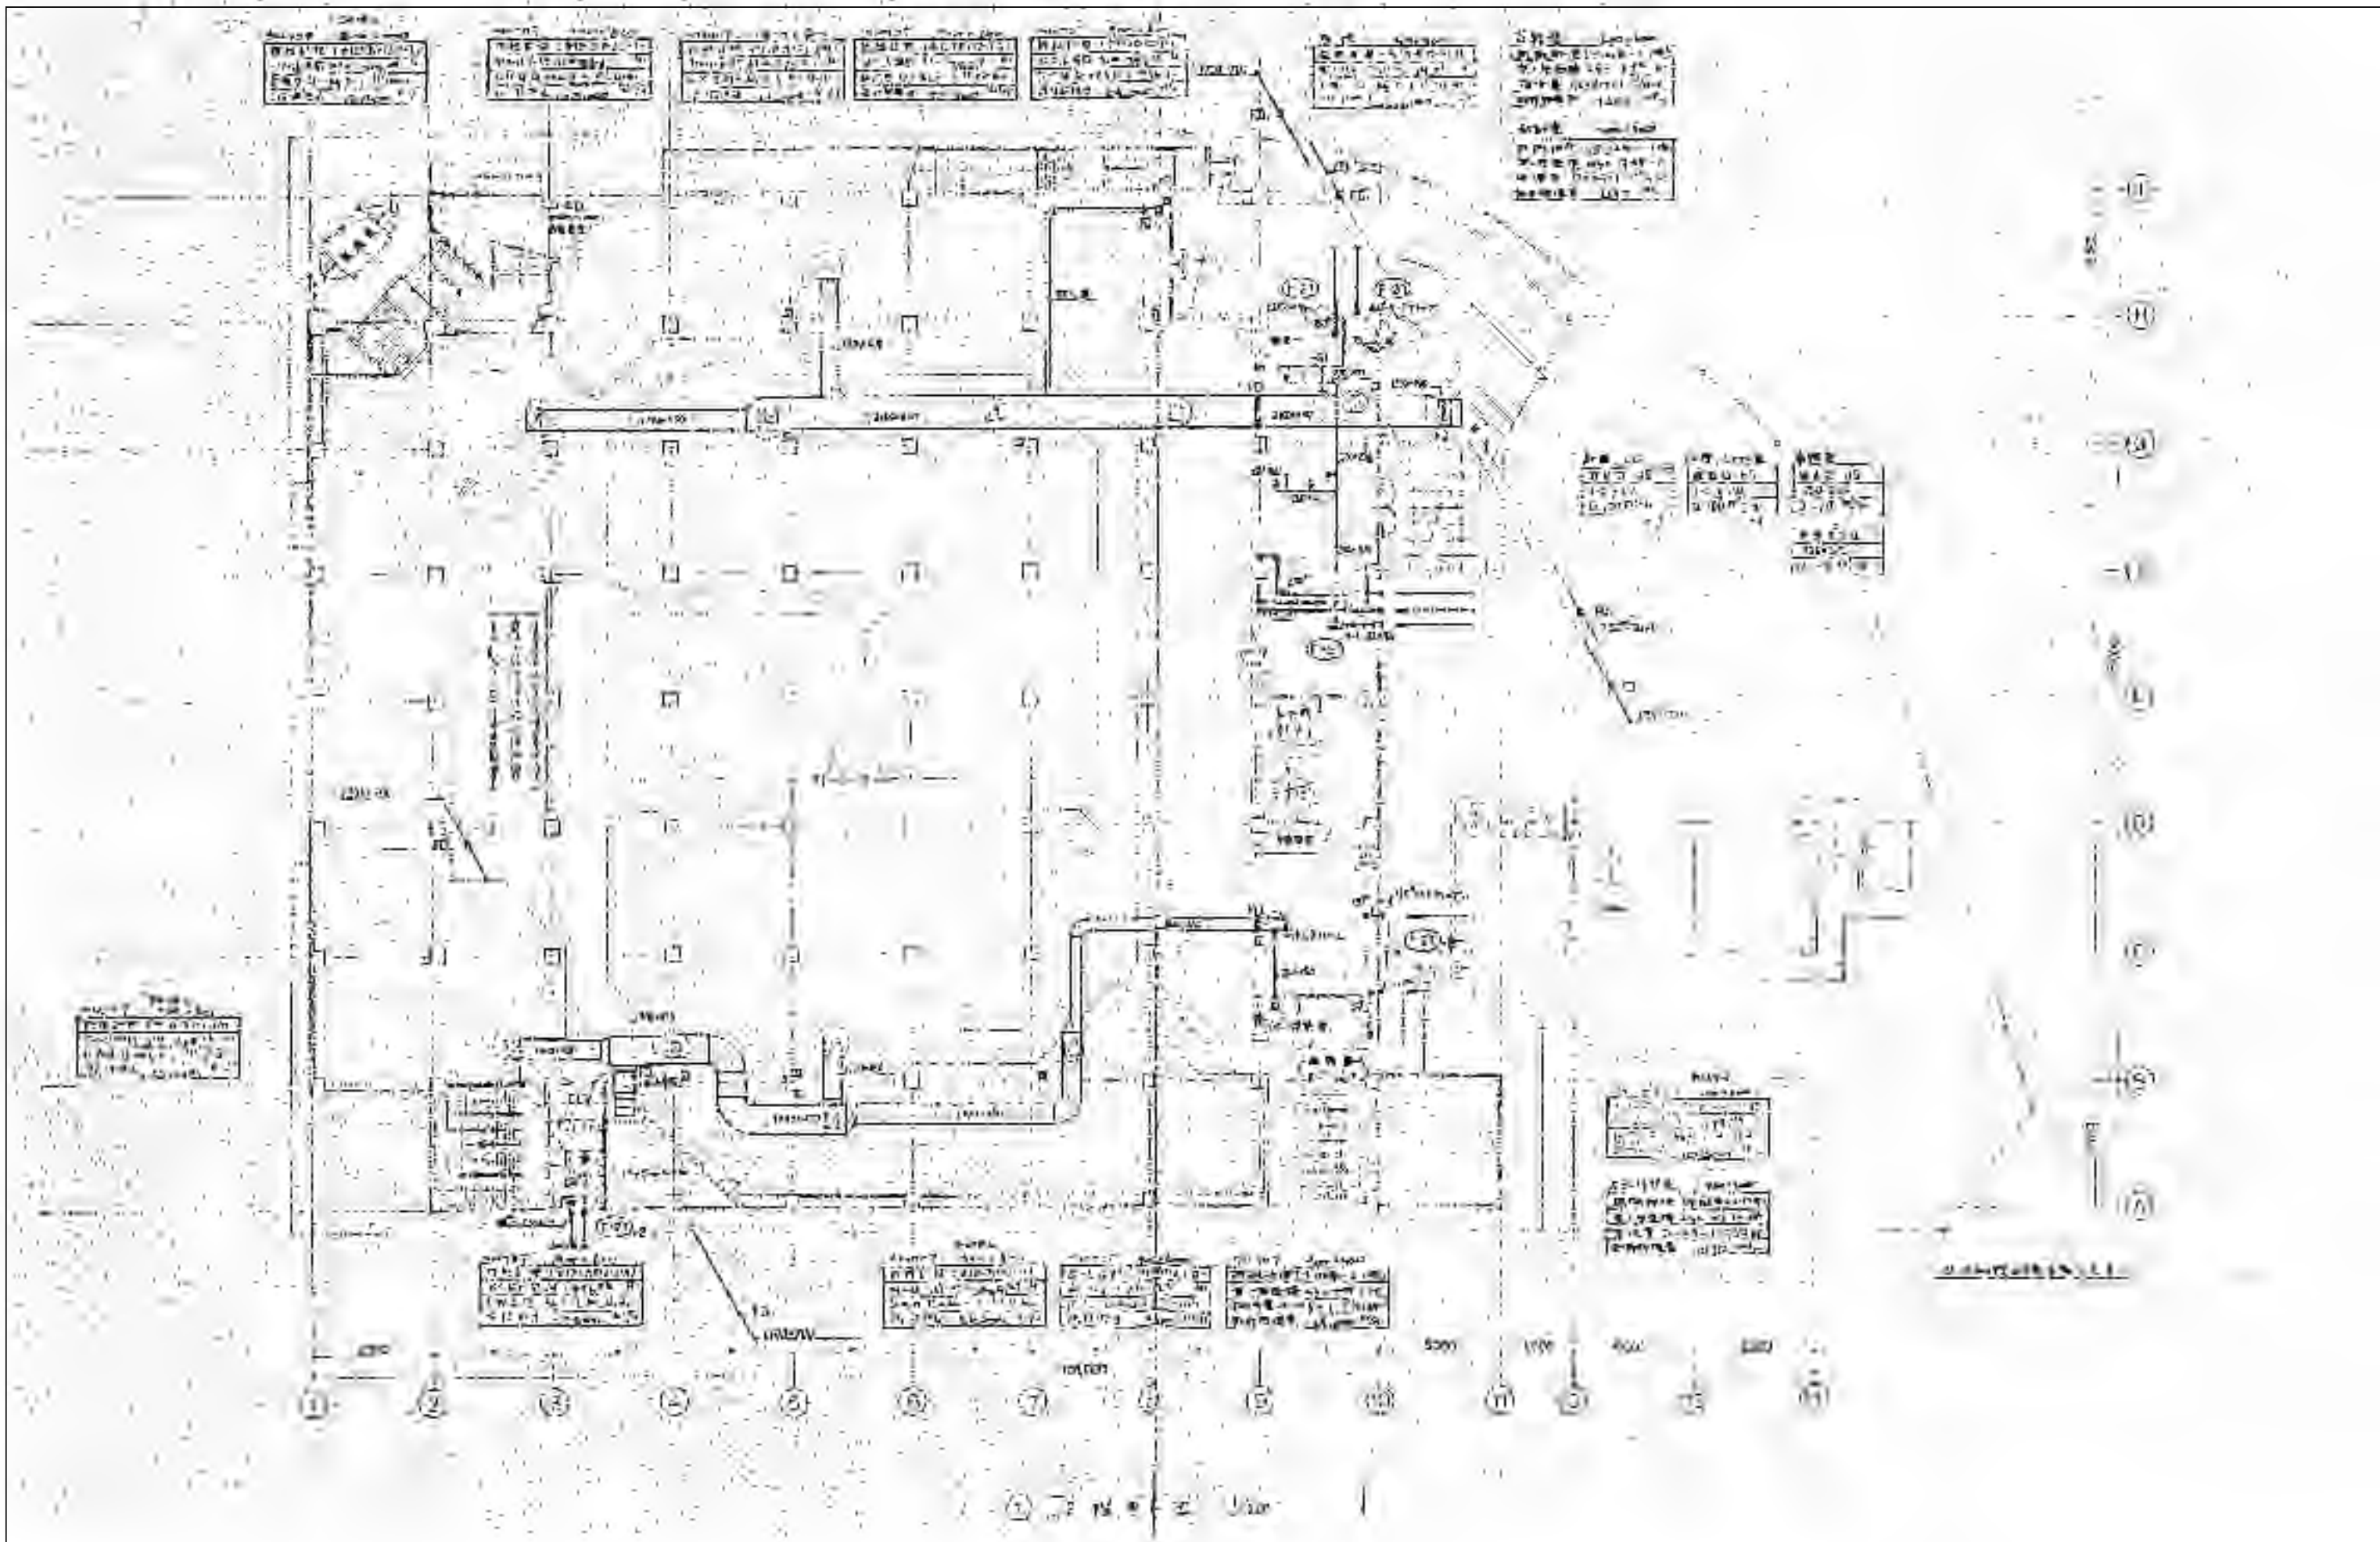

※特記以外、全て撤去。

 

SITE
株式会社サイト

〒394-0028
長野県岡谷市本町四丁目13-16
TEL: 0266-24-1070 FAX: 0266-21-1251
一級建築士事務所
(長野県) 知事登録 (諏訪) G第01211号

開設者
第一平

管理建築士
矢崎 和夫

担当設計者
一級建築士
登録番号294614号

設計者
一級建築士
登録番号

訂正・特記事項


ラオカヤ解体工事

2026/03


No. M-18

機械設備 換気排煙設備2階平面図 (参考)

A3 1:400

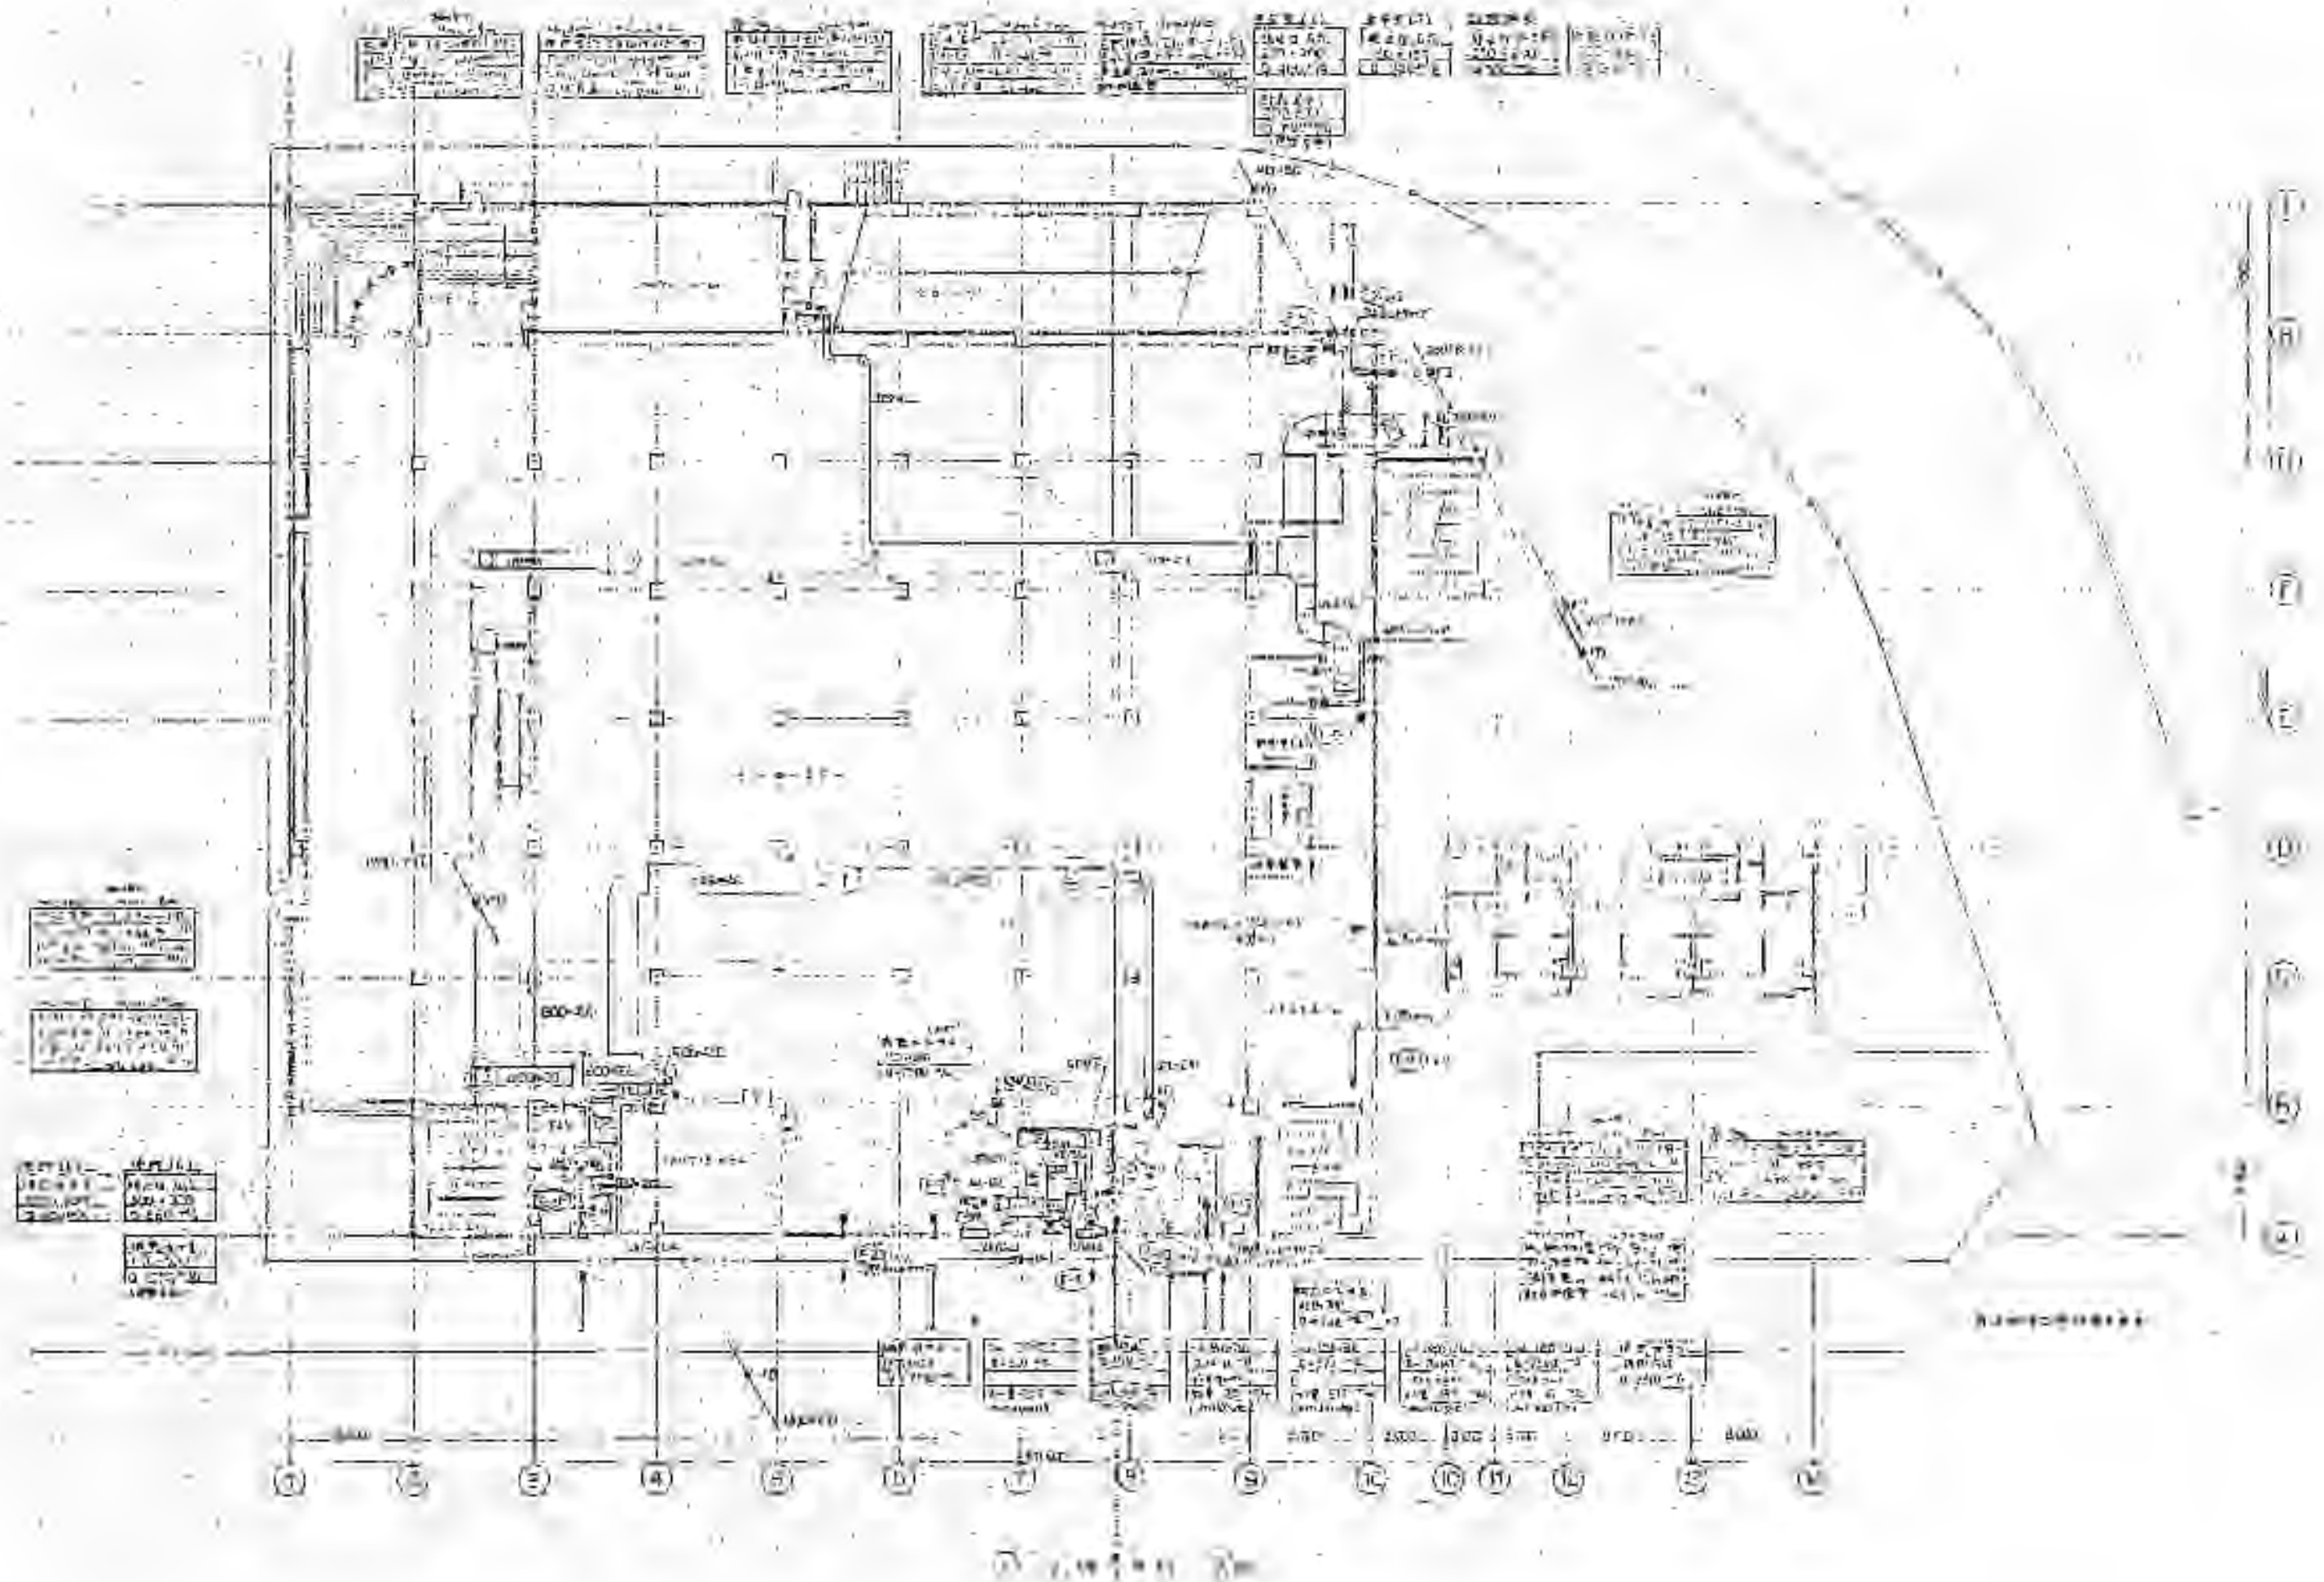

※特記以外、全て撤去。

 

SITE

〒394-0028
長野県岡谷市本町四丁目13-16
TEL. 0266-24-1070 FAX. 0266-21-1251
一級建築士事務所
(長野県) 知事登録(諏訪) 6第01211号

株式会社サイト

開設者
一級建築士
登録番号153395号
第一平

管理建築士
一級建築士
登録番号294614号
矢崎 和夫

担当設計者
一級建築士
登録番号
号

設計者
号

訂正・特記事項

--	--	--	--	--	--	--	--	--	--	--	--	--	--	--	--	--	--	--


ラオカヤ解体工事

2026/03


機械設備 換気排煙設備3階平面図(参考)

A3 1:400

No. M-19

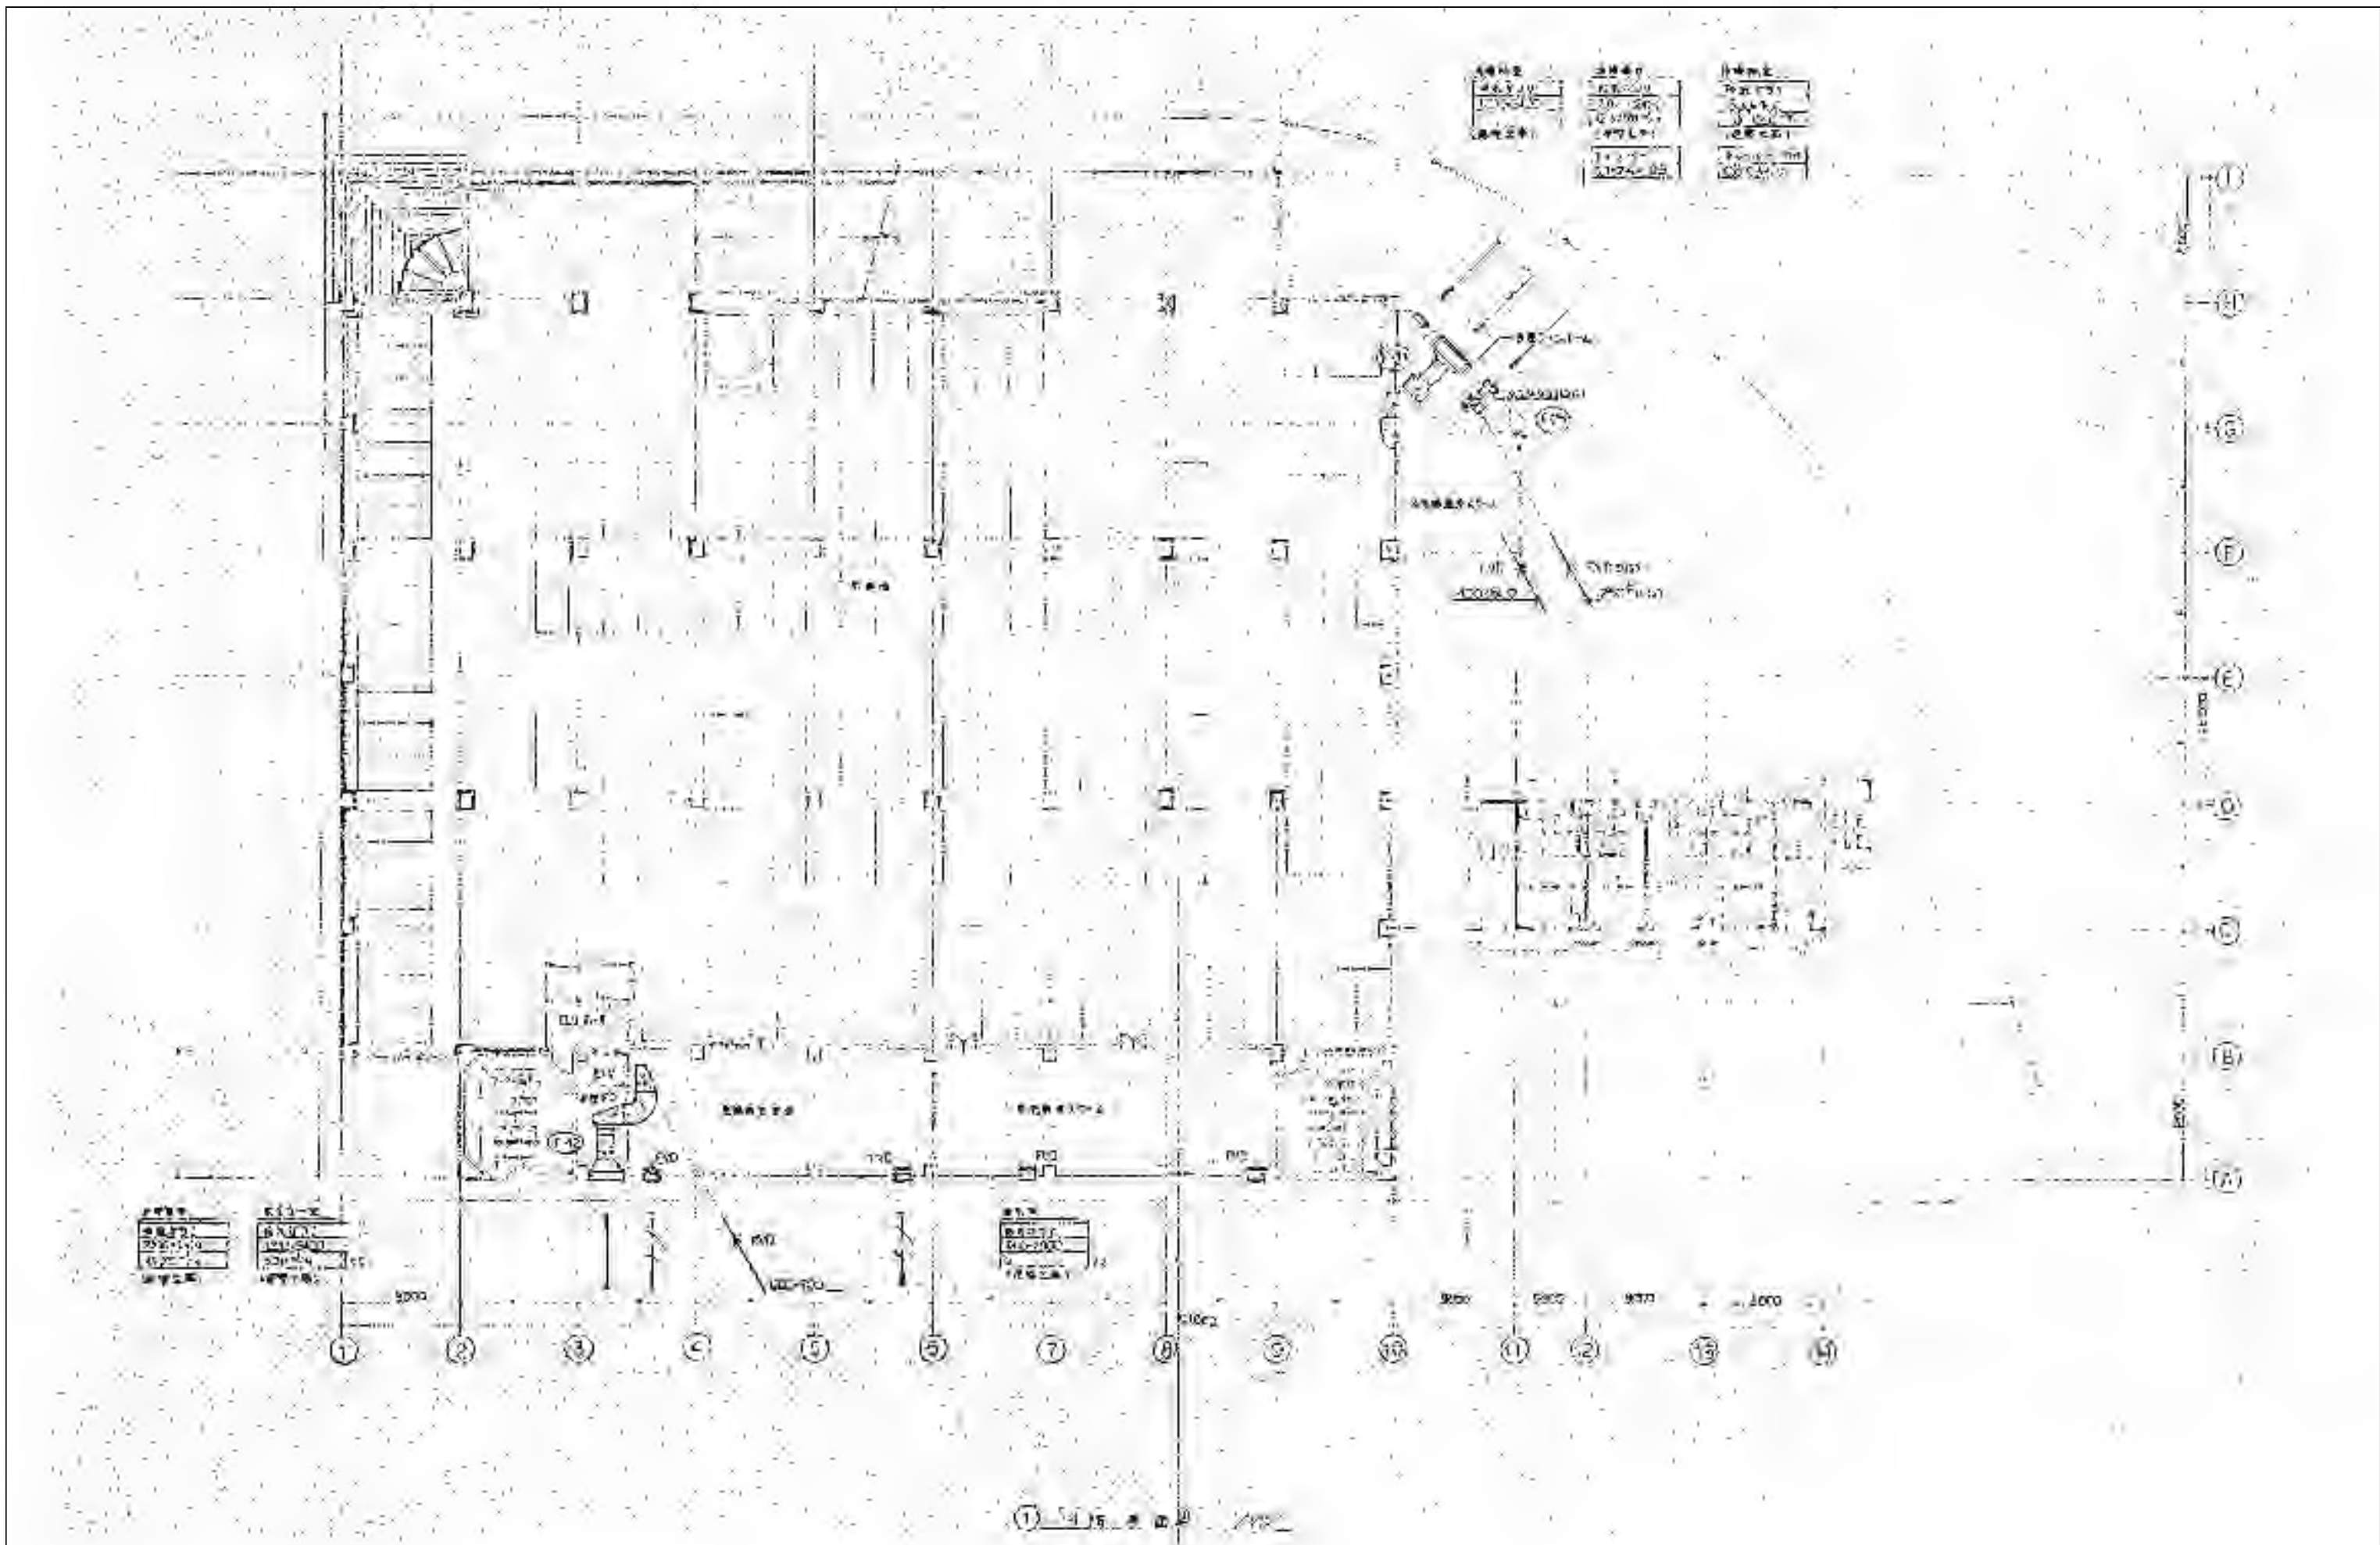

※特記以外、全て撤去。

 

SITE
株式会社サイト

〒394-0028
長野県岡谷市本町四丁目13-16
TEL: 0266-24-1070 FAX: 0266-21-1251
一級建築士事務所
(長野県) 知事登録 (諏訪) G第01211号

開設者 管理建築士
一級建築士
登録番号153395号
第一平

担当設計者 一級建築士
登録番号294614号
矢崎 和夫

設計者 一級建築士
登録番号
号

訂正・特記事項


ラオカヤ解体工事

2026/03


No. M-20

機械設備 換気排煙設備4階平面図 (参考)

A3 1:400

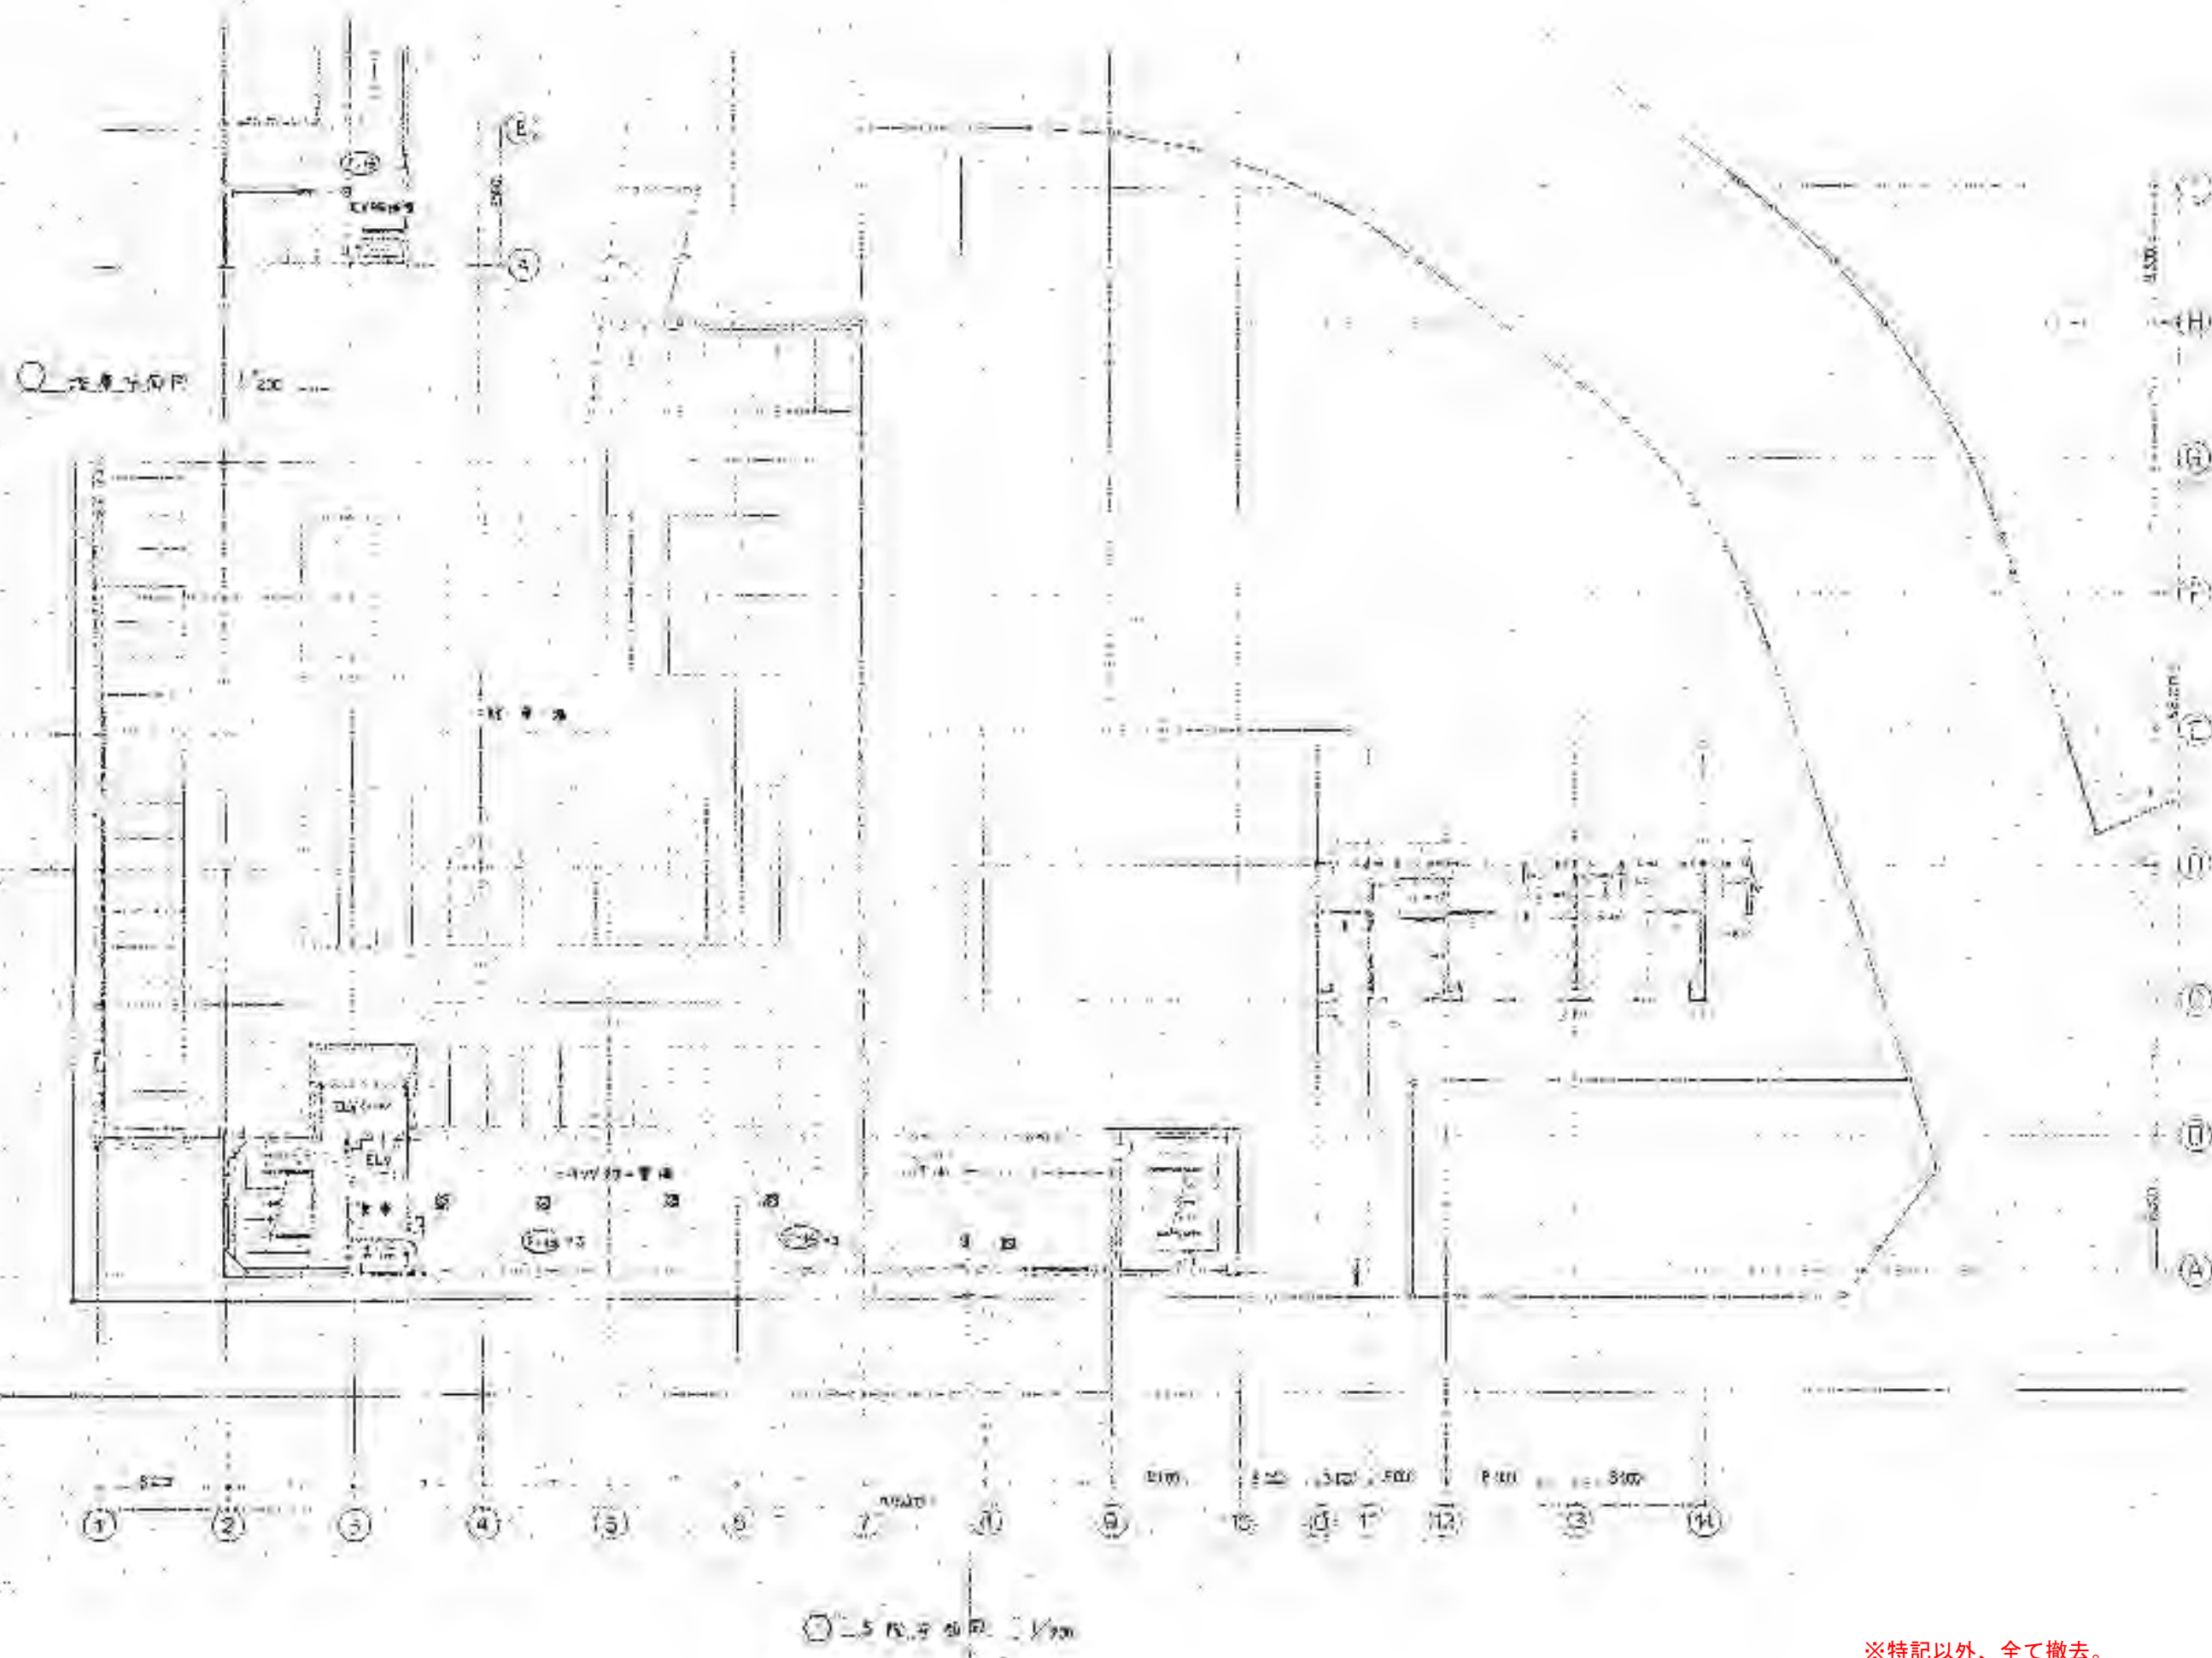

※特記以外、全て撤去。

 

SITE
株式会社サイト

〒394-0028
長野県岡谷市本町四丁目13-16
TEL 0266-24-1070 FAX 0266-21-1251
一級建築士事務所
(長野県) 知事登録(調訪) 6第01211号

開設者 管理建築士
一級建築士 登録番号153395号
第一平

担当設計者 一級建築士
一級建築士 登録番号294614号
矢崎 和夫

設計者
号

訂正・特記事項

--	--	--	--	--	--	--	--	--	--	--	--	--	--	--


ララオカヤ解体工事

機械設備 換気排煙設備5階平面図 (参考)

2026/03


A3 1:400

No. M-21

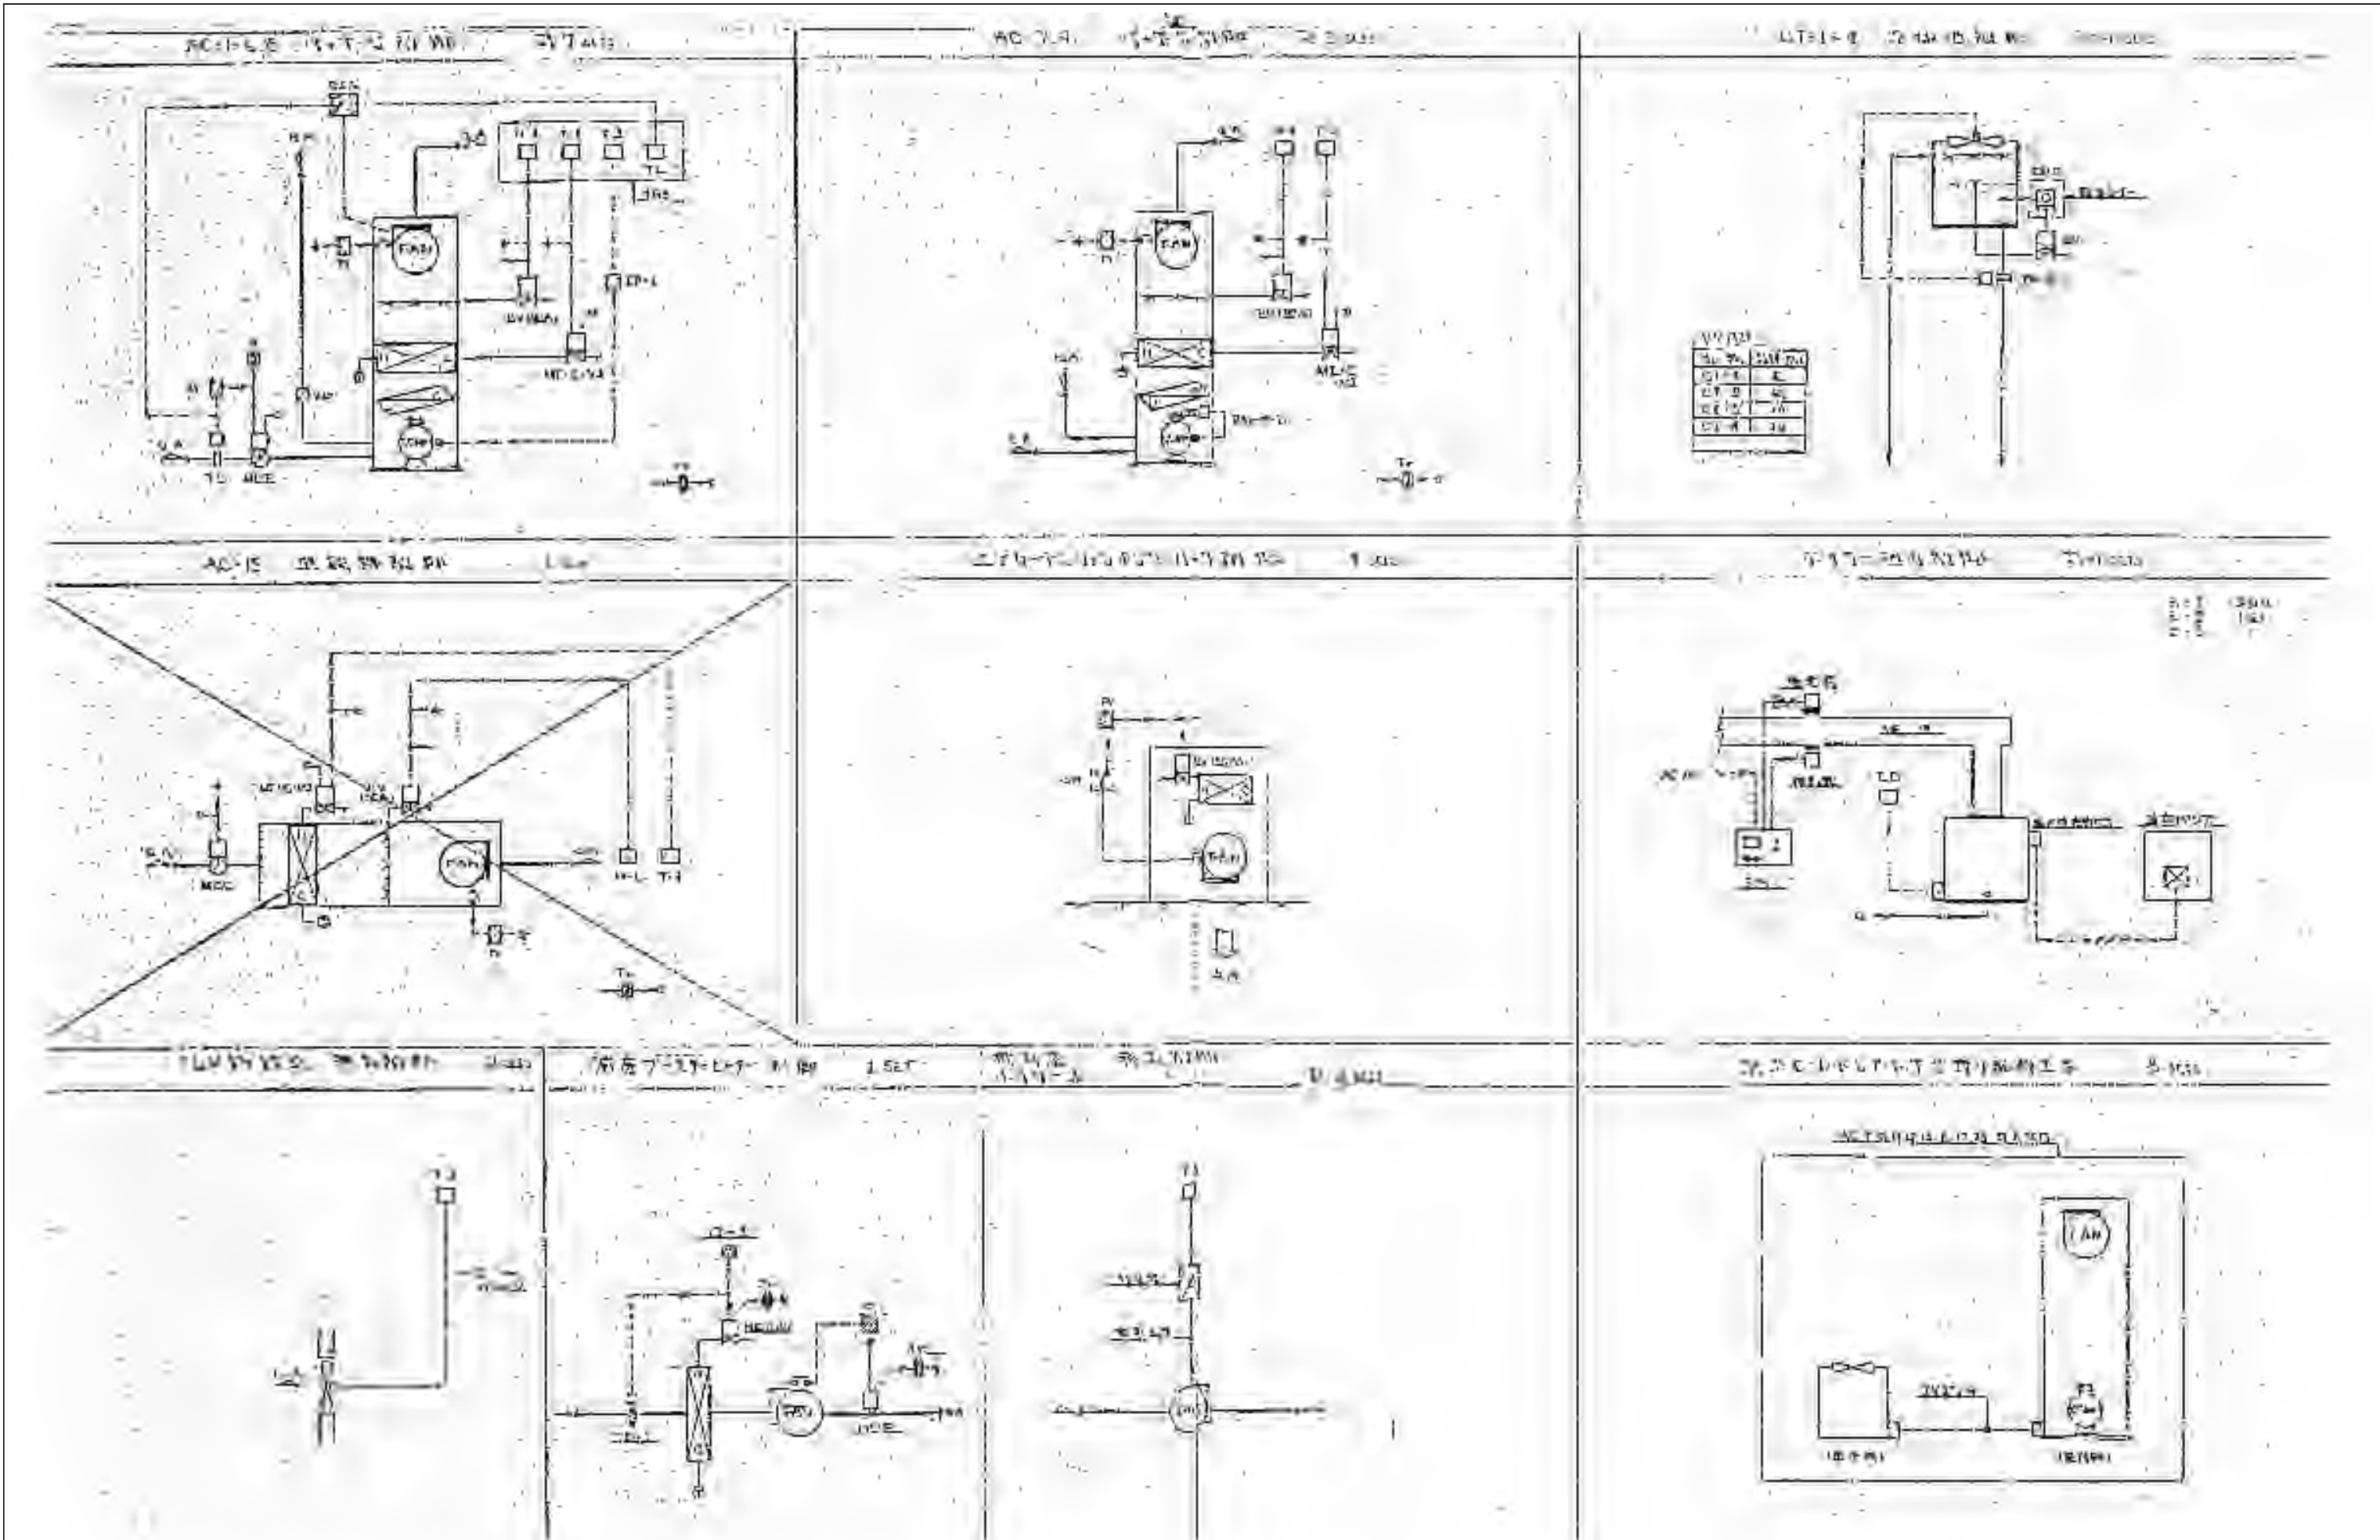


品名	数量
ポンプ	1台
タンク	1台
弁	1個
配管	1m

 
※特記以外、全て撤去。



SITE 〒394-0028 長野県岡谷市本町四丁目13-16 TEL: 0266-24-1070 FAX: 0266-21-1251 一級建築士事務所 株式会社サイト (長野県) 知事登録(諏訪) G第01211号	開設者 一級建築士 登録番号153395号 濱 一平	管理建築士 一級建築士 登録番号294614号 矢崎 和夫	担当設計者 一級建築士 登録番号 号	設計者 号	訂正・特記事項	2026/03 No. M-22
	ララオカ解体工事 機械設備 自動制御設備図-1(参考)					No Scale

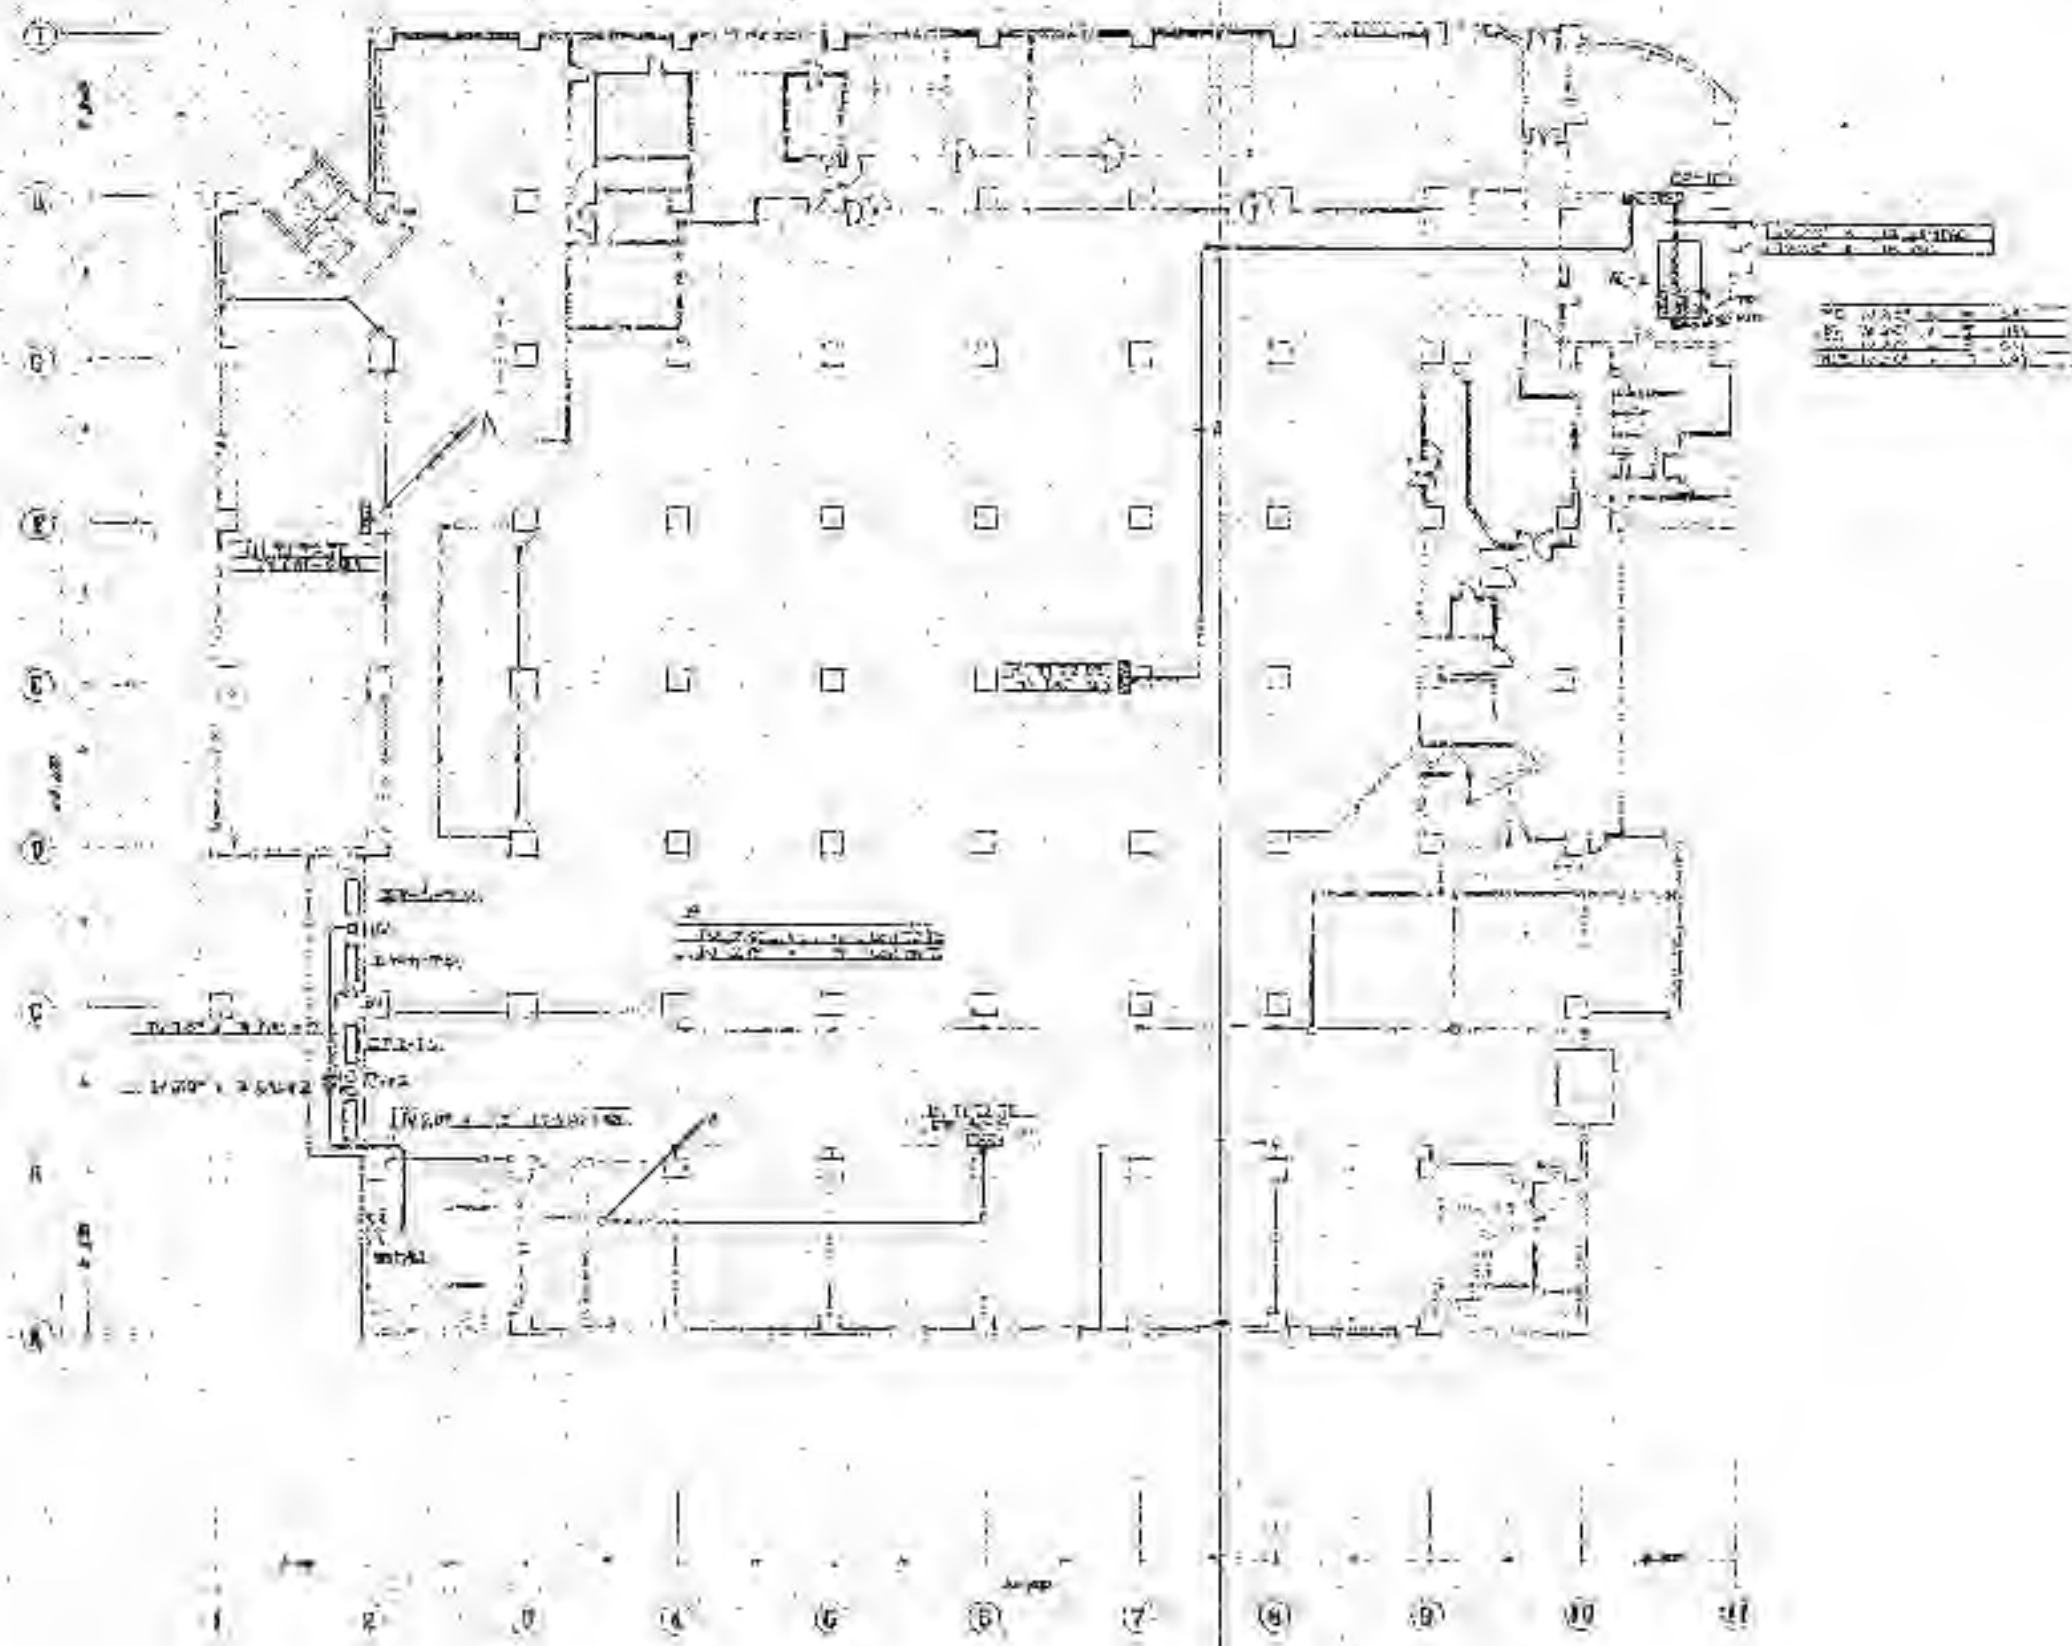

※特記以外、全て撤去。

 

SITE
株式会社サイト

〒394-0028
長野県岡谷市本町四丁目13-16
TEL: 0266-24-1070 FAX: 0266-21-1251
一級建築士事務所
(長野県) 知事登録(諏訪) G第01211号

開設者
管理建築士
一級建築士
登録番号153395号
濱 一平

担当設計者
一級建築士
登録番号294614号
矢崎 和夫

設計者
一級建築士
登録番号
号

訂正・特記事項

--	--	--	--	--	--	--	--	--	--	--	--	--	--

工名

ラオカヤ解体工事


作成年月
2026/03

図番
No. M-24


図名

機械設備 自動制御設備1階平面図 (参考)

縮尺
A3 1:400

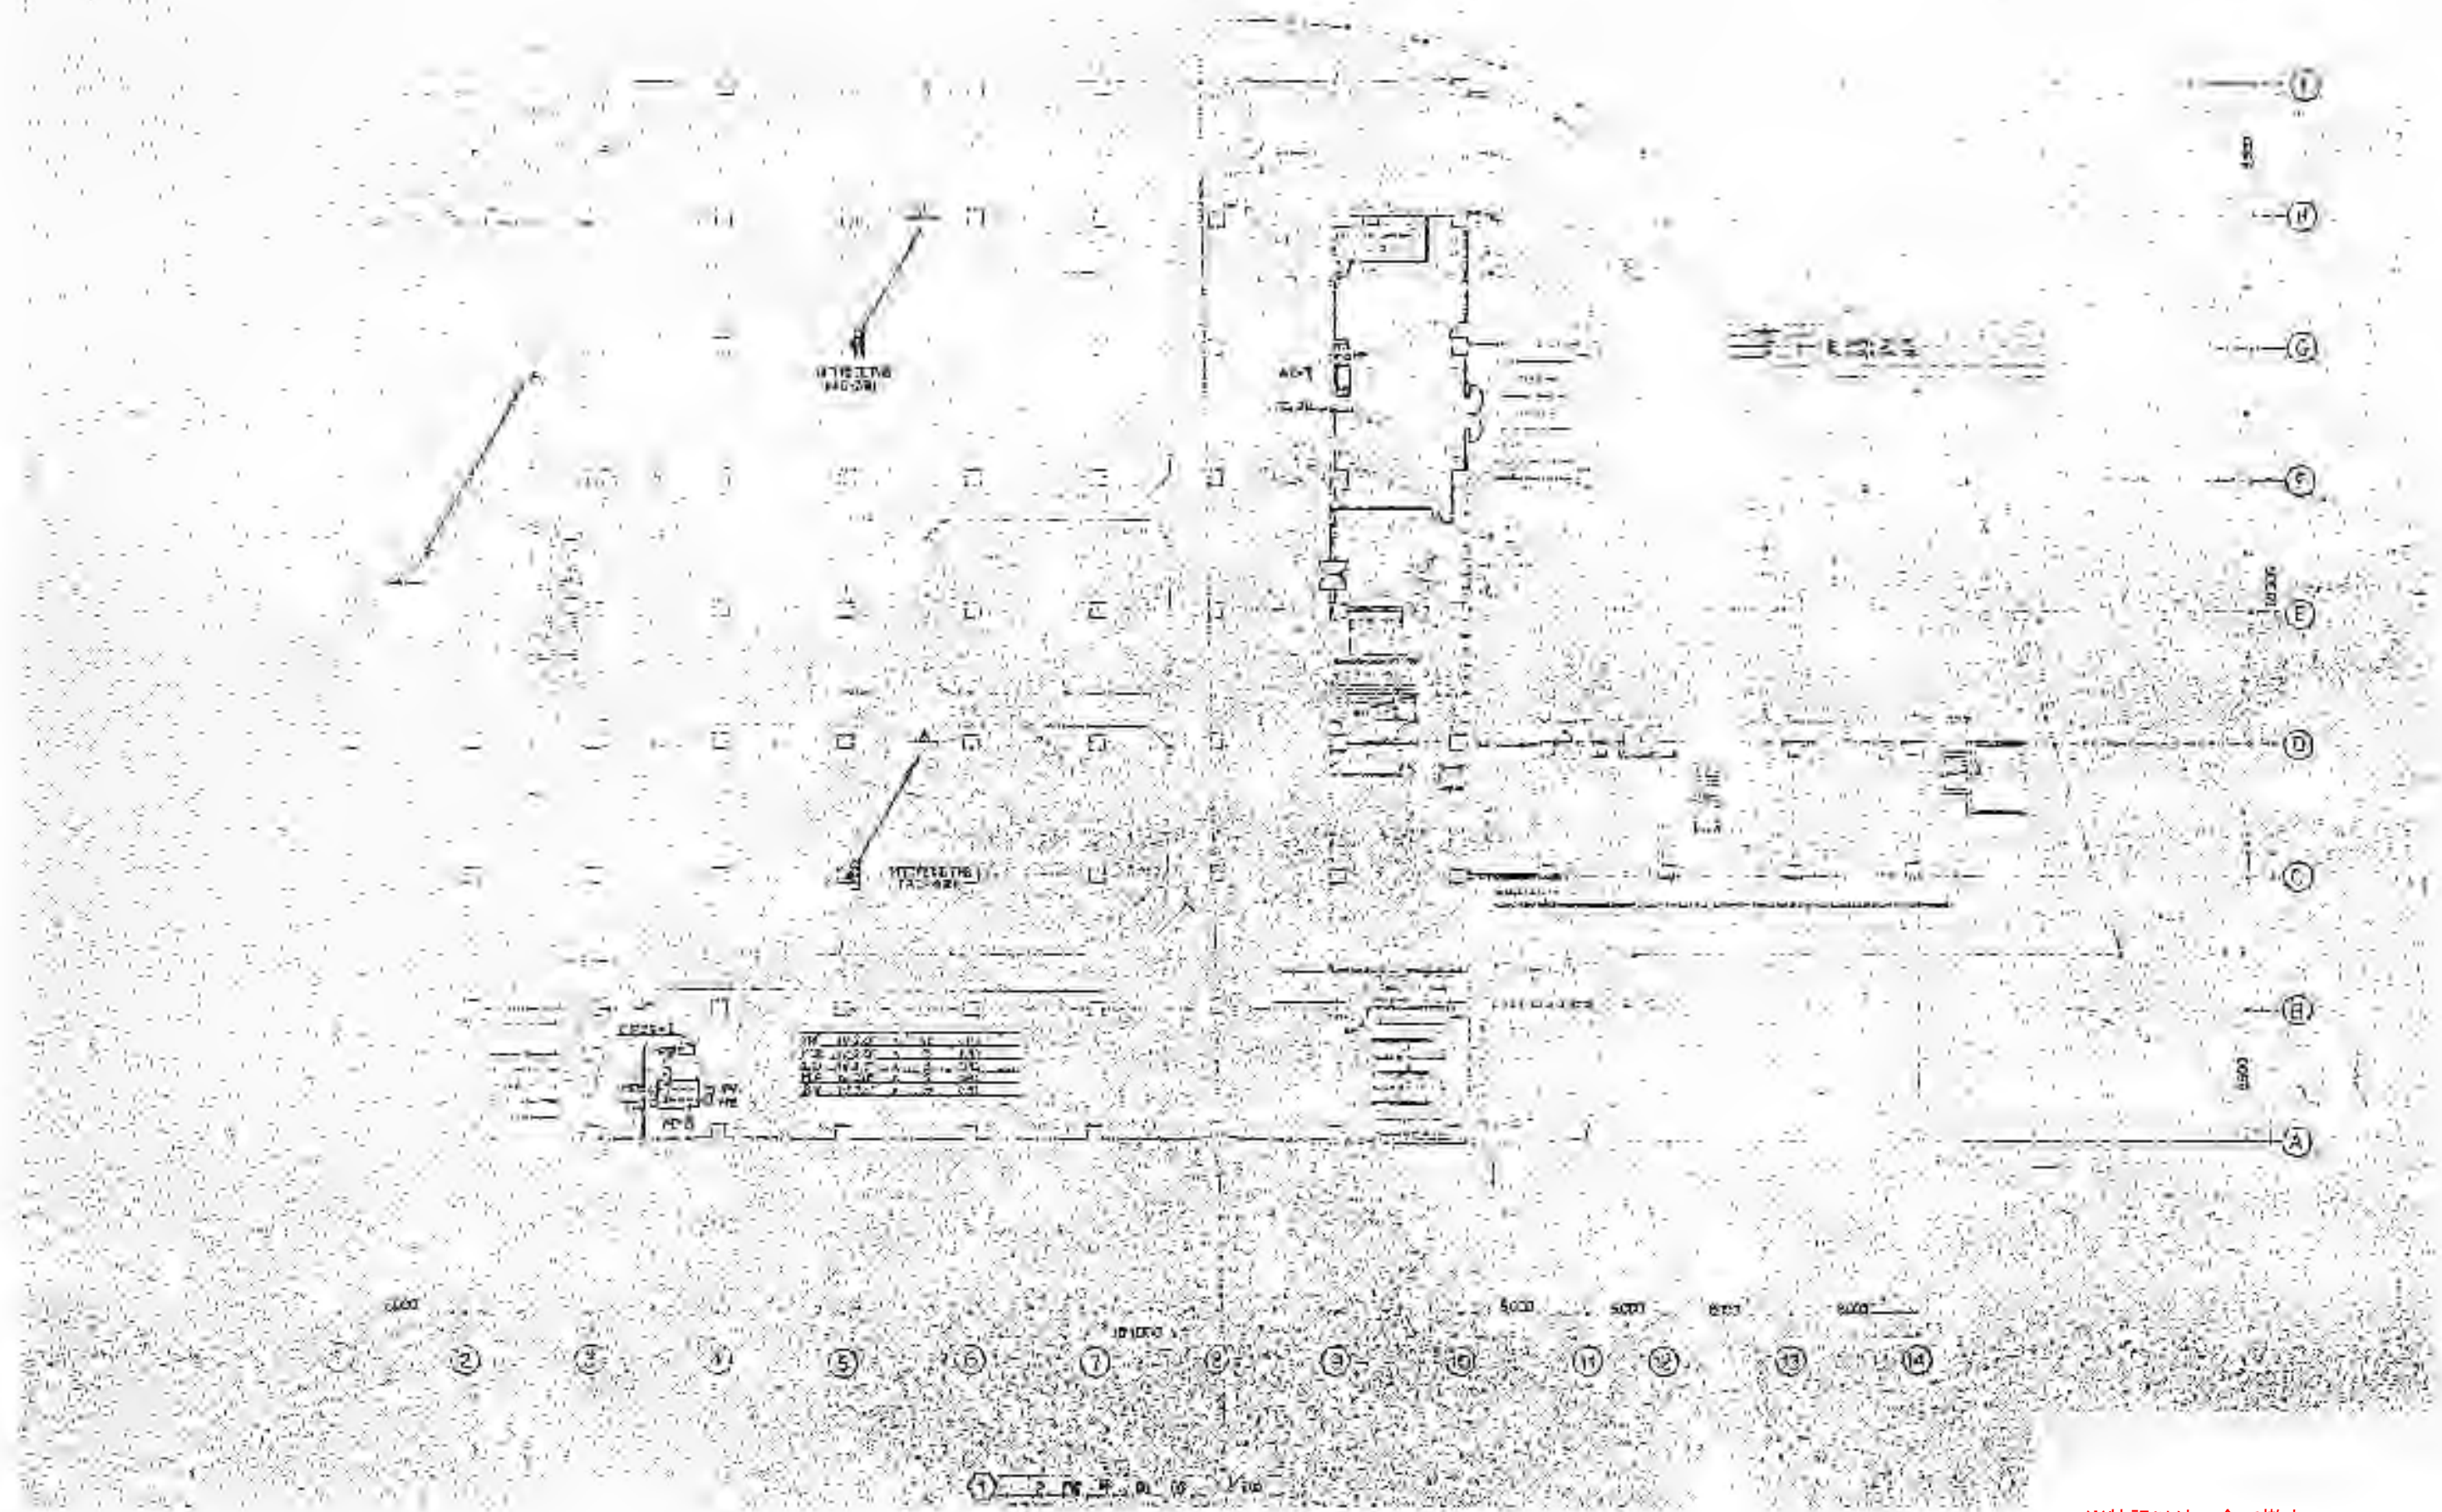

※特記以外、全て撤去。

 

SITE
株式会社サイト


〒394-0028
長野県岡谷市本町四丁目13-16
TEL. 0266-24-1070 FAX. 0266-21-1251
一級建築士事務所
(長野県) 知事登録(諏訪) G第81211号

開設者	管理建築士	担当設計者	設計者
一級建築士 登録番号153395号	一級建築士 登録番号294614号	一級建築士 登録番号	号
濱 一平	矢崎 和夫		


訂正・特記事項	

工程名	ララオカヤ解体工事	作成年月	2026/03
図名	機械設備 自動制御設備2階平面図 (参考)	縮尺	A3 1:400

図番	No. M-25
----	----------

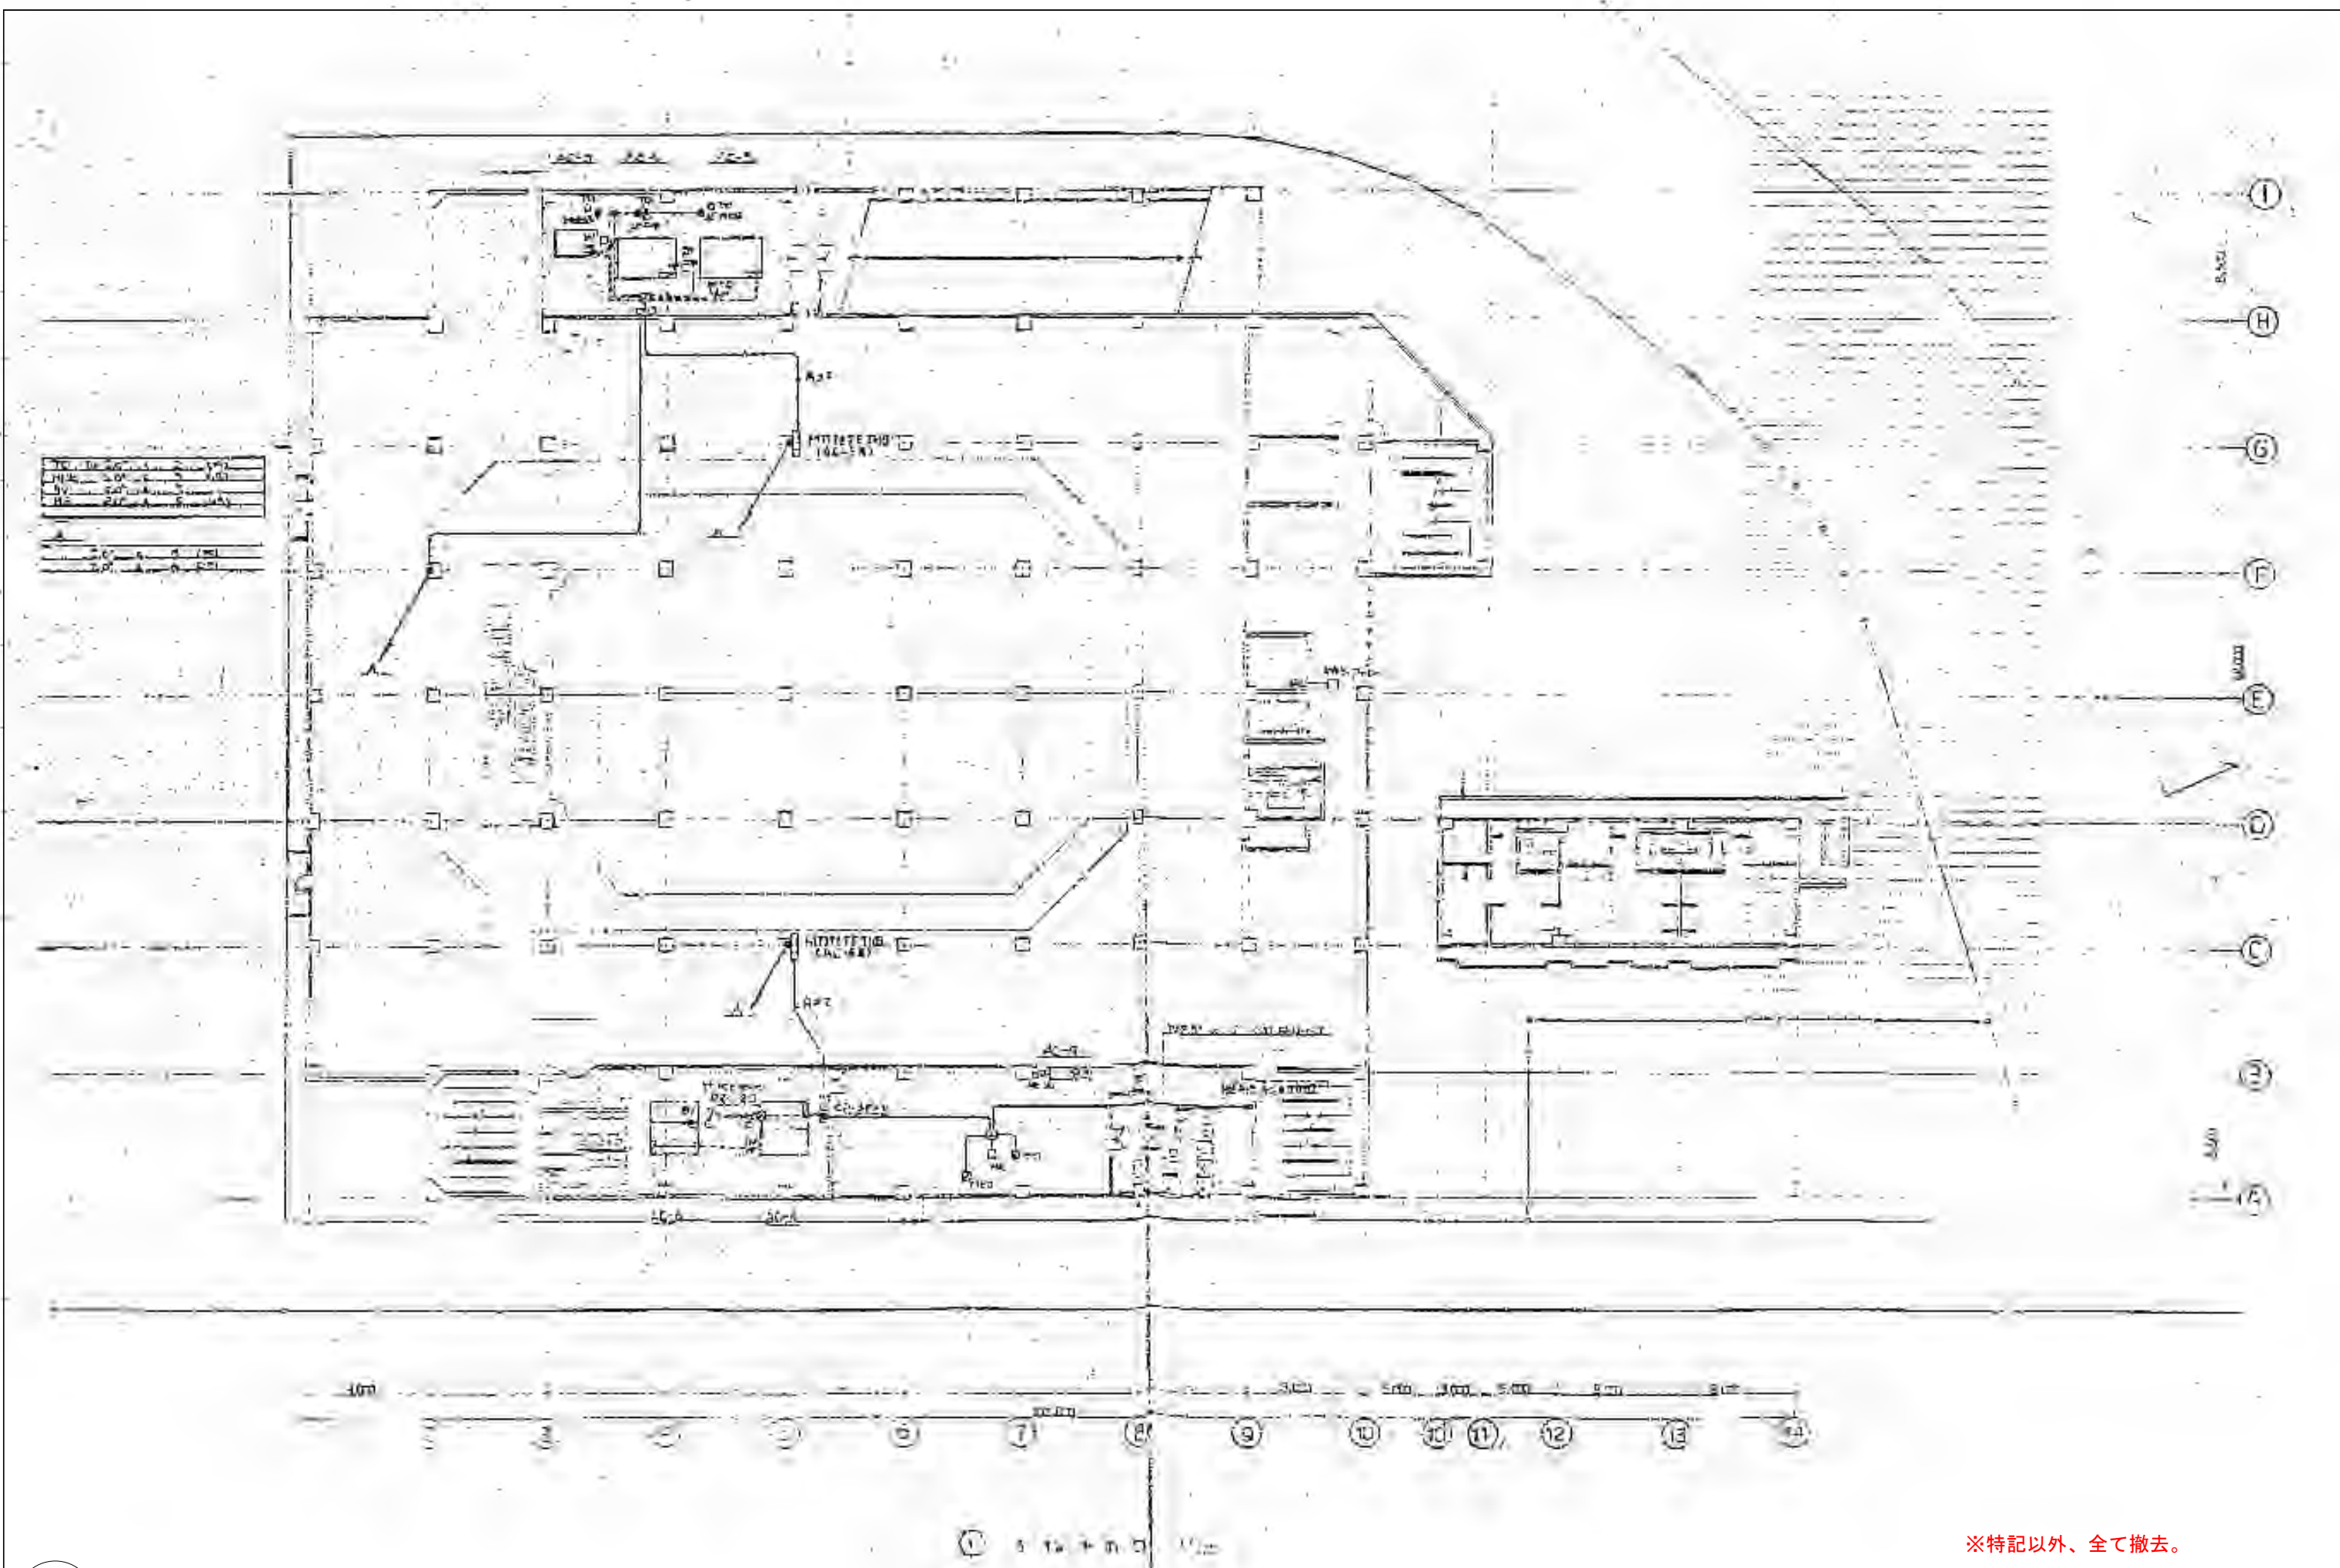

※特記以外、全て撤去。

 

SITE
株式会社サイト

〒394-0028
長野県岡谷市本町四丁目13-16
TEL: 0266-24-1070 FAX: 0266-21-1251
一級建築士事務所
(長野県) 知事登録(諏訪) G第01211号

開設者
第一平

管理建築士
矢崎 和夫

担当設計者
一級建築士
登録番号294614号

設計者
一級建築士
登録番号

訂正・特記事項

工程

ララオカヤ解体工事

2026/03


No. M-26

図名


機械設備 自動制御設備3階平面図 (参考)

縮尺

A3 1:400

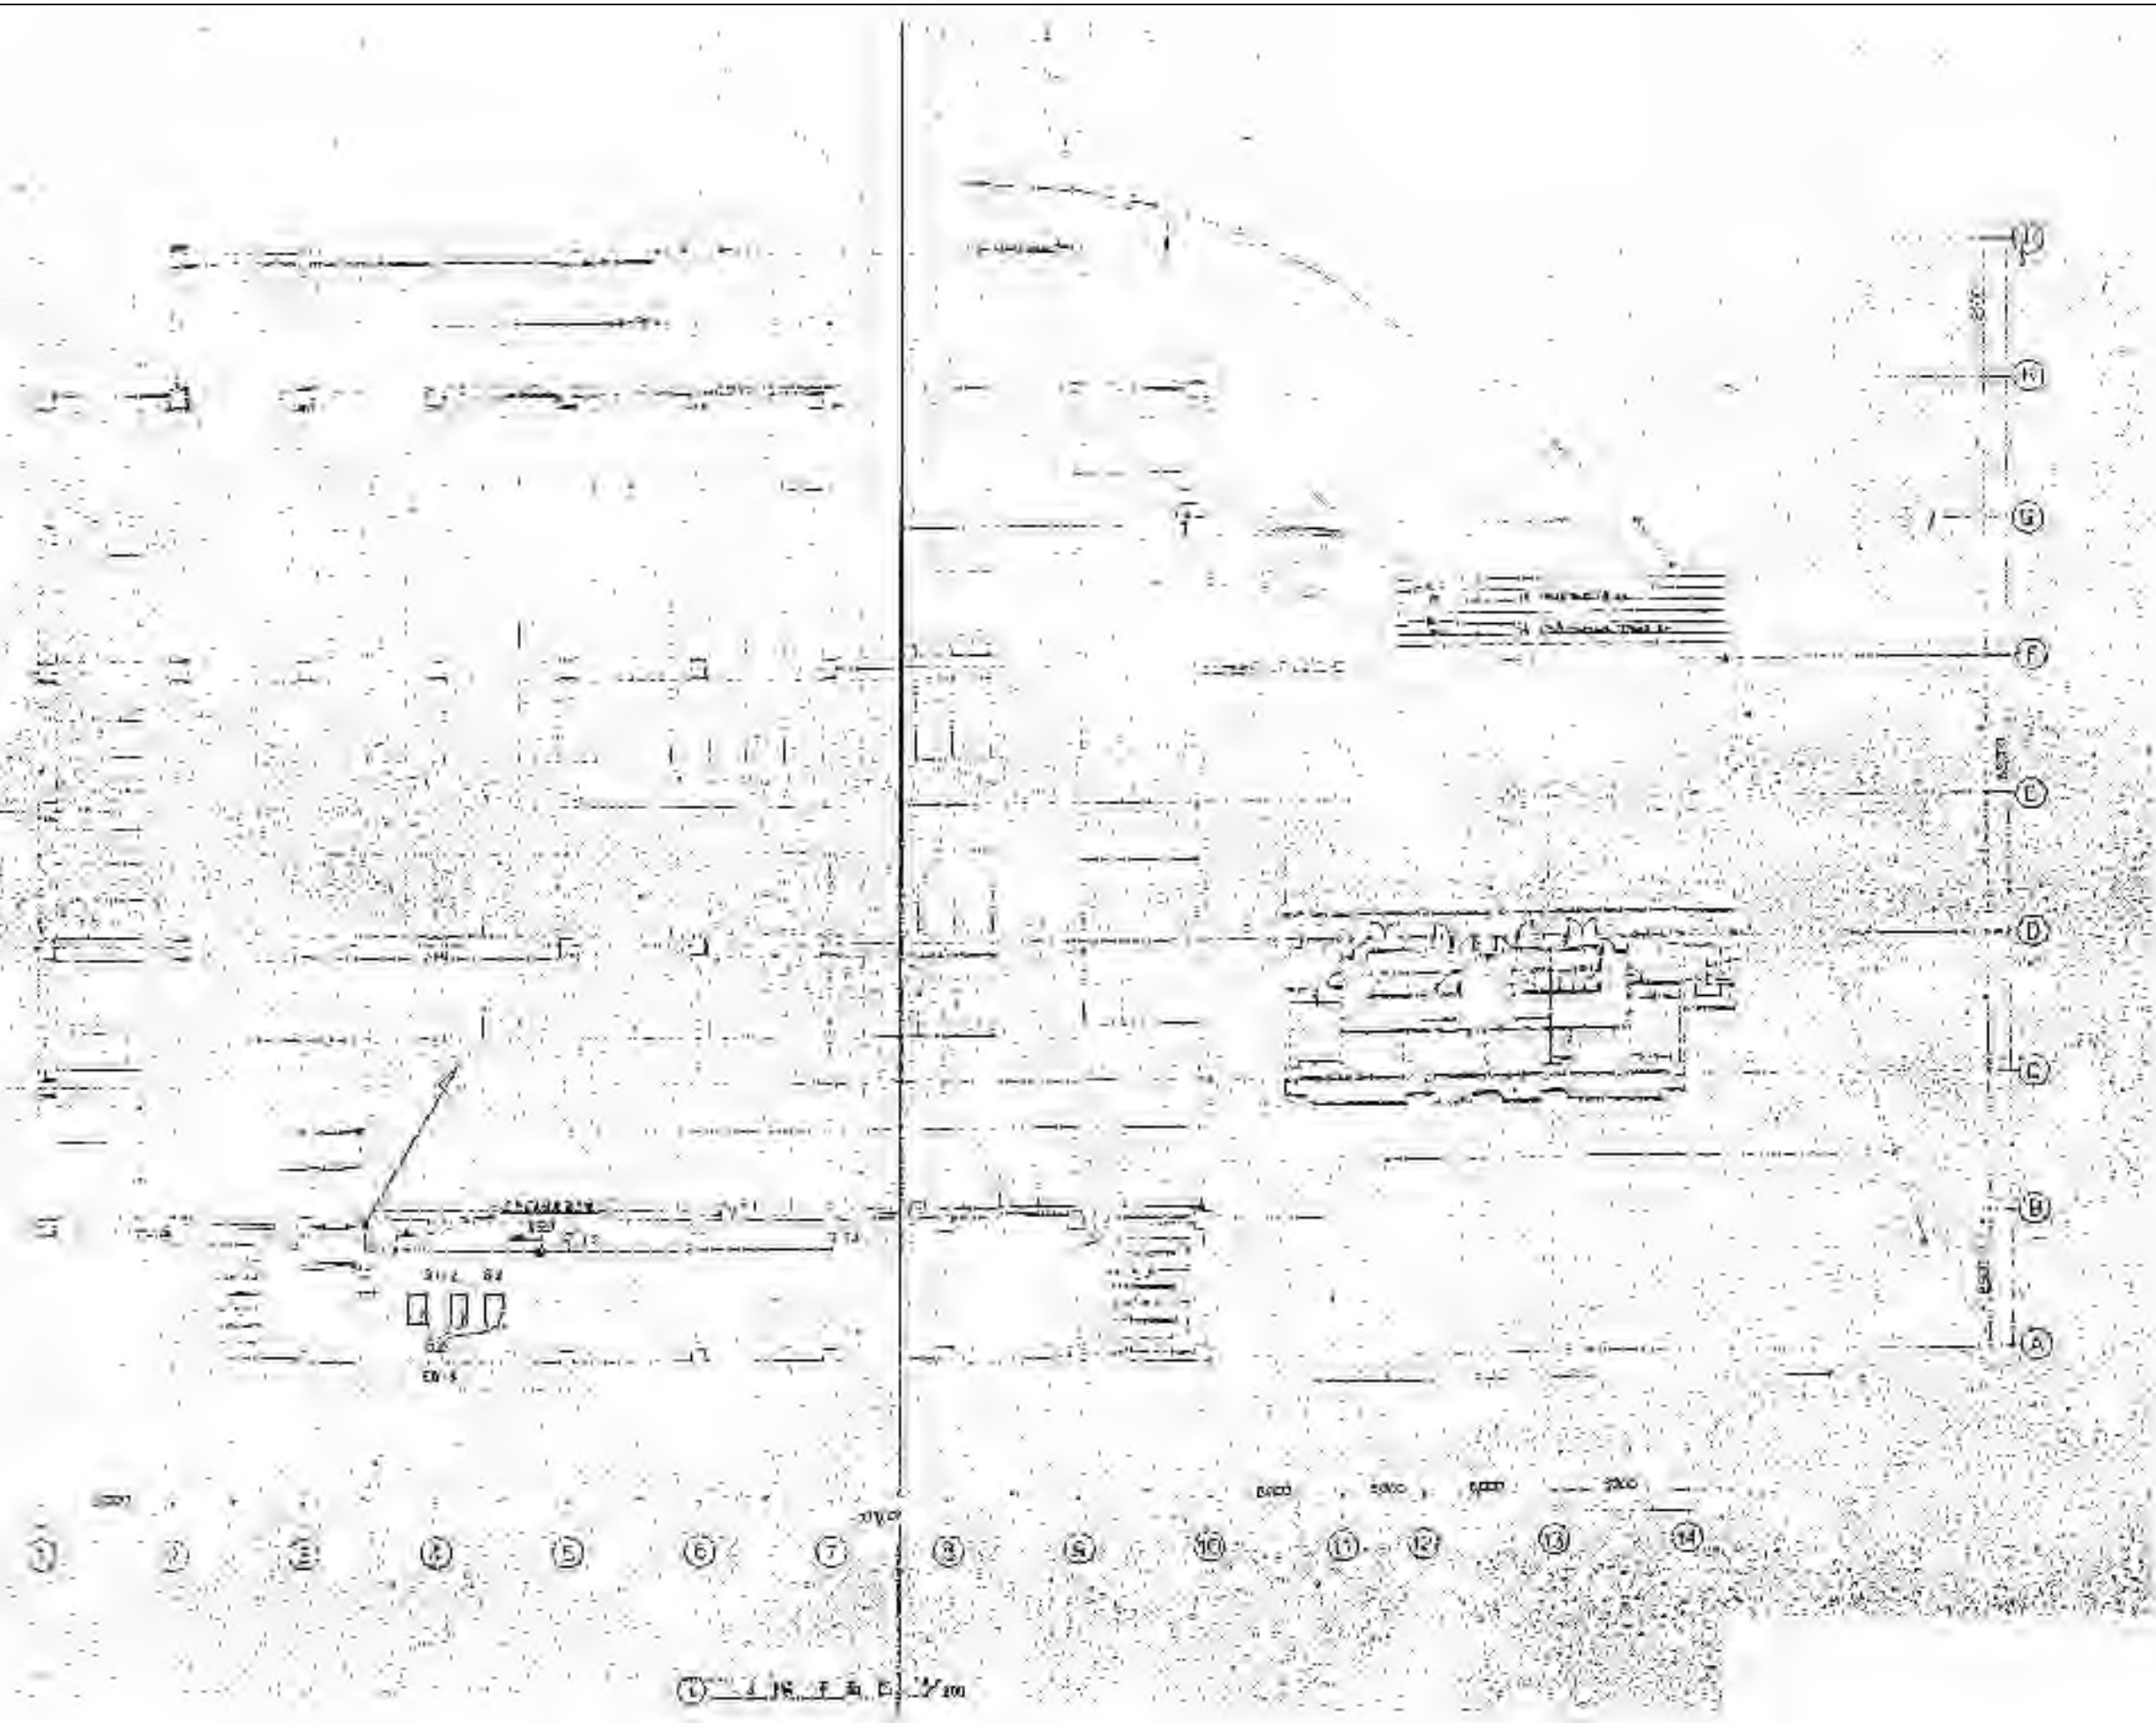

※特記以外、全て撤去。

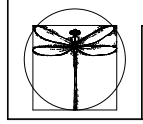

SITE
株式会社サイト
〒394-0028
長野県岡谷市本町四丁目13-16
TEL: 0266-24-1070 FAX: 0266-21-1251
一級建築士事務所
(長野県) 知事登録 (諏訪) G第01211号


開設者	管理建築士	担当設計者	設計者
第一平	矢崎 和夫		

訂正・特記事項


工名
ラオカヤ解体工事
機械設備 自動制御設備4階平面図 (参考)

作成年月
2026/03
縮尺
A3 1:400

図番
No. M-27

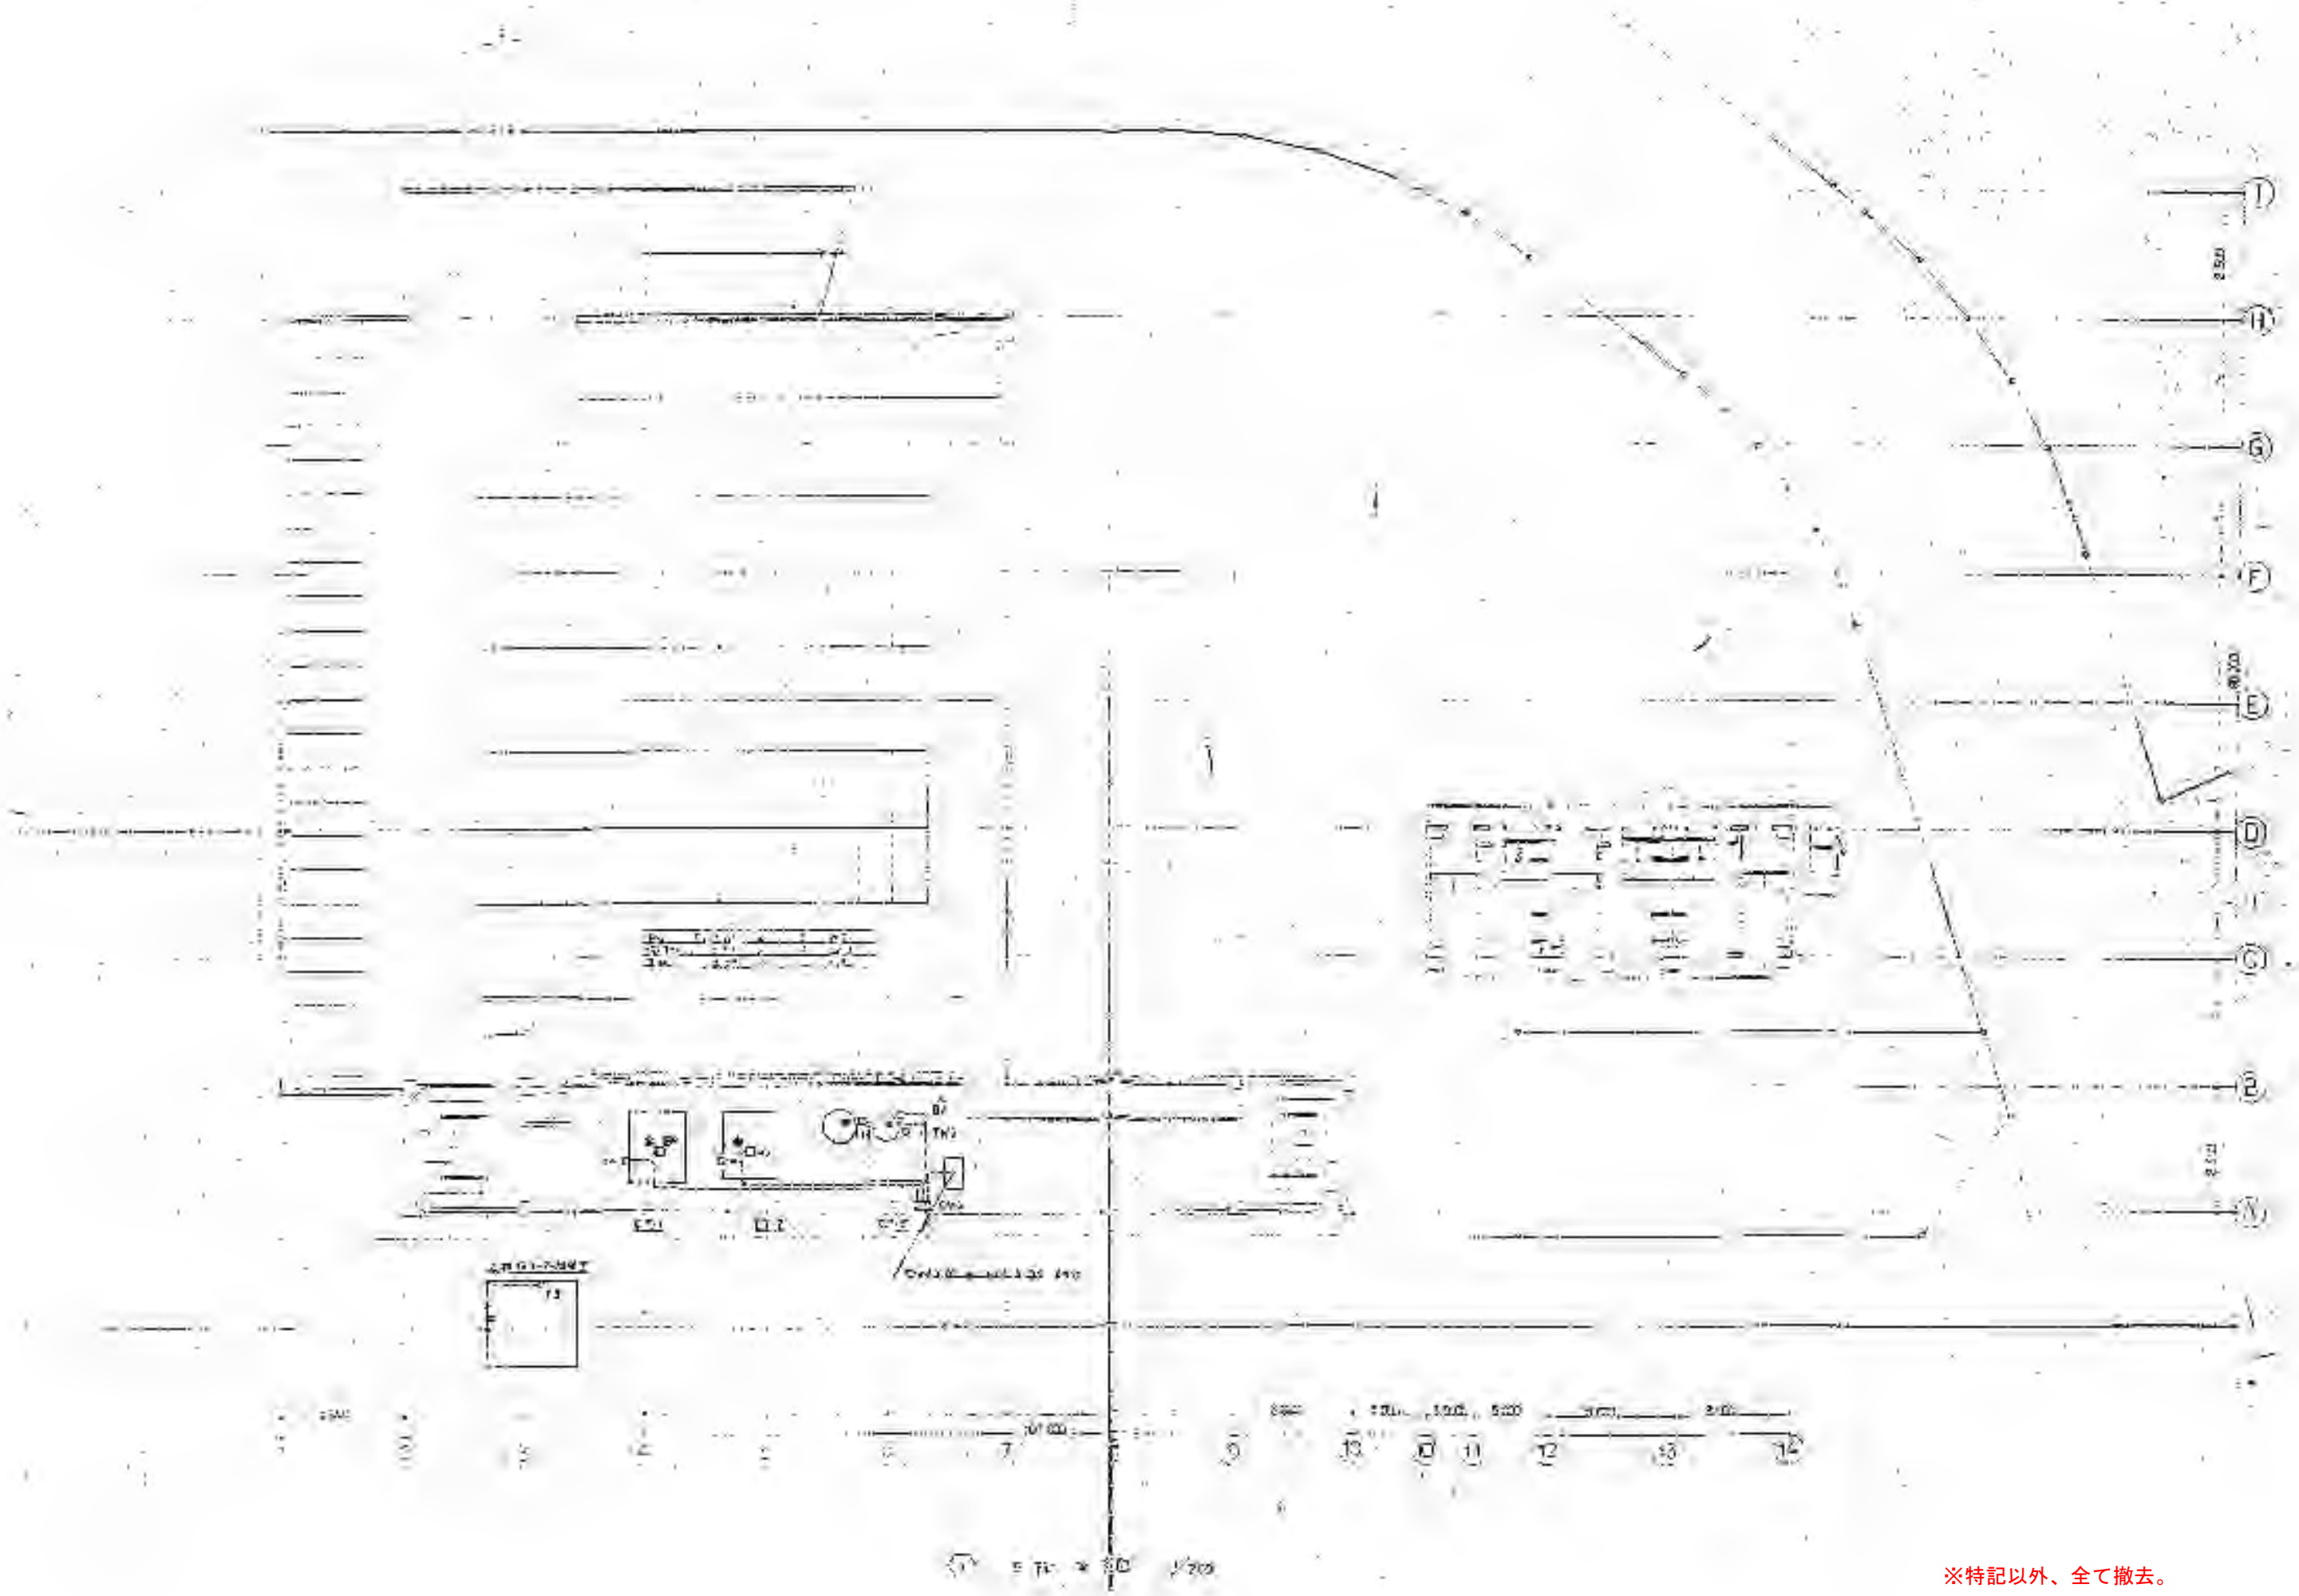


※特記以外、全て撤去。

 


SITE 〒394-0028 長野県岡谷市本町四丁目13-16 TEL. 0266-24-1070 FAX. 0266-21-1251 一級建築士事務所 株式会社サイト (長野県) 知事登録 (諏訪) G第01211号	開設者 一級建築士 登録番号153395号 濱 一平	管理建築士 一級建築士 登録番号294614号 矢崎 和夫	担当設計者 一級建築士 登録番号 号	設計者 号	訂正・特記事項	工程 ララオカヤ解体工事 機械設備 自動制御設備5階平面図 (参考)	年月日 2026/03 縮尺 A3 1:400	図番 No. M-28

区分	名称	所在地	竣工年月	構造	用途	解体理由	解体時期	解体方法	解体費用	解体業者	備考
1区画	1-1	1-1-1	1980	RC	事務所	老朽化	2026	機械解体	1000万円	解体屋	
	1-2	1-2-1	1985	RC	事務所	老朽化	2026	機械解体	1200万円	解体屋	
	1-3	1-3-1	1990	RC	事務所	老朽化	2026	機械解体	1500万円	解体屋	
	1-4	1-4-1	1995	RC	事務所	老朽化	2026	機械解体	1800万円	解体屋	
	1-5	1-5-1	2000	RC	事務所	老朽化	2026	機械解体	2000万円	解体屋	
	1-6	1-6-1	2005	RC	事務所	老朽化	2026	機械解体	2200万円	解体屋	
	1-7	1-7-1	2010	RC	事務所	老朽化	2026	機械解体	2500万円	解体屋	
	1-8	1-8-1	2015	RC	事務所	老朽化	2026	機械解体	2800万円	解体屋	
	1-9	1-9-1	2020	RC	事務所	老朽化	2026	機械解体	3000万円	解体屋	
	1-10	1-10-1	2025	RC	事務所	老朽化	2026	機械解体	3200万円	解体屋	
	1-11	1-11-1	2026	RC	事務所	老朽化	2026	機械解体	3500万円	解体屋	
	1-12	1-12-1	2027	RC	事務所	老朽化	2026	機械解体	3800万円	解体屋	
	1-13	1-13-1	2028	RC	事務所	老朽化	2026	機械解体	4000万円	解体屋	
	1-14	1-14-1	2029	RC	事務所	老朽化	2026	機械解体	4200万円	解体屋	
	1-15	1-15-1	2030	RC	事務所	老朽化	2026	機械解体	4500万円	解体屋	

※特記以外、全て撤去。

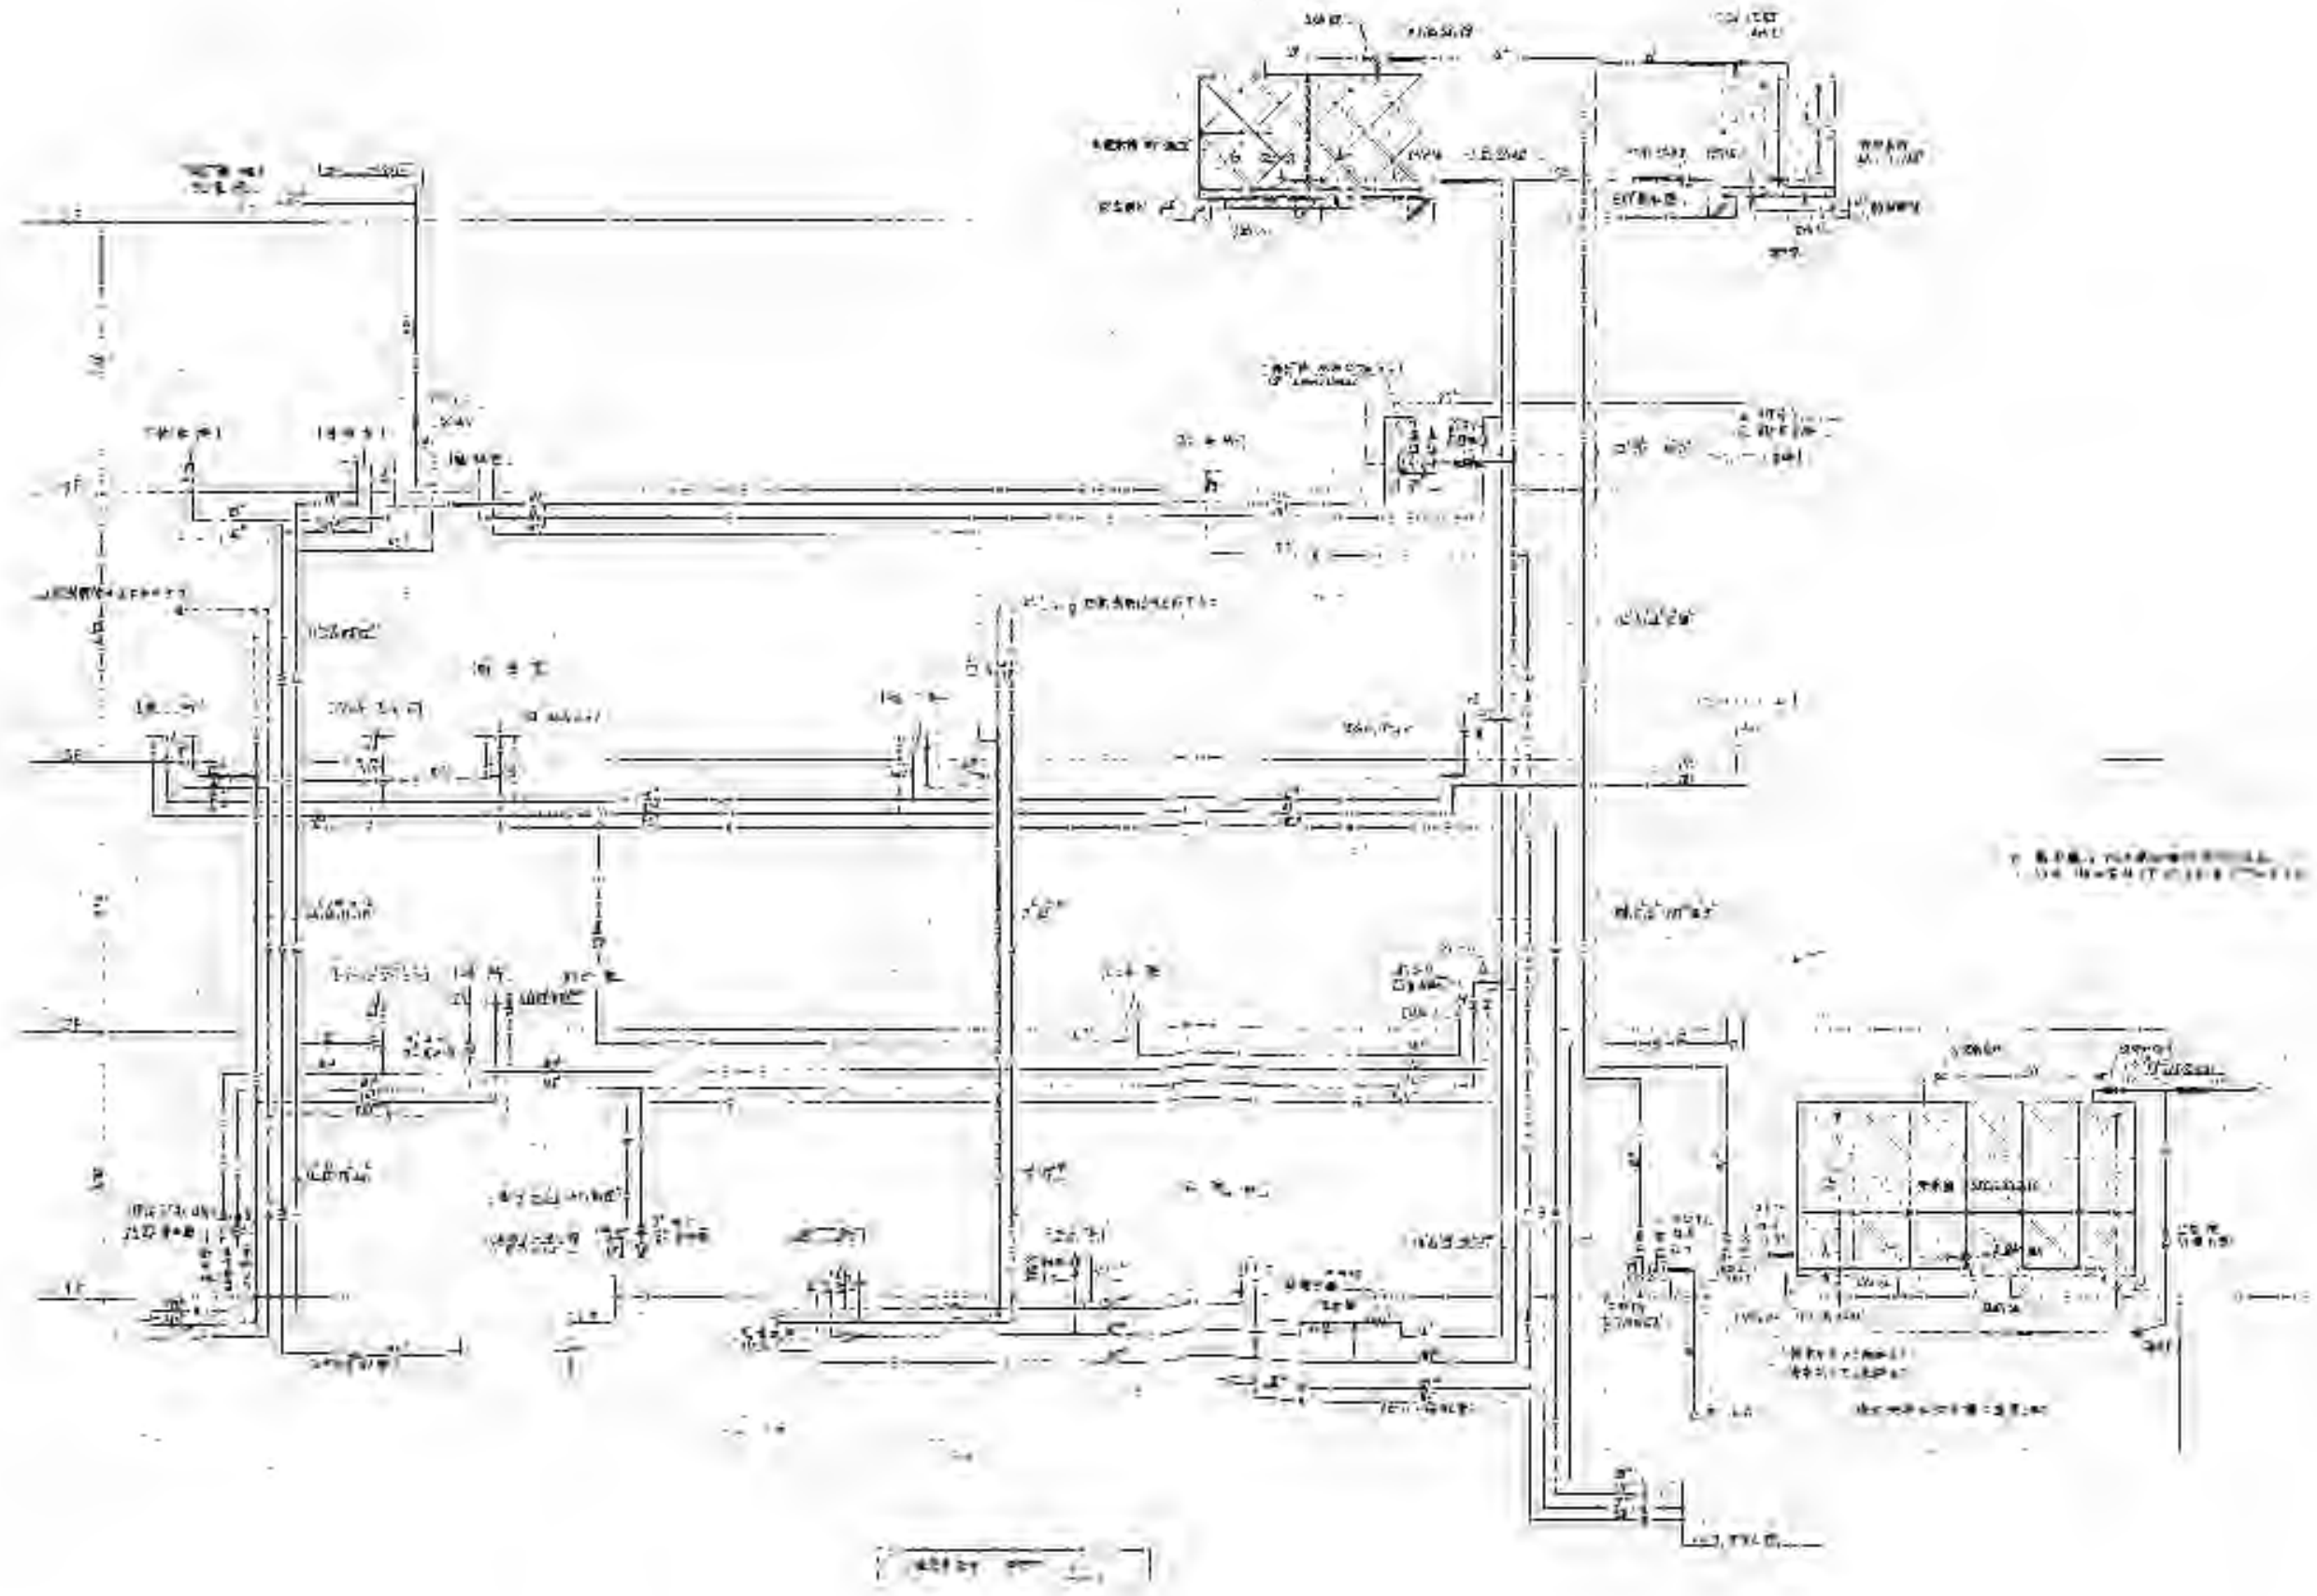

※特記以外、全て撤去。

 

SITE
株式会社サイト

〒394-0028
長野県岡谷市本町四丁目13-16
TEL 0266-24-1070 FAX 0266-21-1251
一級建築士事務所
(長野県) 知事登録(諏訪) G第01211号

開設者
一級建築士
登録番号153395号
濱 一平

管理建築士
一級建築士
登録番号294614号
矢崎 和夫

担当設計者
一級建築士
登録番号
号

設計者
号

訂正・特記事項

--	--	--	--	--	--	--	--	--	--	--	--


ラオカヤ解体工事

機械設備 給排水衛生設備 系統図-1 (参考)


2026/03

No Scale

No. M-32

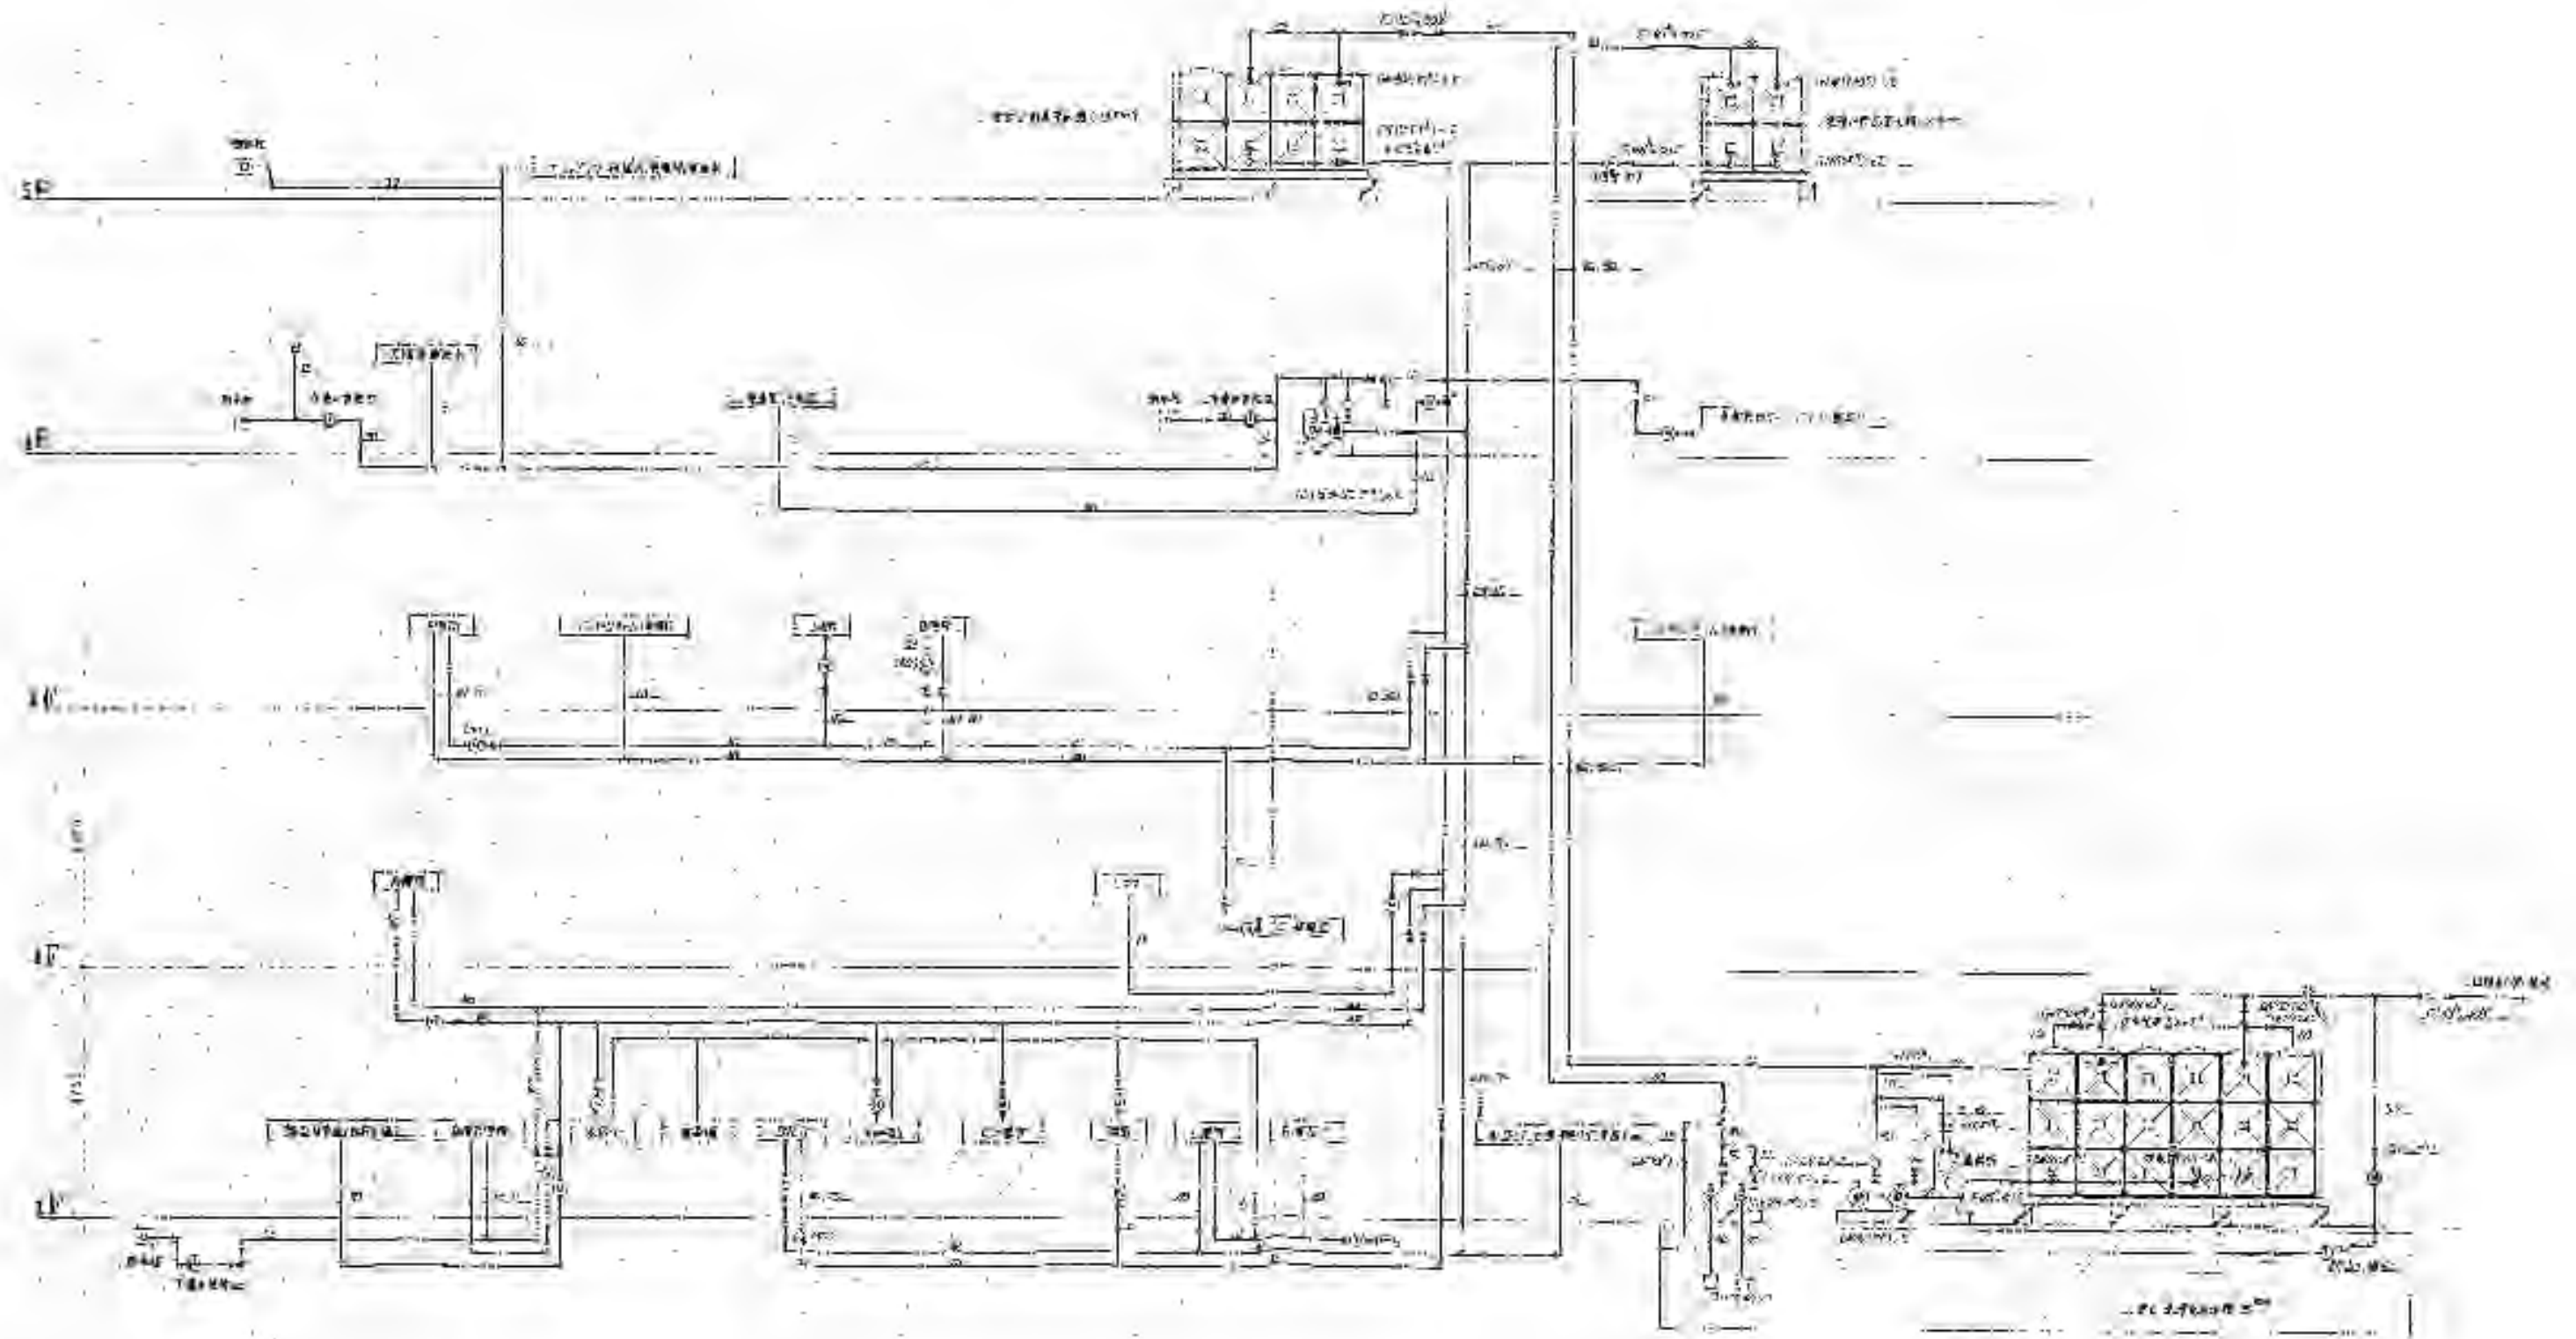

※特記以外、全て撤去。

 

SITE
株式会社サイト

〒394-0028
長野県岡谷市本町四丁目13-16
TEL: 0266-24-1070 FAX: 0266-21-1251
一級建築士事務所
(長野県) 知事登録(諏訪) G第01211号

開設者 管理建築士
一級建築士
登録番号153395号
第一平

担当設計者 設計者
一級建築士
登録番号294614号
矢崎 和夫

設計者
一級建築士
登録番号
号

訂正・特記事項

工程名

ララオカヤ解体工事

2026/03


No.

図名


機械設備 給排水衛生設備 系統図-2 (参考)

No Scale

M-33

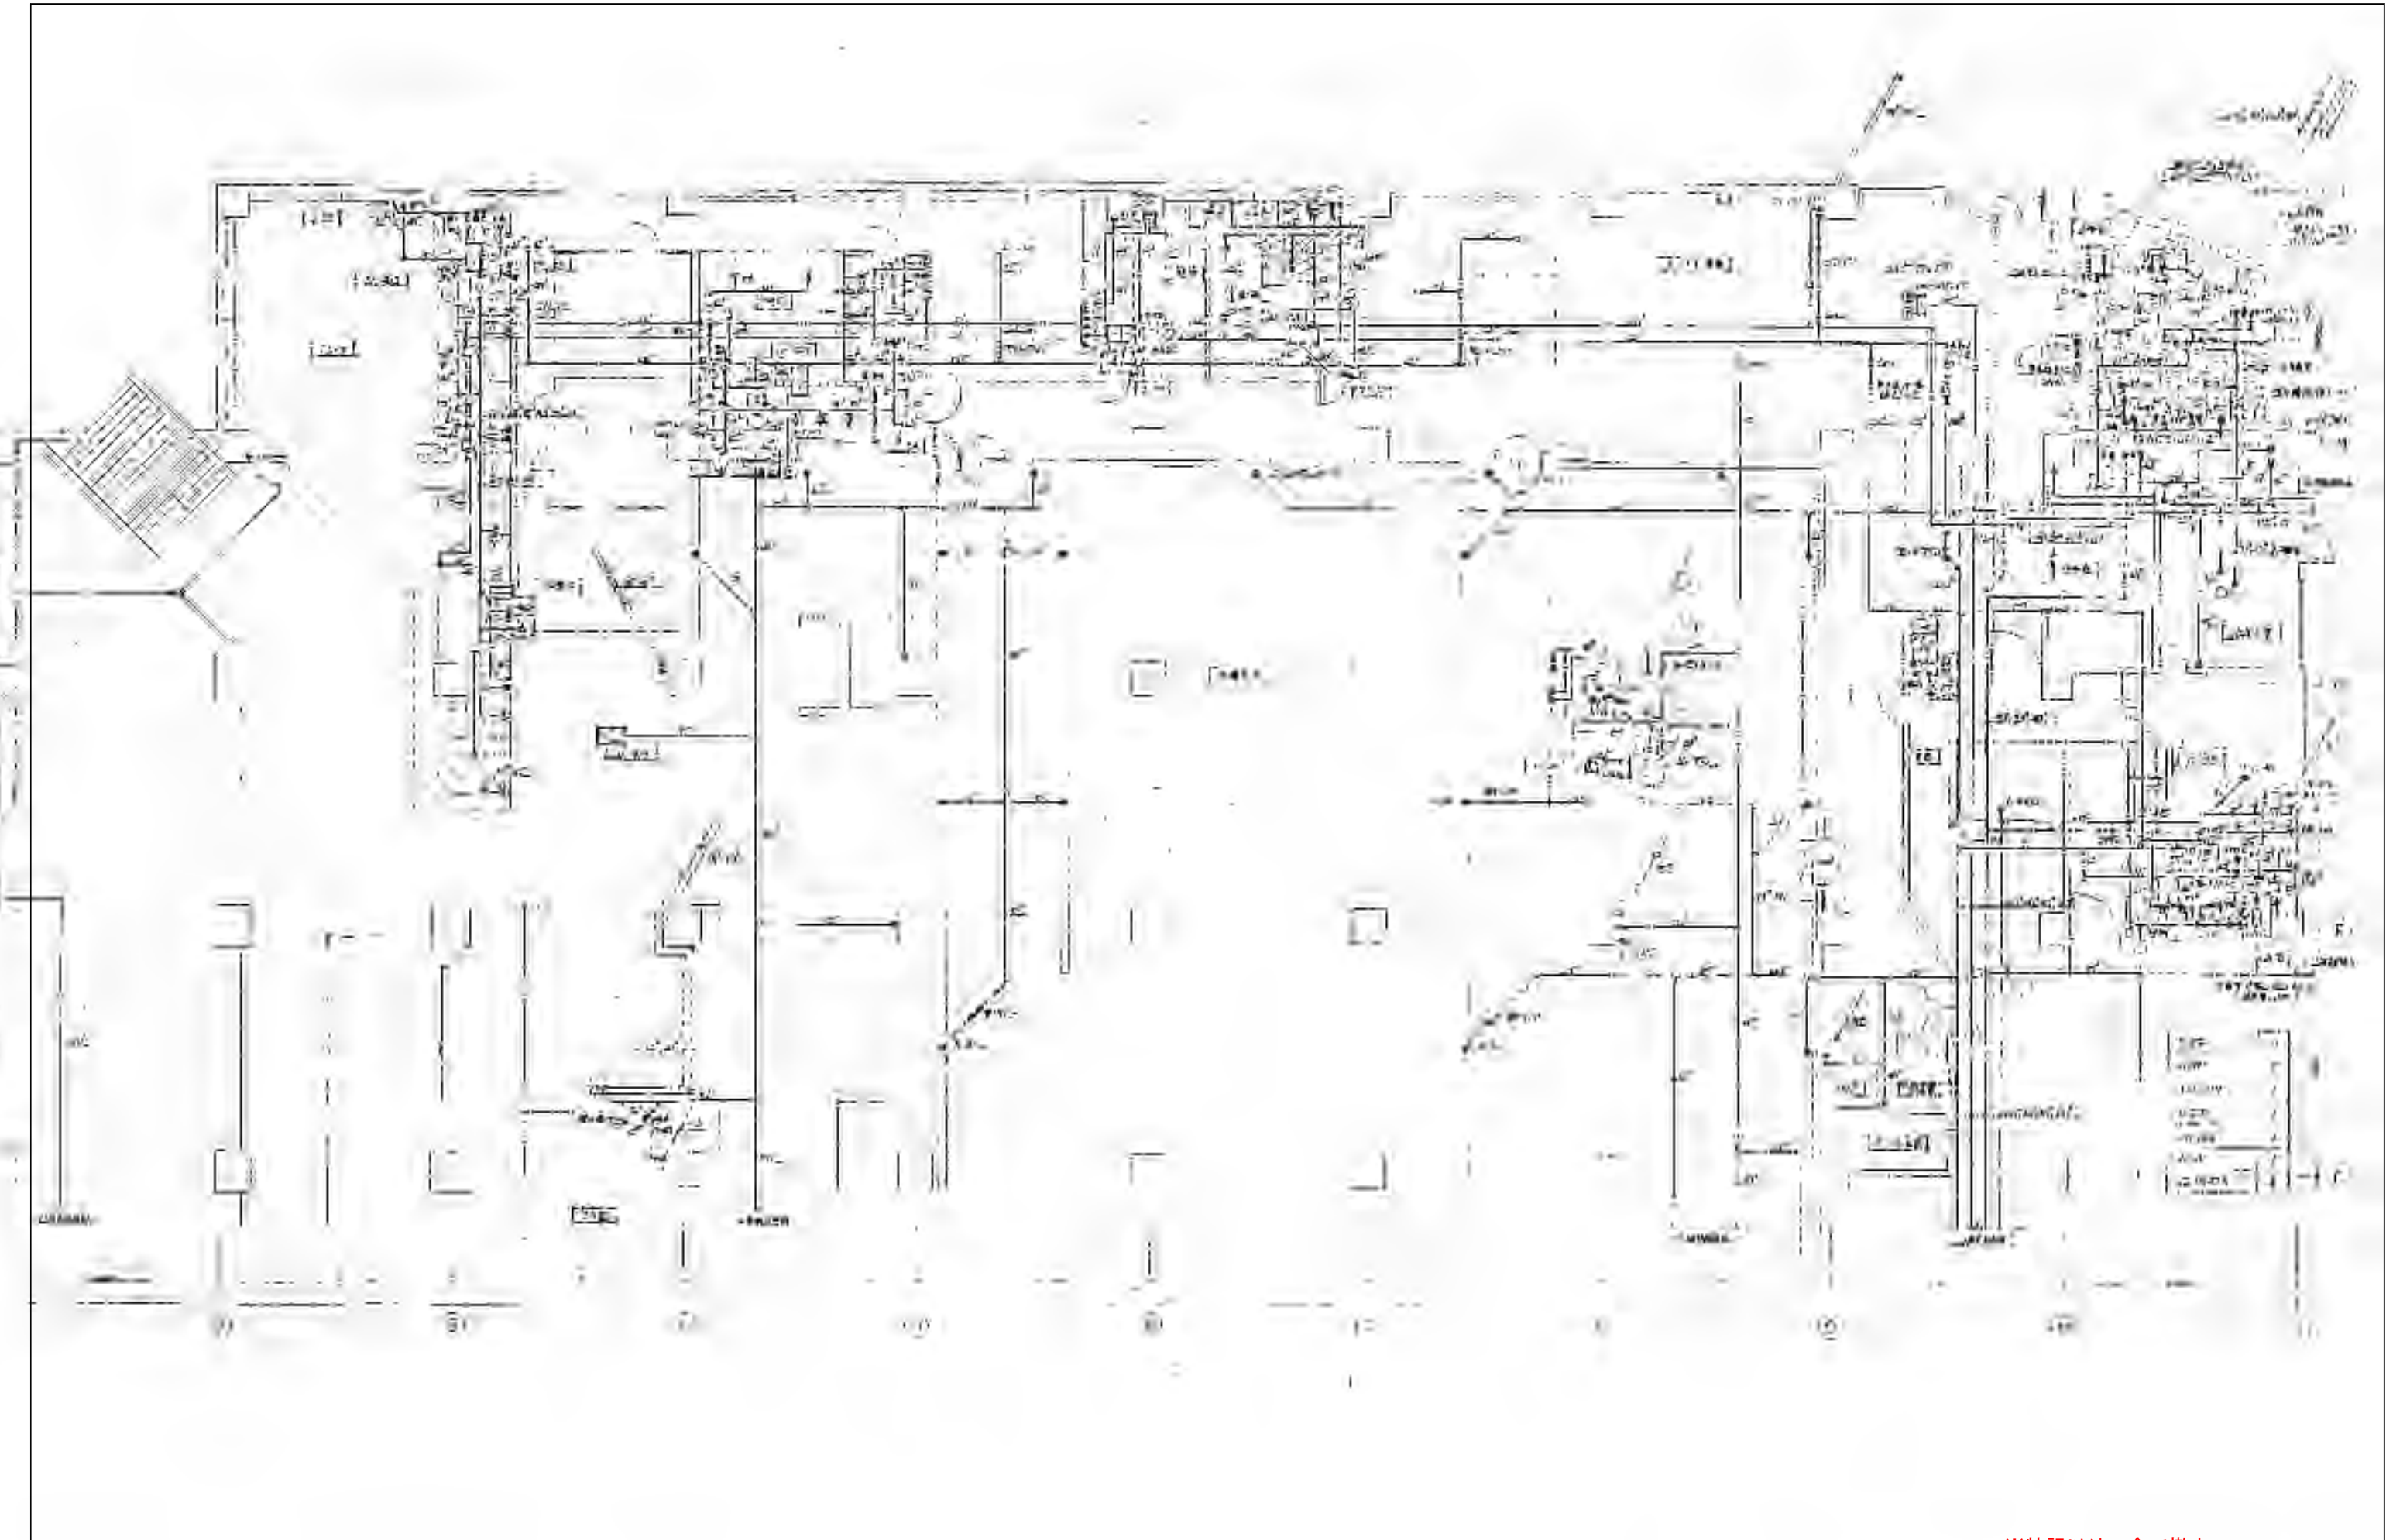

※特記以外、全て撤去。

 

SITE
株式会社サイト

〒394-0028
長野県岡谷市本町四丁目13-16
TEL: 0266-24-1070 FAX: 0266-21-1251
一級建築士事務所
(長野県) 知事登録 (諏訪) G第01211号

開設者
一級建築士
登録番号153395号
濱 一平

管理建築士
一級建築士
登録番号294614号
矢崎 和夫


担当設計者
一級建築士
登録番号
号

設計者
号


訂正・特記事項

--	--	--	--	--	--	--	--	--	--

工程名	ラオカヤ解体工事	図面番号	2026/03
図面名	機械設備 給排水衛生設備1階平面図-1 (参考)	縮尺	A3 1:200
図面No.	M-34		

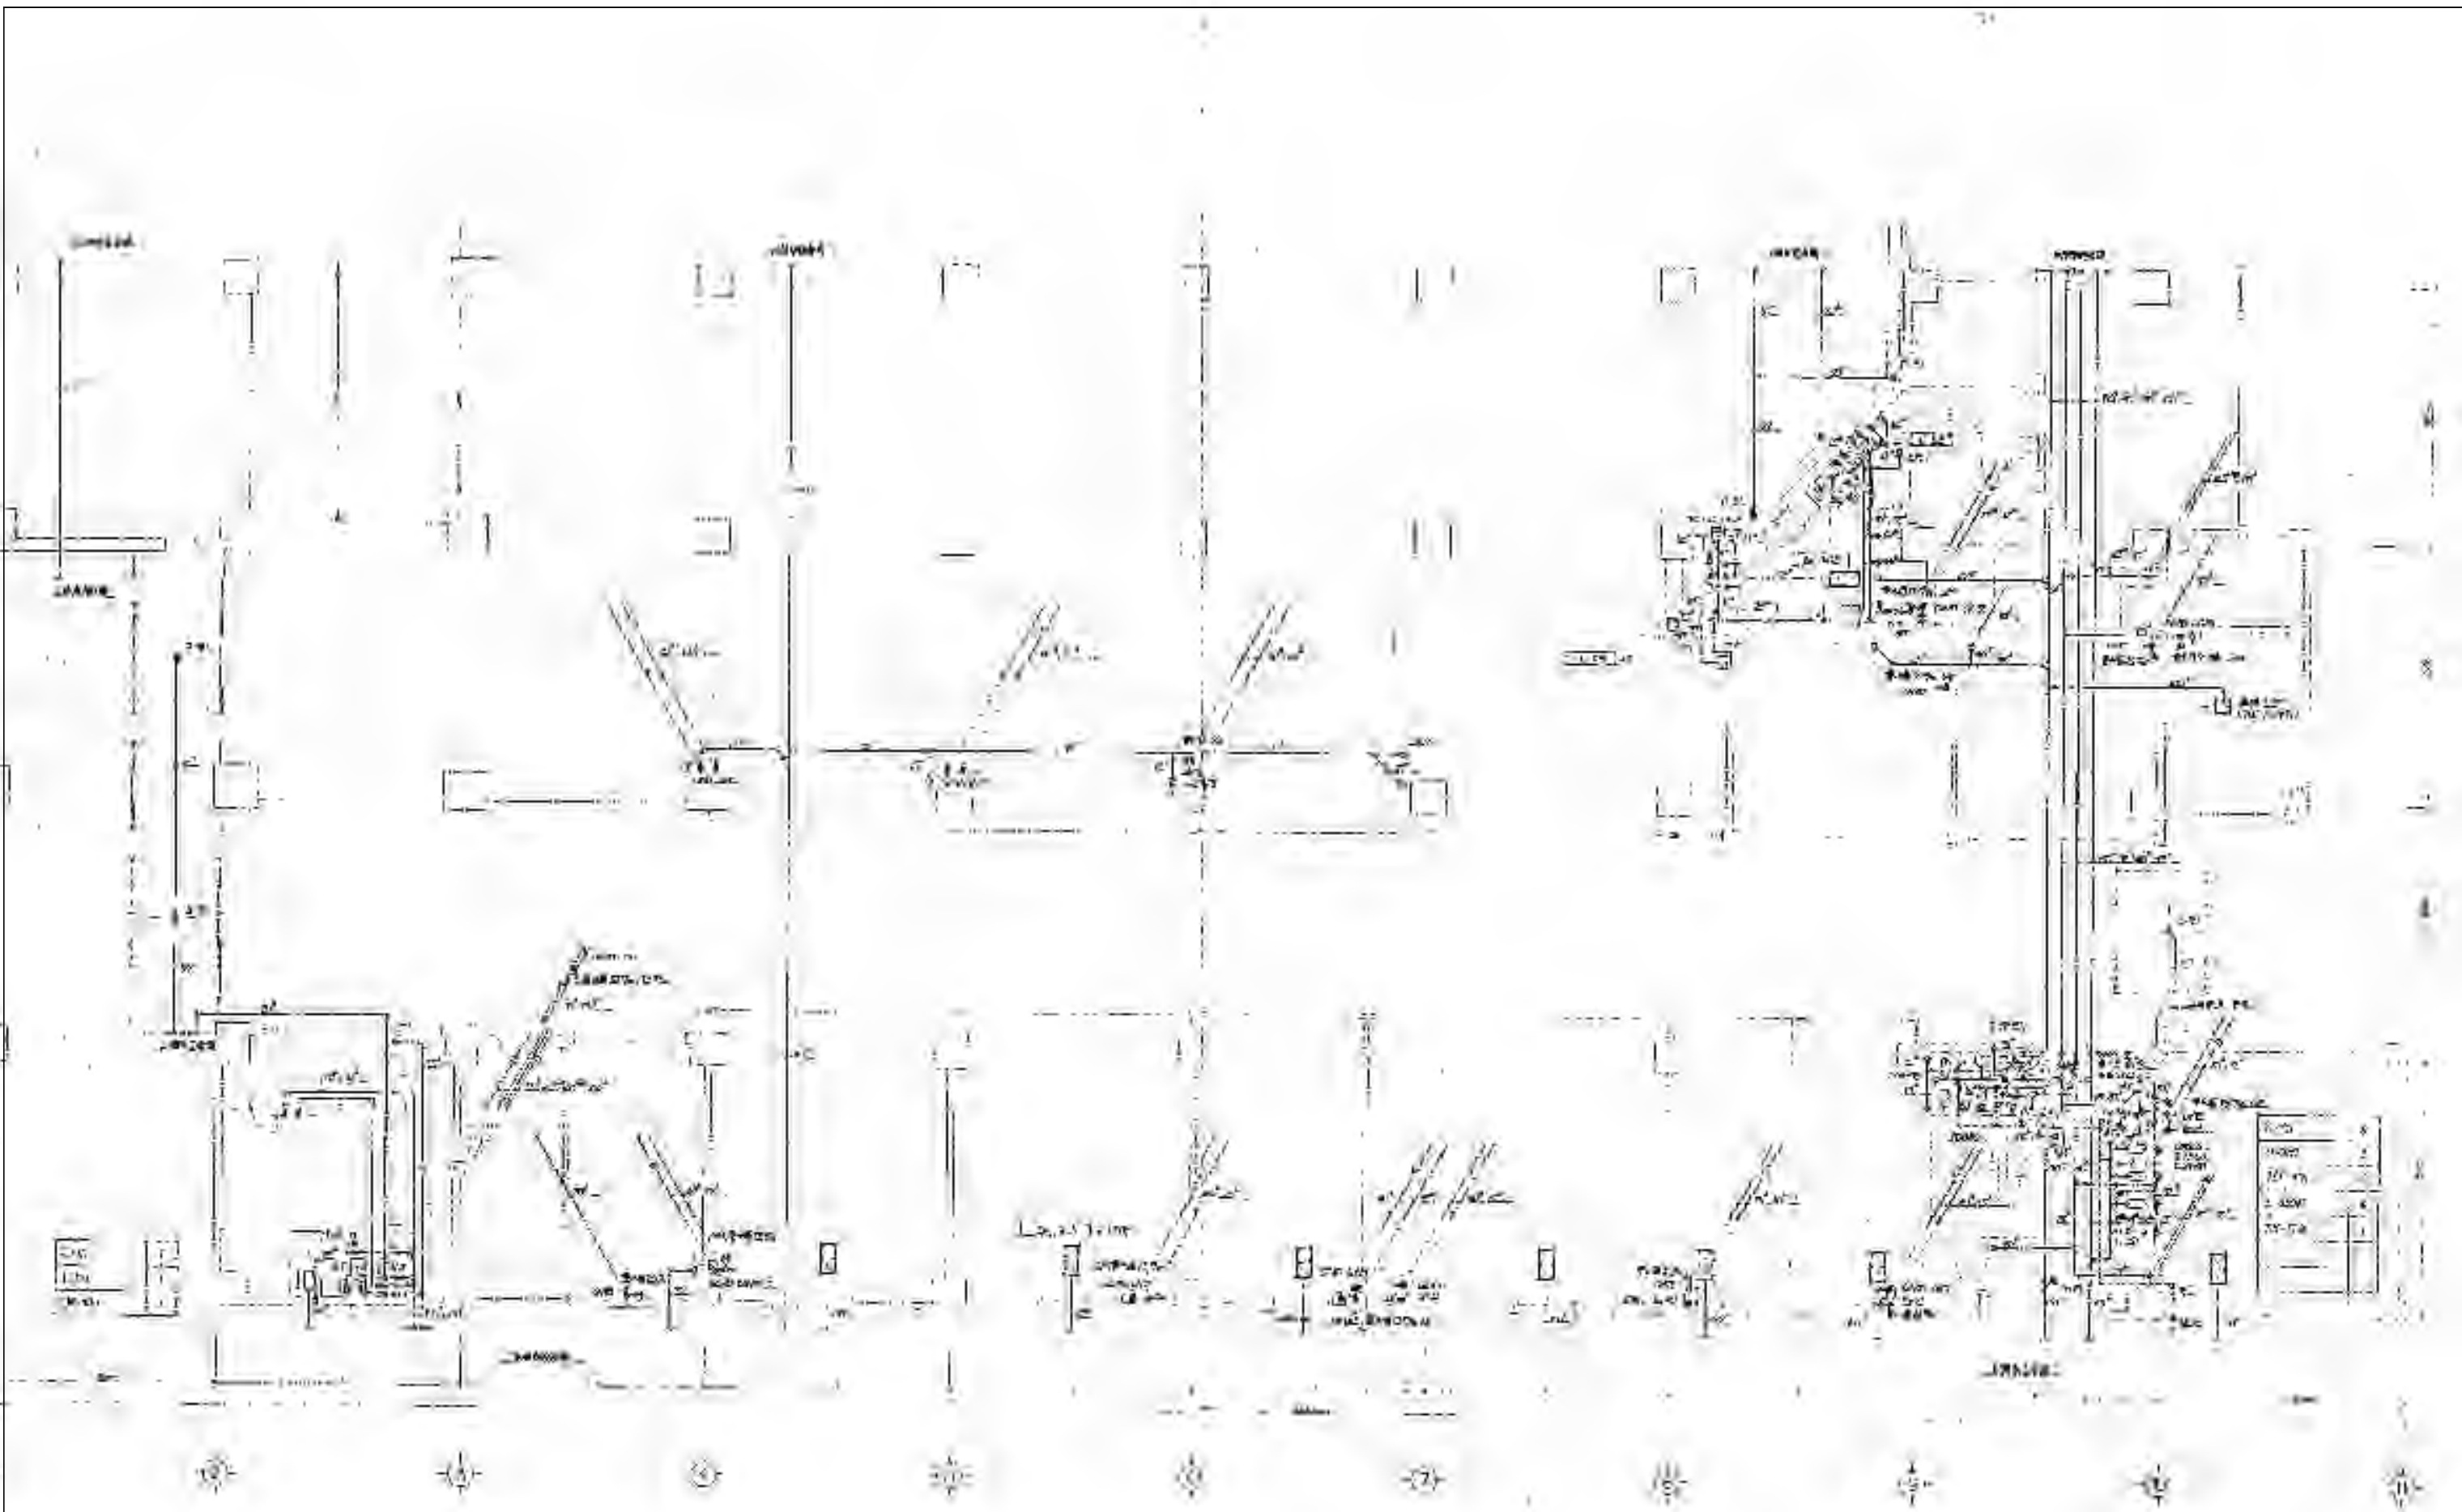

※特記以外、全て撤去。

 

SITE

〒394-0028
長野県岡谷市本町四丁目13-16
TEL 0266-24-1070 FAX 0266-21-1251
一級建築士事務所
株式会社サイト
(長野県) 知事登録 (諏訪) G第01211号

開設者
栗一平

管理建築士
矢崎 和夫

担当設計者
一級建築士
登録番号294614号

設計者
一級建築士
登録番号

訂正・特記事項


ララオカヤ解体工事

2026/03


No. M-35

機械設備 給排水衛生設備1階平面図-2 (参考)

A3 1:200

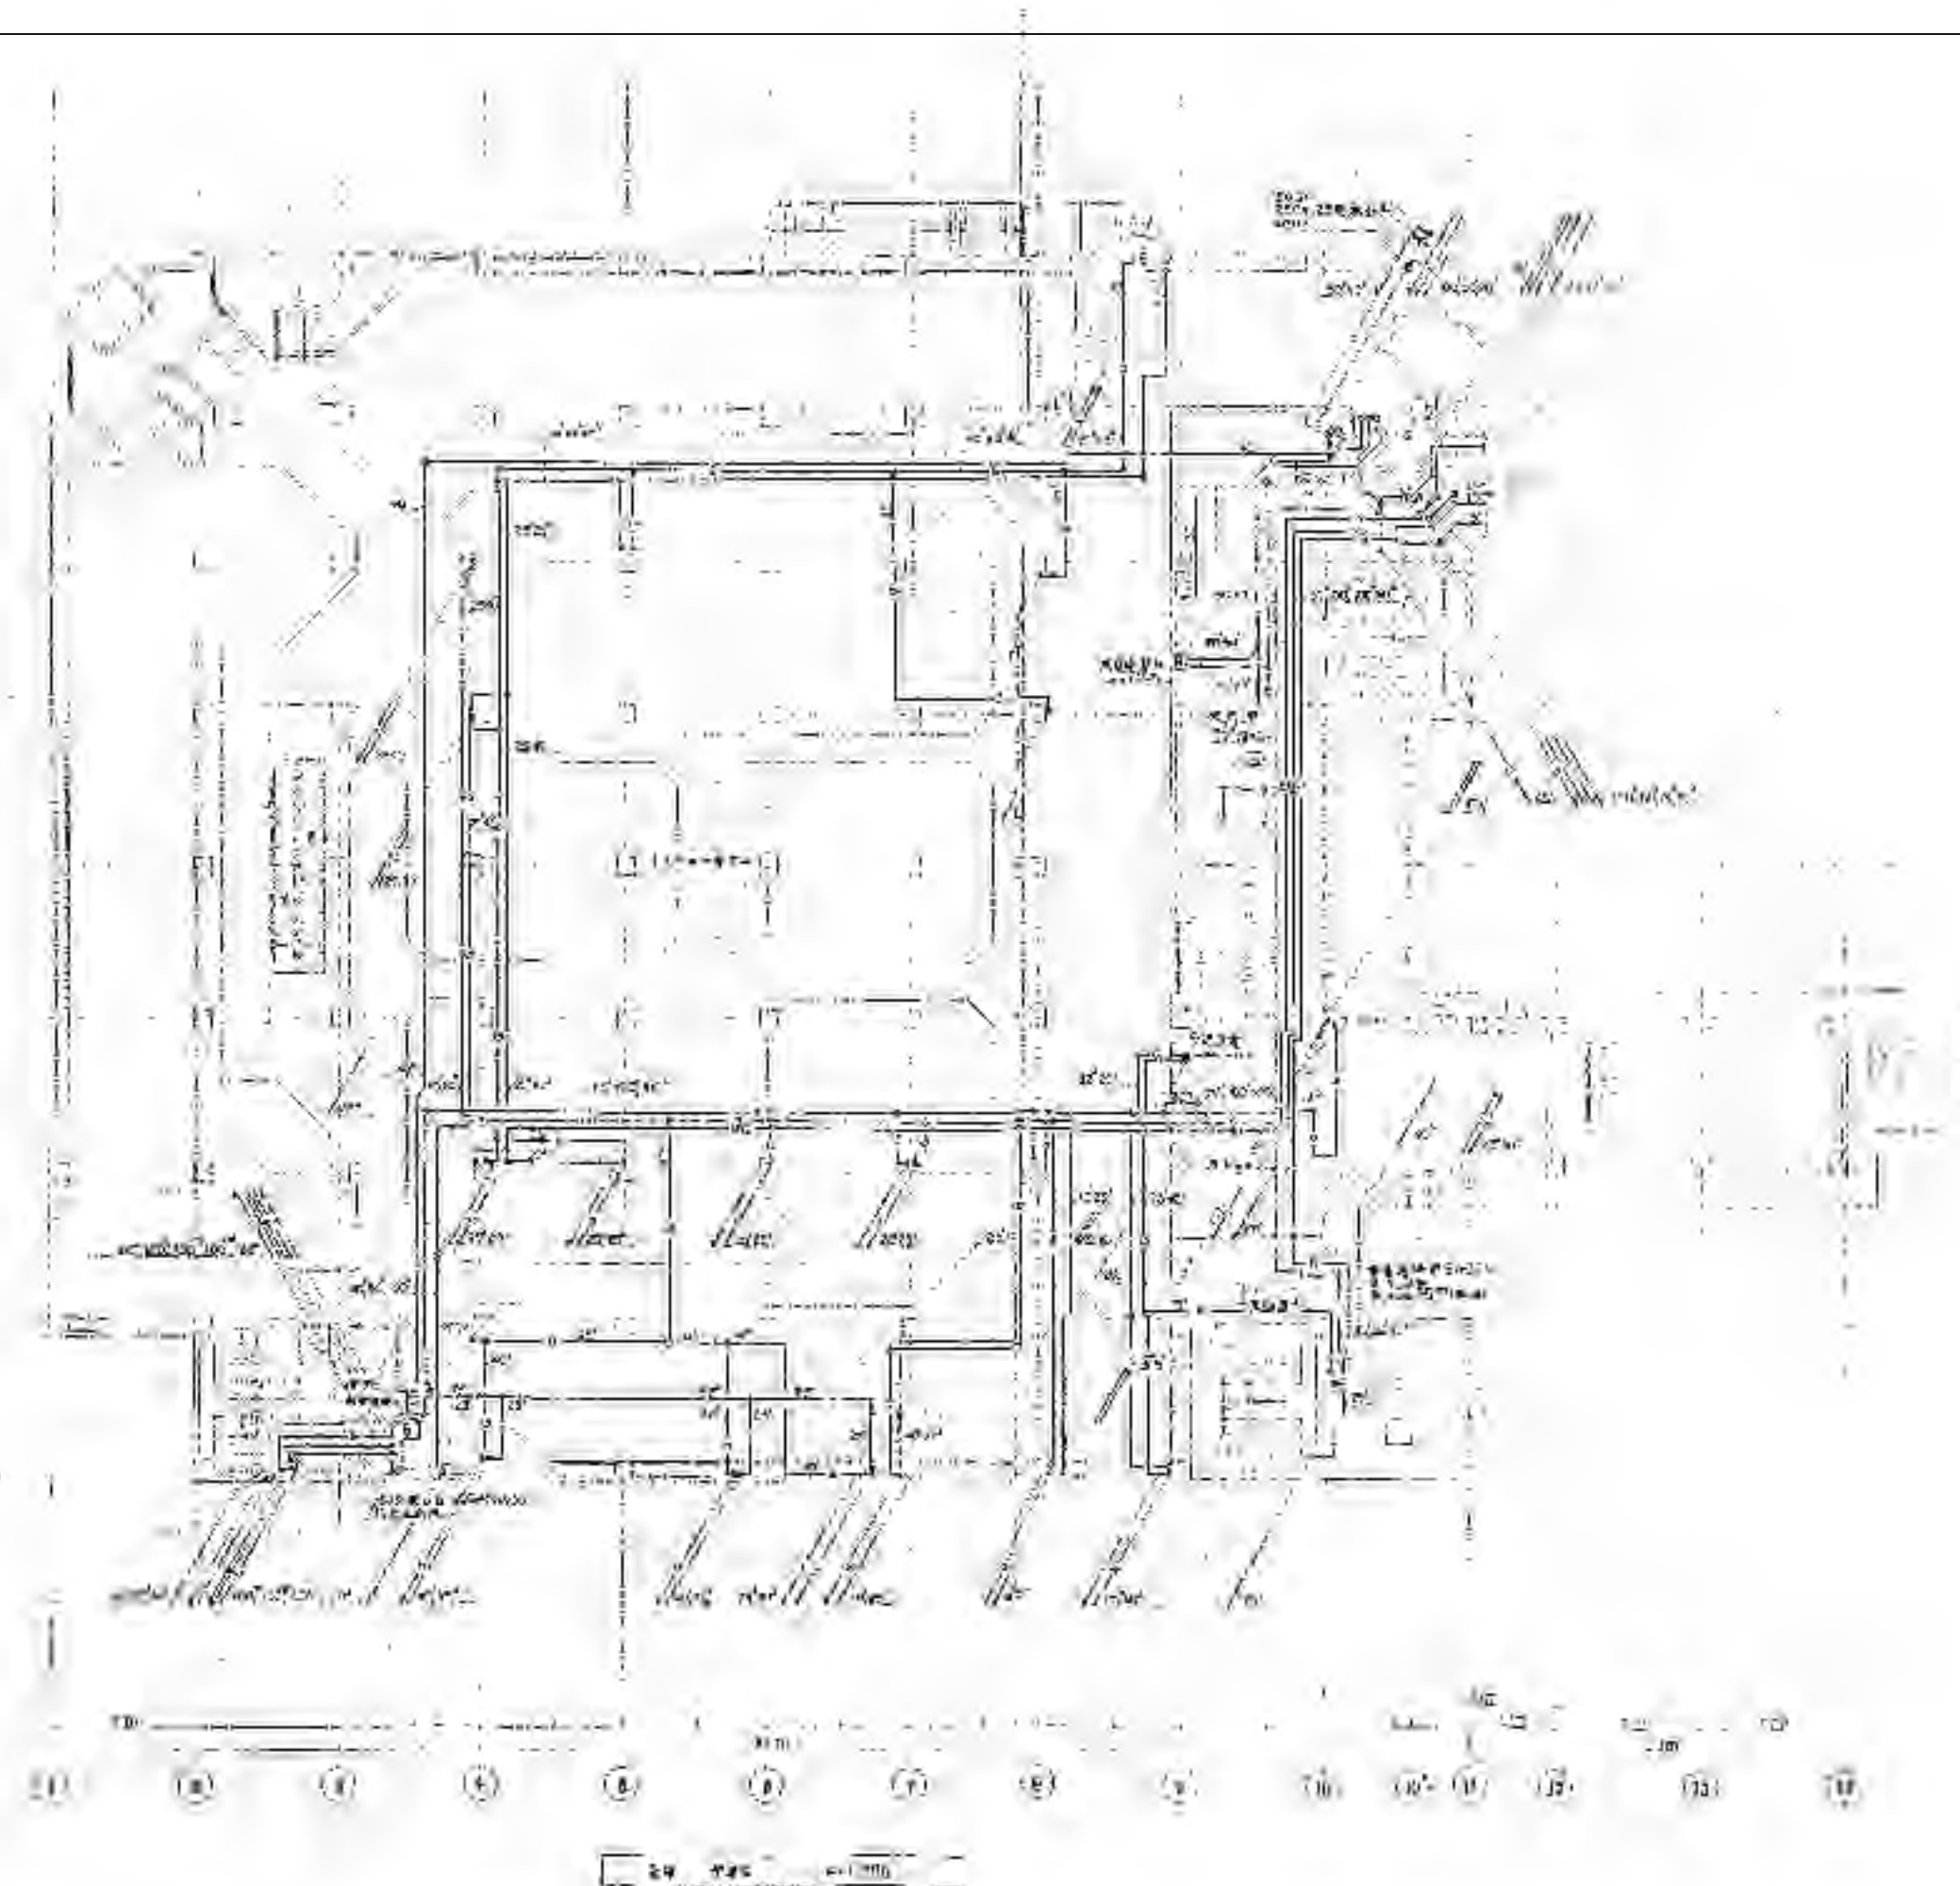

※特記以外、全て撤去。

 

SITE
株式会社サイト

〒394-0026
長野県岡谷市本町四丁目13-16
TEL: 0266-24-1070 FAX: 0266-21-1251
一級建築士事務所
(長野県) 知事登録 (諏訪) G第01211号

開設者 栗一平

管理建築士 矢崎 和夫

担当設計者 一級建築士 登録番号294614号

設計者 一級建築士 登録番号 号

訂正・特記事項

--	--	--	--	--	--	--	--	--	--	--	--	--	--	--	--	--	--	--	--	--

工名

ラオカヤ解体工事


2026/03

No. M-36


図名

機械設備 給排水衛生設備2階平面図 (参考)

A3 1:400

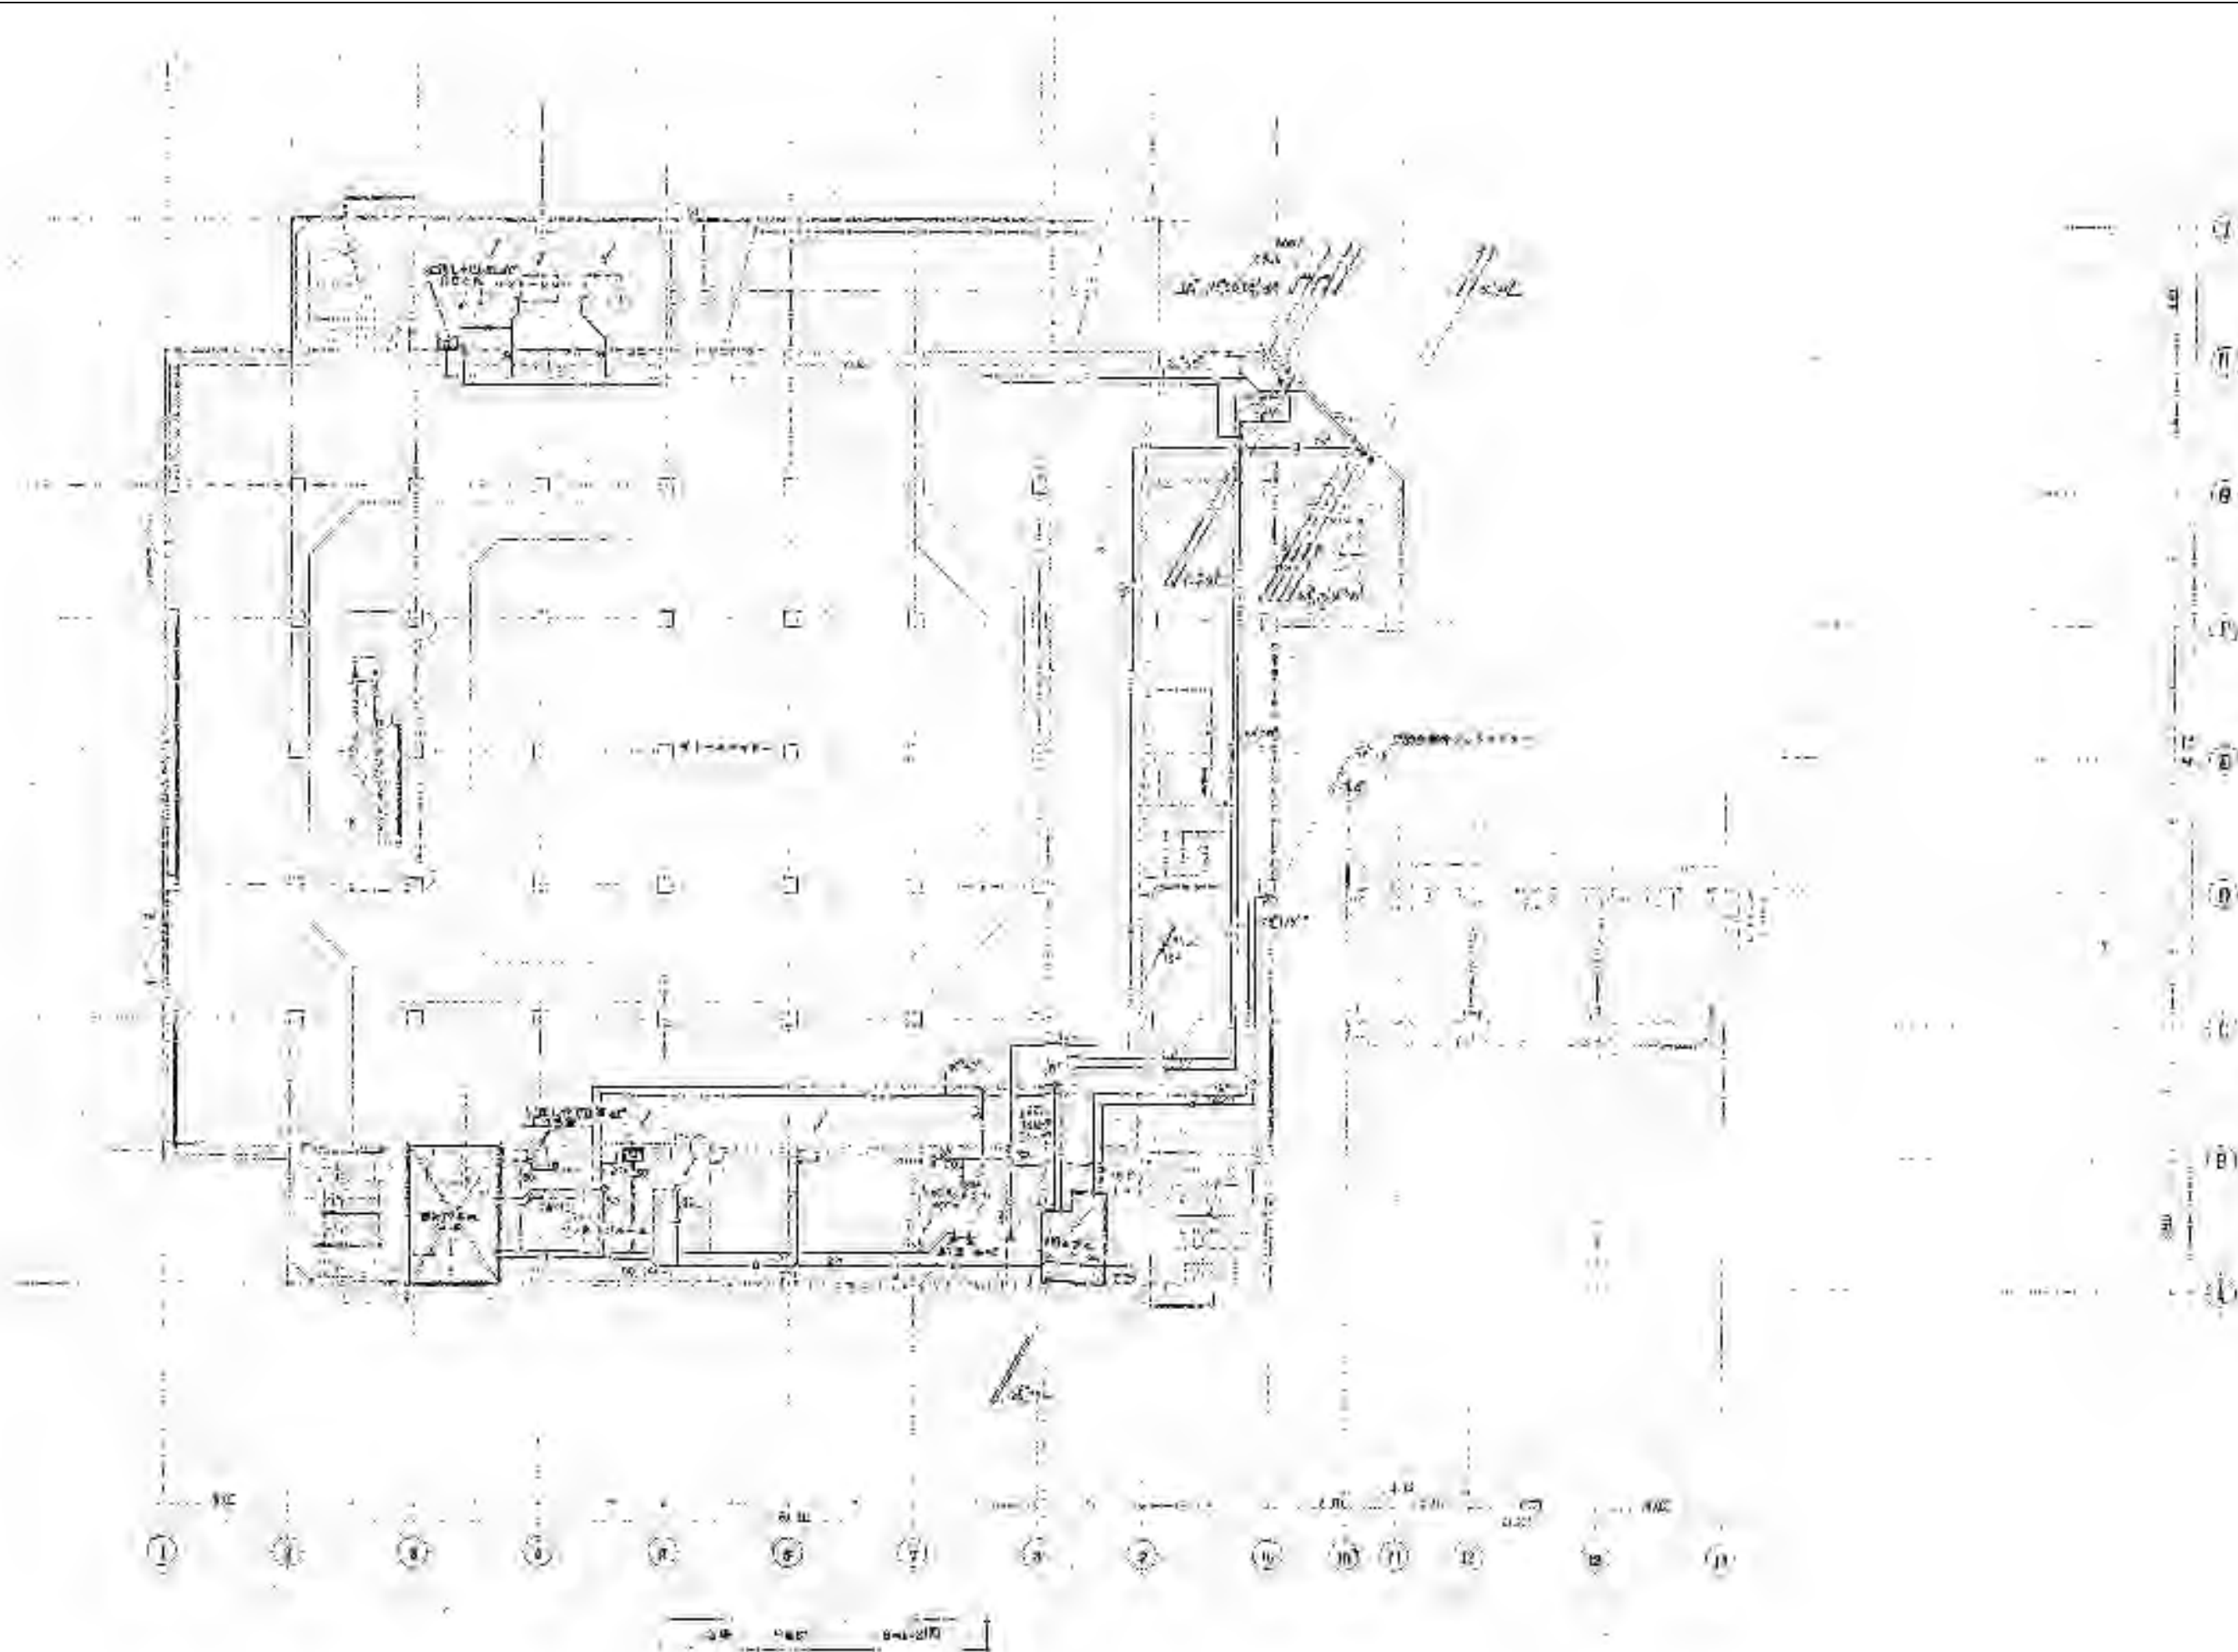

※特記以外、全て撤去。

 

SITE
株式会社サイト

〒394-0028
長野県岡谷市本町四丁目13-16
TEL: 0266-24-1070 FAX: 0266-21-1251
一級建築士事務所
(長野県) 知事登録 (諏訪) 6第01211号

開設者	管理建築士	担当設計者	設計者
一級建築士 登録番号153395号 濱 一平	一級建築士 登録番号294614号 矢崎 和夫	一級建築士 登録番号 号	号

訂正・特記事項	

訂正・特記事項	


ラオカヤ解体工事

2026/03


No. M-37

機械設備 給排水衛生設備3階平面図 (参考)

A3 1:400

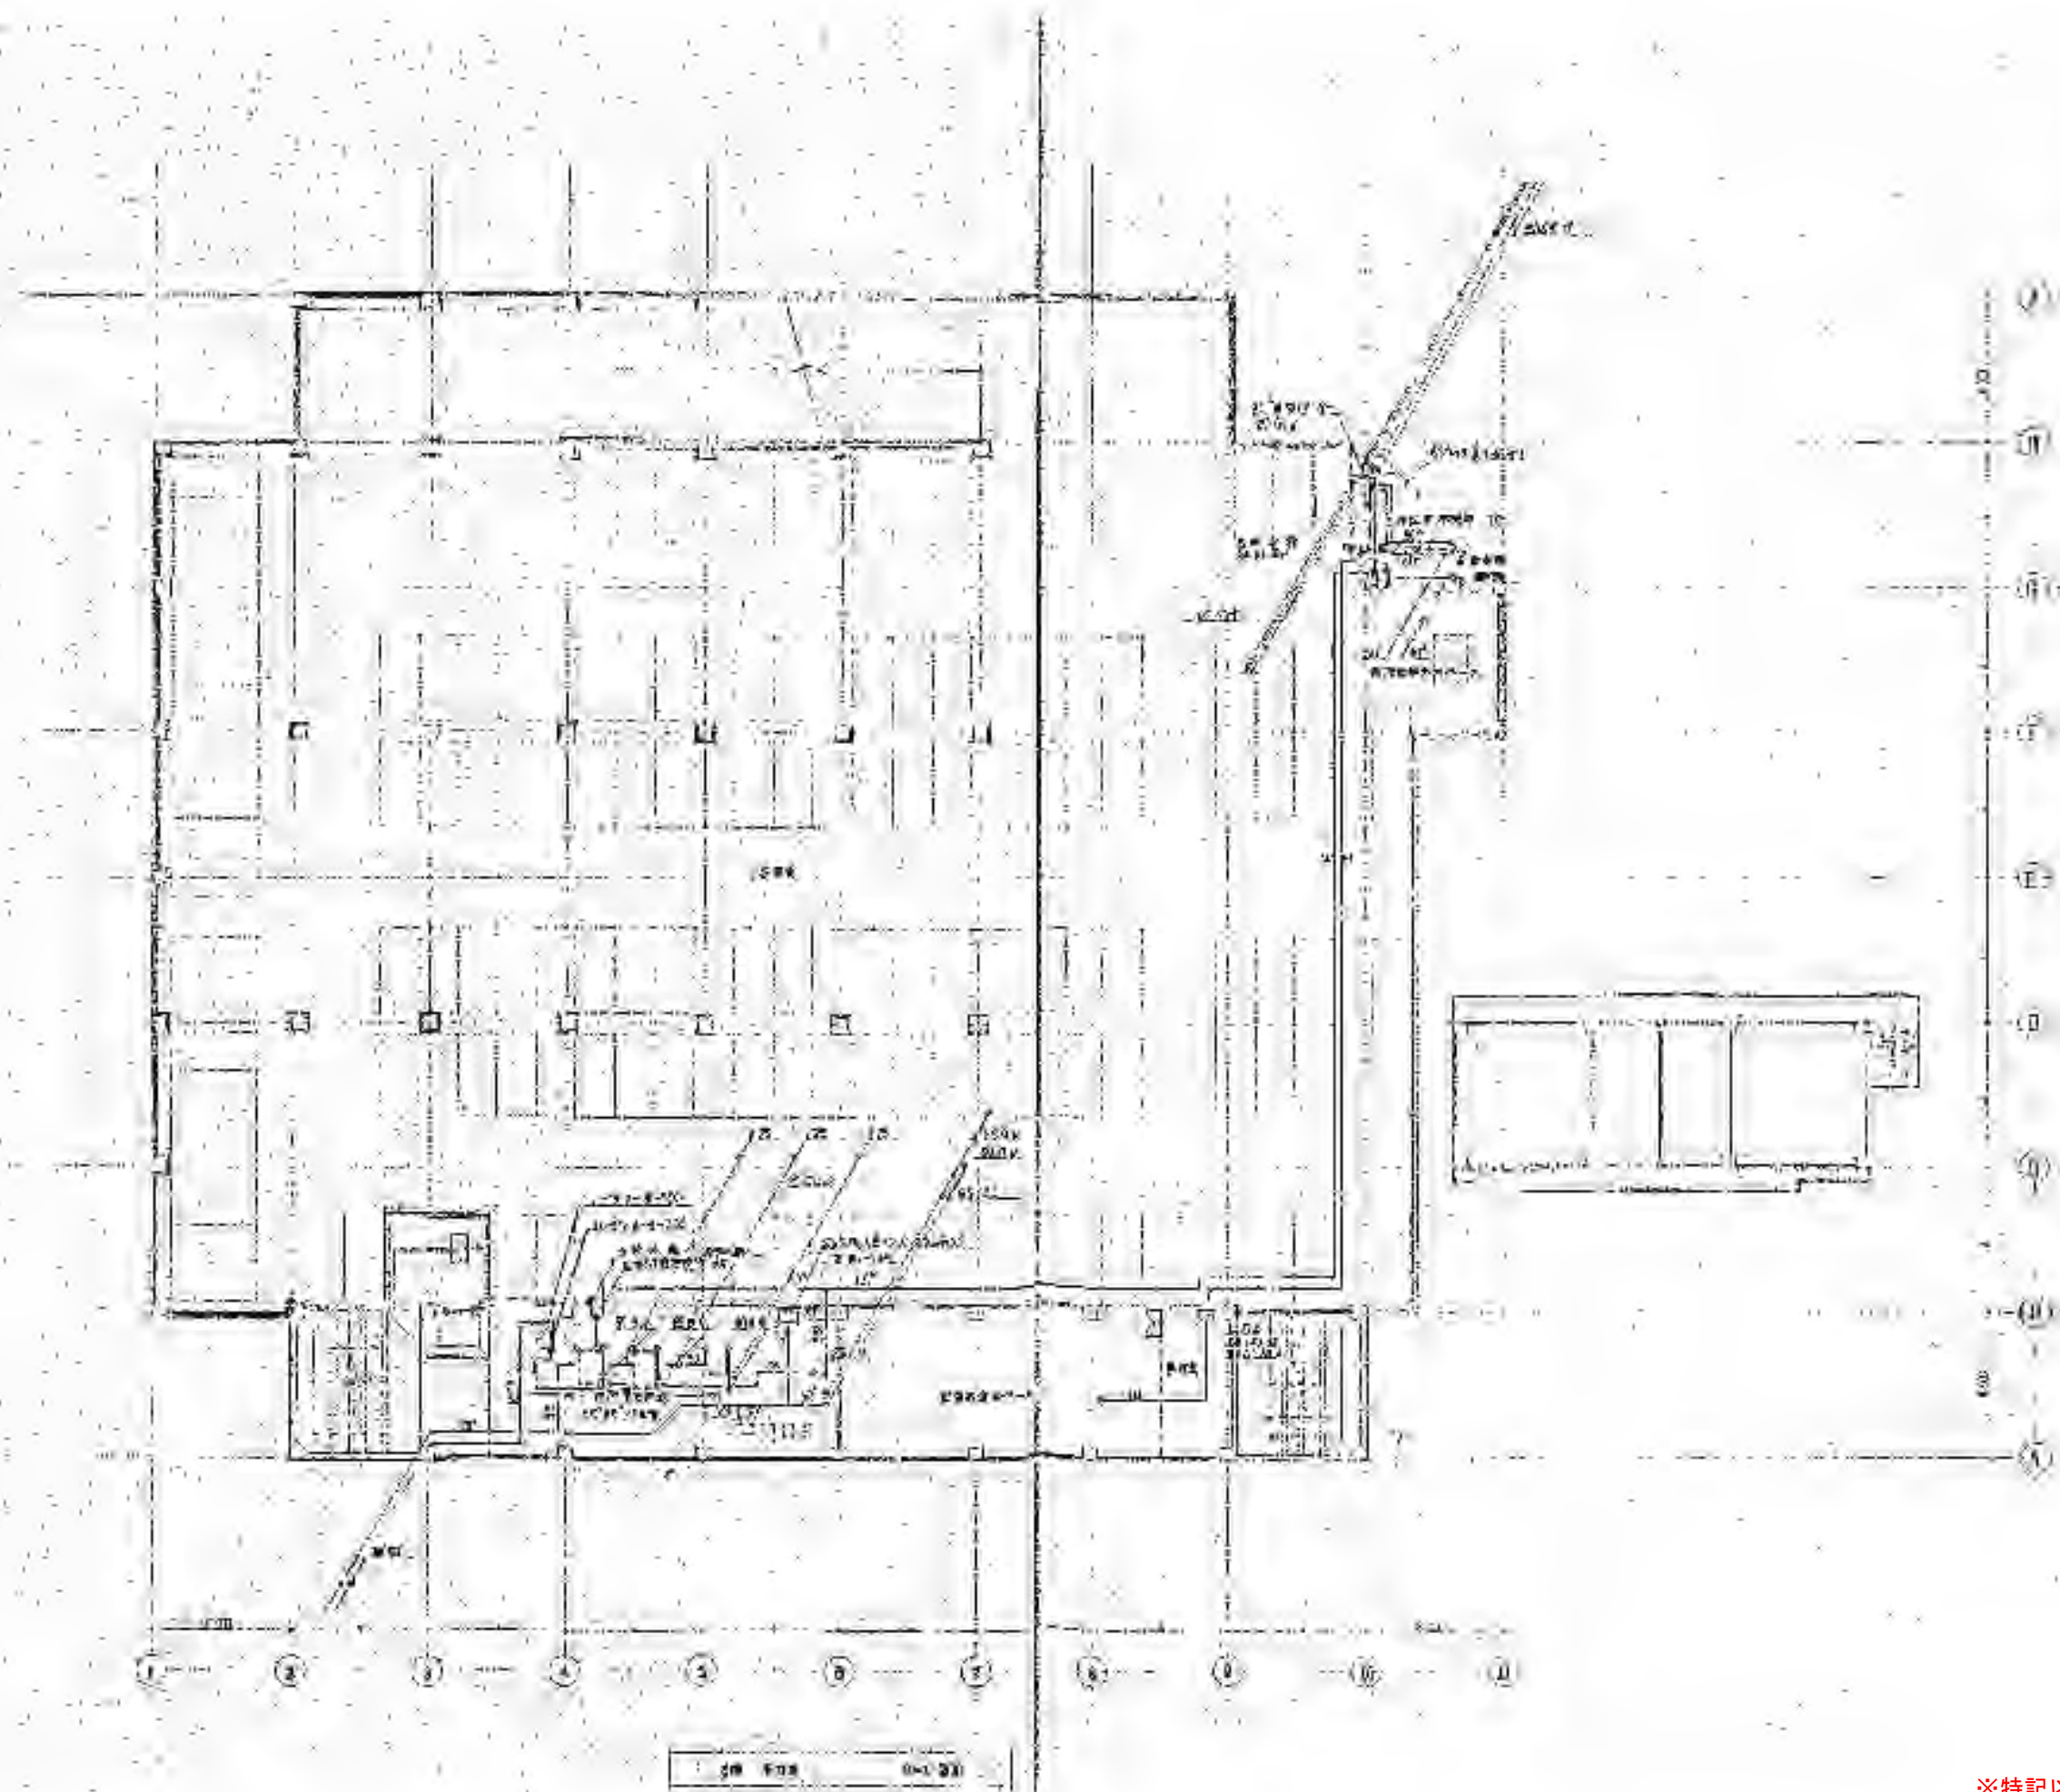

※特記以外、全て撤去。

 

SITE
株式会社サイト

〒394-0028
長野県岡谷市本町四丁目13-16
TEL: 0266-24-1070 FAX: 0266-21-1251
一級建築士事務所
(長野県) 知事登録(諏訪) G第01211号

開設者
栗一平

管理建築士
矢崎 和夫

担当設計者
一級建築士
登録番号294614号

設計者
一級建築士
登録番号

訂正・特記事項

工程名

ラオカヤ解体工事


2026/03

No. M-38


図名

機械設備 給排水衛生設備4階平面図(参考)

A3 1:400

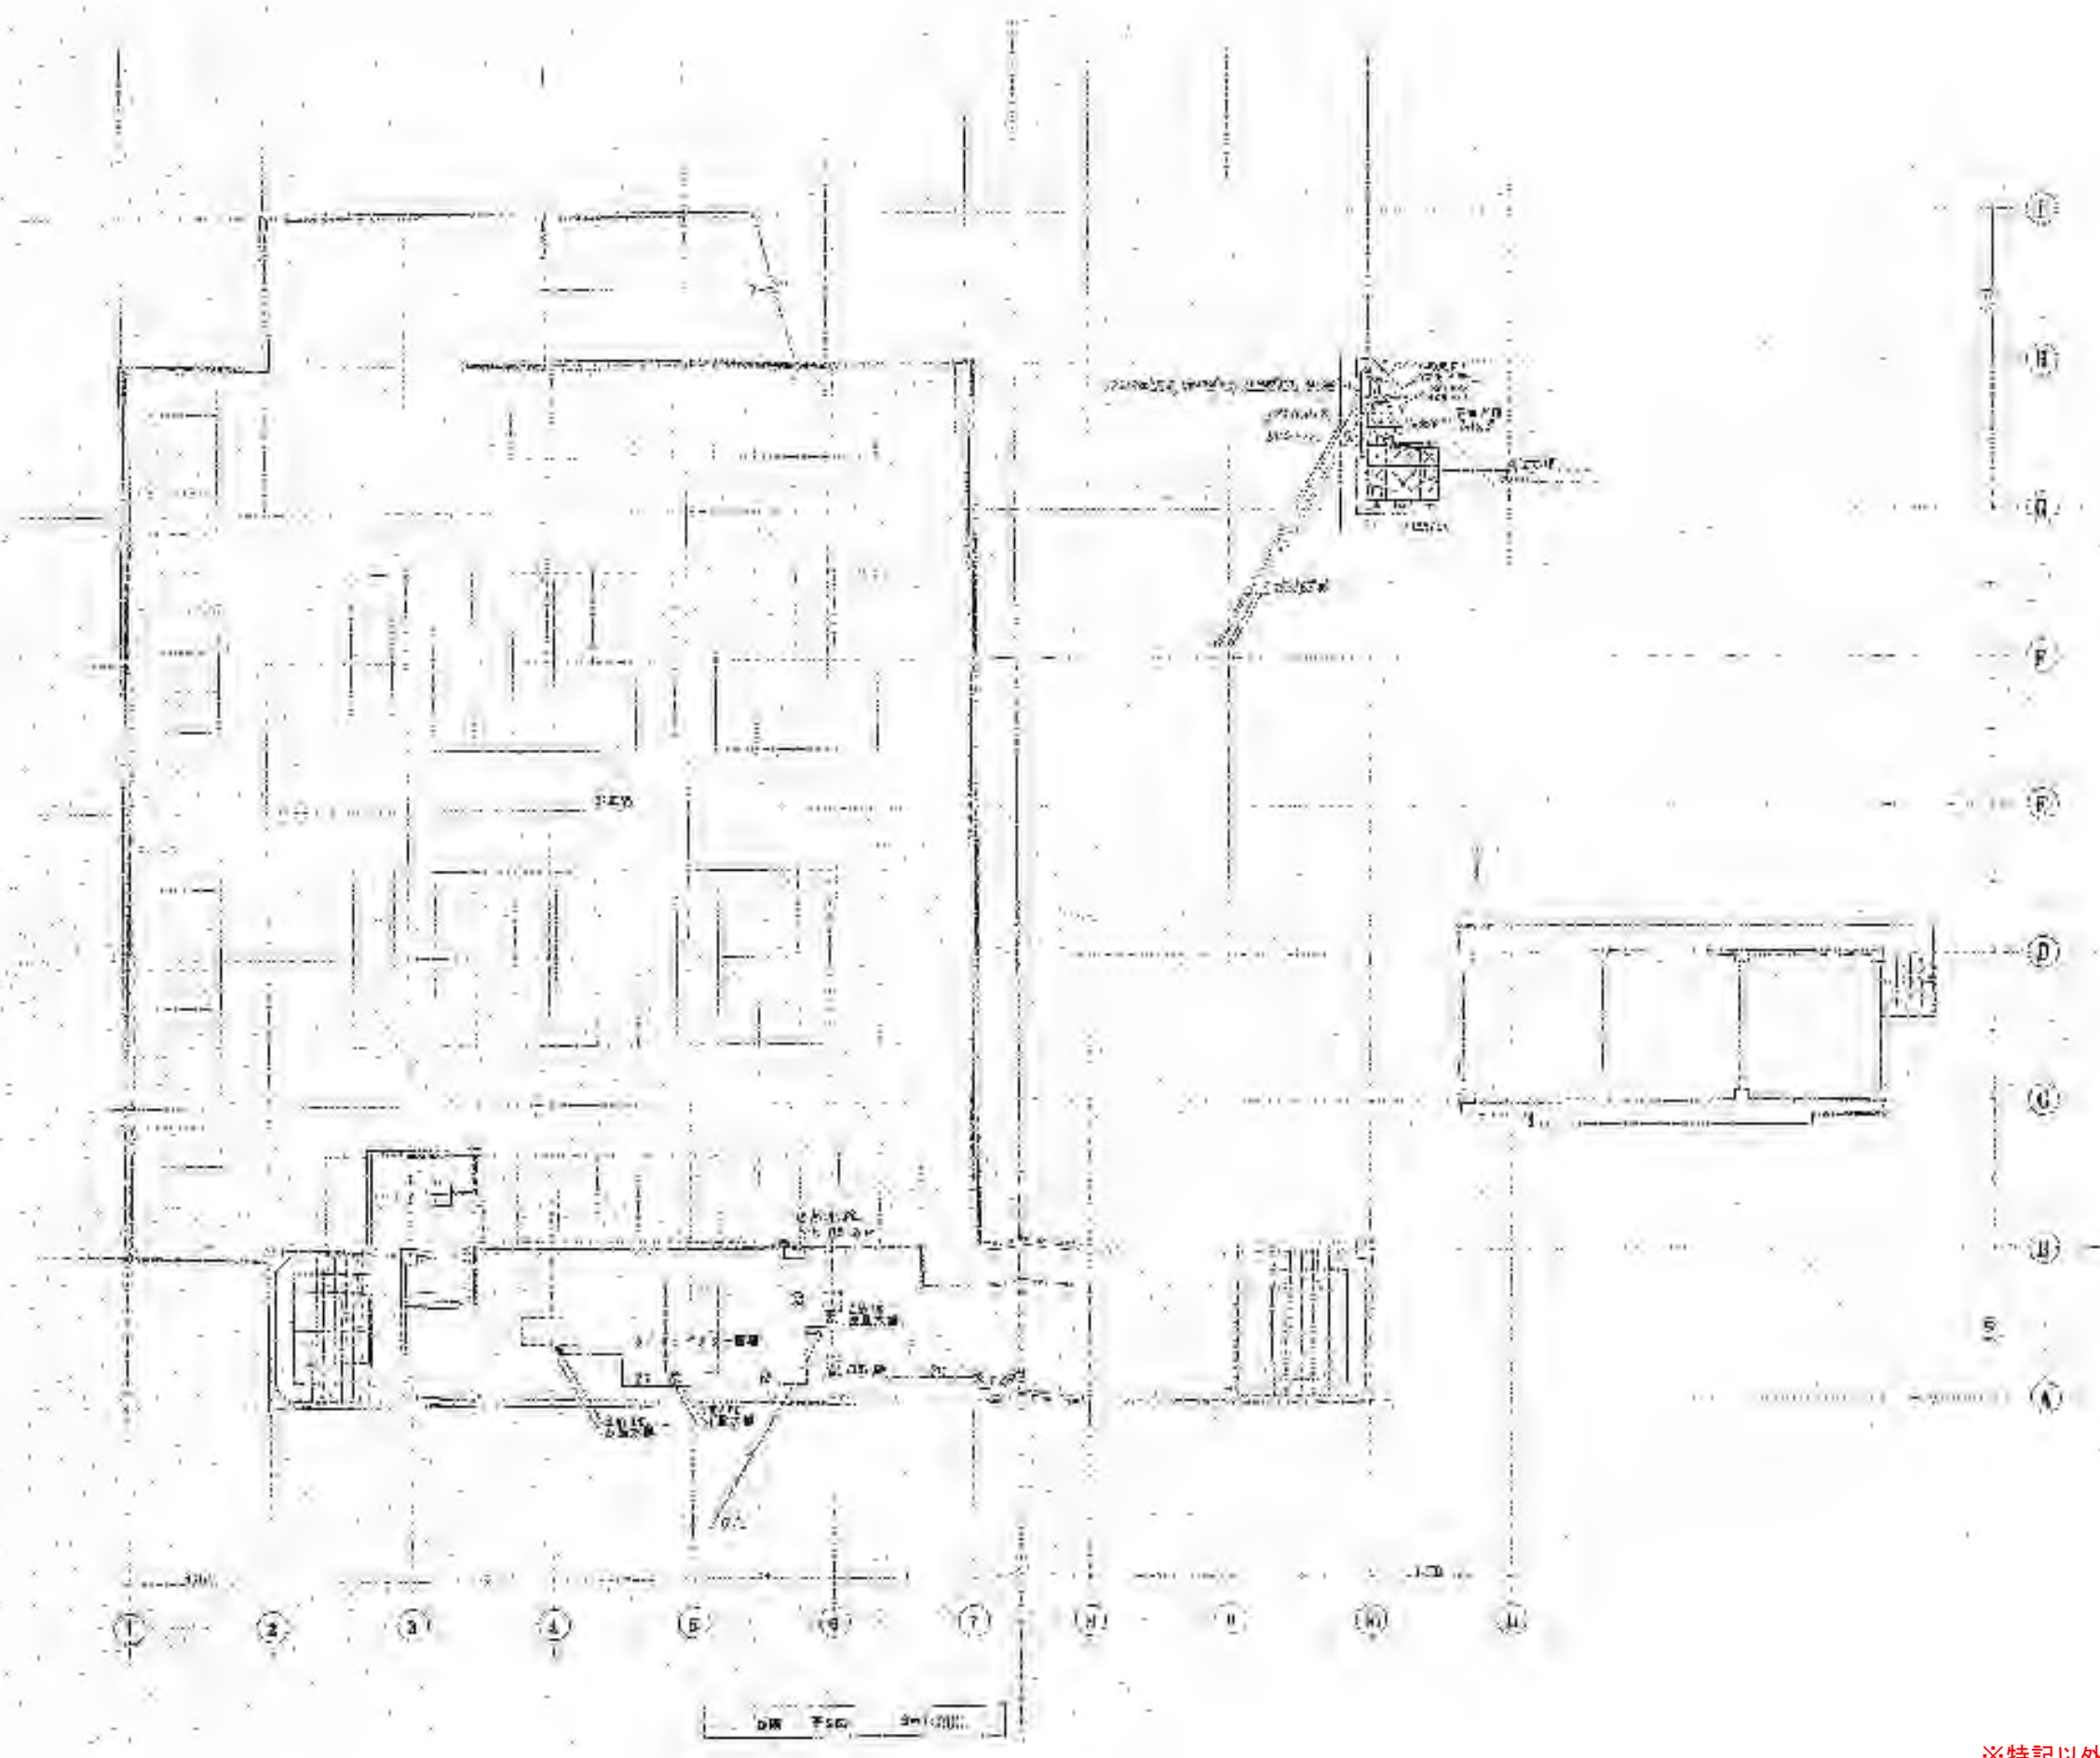

※特記以外、全て撤去。

 

SITE
株式会社サイト

〒394-0028
長野県岡谷市本町四丁目13-16
TEL: 0266-24-1070 FAX: 0266-21-1251
一級建築士事務所
(長野県) 知事登録(諏訪) G第81211号


開設者	管理建築士	担当設計者	設計者
一級建築士 登録番号153395号 濱 一平	一級建築士 登録番号294614号 矢崎 和夫	一級建築士 登録番号 号	一級建築士 登録番号 号

訂正・特記事項


--	--	--	--	--	--	--	--	--	--	--	--	--	--	--	--	--	--	--	--	--	--	--

工程名	ラオカヤ解体工事		作成年月	2026/03
図名	機械設備 給排水衛生設備5階平面図(参考)		縮尺	A3 1:400

図番	No.	M-39
----	-----	------

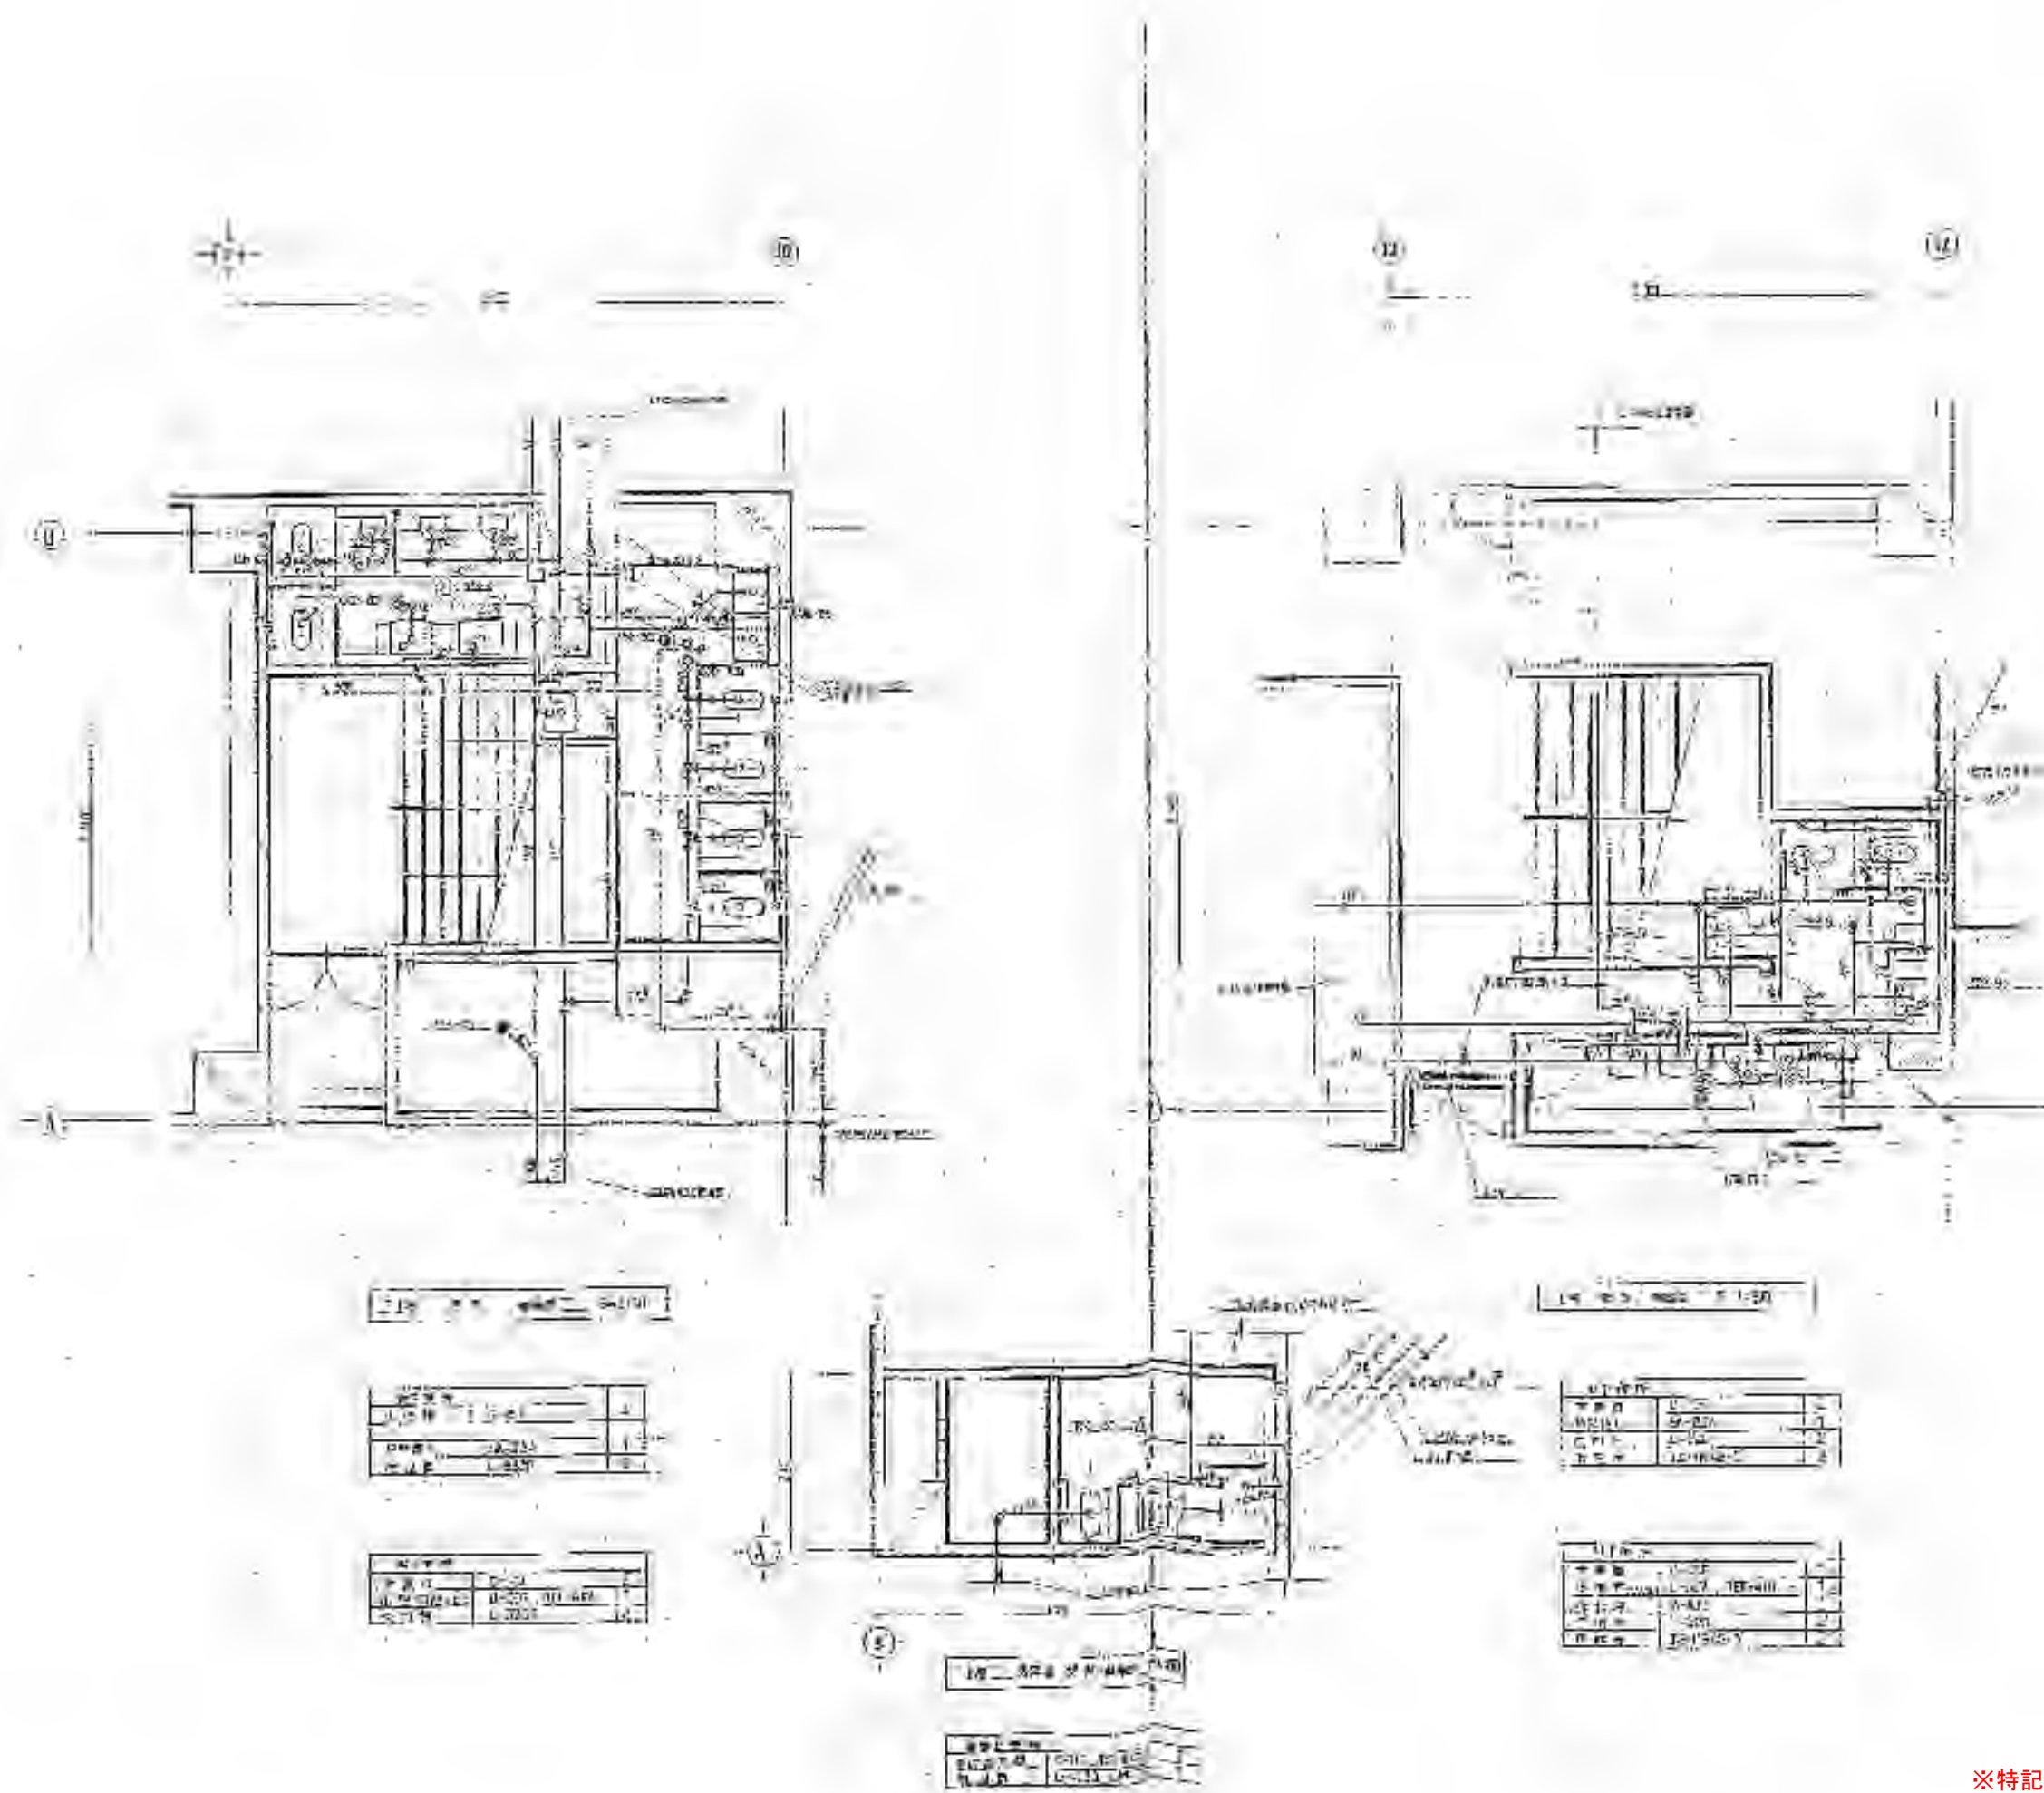

※特記以外、全て撤去。

 

SITE
株式会社サイト

〒394-0028
長野県岡谷市本町四丁目13-16
TEL: 0266-24-1070 FAX: 0266-21-1251
一級建築士事務所
(長野県) 知事登録(諏訪) G第01211号

開設者	管理建築士	担当設計者	設計者
一級建築士 登録番号153395号 濱 一平	一級建築士 登録番号294614号 矢崎 和夫	一級建築士 登録番号 号	号

訂正・特記事項	

工程名	ラオカヤ解体工事	作成年月	2026/03
図名	機械設備 給排水衛生設備1階便所詳細図(参考)	縮尺	A3 1:100



図番	No. M-40
----	----------

図名	排水設備	3
図番	L-0300	1


設計者	矢崎 和夫
承認者	一平 謙
作成日	2026/03
図面番号	L-0300

図名	排水設備	3
図番	L-0300	1

設計者	矢崎 和夫
承認者	一平 謙
作成日	2026/03
図面番号	L-0300

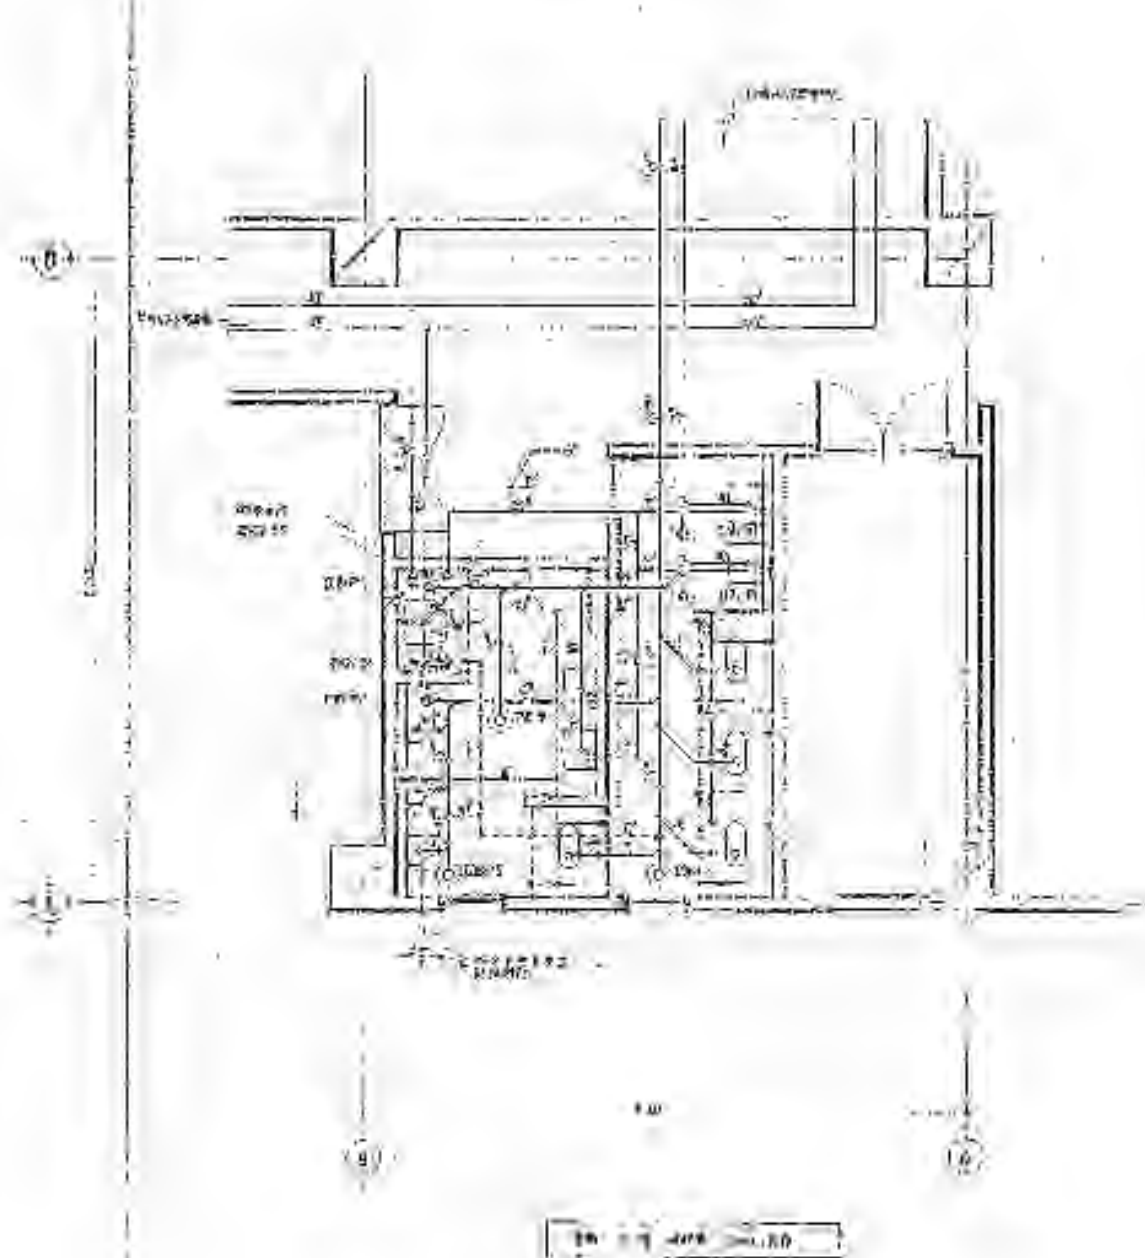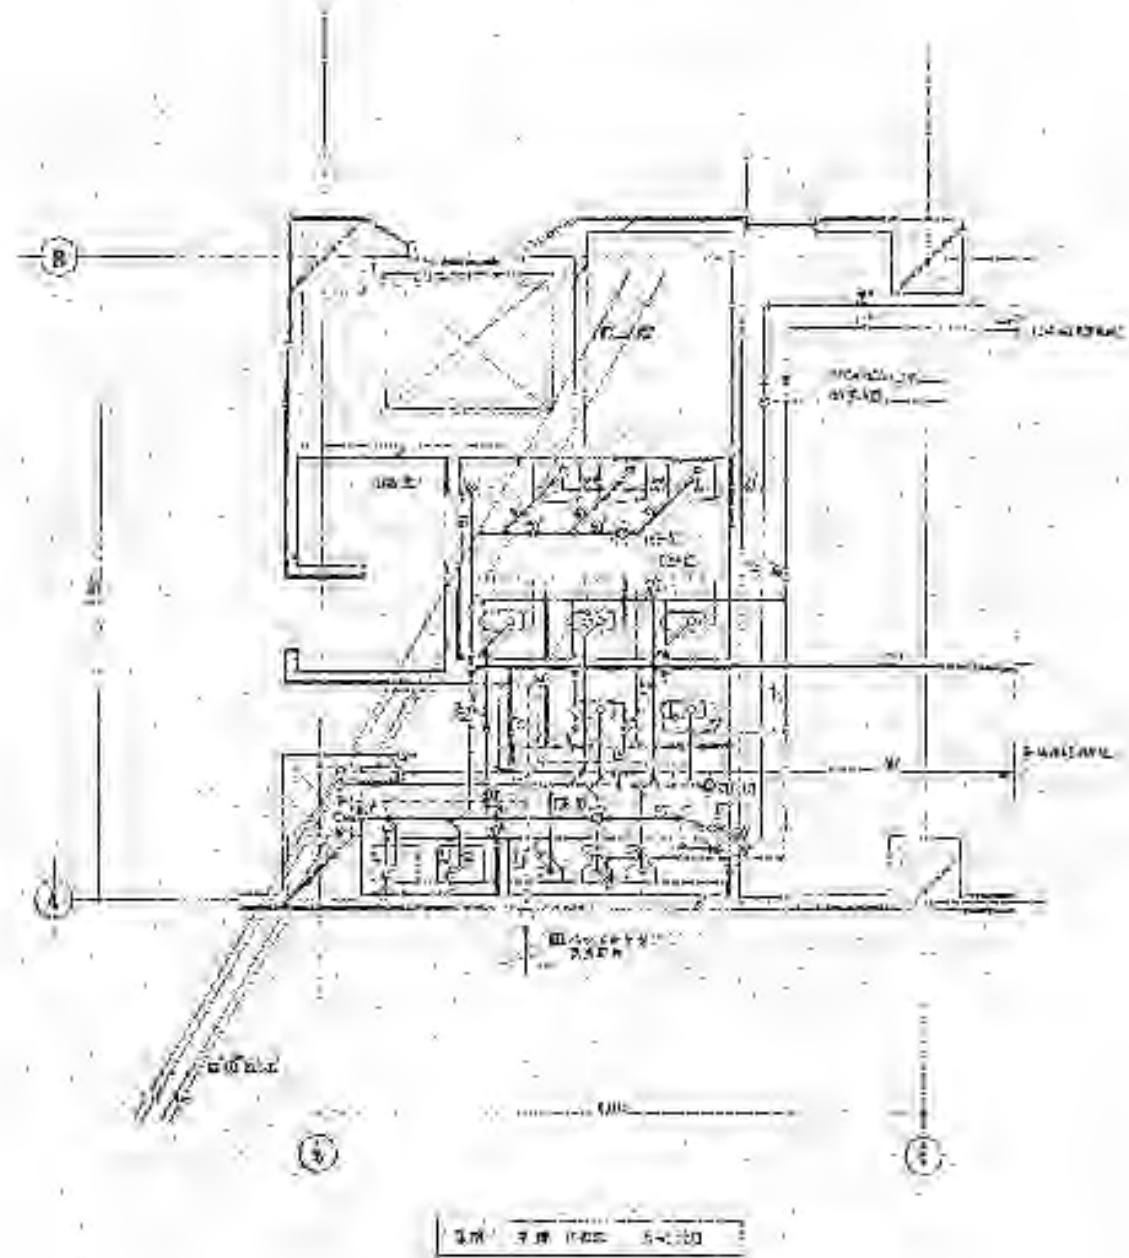

※特記以外、全て撤去。

 

SITE
株式会社サイト

〒394-0028
長野県岡谷市本町四丁目13-16
TEL: 0266-24-1070 FAX: 0266-21-1251
一級建築士事務所
(長野県) 知事登録 (諏訪) G第01211号

開設者
一級建築士
登録番号153395号
謙 一平

管理建築士
一級建築士
登録番号294614号
矢崎 和夫

担当設計者
一級建築士
登録番号
号

設計者
号

訂正・特記事項

工程


ラオカヤ解体工事

作成年月
2026/03


図面番号
No. M-41

機械設備 給排水衛生設備3階便所詳細図 (参考)




縮尺
A3 1:100

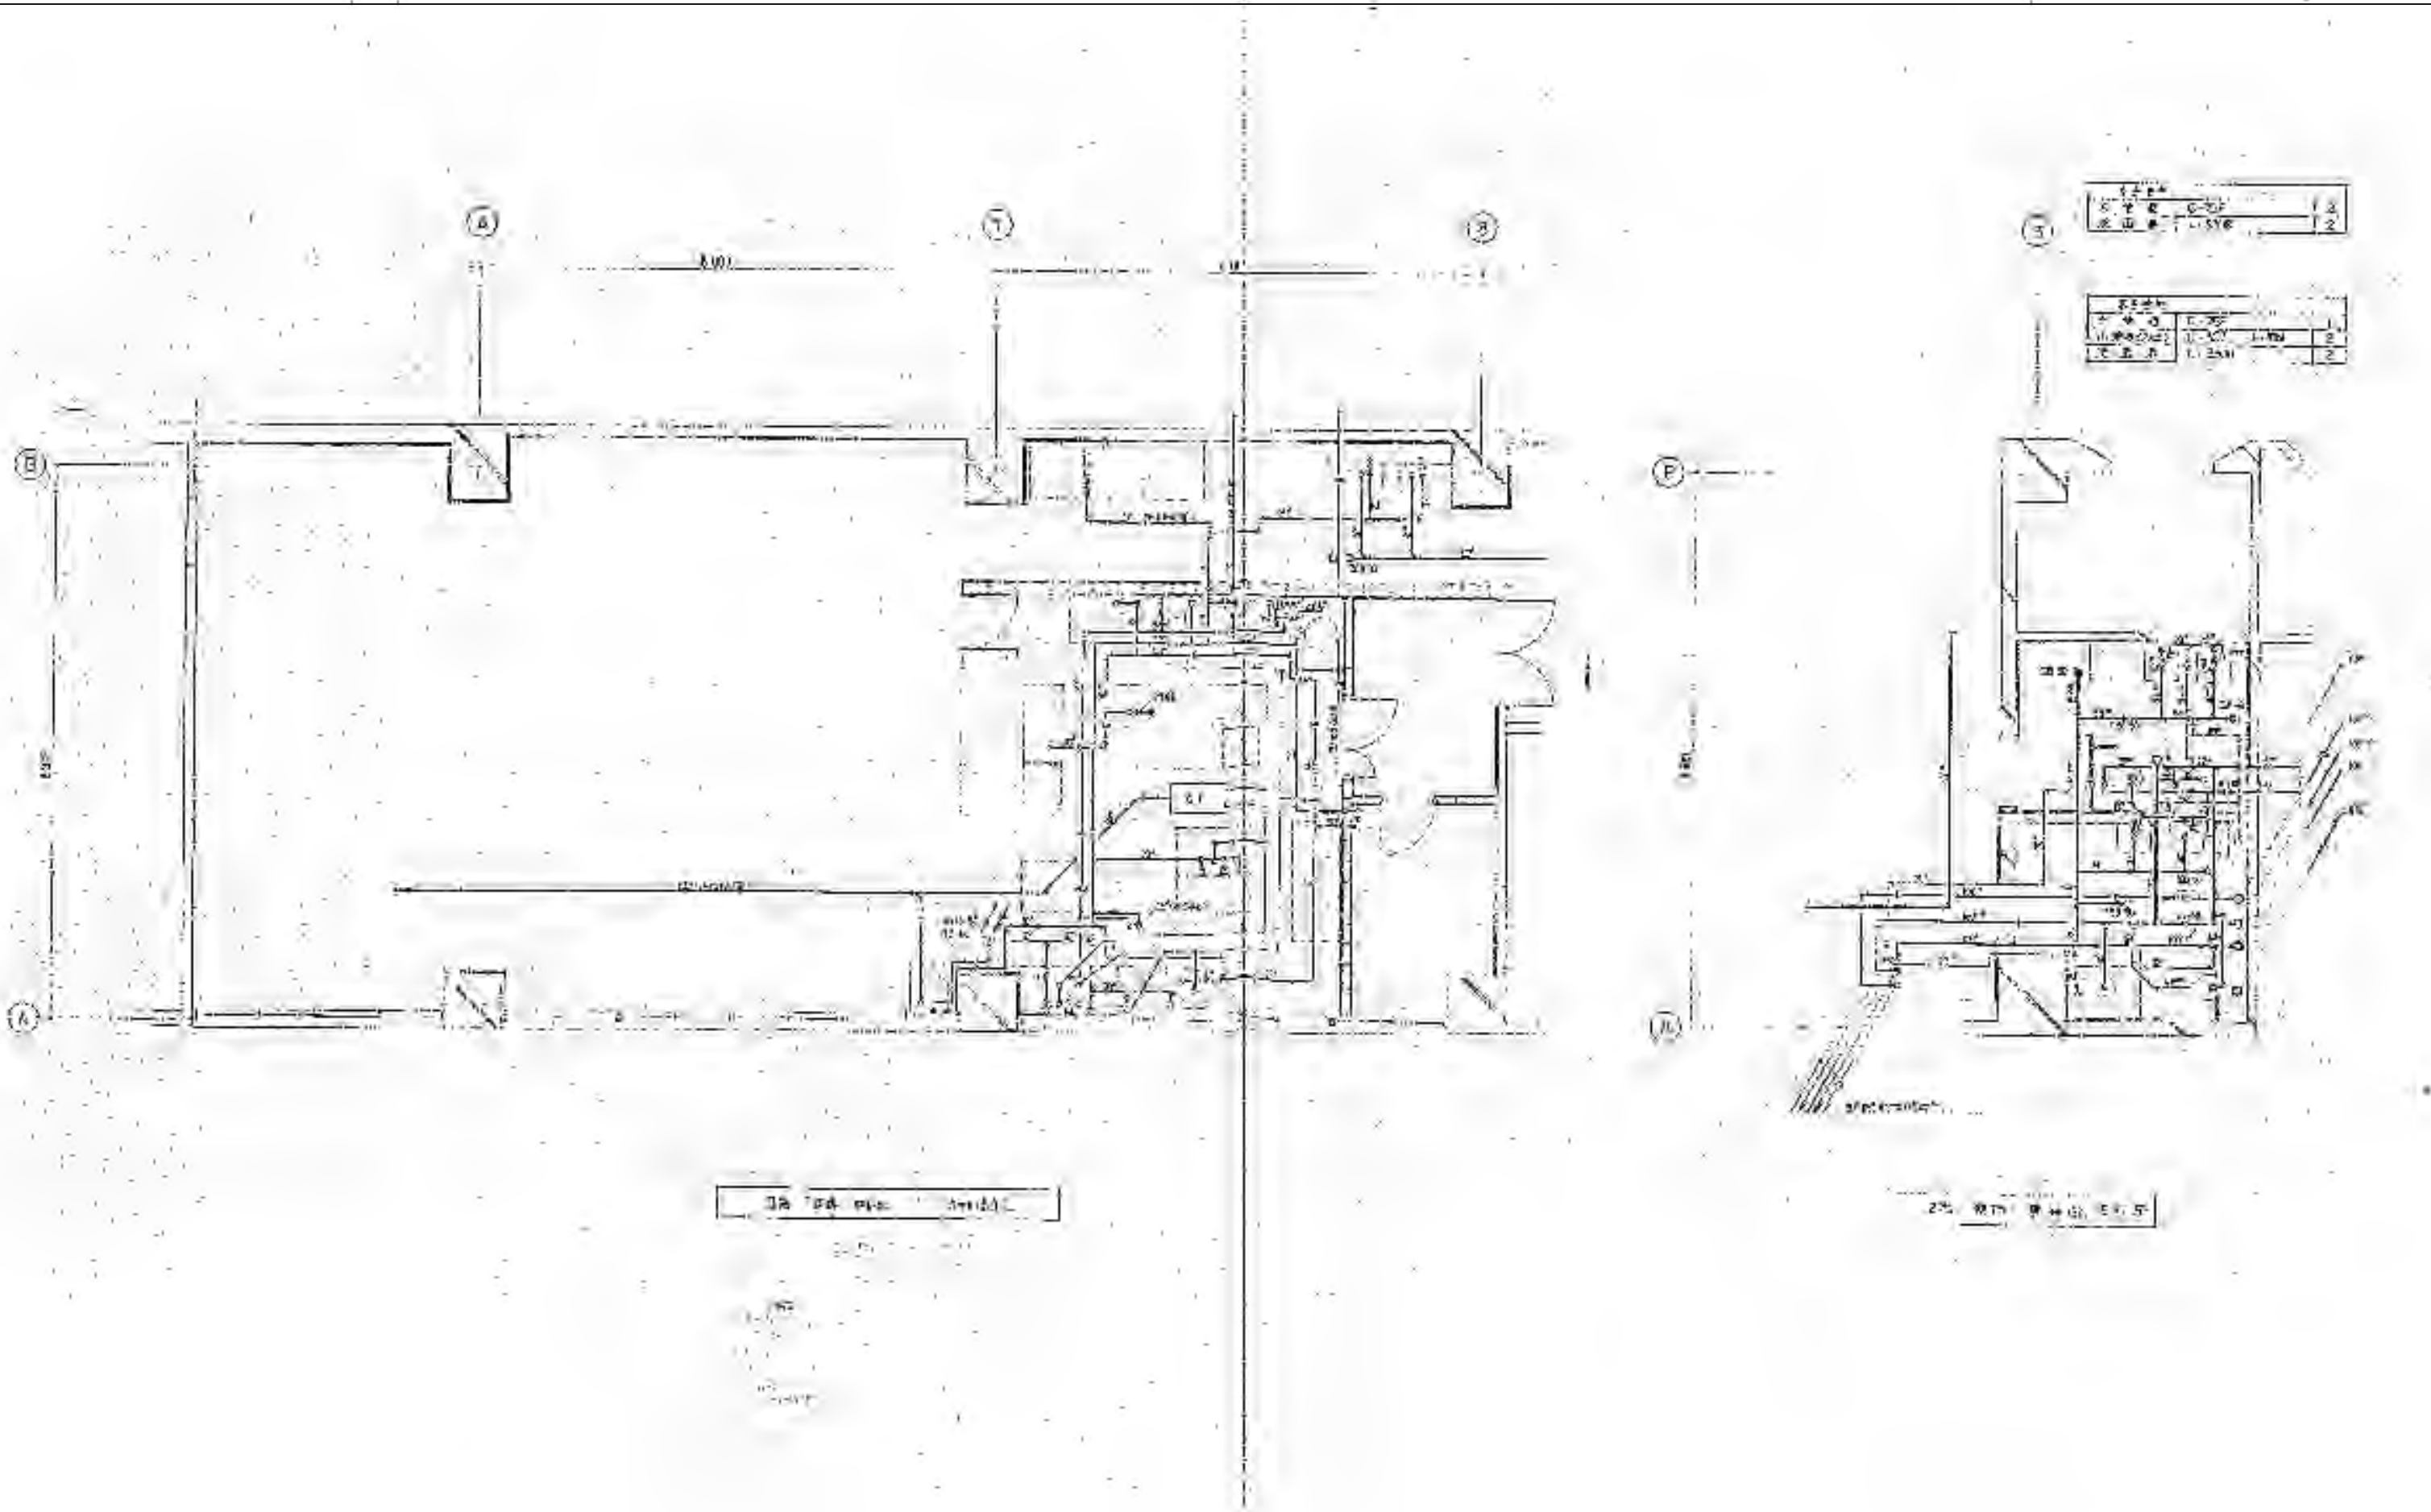

※特記以外、全て撤去。

 


SITE 株式会社サイト 〒394-0028 長野県岡谷市本町四丁目13-16 TEL. 0266-24-1070 FAX. 0266-21-1251 一級建築士事務所 (長野県) 知事登録(諏訪) 6第01211号	開設者 一級建築士 登録番号153395号 濱 一平	管理建築士 一級建築士 登録番号294614号 矢崎 和夫	担当設計者 一級建築士 登録番号 号	設計者 一級建築士 登録番号 号	訂正・特記事項	工種 ララオカヤ解体工事	実施年月 2026/03	図番 No. M-42
						図名 機械設備 給排水衛生設備2階便所・3階厨房詳細図(参考)	縮尺 A3 1:100	




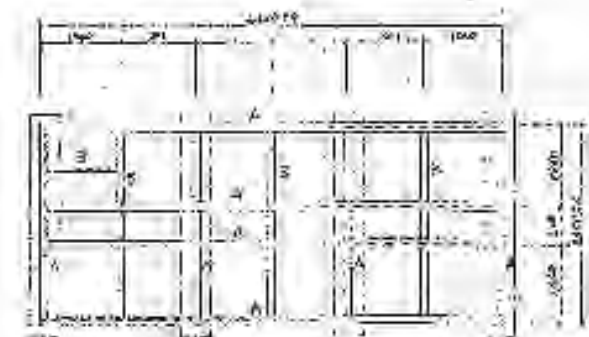
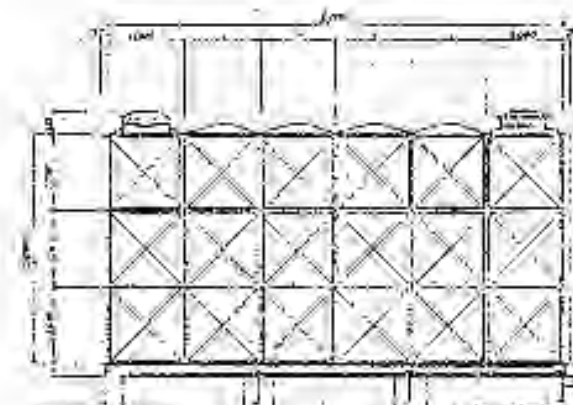
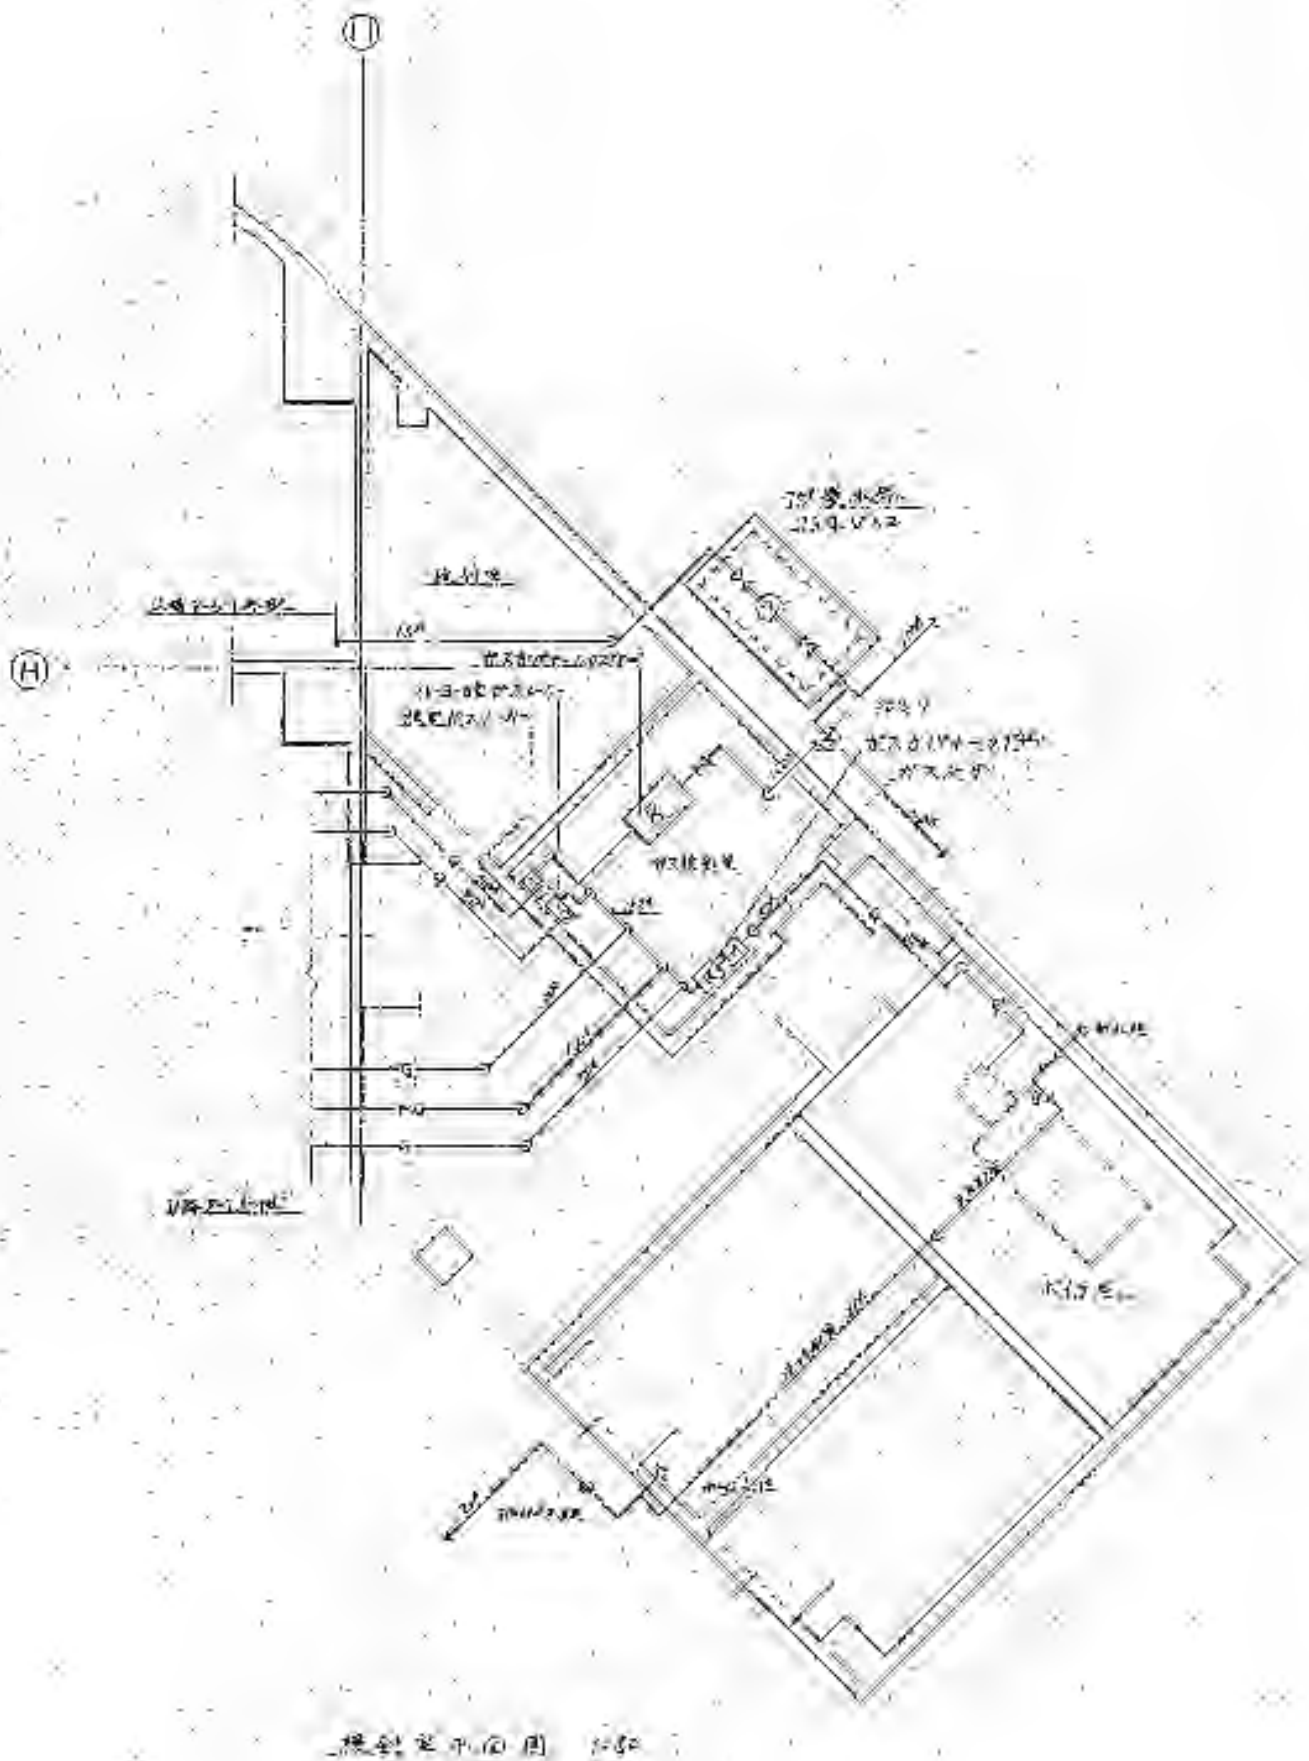


ラオカヤ解体工事
機械設備 給排水衛生設備 検針室・受水槽詳細図 (参考)

 ※特記以外、全て撤去。



SITE 株式会社サイト 〒394-0028 長野県岡谷市本町四丁目13-16 TEL. 0266-24-1070 FAX. 0266-21-1251 一級建築士事務所 (長野県) 知事登録 (諏訪) G第81211号	開設者 栗一平	管理建築士 矢崎 和夫	担当設計者 一級建築士 登録番号294614号	設計者 一級建築士 登録番号 号	訂正・特記事項	工程 ラオカヤ解体工事	完成年月 2026/03	図番 No. M-43
						図名 機械設備 給排水衛生設備 検針室・受水槽詳細図 (参考)	縮尺 A3 1:100	

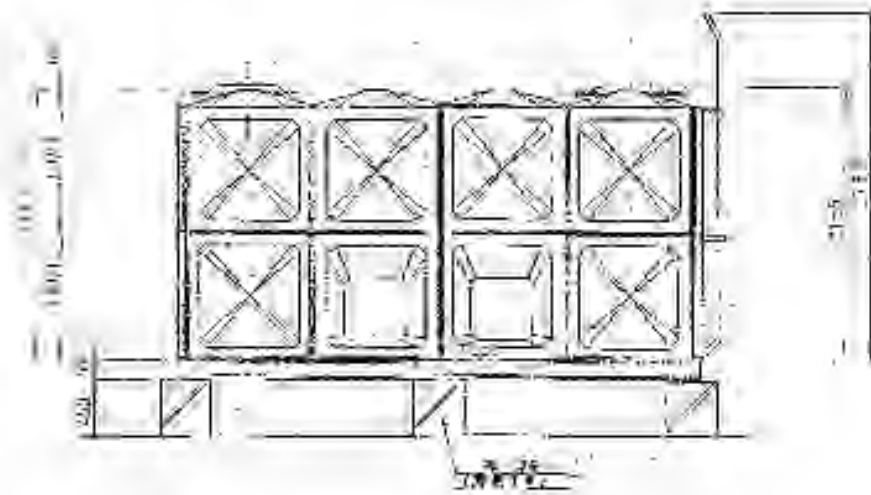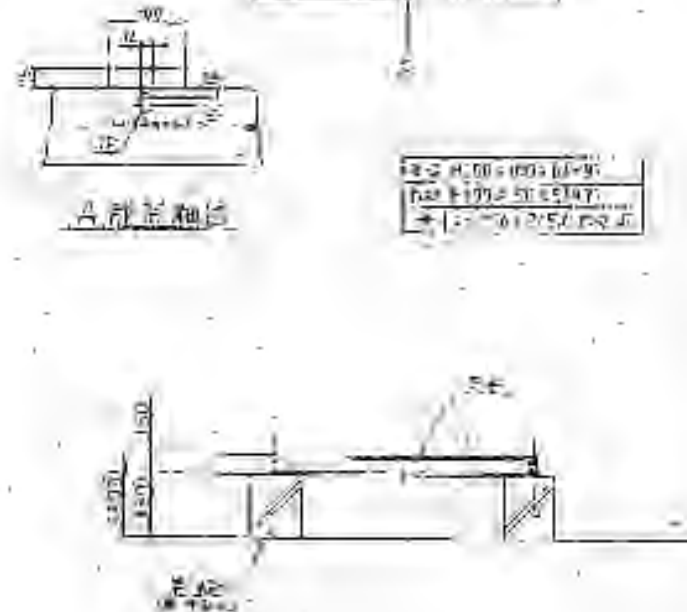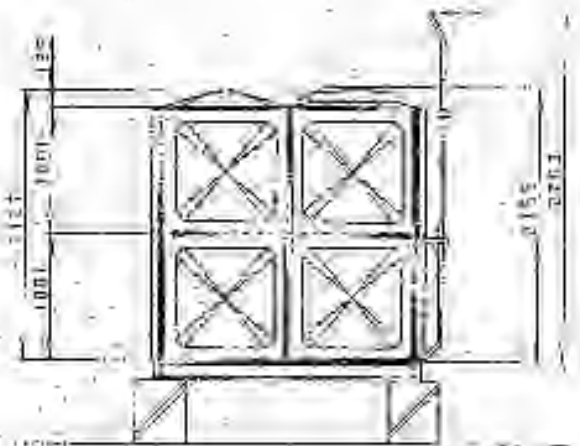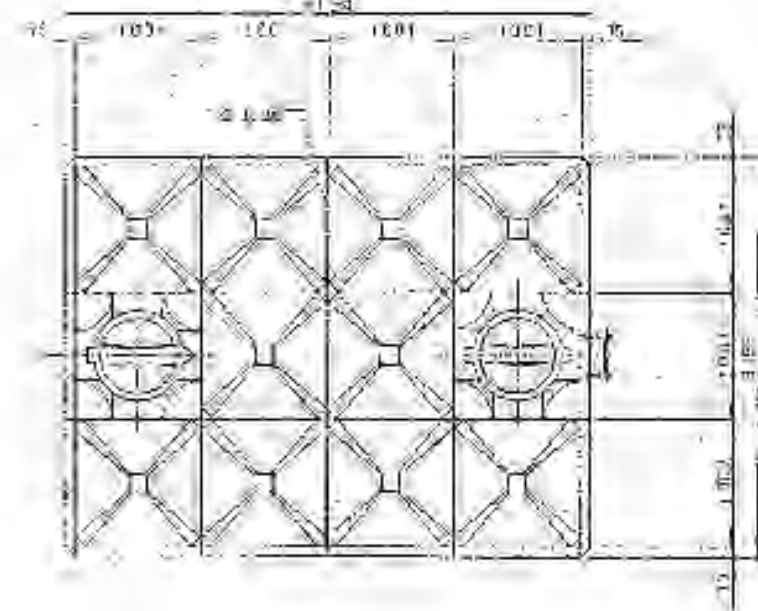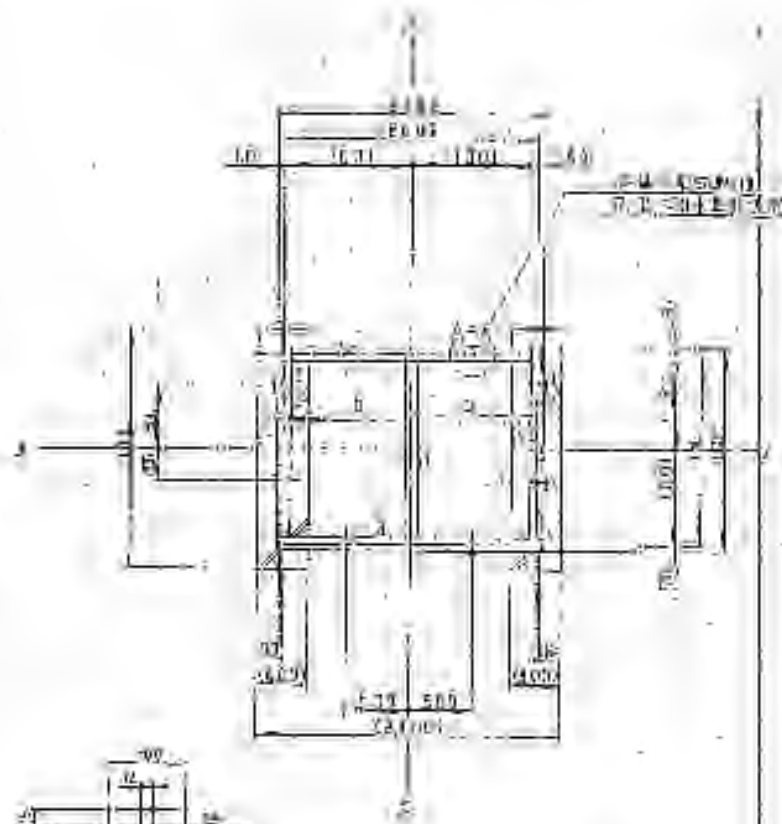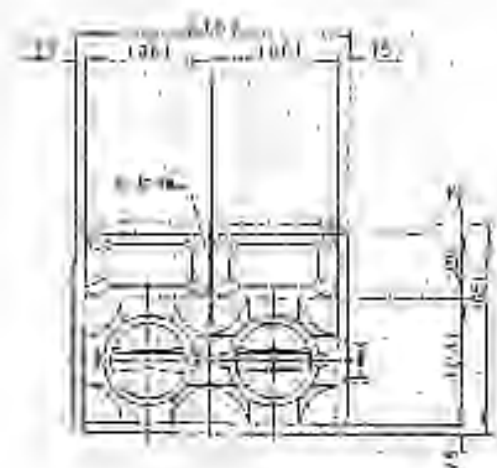


株式会社 サイト
 〒394-0028 長野県岡谷市本町四丁目13-16
 TEL 0266-24-1070 FAX 0266-21-1251
 一級建築士事務所
 登録番号153395号
 代表取締役 矢崎 和夫
 一級建築士事務所
 登録番号294614号
 代表取締役 矢崎 和夫

設計者
 矢崎 和夫
 一級建築士
 登録番号294614号

監理者
 矢崎 和夫
 一級建築士
 登録番号153395号

2026/03
 A3 1:60

 ※特記以外、全て撤去。



SITE

〒394-0028
 長野県岡谷市本町四丁目13-16
 TEL 0266-24-1070 FAX 0266-21-1251
 一級建築士事務所
 登録番号153395号
 代表取締役 矢崎 和夫
 一級建築士事務所
 登録番号294614号
 代表取締役 矢崎 和夫

開設者 管理建築士
 一級建築士
 登録番号153395号
 第一平

担当設計者 設計者
 一級建築士
 登録番号294614号
 矢崎 和夫

訂正・特記事項


ララオカヤ解体工事

2026/03


No. M-44

機械設備 給排水衛生設備 高置水槽詳細図(参考)

A3 1:60

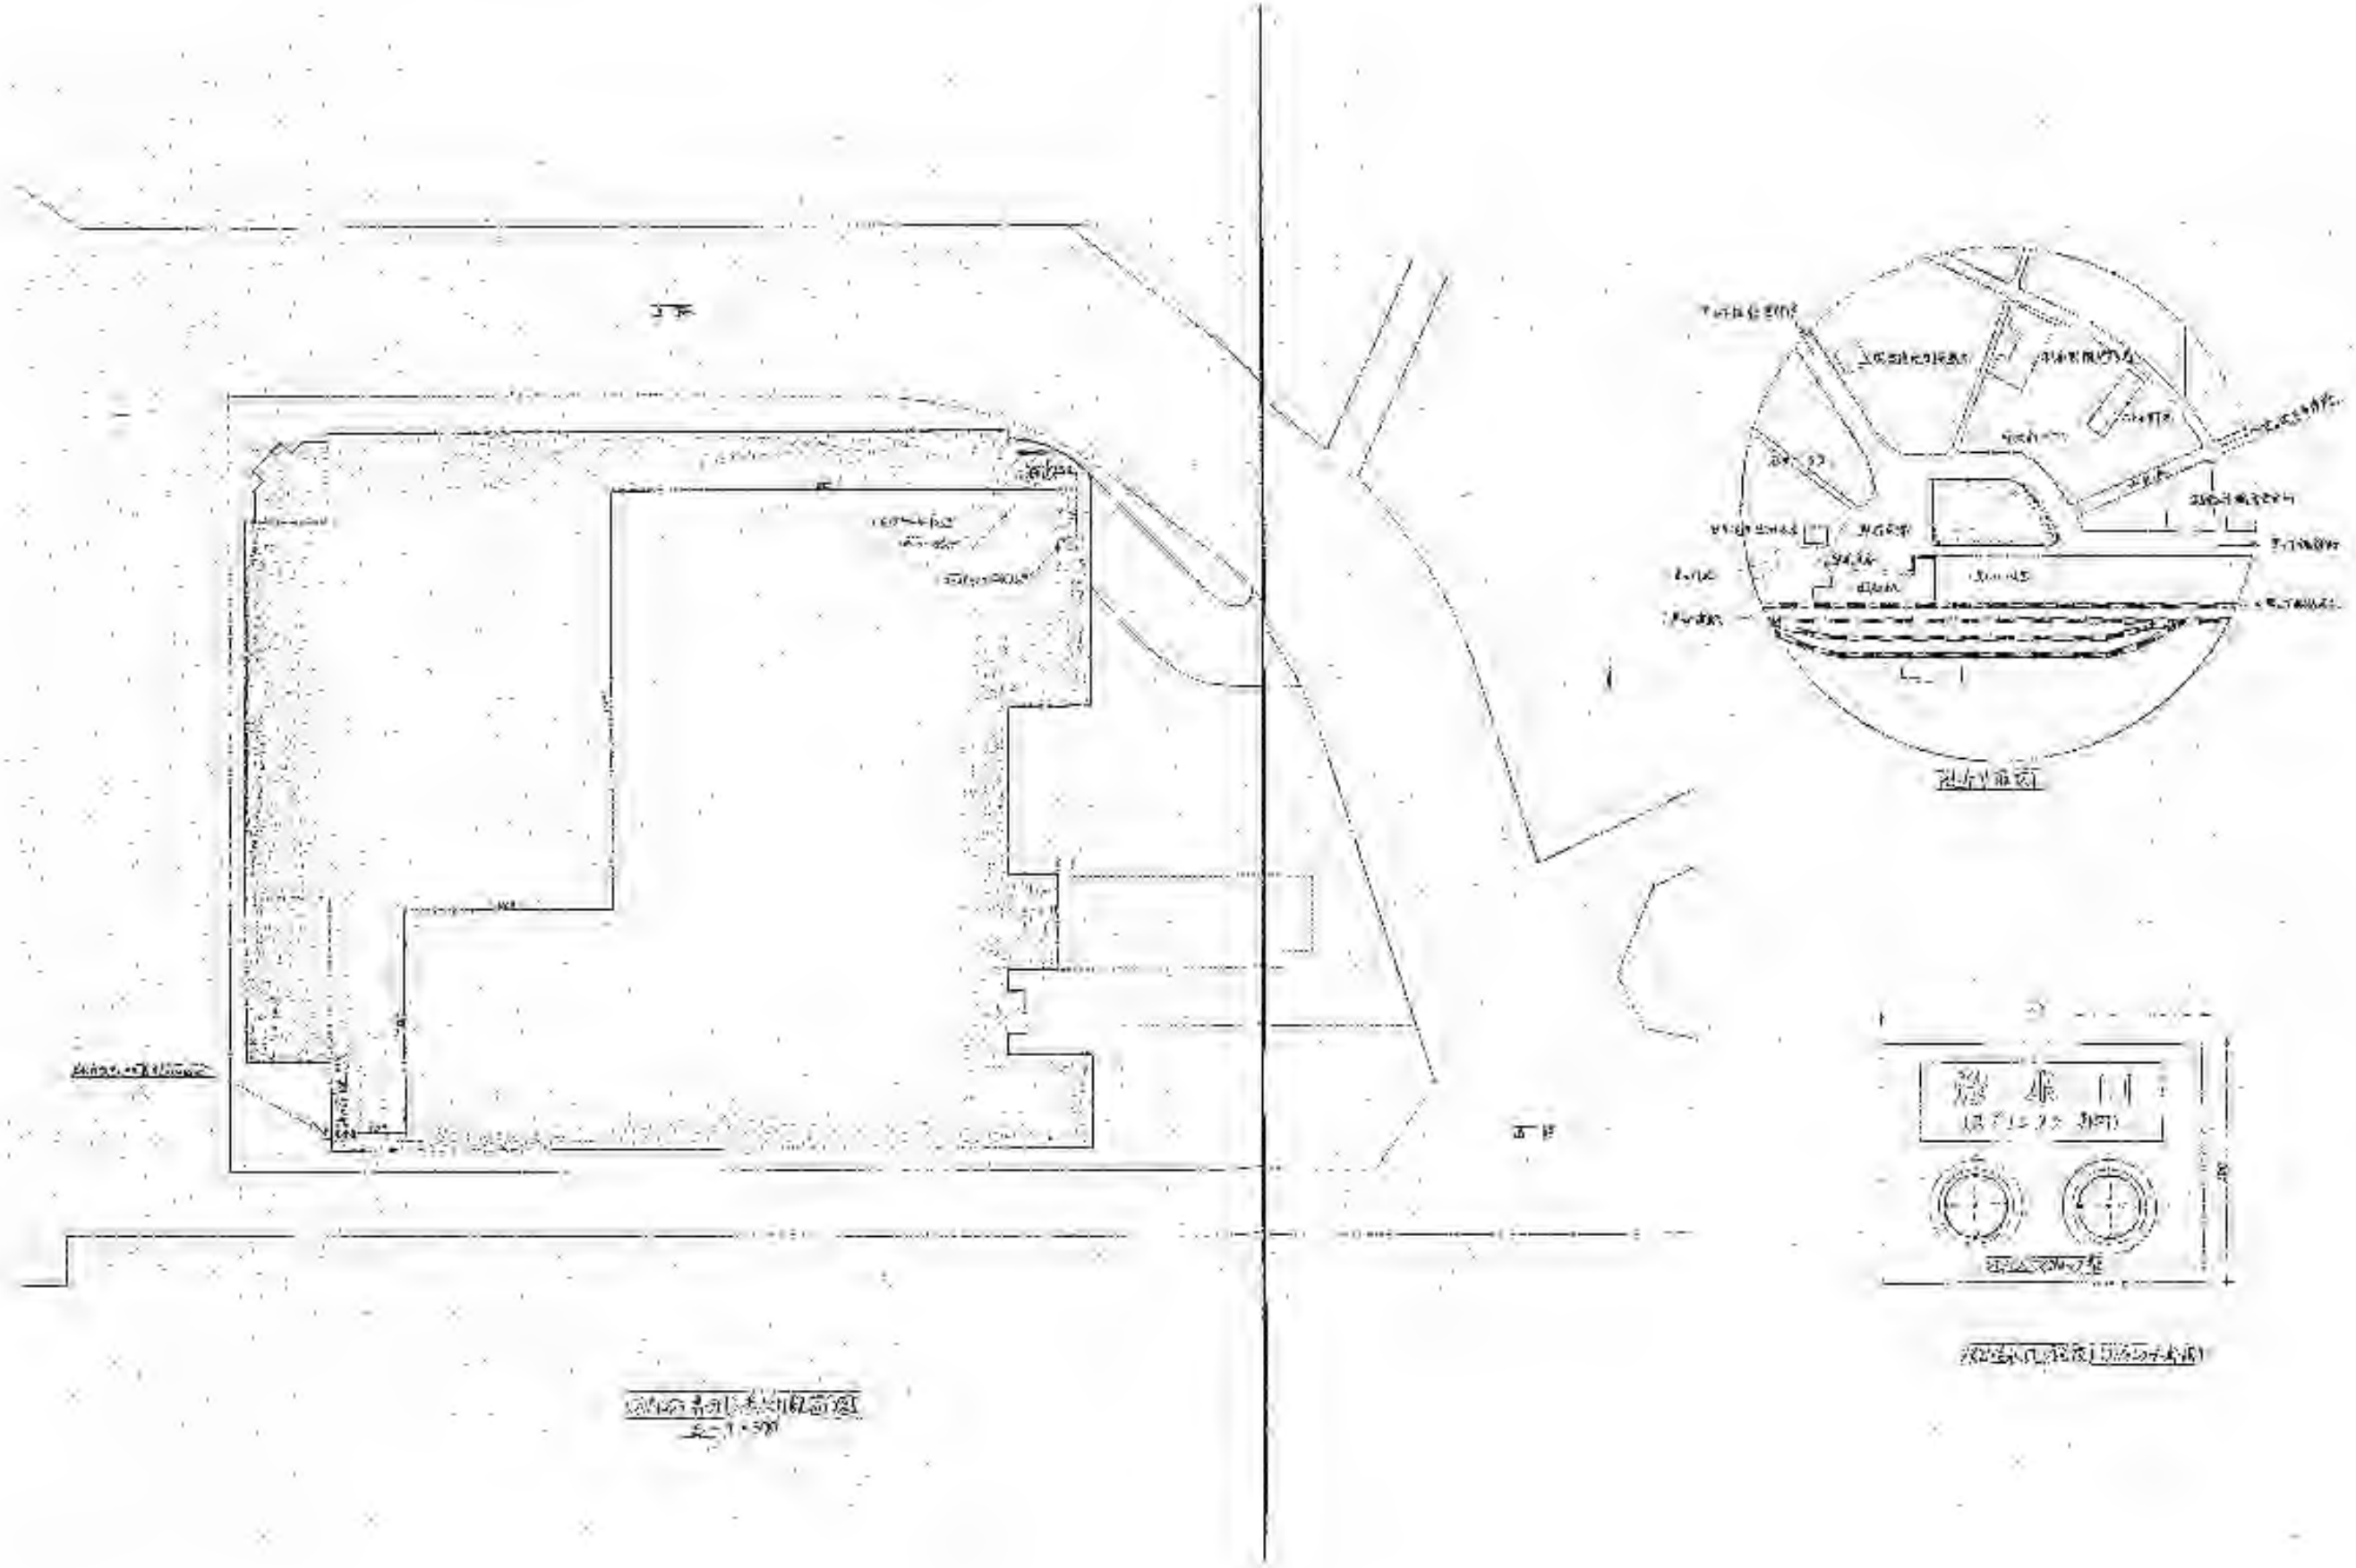

※特記以外、全て撤去。

 

SITE

〒394-0028
長野県岡谷市本町四丁目13-16
TEL: 0266-24-1070 FAX: 0266-21-1251
一級建築士事務所
(長野県) 知事登録(諏訪) G第81211号

開設者 管理建築士
一級建築士 登録番号153395号
濱 一平

担当設計者 設計者
一級建築士 登録番号294614号
矢崎 和夫

一級建築士 登録番号
号

訂正・特記事項

工程名

ララオカヤ解体工事

作成年月

2026/03

図番


No. M-45

機械設備 消火設備 配置図(参考)

縮尺


A3 1:600

株式会社サイト

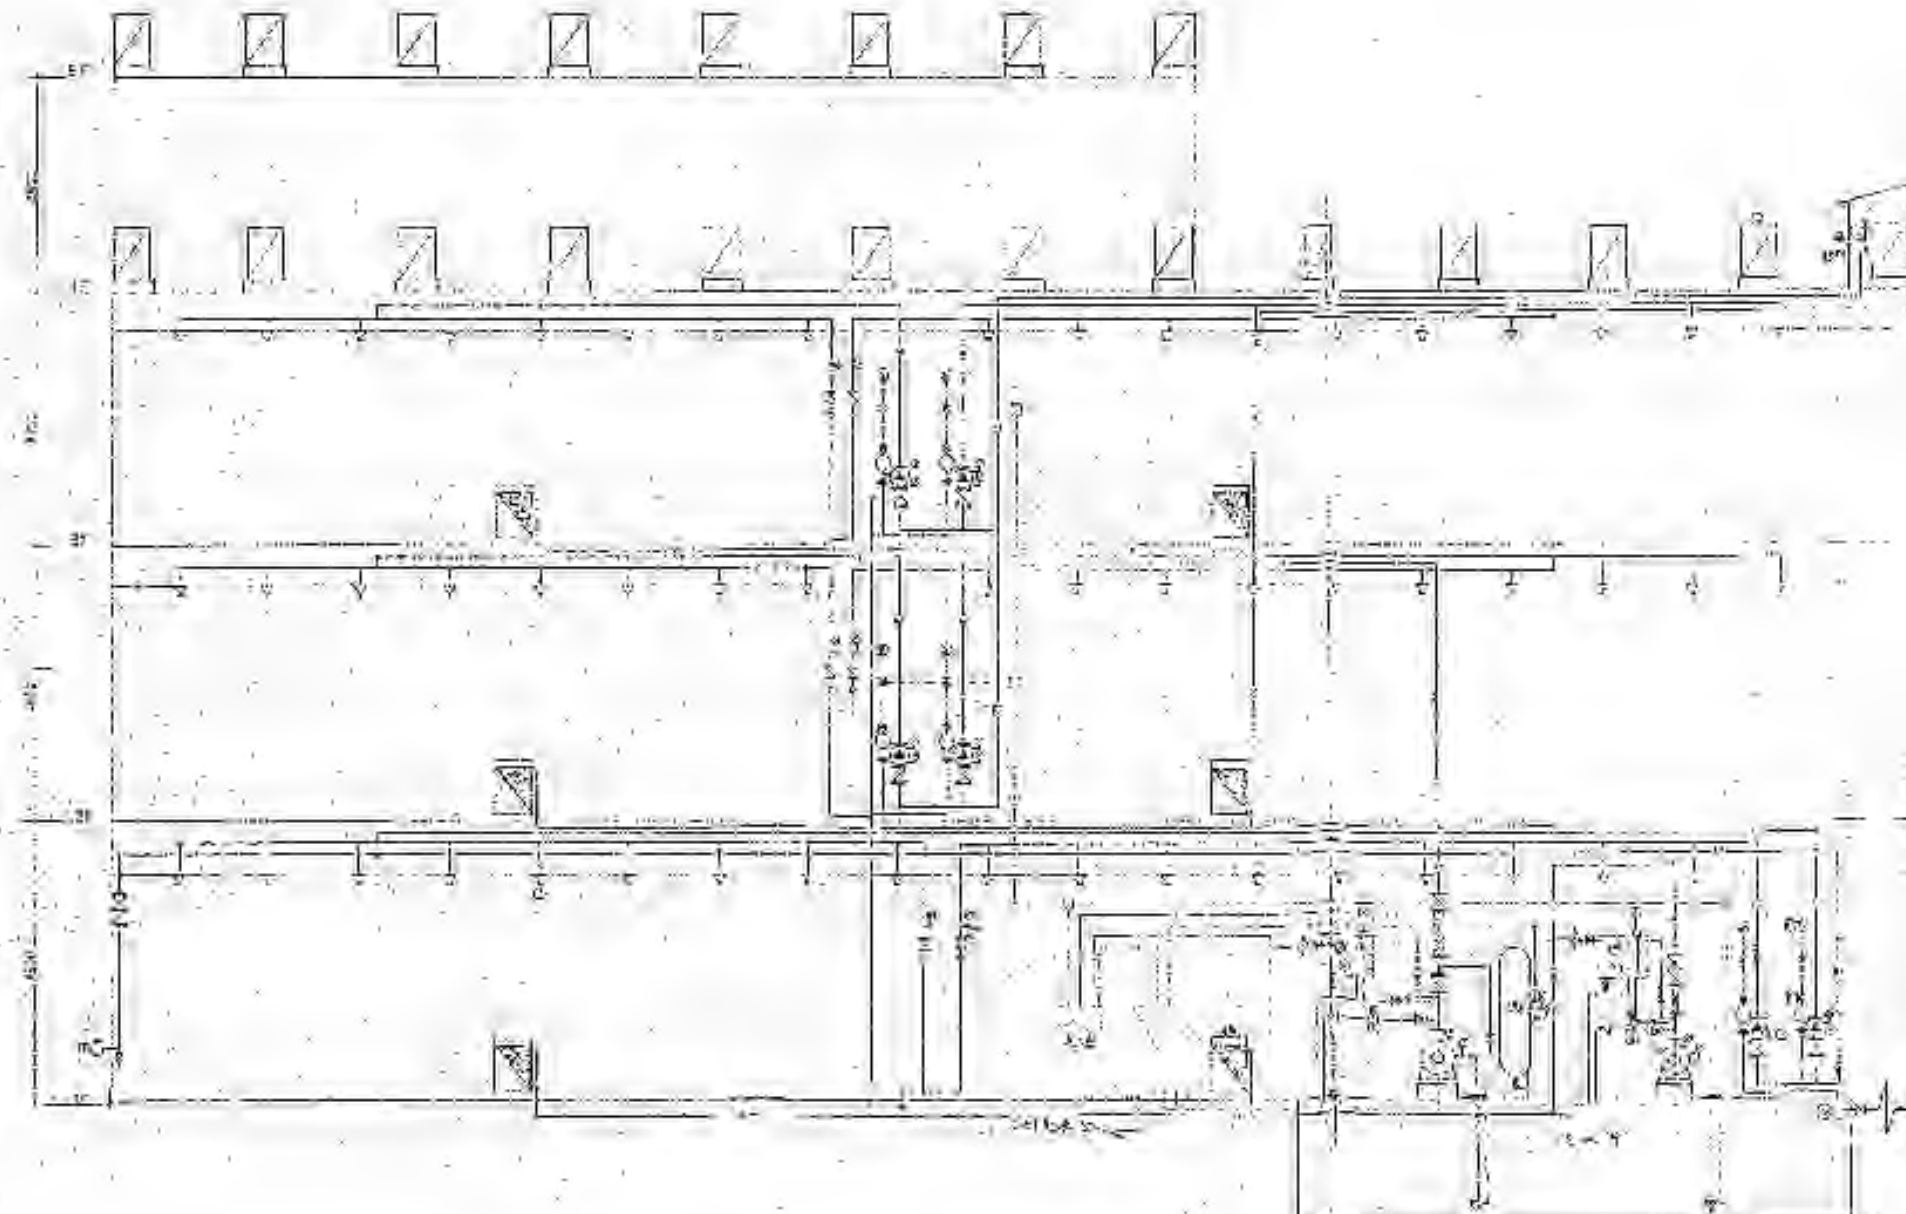

1	1F 1号機室	1号機室
2	1F 2号機室	2号機室
3	1F 3号機室	3号機室
4	1F 4号機室	4号機室
5	1F 5号機室	5号機室
6	1F 6号機室	6号機室
7	1F 7号機室	7号機室
8	1F 8号機室	8号機室
9	1F 9号機室	9号機室
10	1F 10号機室	10号機室
11	1F 11号機室	11号機室
12	1F 12号機室	12号機室
13	1F 13号機室	13号機室
14	1F 14号機室	14号機室
15	1F 15号機室	15号機室
16	1F 16号機室	16号機室

 ※特記以外、全て撤去。



SITE
株式会社サイト


〒394-0028
長野県岡谷市本町四丁目13-16
TEL: 0266-24-1070 FAX: 0266-21-1251
一級建築士事務所
(長野県) 知事登録(諏訪) G第81211号

開設者	管理建築士	担当設計者	設計者
一級建築士 登録番号153395号	一級建築士 登録番号294614号	一級建築士 登録番号	号
濱 一平	矢崎 和夫		


訂正・特記事項	

工程名	ララオカヤ解体工事	作成年月	2026/03
図名	機械設備 消火設備 系統図(参考)	縮尺	No Scale

図番	No. M-46
----	----------

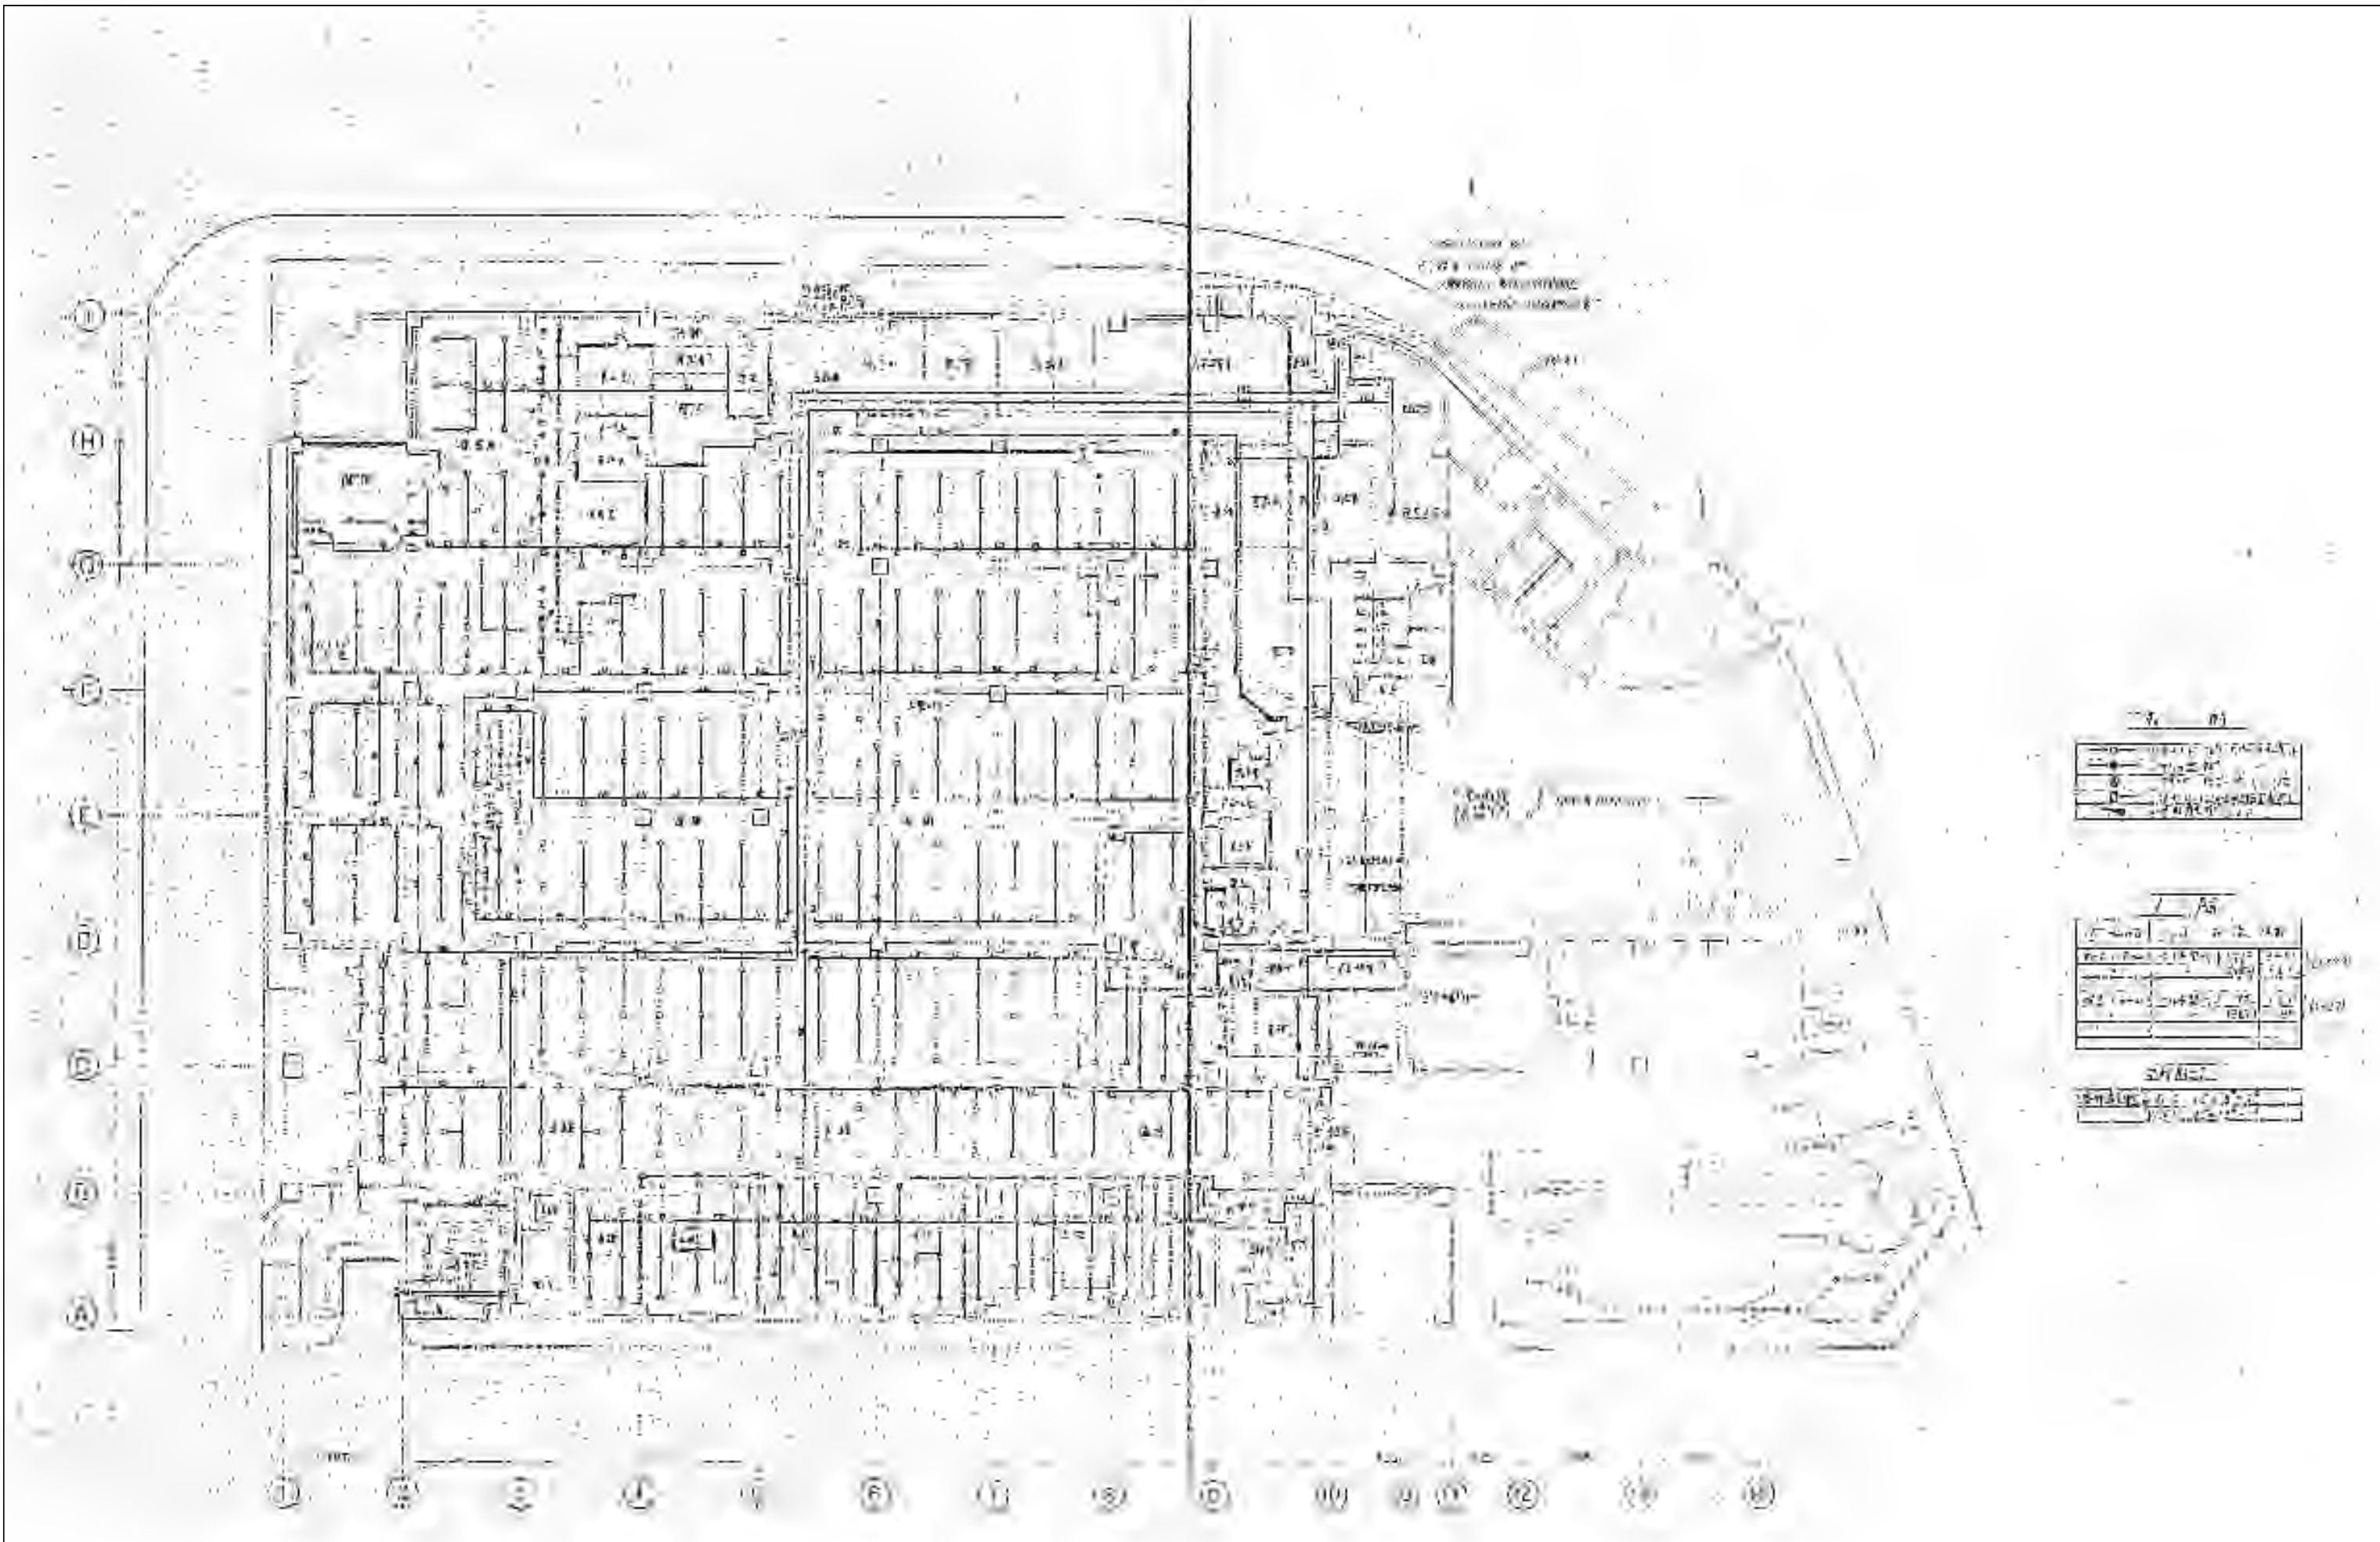

※特記以外、全て撤去。

 

SITE

〒394-0028
長野県岡谷市本町四丁目13-16
TEL: 0266-24-1070 FAX: 0266-21-1251
一級建築士事務所
(長野県) 知事登録 (諏訪) G第01211号

株式会社サイト

開設者
第一平

管理建築士
矢崎 和夫

担当設計者
一級建築士
登録番号294614号

設計者
一級建築士
登録番号

訂正・特記事項


ラオカヤ解体工事

機械設備 消火設備 1階平面図 (参考)

2026/03


A3 1:400

No. M-47

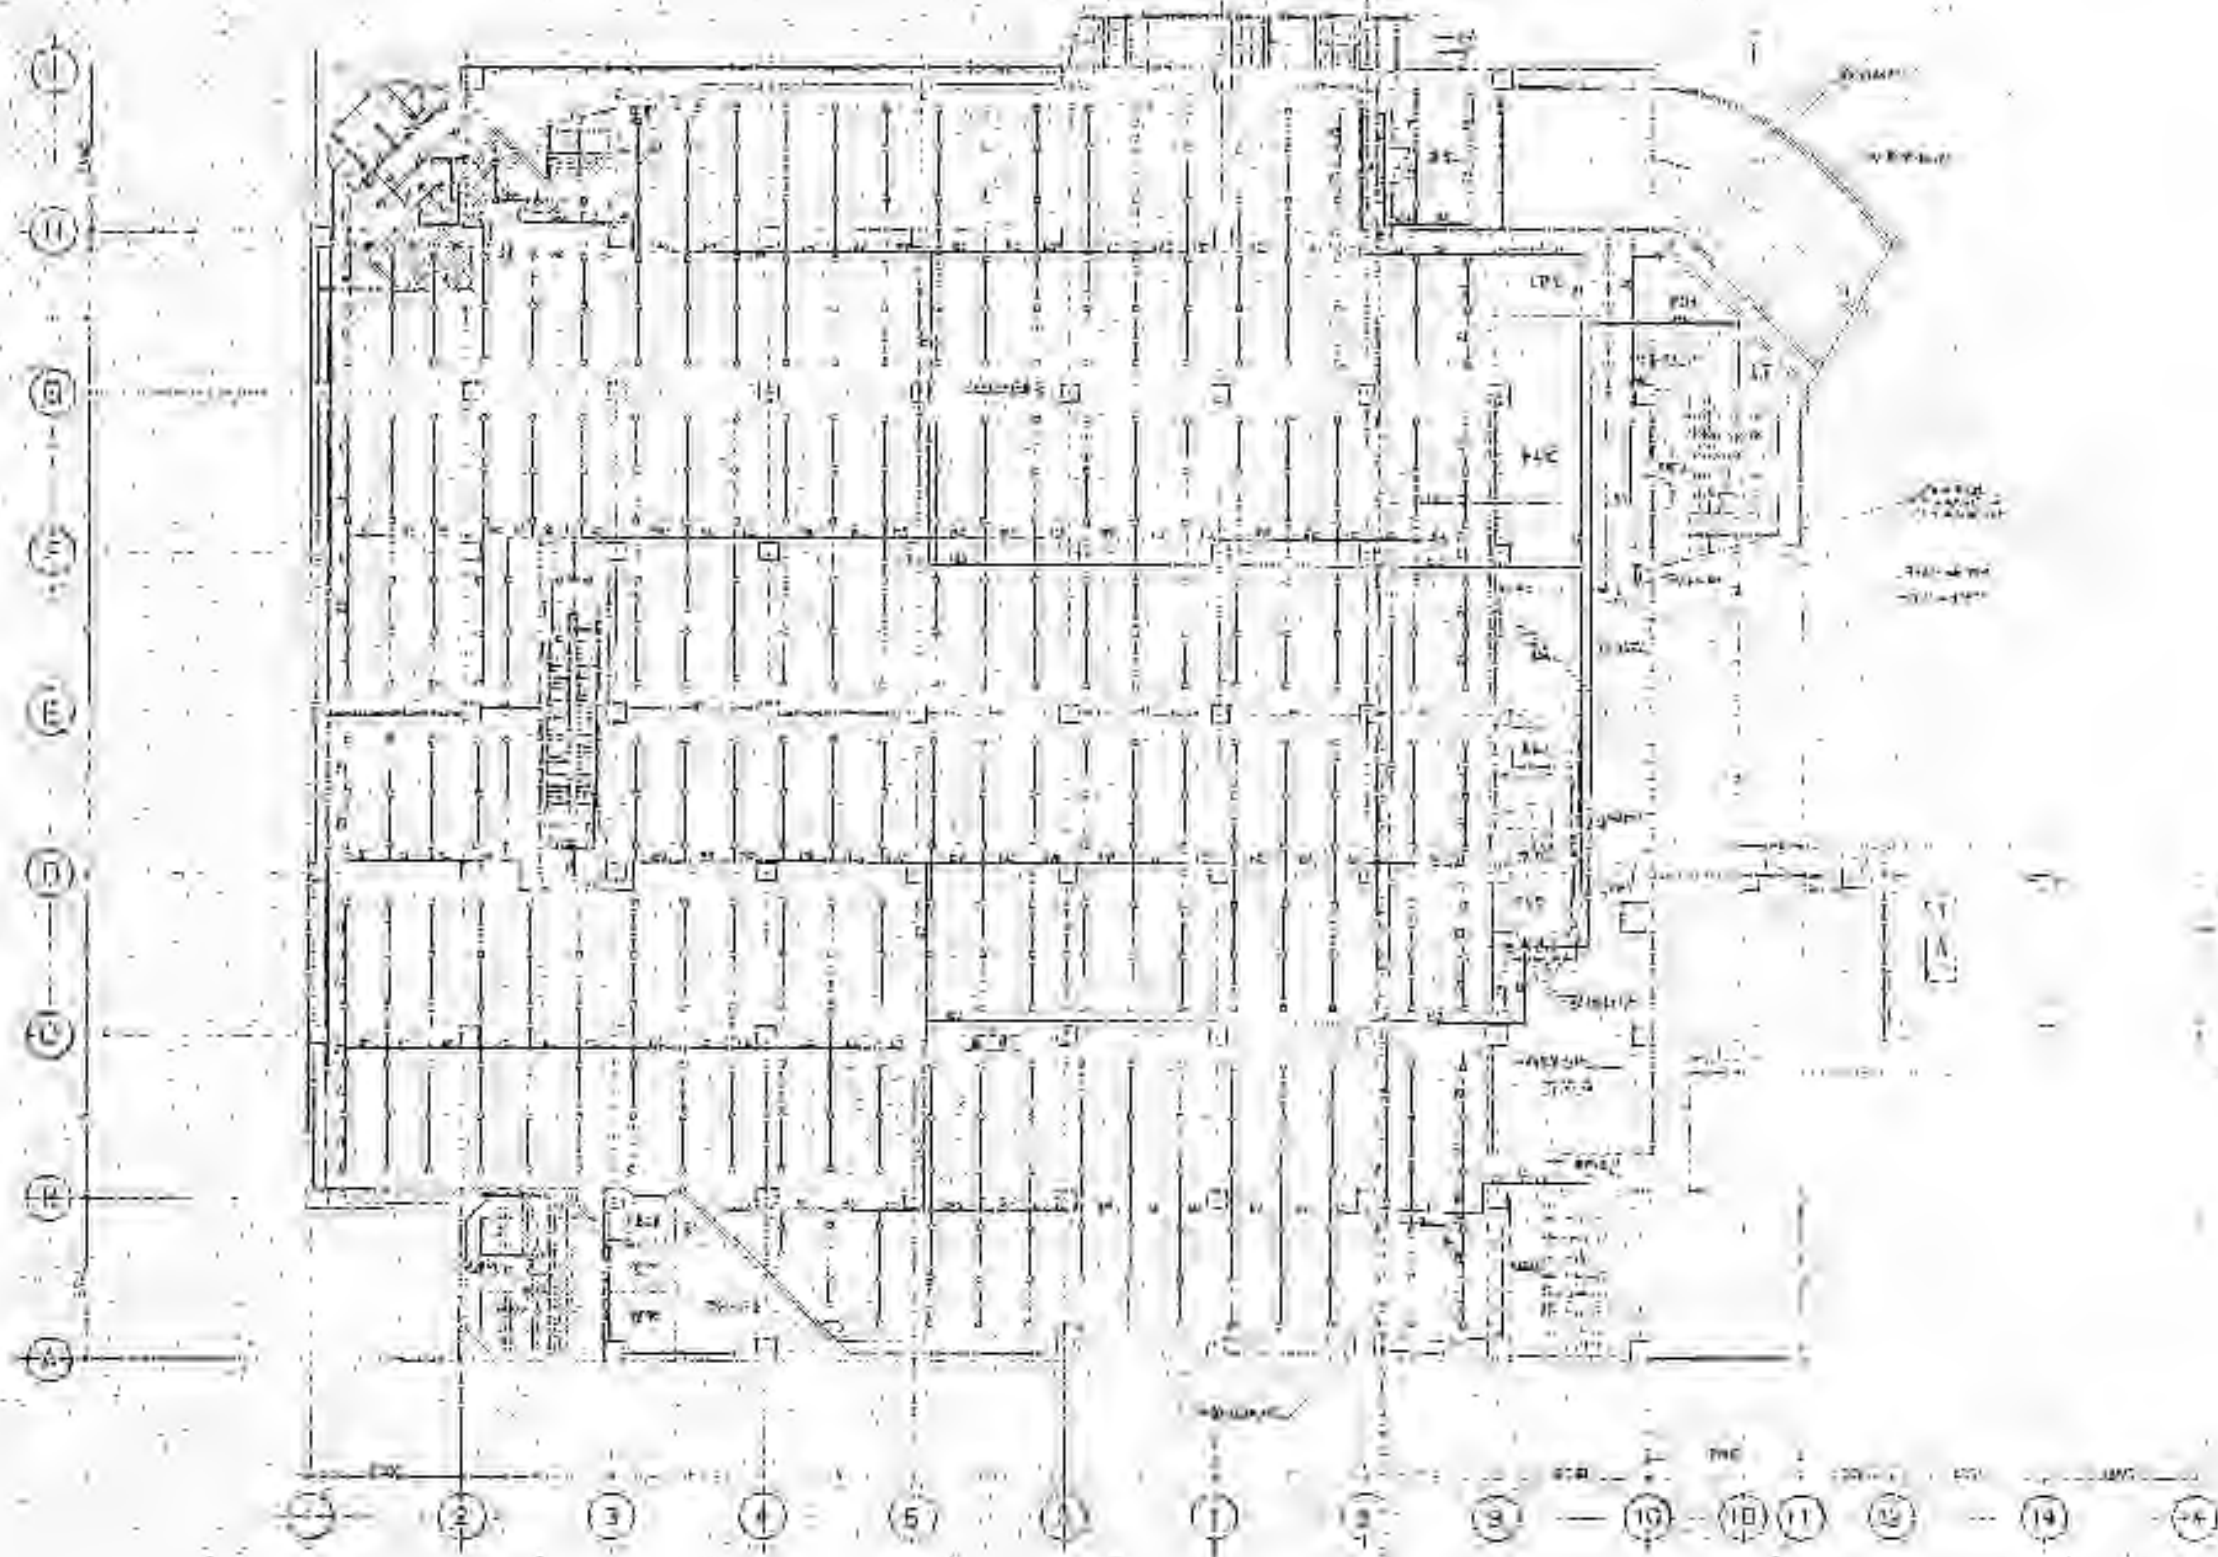

2026年3月	2026年3月
2026年3月	2026年3月
2026年3月	2026年3月

 ※特記以外、全て撤去。




SITE
株式会社サイト

〒394-0028
長野県岡谷市本町四丁目13-16
TEL: 0266-24-1070 FAX: 0266-21-1251
一級建築士事務所
(長野県) 知事登録(諏訪) G第01211号

開設者	管理建築士	担当設計者	設計者
一級建築士 登録番号153395号	一級建築士 登録番号294614号	一級建築士 登録番号	号
濱 一平	矢崎 和夫		


訂正・特記事項	

工程名	ラオカヤ解体工事	作成年月	2026/03	図番	No. M-48
内容	機械設備 消火設備 2階平面図 (参考)	縮尺	A3 1:400		

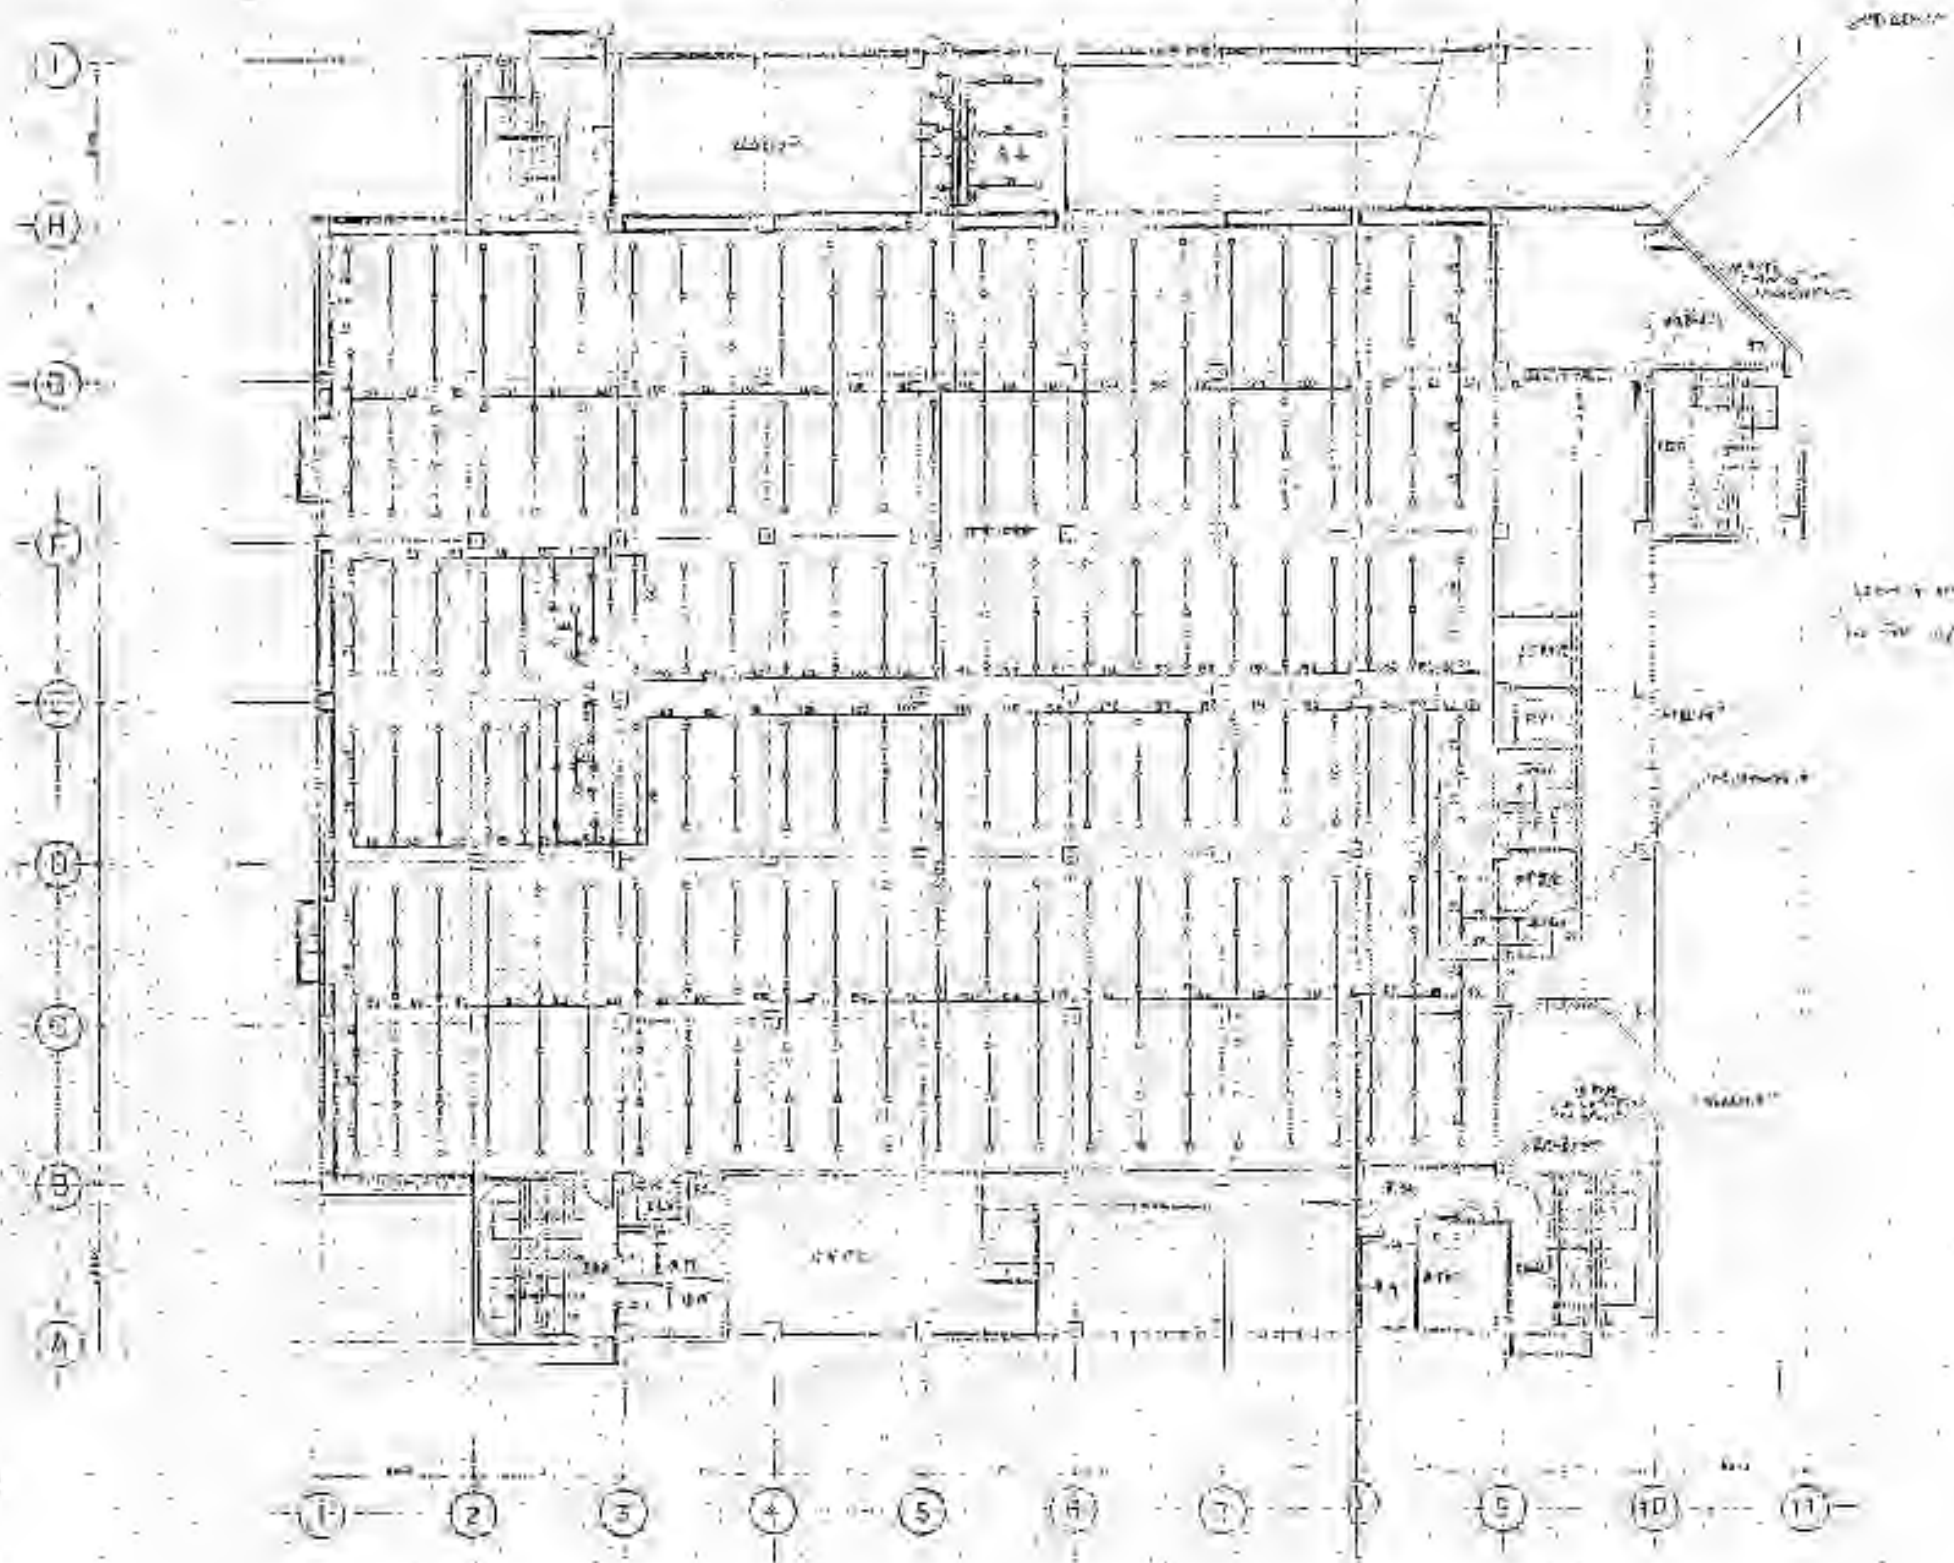

1/2	3/4	5/6	7/8	9/10	11/12
13/14	15/16	17/18	19/20	21/22	23/24
25/26	27/28	29/30	31/32	33/34	35/36

 ※特記以外、全て撤去。




SITE
株式会社サイト

〒394-0028
長野県岡谷市本町四丁目13-16
TEL: 0266-24-1070 FAX: 0266-21-1251
一級建築士事務所
(長野県) 知事登録 (諏訪) G第01211号

開設者	管理建築士	担当設計者	設計者
一級建築士 登録番号153395号	一級建築士 登録番号294614号	一級建築士 登録番号	号
濱 一平	矢崎 和夫		

訂正・特記事項



工程名	ラオカヤ解体工事	作成年月	2026/03	図番	No. M-49
内容	機械設備 消火設備 3階平面図 (参考)	縮尺	A3 1:400		

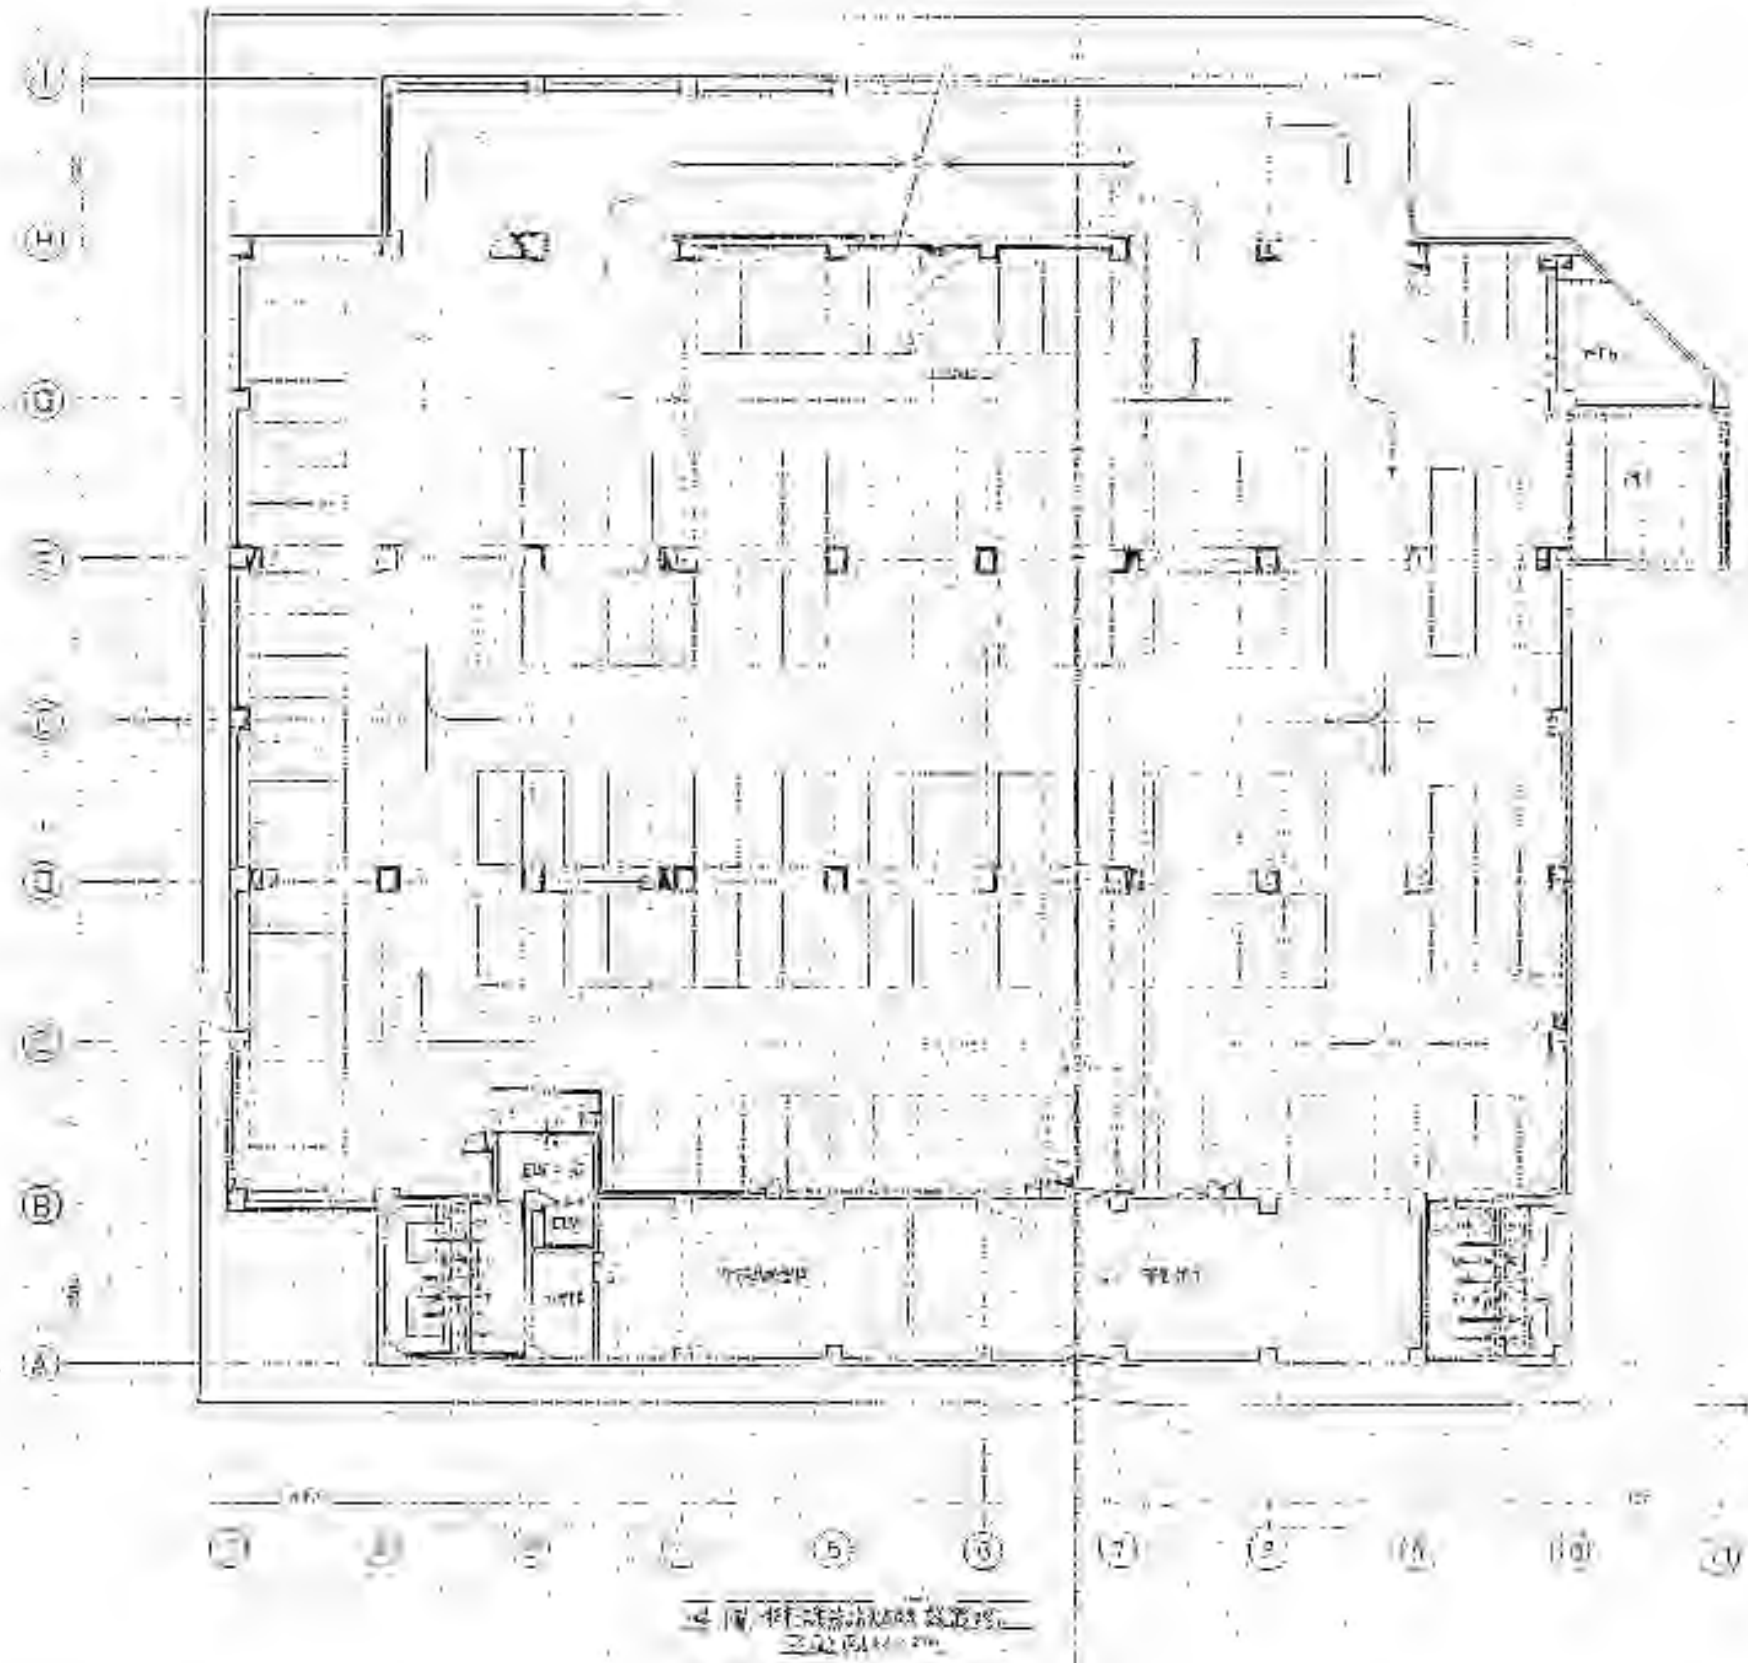


解体対象となる設備


設備名	数量	備註
天井照明	230	天井照明器具
空調機	10台	天井埋込型
換気機	10台	天井埋込型
消火設備	10台	天井埋込型
その他	10台	天井埋込型
合計	260	

※特記以外、全て撤去。

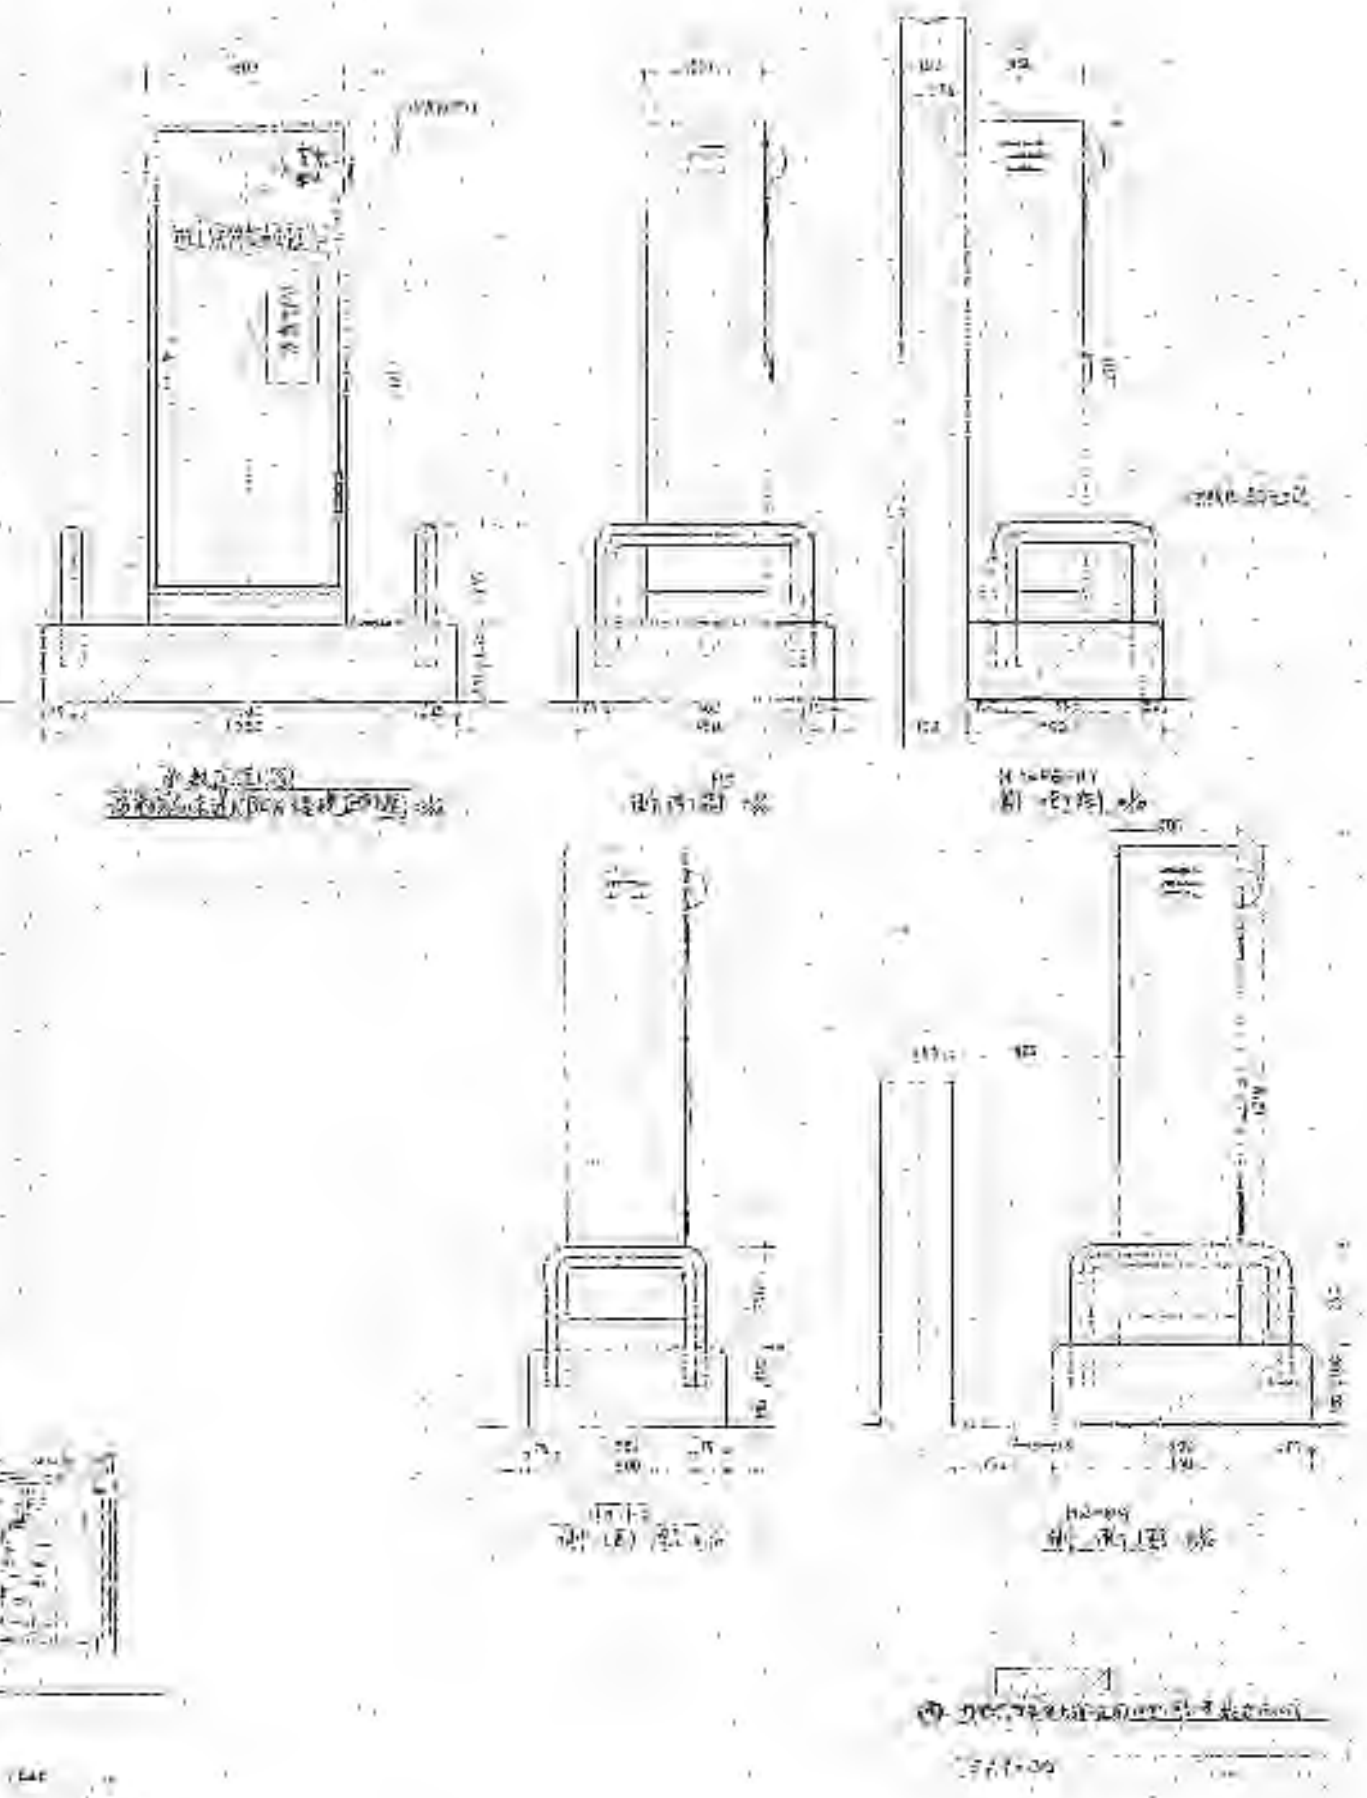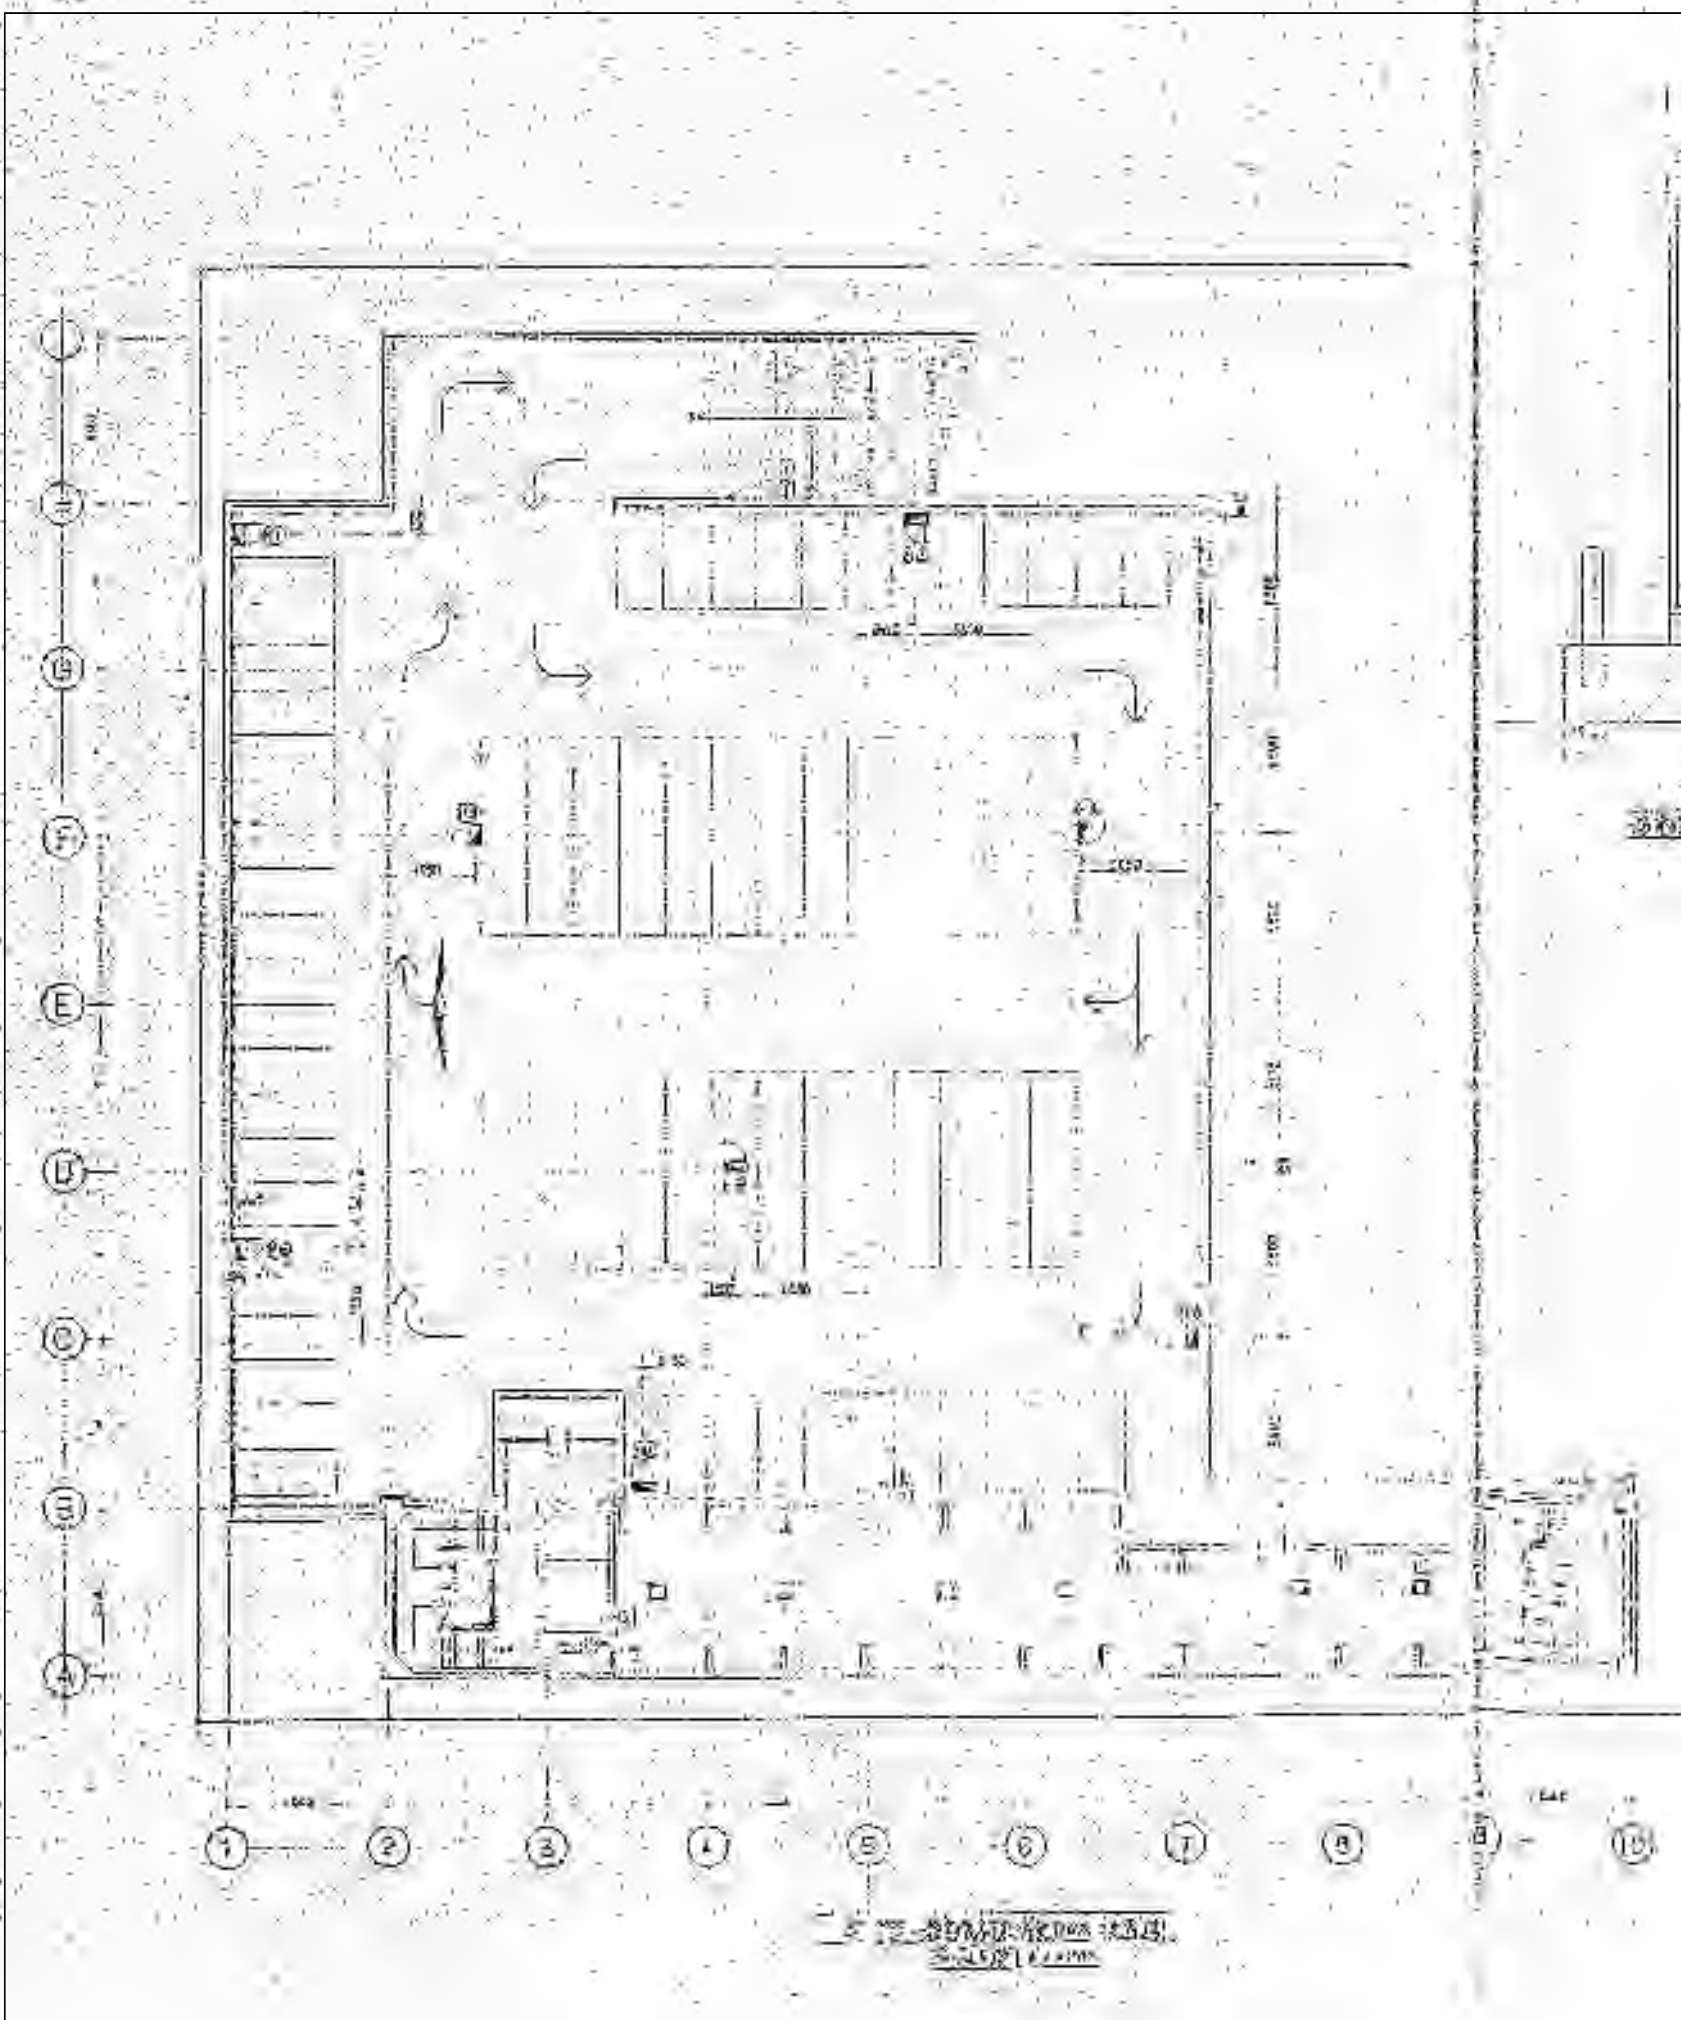


※特記以外、全て撤去。

  SITE 株式会社サイト	〒394-0028 長野県岡谷市本町四丁目13-16 TEL. 0266-24-1070 FAX. 0266-21-1251 一級建築士事務所 (長野県) 知事登録 (諏訪) G第01211号	開設者 一級建築士 登録番号153395号 濱 一平	管理建築士 一級建築士 登録番号294614号 矢崎 和夫	担当設計者 一級建築士 登録番号 号	設計者 号	訂正・特記事項	2026/03 ララオカヤ解体工事 機械設備 消火設備 5階平面図 (参考)	A3 1:400	No. M-51

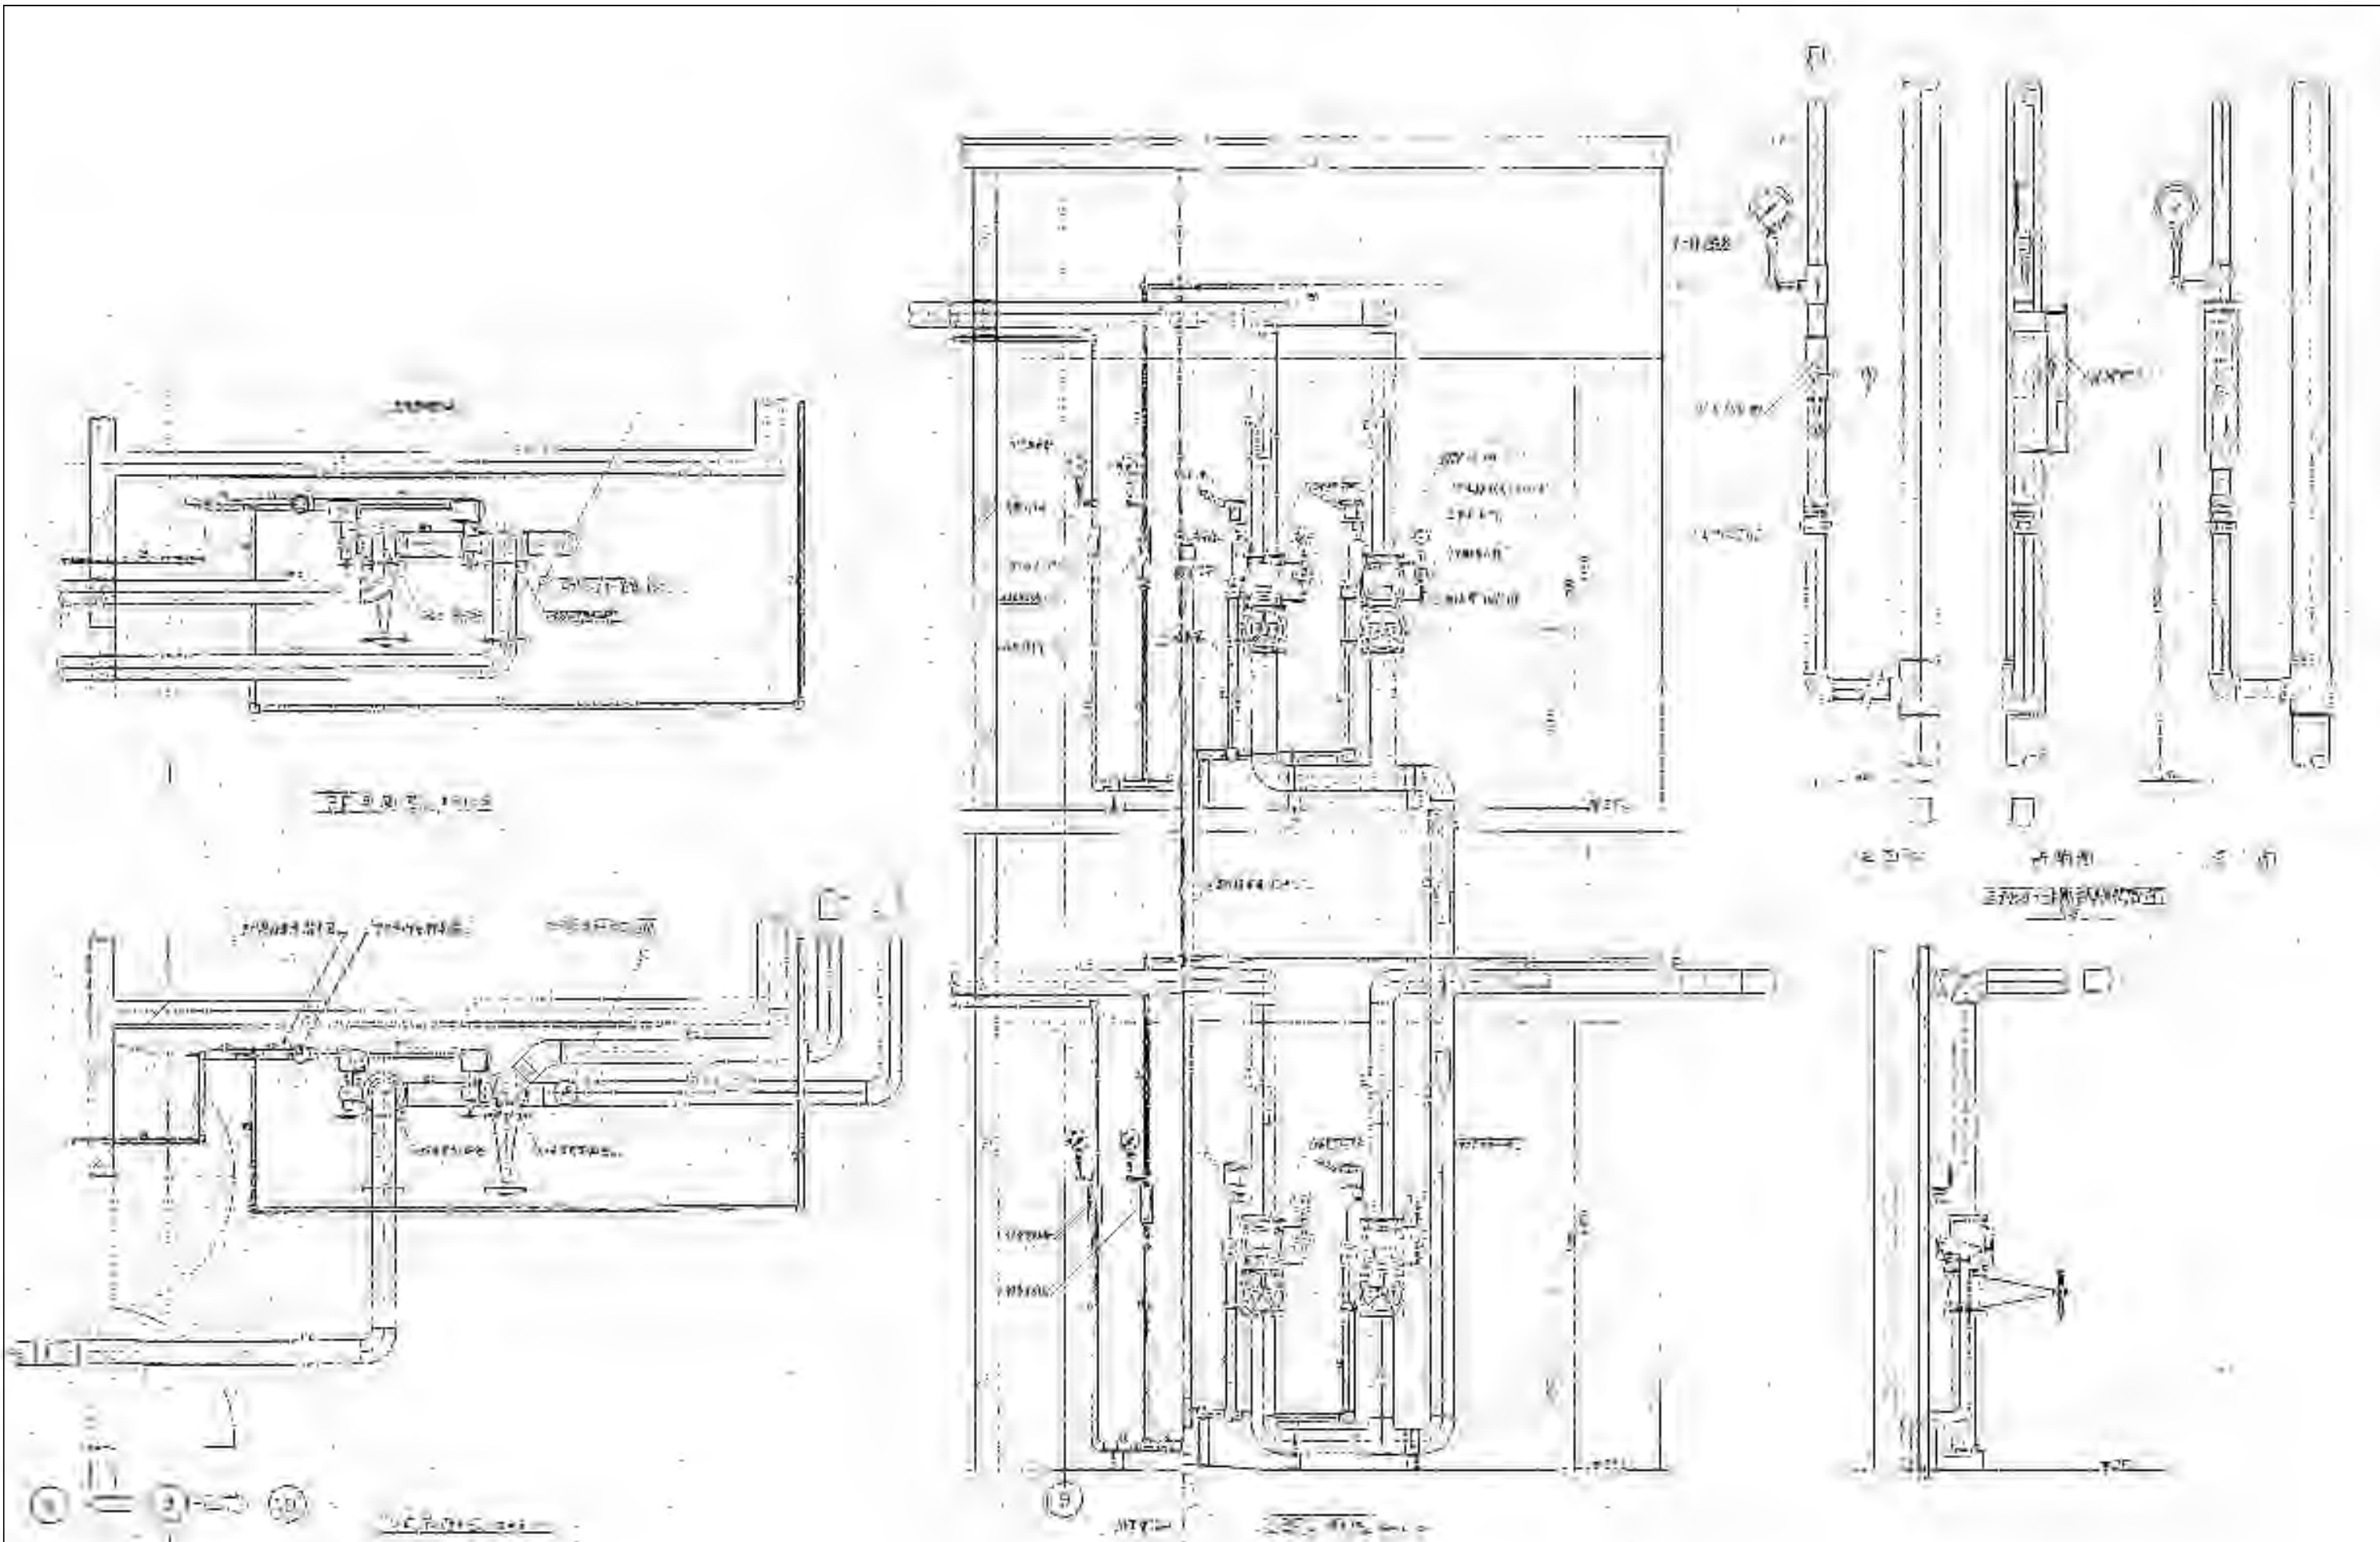

※特記以外、全て撤去。

 

SITE

〒394-0028
長野県岡谷市本町四丁目13-16
TEL. 0266-24-1070 FAX. 0266-21-1251
一級建築士事務所
(長野県) 知事登録 (諏訪) G第01211号

開設者
一級建築士
登録番号153395号
濱 一平

管理建築士
一級建築士
登録番号294614号
矢崎 和夫

担当設計者
一級建築士
登録番号
号

設計者
号

訂正・特記事項

工程

ララオカヤ解体工事



2026/03

No. M-52


器具

機械設備 消火設備 アラーム弁詳細図 (参考)


A3 1:40

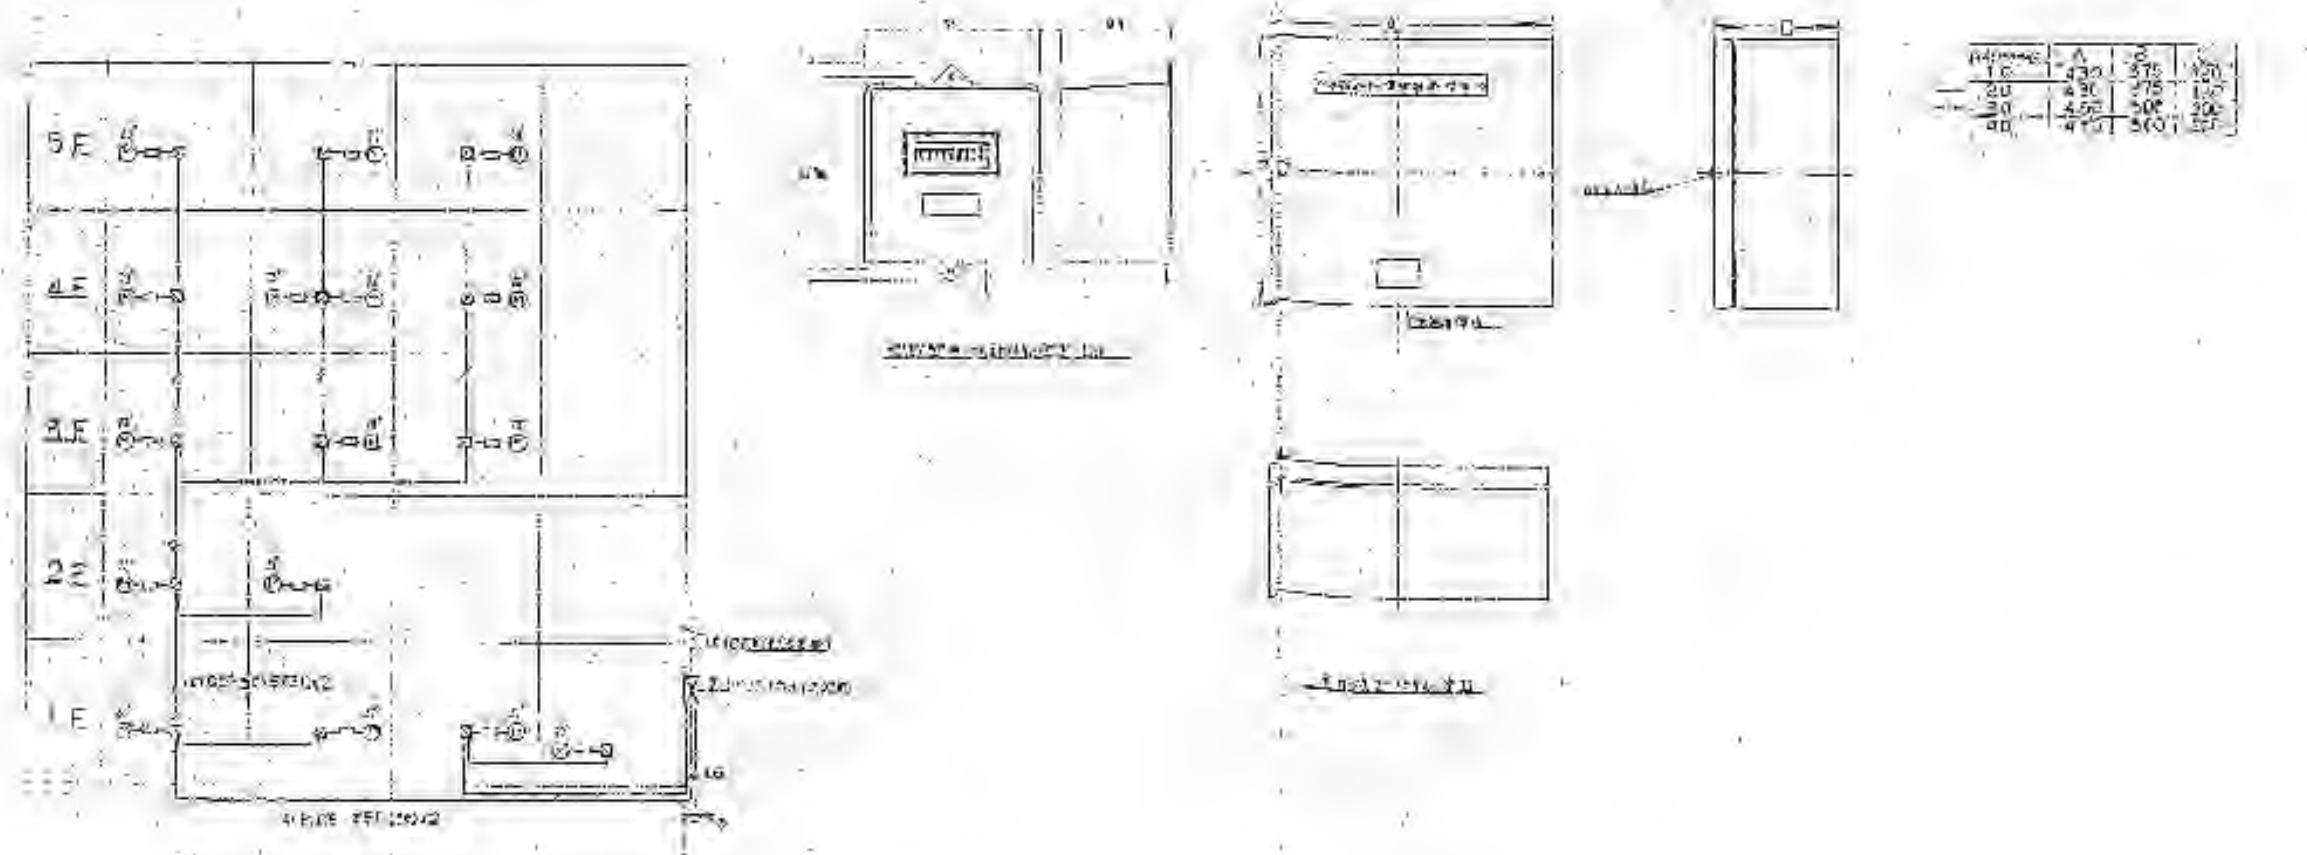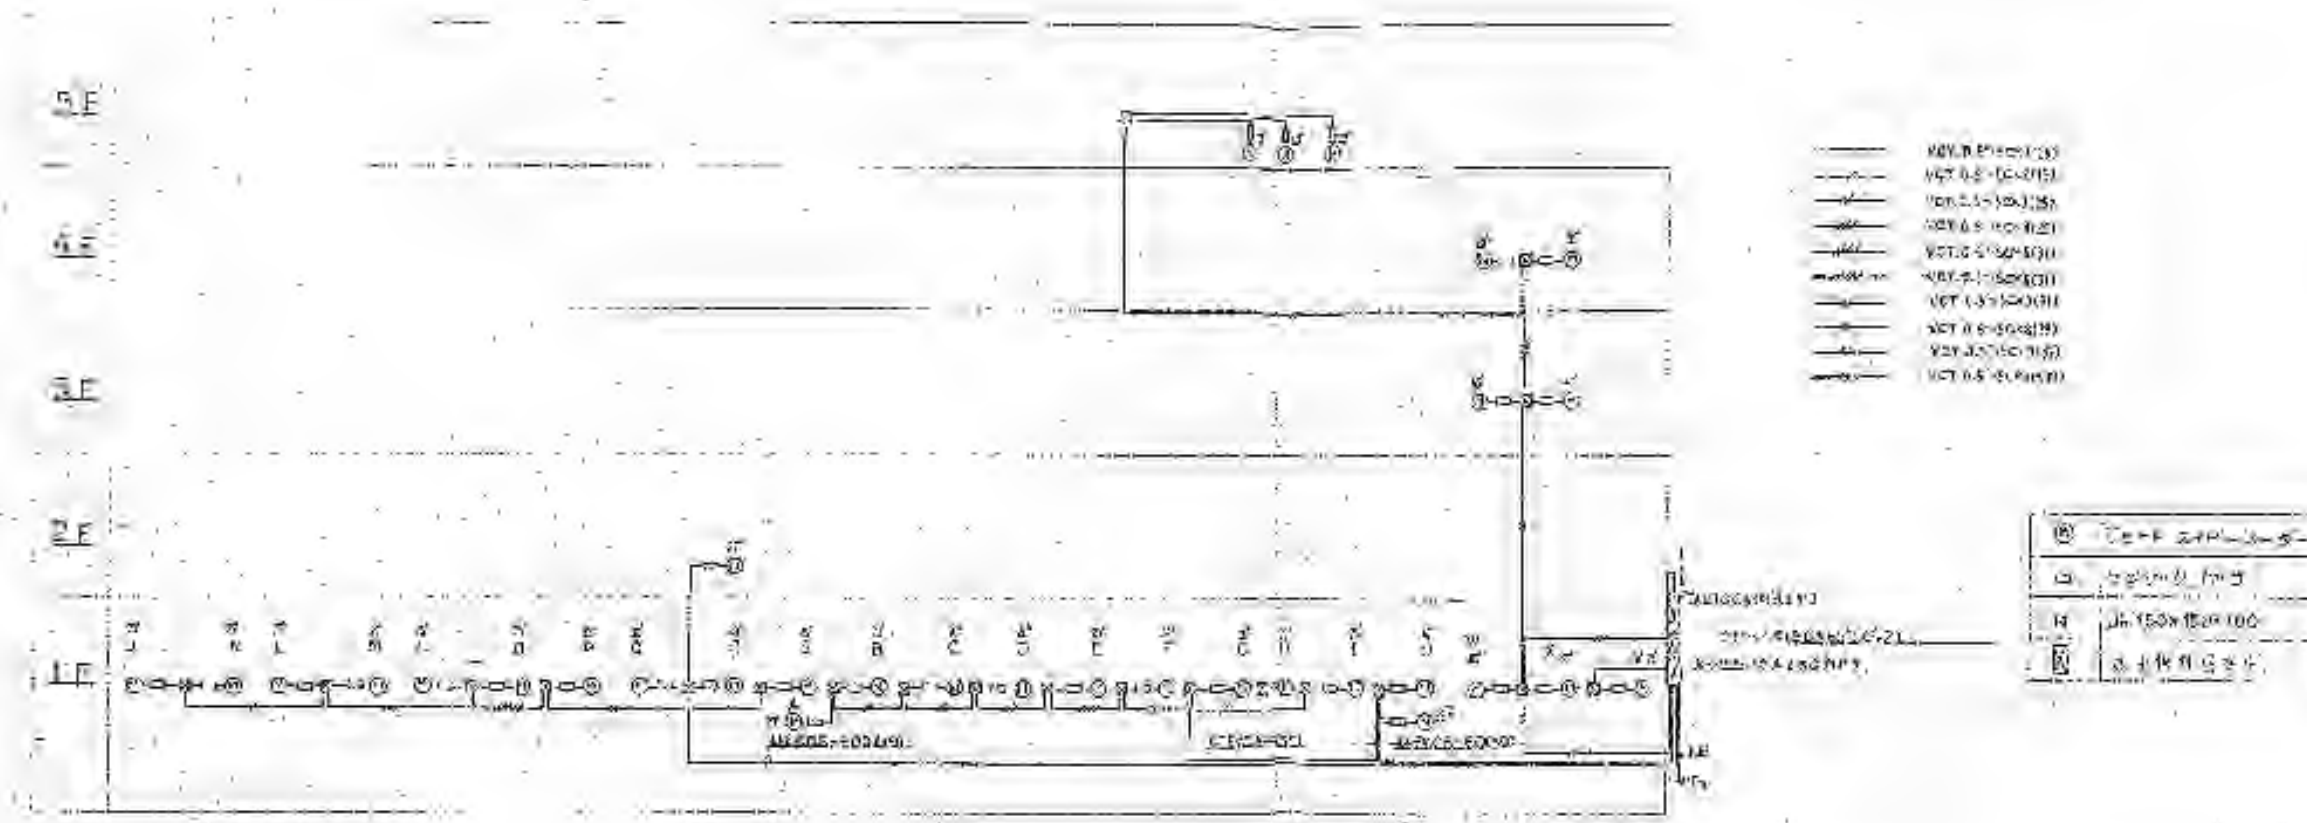

※特記以外、全て撤去。

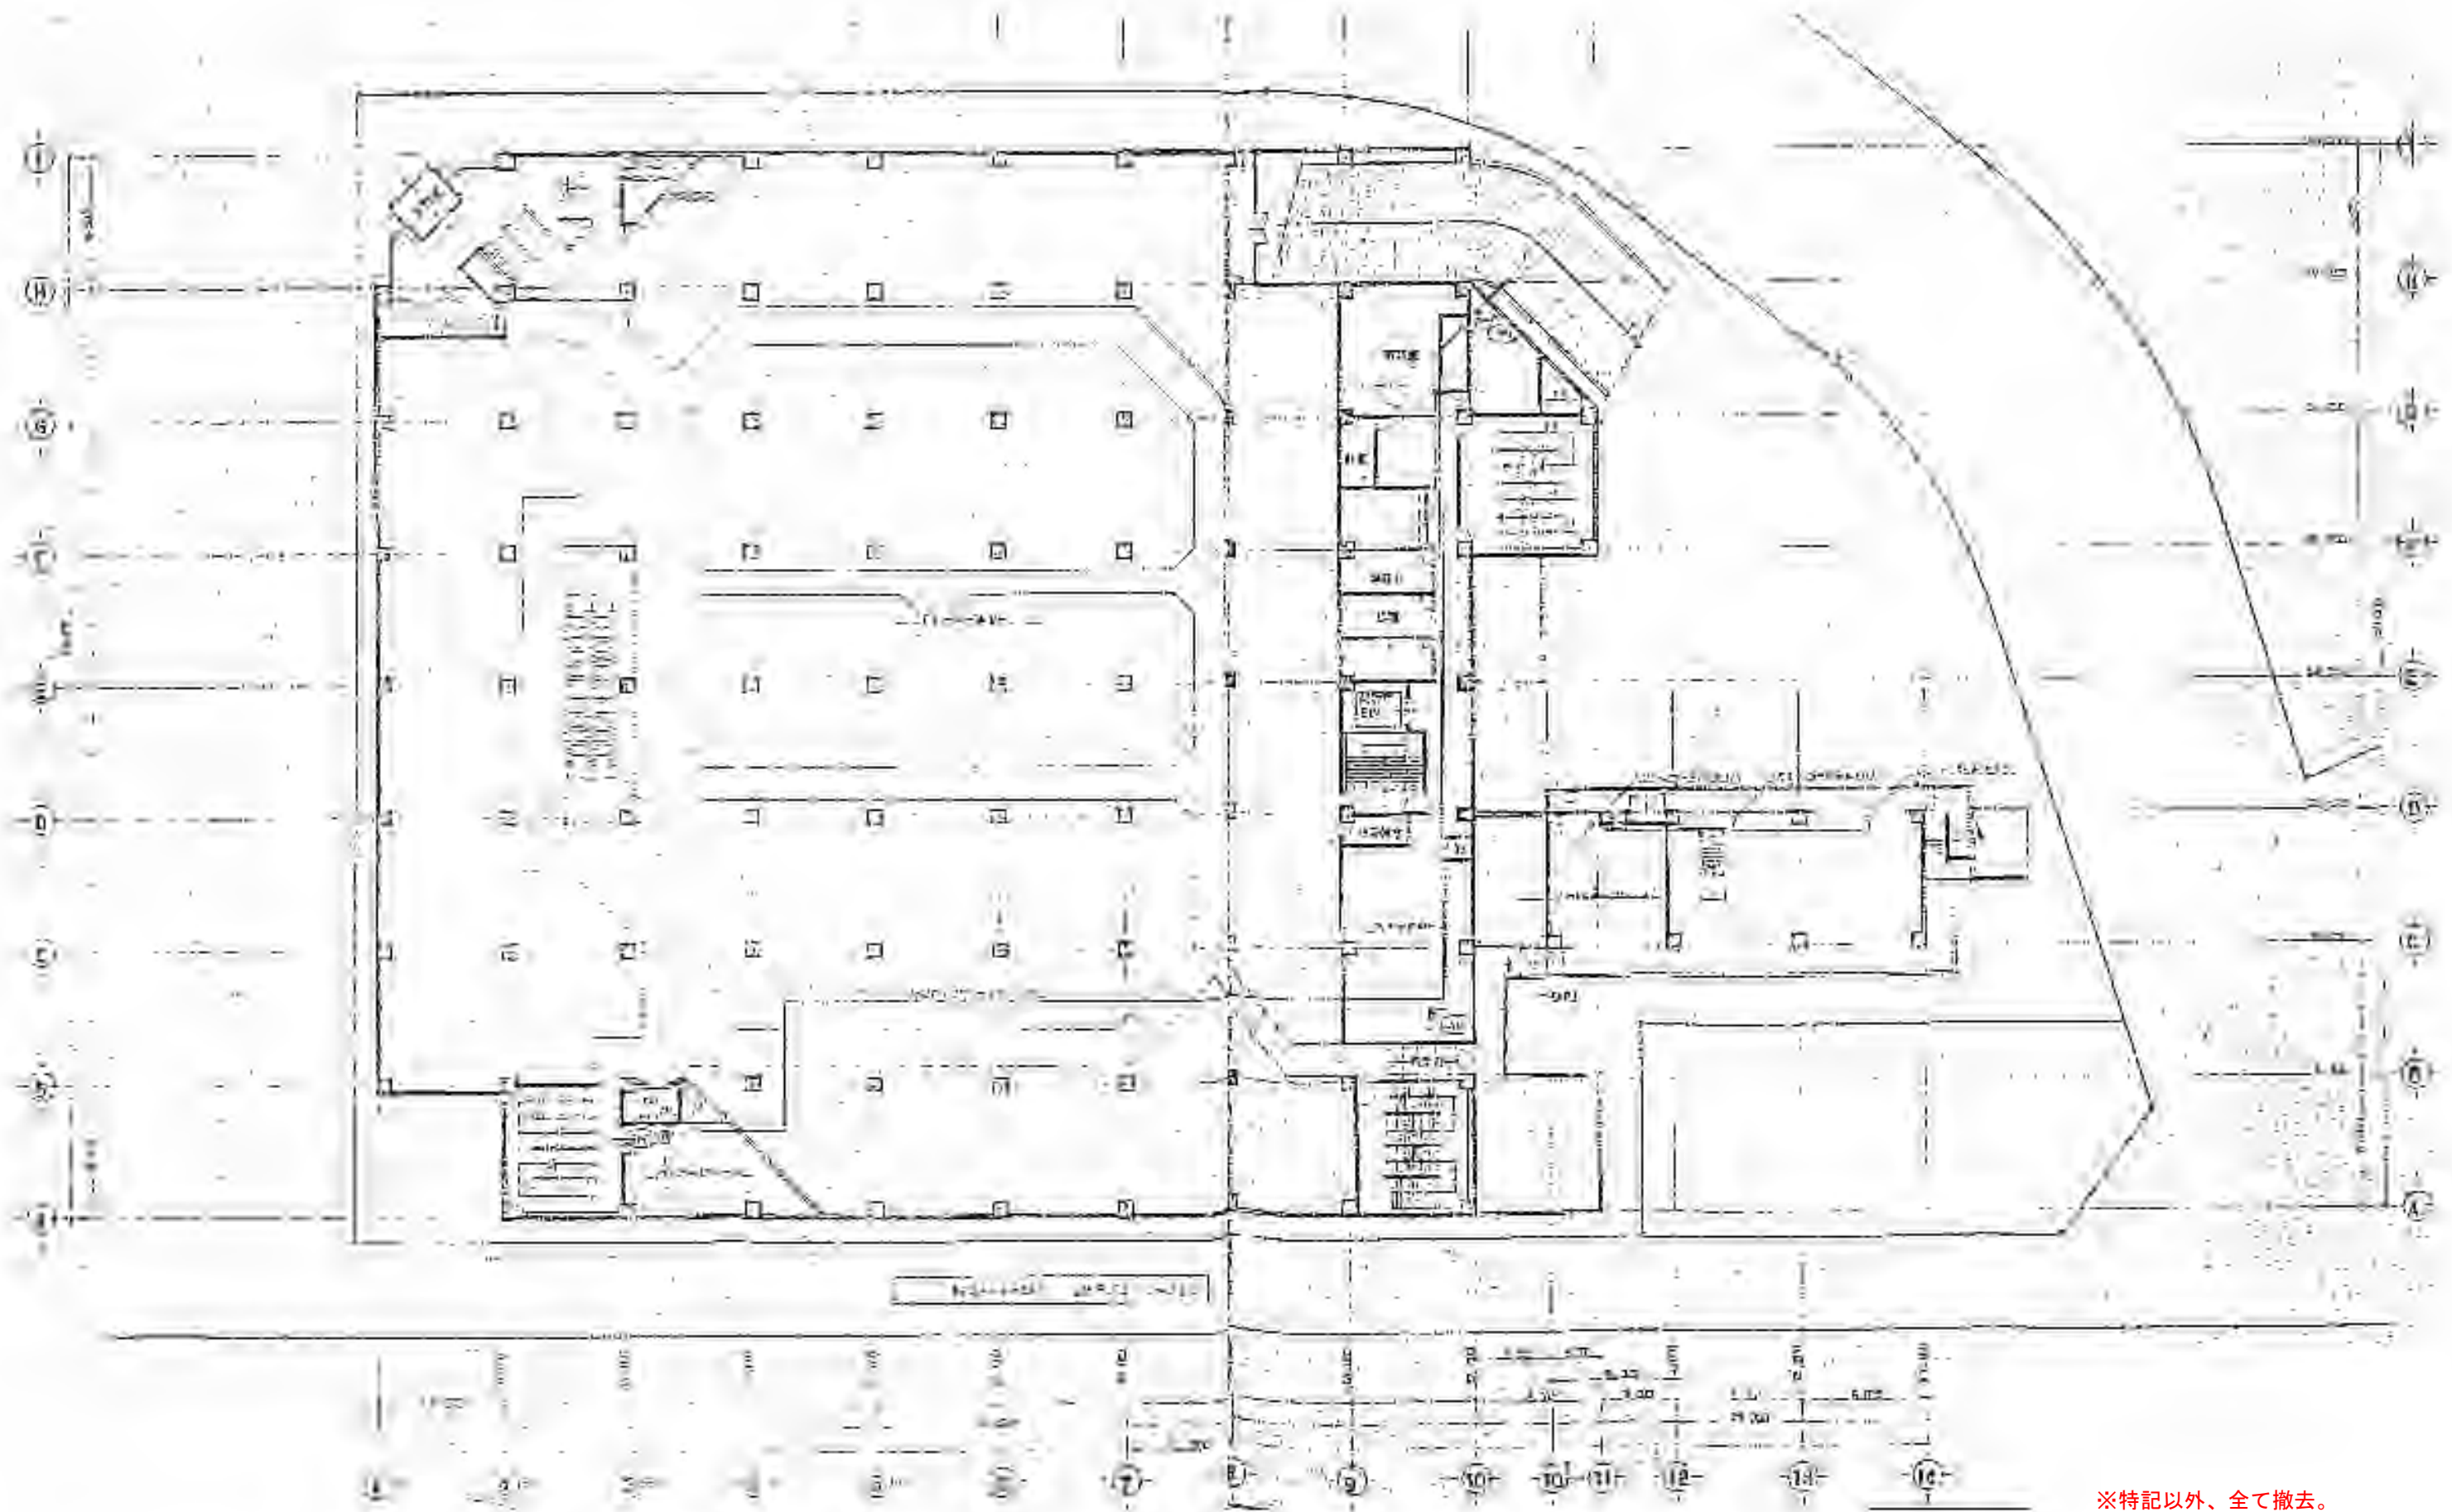

※特記以外、全て撤去。

 

SITE
株式会社サイト

〒394-0028
長野県岡谷市本町四丁目13-16
TEL. 0266-24-1070 FAX. 0266-21-1251
一級建築士事務所
(長野県) 知事登録 (諏訪) G第01211号

開設者
一級建築士
登録番号153395号
濱 一平

管理建築士
一級建築士
登録番号294614号
矢崎 和夫

担当設計者
一級建築士
登録番号
号

設計者
号

訂正・特記事項

--	--	--	--	--	--	--	--	--	--	--	--	--	--	--	--	--	--	--	--	--


ラオカヤ解体工事

2026/03


機械設備 隔測メーター2階平面図 (参考)

A3 1:400

No. M-55

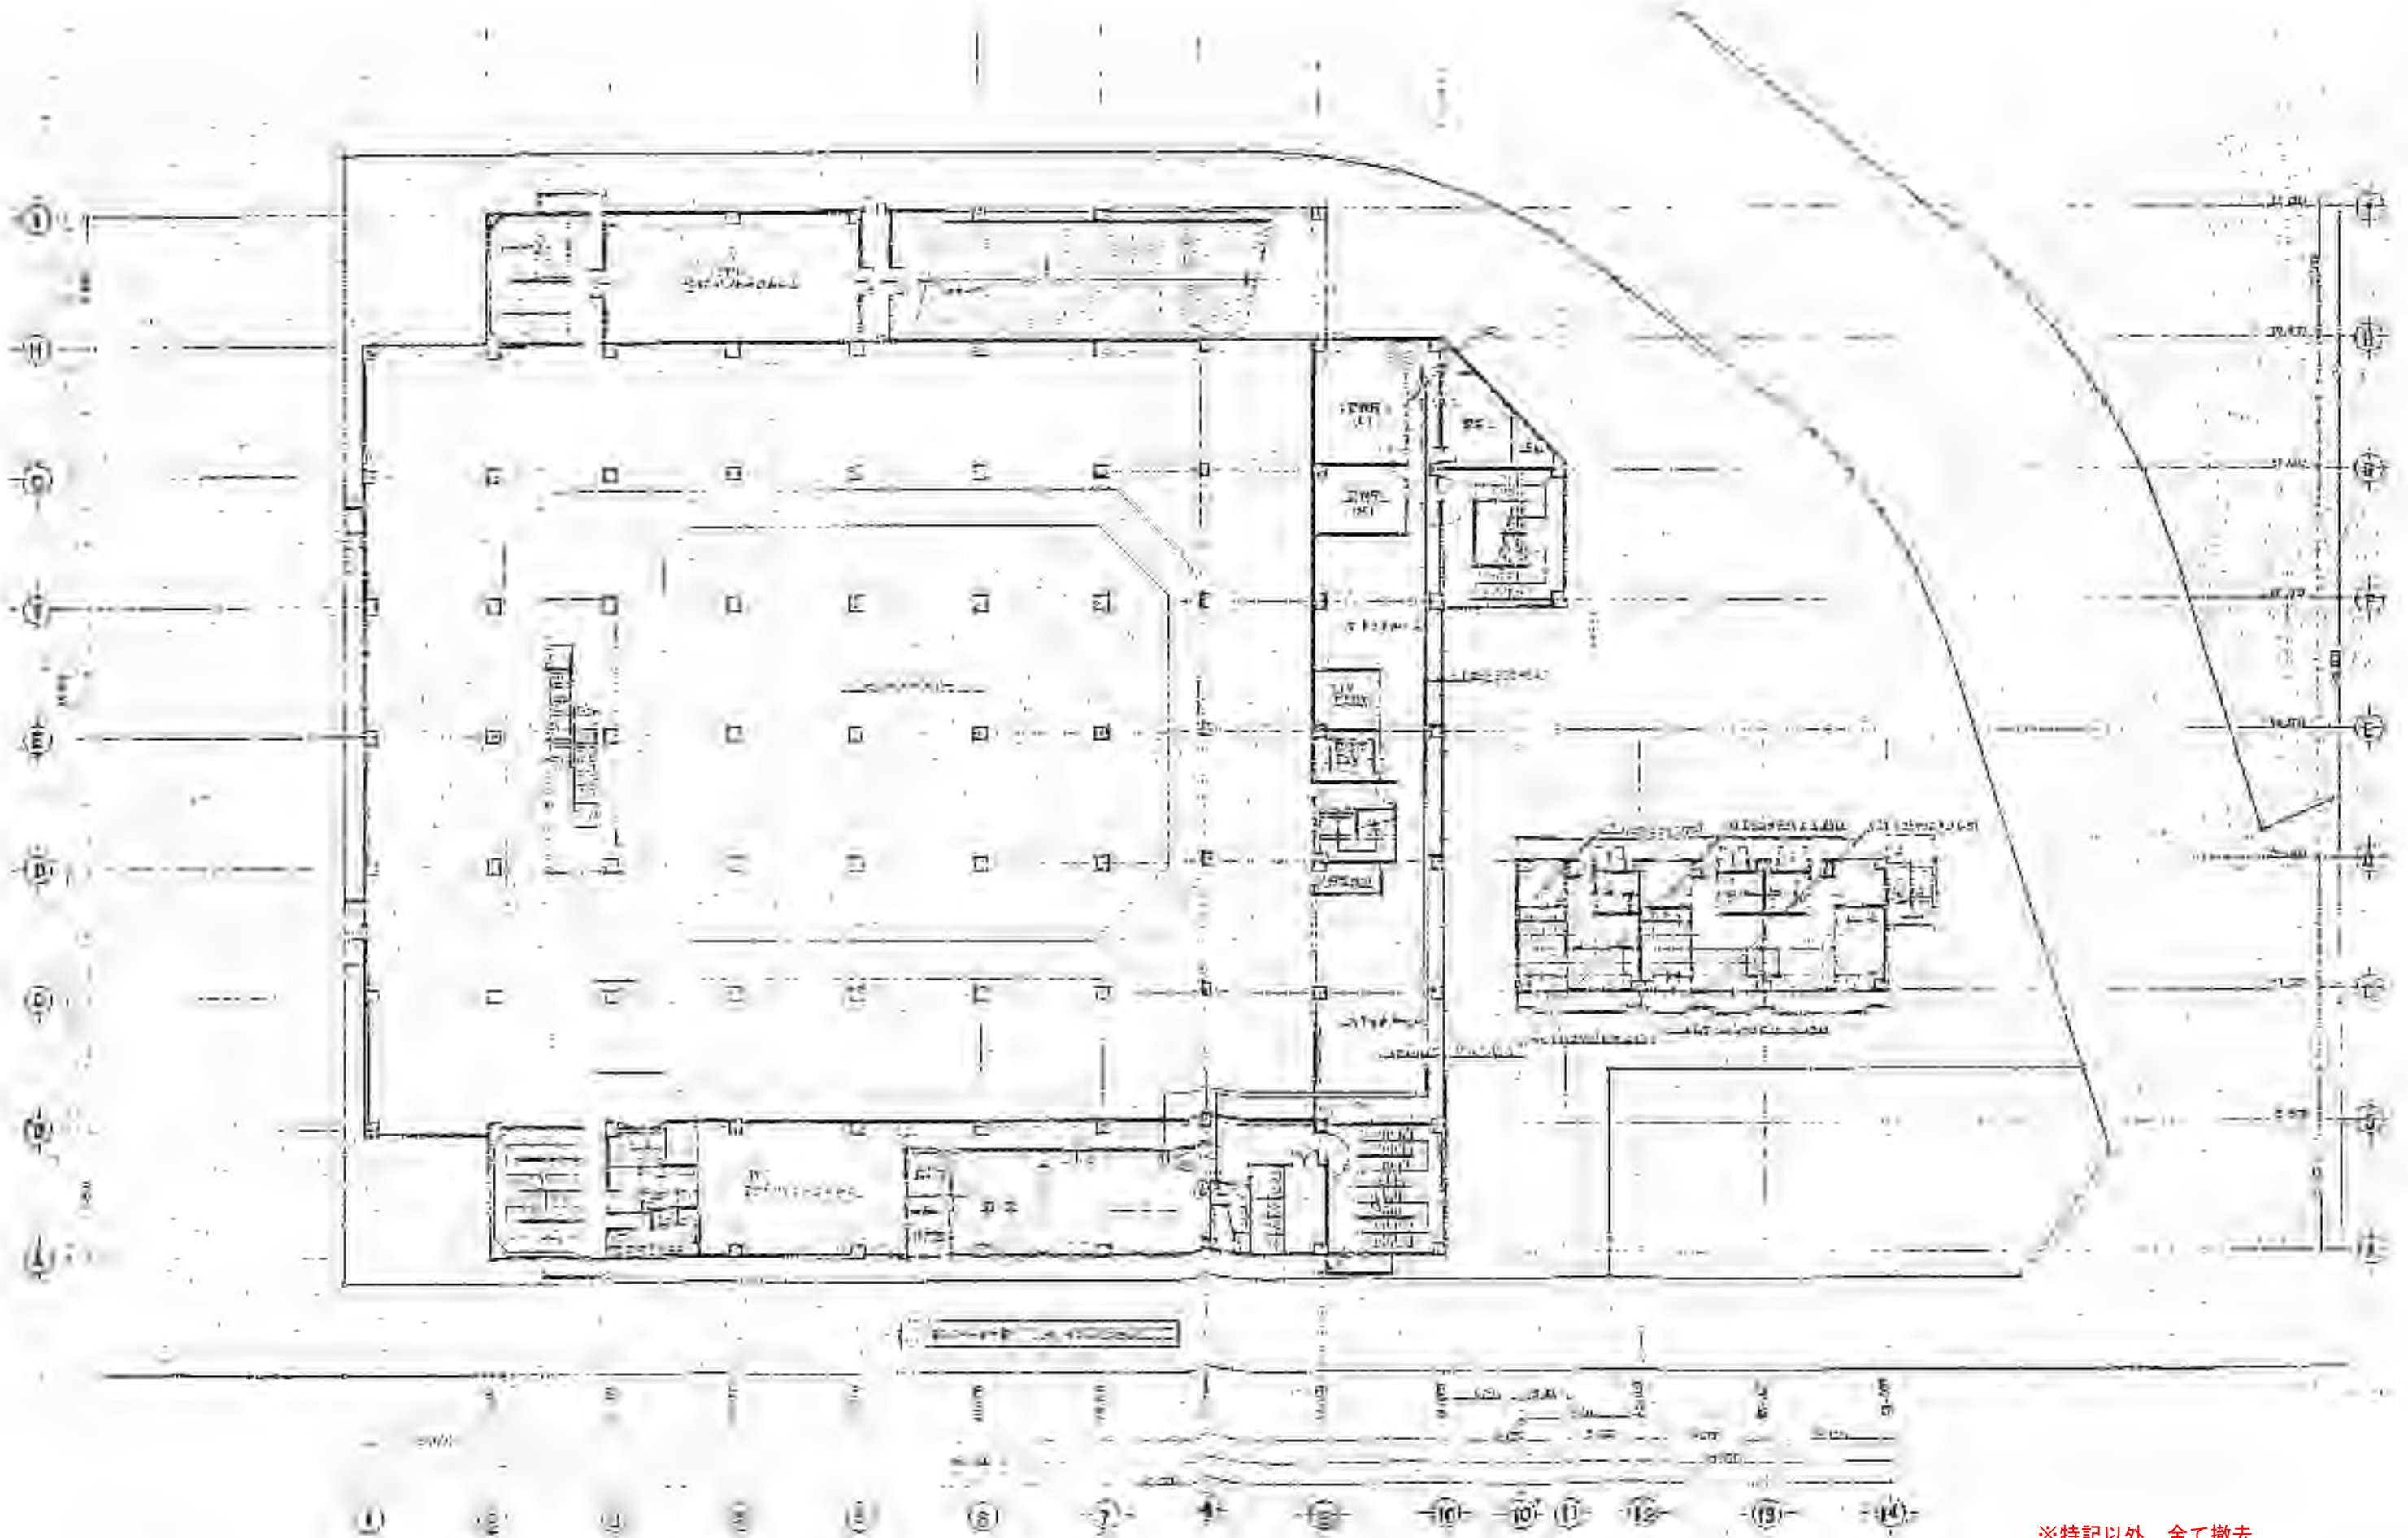

※特記以外、全て撤去。

 

SITE

〒394-0028
長野県岡谷市本町四丁目13-16
TEL. 0266-24-1070 FAX. 0266-21-1251
一級建築士事務所
(長野県) 知事登録(諏訪) G第01211号

株式会社サイト

開設者
一級建築士
登録番号153395号
濱 一平

管理建築士
一級建築士
登録番号294614号
矢崎 和夫

担当設計者
一級建築士
登録番号
号

設計者
号

訂正・特記事項

--	--	--	--	--	--	--	--	--	--	--	--	--	--	--	--	--	--	--	--


ララオカヤ解体工事

2026/03


No. M-56

機械設備 隔測メーター3階平面図(参考)

A3 1:400

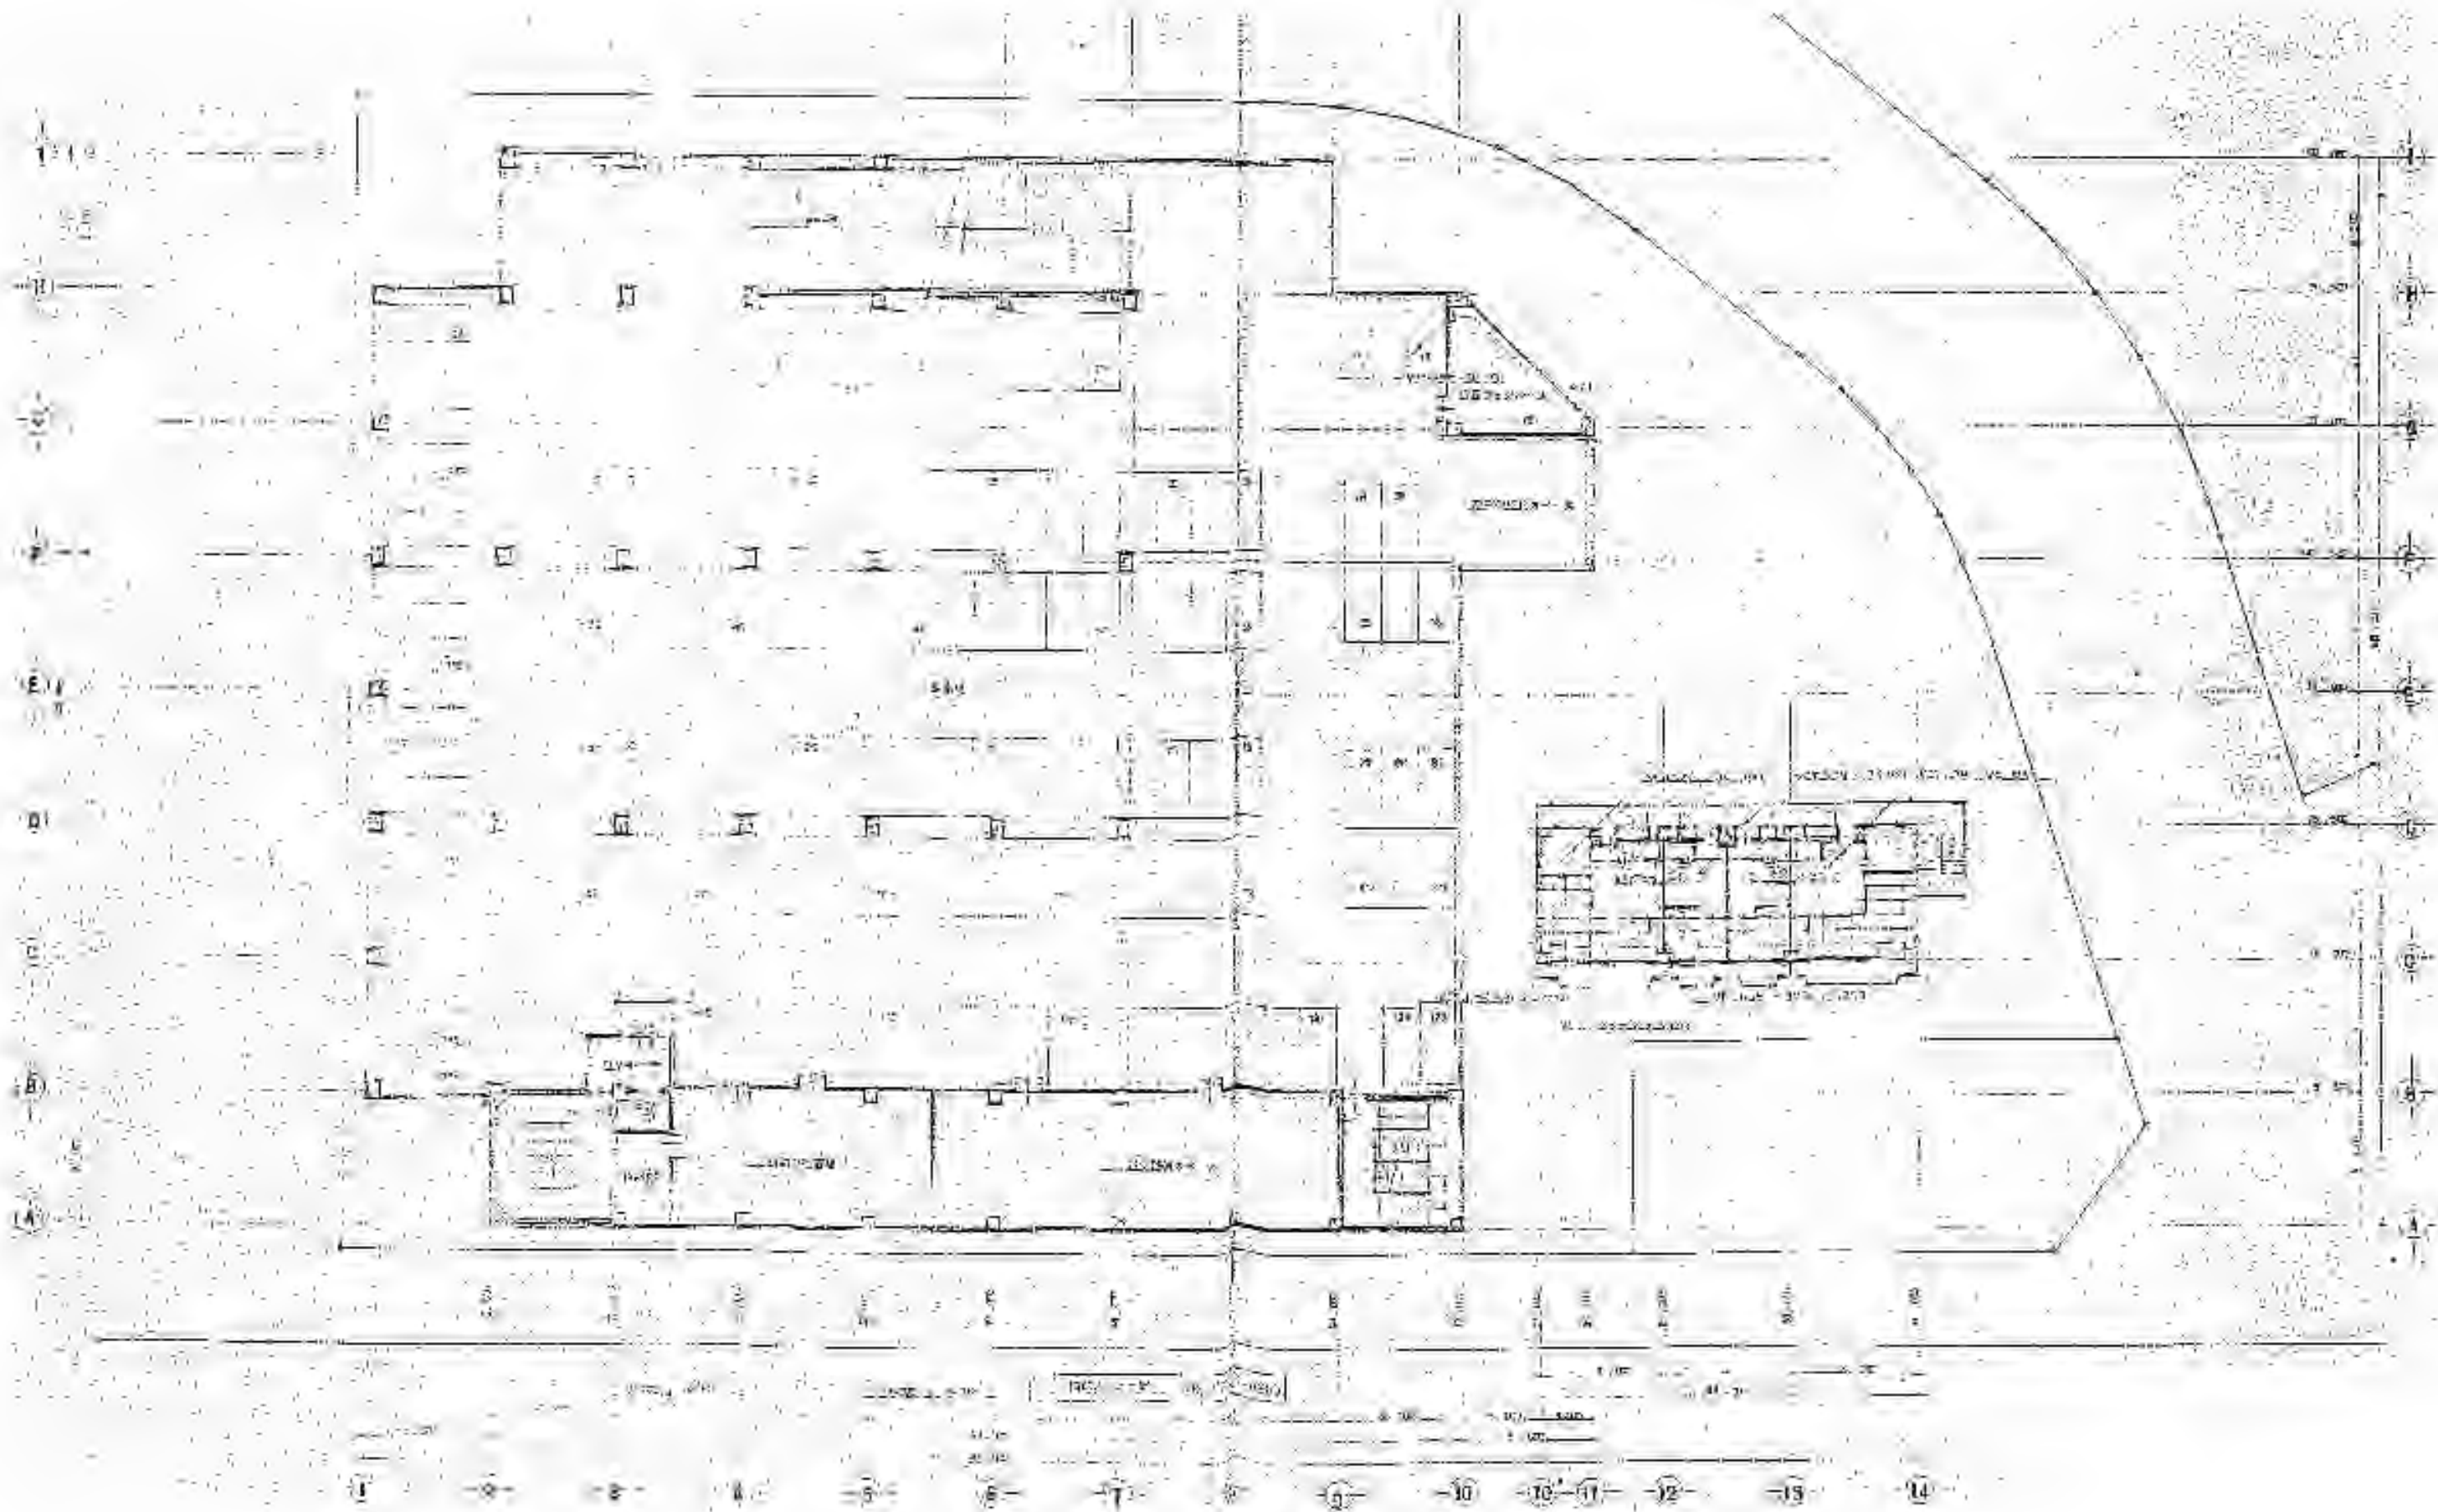

※特記以外、全て撤去。

 

SITE

〒394-0028
長野県岡谷市本町四丁目13-16
TEL: 0266-24-1070 FAX: 0266-21-1251
一級建築士事務所
(長野県) 知事登録(諏訪) G第01211号

株式会社サイト

開設者
栗原 一平

管理建築士
矢崎 和夫

担当設計者
一級建築士
登録番号294614号

設計者
一級建築士
登録番号

訂正・特記事項


ラオカヤ解体工事

機械設備 隔測メーター4階平面図(参考)


2026/03

A3 1:400

No. M-57

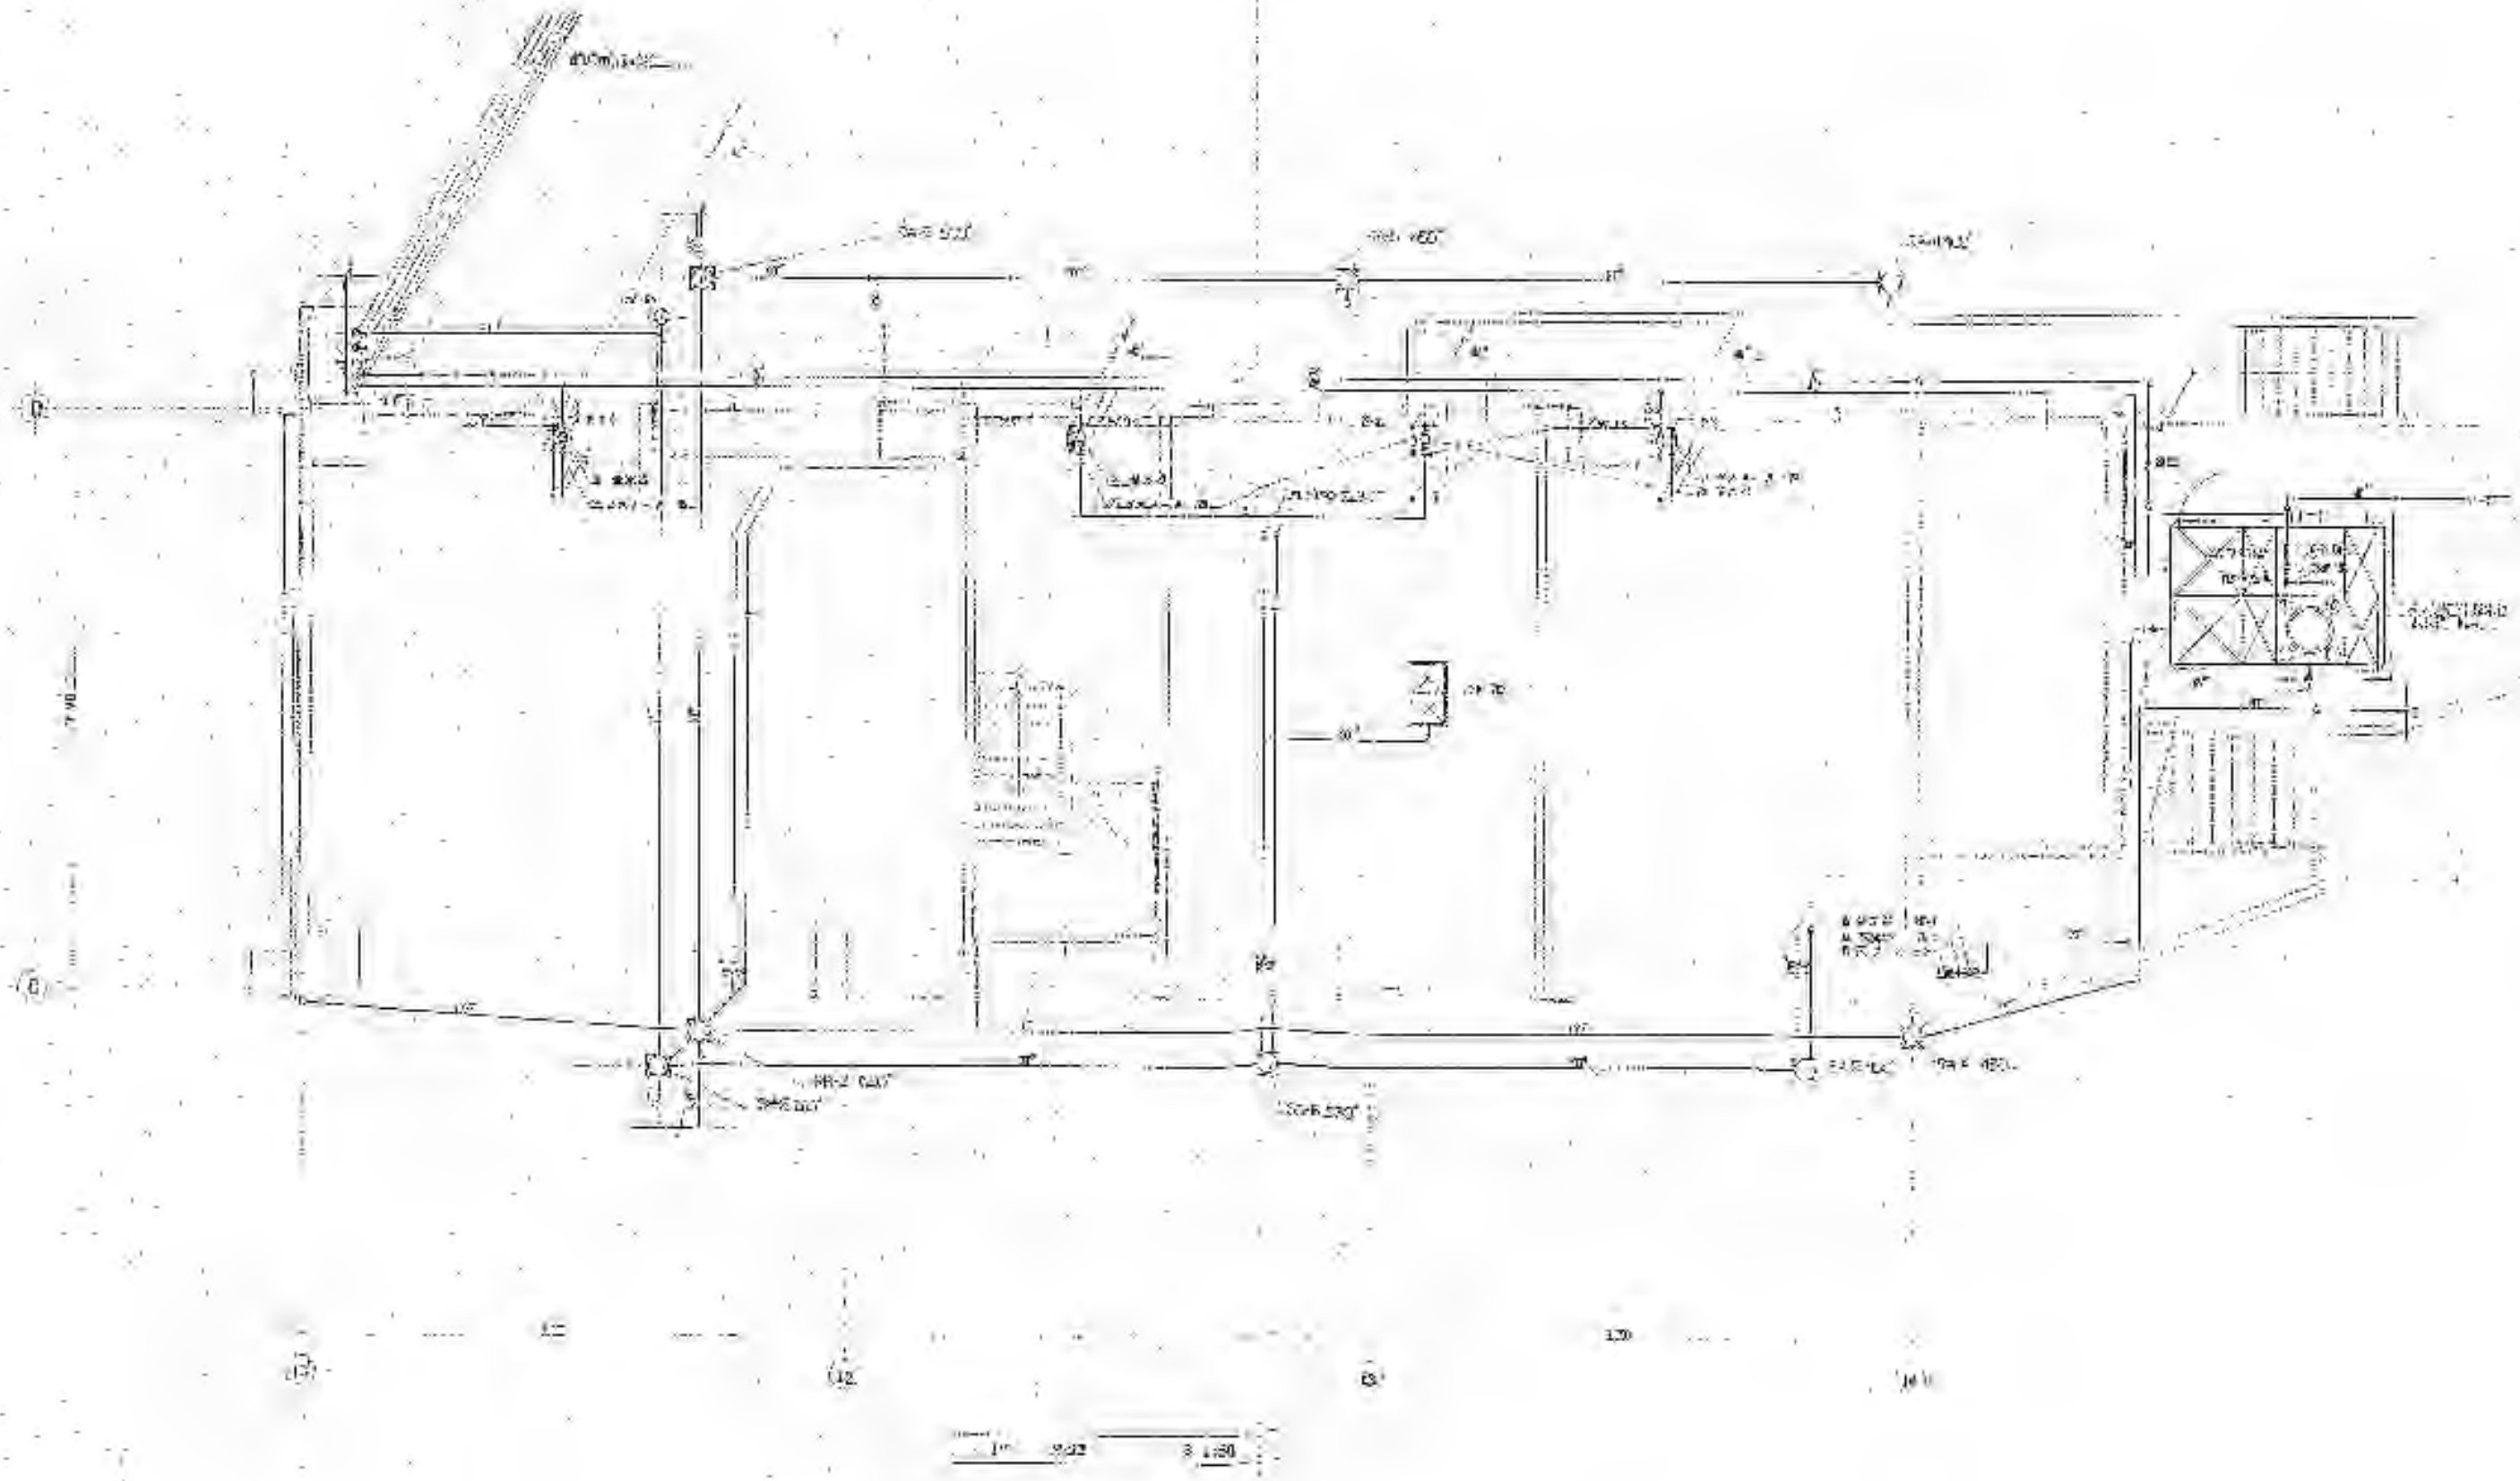

※特記以外、全て撤去。

 

SITE
株式会社サイト


〒394-0028
長野県岡谷市本町四丁目13-16
TEL. 0266-24-1070 FAX. 0266-21-1251
一級建築士事務所
(長野県) 知事登録 (諏訪) G第01211号

開設者	管理建築士	担当設計者	設計者
一級建築士 登録番号153395号 濱 一平	一級建築士 登録番号294614号 矢崎 和夫	一級建築士 登録番号 号	号


訂正・特記事項

--	--	--	--	--	--	--	--	--	--

工程名	ララオカヤ解体工事	作成年月	2026/03	図番	No. M-60
内容	機械設備 C棟 給排水衛生設備 1階平面図 (参考)	縮尺	A3 1:100		

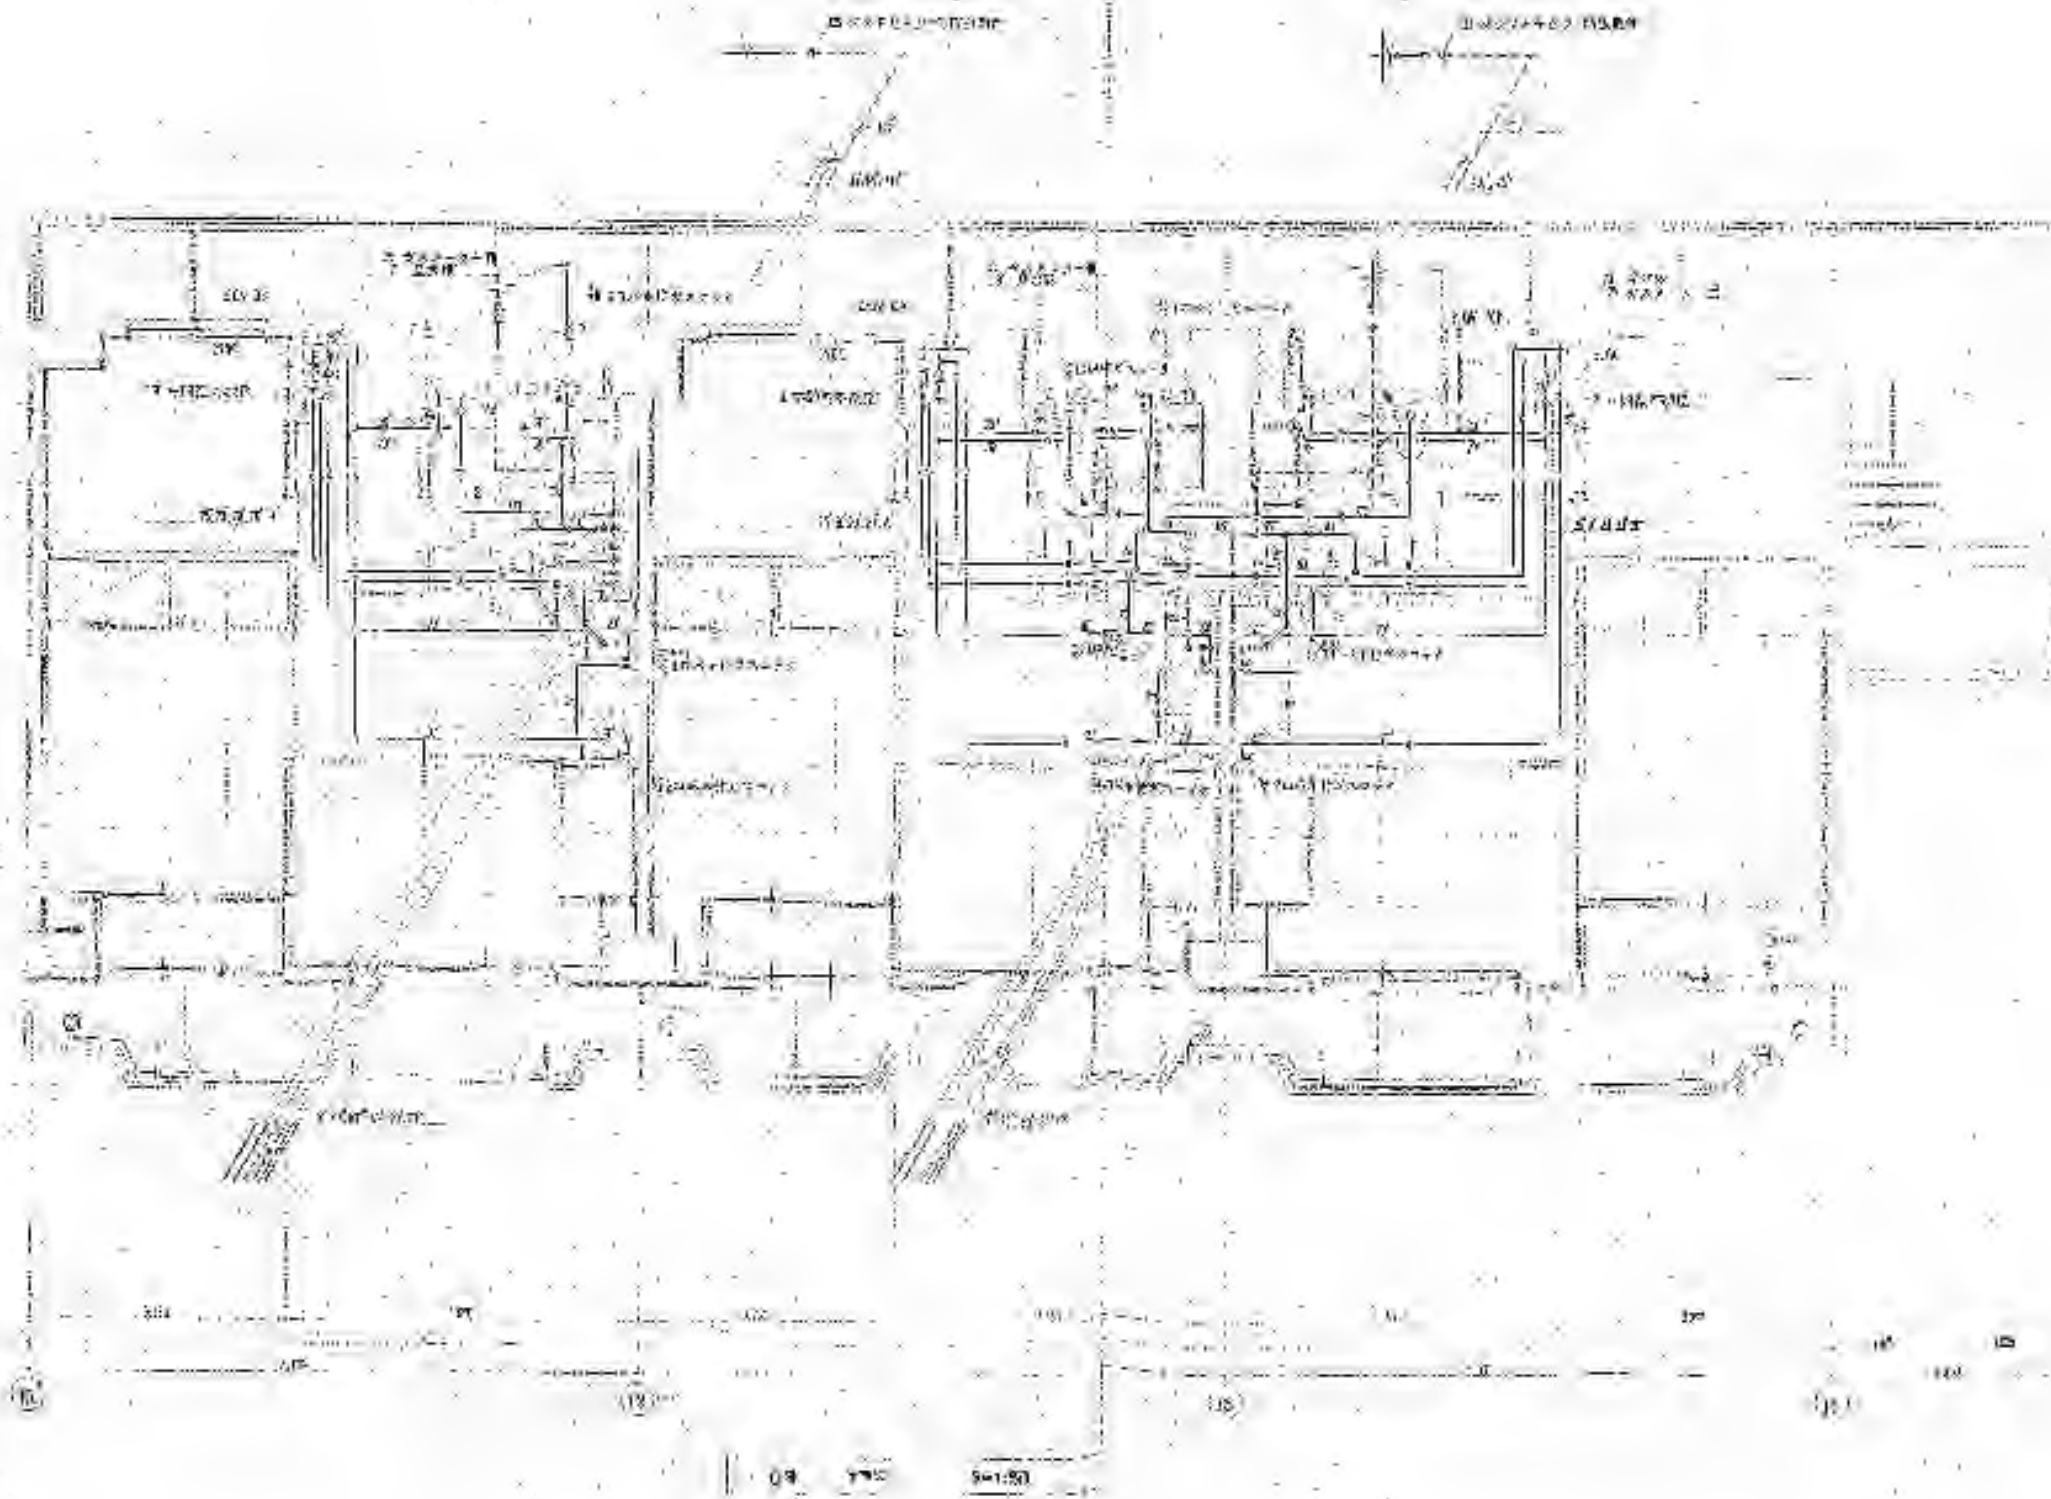

※特記以外、全て撤去。

 

SITE
株式会社サイト

〒394-0028
長野県岡谷市本町四丁目13-16
TEL: 0266-24-1070 FAX: 0266-21-1251
一級建築士事務所
(長野県) 知事登録 (諏訪) G第01211号

開設者
一級建築士
登録番号153395号
濱 一平

管理建築士
一級建築士
登録番号294614号
矢崎 和夫

担当設計者
一級建築士
登録番号
号

設計者
号

訂正・特記事項

--	--	--	--	--	--	--	--	--	--	--	--

ララオカヤ解体工事

2026/03

No. M-64

機械設備 C棟 給排水衛生設備 5階平面図 (参考)

A3 1:100

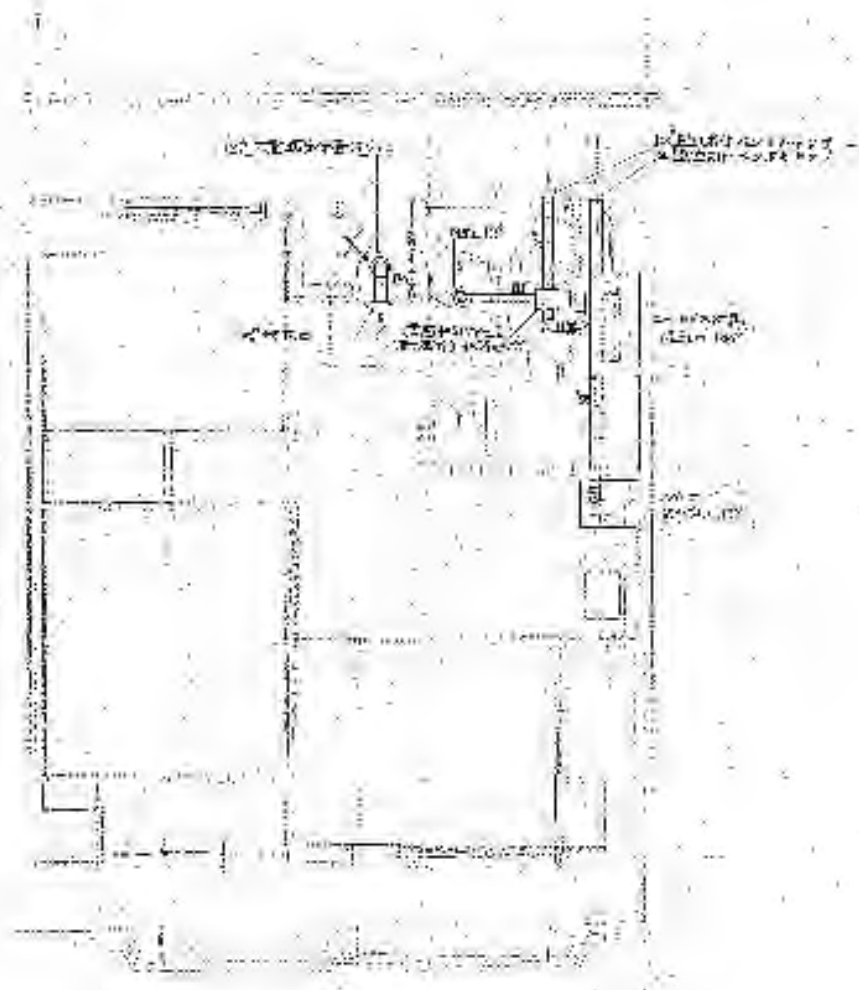


図 1-1 機械設備 C棟 換気設備 共通平面図 (参考)


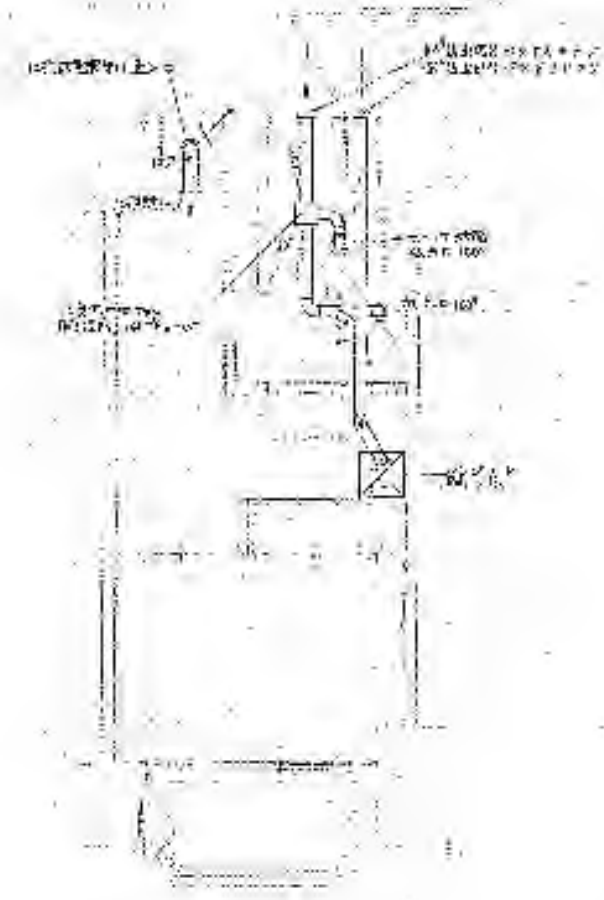


図 1-2 機械設備 C棟 換気設備 共通平面図 (参考)

図名	機械設備 C棟 換気設備 共通平面図 (参考)
図番	M-66
作成者	〇〇〇
承認者	〇〇〇
作成日	2026/03
縮尺	A3 1:100

 ※特記以外、全て撤去。



SITE
株式会社サイト

〒394-0028
長野県岡谷市本町四丁目13-16
TEL: 0266-24-1070 FAX: 0266-21-1251
一級建築士事務所
(長野県) 知事登録 (諏訪) G第01211号

開設者	管理建築士	担当設計者	設計者
深 一平	一級建築士 登録番号153395号	一級建築士 登録番号294614号	一級建築士 登録番号
	矢崎 和夫		

訂正・特記事項	

工程名	ララオカヤ解体工事	作成年月	2026/03
図番	機械設備 C棟 換気設備 共通平面図 (参考)	縮尺	A3 1:100

図番	No. M-66
----	----------

